




ESQ	ESP
1	07 0,1
2	07 0,2
3	07 0,3
4	07 0,4
5	07 0,5
6	07 0,6
7	07 0,7
8	07 0,08
9	07 0,15
140	140 0,15
162	162 0,15

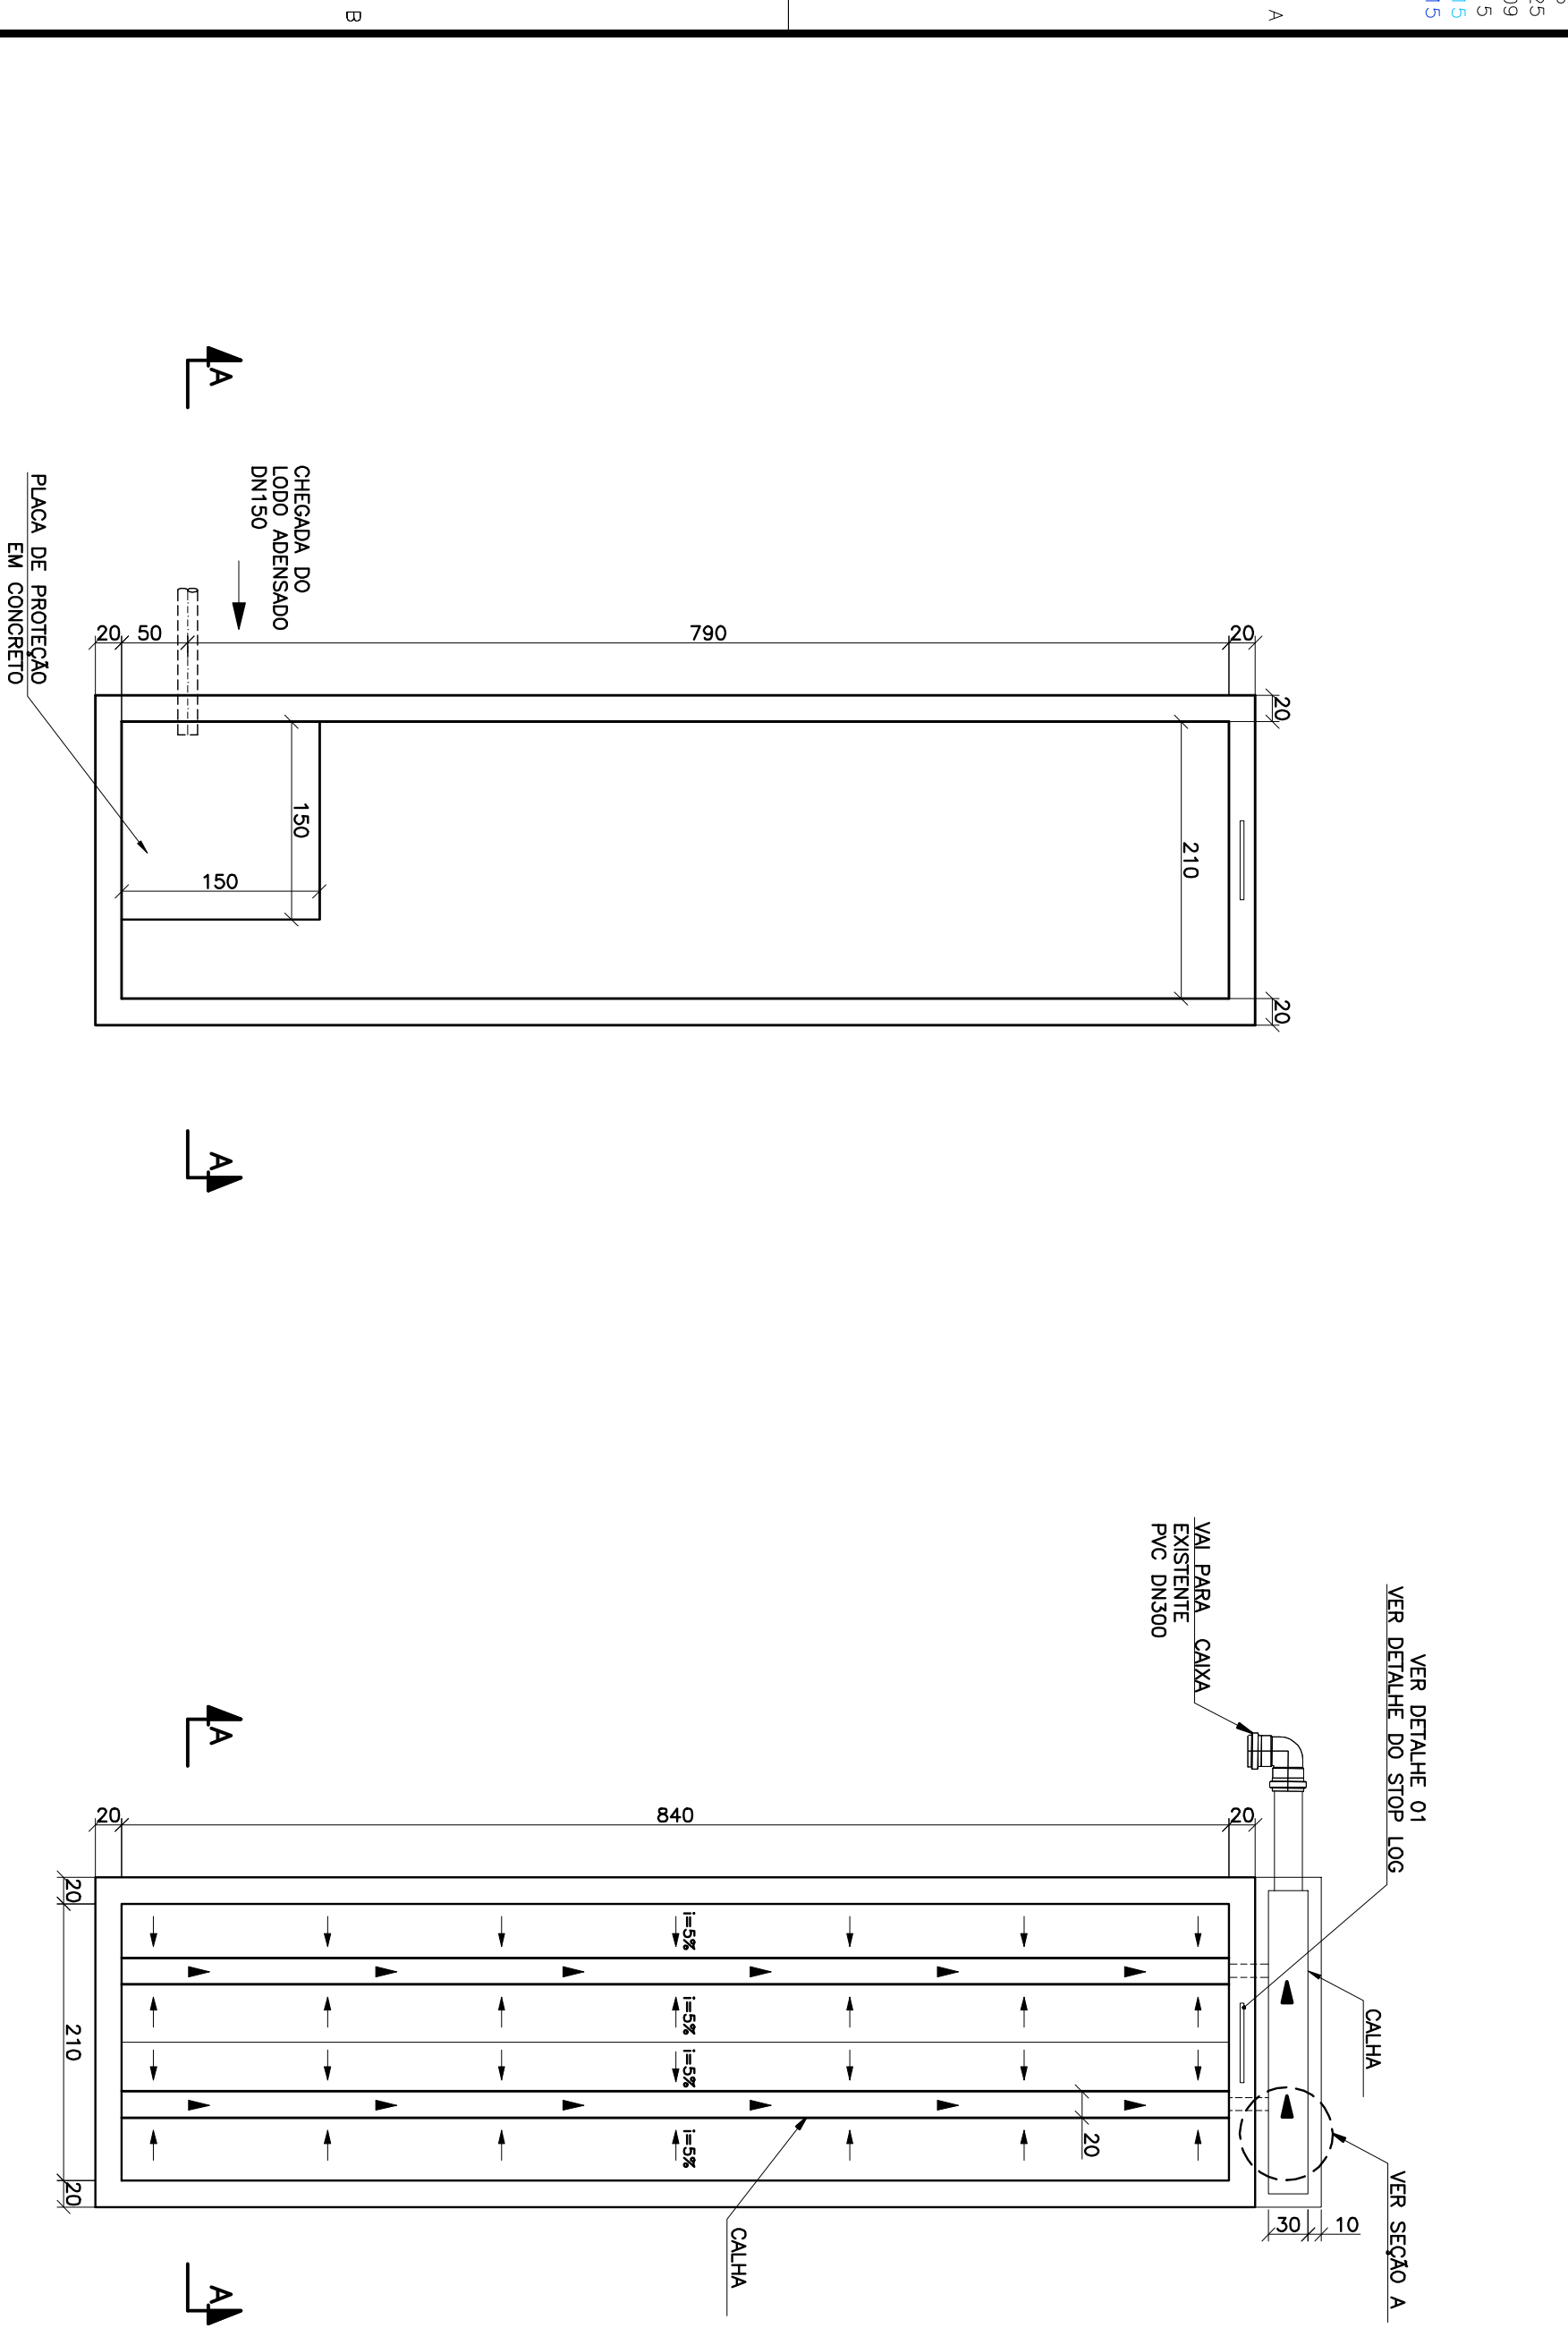


LEITO DE SECAGEM
PLANTA SUPERIOR
ESC.: 1:50

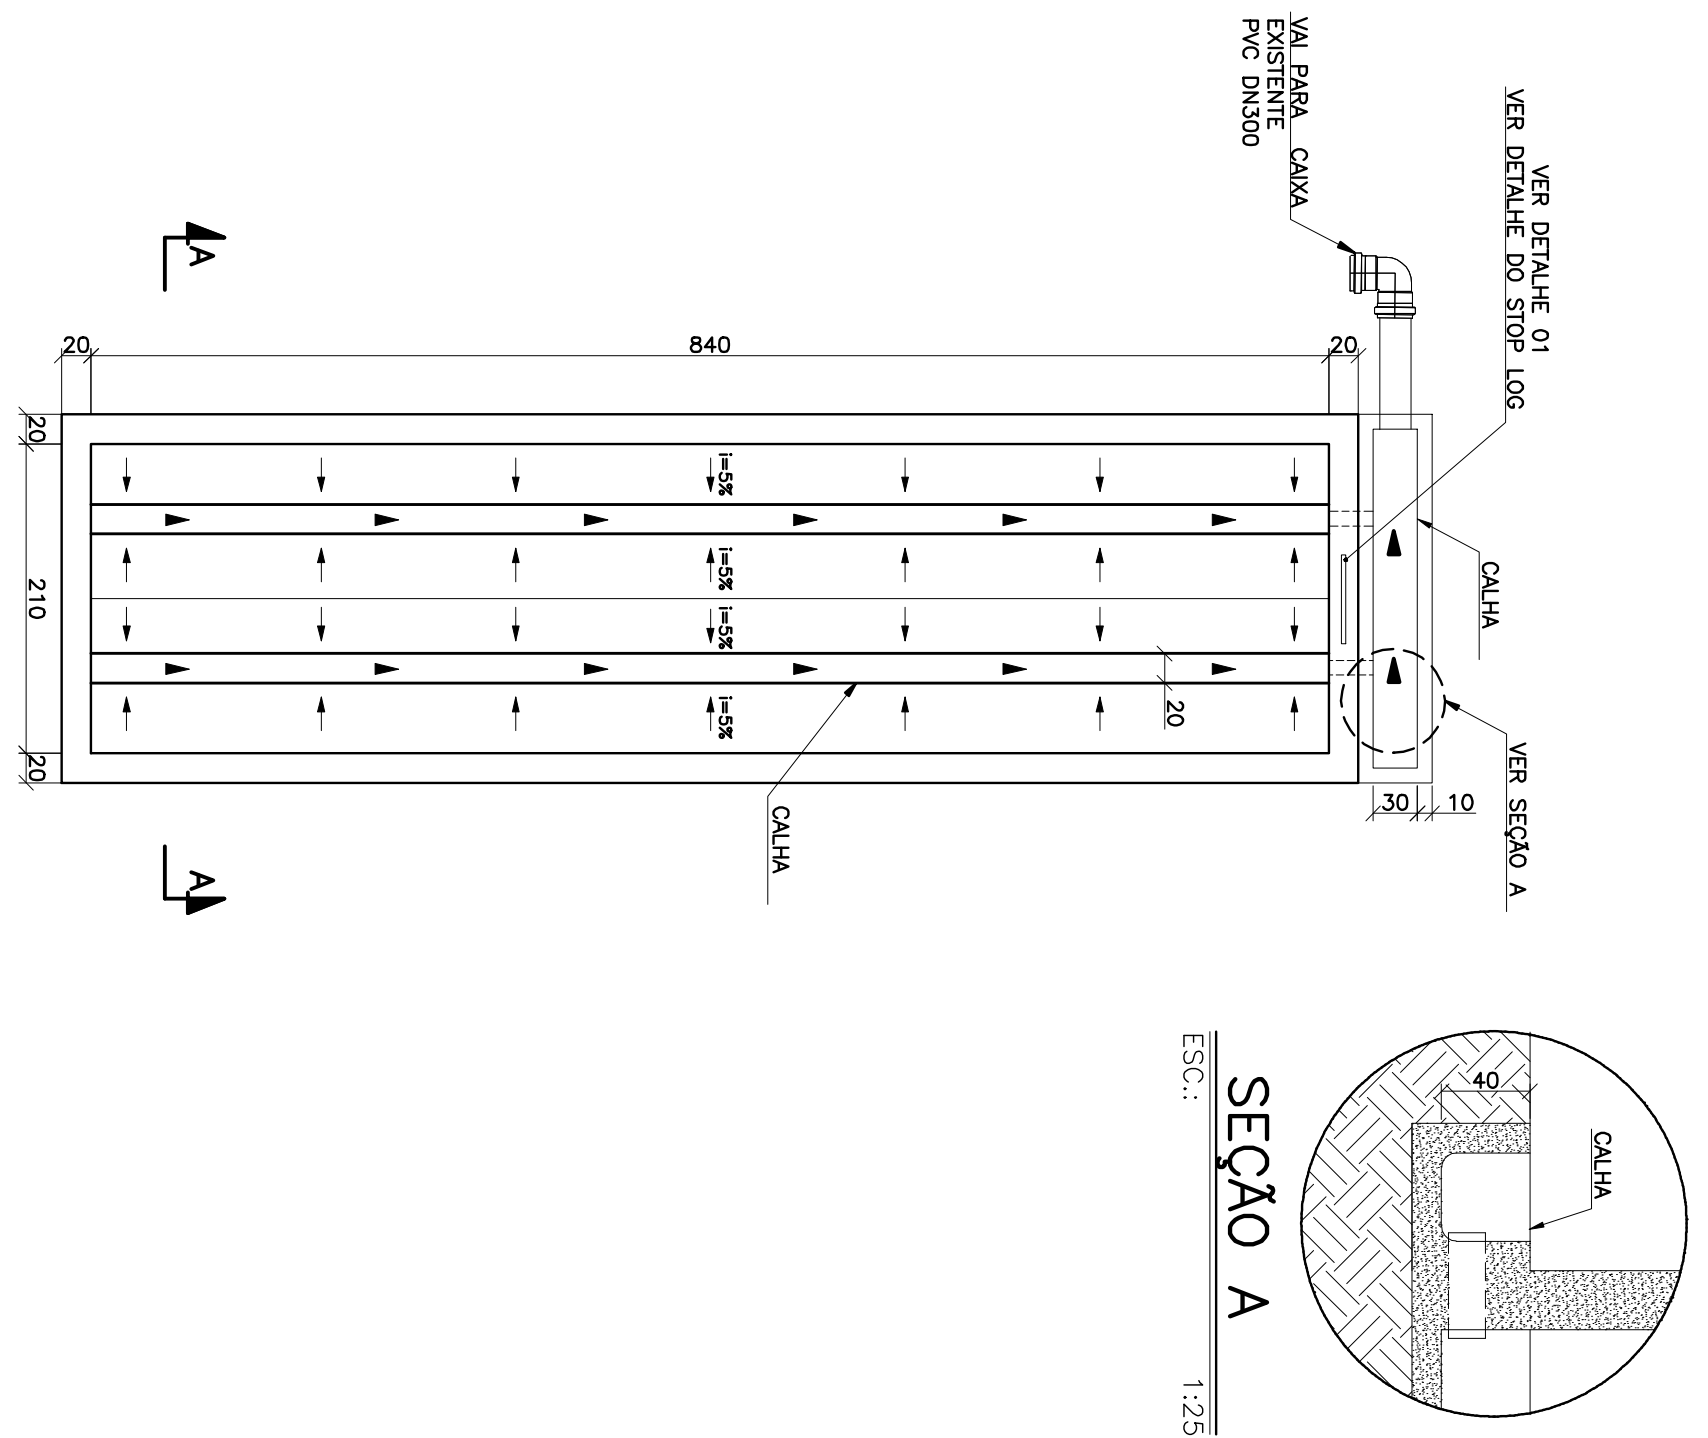


LEITO DE SECAGEM
PLANTA DO FUNDO
ESC.: 1:50

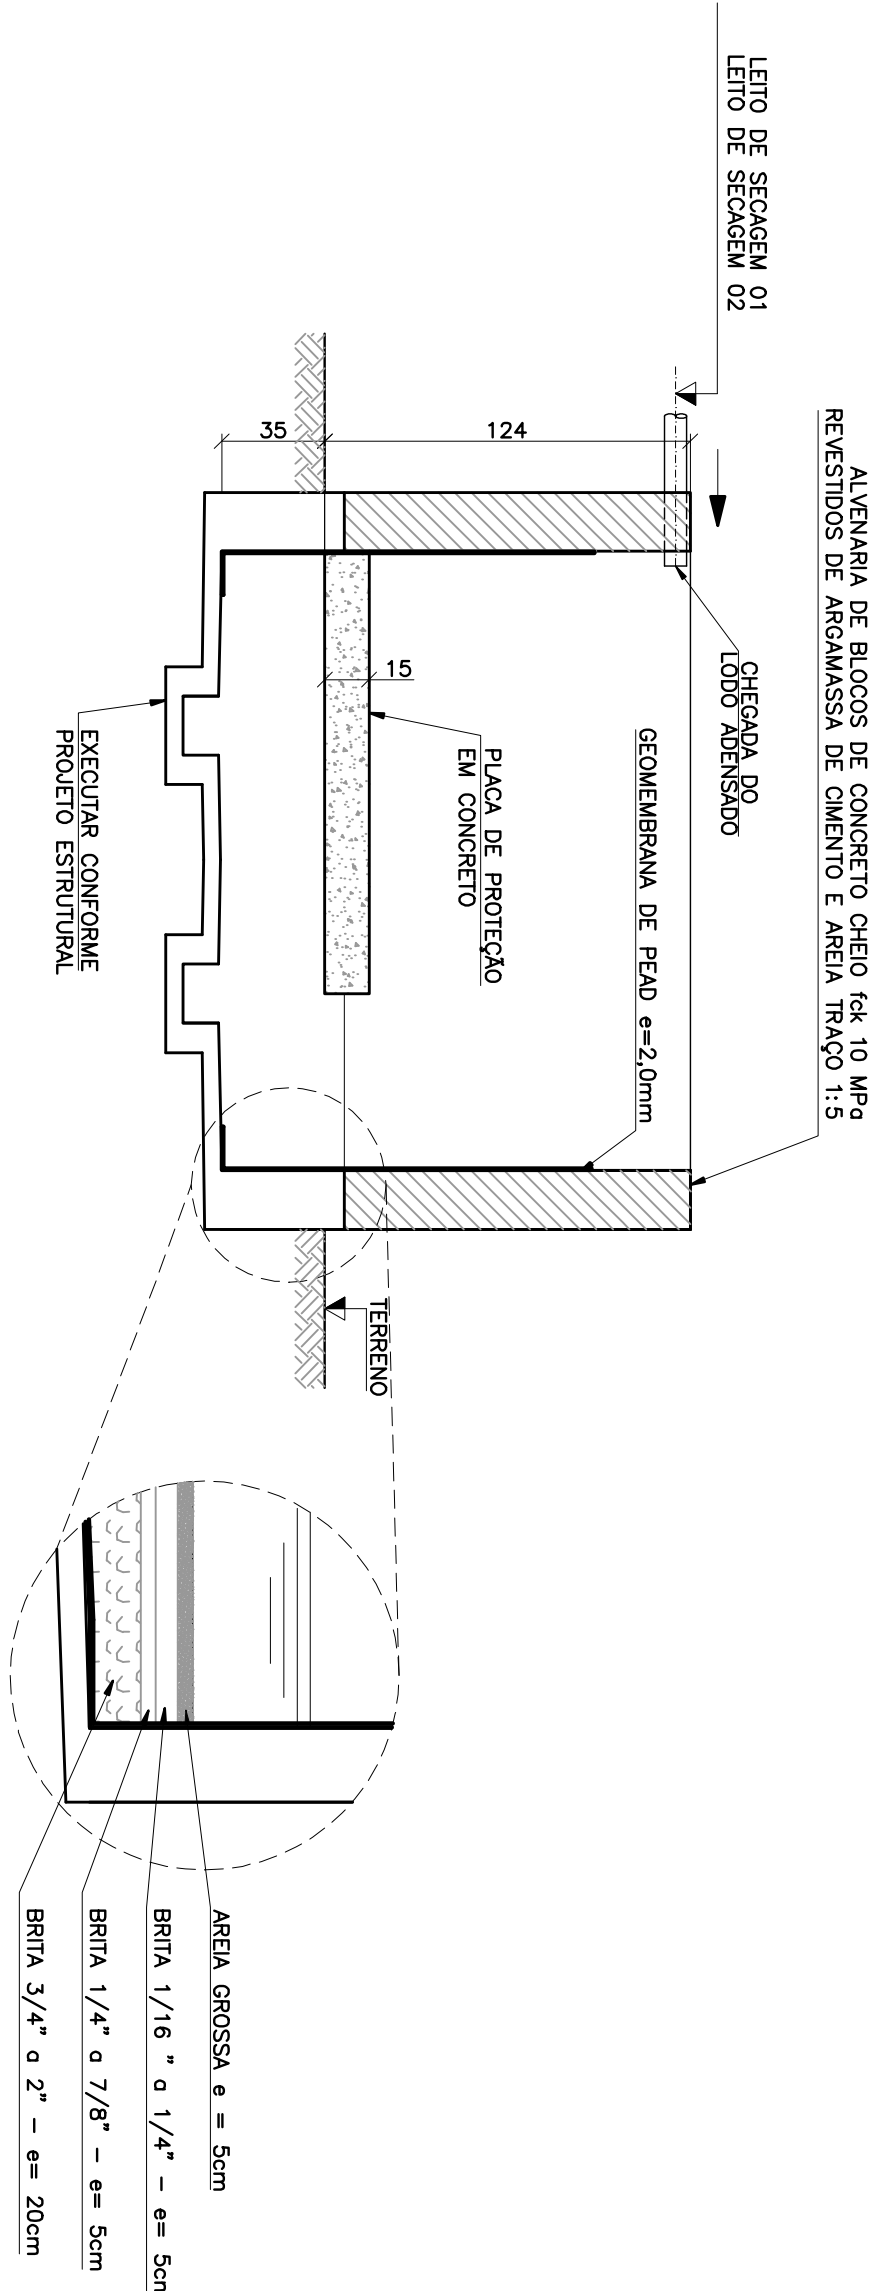

LEITO DE SECAGEM
CORTE A-A
ESC.: 1:25

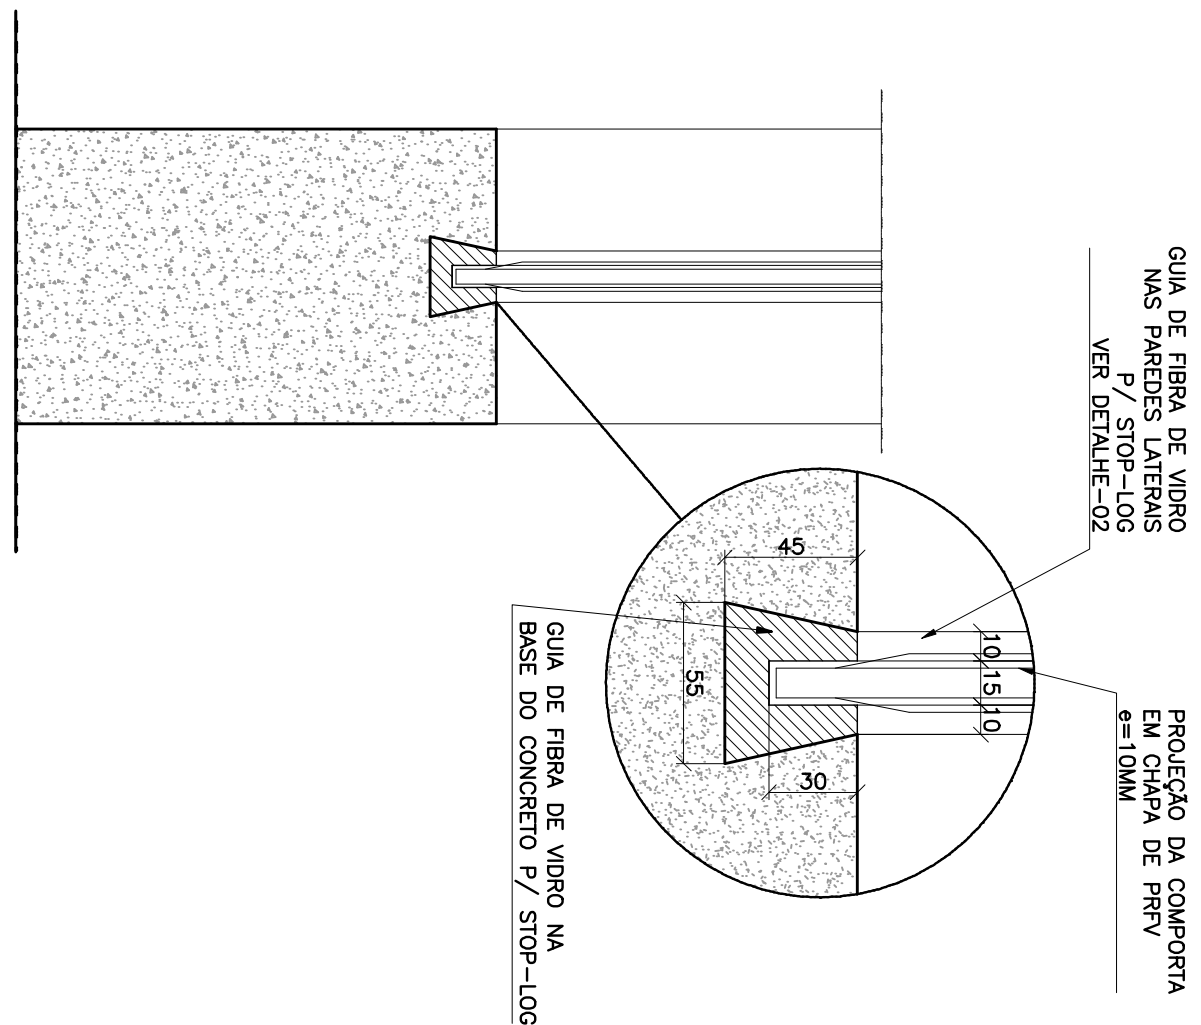


DETALHE 01
ESC.: 1:5

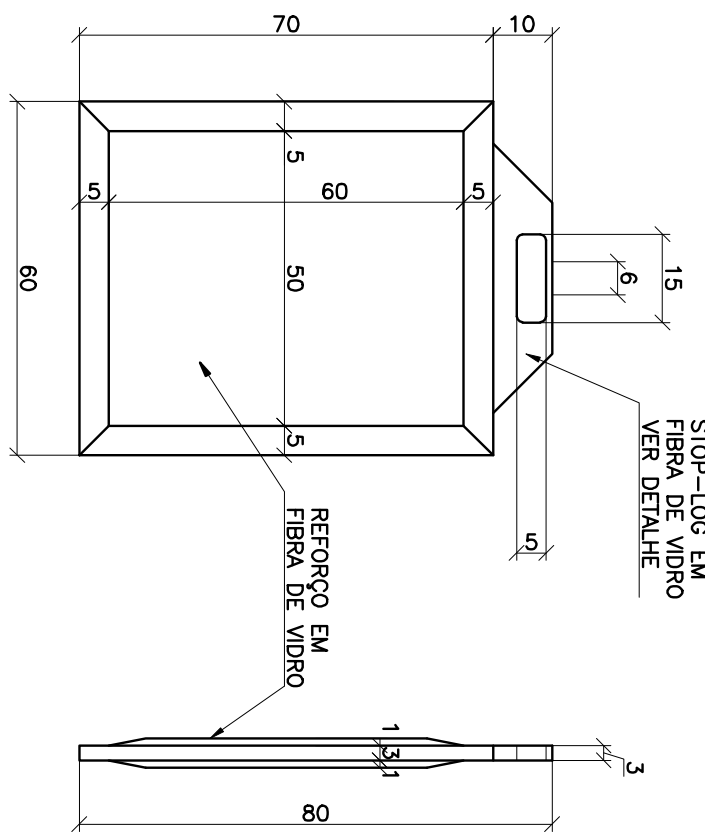


DETALHE DO STOP LOG
ESC.: 1:12,5

- NOTAS :
- DIMENSÕES EM CENTÍMETROS, ELEVações EM METRO, DIâMETROS EM MILÍMETRO, EXCETO ONDE INDICADO DE OUTRA FORMA.
 - OS LETOS DE SECAGEM DEVERÃO SER COBERTOS.
 - SERÃO EXECUTADOS 02 UNIDADES DO LETO DE SECAGEM

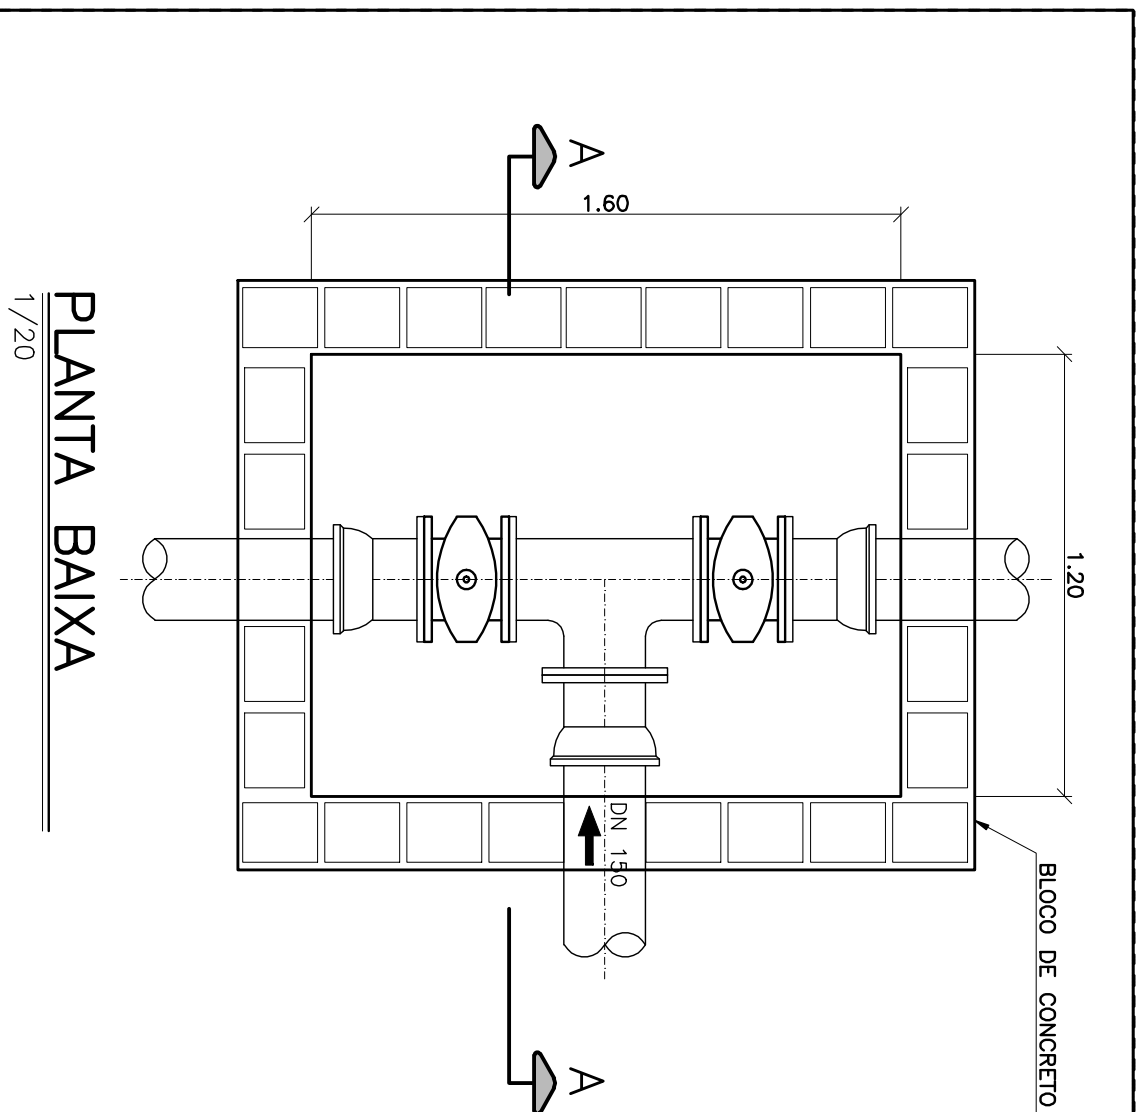

PLANTA BAIXA
1/20

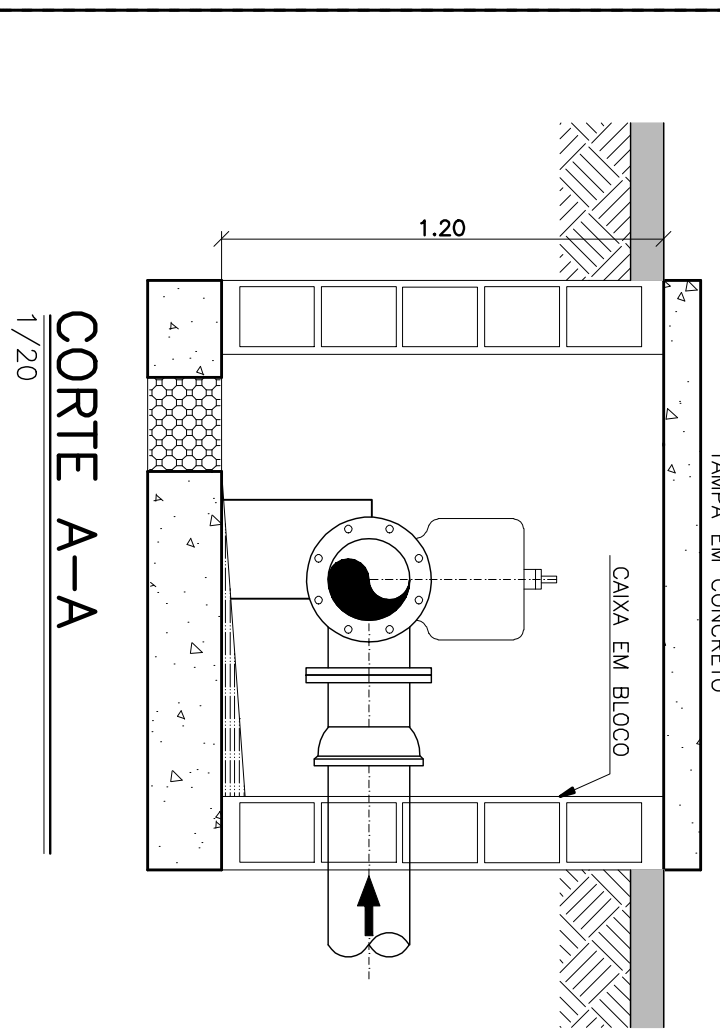

CORTE A-A
1/20

CAIXA DE DISTRIBUIÇÃO

ESTE DESENHO É PROPRIEDADE DA
COMPANHIA ESPÍRITO SANTENSE DE
SANEAMENTO – CESAN E NÃO PODE
SER COPIADO SEM SUA AUTORIZAÇÃO.

										CANCELA E SUBSTITUI O DESENHO NÚMERO: _____									
										CENTRO DE DOCUMENTAÇÃO									
										RECEBIDO: ____/____/____									
										Nº DOC.: ____ ASS.: ____									
										APPROVAÇÃO CESAN:									
										CANCELA E SUBSTITUI O DESENHO NÚMERO: _____									
										ASS.: ____ MATR.: ____									
										UNID.: ____ DATA: ____/____/____									
										ESTA APROVAÇÃO NÃO ISENTA A CONTRATAÇÃO DE SEUS RESPONSÁVEIS TÉCNICOS.									
										EMITENTE:									
										PROJETADO: _____									
										COORDENADOR: _____									
										CREA: _____									
										DESENHADO: _____									
										VERIFICADO: _____									
										DIVISÃO: _____									
										GERÊNCIA: _____									
										EMISSÃO CESAN									
										DATAS									
										MUNICÍPIO: AGUA BRANCA									
										DISTRITO: SEDE									
										BAIRRO: _____									
										NOME DO EMPREENDIMENTO: AMPLIAÇÃO DO SISTEMA ABASTECIMENTO DE AGUA BRANCA									
										TÍTULO: SISTEMA DE ABASTECIMENTO DE AGUA									
										ESTÁÇÃO DE TRATAMENTO DE AGUA – LEITOS DE SECAGEM									
										PLANTAS, CORTES, DETALHES E RM.									
										ESCALA: 1:150									
										FOLHA: 02/02									
										Nº CESAN									
										C-021-000-00-5-XX-0001									
										REV: 01									