




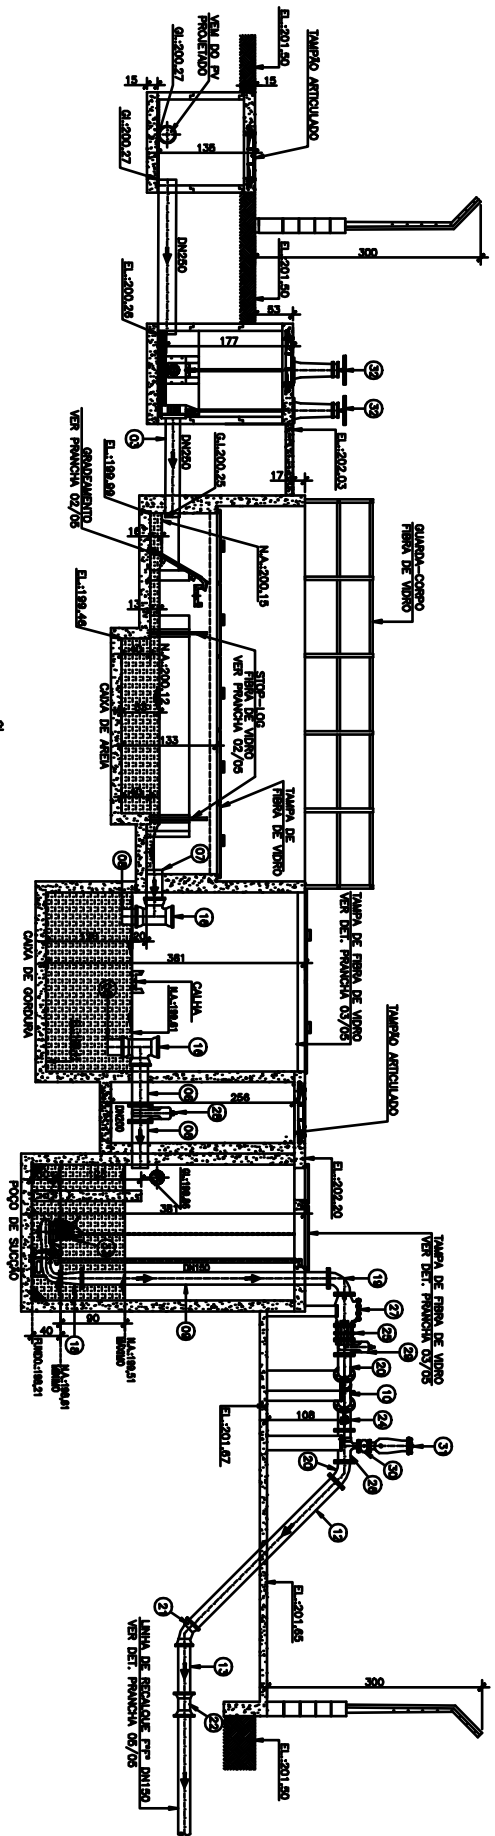


CORTE AA
ESCALA 1/50

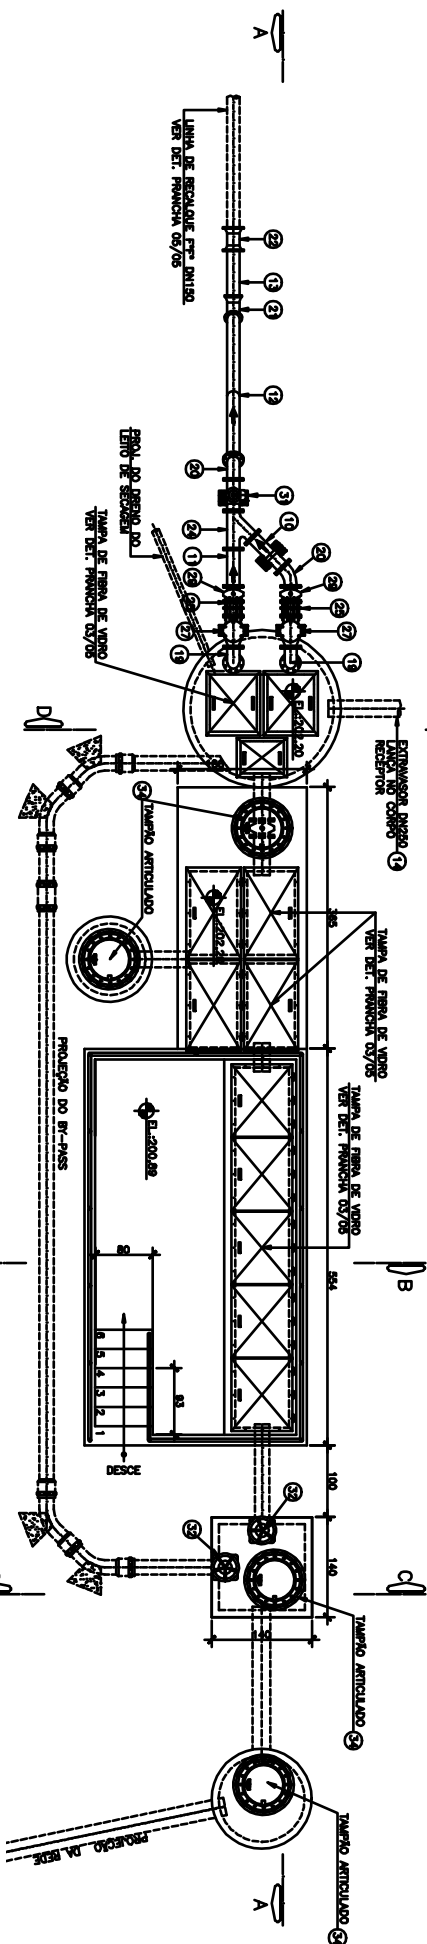

PLANTA SUPERIOR
ESCALA 1/50

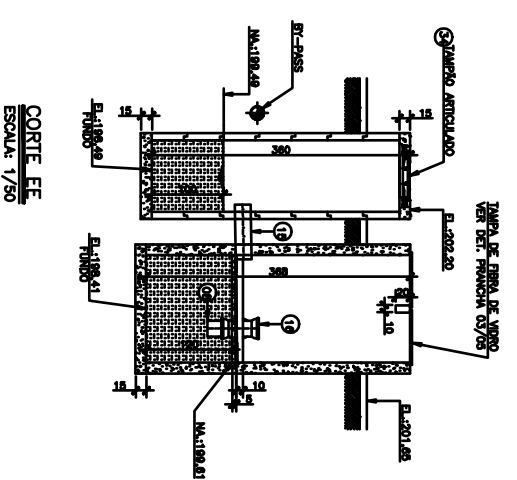

CORTE EE
ESCALA 1/50

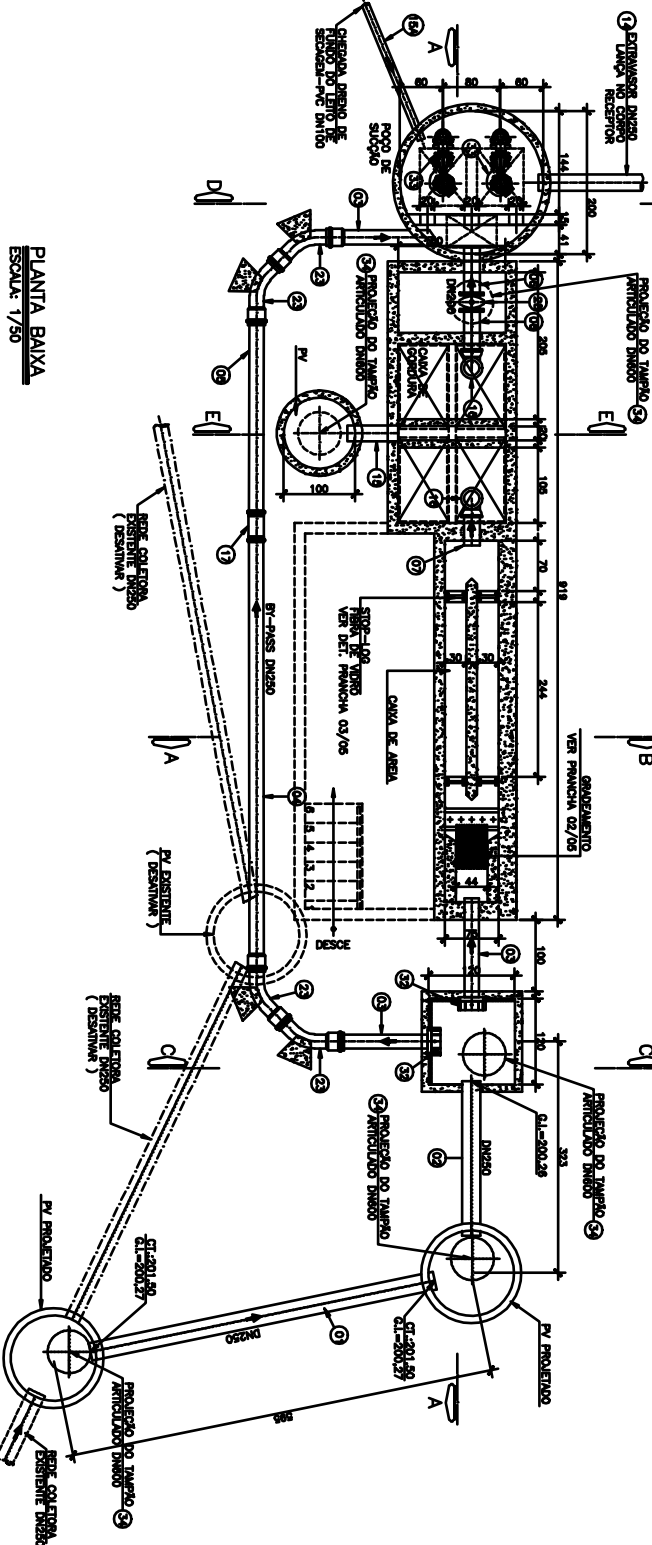

PLANTA BAIXA
ESCALA 1/50

LISTA DE MATERIAIS

ITEM	DESCRIÇÃO	MATERIAL	DIM.	QUANTIDADE	UNIDADE
TUBOS					
01	TUBO CALIBRADO L=4,00m	PVC	200	01	Pç
02	TUBO CALIBRADO L=4,00m	PVC	200	01	Pç
03	TUBO CALIBRADO L=1,50m	PVC	200	01	Pç
04	TUBO CALIBRADO L=4,00m	PVC	200	01	Pç
05	TUBO CALIBRADO L=4,00m	PVC	200	01	Pç
06	TUBO CALIBRADO L=4,00m	PVC	200	01	Pç
07	TUBO CALIBRADO L=4,00m	PVC	200	01	Pç
08	TUBO CALIBRADO L=4,00m	PVC	200	01	Pç
09	TUBO CALIBRADO L=4,00m	PVC	200	01	Pç
10	TUBO CALIBRADO L=4,00m	PVC	200	01	Pç
11	TUBO CALIBRADO L=4,00m	PVC	200	01	Pç
12	TUBO CALIBRADO L=4,00m	PVC	200	01	Pç
13	TUBO CALIBRADO L=4,00m	PVC	200	01	Pç
14	TUBO CALIBRADO L=4,00m	PVC	200	01	Pç
15	TUBO CALIBRADO L=1,50m	PVC	200	01	Pç
16A	TUBO PONTA E BOLSA ESQUA L=4,00m	PVC	100	17	Pç

CONCRETOS					
16	TE JE	Pç	200	02	Pç
17	LUA DE CORREIA JE	Pç	200	01	Pç
18	REDUÇÃO CONCENTRICA FLANGEADA PN10	Pç	150x100	02	Pç
19	CURVA 90° FLANGEADA PN10	Pç	150	02	Pç
20	CURVA 45° FLANGEADA PN10	Pç	150	02	Pç
21	CURVA 45° JE	Pç	150	01	Pç
22	LUA 90° PN10	Pç	150	01	Pç
23	CURVA 45° PONTA E BOLSA	Pç	200	04	Pç
24	JUNÇÃO FLANGEADA PN10	Pç	150	01	Pç
25	JUNTA DE DESMONTAGEM FLANGEADA PN10	Pç	150	02	Pç
26	TE DE REDUÇÃO FLANGEADA PN10	Pç	150x80	01	Pç

VALVULAS, REGISTROS E COMPONENTES					
27	VALVULA DE RETENÇÃO FLANGEADA PN10	Pç	150	02	Pç
28	REGISTRO FLANGEADO COM CURVA DE BOMBAÇA COMO QUARTO PN10	Pç	200	01	Pç
29	REGISTRO FLANGEADO COM CURVA DE BOMBAÇA COMO QUARTO PN10	Pç	150	02	Pç
30	REGISTRO FLANGEADO COM CURVA DE BOMBAÇA COMO QUARTO PN10	Pç	50	01	Pç
31	VERTICA PARA ESOTO FLANGEADA PN10	Pç	50	01	Pç
32	CONJUNTO DE COMPORTA, REDONDA DE SERTIDO OUNCO COM HASTE E LULA E PEDESTAL DE INCHOSAS SIMPLES	Pç	200	02	Pç

BOMBAS					
33	BOMBA SUBMERSIVA (VER ESPECIFICAÇÃO ABNOD)	Pç	-	02	Pç
ACESSÓRIOS					
34	TAMPA ARTICULADA HERMETICO	Pç	600	05	Pç

NOTAS

1. AS DIMENSÕES ESTÃO DADAS EM CENTÍMETROS, E OS DIÂMETROS EM MILÍMETROS.

2. TODOS OS TUBOS E PEÇAS DEVEM CONTER SEUS RESPECTIVOS ACESSÓRIOS.

DADOS DA BOMBA:

MODELO USADO Nº 3102ACT-

VAZÃO 16,5 l/s

ALTURA MANOMÉTRICA 11,70m

POTÊNCIA 5,00w

ROTAÇÃO 1750rpm

TENSÃO 220v

Ø DO IMPULSOR 102mm



MUNICÍPIO: AGUA DOCE NORTE | DISTRITO: SEDE | BARRIO: -

TÍTULO: SISTEMA DE ESGOTAMENTO SANITÁRIO DO INTERIOR

ESTÁÇÃO ELEVADORA DE ESGOTO BRUTO - PROJETO HIDRÁULICO

PLANTA BAIXA, PLANTA DE COBERTURA, CORTES AA, EE E L.M.

ESCALA: 01/05

FOLHA: C-013-000-81-5-X-0001

REVISÃO: 00