


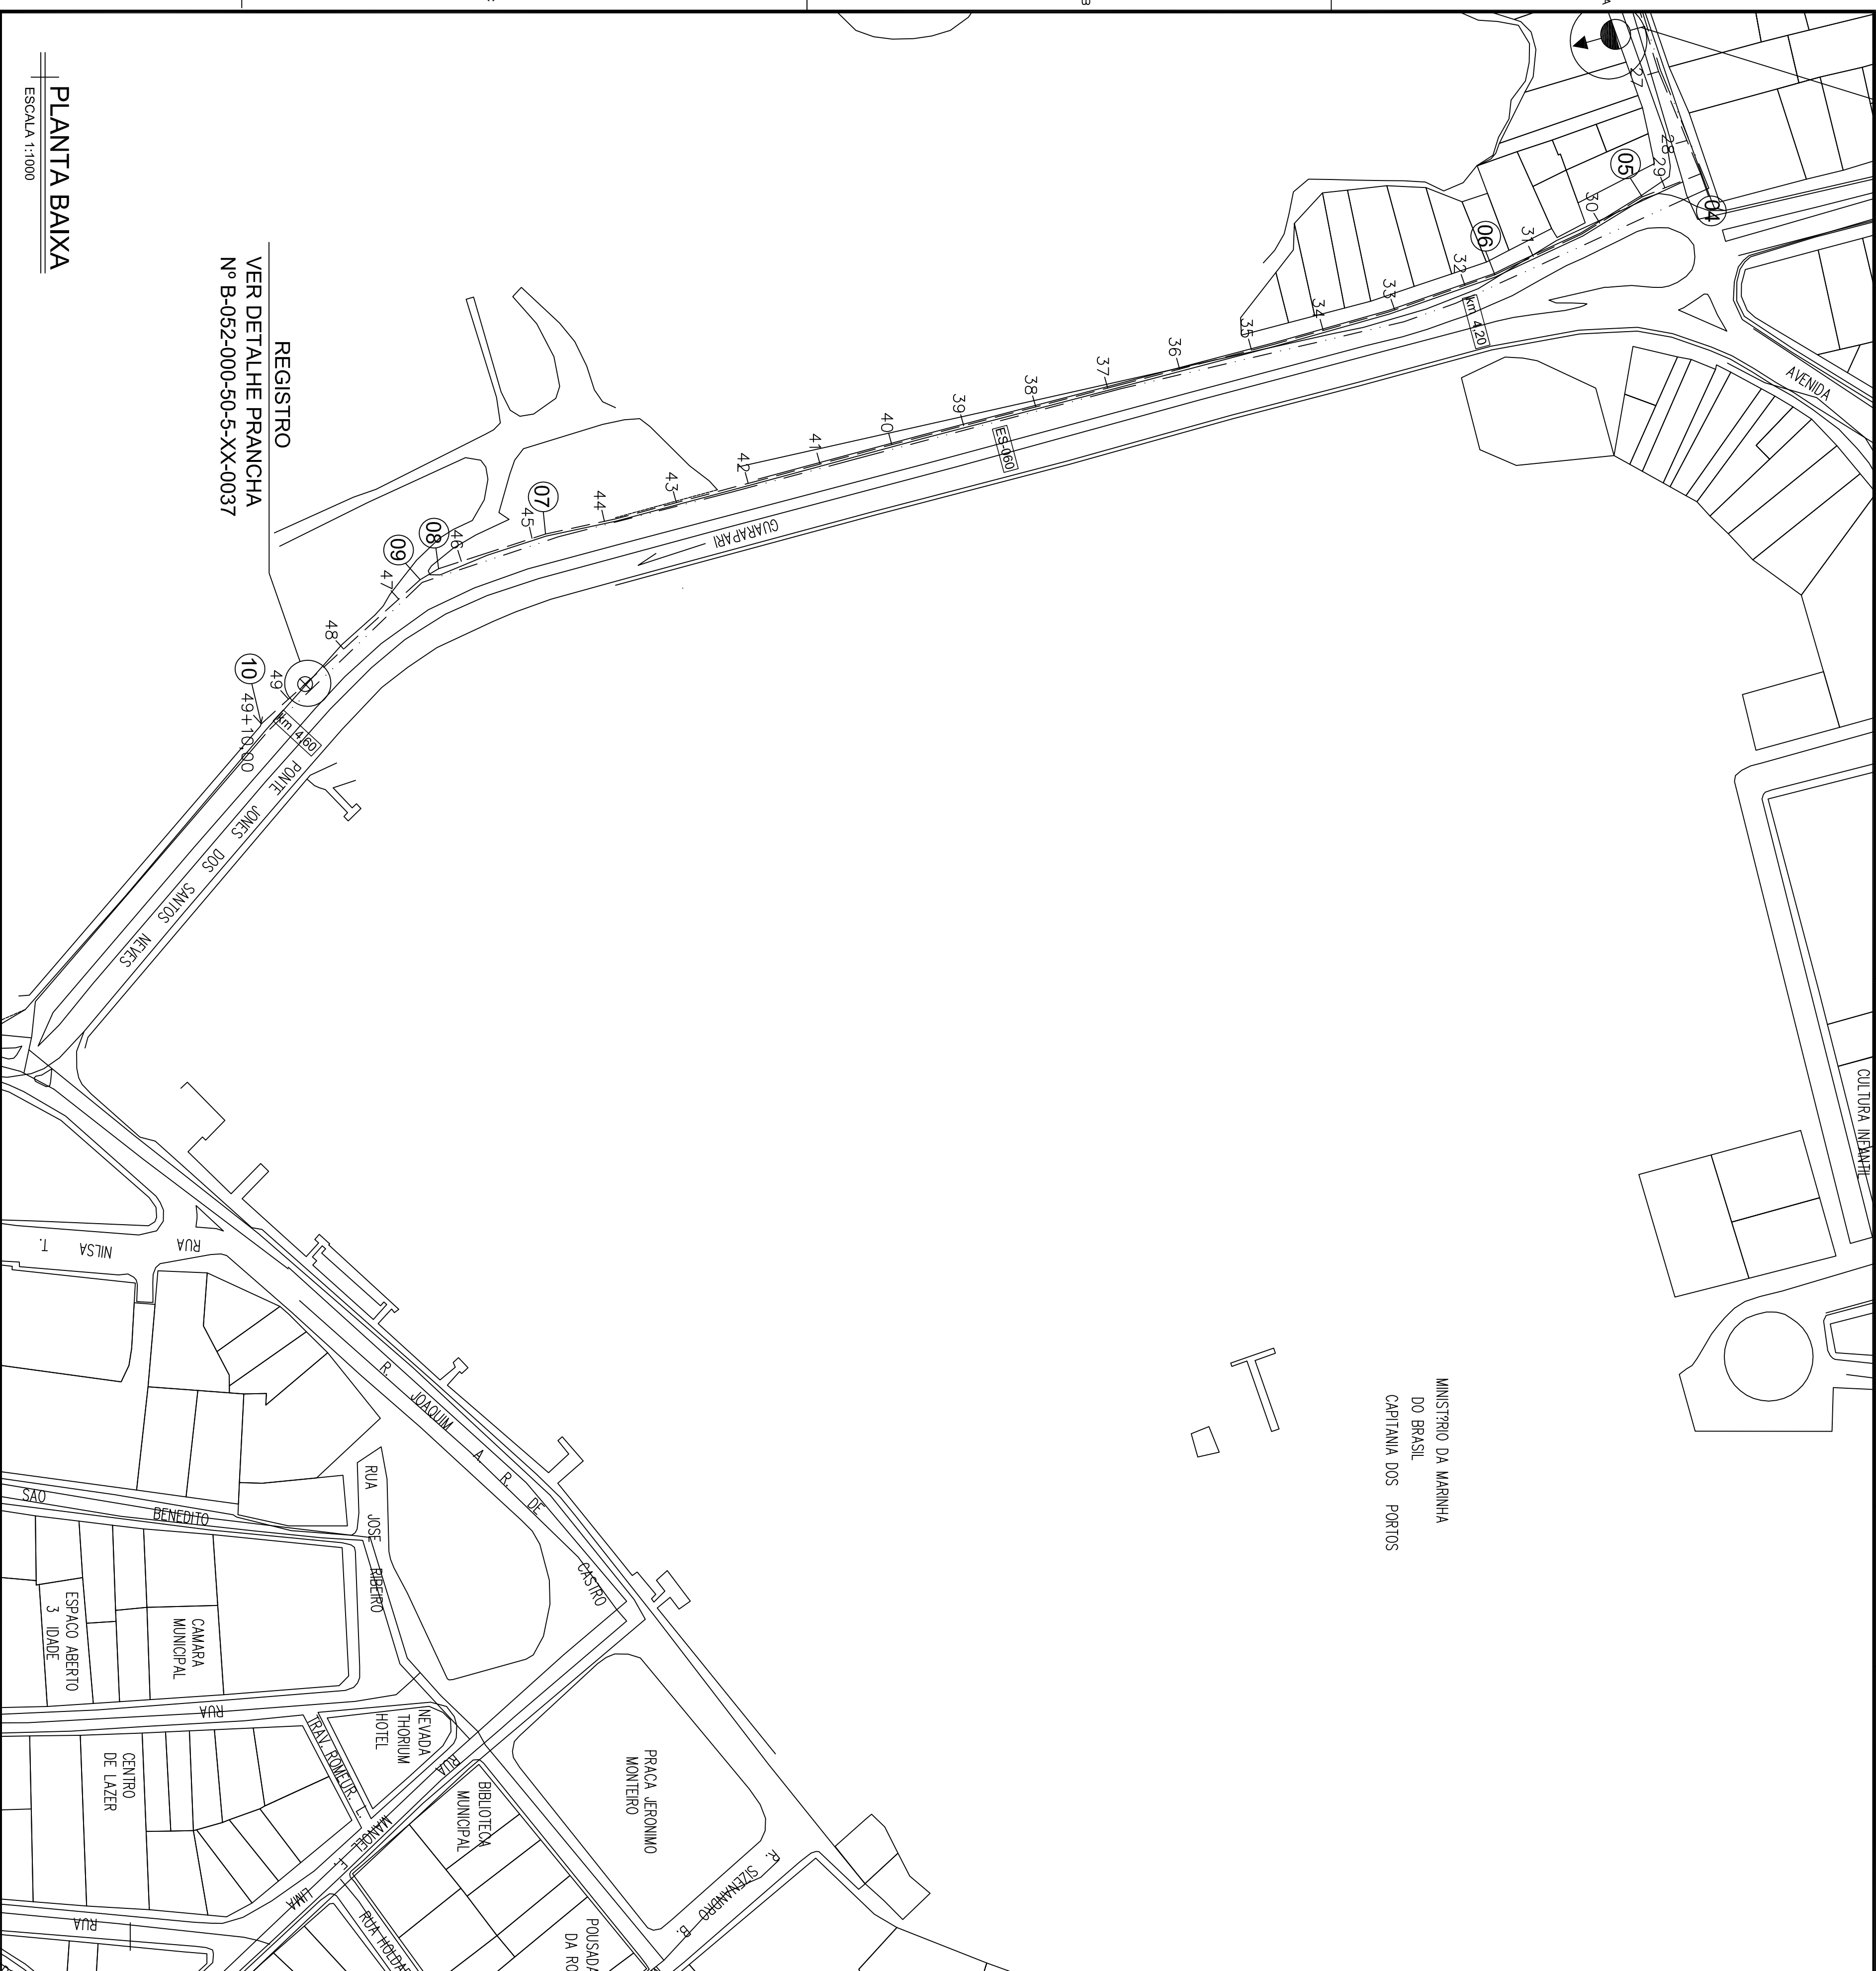


LEGENDA:

- ADUTORA PROJETADA - DN 500 Fººº (990m)
- ADUTORA EXISTENTE - DN 500 Fººº
- ADUTORA EXISTENTE (a ser desativada) - DN 400 Fººº

NOTAS:

- 1-VER DESENHO DAS SEÇÕES TRANSVERSAS NA P. NºB-052-000-50-5-XX-0038;
2-VER DETALHE DAS CAIXAS DE PROTEÇÃO DA DESCARGA E REGISTRO
NAS PRANCHAS NºB-052-000-50-5-XX-0036 / NºB-052-000-50-5-XX-0037.

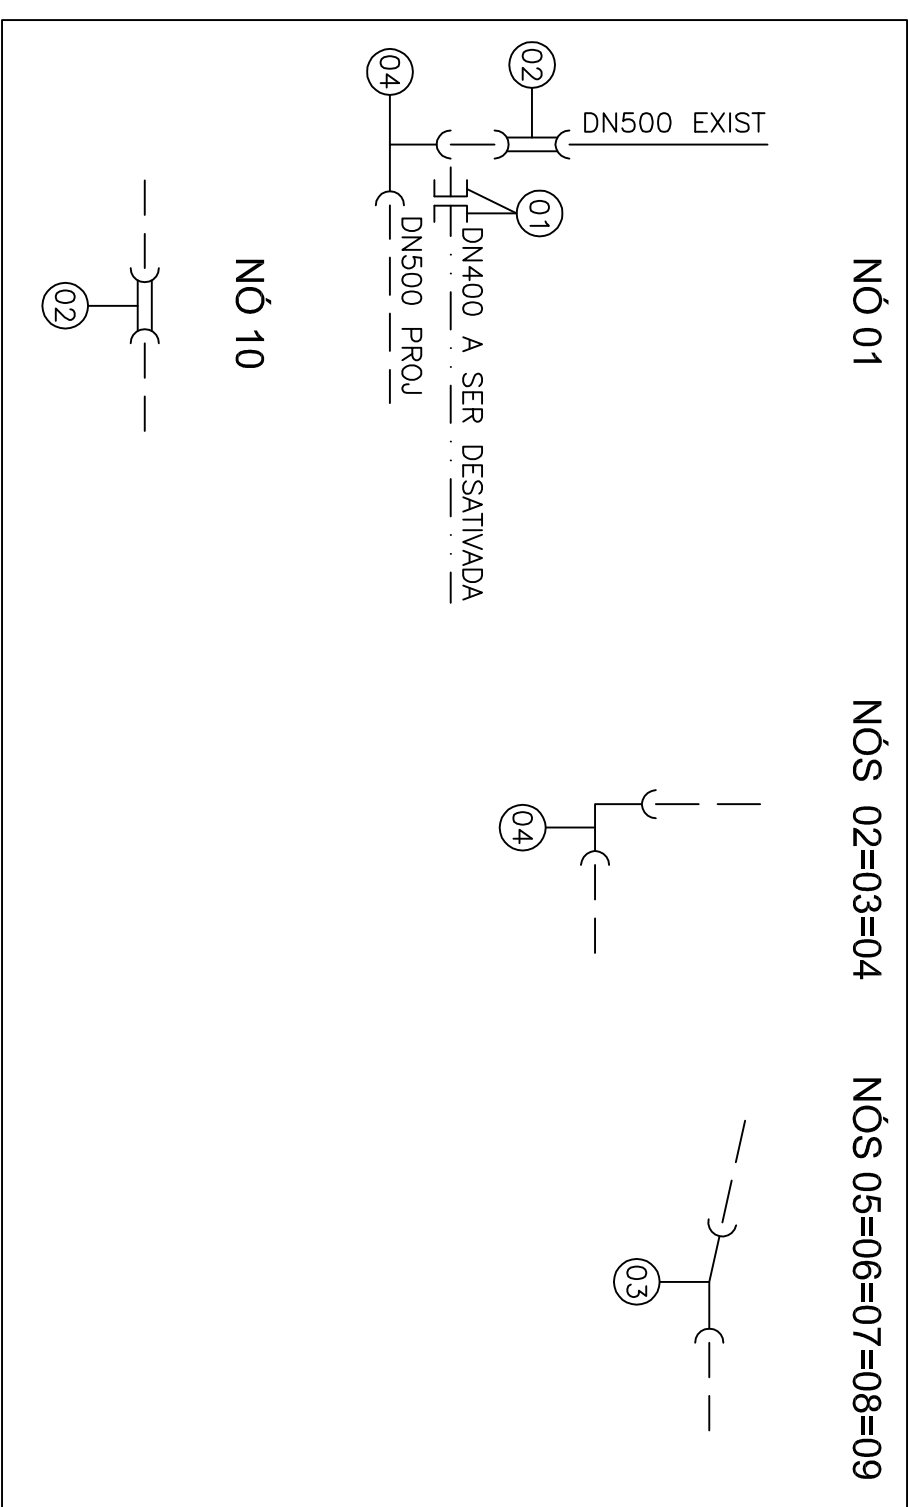

DETAHAMENTO DOS NÓS

SEM ESCALA

LISTA DE MATERIAL			
ITEM	DESCRIÇÃO	DIÂM(mm)	MATERIAL QUANT.
01	CAF JGS	400	Ffp² 02
02	LUVIA COM BOLSAS E JUNTA ELÁSTICA JGS	500	Ffp² 02
03	CURVA 11° 15' COM BOLSAS E JUNTA ELÁSTICA JGS	500	Ffp² 05
04	CURVA 90° COM BOLSAS E JUNTA ELÁSTICA JGS	500	Ffp² 04
05	TUBO PONTA-BOLA, JUNTA ELÁSTICA JGSxKT (890mm)	500	Ffp² 165

[illegible]

ESCALA 1:1000

REGISTRO
VER DETALHE PRANCHA
Nº B-052-000-50-5-XX-0037

REGISTRO

О ПЕСЕНИНО НІМЕРУ:

CENTRO DE DOCUMENTAÇÃO

--	--

DATA



DISTRITO:	BAIRRO
-----------	--------

NOME DO EMPREENDEDOR: AMPLIAÇÃO DO SISTEMA DE ABASTECIMENTO DE ÁGUA

TÍTULO: S.A.A. DE GUARAPARI

PLANTA BAIXA

INDICA

02

--	--

52-000-50-

-0034	0
-------	---

1

2

3

4