
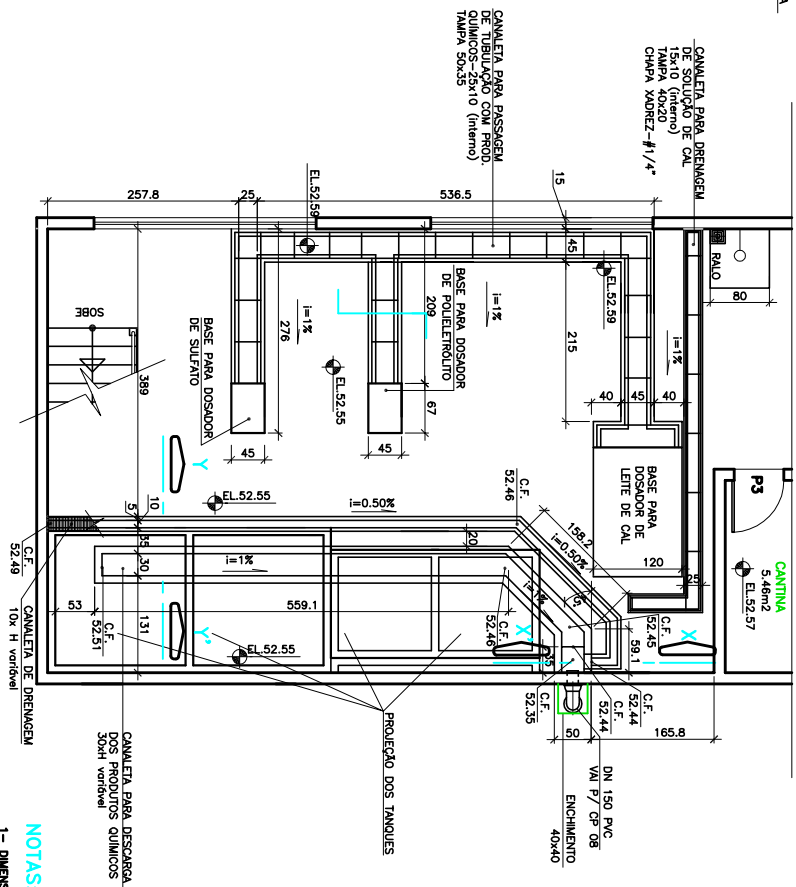
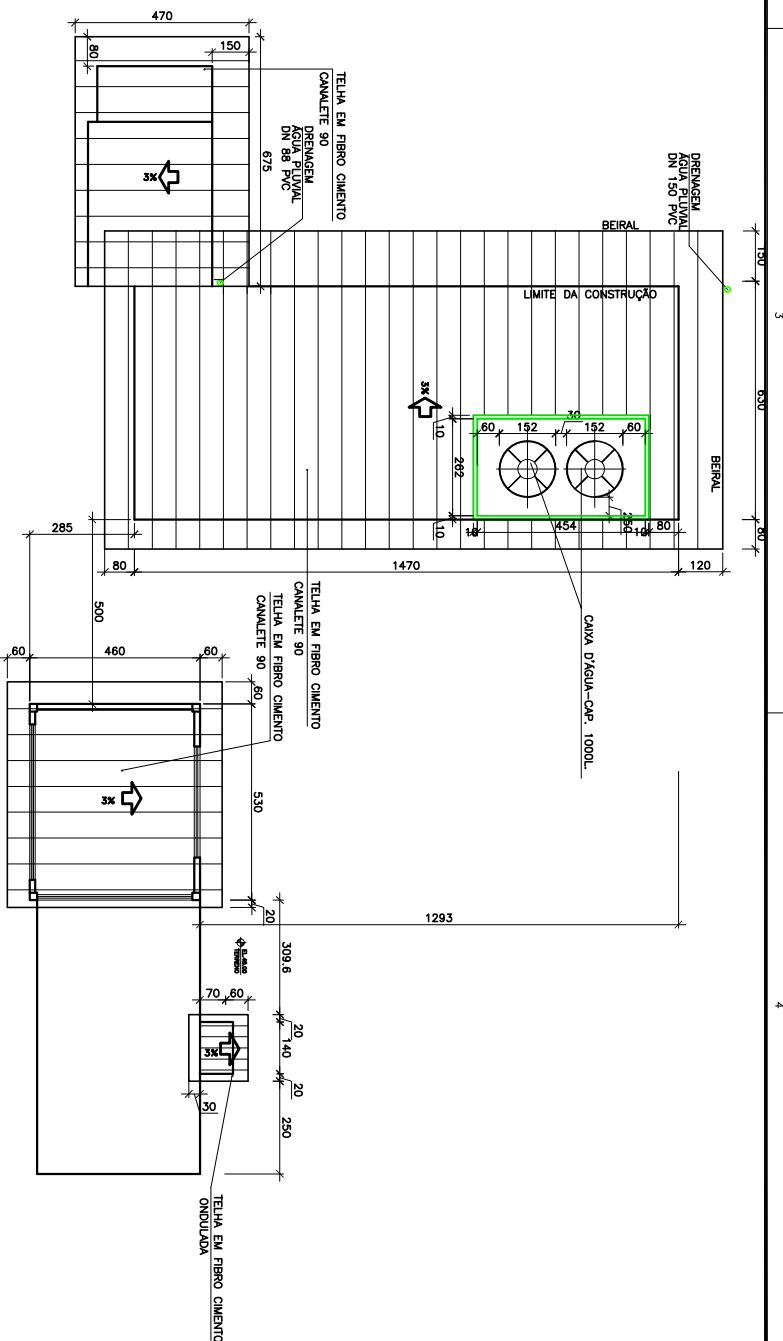
 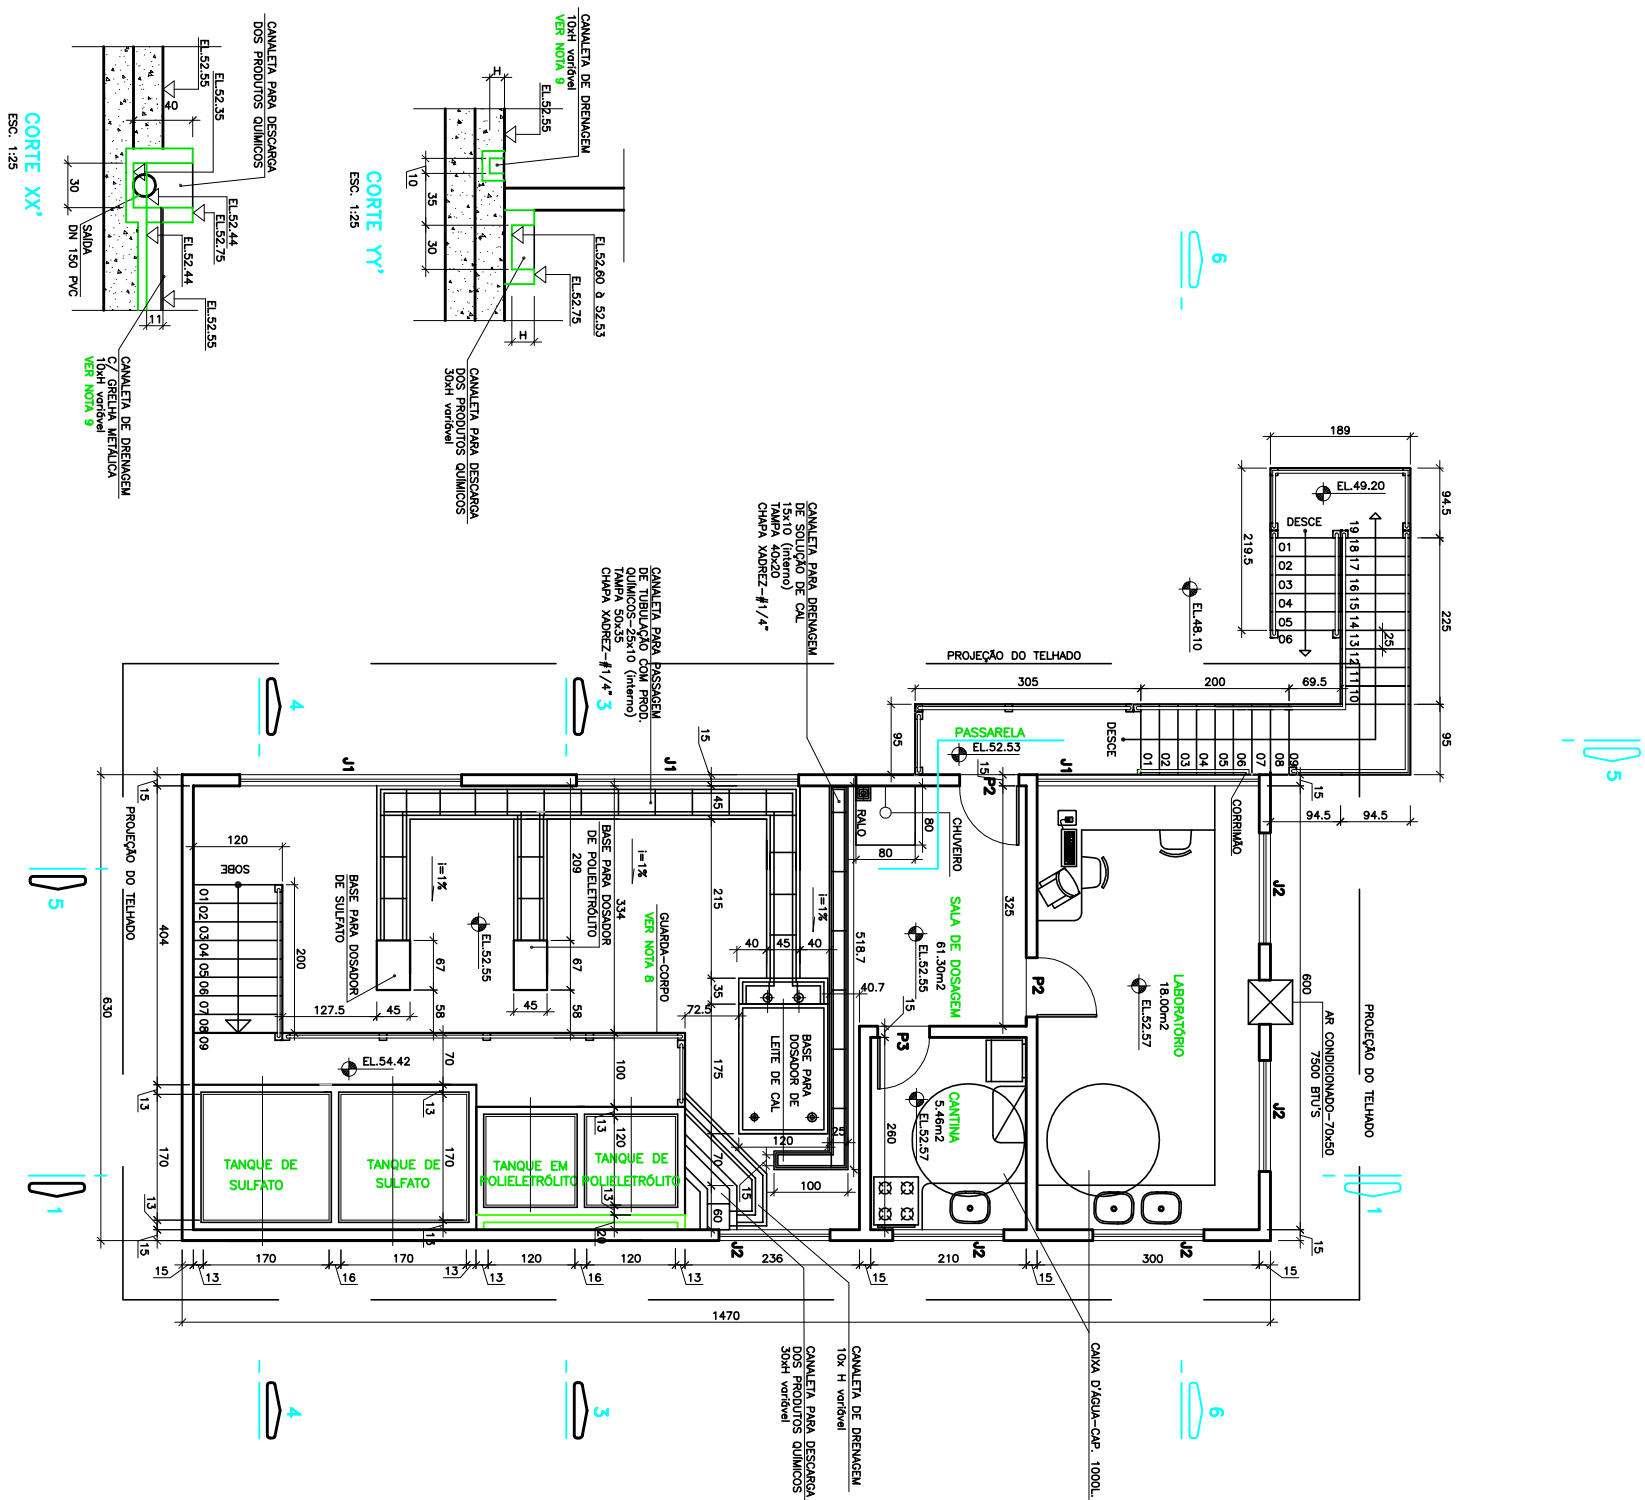




NOTAS:

- 1- DIMENSÕES EM CENTÍMETRO E ELEVAÇÃO EM METRO.
- 2- PAV. LOÇÃO VER DES. A-035-000-40-5-X-0202.dwg
- 3- PAV. PLANTA PAV. INTERIOR VER DES. A-035-000-40-5-X-0198.dwg
- 4- PAV. CORTEZ VER DES. A-035-000-40-5-X-0198.dwg A-035-000-40-5-X-0199.dwg
- 5- PAV. TUBAÇÕES DE DRENAGEM VER DES. A-035-000-40-5-X-0204.dwg
- 6- PAV. MANTOQUES MANTO-SANITÁRIOS VER DES. A-035-000-40-5-X-0186.dwg
- 7- PAV. DADOS ESTRUTURAIS VER PROJETO ESPECÍFICO.
- 8- PAV. DETALHE DO GUARDA-CORPO VER DES. A-035-000-40-5-X-0200.dwg
- 9- PAV. DETALHE DA GRELHA METALUA VER DES. A-035-000-40-5-X-0199.dwg

CANCELA E SUBSTITUI O DESENHO NÚMERO: _____									
CENTRO DE DOCUMENTAÇÃO									
RECEBIDO: ____/____/____ ASS: _____									
Nº DOC: _____ ASS: _____									
APPROVAÇÃO CESAN:									
CANCELA E SUBSTITUI O DESENHO NÚMERO: _____									
ASS: _____ MATR: _____									
UNID: ____/____/____ DATA: ____/____/____									
ESTA APROVAÇÃO NÃO ISENTA A CONTRATAÇÃO DE SUAS RESPONSABILIDADES LEGAIS									
Nº LOCAL DISCRIMINAÇÃO DES. DIV. GER. DATA									
PRINCIPAIS DESENHOS DE REFERÊNCIA									
NÚMEROS									
TÍTULOS									
PRINCIPAIS DESENHOS DE REFERÊNCIA									
EMITENTE:									
 ENGESOLO ENGENHARIA LTDA. CNPJ nº 16.092.888/0001-00 - INSC. EST. nº 13.092.888-00 R. S. CARLOS DE CARVALHO, 100 - JARDIM BELVISTA - SÃO PAULO - SP - CEP: 05325-210 FONE: (011) 2105-4000 - FAX: (011) 2105-4889 E-MAIL: engesolo@engesolo.com.br									
PROJETO: _____									
COORDENADOR: _____									
DESENHADO: _____									
VERIFICADO: _____									
DIVISÃO: _____									
GERÊNCIA: _____									
DATA: ____/____/____									
RESPONSÁVEL TÉCNICO: _____									
RESP. LEGAL: _____									
REVISÃO: _____									
Emissão CESAN									
DADOS									
MUNICÍPIO: SERPA									
DISTRITO: SEDE									
BAIRRO: -									
NOME DO EMPREENDIMENTO: SIST. DE ABAST. DE ÁGUA DA REGIÃO METROPOLITANA DA GRANDE VITÓRIA-ES									
TÍTULO: IMPLANT. DO SISTEMA DE PRODUÇÃO DE ÁGUA REIS MAGIS - ETA REIS MAGIS									
ARQUITETÔNICO - CASA DE QUÍMICA									
PLANTA BAIXA - PAVIMENTO SUPERIOR E PLANTA DE COBERTURA									
ESCALA: 1:50									
FOLHA: XXXXXX/XXXX									
Nº CESAN: A-003-000-40-5 - XX-0197									
REV: 0									