

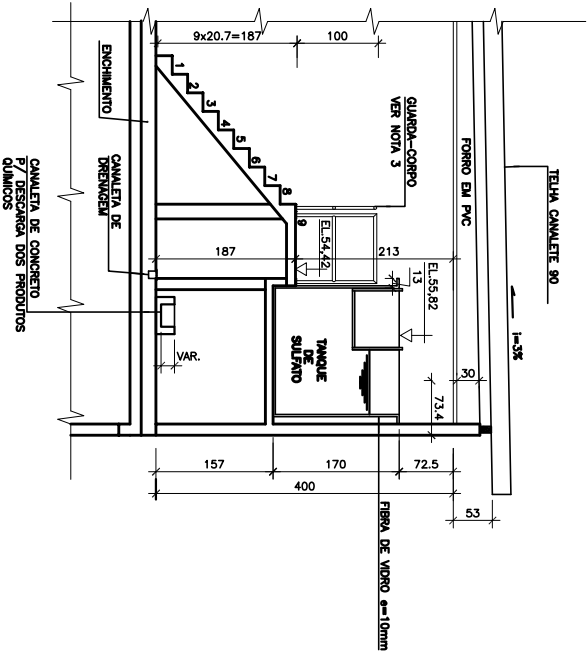


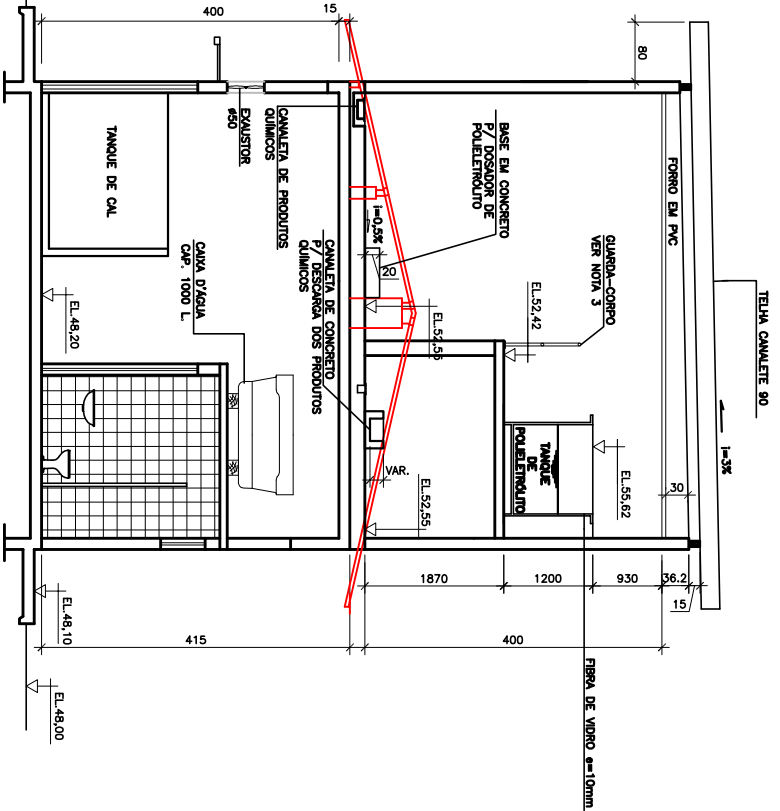


CORTE 3-3
Esc. 1:50


CORTE 4-4
Esc. 1:50

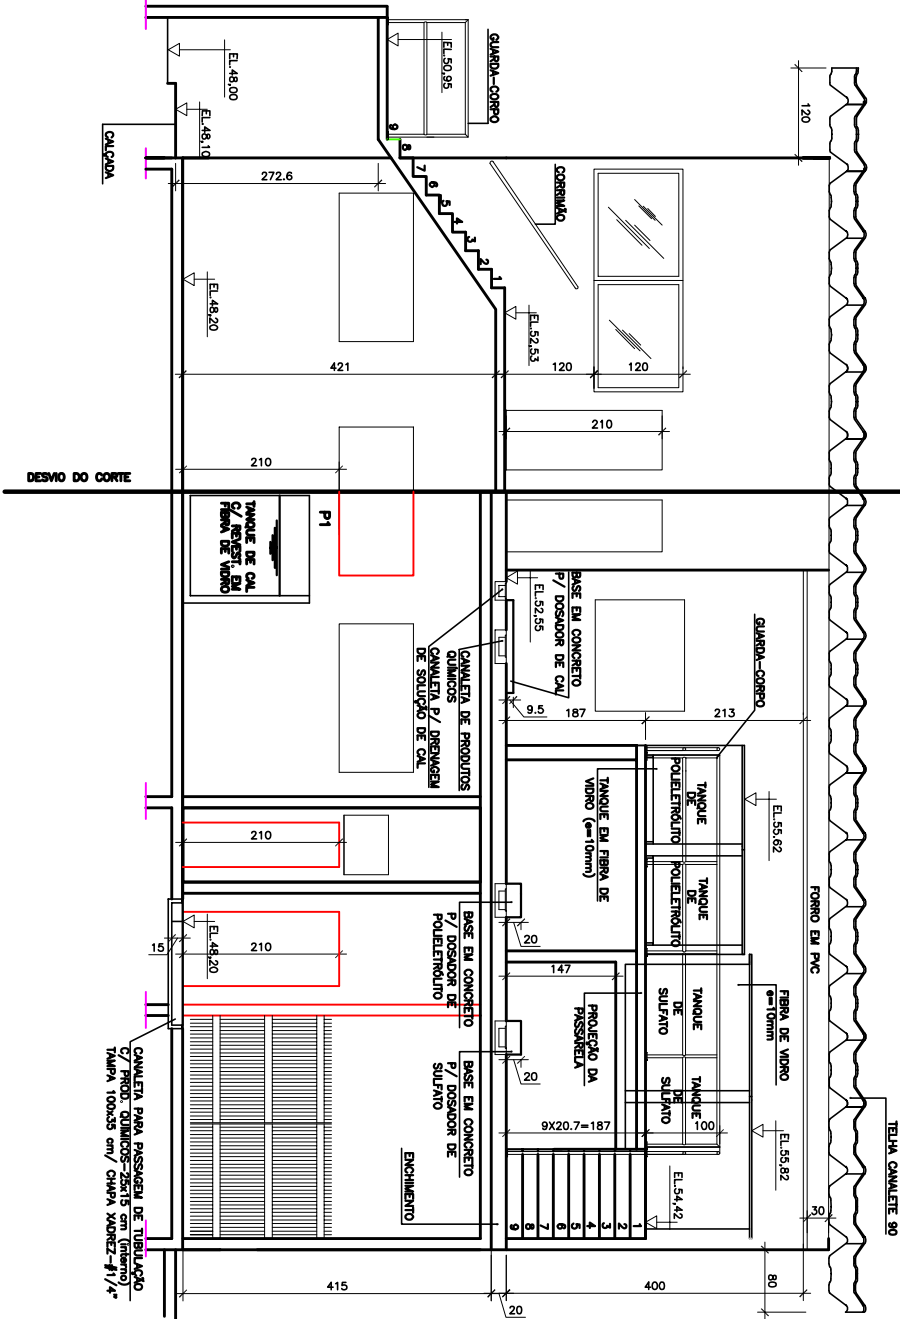

CORTE 5-5
Esc. 1:50

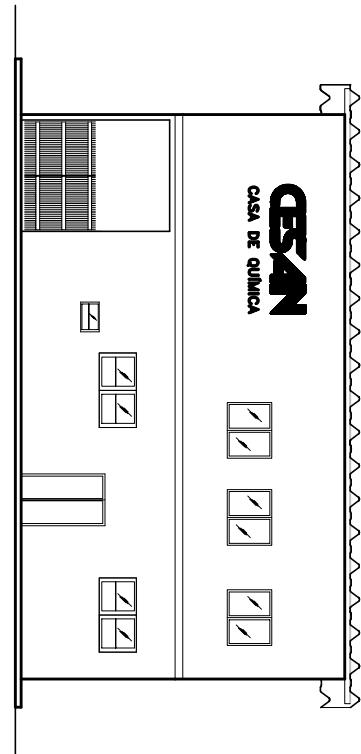

FACHADA
Esc. 1:100

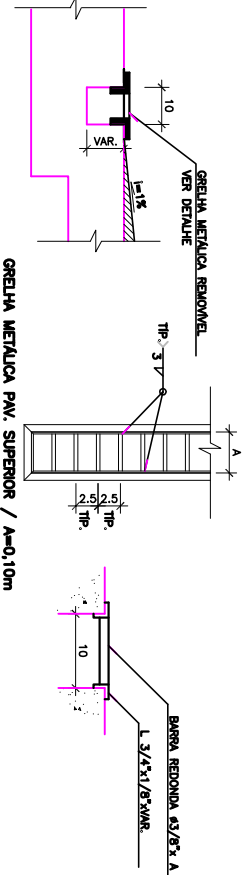

ITEM	QUANT	DESCRIÇÃO	MATERIAL	PESO (kg)
01	02	CANT. L. 3/4"x1/8"x20m	ASTM-A36	8,00
02	02	CANT. L. 3/4"x1/8"x12m	ASTM-A36	0,11
03	360	BARRA REDONDA #3/8"x0,10m	ASTM-A36	0,0586
PESO TOTAL				37,82 kg

DETALHE DA GRELHA METALICA
S/ ESC.

ESTE DESENHO É PROPRIEDADE DA
COMPANHIA ESPÍRITO SANTENSE DE
SANEAMENTO - CESAN E NÃO PODE
SER COPIADO SEM SUA AUTORIZAÇÃO.

NÚMEROS	TÍTULOS	Nº LOCAL	DISCRIMINAÇÃO	DES.	DIV.	GFR.	DATA
1	PRINCIPAIS DESENHOS DE REFERÊNCIA		REVISÃO				
2							
3							
4							
5							
6							
7							
8							
9							
10							
11							
12							
13							
14							
15							
16							
17							
18							
19							
20							

CANCELAS E SUBSTITUIÇÕES	CENTRO DE DOCUMENTAÇÃO	EMITENTE
RECEBIDO: / / Nº DOC.: / / ASS.: / /	RECEBIDO: / / Nº DOC.: / / ASS.: / /	PROJETO: / / Nº PROJ.: / / ASS.: / /
APPROVAÇÃO CESAN: / /	APPROVAÇÃO CESAN: / /	PROJETO: / /
CANCELADO E SUBSTITUIÇÃO: / /	CANCELADO E SUBSTITUIÇÃO: / /	PROJETO: / /
UNID.: / /	UNID.: / /	PROJETO: / /
DATA: / /	DATA: / /	PROJETO: / /
EST. APROVAÇÃO NÃO ISENTA A CONTRATAÇÃO	EST. APROVAÇÃO NÃO ISENTA A CONTRATAÇÃO	PROJETO: / /
DE SUAS RESPONSABILIDADES LEGAIS.	DE SUAS RESPONSABILIDADES LEGAIS.	PROJETO: / /

EMISSÃO CESAN	DATAS
PROJETO: / /	PROJETO: / /
REVISÃO: / /	REVISÃO: / /
APPROVAÇÃO: / /	APPROVAÇÃO: / /
DESIGNO: / /	DESIGNO: / /
VERIFICADO: / /	VERIFICADO: / /
DIVISÃO: / /	DIVISÃO: / /
GERÊNCIA: / /	GERÊNCIA: / /

MUNICÍPIO: SERRA	DISTRITO: SELE	BARRIO: -
NOME DO EMPREENDEDOR: SSI. DE ÁGUA DE ÁGUA DA REGIÃO METROPOLITANA DA GRANDE VITÓRIA-ES		
TÍTULO: IMPLANT. DO SISTEMA DE PRODUÇÃO DE ÁGUA REIS MAGOS - ETA REIS MAGOS		
ARQUITETÔNICO - CASA DE QUÍMICA		
CORTES 3-3, 4-4, 5-5, FACHADA e DET. DA CANALETA		
ESCALA: 1:50	FOLHA: XXXXX/XXXX	Nº CESAN: A-035-000-40-5-X-0199
		REV: 0