



LISTA DE MATERIAL – DRENAGEM ESCADA			
ITEM	DESCRIÇÃO	UN. MATERIAL	QUANT. OBS
D1	TUBO PVC ESGOTO DN 50 L=6,00m	PVC	01
D2	JOELHO 90º ESGOTO DN 50	PVC	02
D3	CAIXA SIFONIA 100x150x50mm DN 50 COM ORELHA QUADRADA BRANCA	PVC	01

LISTA DE MATERIAL – BIOFILTRO			
ITEM	DESCRIÇÃO	UN. DIAMETRO MATERIAL	QUANT. OBS
B1	TUBO CLUNDICO L=6,00m	PVC 150	FIBRA VIDRO 02
B2	C 90	PVC 150	FIBRA VIDRO 01
B3	T JE	PVC 150	FIBRA VIDRO 01
B4	EXAUSTOR CENTRIFUGO	CU	– 01
B5	APRESSOR – 1/2"	CU	– 01
B6	TUBO CLUNDICO L=6,00m	PVC 50	PVC 01
B7	JOELHO 90º ESGOTO	PVC 50	PVC 01
B8	APRESSOR – 1/2"	PVC	– 01

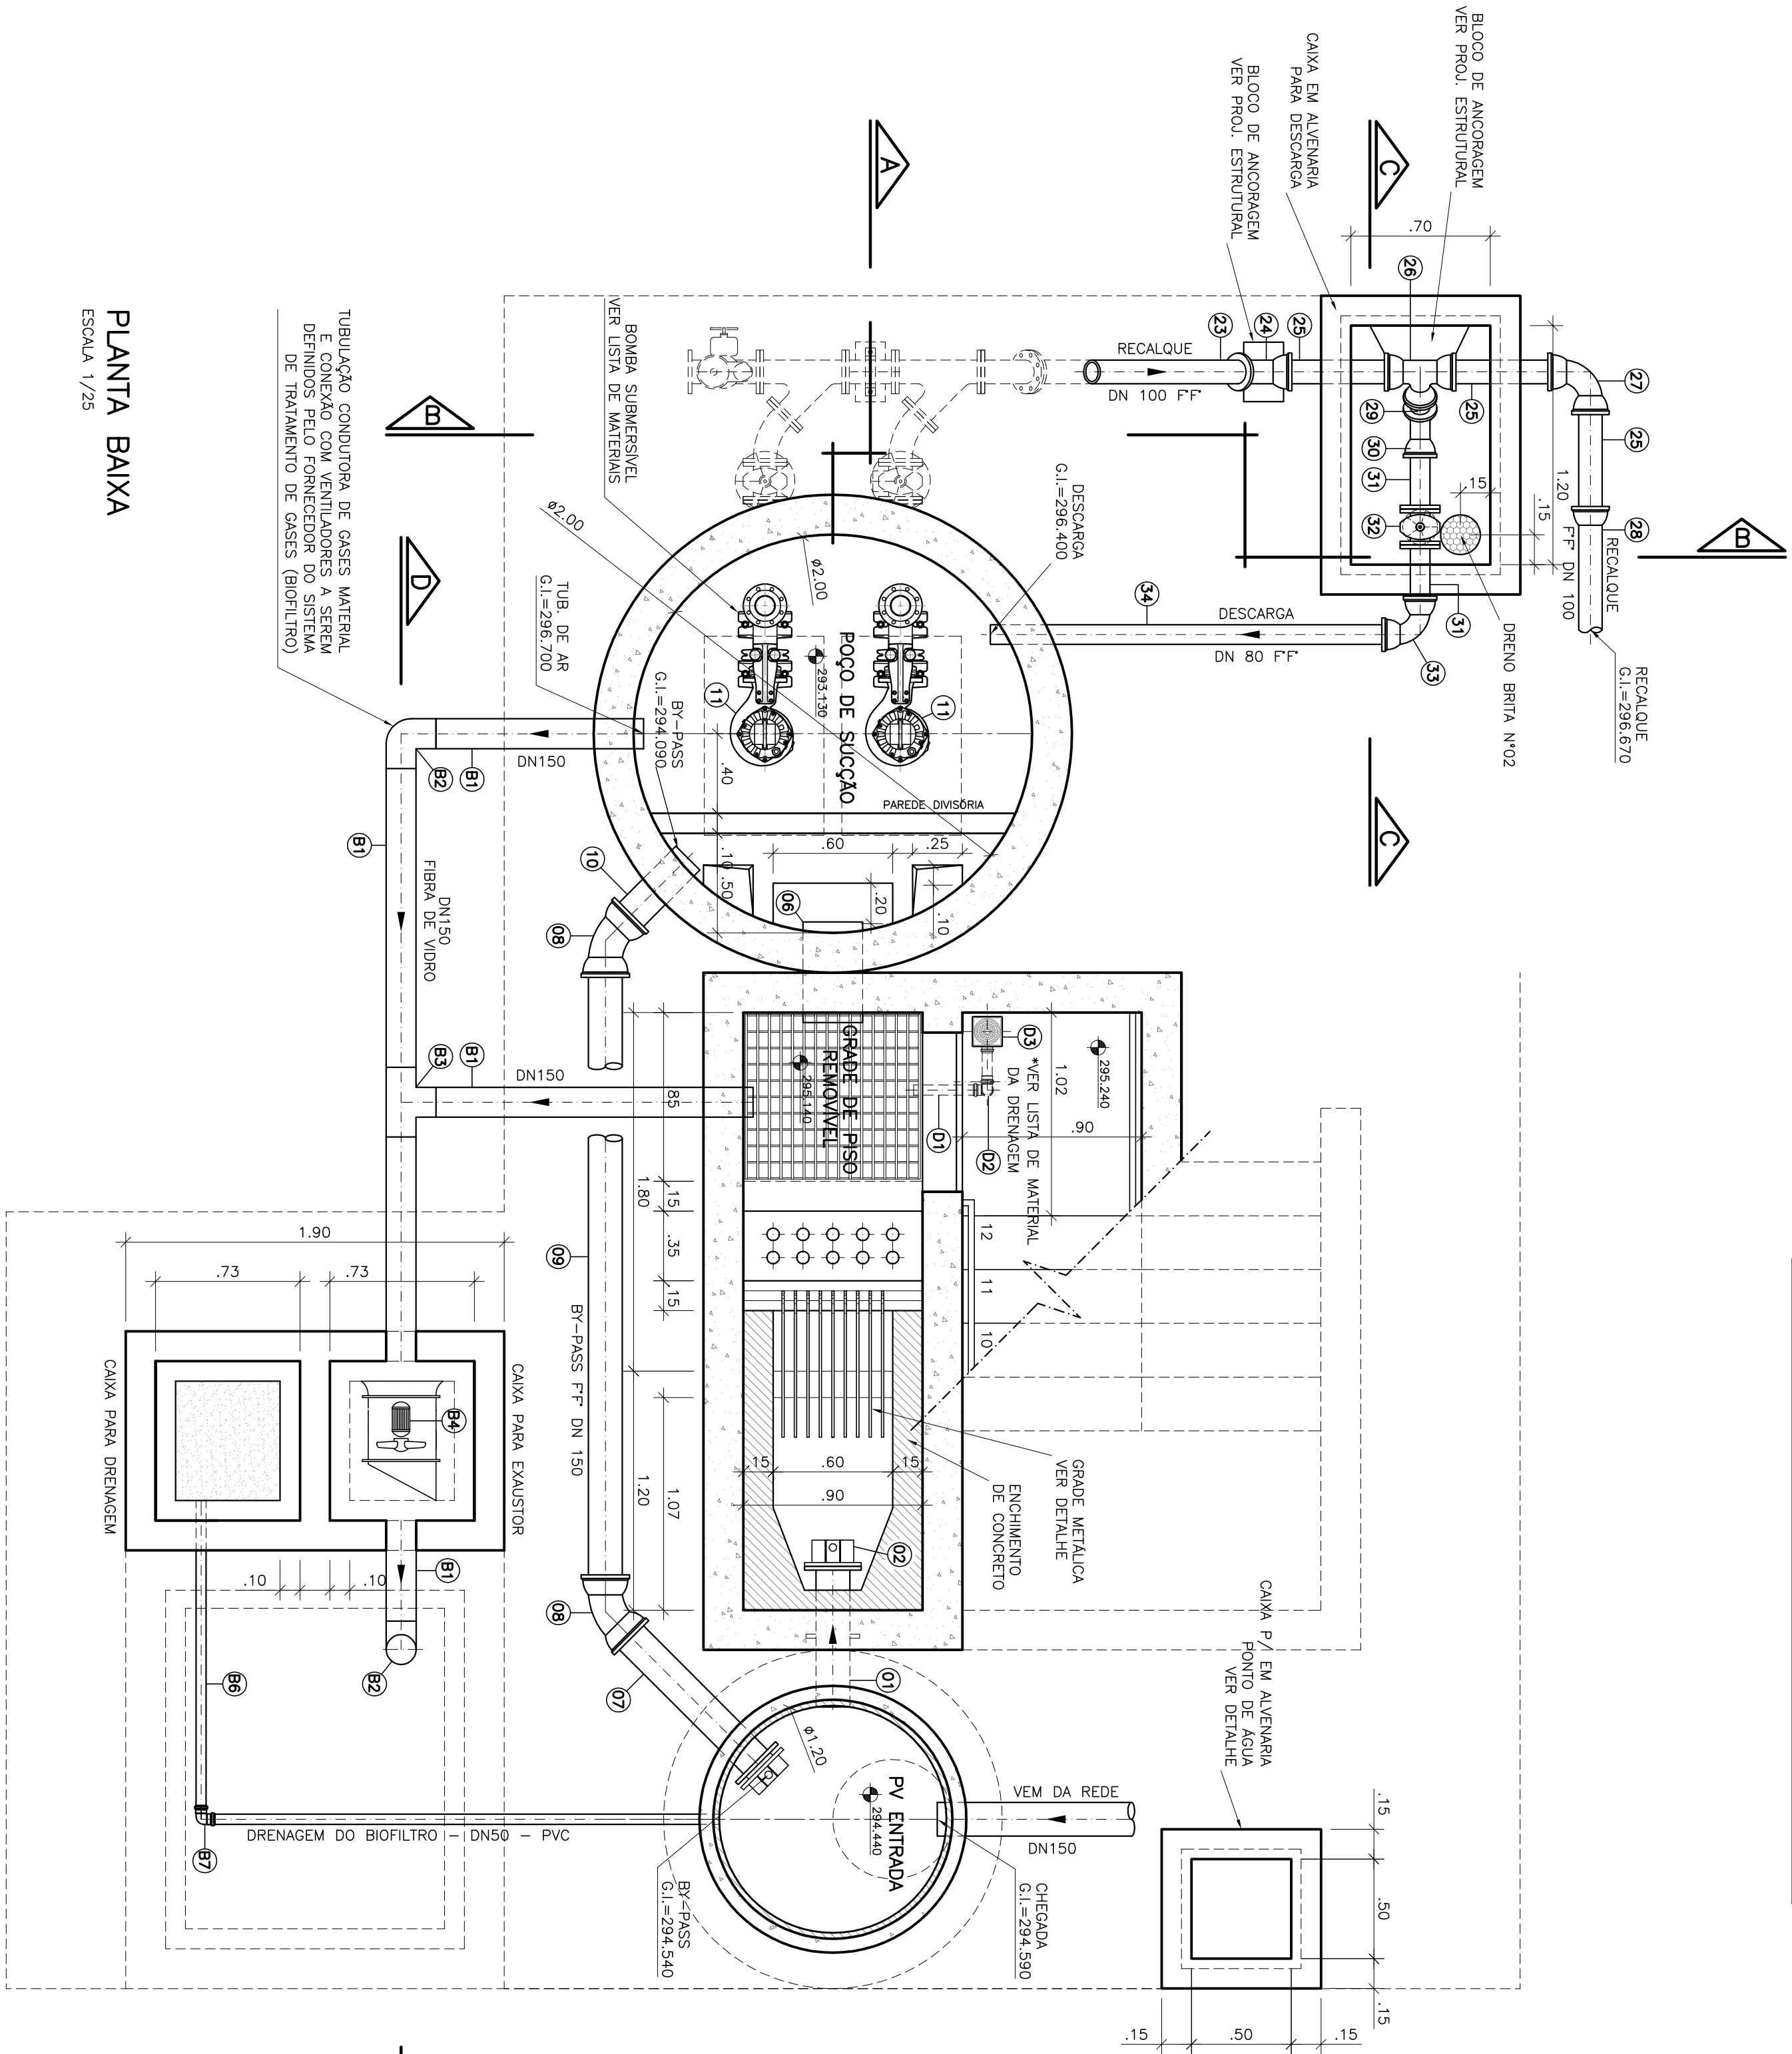

DETALHE DO GRADEAMENTO

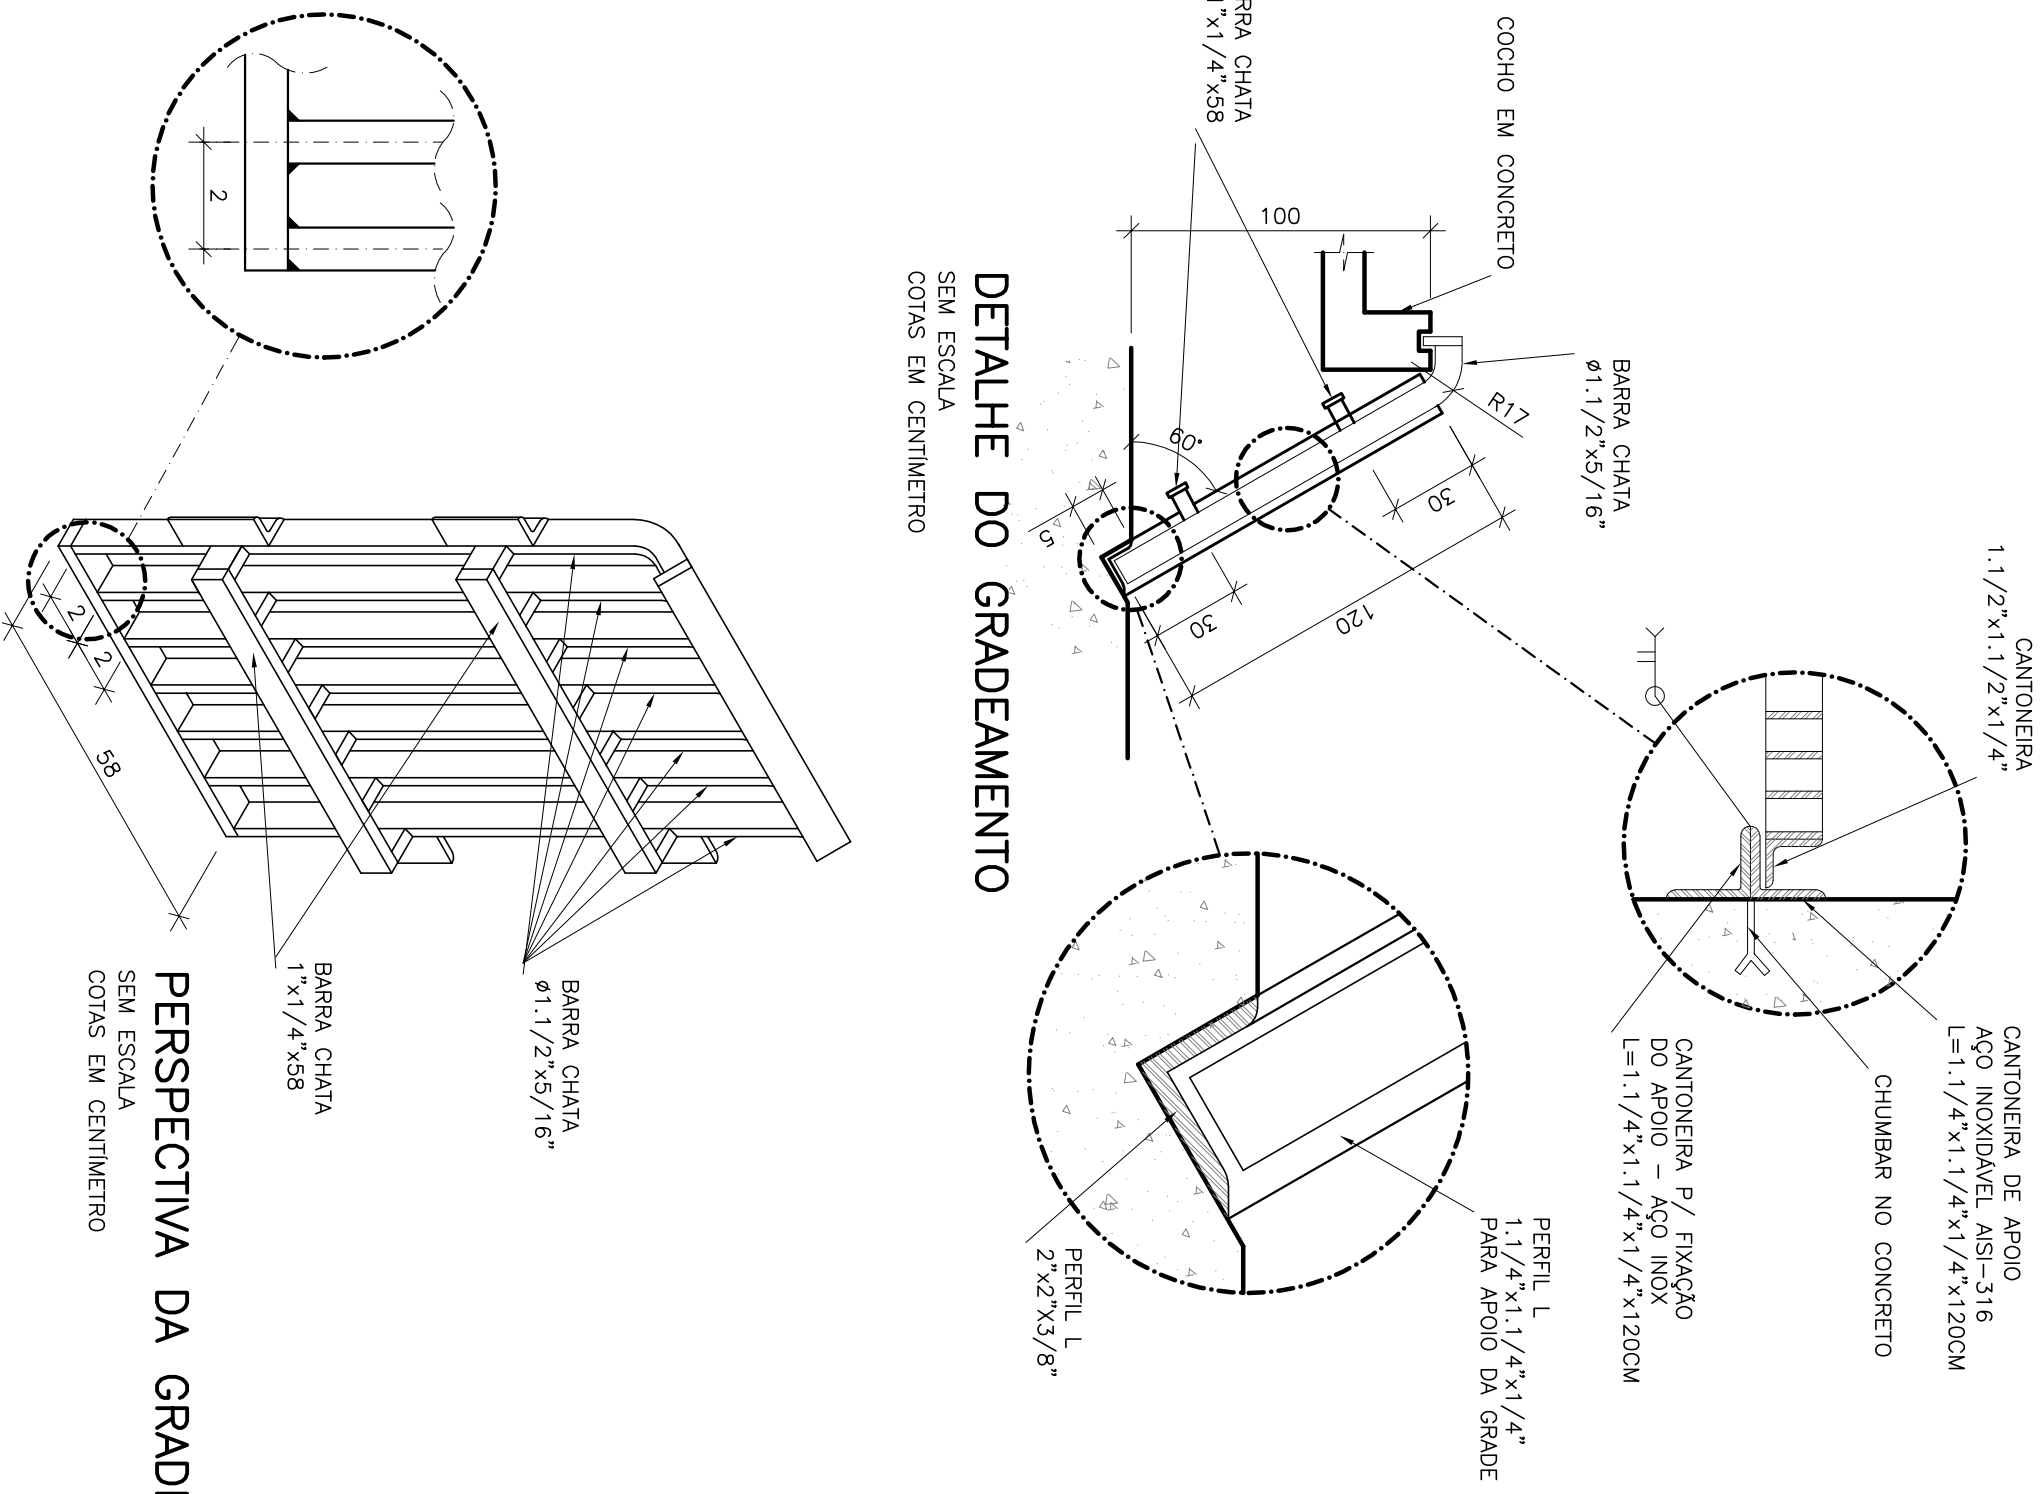

OBSERVAÇÃO

- 1-A-ESSASNA DAS PAREDES E A VERIFICAÇÃO DA NECESSIDADE DE REFORÇO DE ARMADURA E A CAIXA DE AREIA SERÃO DEFINIDAS PELO PROJETO ESTRUTURAL.
 - 2-PARA LIMPEZA DA CAIXA DE AREIA, QUANDO NECESSÁRIA, A GRADE DE PISO DEVERÁ SER REMOVIDA E COM AUXÍLIO DE UM CAMINHÃO LIMPA FOSSA SUAR O EXCESSO ACUMULADO NO FUNDO
- NOTAS**
- 1-COTAS E ELEVAÇÕES EM METRO, DIAMETRO EM MILÍMETRO, EXCETO ONDE INDICADO
 - 2-CONFIRMAR MEDIDAS NO LOCAL.
 - 3-EXTRAVALSOR EM TUBO F"º DN 200, CONFORME PLANTA DE SITUAÇÃO, OBEDECENDO A INCLINAÇÃO MÍNIMA DE 0,55%, COM VALVULA FLAP NA EXTREMIDADE
 - 4-A BOMBA DEVERÁ SER FORNECIDA COMPLETA PELO FABRICANTE COM ACESSÓRIOS

PLANTA BAIXA

ESCALA 1/25

PRINCIPAIS DESINHOS DE REFERÊNCIA			
NÚMEROS	TÍTULOS	Nº	LOCAL
		01	ENCERRA
			CONFIRMA RELATÓRIO DE ANÁLISE E REVISÃO DA REDE
			REVISÃO
			DES. DIV. GER. DATA

CANCELA E SUBSTITUI O DESENHO NÚMERO:	

CENTRO DE DOCUMENTAÇÃO	
RECEBIDO: / /	ASS: / /
APROVAÇÃO CESAN:	
ASS: / /	MATR: / /
UNID: / /	DATA: / /
ESTA APROVAÇÃO NÃO SERÁ A CONTRAMÃO DE SUAS RESPONSABILIDADES LEGAIS.	

EMITENTE:	
PROJETOADO:	COORDENADOR:
CREA: 8432-0 REGIÃO: ES	CREA: 380138888 REGIÃO: ES
DESENHO: / /	Nº DES. PROJETOISTA:
DATA: 25/07/2010	DATA: 25/07/2010
RESPONSÁVEL TÉCNICO:	RESPONSÁVEL TÉCNICO:
CREA: 380138888 REGIÃO: ES ART. 1º - 2010000486	DATA: 25/07/2010

EMISSÃO CESAN	
PROJETOADO:	DATA:
CREA:	
DESENHADO:	
VERIFICADO:	
DIVISÃO:	
GERÊNCIA:	

MUNICÍPIO: SÃO JOSÉ DO CALÇADO		DISTRITO: SEDE		BARRIO:	
NOME DO EMPREENDIMENTO: AMPLIAÇÃO E MELHORIA DO SISTEMA DE ESGOTAMENTO SANITÁRIO DE SÃO JOSÉ DO CALÇADO					
TÍTULO: ESTAÇÃO ELEVATÓRIA DE ESGOTO BRUTO – EEBB-F					
PROJETO HIDRÁULICO					
PLANTA BAIXA E DETALHE DA GRADE					
ESCALA:	FOLHA:	Nº CESAN		REV:	
INDICADA	03 / 06	C-094-000-91-5-XX-0033		01	

