



CONFIGURAÇÃO DE
PENAS P/ PLOTAGEM


COR	ESP.
1	07, 0,1
2	07, 0,2
3	07, 0,3
4	07, 0,4
5	07, 0,5
6	07, 0,6
7	07, 0,25
8	07, 0,09
9	07, 0,15
140	140, 0,15
162	162, 0,15

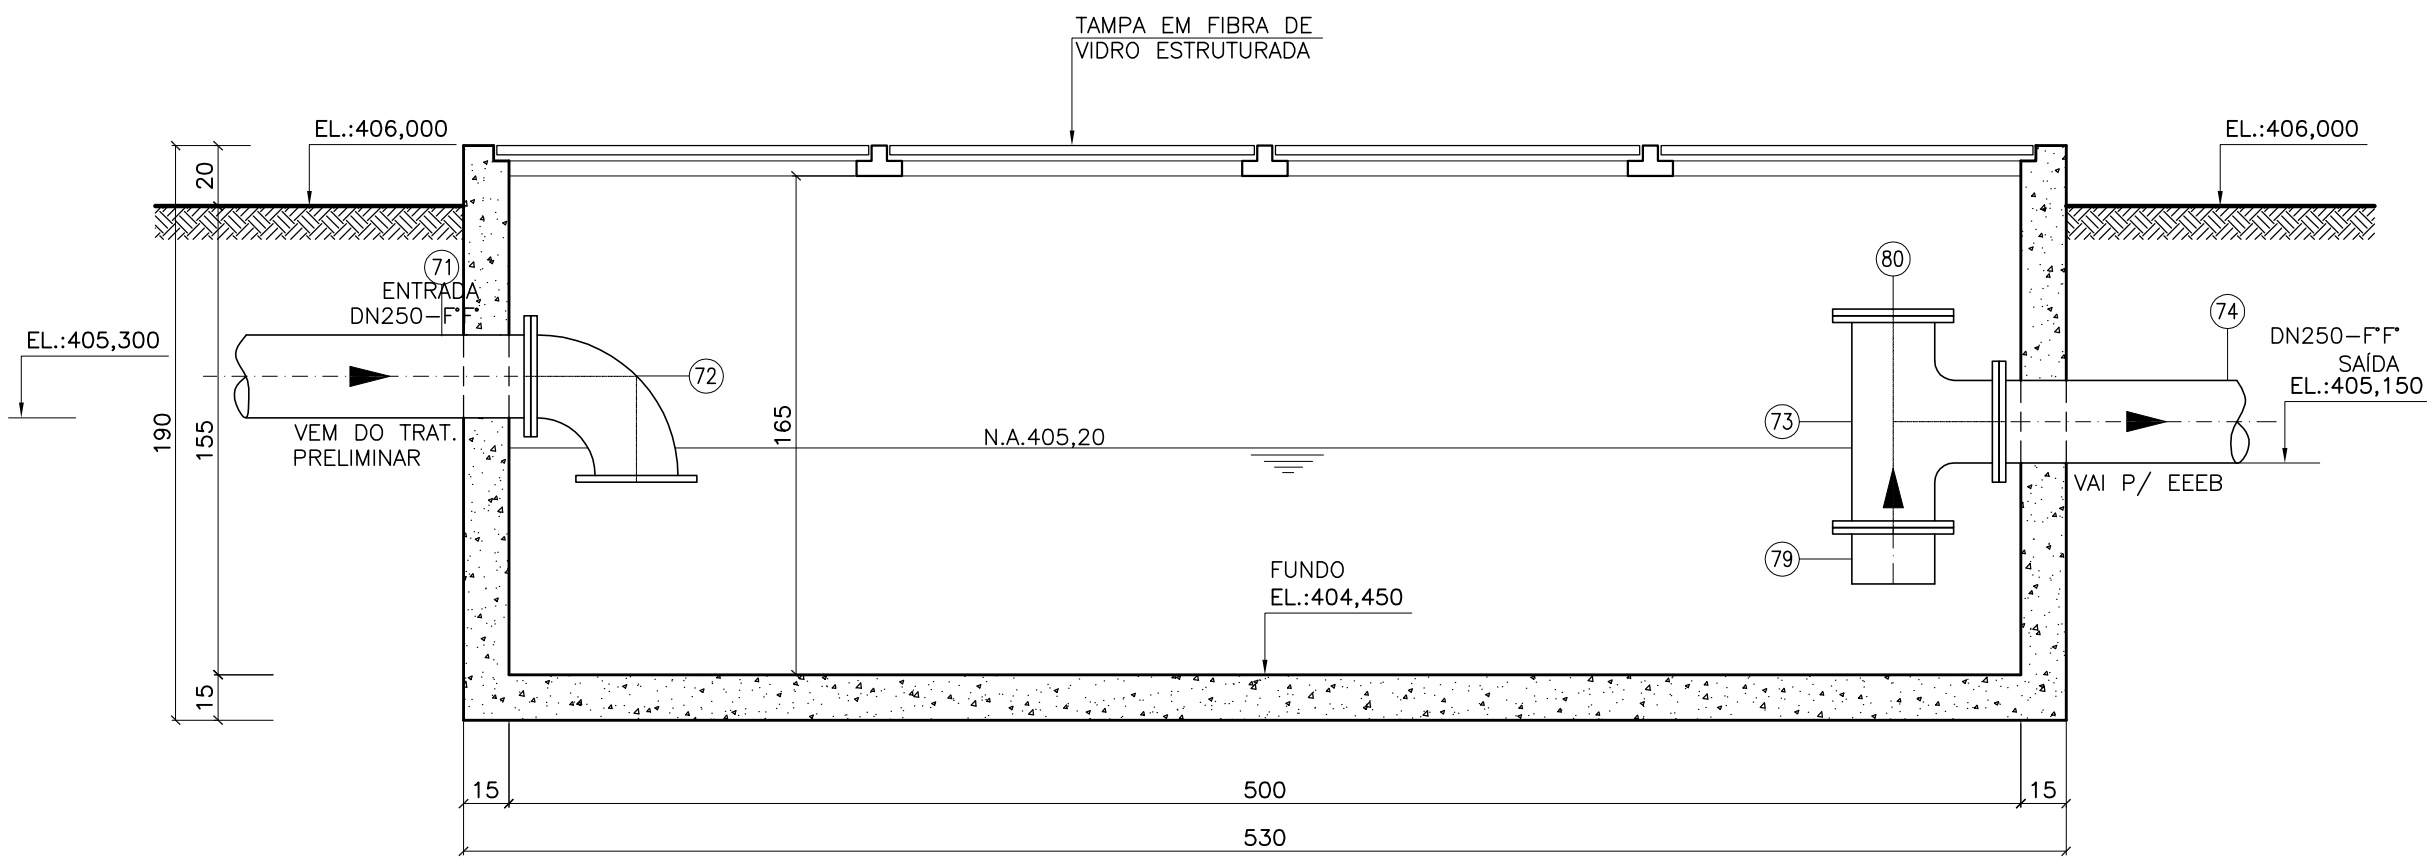

05 CAIXA DE GORDURA – CORTE AA’
ESCALA: 1/25

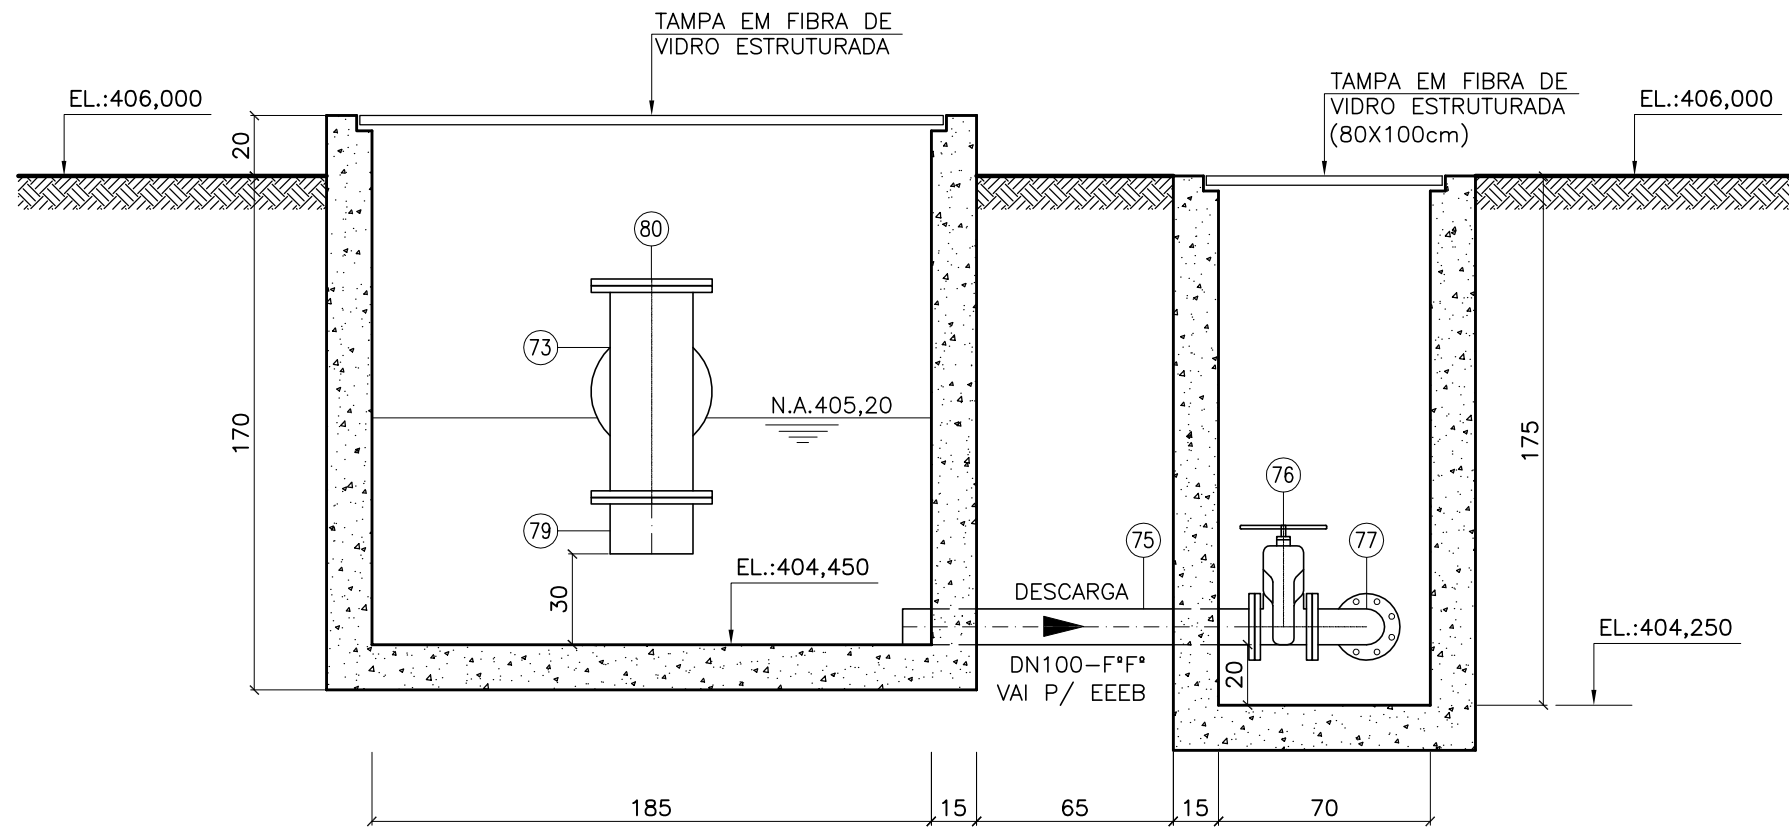


06 CAIXA DE GORDURA – CORTE BB’
ESCALA: 1/25

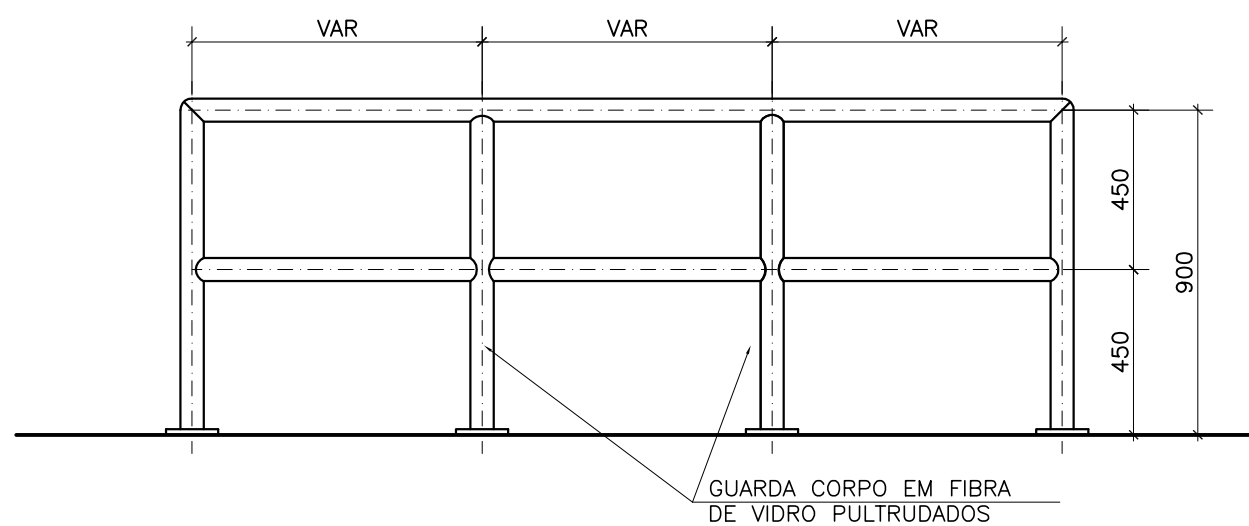


OBS.: 1 – COTAS EM MILÍMETROS.
2 – AS DIMENSÕES SERÃO DE ACORDO COM O FORNECEDOR.


07 DETALHE PADRÃO DO GUARDA-CORPO
SEM ESCALA
MATERIAL – FIBRA DE VIDRO

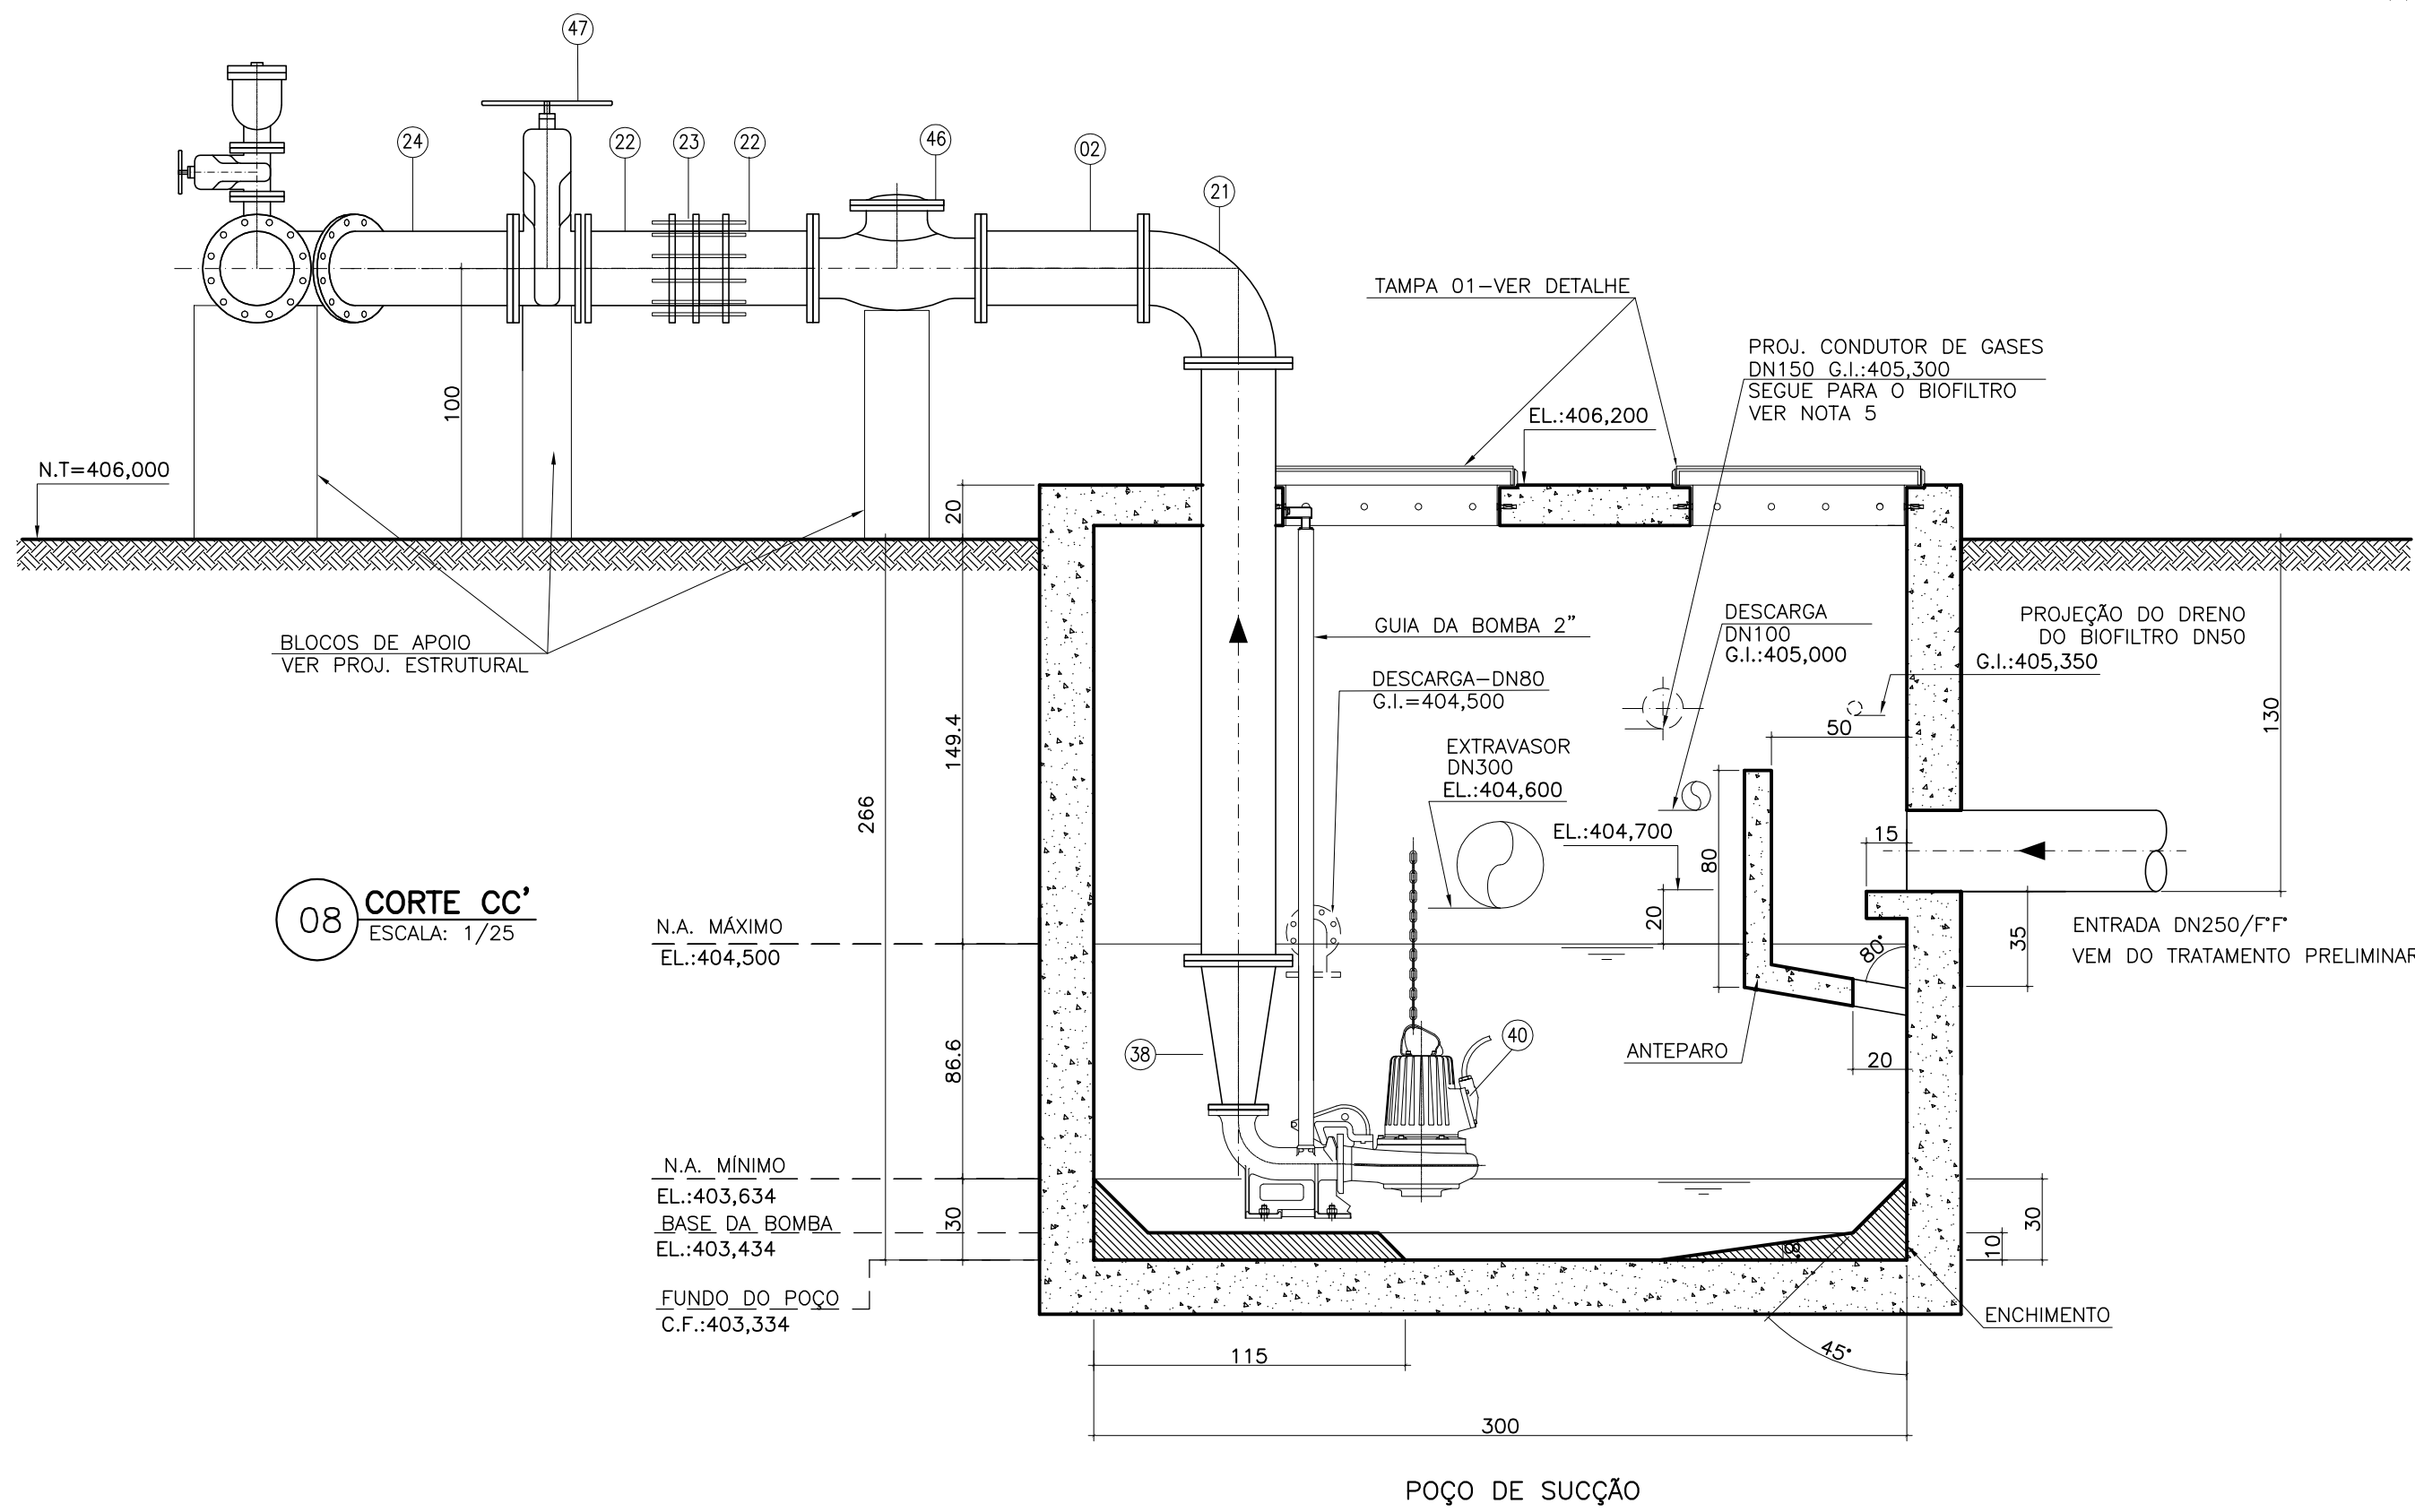


08 CORTE CC’
ESCALA: 1/25

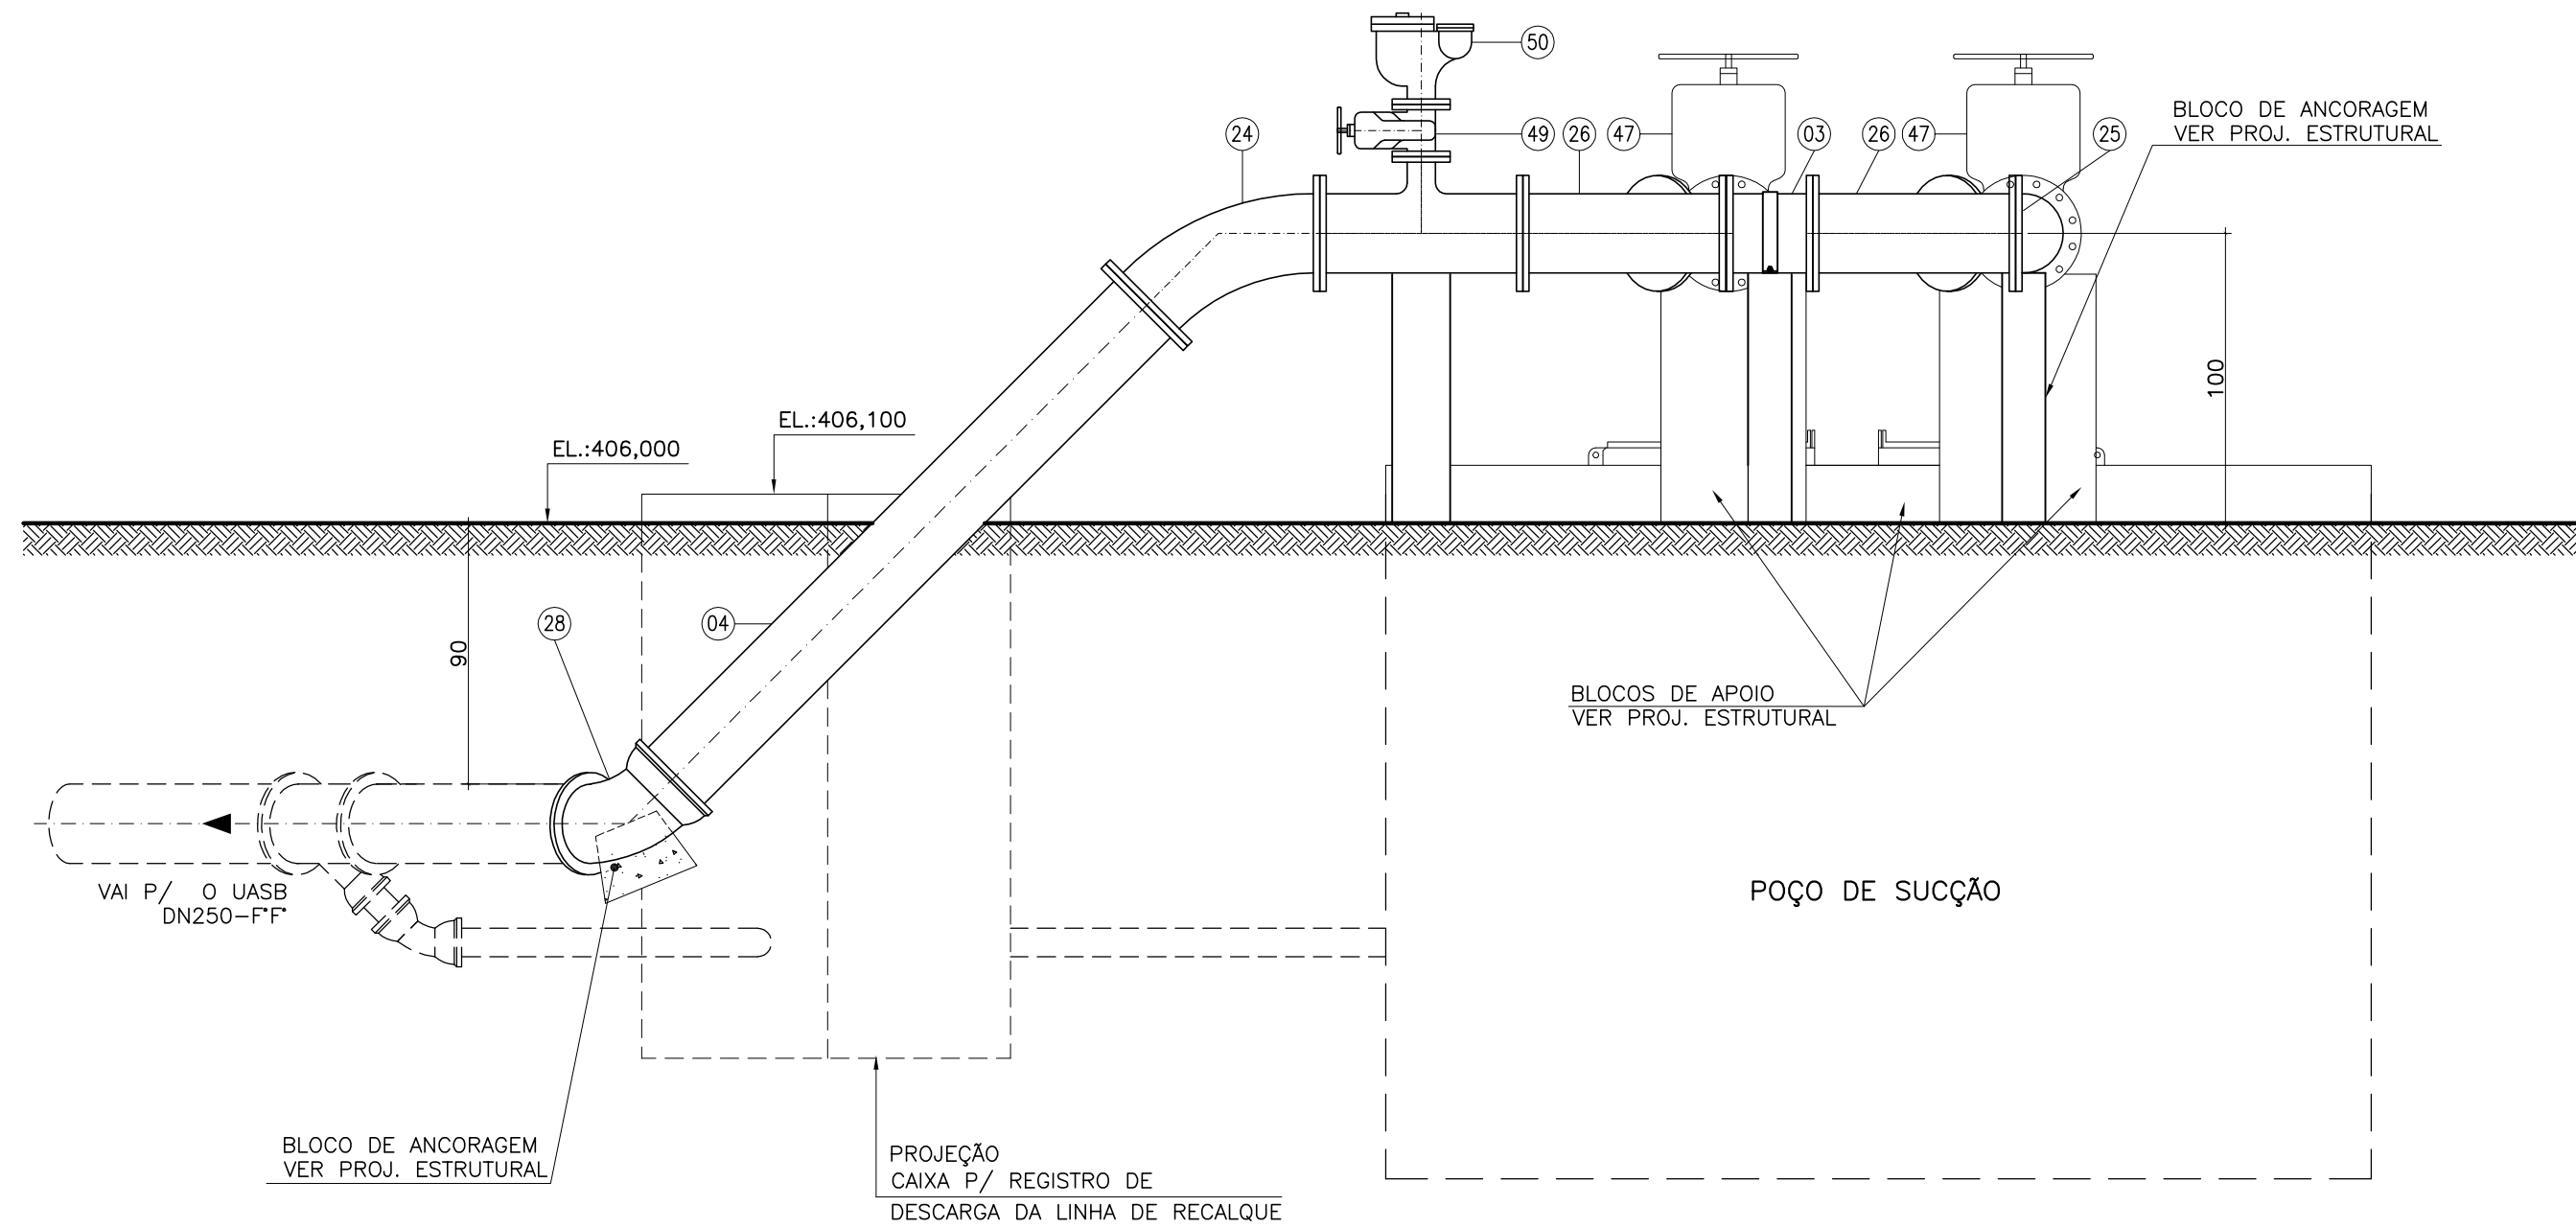

09 CORTE DD’
ESCALA: 1/25

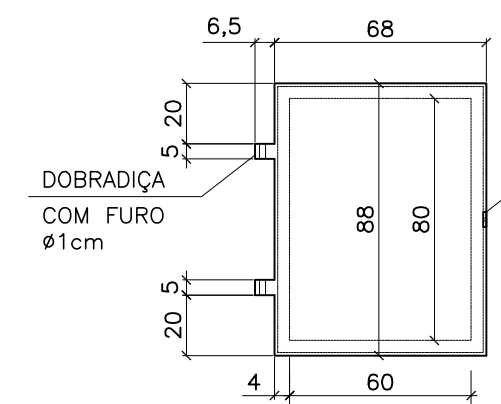

PLANTA

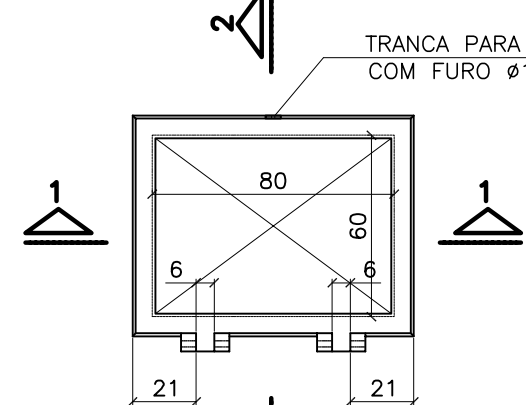

PLANTA

10 DETALHE DAS TAMPAS 01 – 60x80 (2x)
SEM ESCALA
MATERIAL DAS TAMPAS – FIBRA DE VIDRO

NOTAS:
1-COTAS EM CENTÍMETRO, DIÂMETRO EM MILÍMETRO, ELEVÇÃO EM METRO, EXCETO ONDE INDICADO;
2-EXTRAVASOR DN300 PVC, VAI AO PV-2 VER PROJETO DE DRENAGEM DESENHO N° B-014-000-92-5-XX-0025;
3-A BOMBA DEVERÁ SER FORNECIDA COMPLETA PELO FABRICANTE;
4-VER PLANTA BAIXA NO DESENHO N° B-014-000-92-5-XX-0008;
5-O FORMATO DO BIOFILTRO APRESENTADO NESTE PROJETO É ILUSTRATIVO. O BIOFILTRO PODERÁ SER CIRCULAR OU RETANGULAR CONFORME PROJETO PADRÃO A-000-000-00-5-XX-0021 E A-000-000-00-5-XX-0022, RESPECTIVAMENTE.
AS DIMENSÕES DO BIOFILTRO DEVERÃO SER DE ACORDO COM O PROJETO PADRÃO E SERÃO DEFINIDAS PELA CESAN.

ESTE DESENHO É PROPRIEDADE DA
COMPANHIA ESPÍRITO SANTENSE DE
SANEAMENTO – CESAN E NÃO PODE
SER COPIADO SEM SUA AUTORIZAÇÃO.

NÚMEROS	TÍTULOS	Nº	LOCAL	DISCRIMINAÇÃO	DES.	DIV.	GER.	DATA
B-014-000-92-5-XX-0008	EEEB NOVA – PLANTAS – 01/02							
B-014-000-92-5-XX-0004	PERFIL HIDRÁULICO							
B-014-000-92-5-XX-0003	FLUXOGRAMA							
B-014-000-92-5-XX-0002	TUBULAÇÕES EXTERNAS							
B-014-000-92-5-XX-0001	IMPLANTAÇÃO E URBANIZAÇÃO							
PRINCIPAIS DESENHOS DE REFERÊNCIA								
REVISÃO								

CANCELA E SUBSTITUI O DESENHO NÚMERO:

CANCELADO E SUBSTITUÍDO PELO DESENHO NÚMERO:

CENTRO DE DOCUMENTAÇÃO

RECEBIDO: / /
Nº DOC.: ASS.: /

APROVAÇÃO CESAN:

ASS.: MATR.: /
UNID.: DATA: / /

ESTA APROVAÇÃO NÃO ISENTA A CONTRATADA DE SUAS RESPONSABILIDADES LEGAIS.

EMITENTE:

Etep
Consultoria, Gerenciamento e Serviços

PROJETADO:

FLAVIA NAGEM NOGUEIRA ZANONI

CREA: 5998/D - REGIÃO: ES

DESENHO: ROSILENE NASCIMENTO

DATA: 01 / 07 / 2011

RESPONSÁVEL TÉCNICO:

CREA: 045302/D - REGIÃO: RJ ART N° 0820110020948 DATA: 22/02/2011

COORDENADOR:

ARTUR AUGUSTO OLIVEIRA NEVES

CREA: 045302/D - REGIÃO: RJ

Nº DES. PROJETISTA:

0876.05.042.H.0010/02

EMISSION CESAN

PROJETADO:

CREA:

DESENHADO:

VERIFICADO:

DIVISÃO:

GERÊNCIA:

DATAS

PROJETO:

CREA:

DESENHADO:

VERIFICADO:

DIVISÃO:

GERÊNCIA:

CESAN

MUNICÍPIO: MANTENÓPOLIS | DISTRITO: SEDE | BAIRRO: -

NOME DO EMPREENDIMENTO: MELHORIA DO SISTEMA DE ESGOTAMENTO SANITÁRIO DE MANTENÓPOLIS

TÍTULO: ESTAÇÃO DE TRATAMENTO DE ESGOTOS – ETE MANTENÓPOLIS

PROJETO HIDRÁULICO

EEEB ETE NOVA – CORTES AA', BB', DETALHES E CAIXA DE GORDURA

ESCALA: INDICADA | FOLHA: 02/02 | N° CESAN B-014-000-92-5-XX-0009

REV: 00