




COR	ESP.
1	07, 0,1
2	07, 0,2
3	07, 0,3
4	07, 0,4
5	07, 0,5
6	07, 0,6
7	07, 0,25
8	07, 0,09
9	07, 0,15
140	140, 0,15
162	162, 0,15

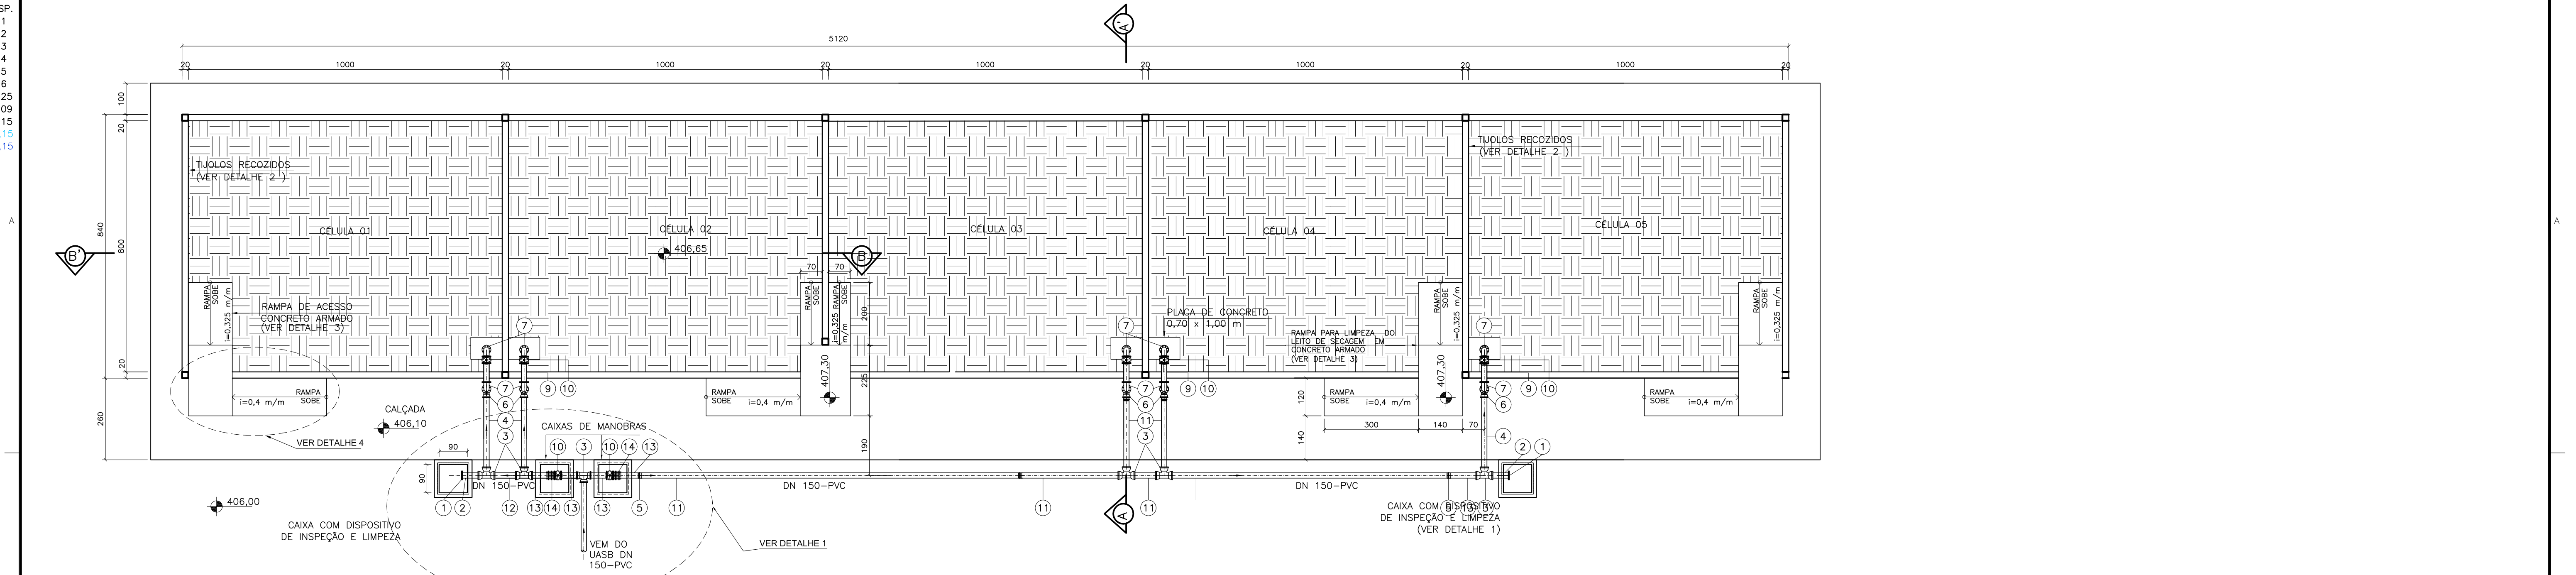


01 PLANTA BAIXA
ESCALA 1/100

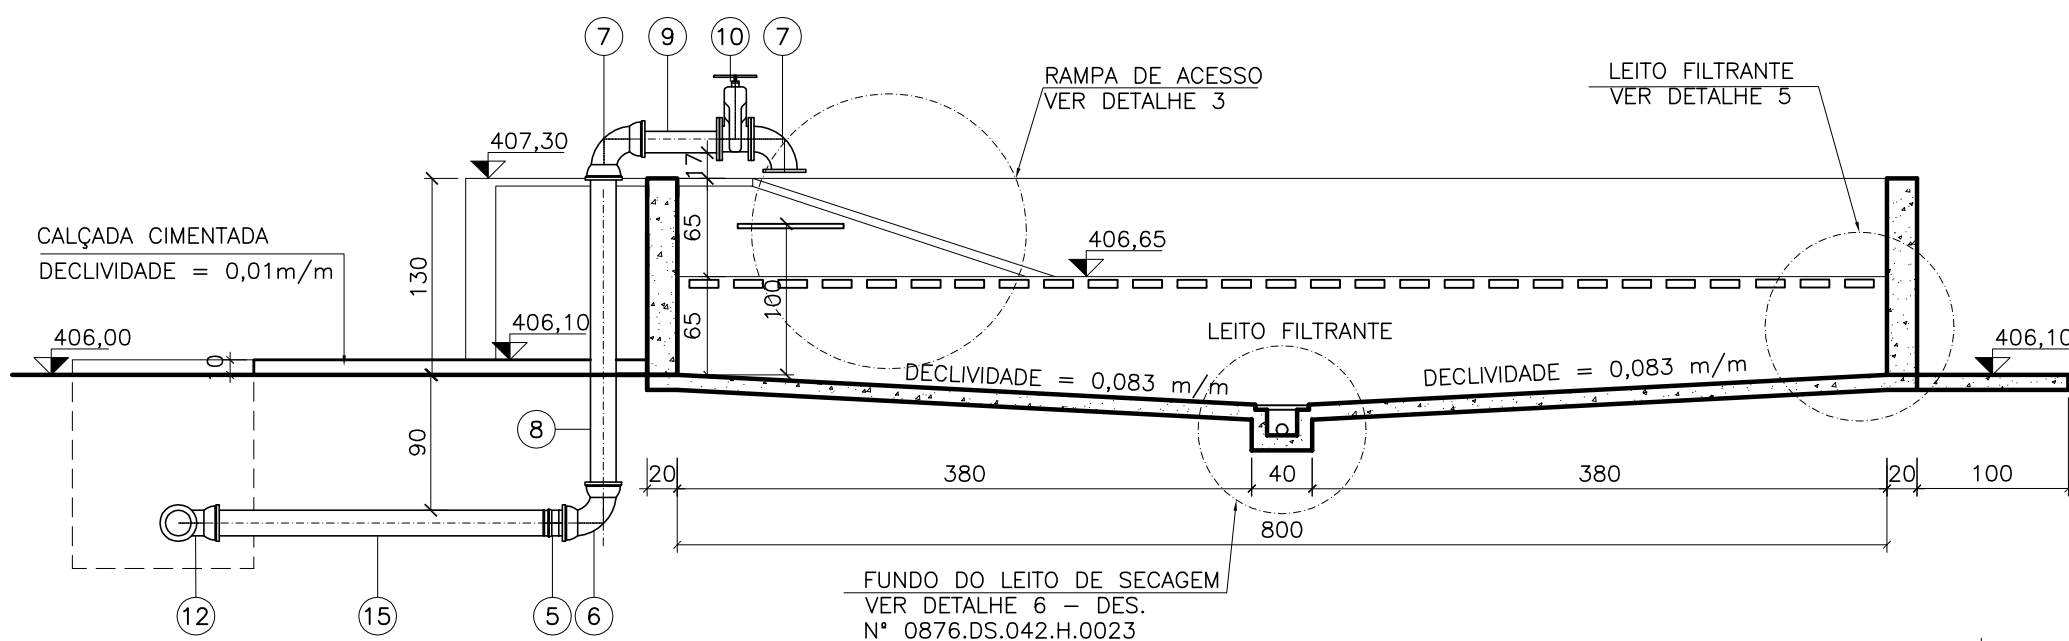


02 CORTE AA'
ESCALA 1/50

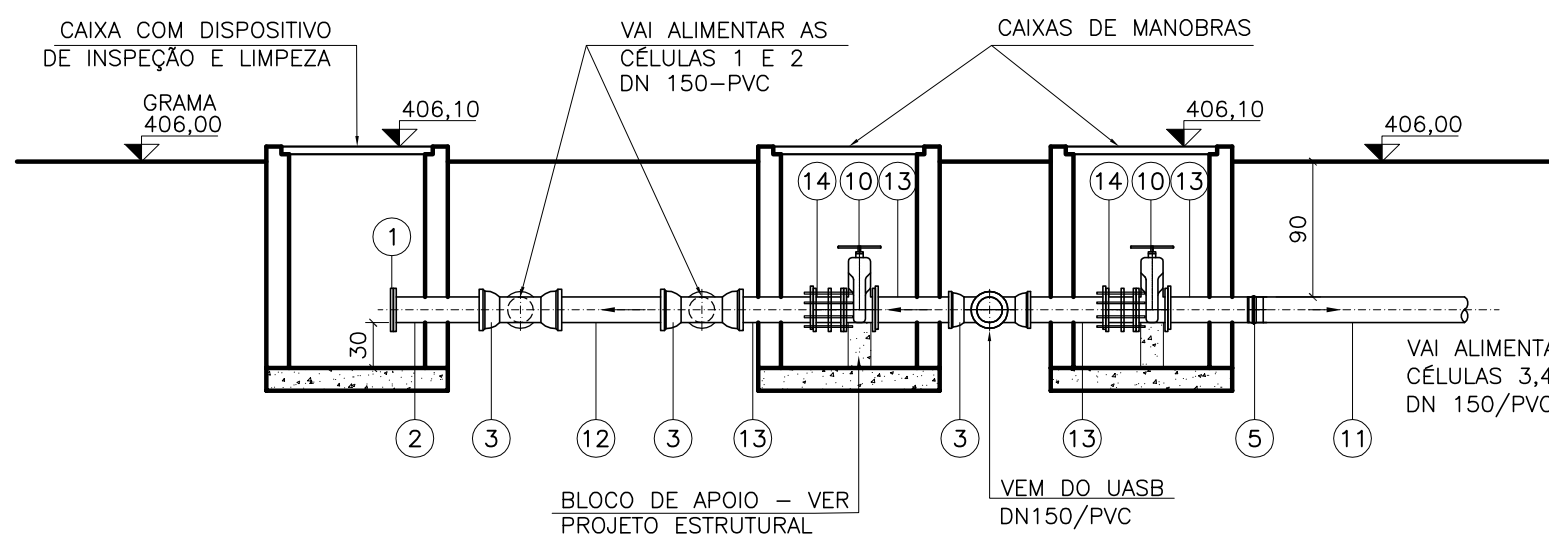


04 DETALHE 1
ESCALA 1/50

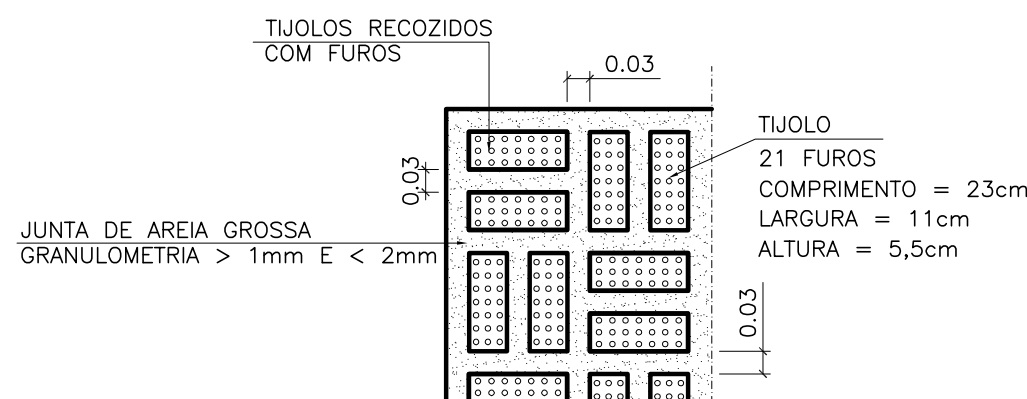


05 DETALHE 2 – ASSENTAMENTO DE TIJOLOS
NO LODO NO LEITO DE SECAGEM
SEM ESCALA

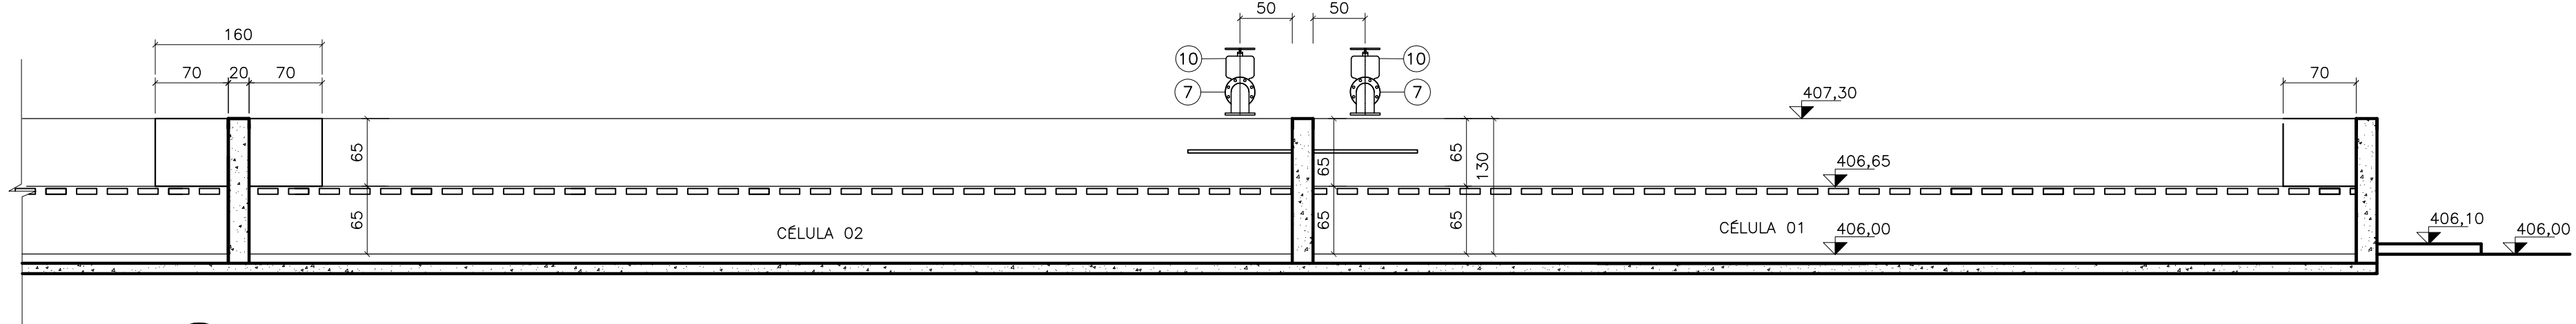


03 CORTE BB'
ESCALA 1/50

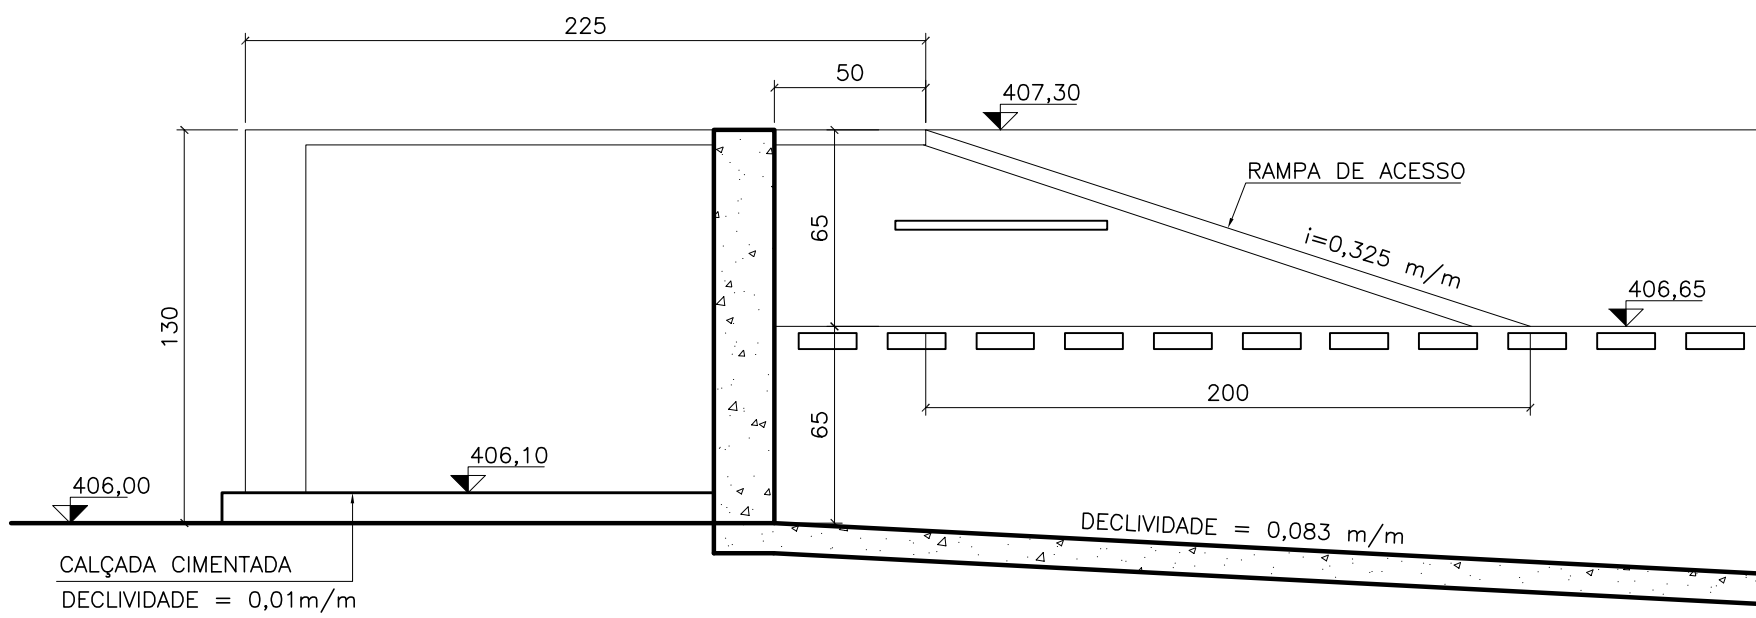

06 DETALHE 3 – RAMPA DE ACESSO
AO LEITO DE SECAGEM
ESCALA 1/25

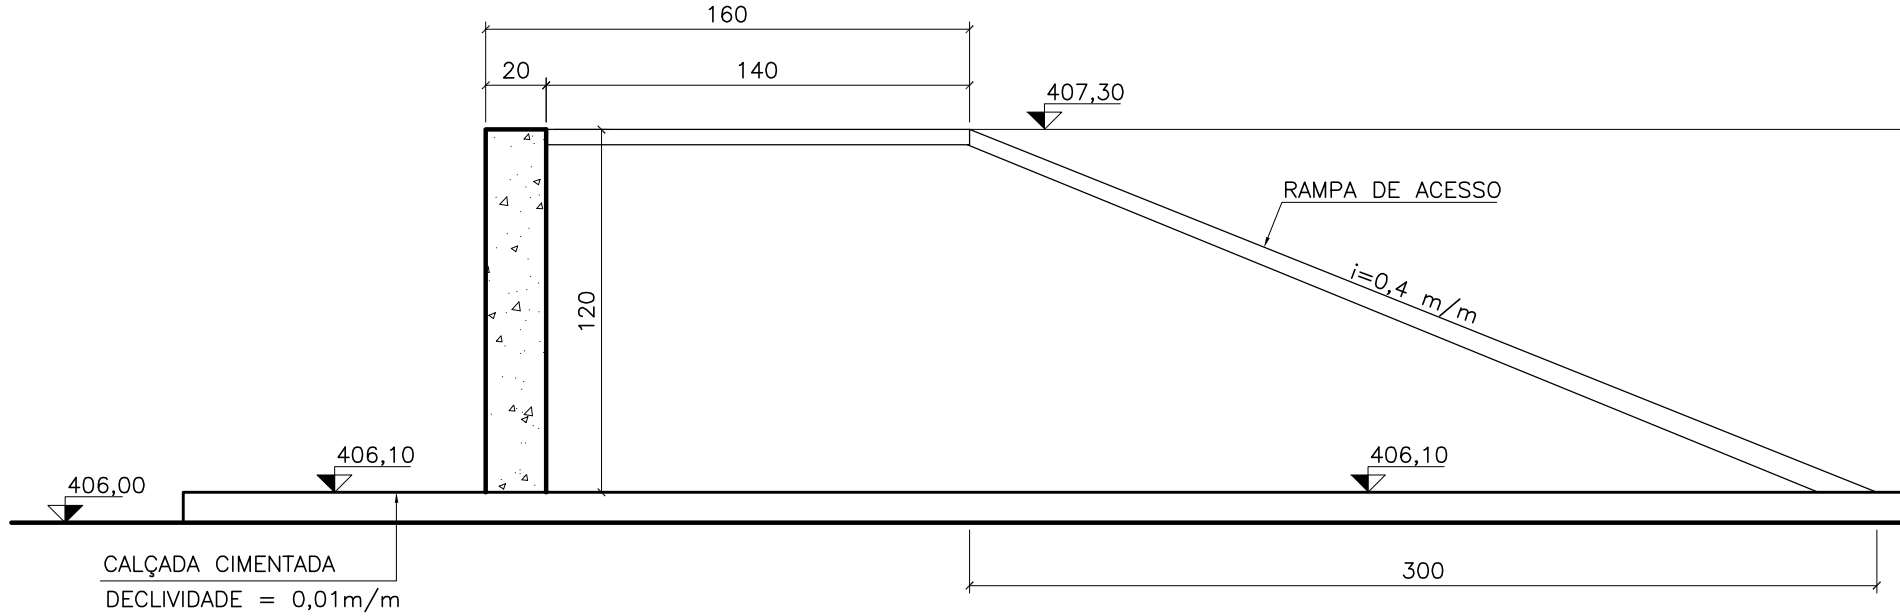

07 DETALHE 4 – RAMPA DE ACESSO
AO LEITO DE SECAGEM
ESCALA 1/25

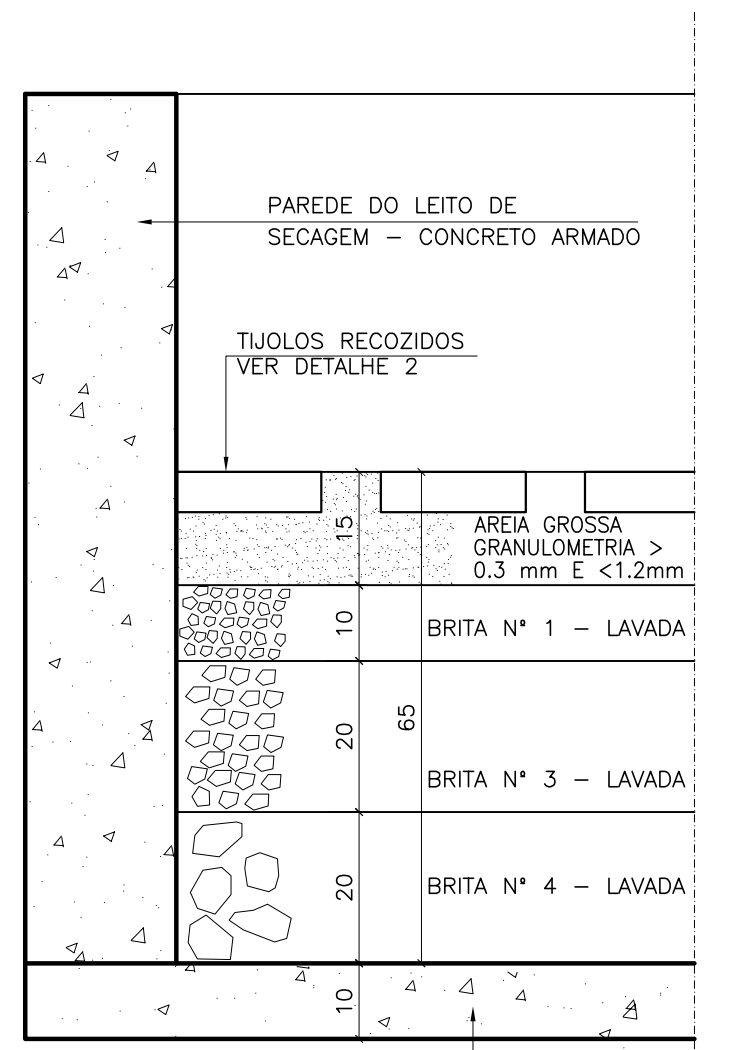

08 DETALHE 5 – CAMADAS DO LEITO FILTRANTE
ESCALA 1/10

ESTE DESENHO É PROPRIEDADE DA
COMPANHIA ESPÍRITO SANTENSE DE
SANEAMENTO – CESAN E NÃO PODE
SER COPIADO SEM SUA AUTORIZAÇÃO.

B-014-000-92-5-XX-0022	LEITO DE SECAGEM – 02/02								
B-014-000-92-5-XX-0004	PERFIL HIDRÁULICO								
B-014-000-92-5-XX-0003	FLUXOGRAMA								
B-014-000-92-5-XX-0002	TUBULAÇÕES EXTERNAS								
B-014-000-92-5-XX-0001	IMPLANTAÇÃO E URBANIZAÇÃO								
NÚMEROS	TÍTULOS	Nº	LOCAL	DISCRIMINAÇÃO	DES.	DIV.	GER.	DATA	
PRINCIPAIS DESENHOS DE REFERÊNCIA				REVISÃO					

CANCELA E SUBSTITUI
O DESENHO NÚMERO:

CANCELADO E SUBSTITUI
TUDO PELO DESENHO
NÚMERO:

CENTRO DE DOCUMENTAÇÃO

RECEBIDO: / /

Nº DOC.: ASS.:

APROVAÇÃO CESAN:

ASS.: MATR.:

UNID.: DATA: / /

ESTA APROVAÇÃO NÃO ISENTA A CONTRATADA
DE SUAS RESPONSABILIDADES LEGAIS.

EMITENTE:

PROJETADO:

COORDENADOR:

FLAVIA NAGEM NOGUEIRA ZANONI

ARTUR AUGUSTO OLIVEIRA NEVES

CREA: 5998/D REGIÃO: ES

CREA: 045302/D REGIÃO: RJ

DESENHO: ROSILENE NASCIMENTO

Nº DES. PROJETISTA:

DATA: 01 / 07 / 2011

0876.DS.042.H.0022/02

RESPONSÁVEL TÉCNICO:

ENGRº ARTUR AUGUSTO OLIVEIRA NEVES

CREA: 045302/D REGIÃO: ART Nº 0820110020948 DATA: 22/02/2011

EMIÇÃO CESAN

DATAS

PROJETADO:

CREA:

DESENHADO:

VERIFICADO:

DIVISÃO:

GERÊNCIA:

CESAN

MUNICÍPIO: MANTENÓPOLIS

DISTRITO: SEDE

BAIRRO: –

NOME DO EMPREENDIMENTO: MELHORIA DO SISTEMA DE ESGOTAMENTO SANITÁRIO DE MANTENÓPOLIS

TÍTULO: ESTAÇÃO DE TRATAMENTO DE ESGOTOS – ETE MANTENÓPOLIS

PROJETO HIDRÁULICO

LEITO DE SECAGEM – PLANTA BAIXA, CORTES AA', BB' E DETALHES

ESCALA: INDICADA

FOLHA: 01/02

Nº CESAN B-014-000-92-5-XX-0021

REV: 00