




COR	ESP.
1	07 0,1
2	07 0,2
3	07 0,3
4	07 0,4
5	07 0,5
6	07 0,6
7	07 0,7
8	07 0,8
9	07 0,9
10	07 1,0
11	07 1,1
12	07 1,2
13	07 1,3
14	07 1,4
15	07 1,5
16	07 1,6
17	07 1,7
18	07 1,8
19	07 1,9
20	07 2,0

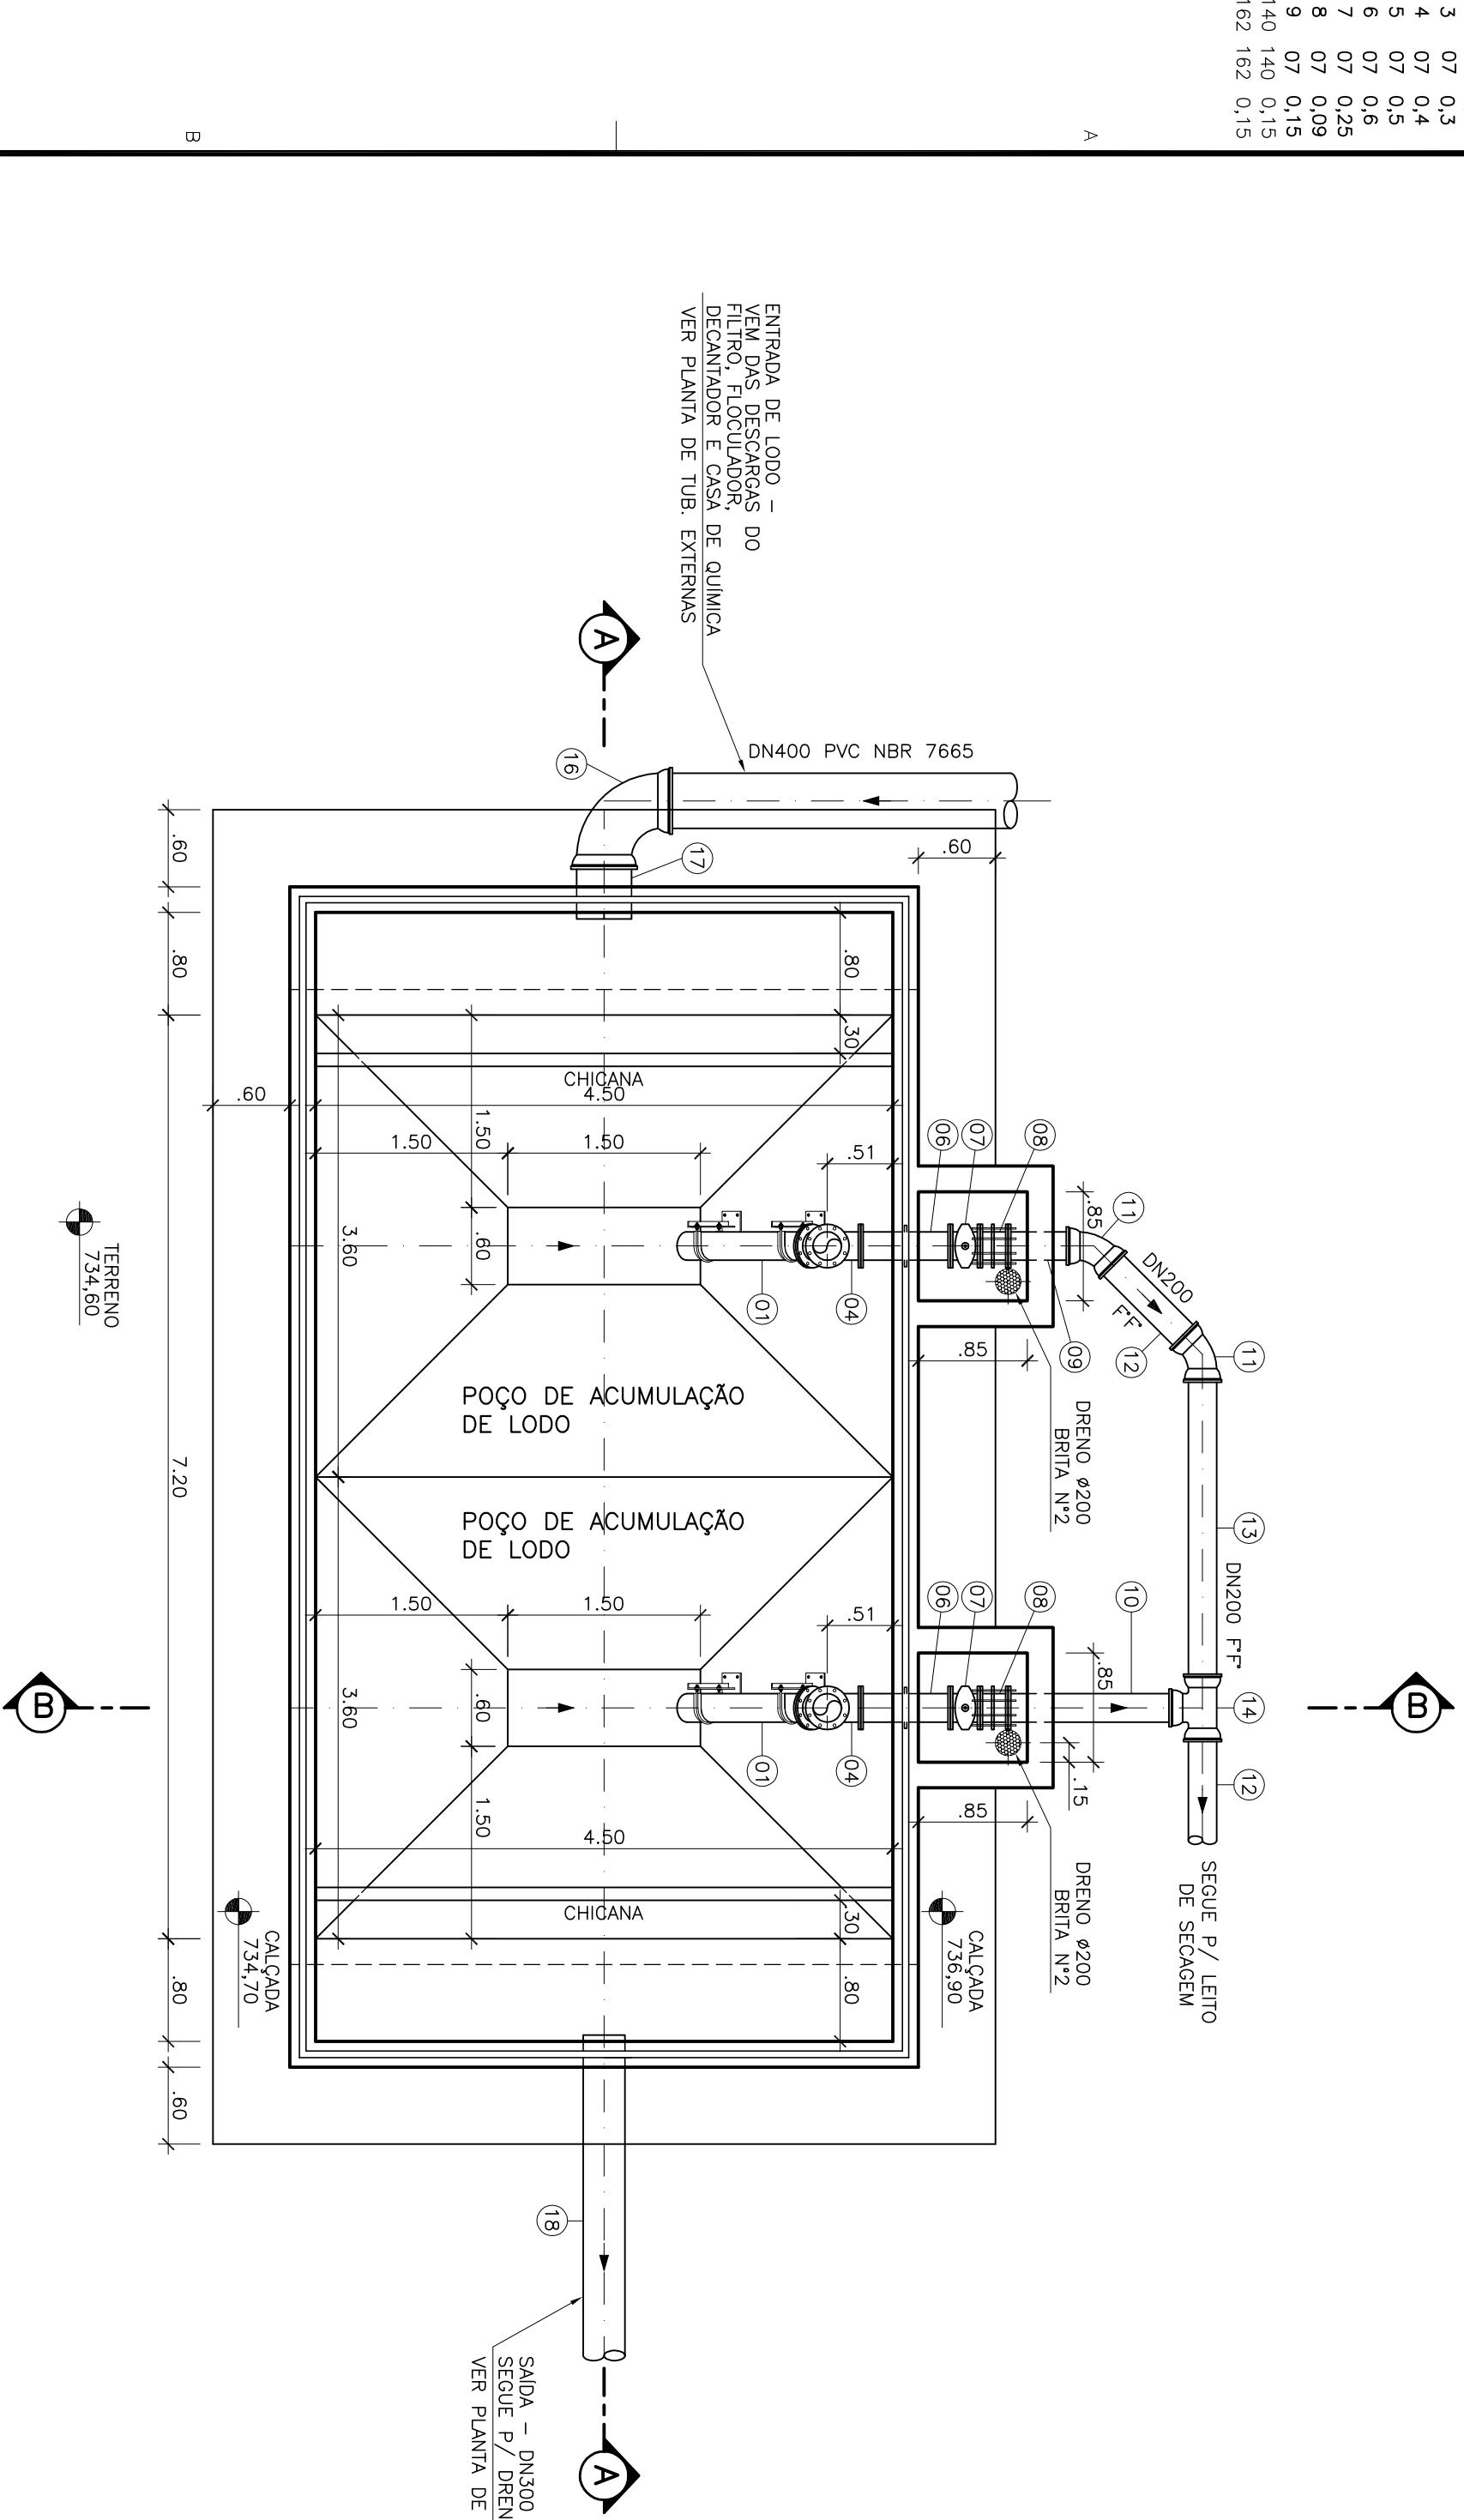


PLANTA BAIXA
ESC. 1/50

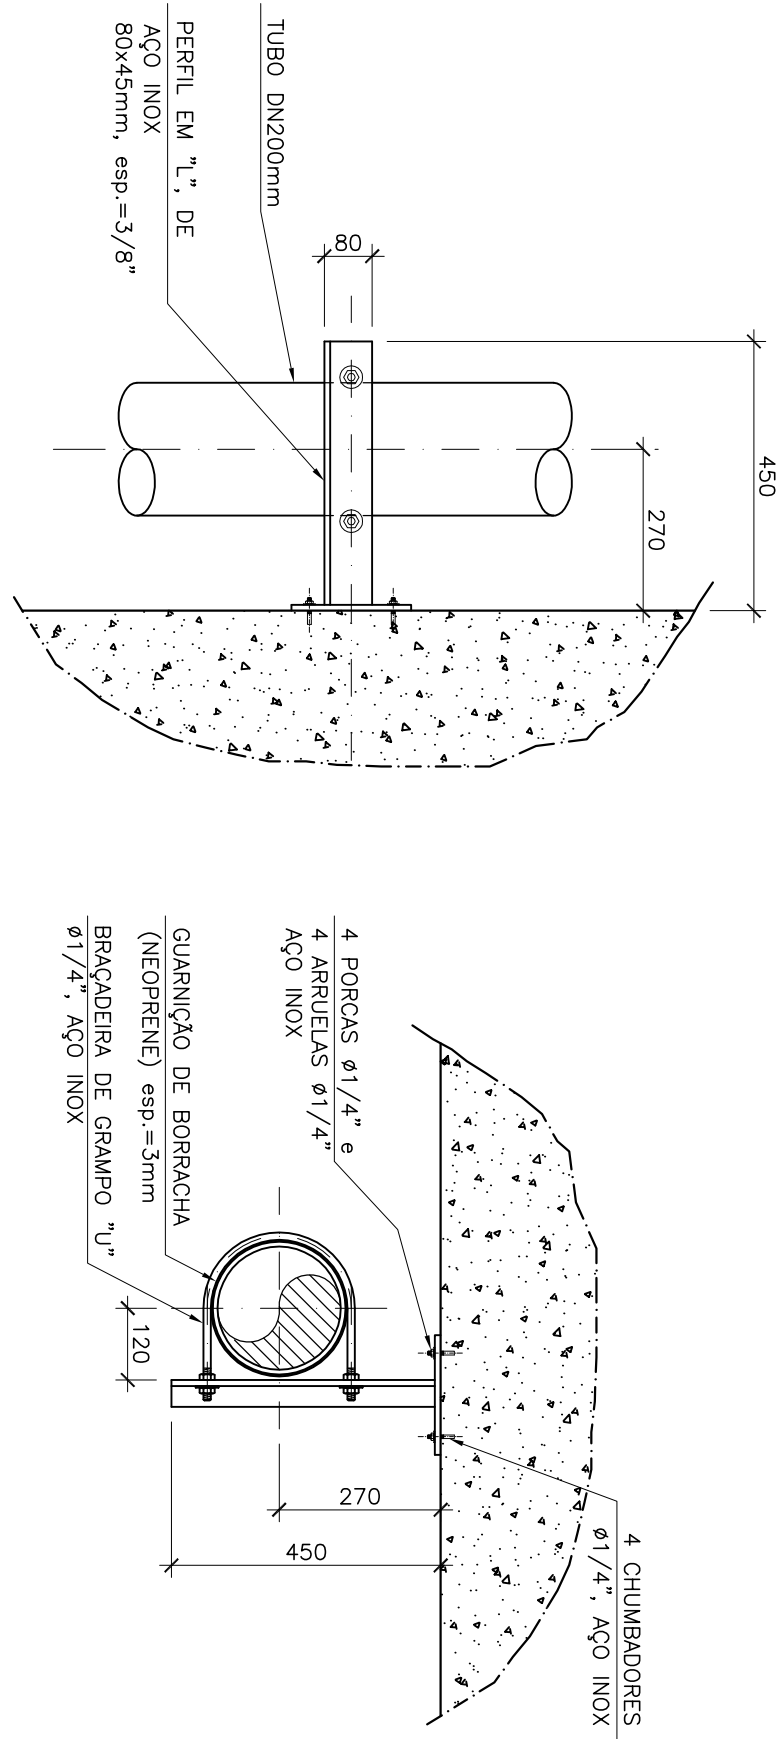

VISTA LATERAL
ESC. 1/125

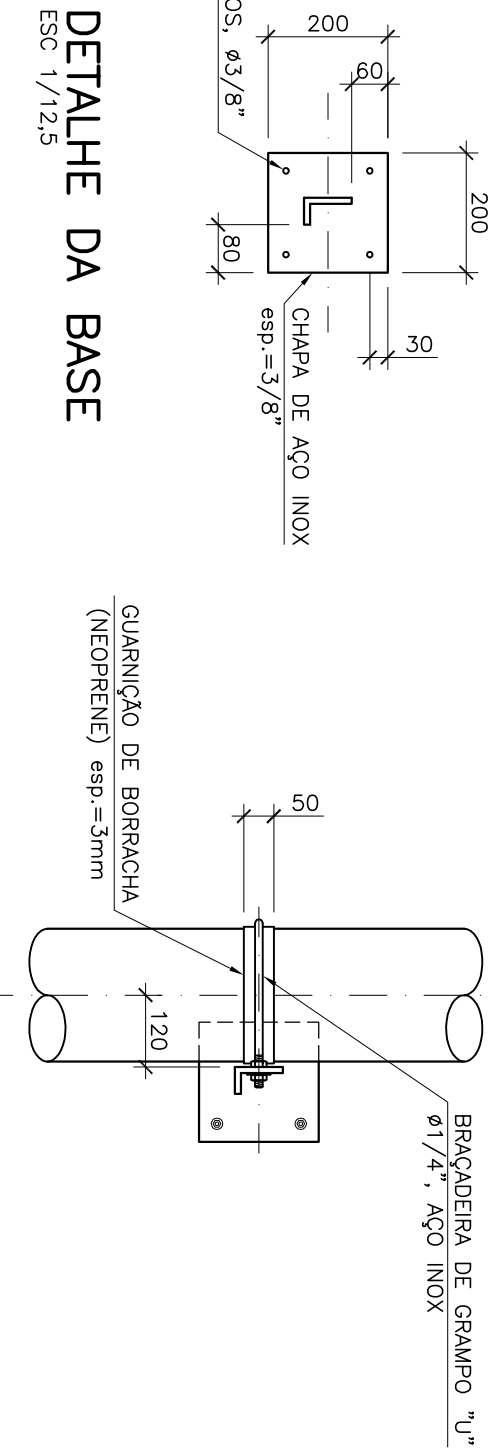


DETALHE DA BASE
ESC. 1/125

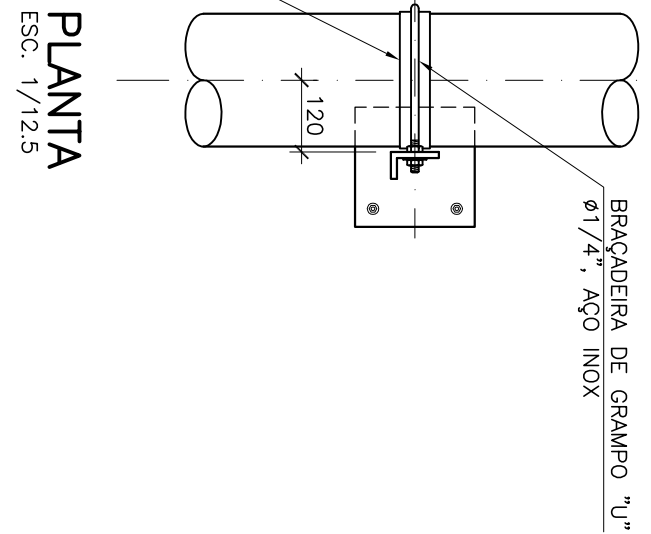

VISTA SUPERIOR
ESC. 1/125

PLANTA
ESC. 1/125

DETALHE – SUPORTE S.01
ESCALA INDICADA
COTAS EM MILÍMETROS

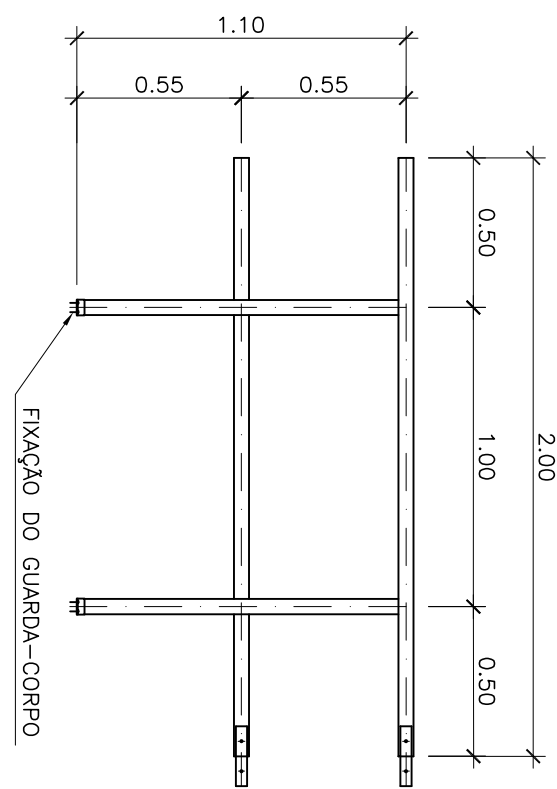

GUARDA-CORPO EM FIBRA DE VIDRO
DETALHE TÍPICO
ESC. 1:25

NOTAS:


1-DIMENSÕES E ELEVAÇÕES EM METRO. DIÂMETROS EM MILÍMETRO, EXCETO ONDE INDICADO

2-PARA LETO DE SECAÇÃO, VER DES. B-055-000-40-5-XX-0023 E 0024.


3-PARA TUBULAÇÕES EXTERNAS, VER DES. B-055-000-40-5-XX-0006.

4-PARA DRENAGEM PLUVIAL, VER DES. B-055-000-40-5-XX-0002 A 0004.

CORTE A-A
ESC. 1/50

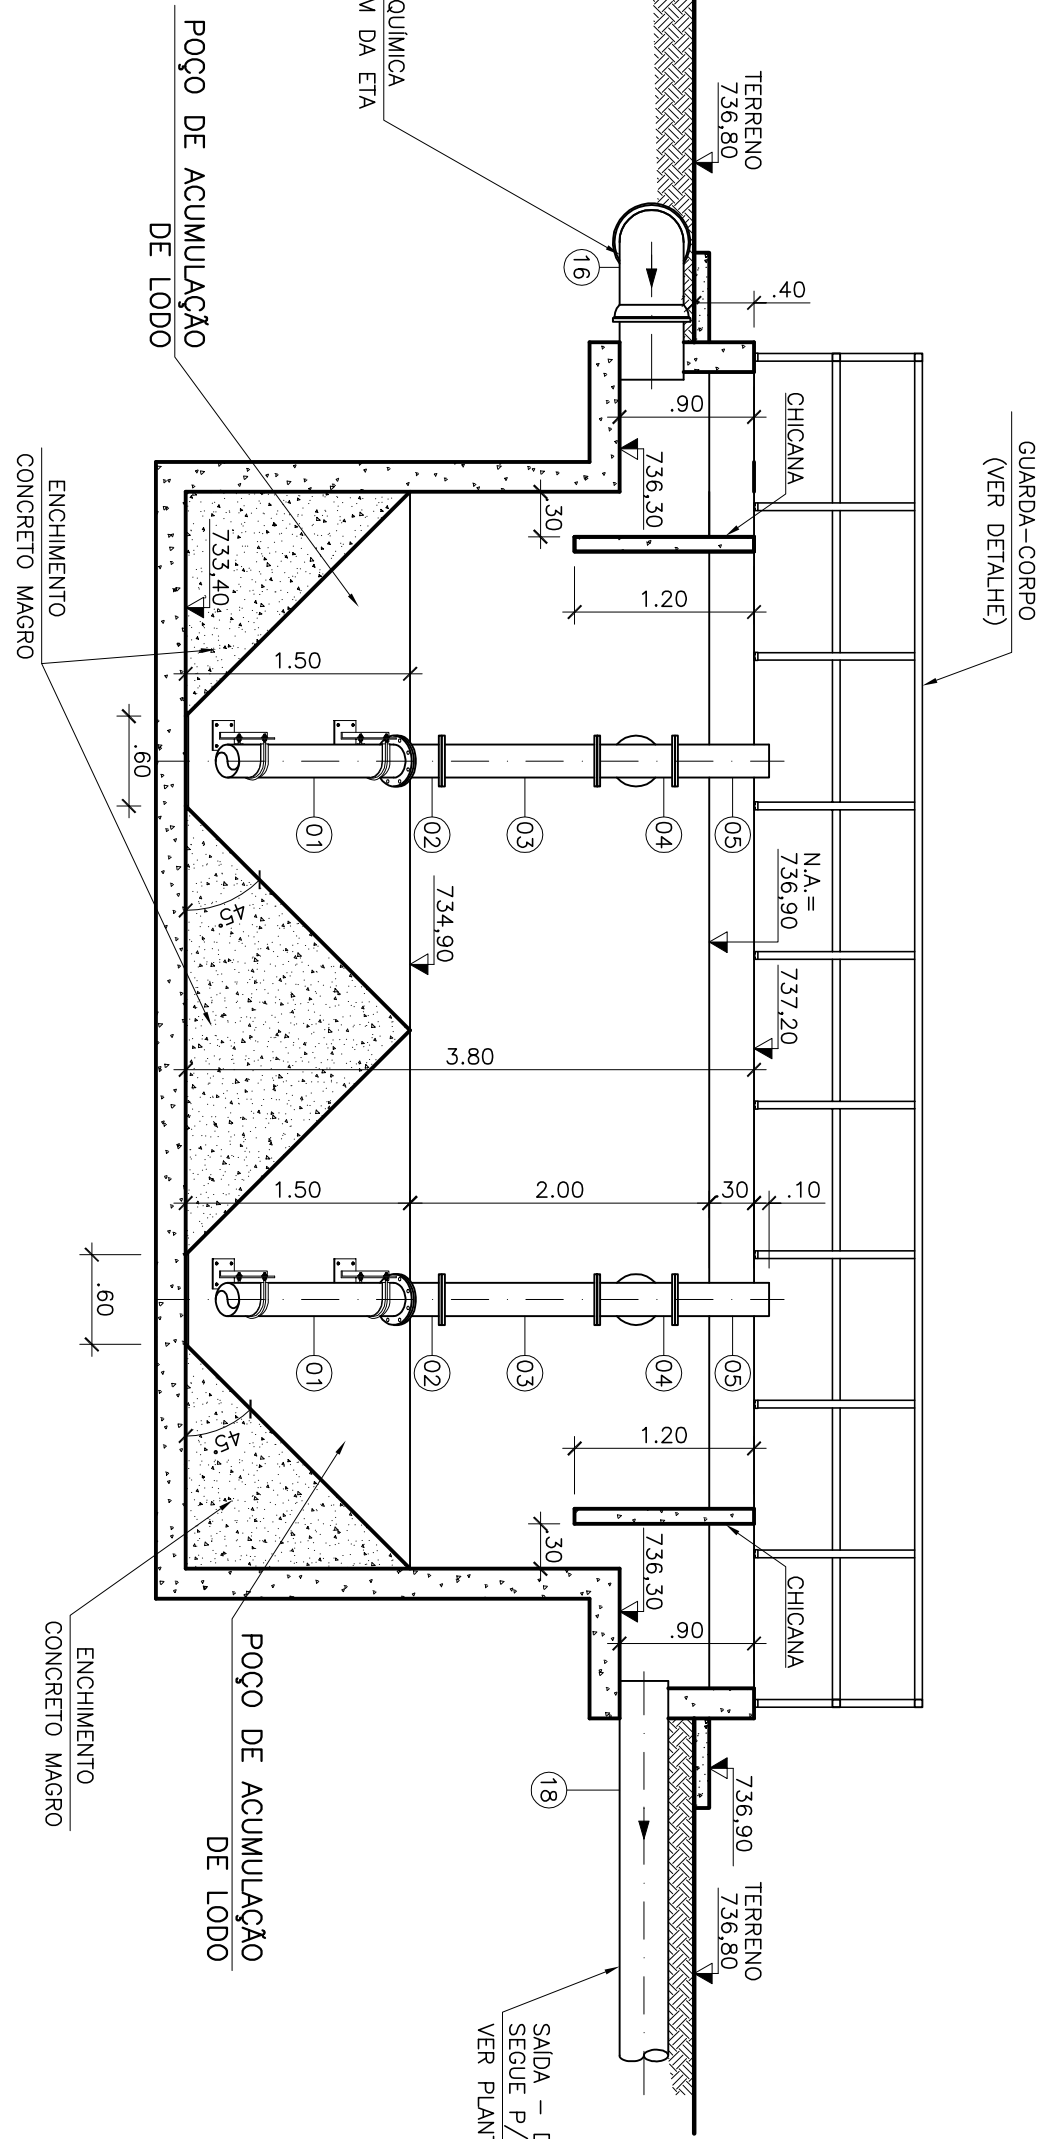

CORTE B-B
ESC. 1/50

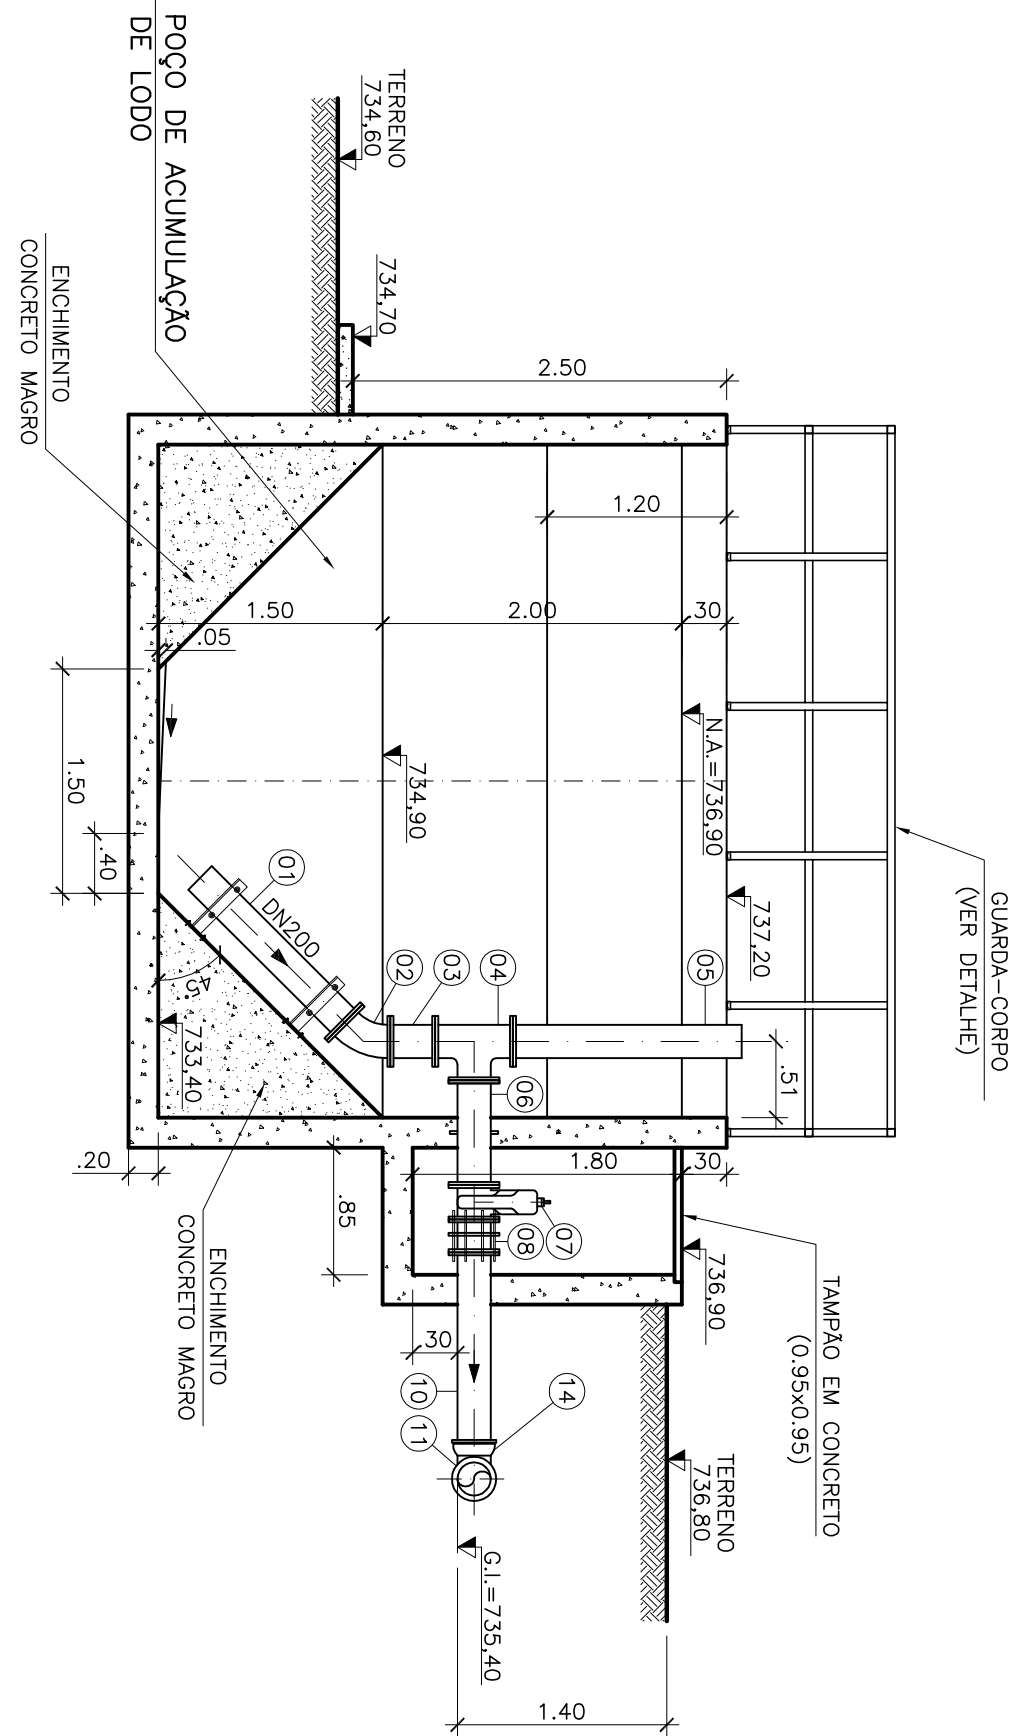

ESTE DESENHO É PROPRIEDADE DA
COMPANHIA ESPÍRITO SANTENSE DE
SAANEAMENTO – CESAN E NÃO PODE
SER COPIADO SEM SUA AUTORIZAÇÃO.

PRINCIPAIS DESENHOS DE REFERÊNCIA	Nº	LOCAL	DISCRIMINAÇÃO	REVISÃO	DES.	DIV.	GFR.	DATA
1								
2								
3								
4								
5								
6								
7								
8								
9								
10								
11								
12								
13								
14								
15								
16								
17								
18								
19								
20								

CANCELAR E SUBSTITUIR
O DESENHO NÚMERO:

CENTRO DE DOCUMENTAÇÃO

EMITENTE:

PROJETOADO: _____

DATAS

CESAN

MUNICÍPIO: STA. Mª DE JETIBA	DISTRITO: -	BARRO:
NOME DO EMPREENDIMENTO: AMPLIAÇÃO DO SISTEMA DE ABASTECIMENTO DE ÁGUA DE SANTA MARIA DE JETIBA		
TÍTULO: ESTAÇÃO DE TRATAMENTO DE ÁGUA		
PROJETO HIDRÁULICO – TANQUE DE CLARIFICAÇÃO		
PLANTA, CORTES, DETALHES E LISTA DE MATERIAIS 01/01		
ESCALA: 1:50	FOLHA: 22/24	Nº CESAN B-055-000-40-5-XX-0022
REV: 00		