

COR
1
2
3
4
5
6
7
8
9

ESP:
0,4
0,2
0,6
0,25
0,3
0,5
0,25
0,2
0,15

A

B

C


D

1

2

3


4

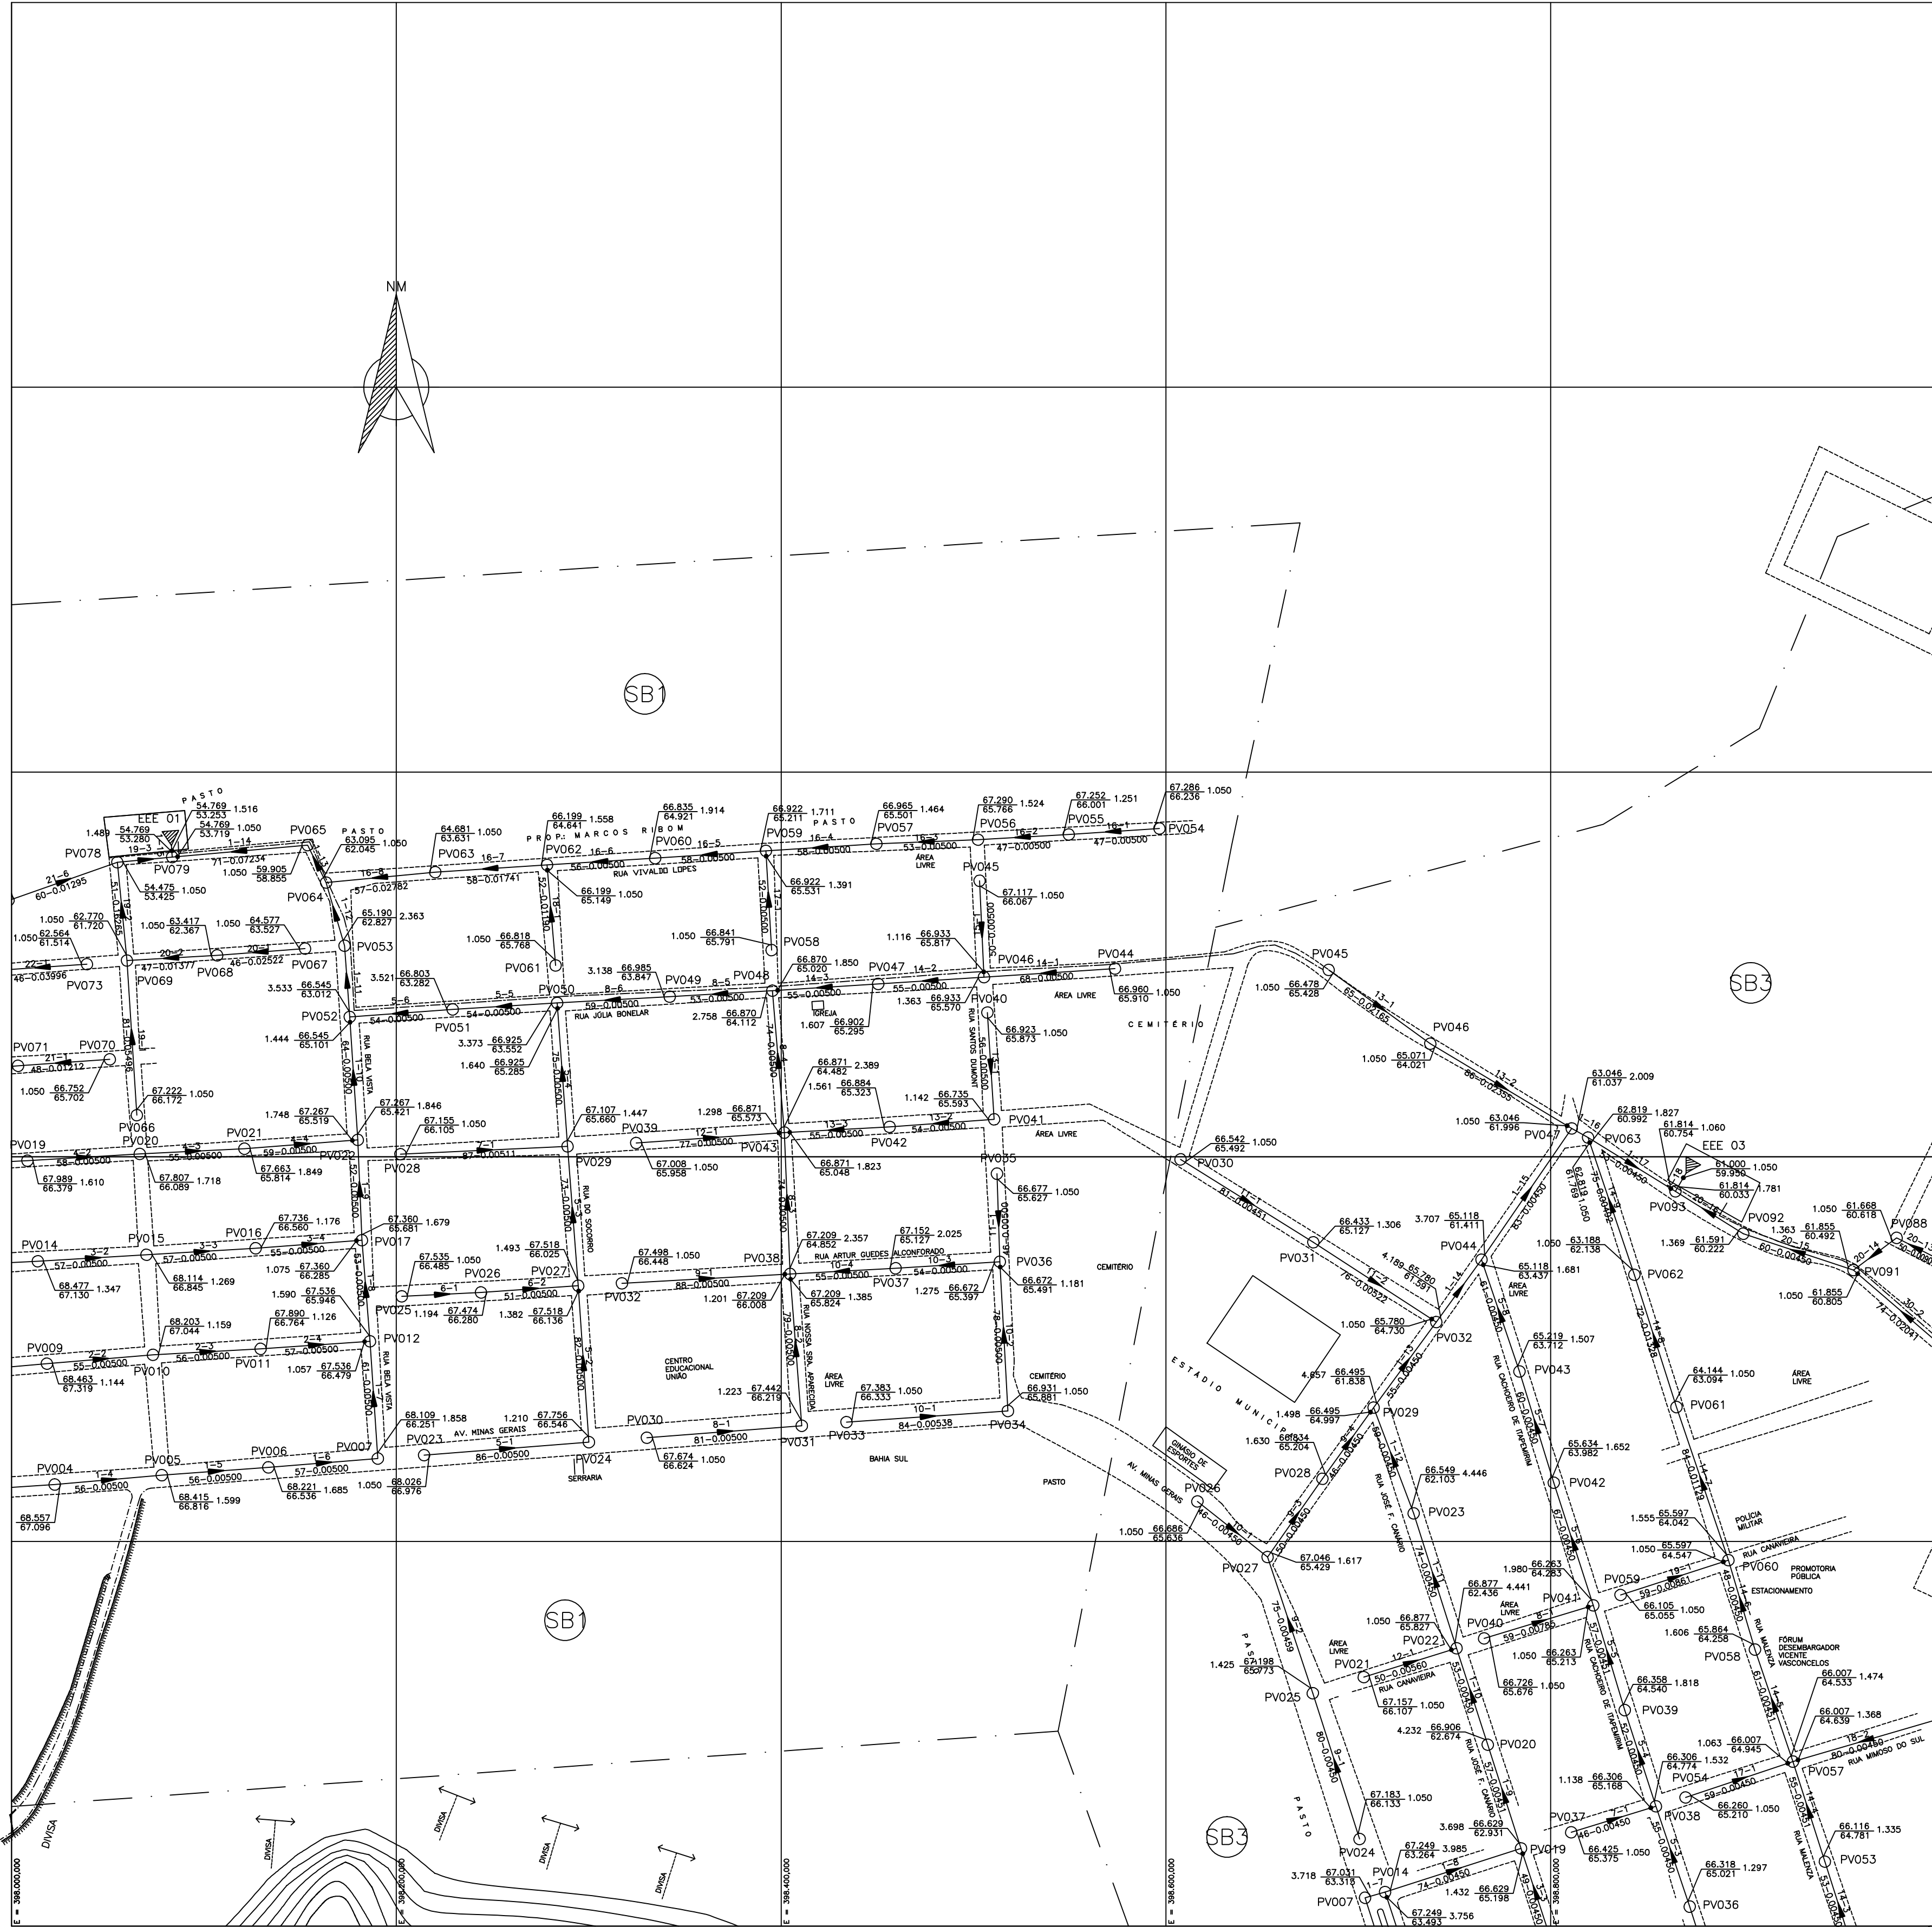

NOTAS:

- 1 - COTAS EM METROS.
- 2 - DIÂMETROS NÃO COTADOS SERÃO DE 150 MM.
- 3 - MATERIAL NÃO ESPECIFICADO SERÁ DE PVC.
- 4 - O MATERIAL ESPECIFICADO PARA A LINHA DE RECALQUE SERÁ DE PVC DEFOFO, VER DIÂMETRO NAS PLANTAS ESPECÍFICAS.

LEGENDA:

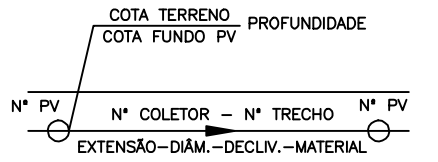

REDE COLETORES PROJETADA
REDE COLETORES EXECUTADA
POÇO DE VISITA
PV COM TUBO DE QUEDA OU DEGRAU
LINHA DE RECALQUE
DIVISÃO DE BACIAS
SUB-BACIA n

ARTICULAÇÃO:

01	02	03	04
05	06	07	
08	09	10	11

ESTE DESENHO É PROPRIEDADE DA
COMPANHIA ESPÍRITO SANTENSE DE
SANEAMENTO - CESAN E NÃO PODE
SER COPIADO SEM SUA AUTORIZAÇÃO.

NÚMEROS	TÍTULOS	N°	LOCAL	DISCRIMINAÇÃO	DES.	DIV.	GER.	DATA
PRINCIPAIS DESENHOS DE REFERÊNCIA				REVISÃO				

CANCELA E SUBSTITUI O DESENHO NÚMERO:
CANCELADO E SUBSTITUI TUDO PELO DESENHO NÚMERO:

CENTRO DE DOCUMENTAÇÃO
RECEBIDO: / /
N° DOC.: ASS.:
APROVAÇÃO CESAN:
ASS.: MATR.:
UNID.: DATA:
ESTA APROVAÇÃO NÃO ISENTA A CONTRATADA DE SUAS RESPONSABILIDADES LEGAIS.

EMITENTE:	AQUA CONSULT
PROJETADO:	SIMONE DE JESUS SILVA
COORDENADOR:	NESTOR A. GORZA JR.
CREA: 6432-D REGIÃO: ES	CREA: 3424-D REGIÃO: ES
DESENHO: THIAGO CALMON	N° DES. PROJETISTA:
DATA: / /	066-HS-6-031-610
RESPONSÁVEL TÉCNICO: ALEXANDRE J. SERAFIM	DATA: 06/05
CREA: 961-D REGIÃO: ES ART. N°	DATA: 06/05

EMISSION CESAN	DATAS
PROJETADO:	AQUA CONSULT
CREA: -	
DESENHADO:	
VERIFICADO:	MILTON KLAINE
DIVISÃO:	MILTON KLAINE
GERÊNCIA:	CLAUDIA V.D. CONTARATO

MUNICÍPIO: PEDRO CANÁRIO	DISTRITO: SEDE	BAIRRO: VÁRIOS
NOME DO EMPREENDIMENTO: AMPLIAÇÃO/MELHORIA DO SES - PEDRO CANÁRIO - ES		
TÍTULO: REDE COLETORES DE ESGOTOS		
BACIA I (SUB BACIAS 1 E 3)		
PLANTA BAIXA		
ESCALA: 1:2000	FOLHA: 02 / 11	N° CESAN C-006-000-94-5-XX-0003
		REV: 0