

COR
1
2
3
4
5
6
7
8
9


ESP:
0,4
0,2
0,6
0,25
0,3
0,5
0,25
0,2
0,15

A

B

C


D

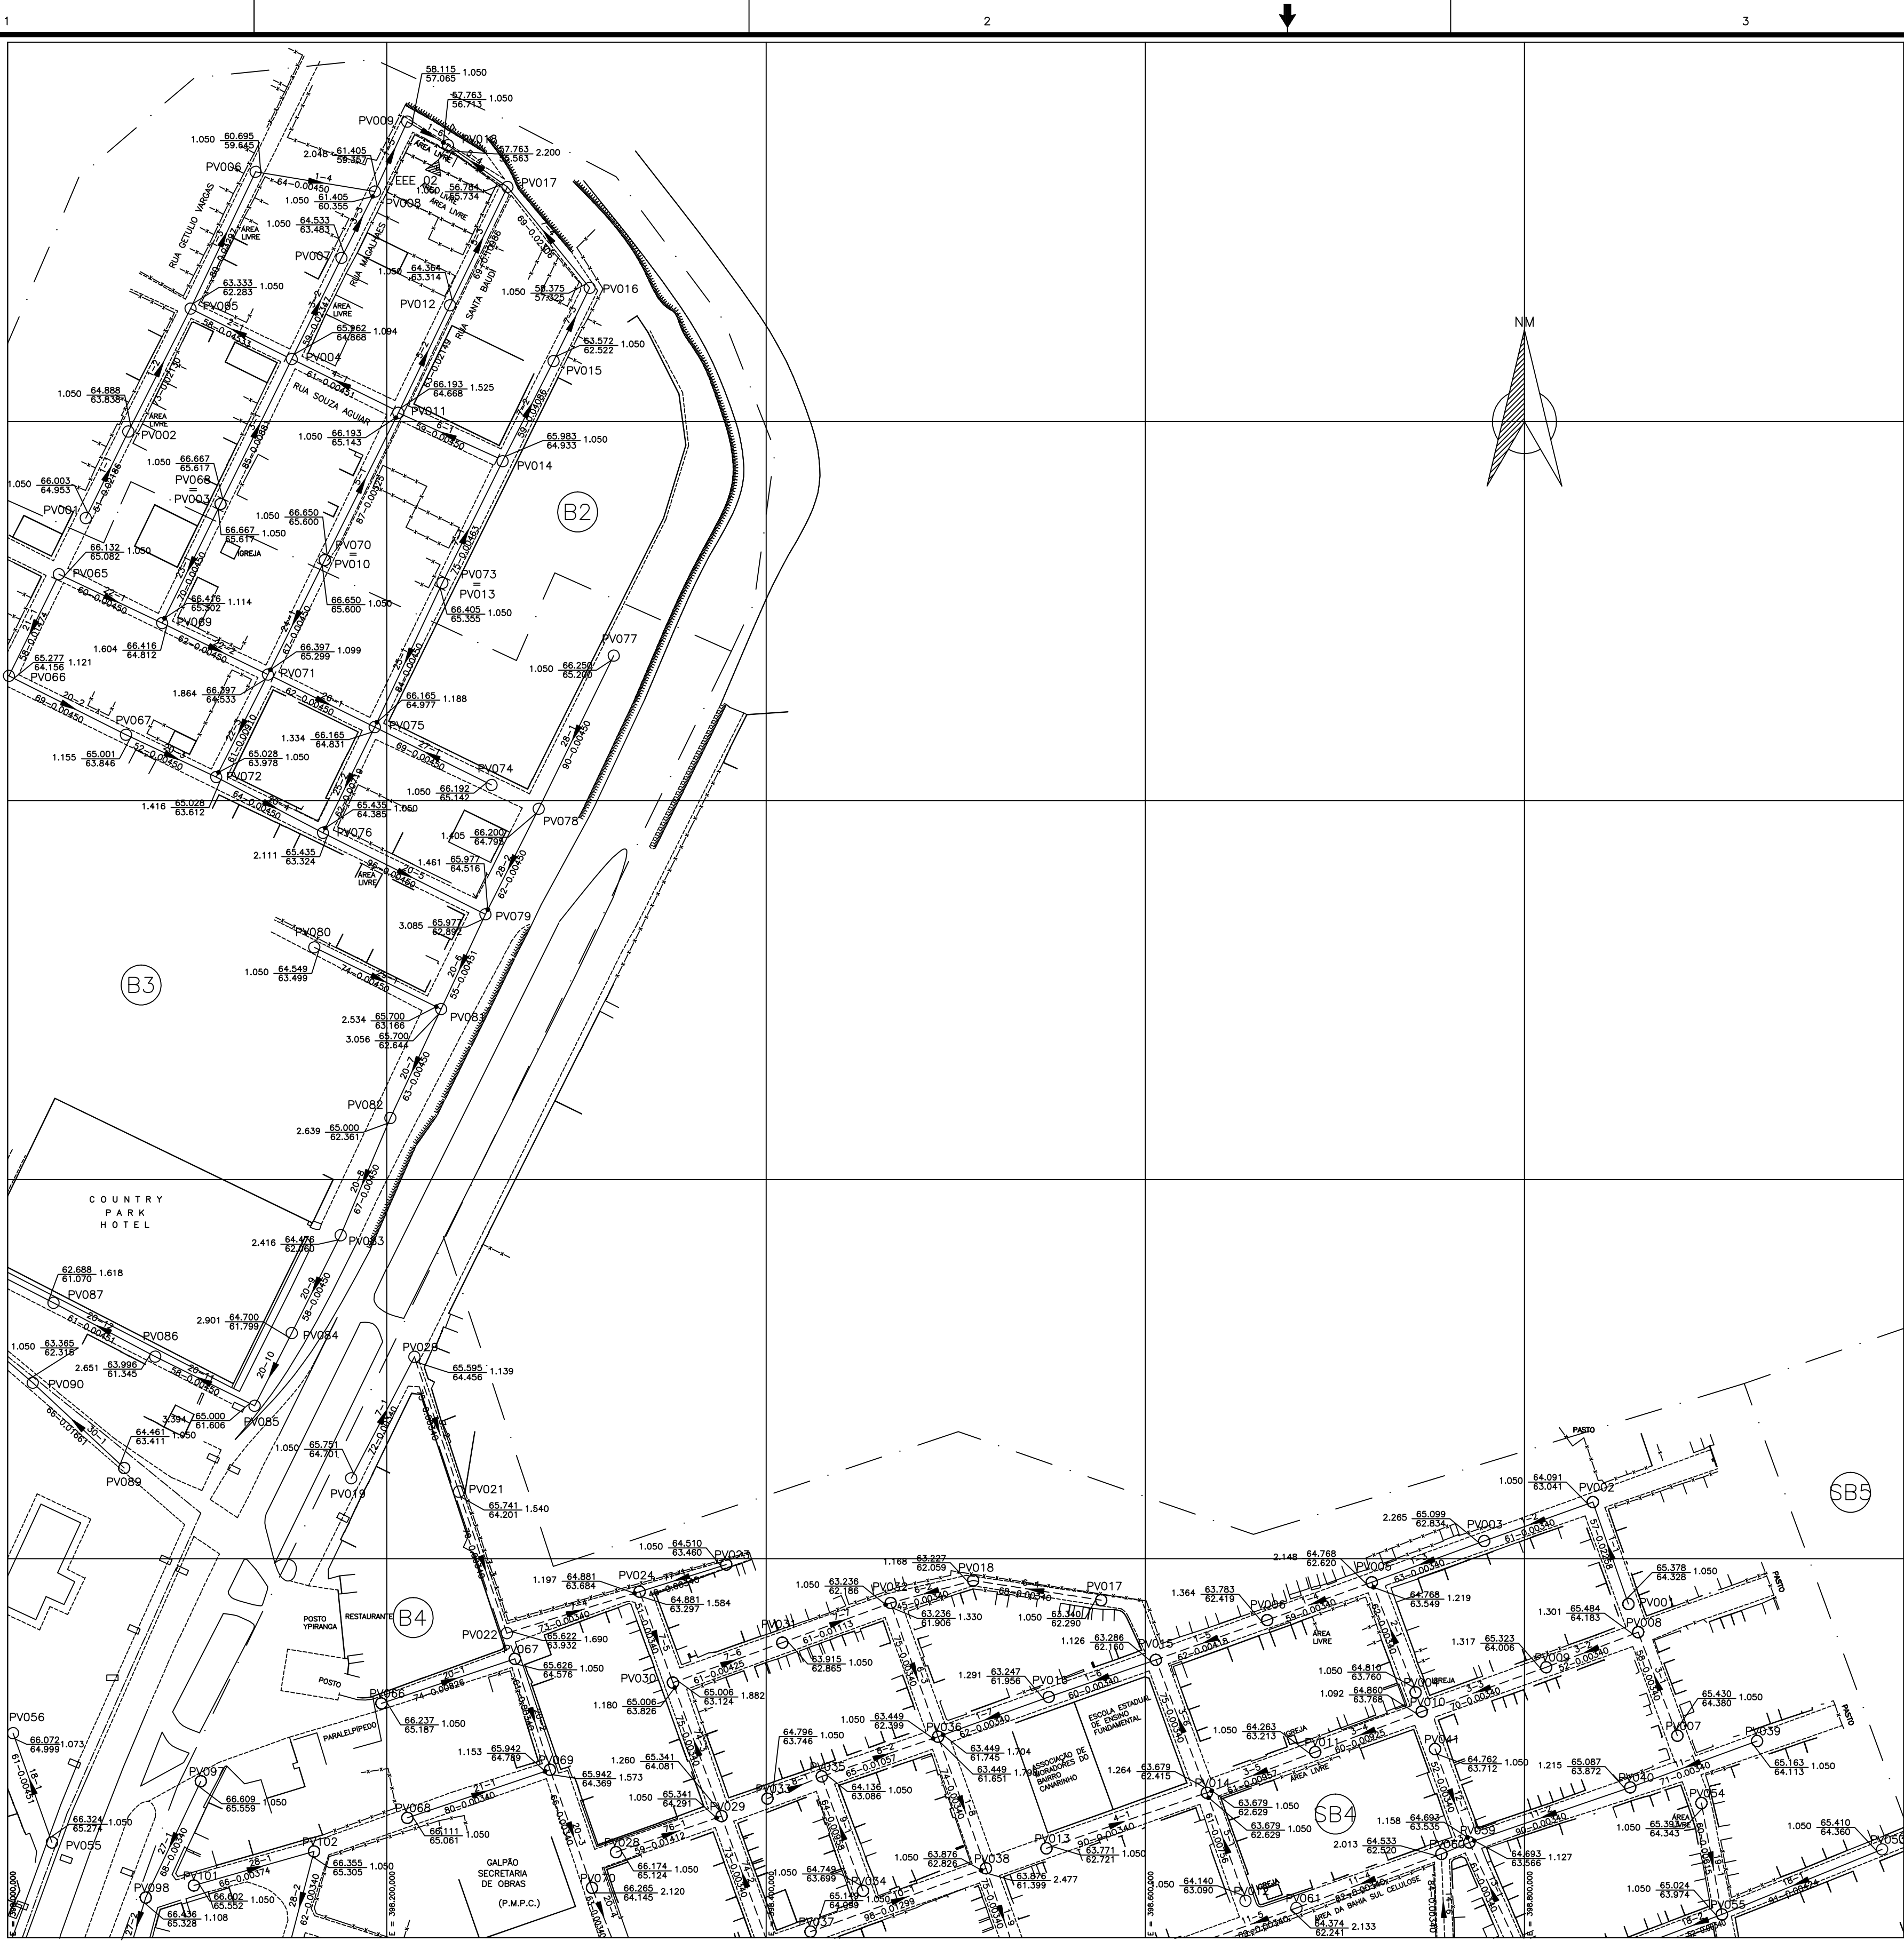


NOTAS:

- 1 - COTAS EM METROS.
- 2 - DIÂMETROS NÃO COTADOS SERÃO DE 150 MM.
- 3 - MATERIAL NÃO ESPECIFICADO SERÁ DE PVC.
- 4 - O MATERIAL ESPECIFICADO PARA A LINHA DE RECALQUE SERÁ DE PVC DEFOFO, VER DIÂMETRO NAS PLANTAS ESPECÍFICAS.

LEGENDA:

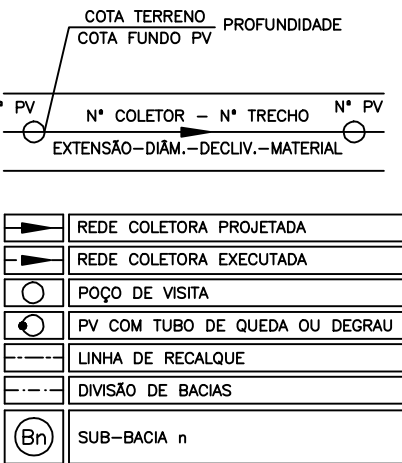

ARTICULAÇÃO:

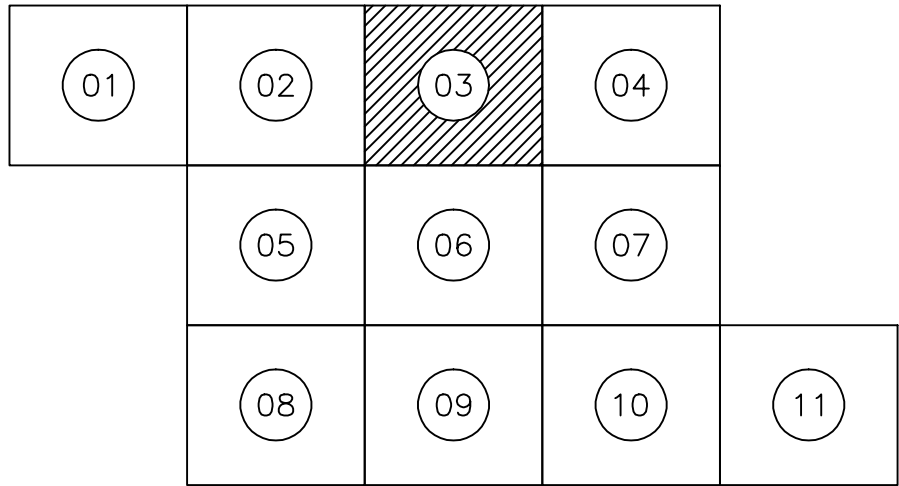

ESTE DESENHO É PROPRIEDADE DA
COMPANHIA ESPÍRITO SANTENSE DE
SAANEAMENTO - CESAN E NÃO PODE
SER COPIADO SEM SUA AUTORIZAÇÃO.

NÚMEROS		TÍTULOS		Nº	LOCAL	DISCRIMINAÇÃO	DES.	DIV.	GER.	DATA
PRINCIPAIS DESENHOS DE REFERÊNCIA						REVISÃO				

CANCELA E SUBSTITUI O DESENHO NÚMERO:		CENTRO DE DOCUMENTAÇÃO		EMITENTE:		EMISSÃO CESAN		DATAS	
		RECEBIDO: / /		AQUA CONSULT		PROJETADO: AQUA CONSULT		12/05	
		Nº DOC.: ASS.: /		consultoria e projetos de engenharia ltda		CREA: -			
		APROVAÇÃO CESAN:		PROJETADO: SIMONE DE JESUS SILVA		DESENHADO:			
		ASS.: MATR.: /		COORDENADOR: NESTOR A. GORZA JR.		VERIFICADO: MILTON KLAINE			
		UNID.: DATA: / /		CREA: 6432-D REGIÃO: ES		DIVISÃO: MILTON KLAINE			
		ESTA APROVAÇÃO NÃO ISENTA A CONTRATADA DE SUAS RESPONSABILIDADES LEGAIS.		DESENHO: THIAGO CALMON		GERÊNCIA: CLÁUDIA V.D. CONTARATO			
				DATA: /12/05					
				RESPONSÁVEL TÉCNICO: ALEXANDRE J. SERAFIM					
				CREA: 961-D REGIÃO: ES ART Nº: DATA: 06/05					

MUNICÍPIO: PEDRO CANÁRIO			DISTRITO: SEDE			BAIRRO: VÁRIOS		
NOME DO EMPREENDIMENTO: AMPLIAÇÃO/MELHORIA DO SES - PEDRO CANÁRIO - ES								
TÍTULO: REDE COLETOIRA DE ESGOTOS								
BACIA 1 (SUB BACIAS 2, 3 E 4)								
PLANTA BAIXA								
ESCALA: 1:2000			FOLHA: 03 / 11			Nº CESAN: C-006-000-94-5-XX-0004		
						REV: 0		