




ESP.	07	0,1
COR	1	07 0,2
	2	07 0,3
	3	07 0,4
	4	07 0,5
	5	07 0,6
	6	07 0,8
	7	07 0,28
	8	07 0,10
	9	07 0,15
	10	140 0,15
	162	162 0,15

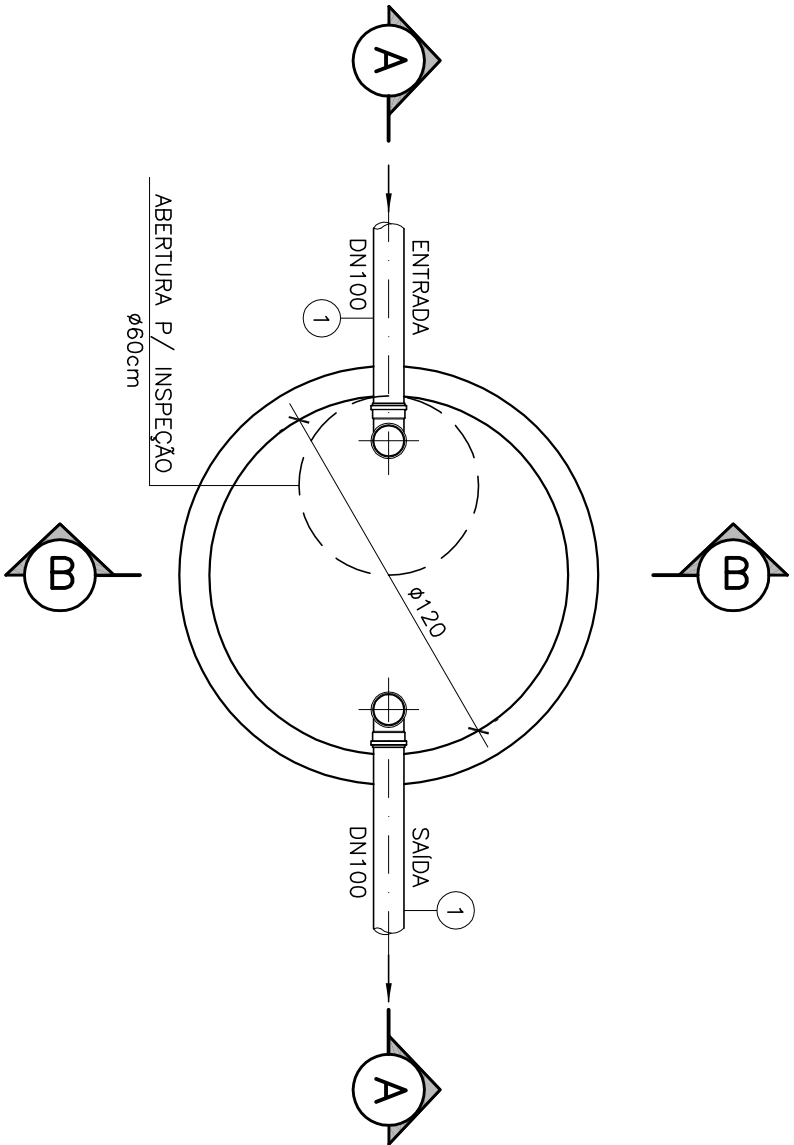


PLANTA BAIXA
DETALHE DA FOSSA SÉPTICA

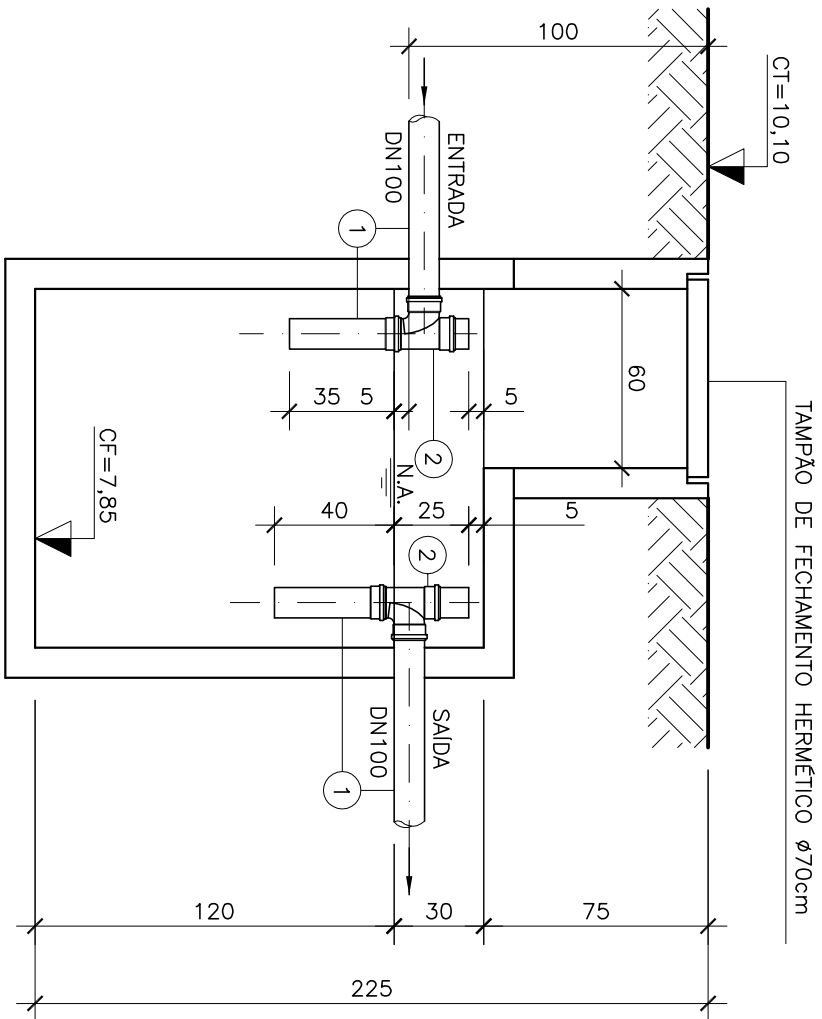


CORTE – AA

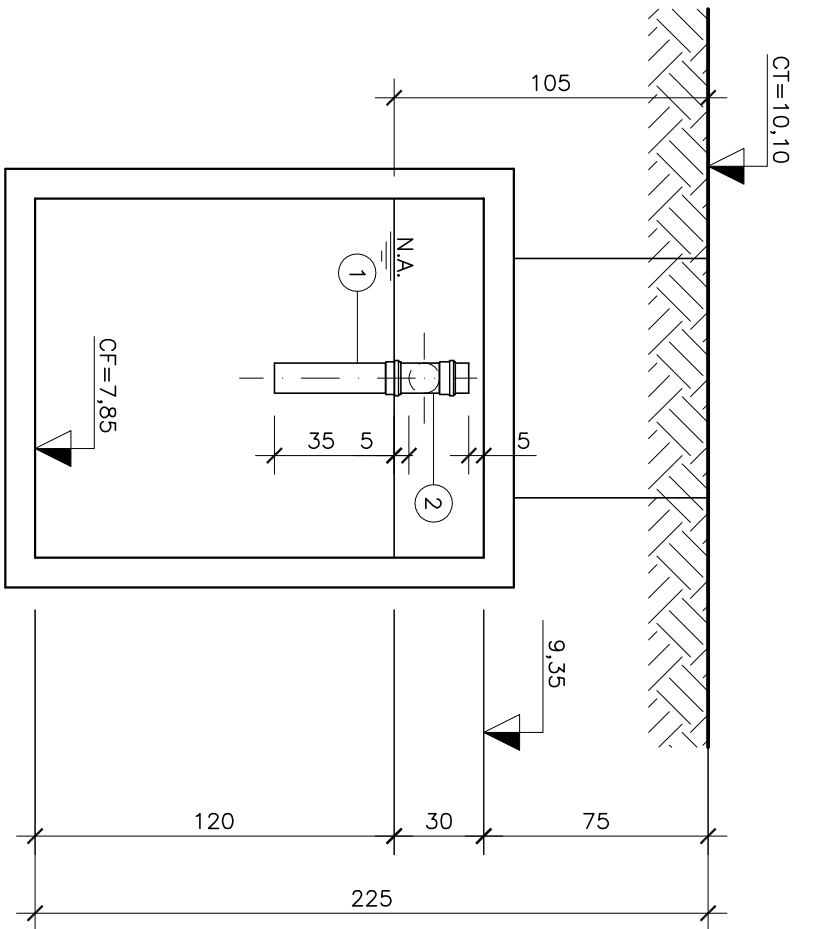


CORTE – BB

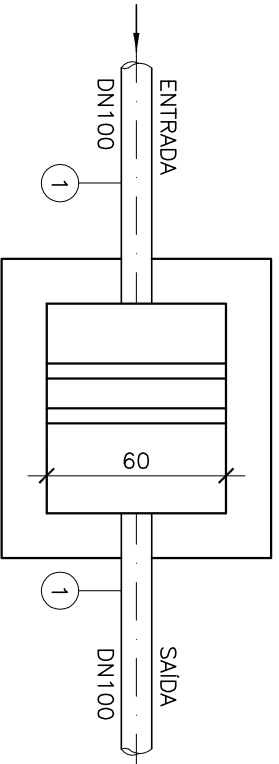


PLANTA BAIXA

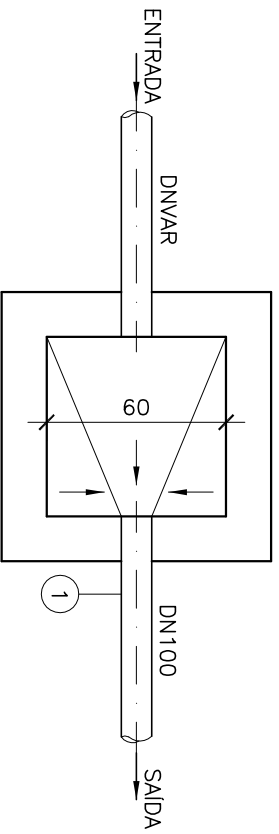


PLANTA BAIXA

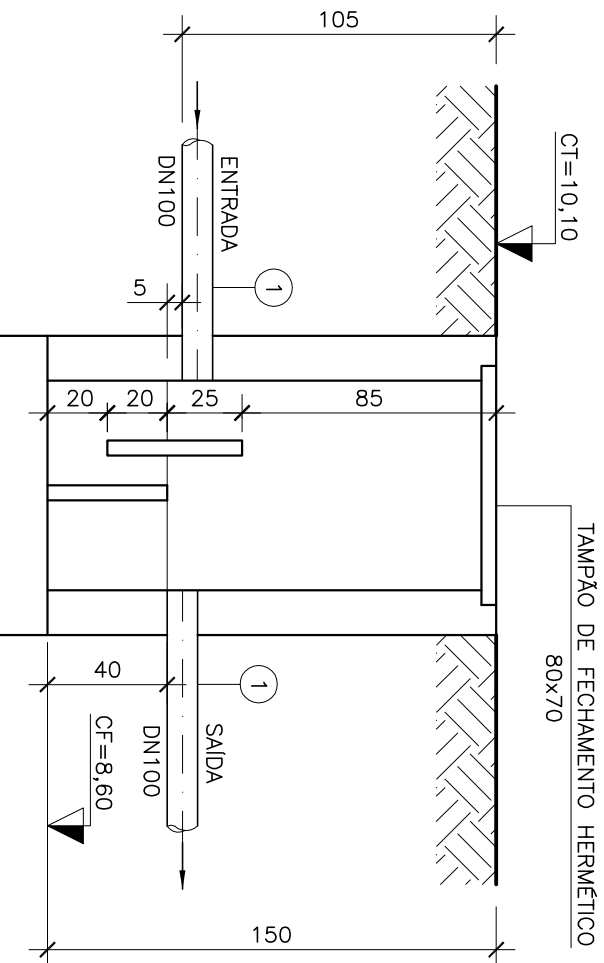


CORTE

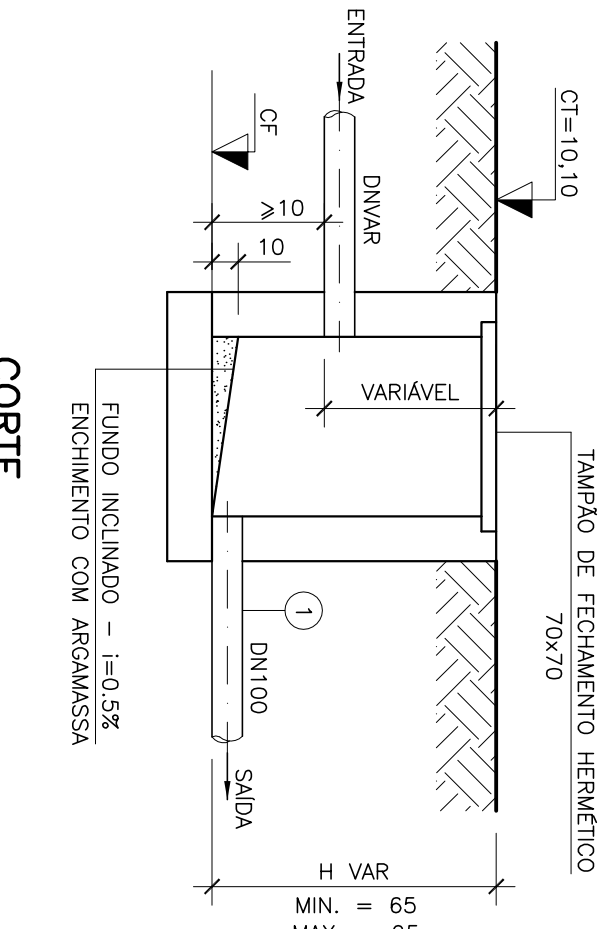


CORTE

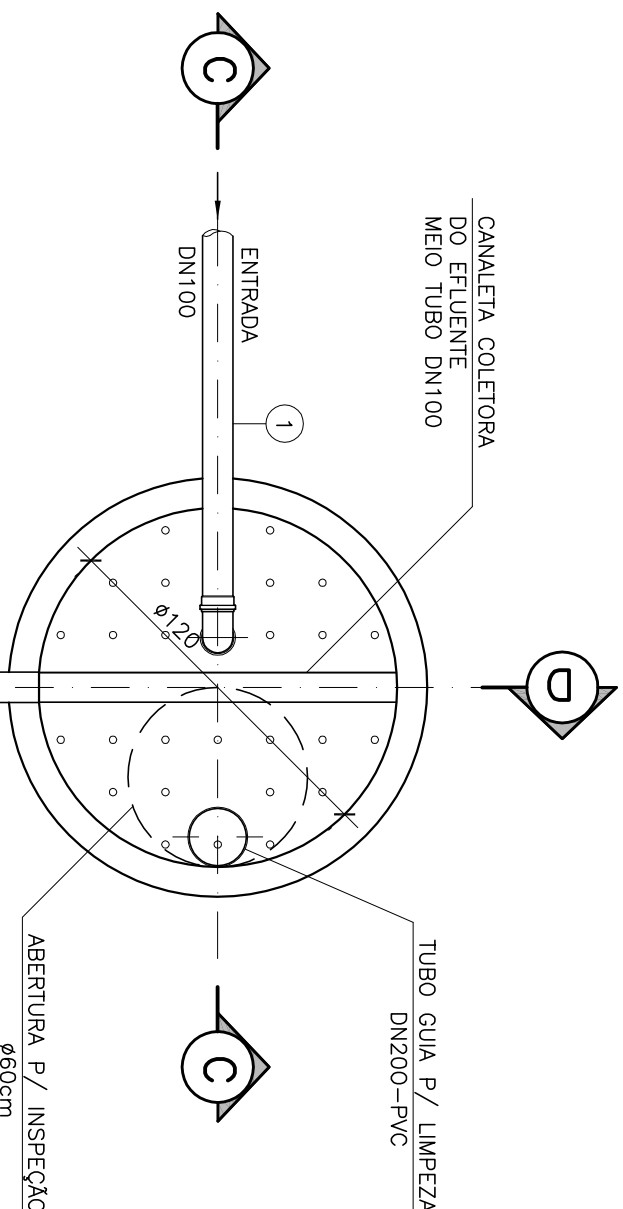

PLANTA DO FUNDO FALSO

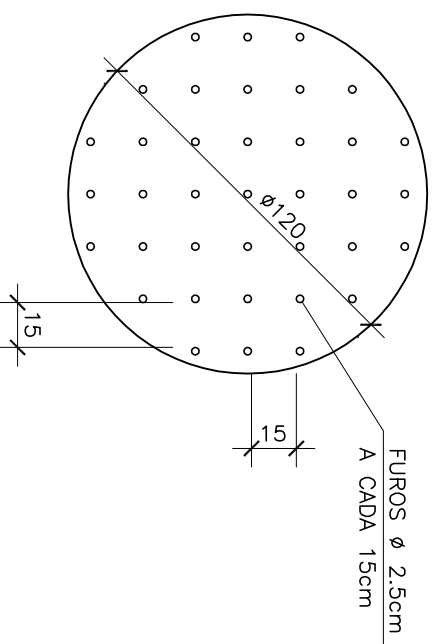


PLANTA BAIXA
DETALHE DA FILTRO ANAERÓBIO

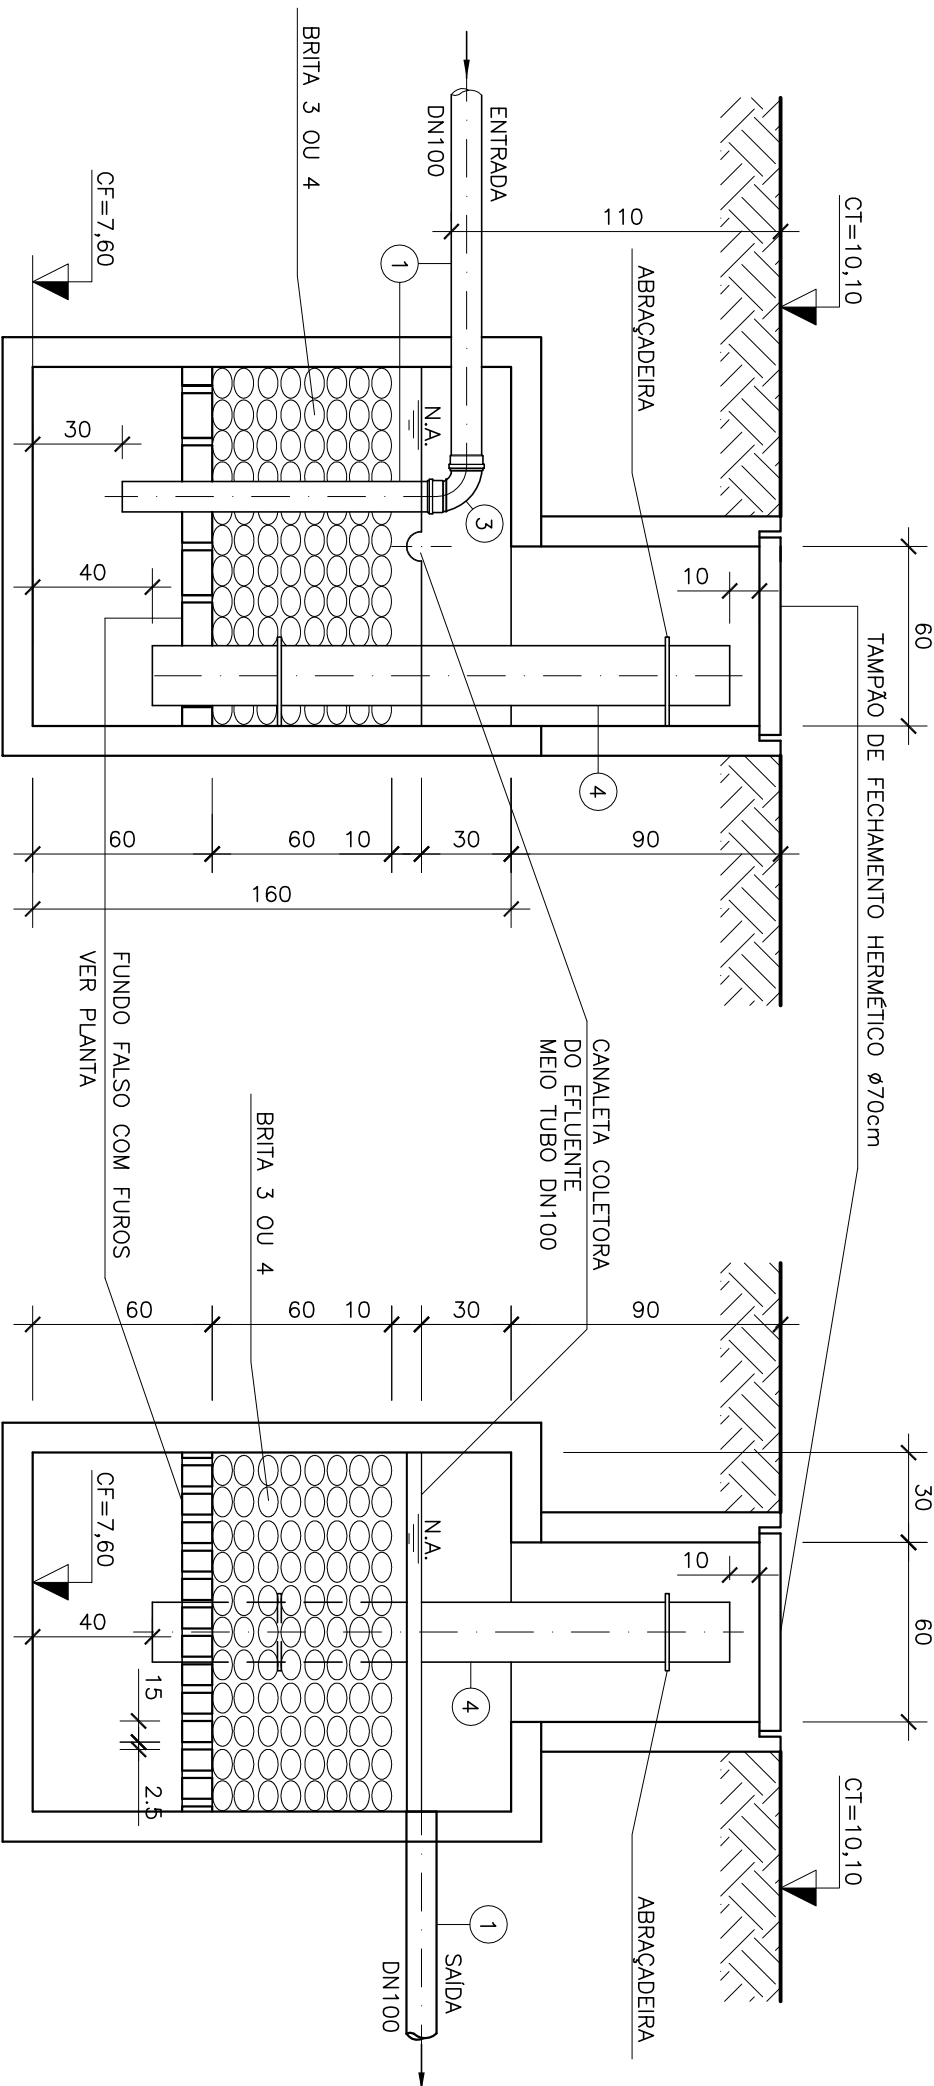


CORTE – CC


CORTE – DD

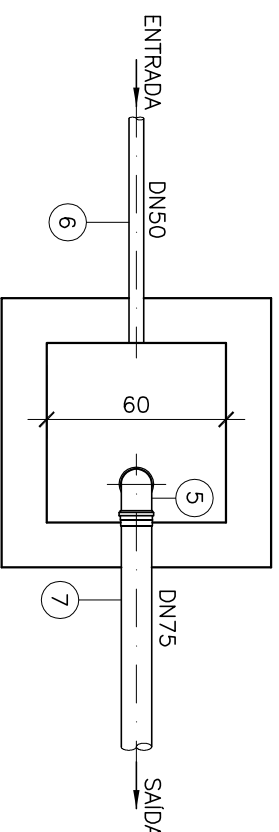


PLANTA BAIXA

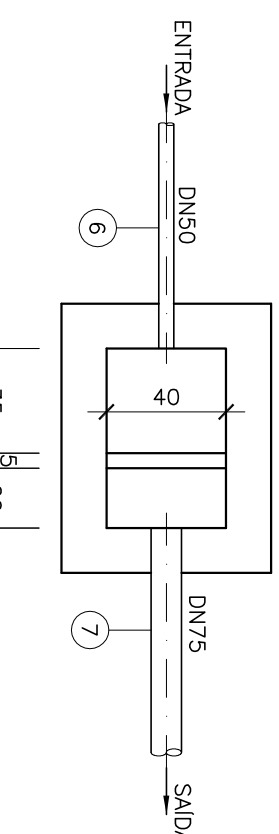

PLANTA BAIXA

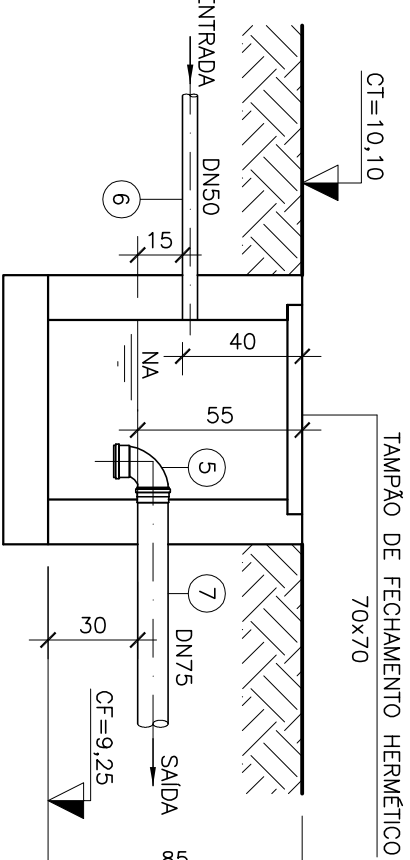

CORTE

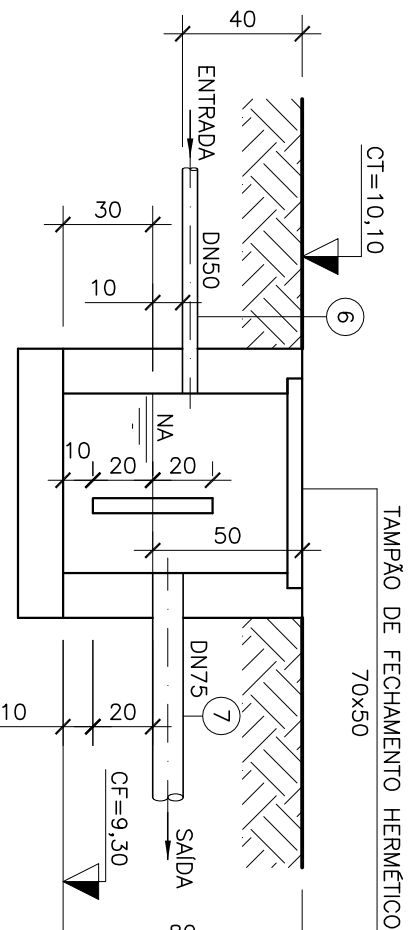

CORTE

DET. CAIXA DE PASSAGEM SIFONADA

CAIXA DE GORDURA SIMPLES

DET. CAIXA RETENTORA DE MATÉRIA SÓLIDA

DET. CAIXA DE INSPEÇÃO

ESTE DESENHO É PROPRIEDADE DA
COMPANHIA ESPÍRITO SANTENSE DE
SANEAMENTO – CESAN E NÃO PODE
SER COPIADO SEM SUA AUTORIZAÇÃO.

NUMEROS	TITULOS	Nº	LOCAL	DISCRIMINAÇÃO	REVISÃO	DES.	DIV.	GFR.	DATA
PRINCIPAIS DESINHOS DE REFERÊNCIA									


CANCELAR E SUBSTITUIR O DESENHO NÚMERO:	
--	--

CENTRO DE DOCUMENTAÇÃO	
RECEBIDO: / /	ASS: / /
APROVAÇÃO CESAN:	
ASS: / /	MATR: / /
UNID: / /	DATA: / /
DESENHO: / /	
DATA: 11 / 02 / 2011	
RESPONSÁVEL TÉCNICO: / /	
CREA: 045392/D REGIÃO: RJ ART Nº982110294DATA: 22/02/2011	

EMITENTE:	
PROJETADO: / /	
COORDENADOR: / /	
DESENHADO: / /	
VERIFICADO: / /	
DIVISÃO: / /	
GERÊNCIA: / /	

EMISSÃO CESAN	
PROJETADO: / /	
COORDENADOR: / /	
DESENHADO: / /	
VERIFICADO: / /	
DIVISÃO: / /	
GERÊNCIA: / /	

MUNICÍPIO: VIANA	DISTRITO:	BARRO: JUCU/ANTARTICA
NOME DO EMPREENDIMENTO: MELHORIA E AMPLIAÇÃO DO SISTEMA DE ABASTECIMENTO DE ÁGUA JUCU/ANTARTICA		
TÍTULO: ESTIÇÃO DE TRATAMENTO DE ÁGUA JUCU/ANTARTICA		
PROJETO HIDRÁULICO – CASA DE QUÍMICA – HIDROSSANITARIO		
DETALHES DA FOSSA SÉPTICA, FILTRO ANAERÓBIO E CAIXAS – 05/05		
ESCALA: 1:25	FOLHA: 13/19	Nº CESAN: A-048-000-40-5-XX-0045
REV: 00		

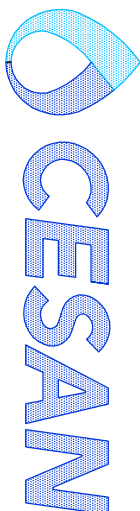

NOTAS:

- 1- DIMENSÕES EM CENTÍMETRO, DIÂMETROS EM MILÍMETRO E ELEVÇÕES EM METRO.
- 2- PARA PLANTA BAIXA, VER DES. A-048-000-40-5-XX-0041
- 3- PARA LISTA DE MATERIAL GERAL, VER DES. A-048-000-40-5-XX-0041
- 4- PARA TUBULAÇÕES EXTERNAS, VER DES. A-048-000-40-5-XX-0037

ITEM	DISCRIMINAÇÃO	UNID.	MATER.	DIAM.	QUANT.	COMP.(m)
1	TUBO PVC RÍGIDO	m	PVC	100	-	VER LM GERAL
2	TE SANITÁRIO	pc	PVC	100	02	
3	CURVA 90º CURTA	pc	PVC	100	01	
4	TUBO PVC RÍGIDO-ESGOTO LEVE	pc	PVC	200	-	L= 2,00
5	CURVA 90º CURTA	pc	PVC	75	01	
6	TUBO PVC RÍGIDO	m	PVC	50	-	VER LM GERAL
7	TUBO PVC RÍGIDO	m	PVC	75	-	VER LM GERAL

OBS.: TODAS AS TUBULAÇÕES SÃO EM PVC-EB 60S/NBR 5688