



CONFIGURAÇÃO DE
PENAS P/ PLOTAGEM

PENA	COR	ESP.
1	7	0,1
2	7	0,2
3	7	0,3
4	7	0,4
5	7	0,5
6	7	0,6
7	7	0,25
8	7	0,08
9	7	0,1
REST COLOR 0,25		

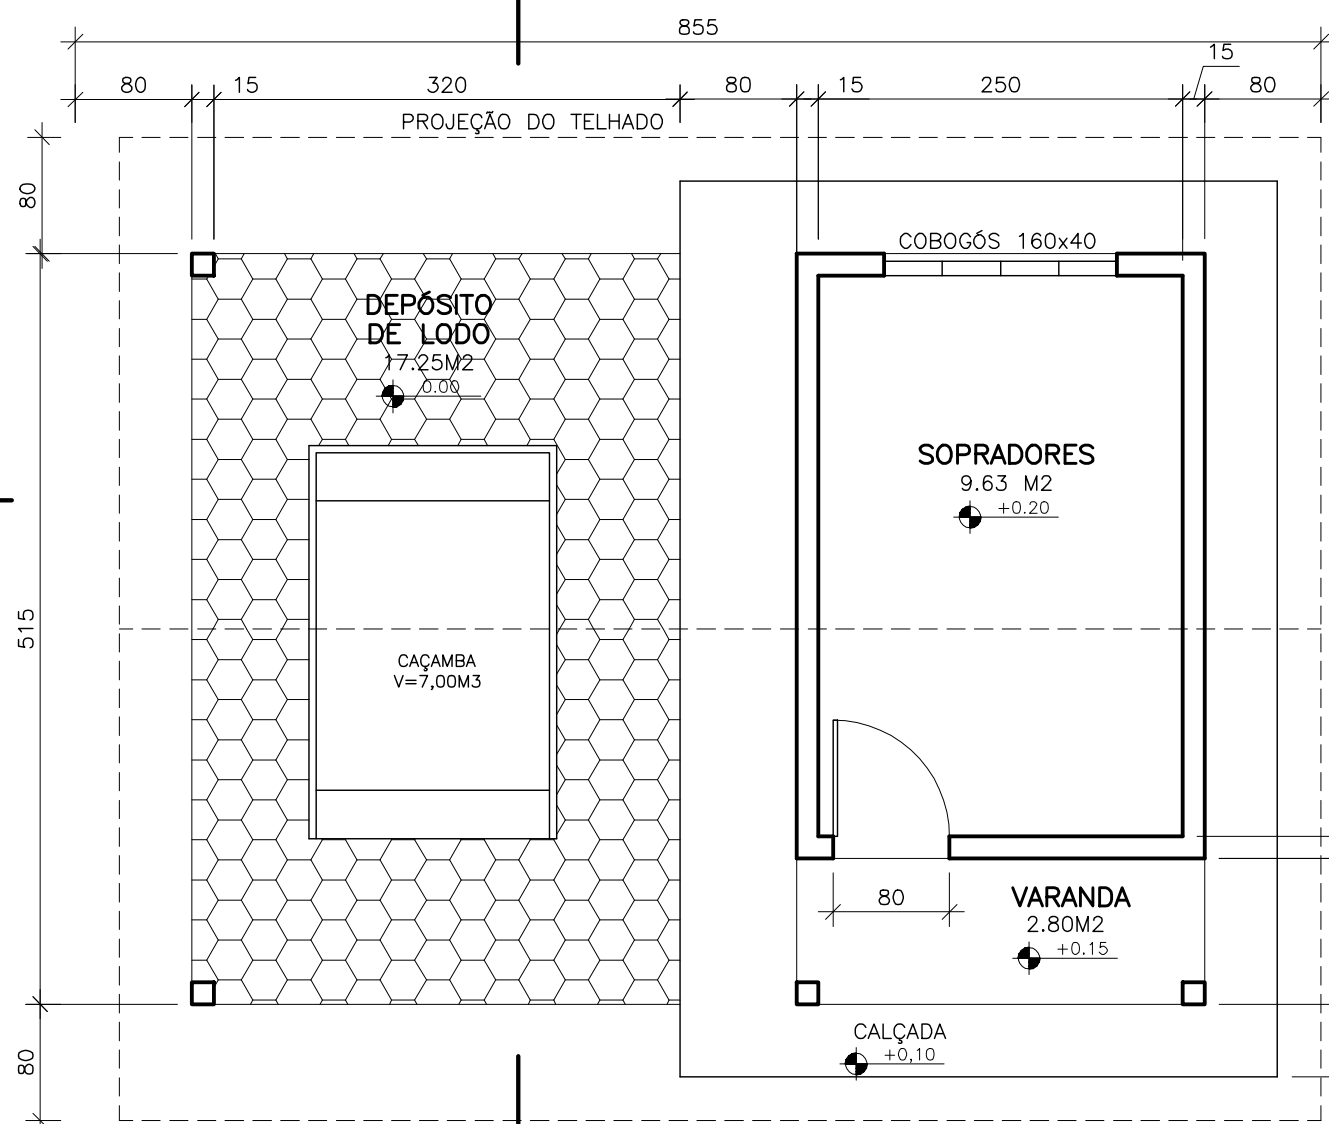


PLANTA BAIXA
ESCALA 1/50

FACHADA FRONTAL
ESCALA 1/50

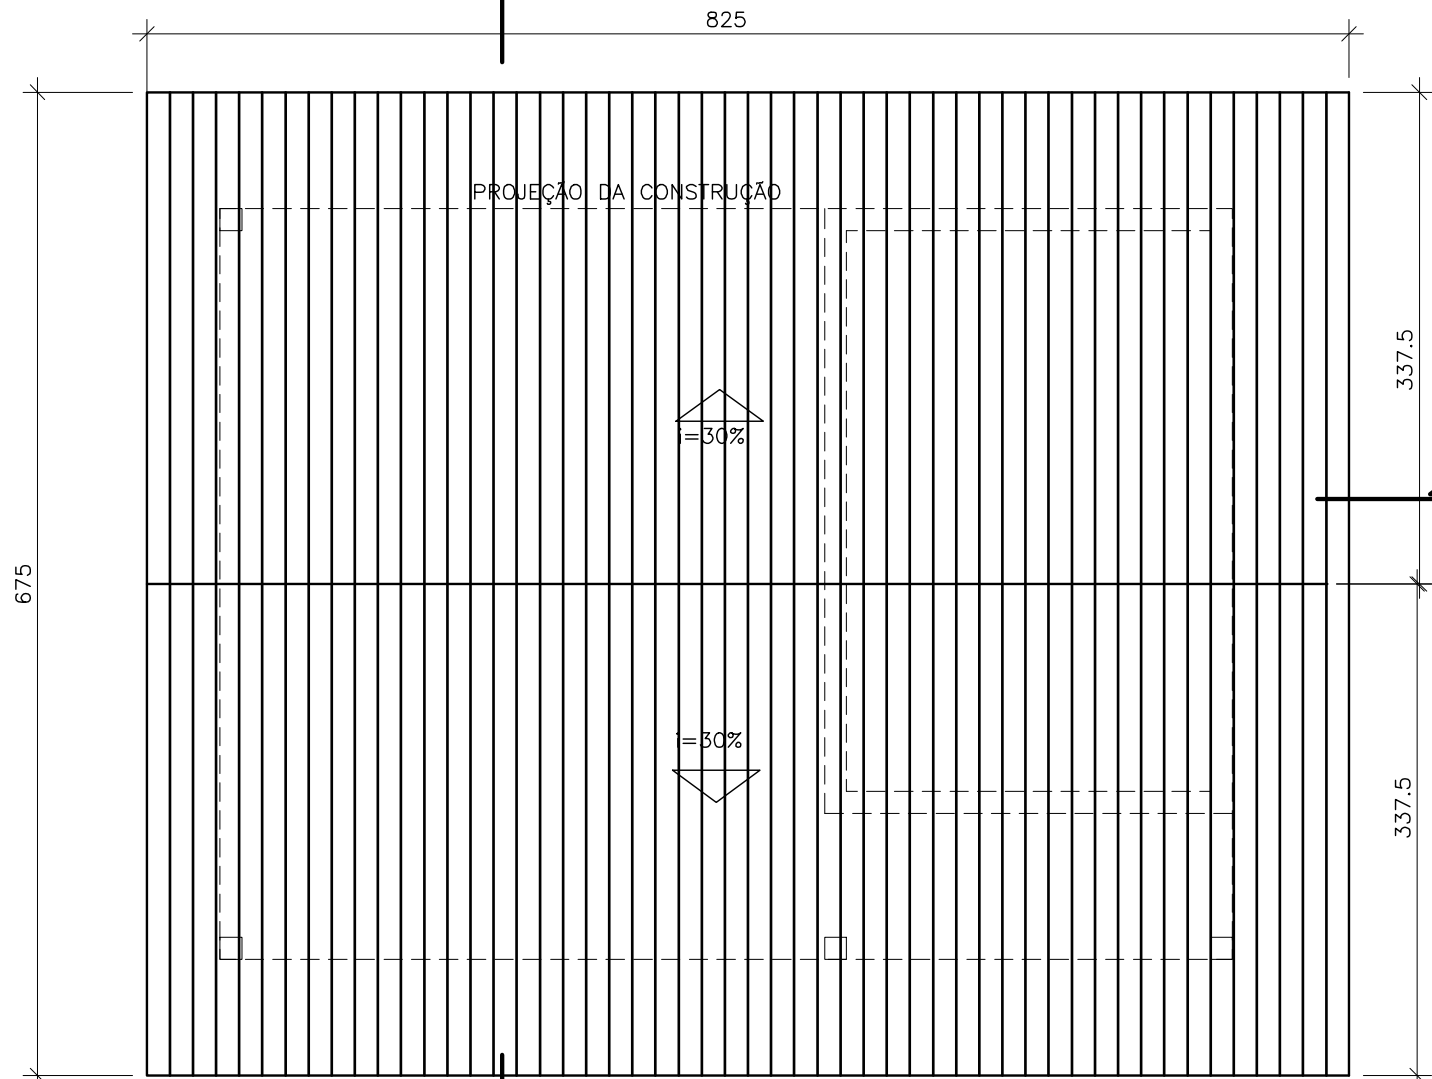


COBERTURA
ESCALA 1/50


FACHADA FRONTAL
ESCALA 1/50

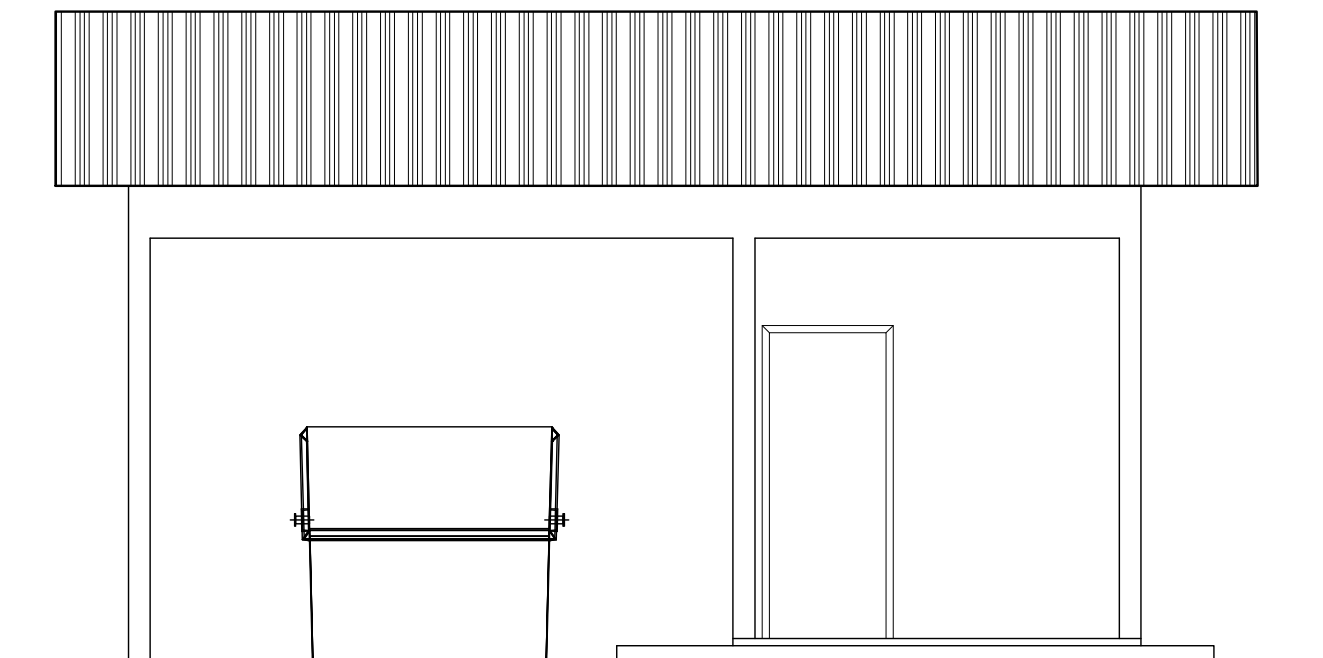

FACHADA FRONTAL
ESCALA 1/50

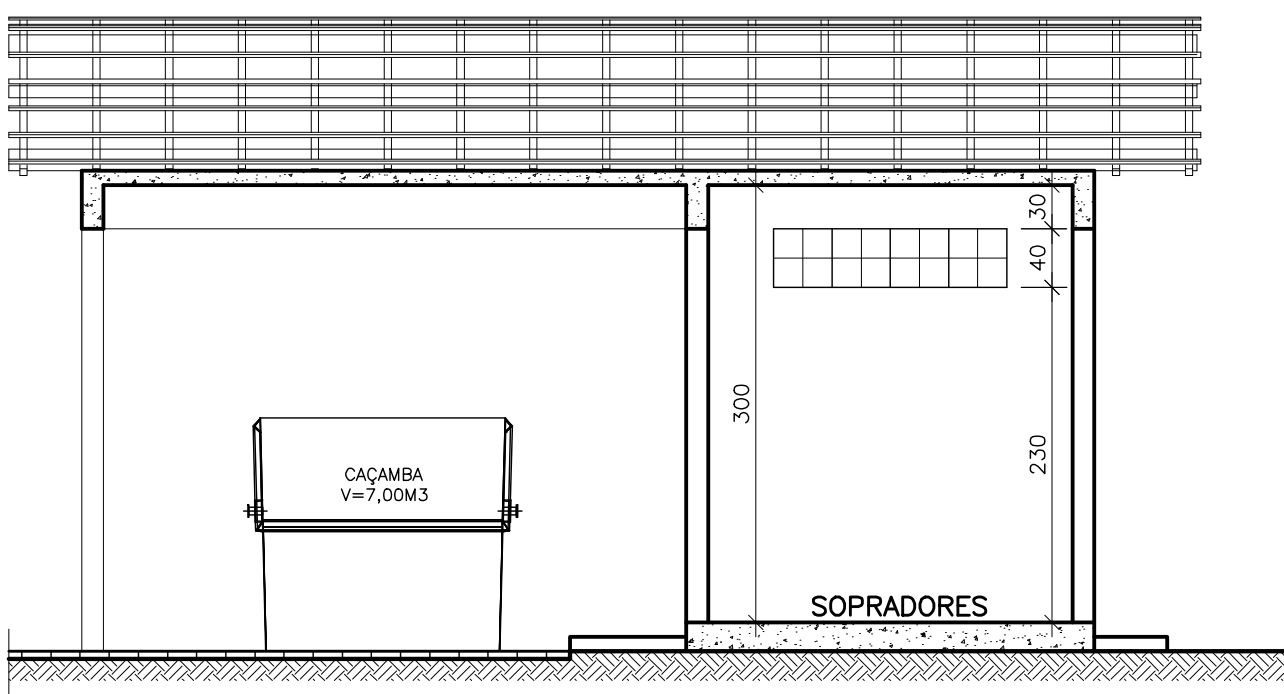

CORTE A-A
ESCALA 1/50

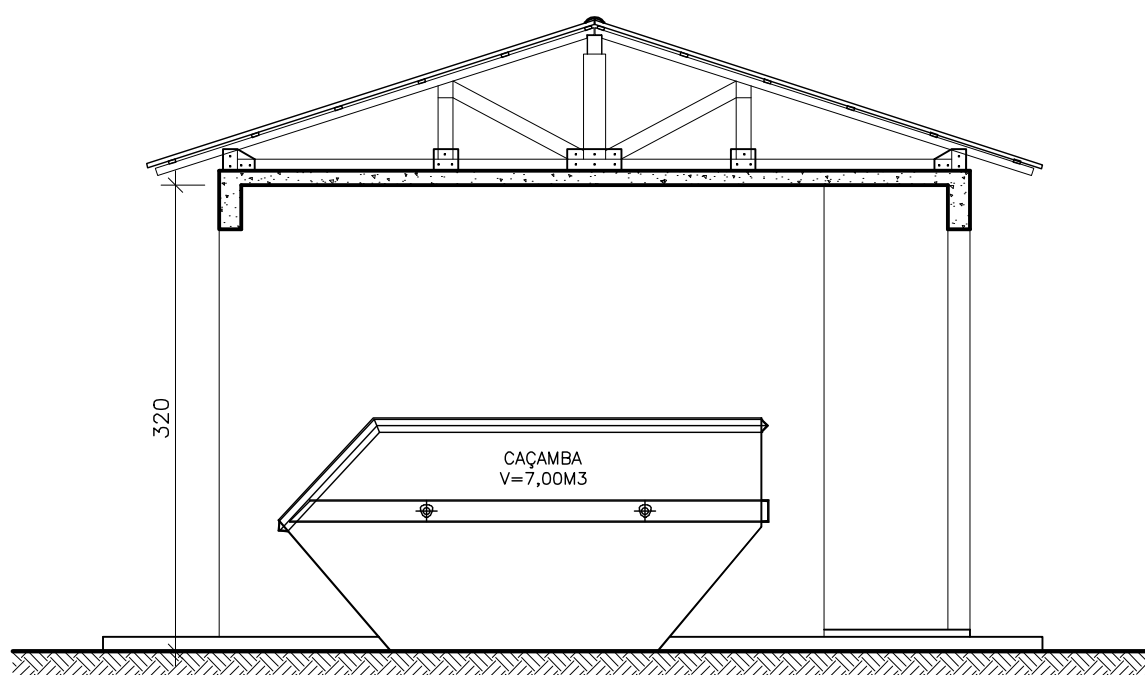

CORTE B-B
ESCALA 1/50

NOTAS

1 - DIMENSÕES EM CENTÍMETRO, SALVO INDICAÇÃO CONTRÁRIA

ESTE DESENHO É PROPRIEDADE DA
COMPANHIA ESPÍRITO SANTENSE DE
SANEAMENTO - CESAN E NÃO PODE
SER COPIADO SEM SUA AUTORIZAÇÃO.

NÚMEROS	TÍTULOS	Nº	LOCAL	DISCRIMINAÇÃO	DES.	DIV.	GER.	DATA
01	ENCIBRA	ENTREGA FINAL	JULIANA	-	-	-	ABR/11	
PRINCIPAIS DESENHOS DE REFERÊNCIA		REVISÃO						

CANCELADO E SUBSTITUÍDO
O DESENHO NÚMERO:

CANCELADO E SUBSTITUÍDO
PELO DESENHO NÚMERO:

CENTRO DE DOCUMENTAÇÃO

RECEBIDO: / /

Nº DOC.: ASS.: /

APROVAÇÃO CESAN:

ASS.: MATR.: /

UNID.: DATA: / /

ESTA APROVAÇÃO NÃO ISENTA A CONTRATADA

DE SUAS RESPONSABILIDADES LEGAIS.

EMITENTE:



PROJETADO:

SIMONE DE JESUS SILVA

CREA: 6432/D REGIÃO: ES

DESENHO: JULIANA

DATA: 05/04/2011

RESPONSÁVEL TÉCNICO:

RENAN CARATTI ALVES

CREA 0601159690 REGIÃO SP ART nº 20100009496 DATA 09/09/2009

COORDENADOR:

RENAN CARATTI ALVES

CREA: 0601159690 REGIÃO: SP

Nº DES. PROJETISTA:

0913-B-PE-ARG-DE-417

GERÊNCIA:

ENGº SANDRA SILV

EMIÇÃO CESAN

PROJETADO:

CREA:

DESENHADO:

VERIFICADO:

DIVISÃO:

GERÊNCIA:

DATAS

		
MUNICÍPIO: PANCAS	DISTRITO: SEDE	BAIRRO:
NOME DO EMPREENDIMENTO: AMPLIAÇÃO E MELHORIA DO SISTEMA DE ESGOTAMENTO SANITÁRIO DE PANCAS		
TÍTULO: ESTAÇÃO DE TRATAMENTO DE ESGOTO ARQUITETÔNICO CASA DE ABRIGO DO LODO TRATADO E CASA DOS SOPRADORES PLANTA, CORTES E ELEVACOES		
ESCALA:	FOLHA:	Nº CESAN C-022-000-92-2-XX-0003
INDICADA	01 / 01	REV: 01