




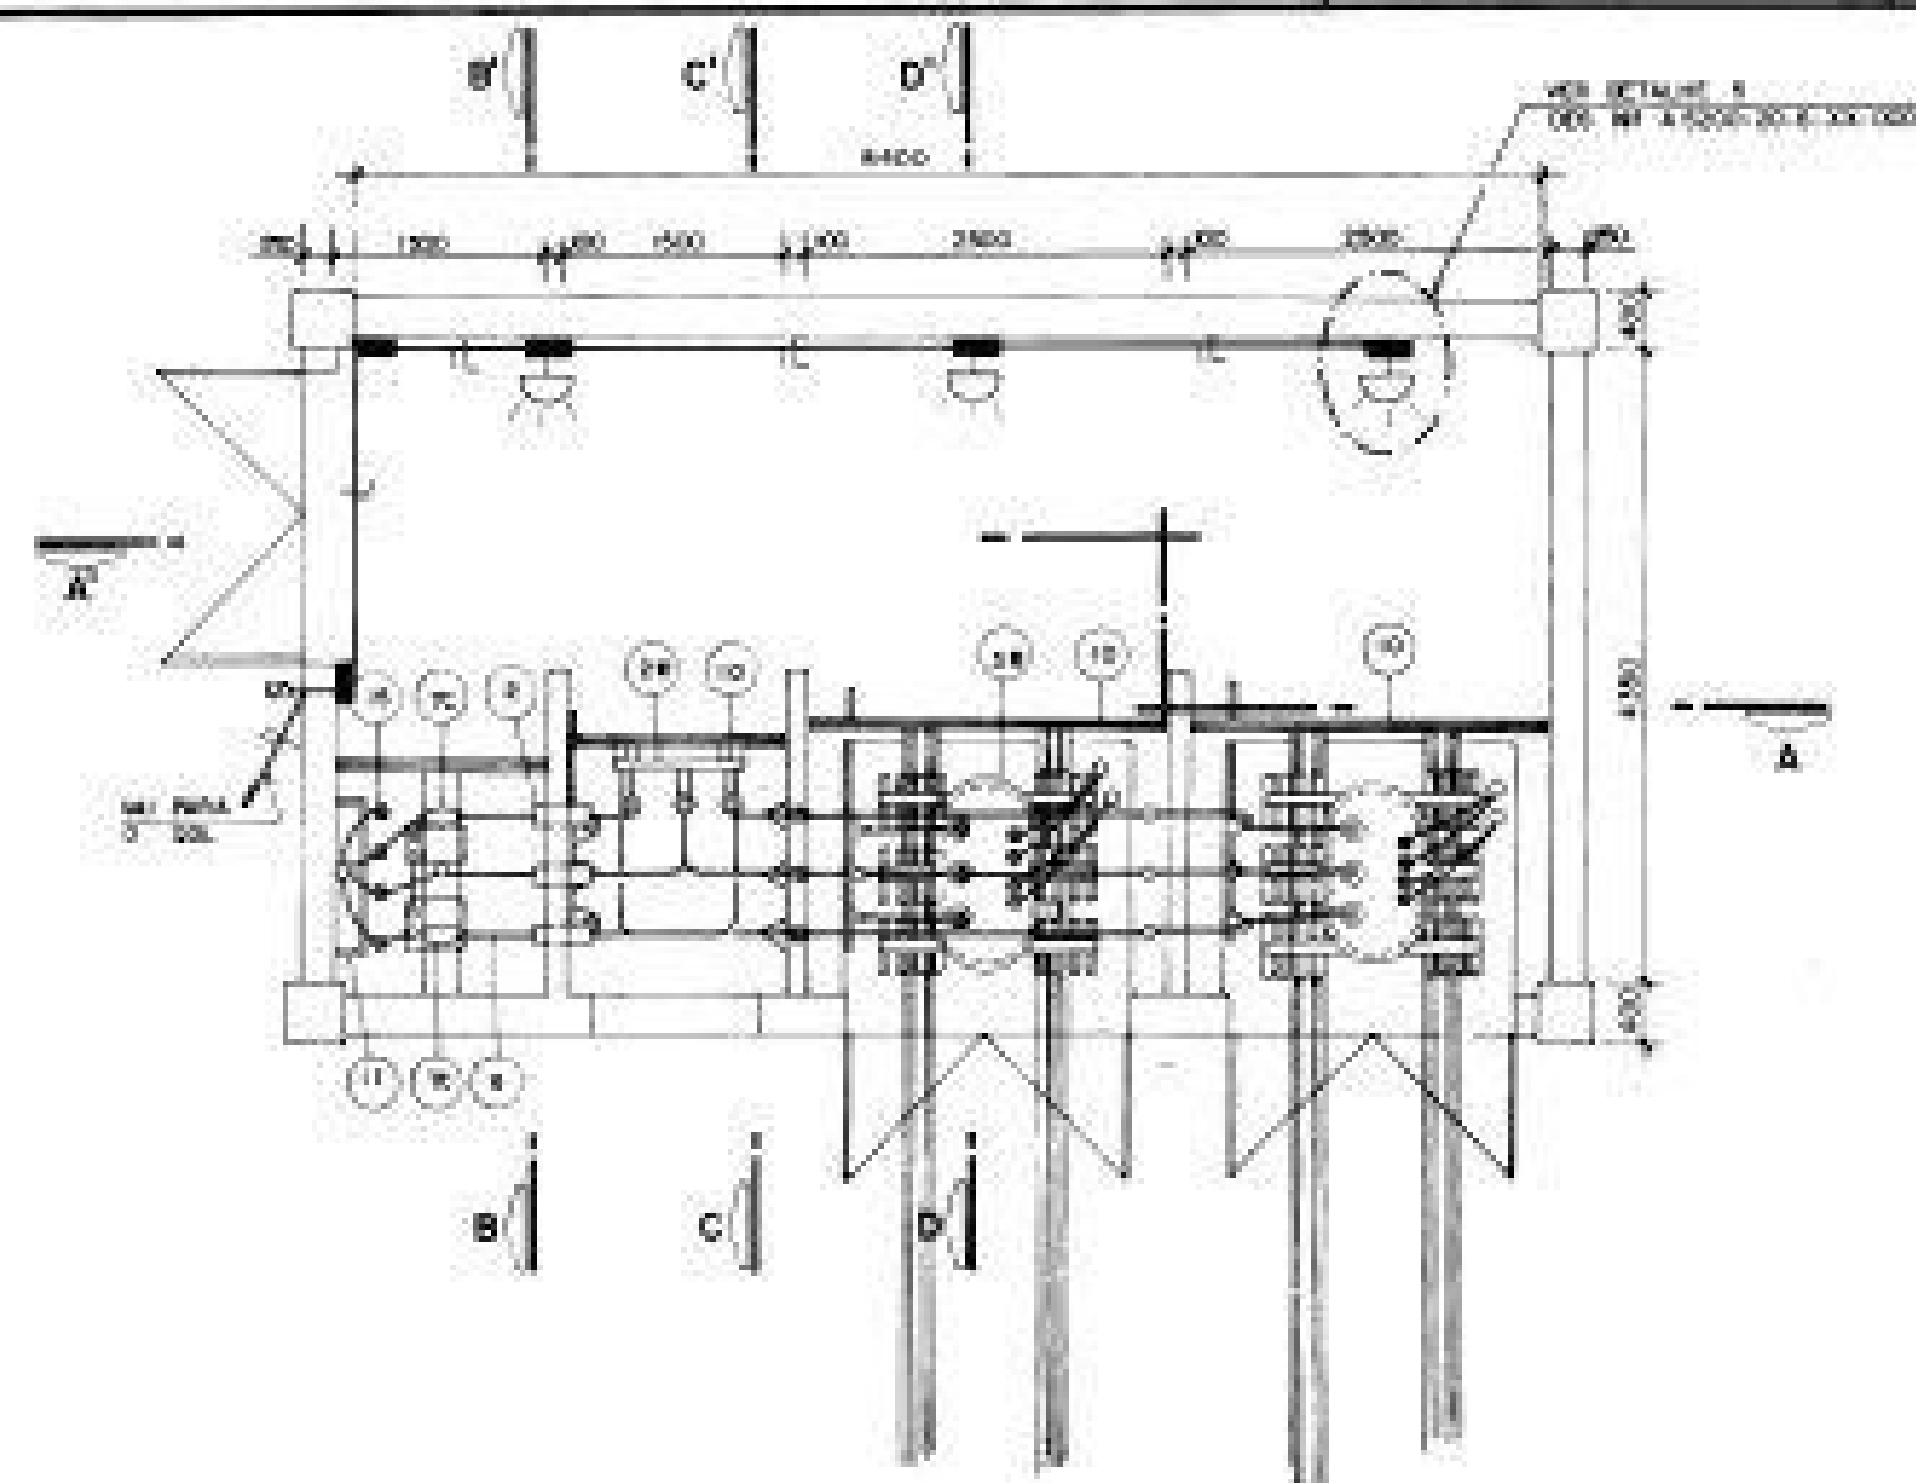


PLANTA BAIXA
ESC. 1:50

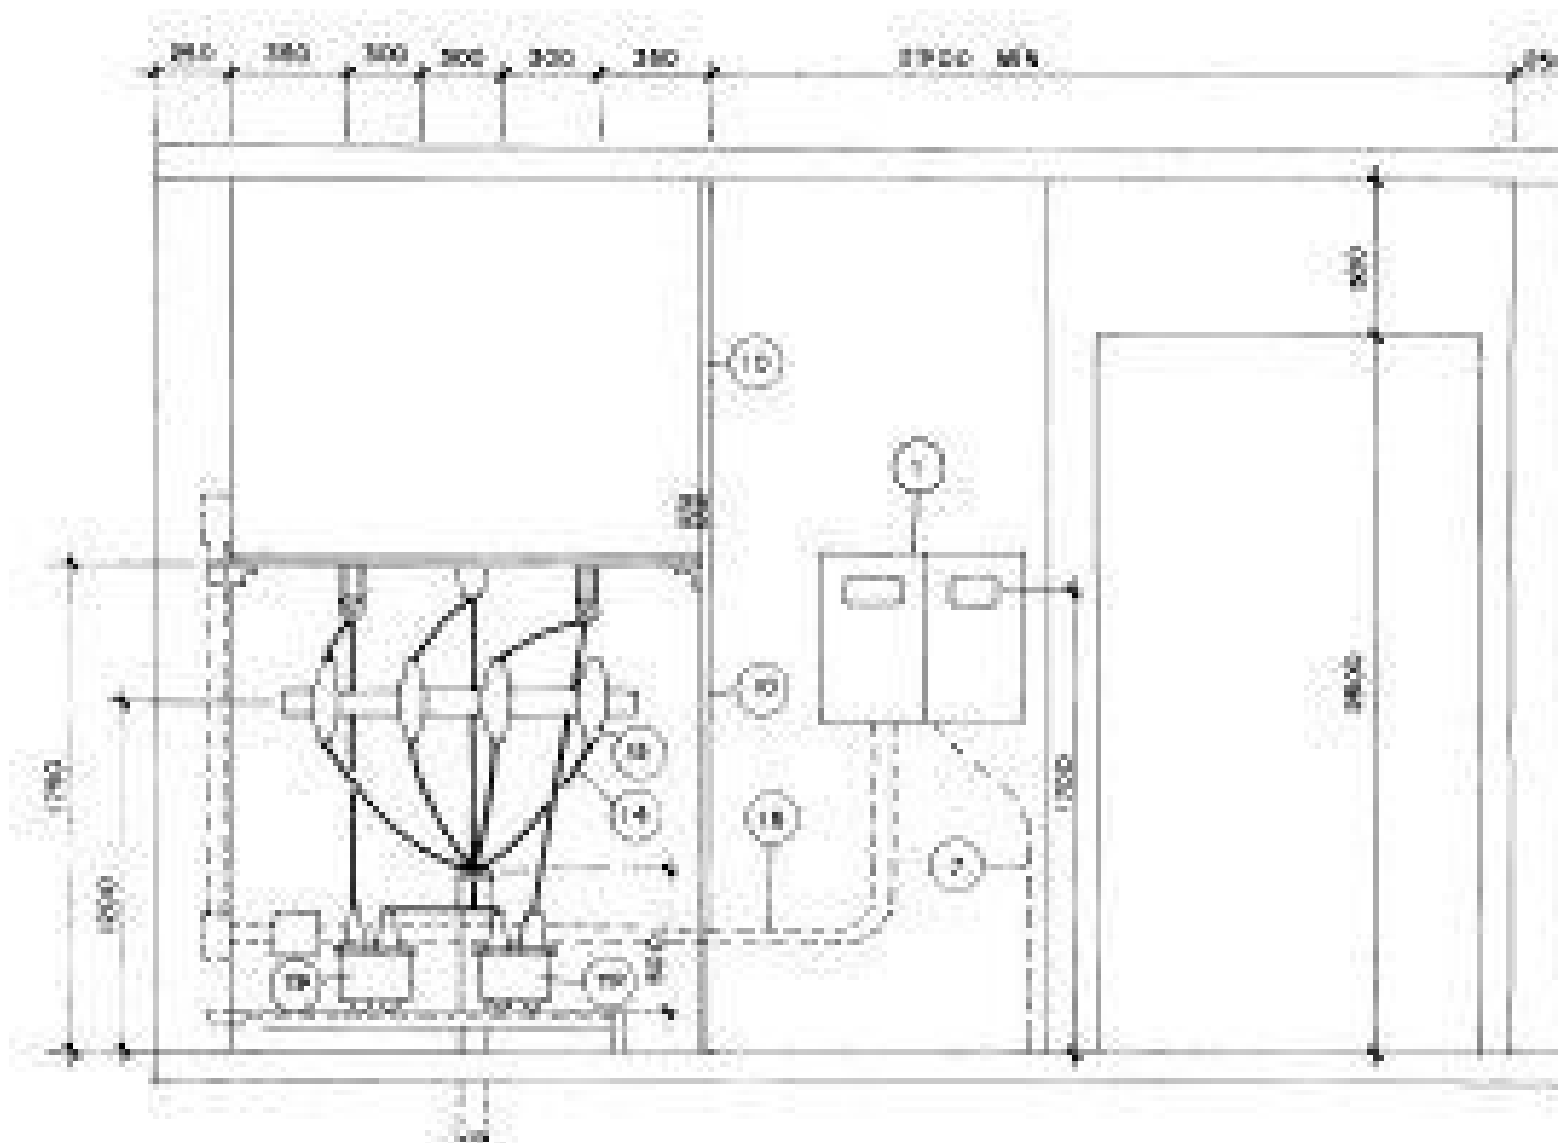


CORTE BB'
ESC. 1:25

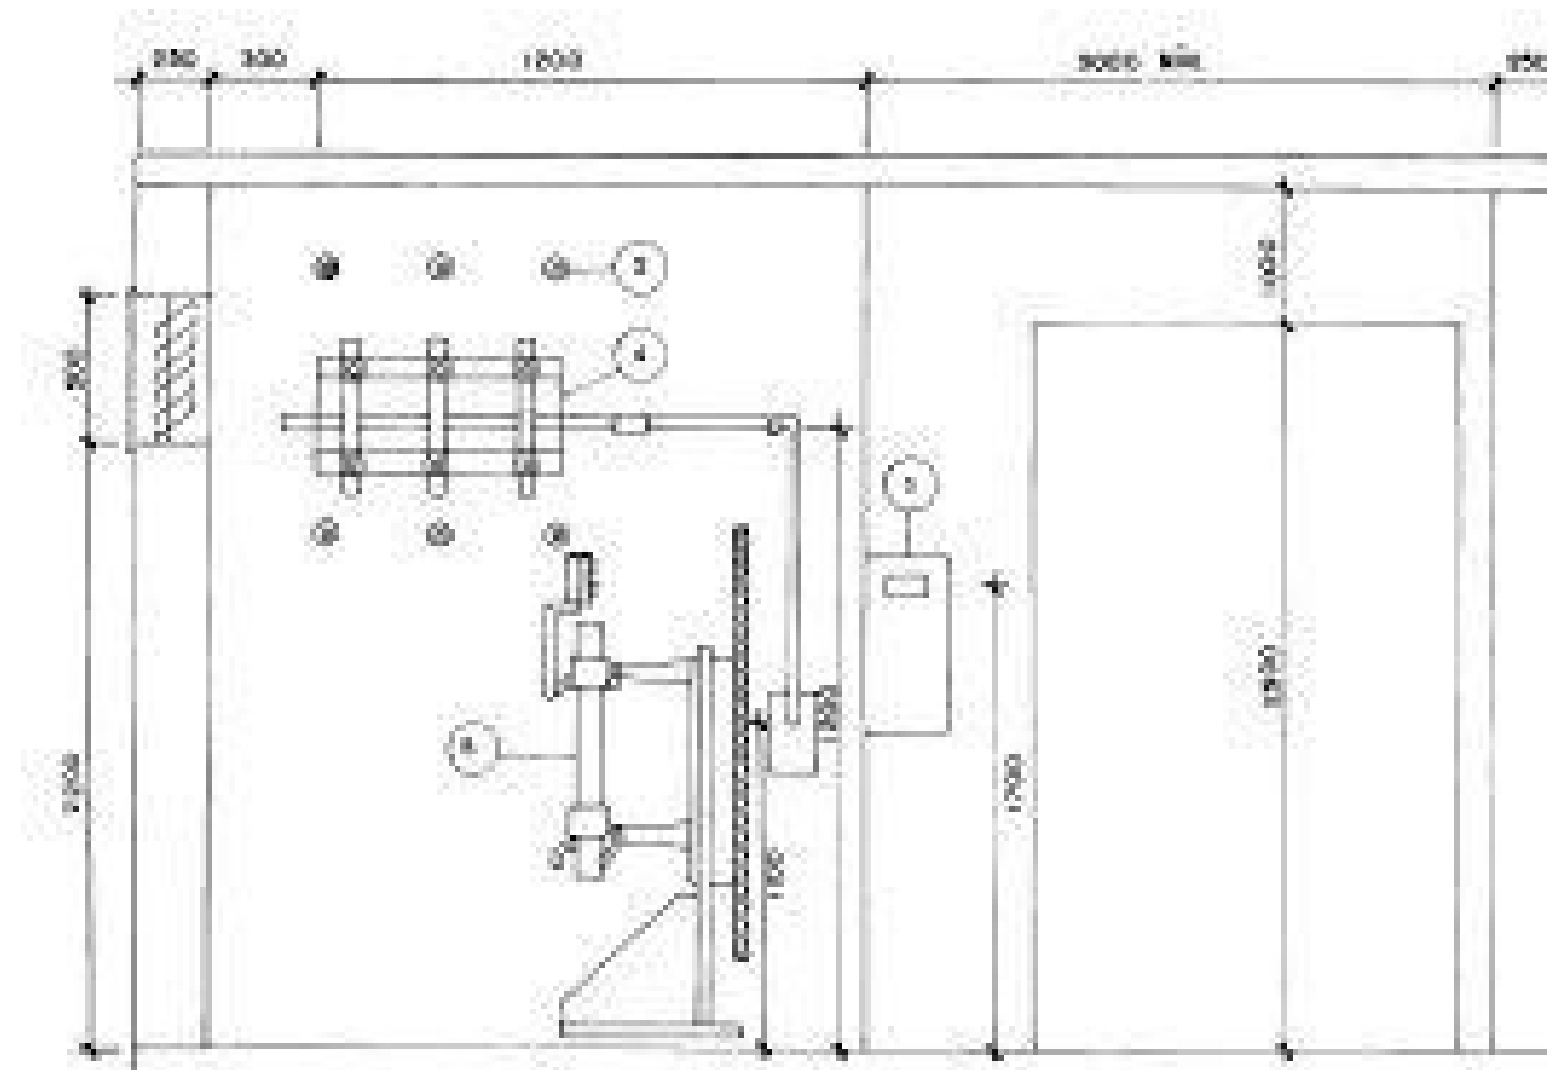

CORTE CC'
ESC. 1:25

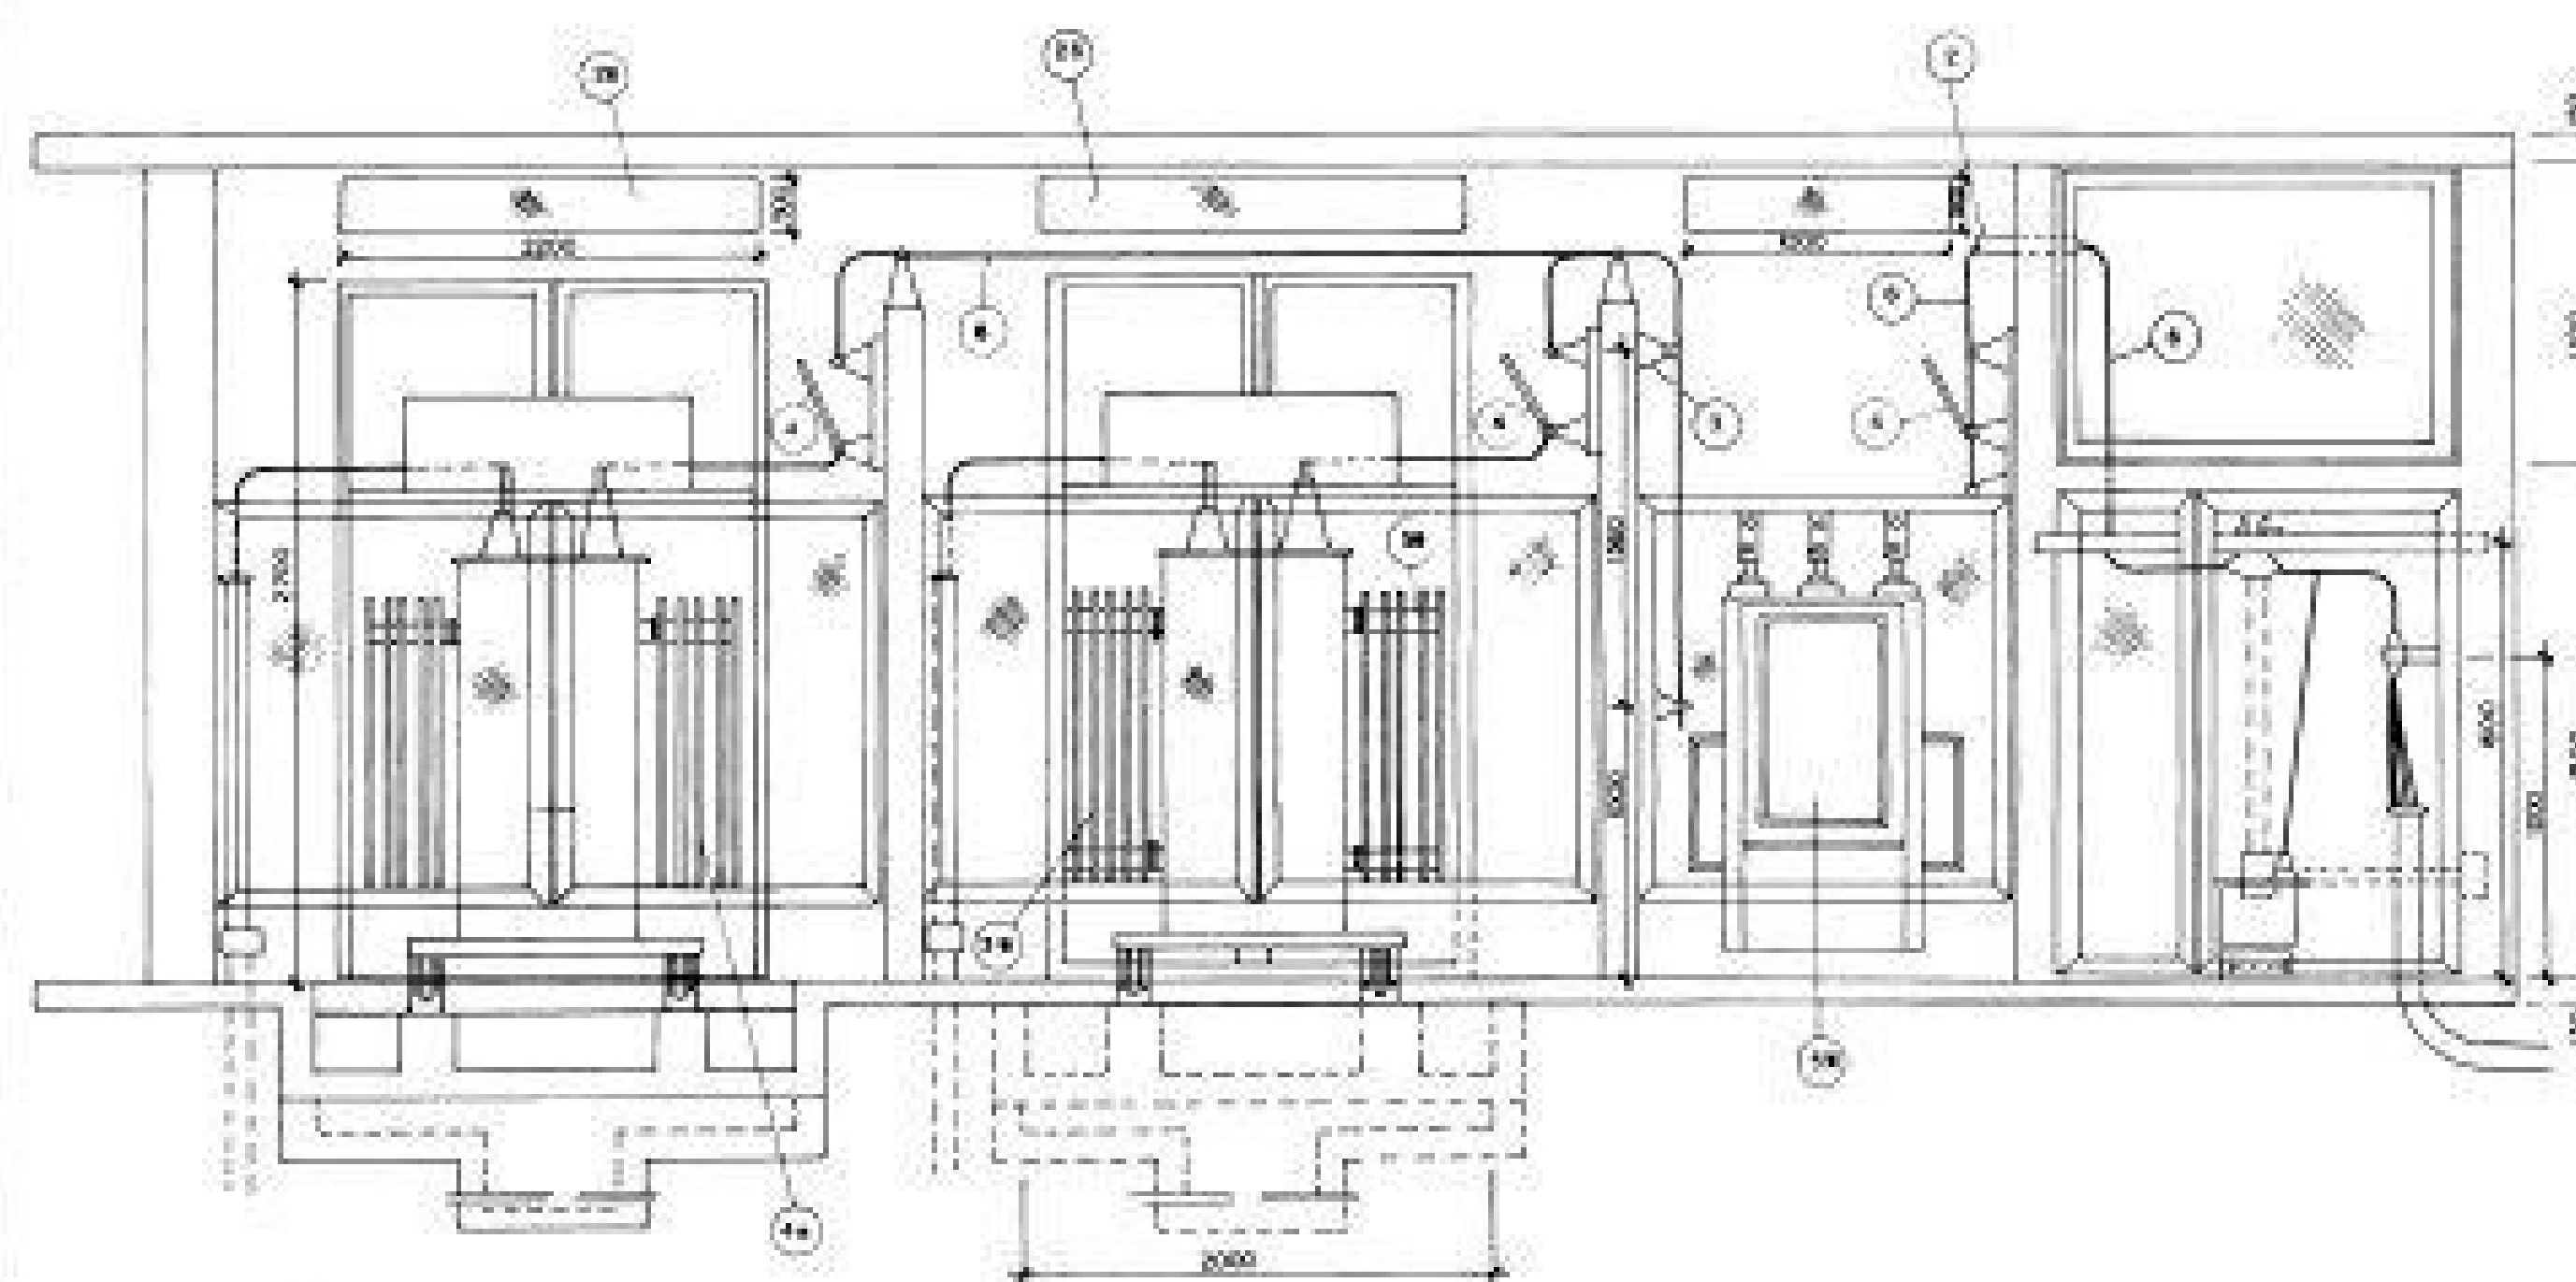

CORTE AA'
ESC. 1:25

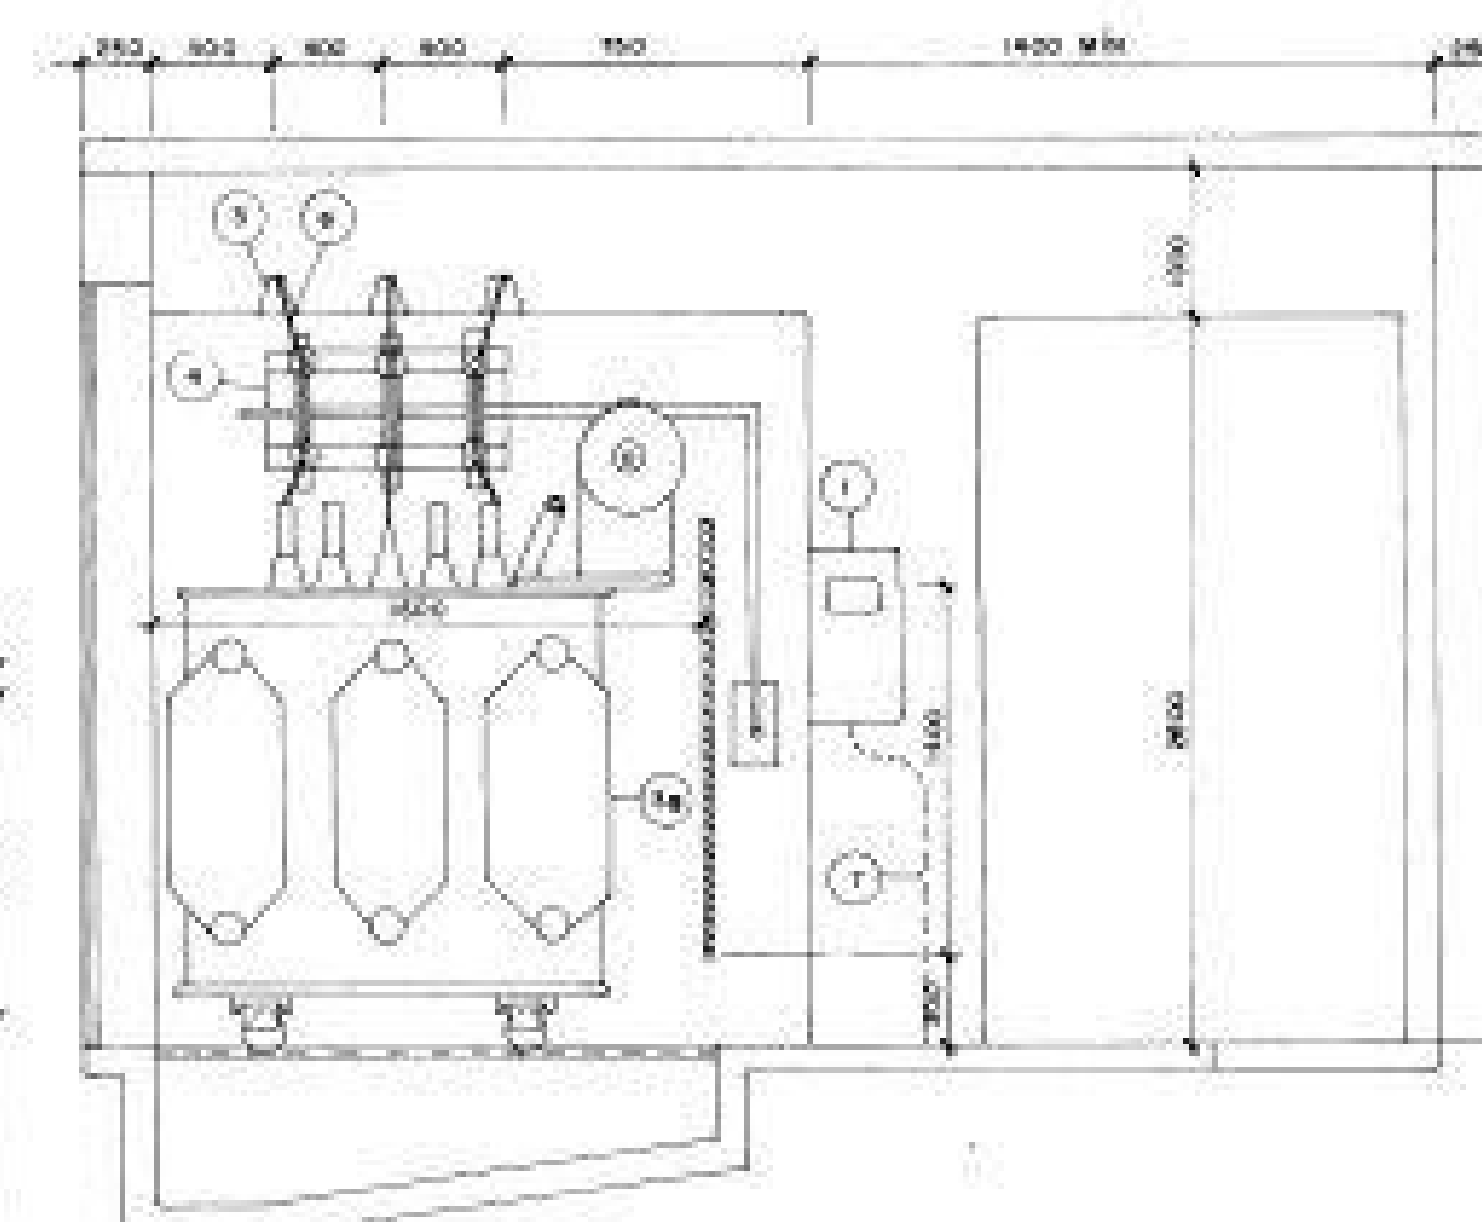

CORTE DD'
ESC. 1:25

NOTAS:

- 1- OS NÚMEROS INDICADOS DENTRO DO CÍRCULO CORRESPONDEM A ITENS DA LISTA DE MATERIAIS, VER ANEXO A DO DOCUMENTO Nº A-1000-20-S-L-10-0001
- 2- OS NÚMEROS COM * CORRESPONDEM A ITENS DA LISTA DE EQUIPAMENTOS, VER ANEXO B DO DOCUMENTO Nº A-1000-20-S-L-10-0001
- 3- COTE EM MILÍMETRO

CANCELADO E SUBSTITUI O DESENHO NÚMERO				ARQUIVO TÉCNICO RECEBIDO 12/02/96		AQUACONSULT Consultoria e projetos de engenharia S/A		EMISSÃO: CESAN PROJETADO: AQUACONSULT CREA: 1.252-87- RJ-100		DATA: 30/06/96		021066		CESAN			
CANCELADO E SUBSTITUI TUDO PELO DESENHO NÚMERO				APROVAÇÃO: CESAN EEL: _____ DATA: 11/08/96		PROJETADO: AQUACONSULT COORDENADOR: CESAN SANEAMENTO CREA: 1.252-87- RJ-100 DATA: 30/06/96		DESenhado: MARIA GUZMÁN VERIFICADO: CESAN SANEAMENTO DIVISÃO: Engenharia		DATA: 30/06/96		EMPREENDIMENTO: AMPLIAÇÃO DO SIST. DE ABAST. DE ÁGUA DE GUARAPARI - 1ª FASE PROJETO ELÉTRICO SE. CEAB2/CEAB3 - 750KVA PLANTA BAIXA E CORTES		MUNICÍPIO: GUARAPARI DISTRITO: GUARAPARI BAIRRO:			
Nº. LOCAL: _____ DISCRIMINAÇÃO: _____ REVISÃO: _____				Nº. SOC: _____ EEL: _____ DATA: 11/08/96		RESPONSÁVEL TÉCNICO: PAULO DE MELLO COSTA JUNIOR CREA: 1.252-87- RJ-100		DATA: 30/06/96		DATA: 30/06/96		ESCALA: 1:50		FOLHA: 1/1		Nº. CENSA: 021066	