


CONFIGURAÇÃO DE PENAS P/ PLOTAGEM	
PENA	COR ESP.
1	7 0,4
2	7 0,5
3	7 0,3
4	7 0,25
5	7 0,1
6	7 0,6
7	7 0,15
8	7 0,05
9	7 0,10
30	254 0,3
168	7 0,3
REST.	7 0,1

A

B

C

D

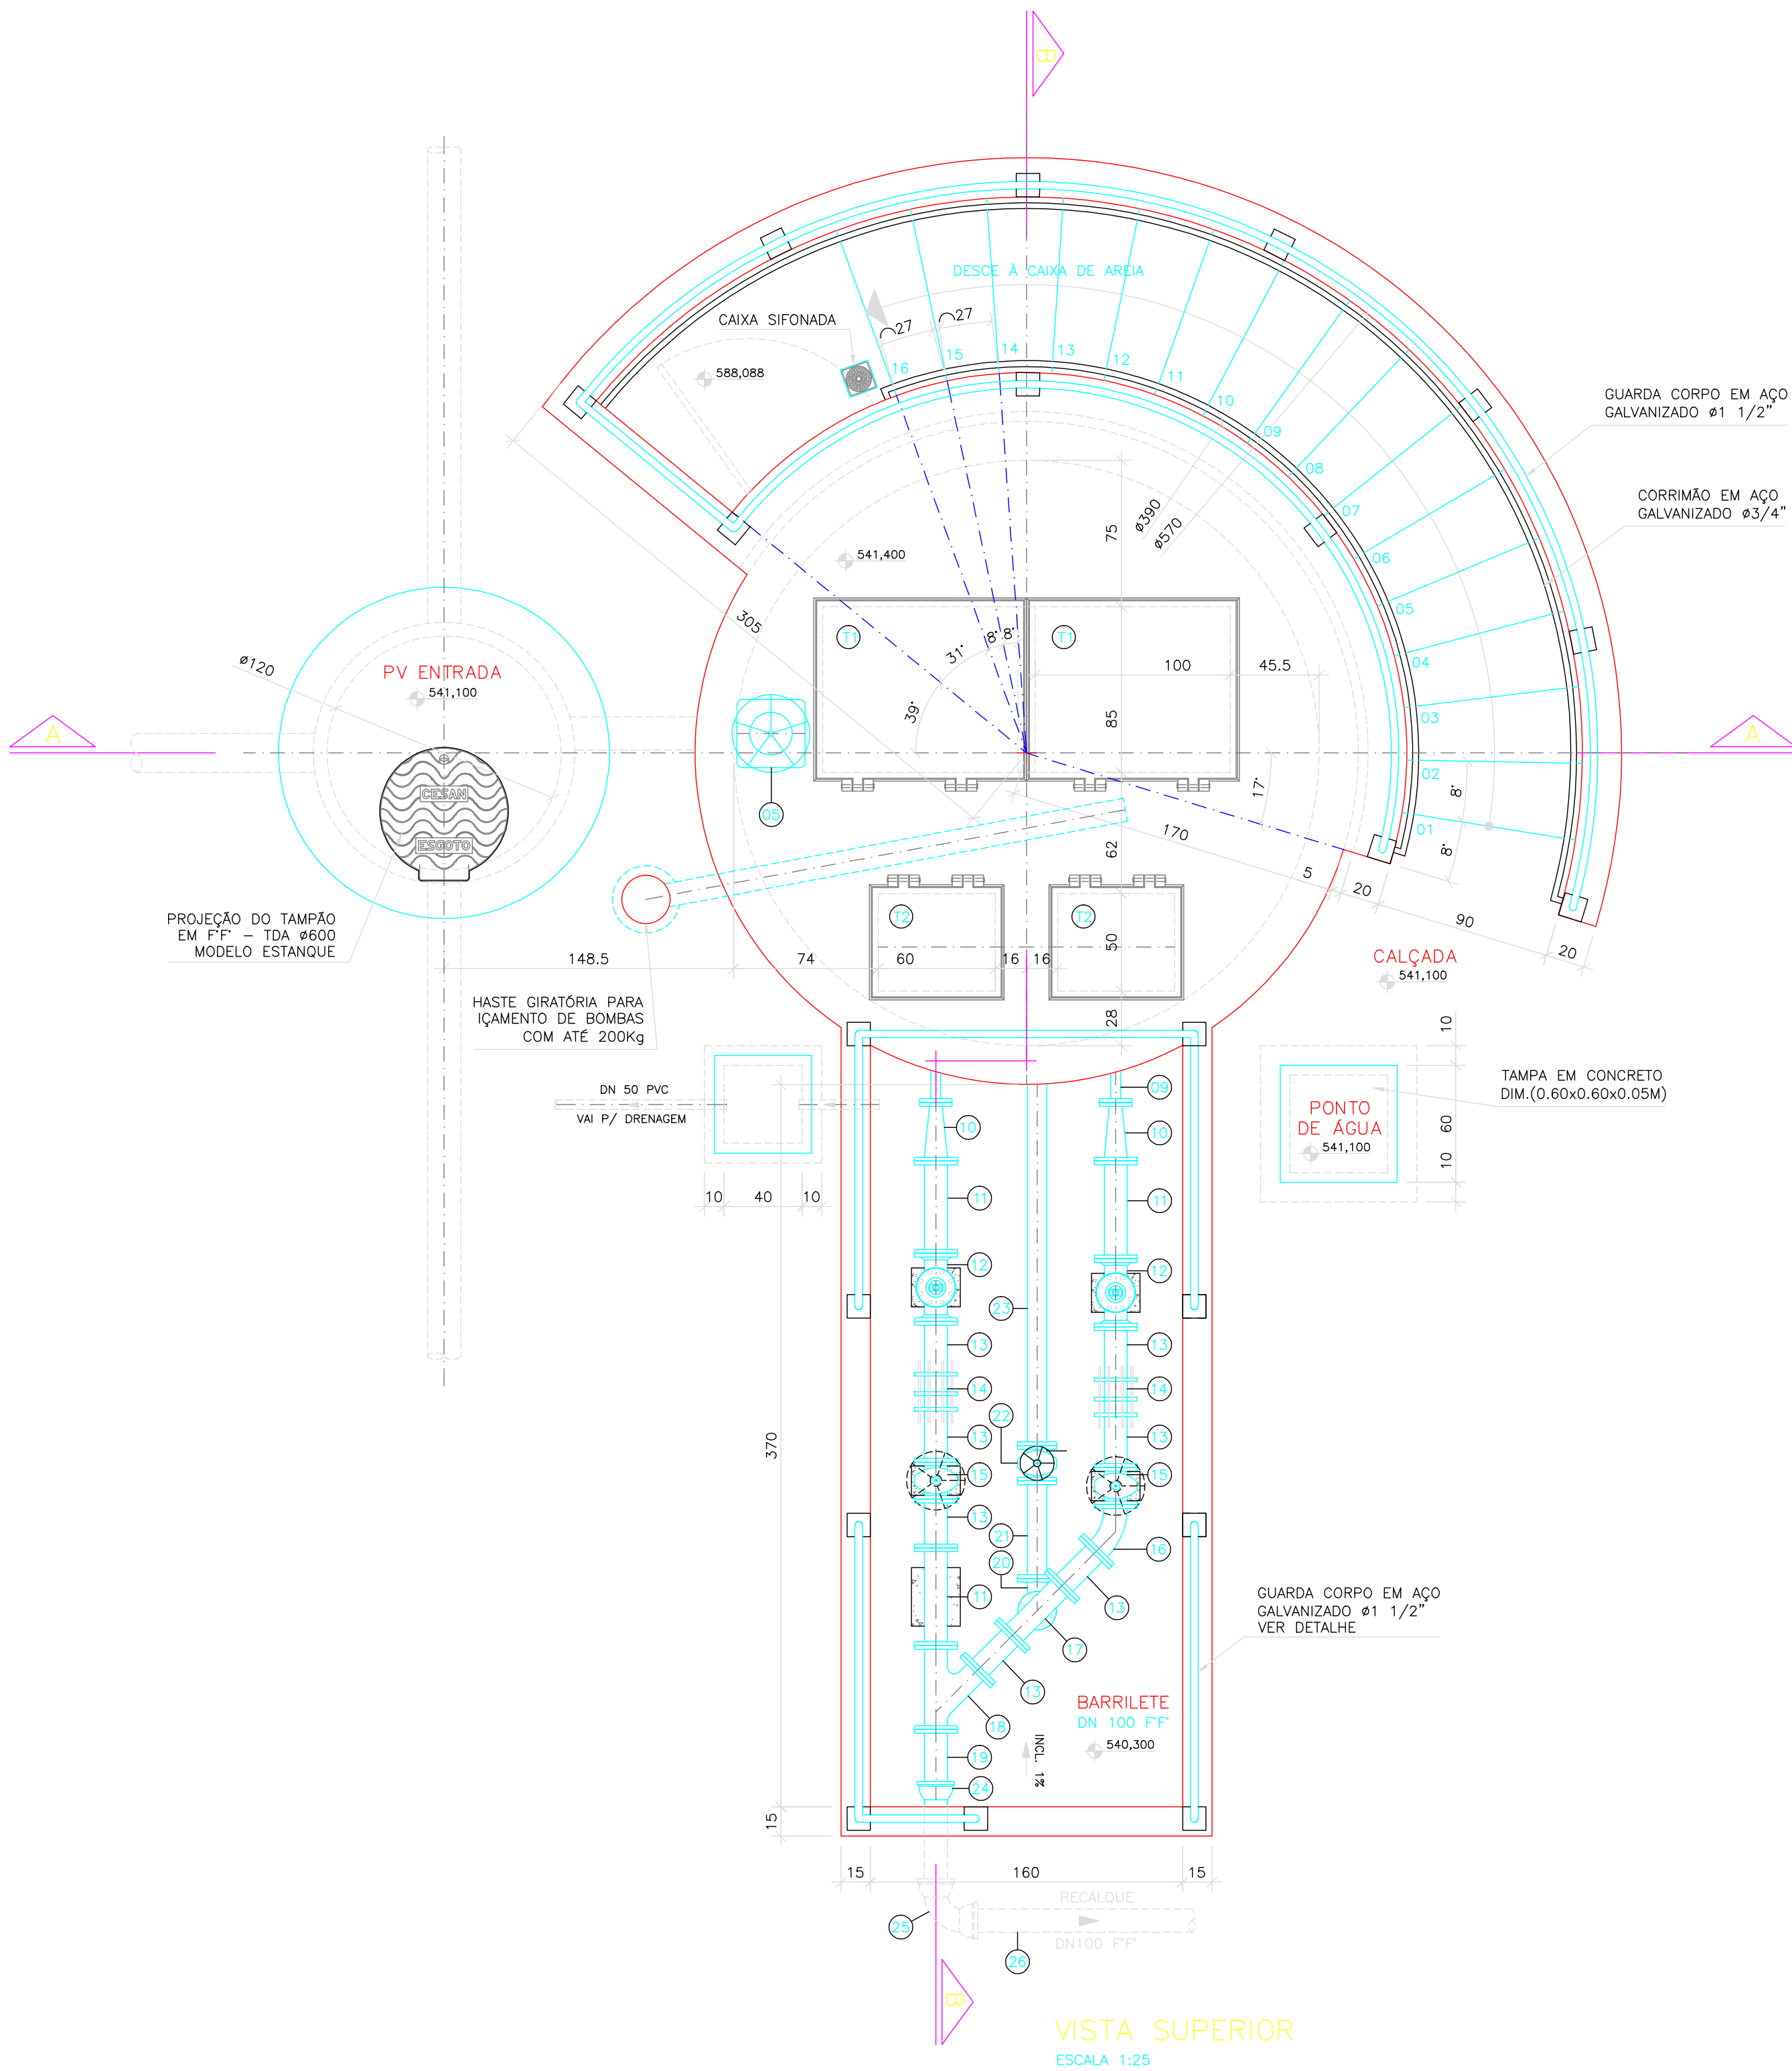

VISTA SUPERIOR
ESCALA 1:25


ESTRUTURA DAS TAMPAS
ESC. 1/25

CORTE 1-1
(ESPAÇAMENTO FUROS PARA FIXAÇÃO-20cm)

CORTE 2-2


DETALHE PADRÃO DO GUARDA-CORPO
ESCALA 1/25
COTAS EM CENTÍMETRO

4x FUROS Ø6,35 P/ CHUMBADOR OMEGA C/ PARAFUSO COD. DMM 36040-Ø5 (TECNART OU SIMILAR)

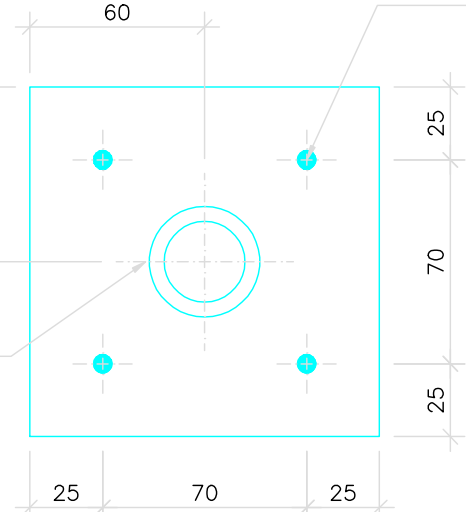


CORTE H-H
SEM ESCALA
COTAS EM CENTÍMETRO


OBS: TODAS AS PEÇAS DEVERÃO TER TRATAMENTO ANTI-CORROSIVO NAS SOLDAS.

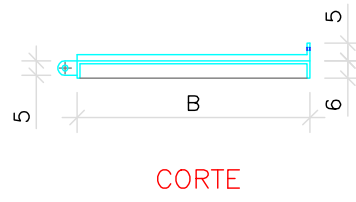

CORTE

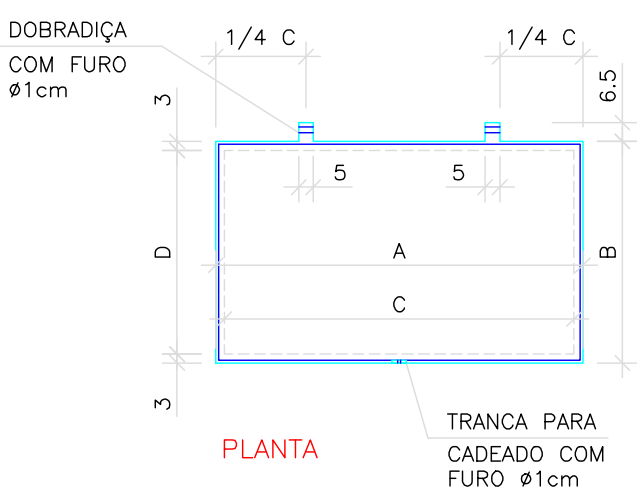

PLANTA

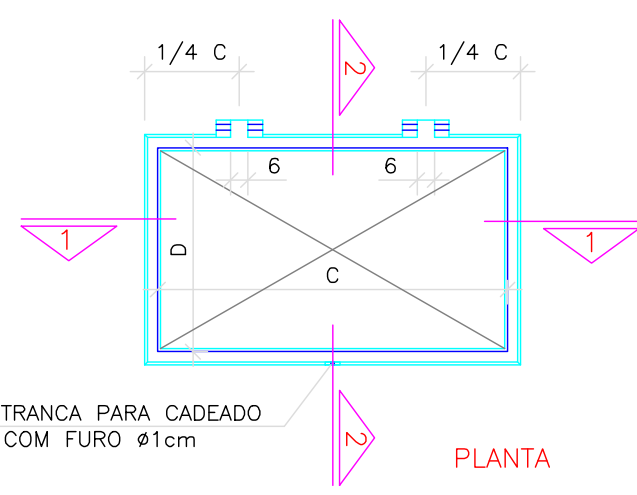

PLANTA

DETALHE DAS TAMPAS
ESCALA 1/25

NOTAS

- 1- COTAS EM CENTÍMETRO, DIÂMETRO EM MILÍMETRO, ELEVÇÃO EM METRO, SALVO INDICAÇÃO CONTRÁRIA
- 2 - PARA CORTES AA VER DESENHO 03/05
- 3 - PARA URBANIZAÇÃO E LOCAÇÃO VER DESENHO 05/05
- 4 - AS BOMBAS DEVERÃO SER FORNECIDAS COMPLETAS PELO FABRICANTE.
- 5 - PARA CORTE BB VER DESENHO 04/05.
- 6 - PARA PLANTA BAIXA VER DESENHO 02/05

TAMPAS PULTRUDADAS					
RELAÇÃO DE MATERIAL					
N°	A	B	C	D	QUANT. UND.
COTAS EM CM					
T1	106	91	100	85	02 CONJ.
T2	66	56	60	50	02 CONJ.

ESTE DESENHO É PROPRIEDADE DA COMPANHIA ESPÍRITO SANTENSE DE SANEAMENTO - CESAN E NÃO PODE SER COPIADO SEM SUA AUTORIZAÇÃO.

NÚMEROS				TÍTULOS			
PRINCIPAIS DESENHOS DE REFERÊNCIA				REVISÃO			
0	-	EMISSION INICIAL	-	-	-	JUL/09	
N°	LOCAL	DISCRIMINAÇÃO	DES.	DIV.	GER.	DATA	
CANCELA E SUBSTITUI O DESENHO NÚMERO:				CANCELADO E SUBSTITUÍDO PELO DESENHO NÚMERO:			
CENTRO DE DOCUMENTAÇÃO				EMITENTE:			
RECEBIDO: / /				PROJETADO:			
N° DOC.: ASS.: APROVAÇÃO CESAN:				COORDENADOR:			
ASS.: MATR.: UNID.: DATA: / /				DESENHADO:			
ESTA APROVAÇÃO NÃO ISENTA A CONTRATADA DE SUAS RESPONSABILIDADES LEGAIS.				N° DES. PROJETISTA:			
RESPONSÁVEL TÉCNICO:				ENQ° NESTOR GORZA JUNIOR			
CREA: XXX REGIÃO: XX ART N°: XXX DATA: XXX				ENQ° NESTOR GORZA JUNIOR			
EMISSION CESAN				GERÊNCIA:			
PROJETADO:				ENQ° SANDRA SILY			
CREA:				MUNICÍPIO: MARECHAL FLORIANO			
DESENHADO:				DISTRITO: SEDE			
VERIFICADO:				BAIRRO:			
DIVISÃO:				NOME DO EMPREENDIMENTO: SISTEMA DE ESGOTO SANITÁRIO			
TÍTULO: ESTAÇÃO ELEVATÓRIA DE ESGOTO BRUTO - EEEB-A				TÍTULO: ESTAÇÃO ELEVATÓRIA DE ESGOTO BRUTO - EEEB-A			
HIDRÁULICO - BACIA 2				HIDRÁULICO - BACIA 2			
VISTA SUPERIOR, DETALHE DAS TAMPAS E DETALHE DO GUARDA-CORPO				VISTA SUPERIOR, DETALHE DAS TAMPAS E DETALHE DO GUARDA-CORPO			
ESCALA: INDICADA				FOLHA: 01 / 05			
N° CESAN				A-063-000-91-5-XX-0053			
REV: 00				REV: 00			