


CONFIGURAÇÃO DE	
PENAS P/ PLOTAGEM	
PENA	COR ESP.
1	7 0,4
2	7 0,5
3	7 0,3
4	7 0,25
5	7 0,1
6	7 0,6
7	7 0,15
8	7 0,05
9	7 0,10
30	254 0,3
168	7 0,3
REST.	7 0,1


A

B



C

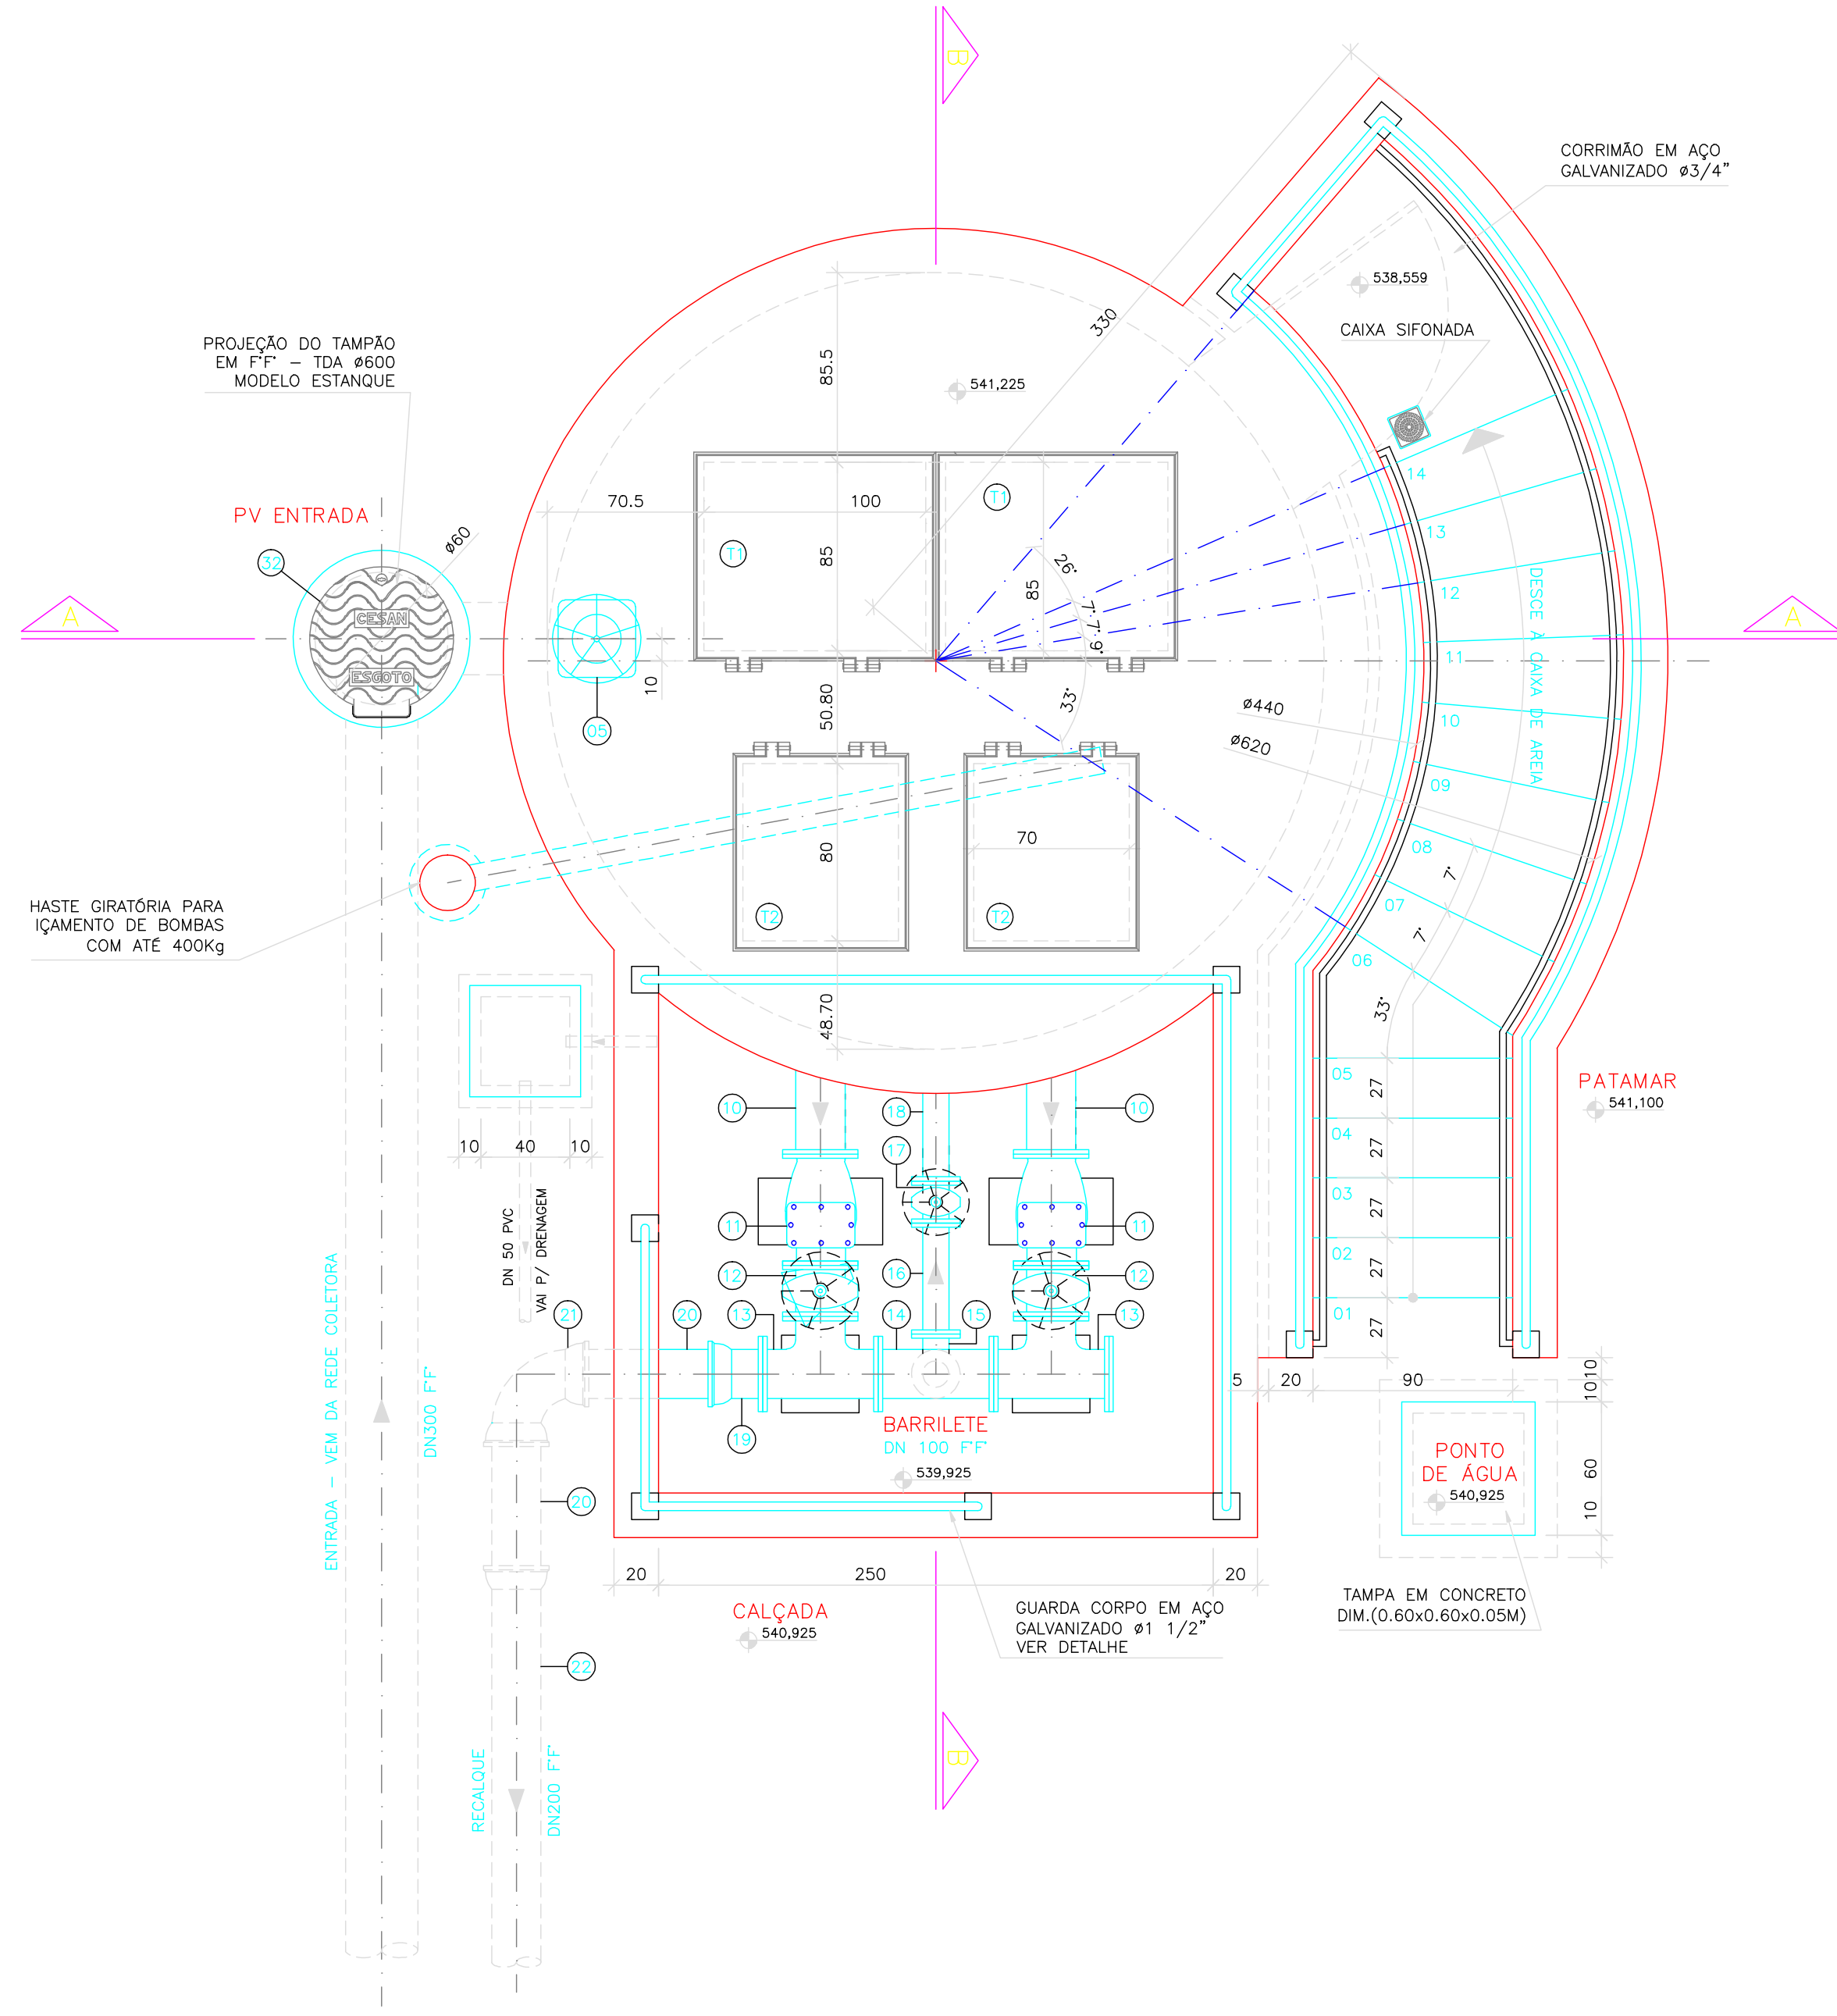


VISTA SUPERIOR
ESCALA 1:25

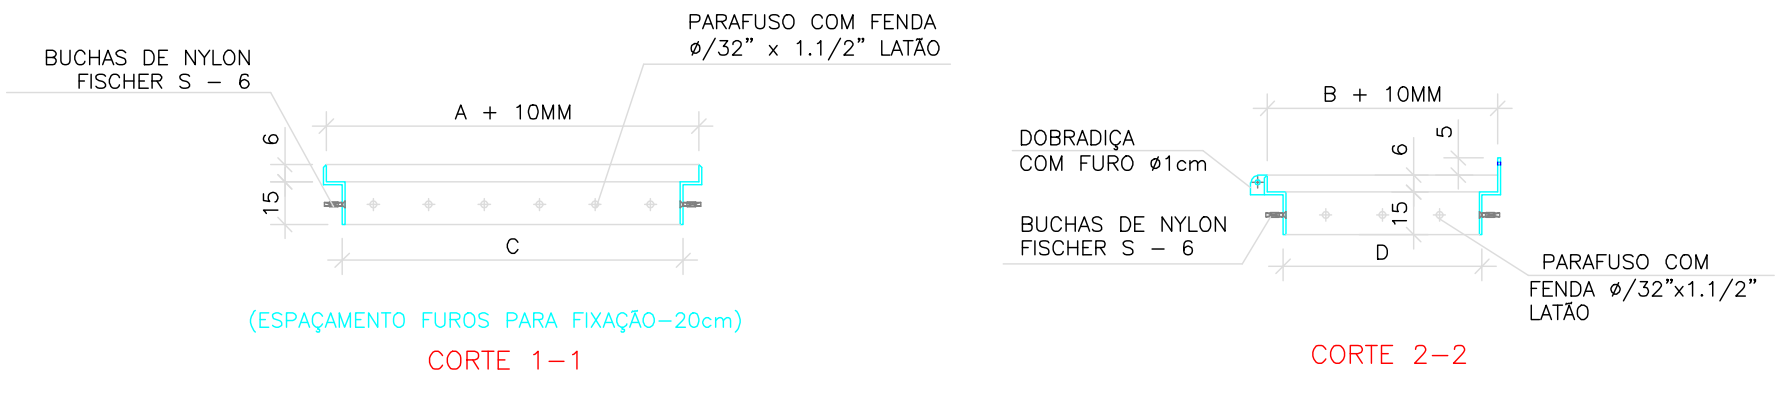

ESTRUTURA DAS TAMPAS
ESC. 1/25

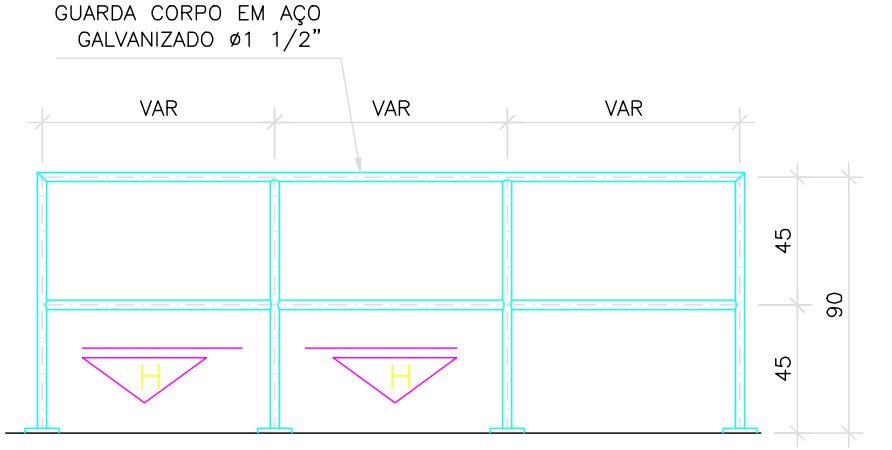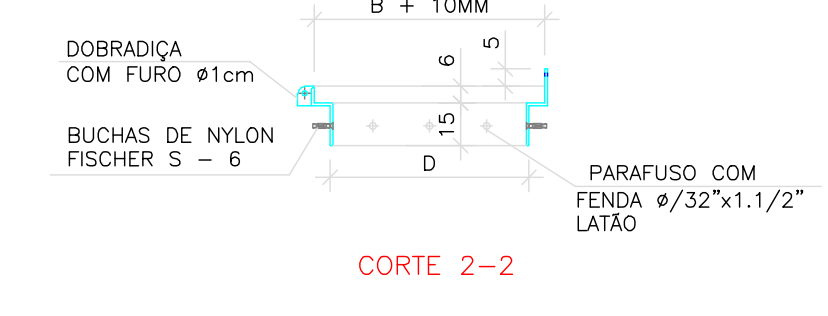


DETALHE PADRÃO DO GUARDA-CORPO
ESCALA 1/25
COTAS EM CENTÍMETRO

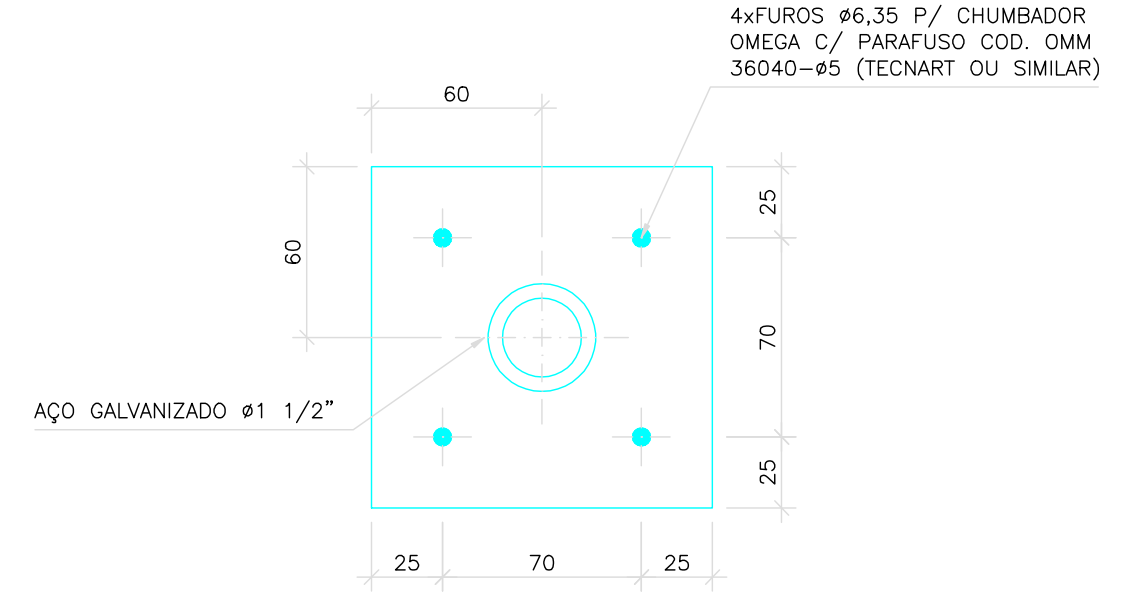


CORTE H-H
SEM ESCALA
COTAS EM CENTÍMETRO

OBS: TODAS AS PEÇAS DEVERÃO TER TRATAMENTO ANTI-CORROSIVO NAS SOLDAS.

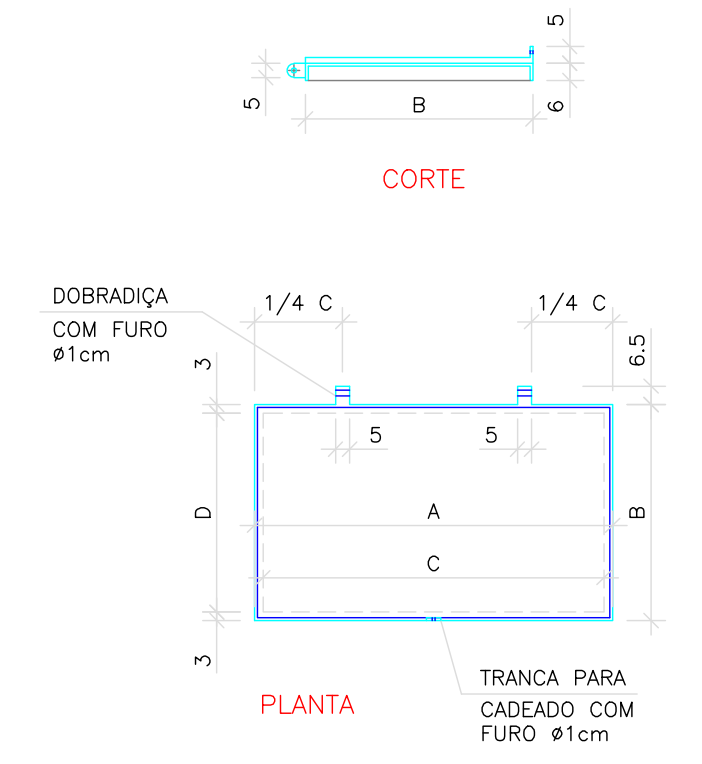

CORTE

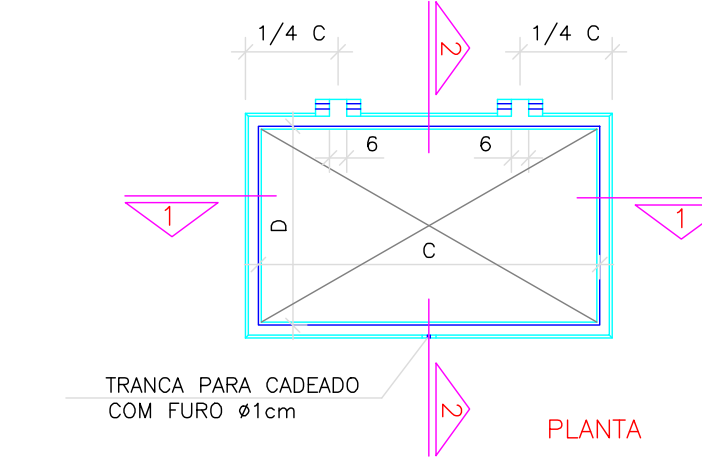

PLANTA

DETALHE DAS TAMPAS
ESCALA 1/25

TAMPAS PULTRUDADAS						
RELAÇÃO DE MATERIAL						
N°	A	B	C	D	QUANT.	UND.
	COTAS EM CM					
T1	106	91	100	85	02	CONJ.
T2	76	86	70	80	02	CONJ.

NOTAS

- 1- COTAS EM CENTÍMETRO, DIÂMETRO EM MILÍMETRO, ELEVÇÃO EM METRO, SALVO INDICAÇÃO CONTRÁRIA
- 2 - PARA CORTES AA VER DESENHO 03/05
- 3 - PARA URBANIZAÇÃO E LOCAÇÃO VER DESENHO 05/05
- 4 - AS BOMBAS DEVERÃO SER FORNECIDAS COMPLETAS PELO FABRICANTE.
- 5 - PARA CORTE BB VER DESENHO 04/05.
- 6 - PARA PLANTA BAIXA VER DESENHO 02/05

ESTE DESENHO É PROPRIEDADE DA
COMPANHIA ESPÍRITO SANTENSE DE
SANEAMENTO - CESAN E NÃO PODE
SER COPIADO SEM SUA AUTORIZAÇÃO.

NÚMEROS				TÍTULOS			
PRINCIPAIS DESENHOS DE REFERÊNCIA				REVISÃO			
N°	LOCAL	DISCRIMINAÇÃO	DES.	DIV.	GER.	DATA	
0	-	EMIÇÃO INICIAL	-	-	-	JUL/09	
CANCELA E SUBSTITUI O DESENHO NÚMERO:				CENTRO DE DOCUMENTAÇÃO			
CANCELADO E SUBSTITUIDO PELO DESENHO NÚMERO:				EMITENTE:			
				EMISSÃO CESAN			
				DATAS			
				MUNICÍPIO: MARECHAL FLORIANO DISTRITO: SEDE BAIRRO:			
				NOME DO EMPREENDIMENTO: SISTEMA DE ESGOTAMENTO SANITÁRIO			
				TÍTULO: ESTAÇÃO ELEVATÓRIA DE ESGOTO BRUTO - EEEB-B			
				HIDRÁULICO - BACIA 6			
				VISTA SUPERIOR, DETALHE DAS TAMPAS E DETALHE DO GUARDA-CORPO			
				ESCALA: INDICADA			
				FOLHA: 01 / 05			
				N° CESAN: A-063-000-91-5-XX-0058			
				REV: 00			