

CONFIGURAÇÃO DE
PENAS P/ PLOTAGEM


PENA	COR	ESP.
1	7	0,4
2	7	0,5
3	7	0,3
4	7	0,25
5	7	0,1
6	7	0,6
7	7	0,2
8	7	0,08
9	7	0,13
10	COLOR	0,4
30	254	0,4
40	COLOR	0,4
51	COLOR	0,4
71	COLOR	0,4
112	COLOR	0,4
141	COLOR	0,4
161	COLOR	0,4
168	7	0,4
REST.	P&B	0,1

A

B

C

ESTE DESENHO É PROPRIEDADE DA
COMPANHIA ESPÍRITO SANTENSE DE
SANEAMENTO - CESAN E NÃO PODE
SER COPIADO SEM SUA AUTORIZAÇÃO.

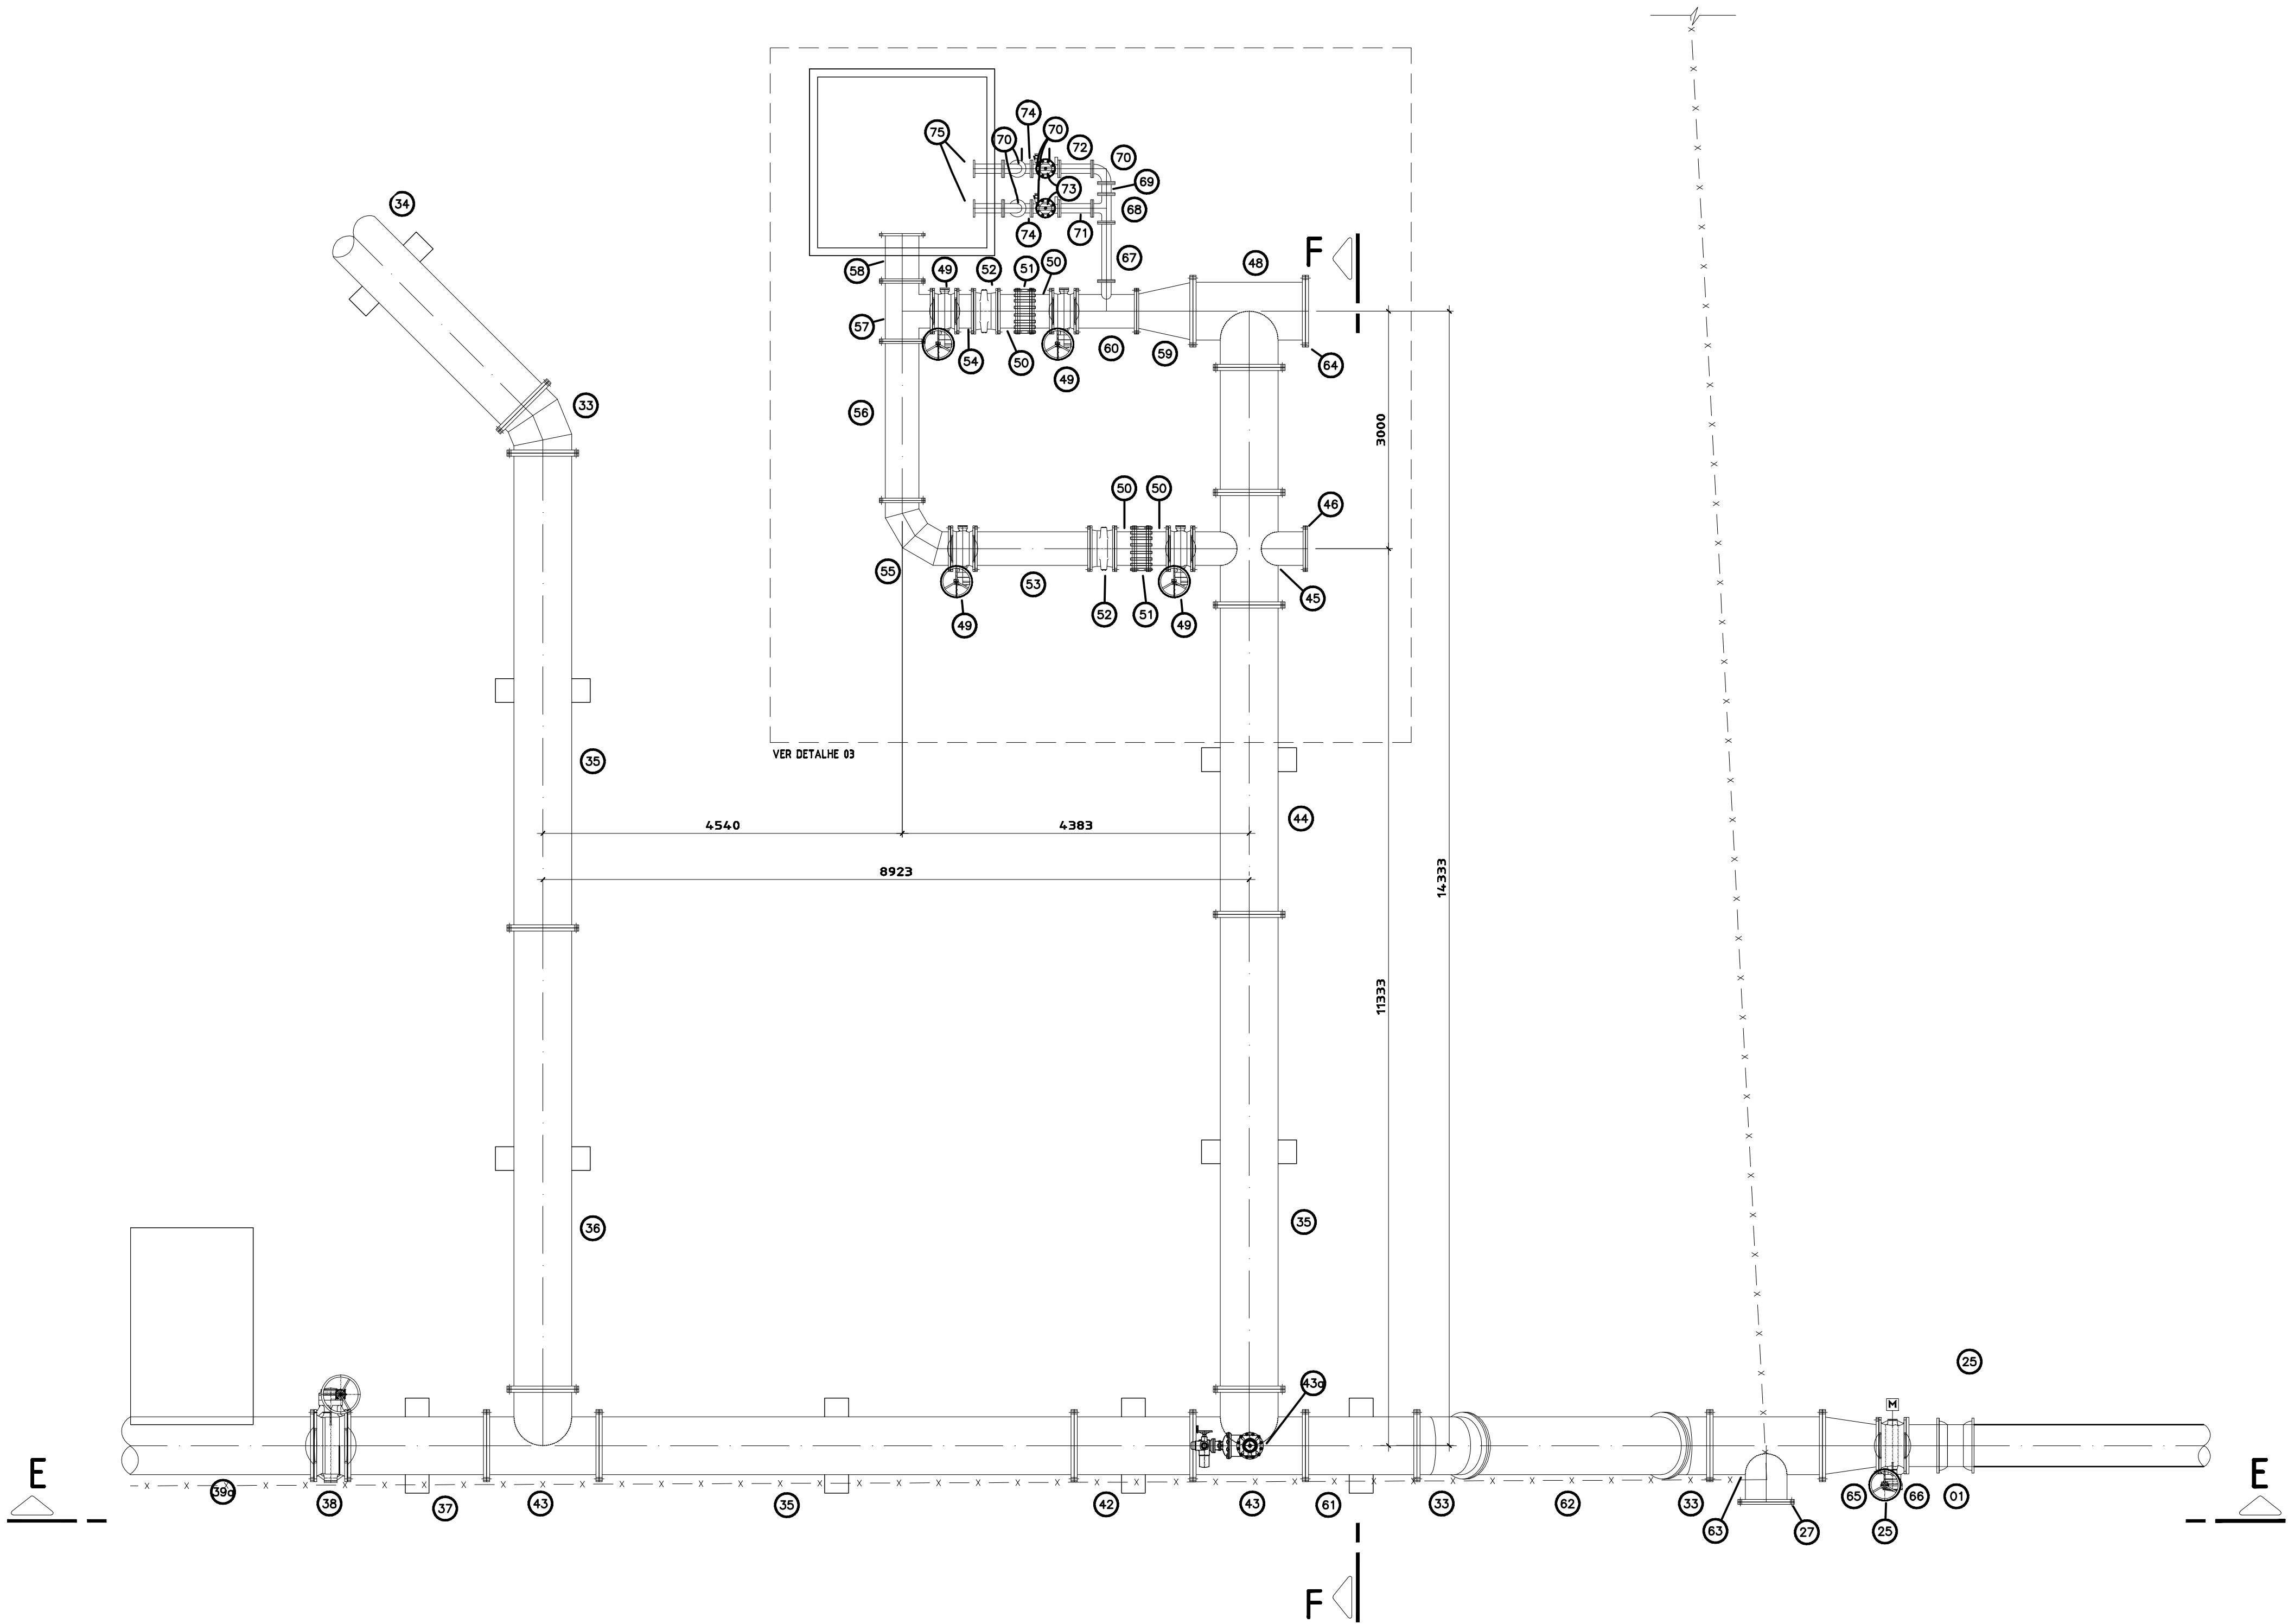

PLANTA BAIXA
ESC.: 1:50

NOTAS: MEDIDAS EM MILÍMETRO (mm)
VER ESPECIFICAÇÃO DAS PEÇAS NA FOLHA 01/23
ESTA PRANCHA ANULA E SUBSTITUI A PRANCHA Nº A-052-000-30-5-XX-0059

										CANCELA E SUBSTITUI O DESENHO NÚMERO:		CENTRO DE DOCUMENTAÇÃO RECEBIDO: __/__/__ Nº DOC.: _____ ASS.: _____ APROVAÇÃO CESAN: ASS.: _____ MATR.: _____ UNID.: _____ DATA: __/__/__ ESTA APROVAÇÃO NÃO ISENTA A CONTRATADA DE SUAS RESPONSABILIDADES LEGAIS.		EMITENTE: CONCREMAT ENGENHARIA PROJETADO: _____ COORDENADOR: _____ ENGRº ANTONIO FERNANDO L. MARTINS CREA: 0600722689 REGIÃO: SP ENGRº FERNANDO JOÃO GUZZO CREA: 9640 REGIÃO: ES DESENHO: _____ Nº DES. PROJETISTA: _____ DATA: 25/05/2008 SN-658004-DE-AG-GR-005-RQ RESPONSÁVEL TÉCNICO: ENGRº ALEXANDRE JOSÉ VIEIROS DA COSTA CREA: 1981101461 REGIÃO: RJ ART Nº: 200787201 DATA: 14/09/2007		EMISSÃO CESAN PROJETADO: _____ CREA: _____ DESENHADO: _____ CONCREMAT VERIFICADO: _____ ENGRº VALDIR ESCAPINI FANCHIOTTI DIVISÃO: _____ ENGRº VALDIR ESCAPINI FANCHIOTTI GERÊNCIA: _____ ENGRº SANDRA SILV		DATAS		 MUNICÍPIO: GUARAPARI DISTRITO: GUARAPARI BAIRRO: _____ NOME DO EMPREENDIMENTO: SISTEMA DE ABASTECIMENTO DE ÁGUA DO INTERIOR TÍTULO: SISTEMA DE ELEVATÓRIAS DO RIO BENEVENTE x JABOTI REDE E ONEWAY 3 PLANTA		ESCALA: 1/50 FOLHA: 05 / 23 Nº CESAN A-052-000-20-5-XX-0048 REV: 00	
NÚMEROS		TÍTULOS		Nº		LOCAL		DISCRIMINAÇÃO		DES.		DIV.		GER.		DATA							
PRINCIPAIS DESENHOS DE REFERÊNCIA																							