



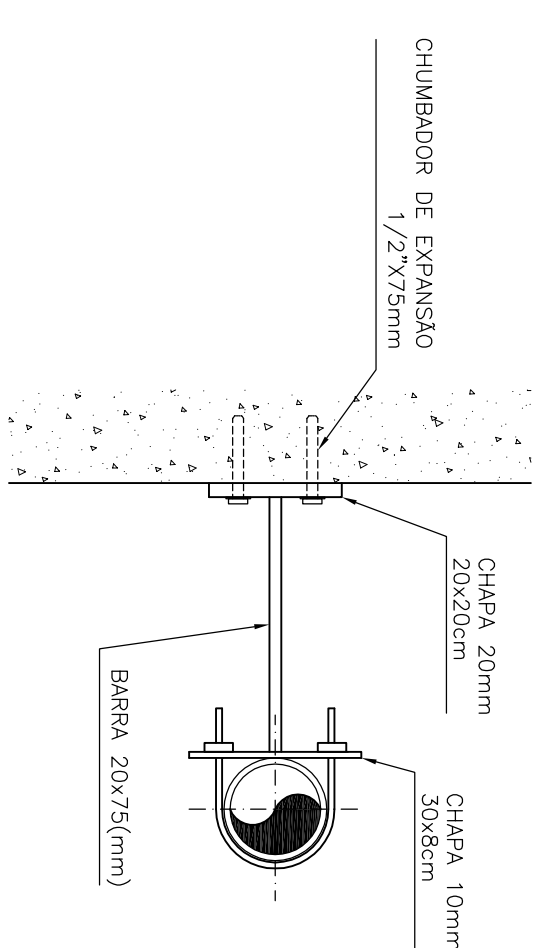


DETALHE DA ABRAÇADEIRA
ESCALA 1/12.5

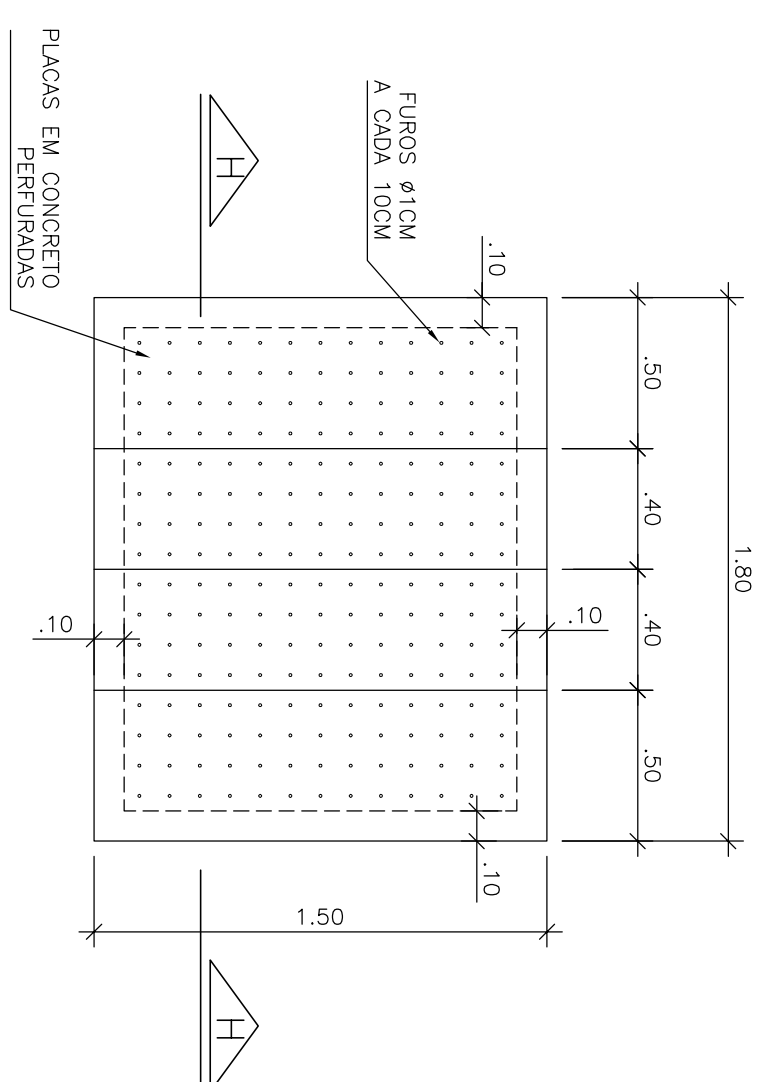

DETALHE DO FUNDO FALSO
ESCALA 1/25


CORTE G-G
ESCALA 1/25

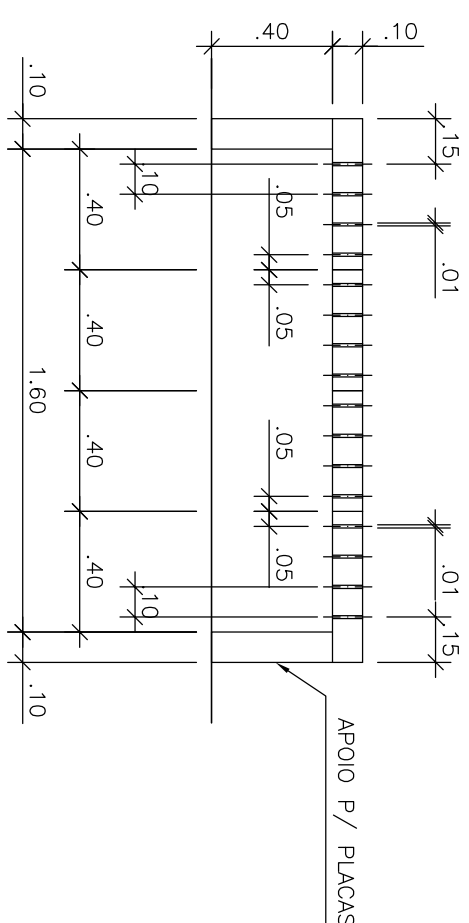

CORTE H-H
ESCALA 1/25

NOTAS

- 1-CORTAS E ELEVAÇÕES EM METRO, DIÂMETRO EM MILÍMETRO, EXCETO ONDE INDICADO
- 2-CONFERIR MEDIDAS NO LOCAL
- 3-EXTRATORAS EM TIPO QO DE 608 DO RQ, CONFORME PLANTA DE URBANIZAÇÃO, OBRIGANDO A INCLINAÇÃO MÍNIMA DE 0,35%, COM VÁLVULA TLUP NA EXTREMIDADE
- 4-A BOMBA DEVERÁ SER FORNECIDA COMPLETA PELO FABRICANTE
- 5-PÁVA V. SUPERIOR, DET. TAMPA E GAIOBA-CORPO VEM PANCADA 01/06
- 6-PÁVA PLANTA BAIXA E DETALHES DO GRADOMETRO VEM PANCADA 02/06
- 7-PÁVA CORTE A-A, DETALHE 1-1 E DET. PO. ÁGUA VEM PANCADA 03/06
- 8-PÁVA CORTE B-B, C-C, D-D, DET. GRADE PISO E LAM. VEM PANCADA 04/06
- 9-PÁVA URBANIZAÇÃO, SINALIZAÇÃO E DETALHE DO MURO DE ALA VEM PANCADA 05/06

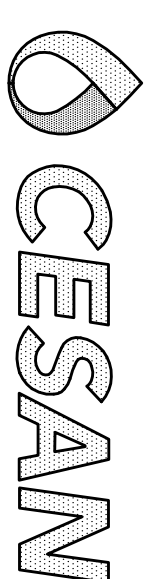

MUNICÍPIO: SERRA	DISTRITO:	BAIRRO: NOVO HORIZONTE
NOME DO EMPREENDIMENTO: SISTEMA DE ESGOTAMENTO SANITÁRIO DE JARDIM LIMOIRO		

TÍTULO: ESTAÇÃO ELEVATÓRIA DE ESGOTO BRUTO – EEEB-LAGOA
HIDRÁULICO
CORTE E-E, F-F, G-G, H-H E DETALHES

ESCALA:	FOLHA:	Nº CESAN	RE
INDICADA	05 / 06	PLANTA 05	00