

CONFIGURAÇÃO DE  
PENAS P/ PLOTAGEM



COR ESP.  
1 07 0,1  
2 07 0,2  
3 07 0,3  
4 07 0,4  
5 07 0,5  
6 07 0,6  
7 07 0,25  
8 07 0,09  
9 07 0,15  
140 140 0,15  
162 162 0,15

CJM-BT  
LAYOUT DE MONTAGEM – COLUNA 1


CJM-BT  
LAYOUT DE MONTAGEM – COLUNAS 2 E 3

NOTAS


- 1 – DIMENSÕES EM CENTÍMETROS.  
2 – GRAU DE PROTEÇÃO IP54.  
3 – PINTURA: (140mm)  
INTERNA: CINZA MUNSELL N6.5  
EXTERNA: CINZA MUNSELL N6.5  
PLACA DE MONTAGEM COLUNA DE ENTRADA: LARANJA 2.5YR6/14  
BASE SOLEIRA: PRETA  
4 – ESTRUTURA DAS CHAPAS:  
ESTRUTURA: CHAPA #12MSG  
DEMAIS PARTES: CHAPAS #14MSG  
5 – PARA DIAGRAMA UNIFILAR GERAL, VER DESENHOS B-035-003-60-6-XX-0001, B-035-003-60-6-XX-0002 E B-035-003-60-6-XX-0003;  
6 – PARA LOCALIZAÇÃO DO CJM-BT, VER DESENHO B-035-003-60-6-XX-0016;  
7 – PARA LAYOUT DO CJMBT, VER DESENHOS B-035-003-60-6-XX-0026 E B-035-003-60-6-XX-0027;  
8 – PARA DIAGRAMA MULTIFILAR DAS COLUNAS 1 A 3 DO CJMBT, VER DESENHOS B-035-003-60-6-XX-0023, B-035-003-60-6-XX-0024.

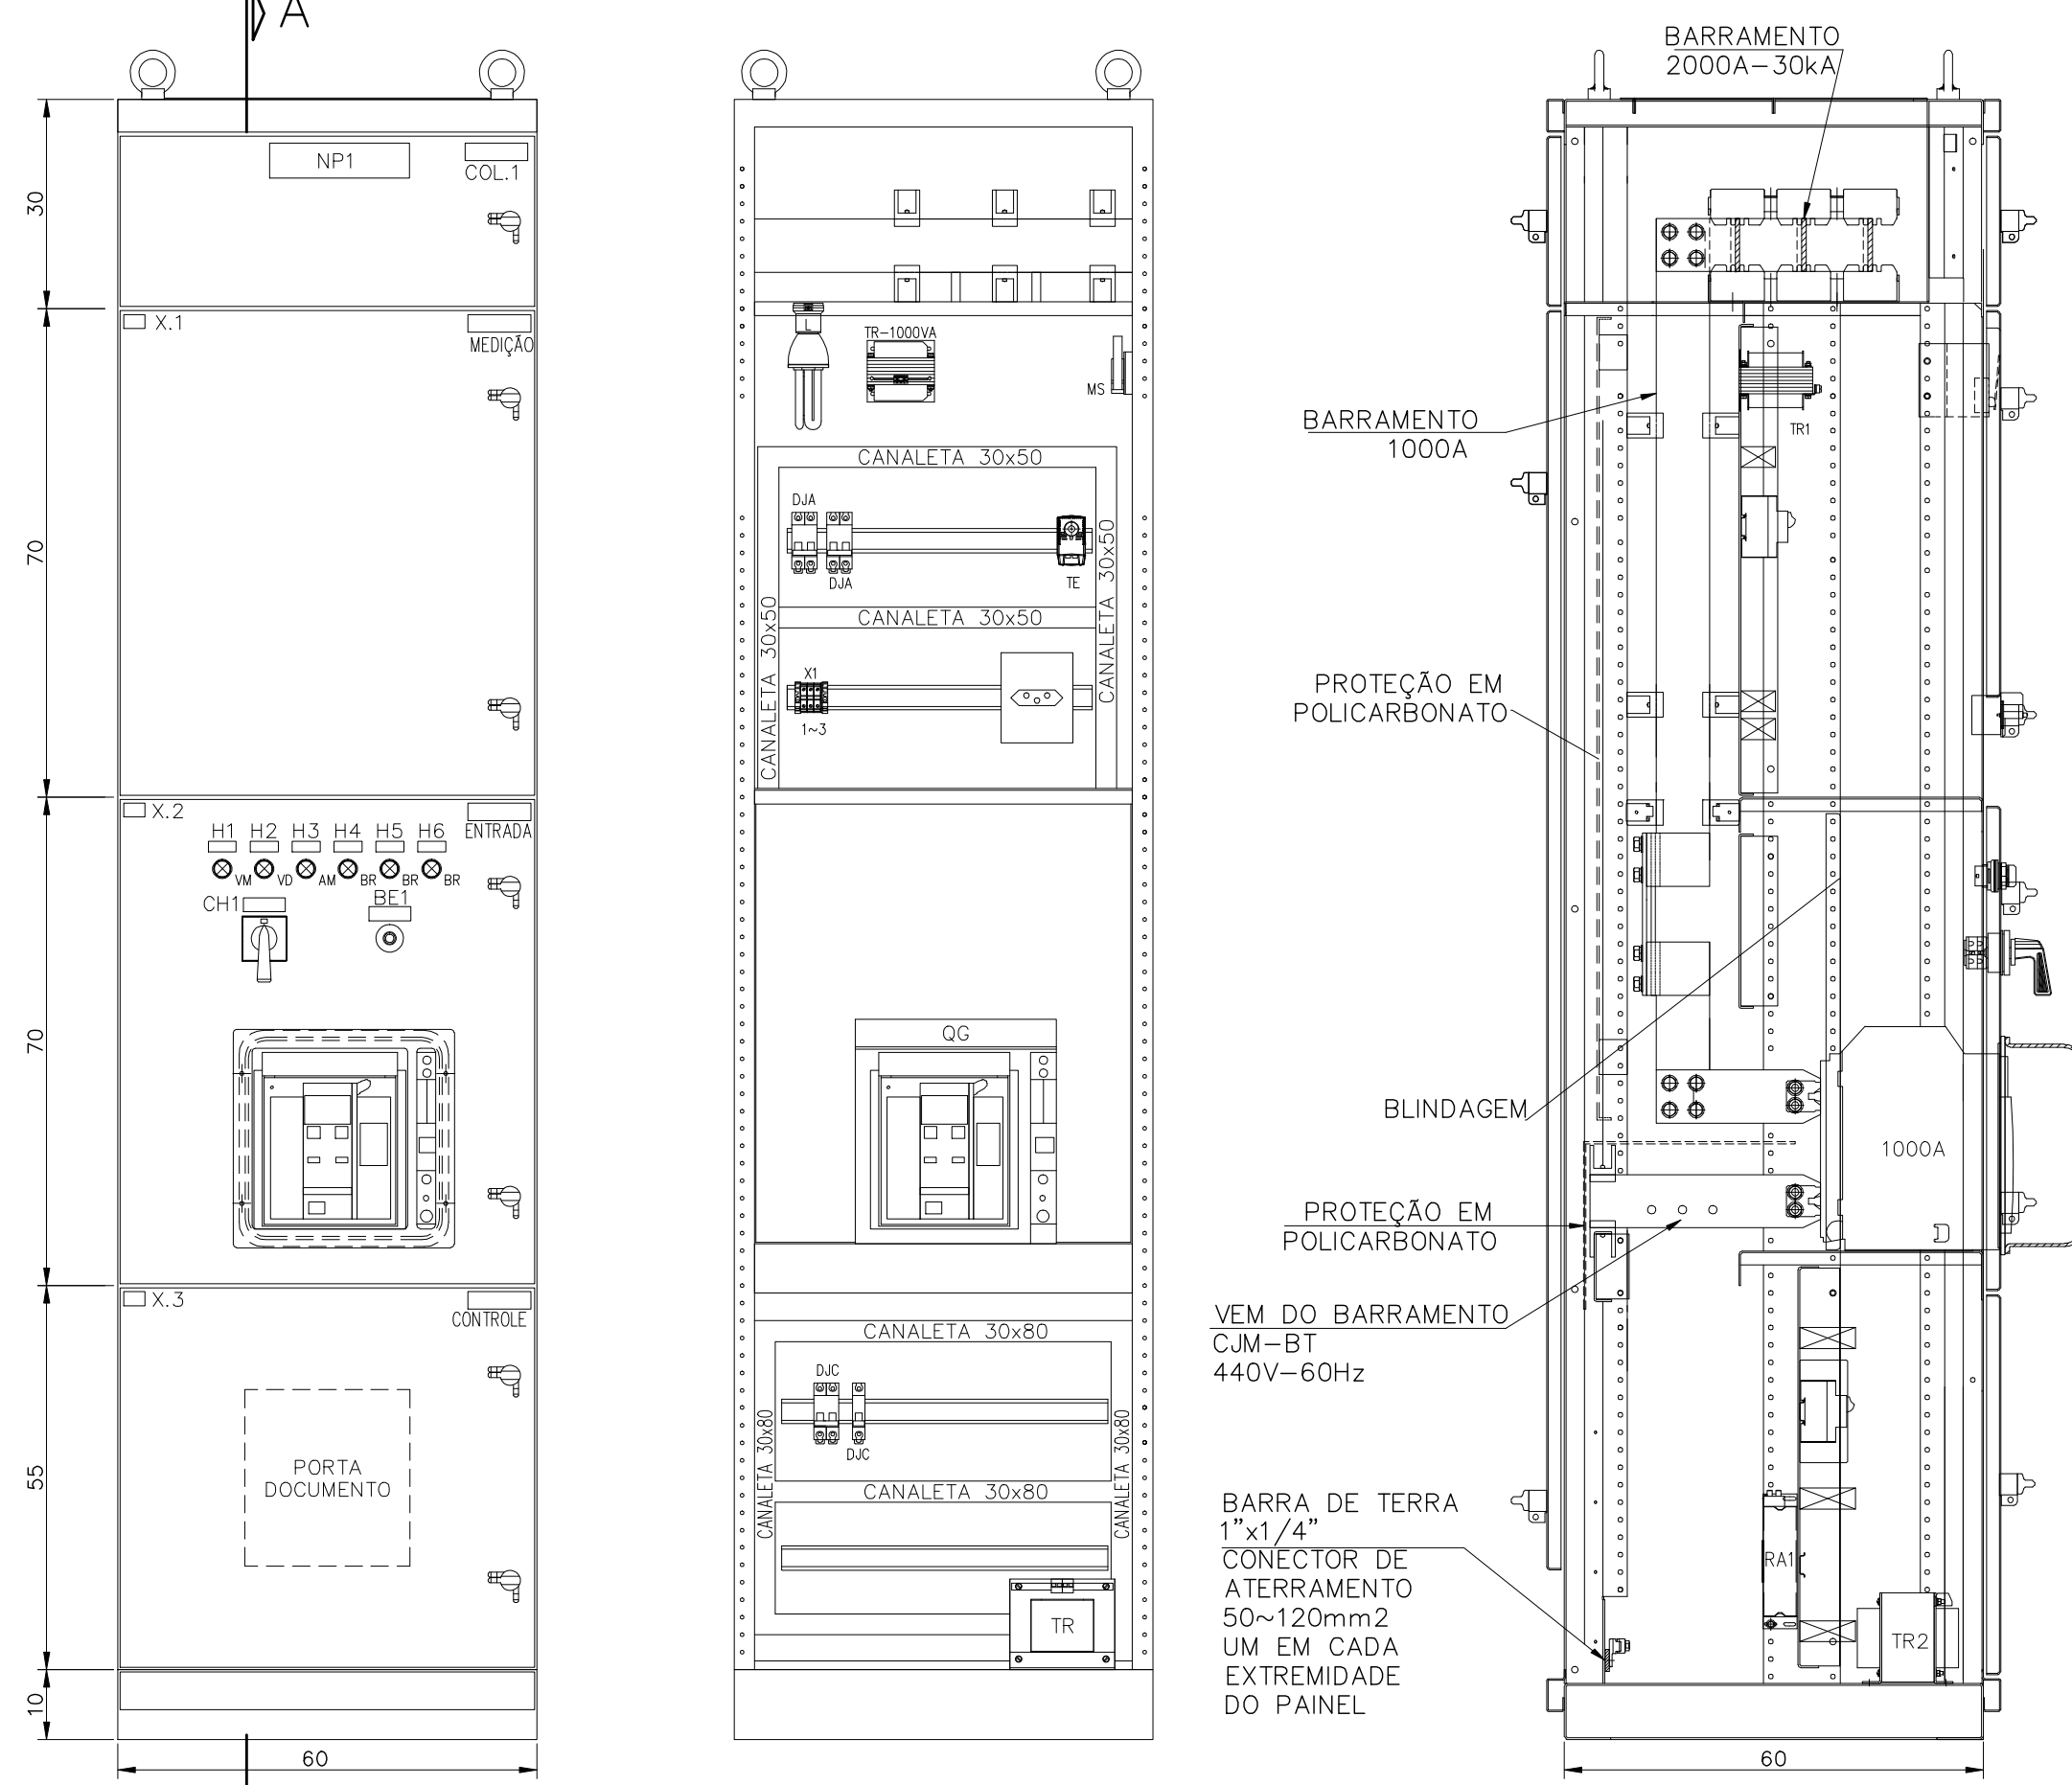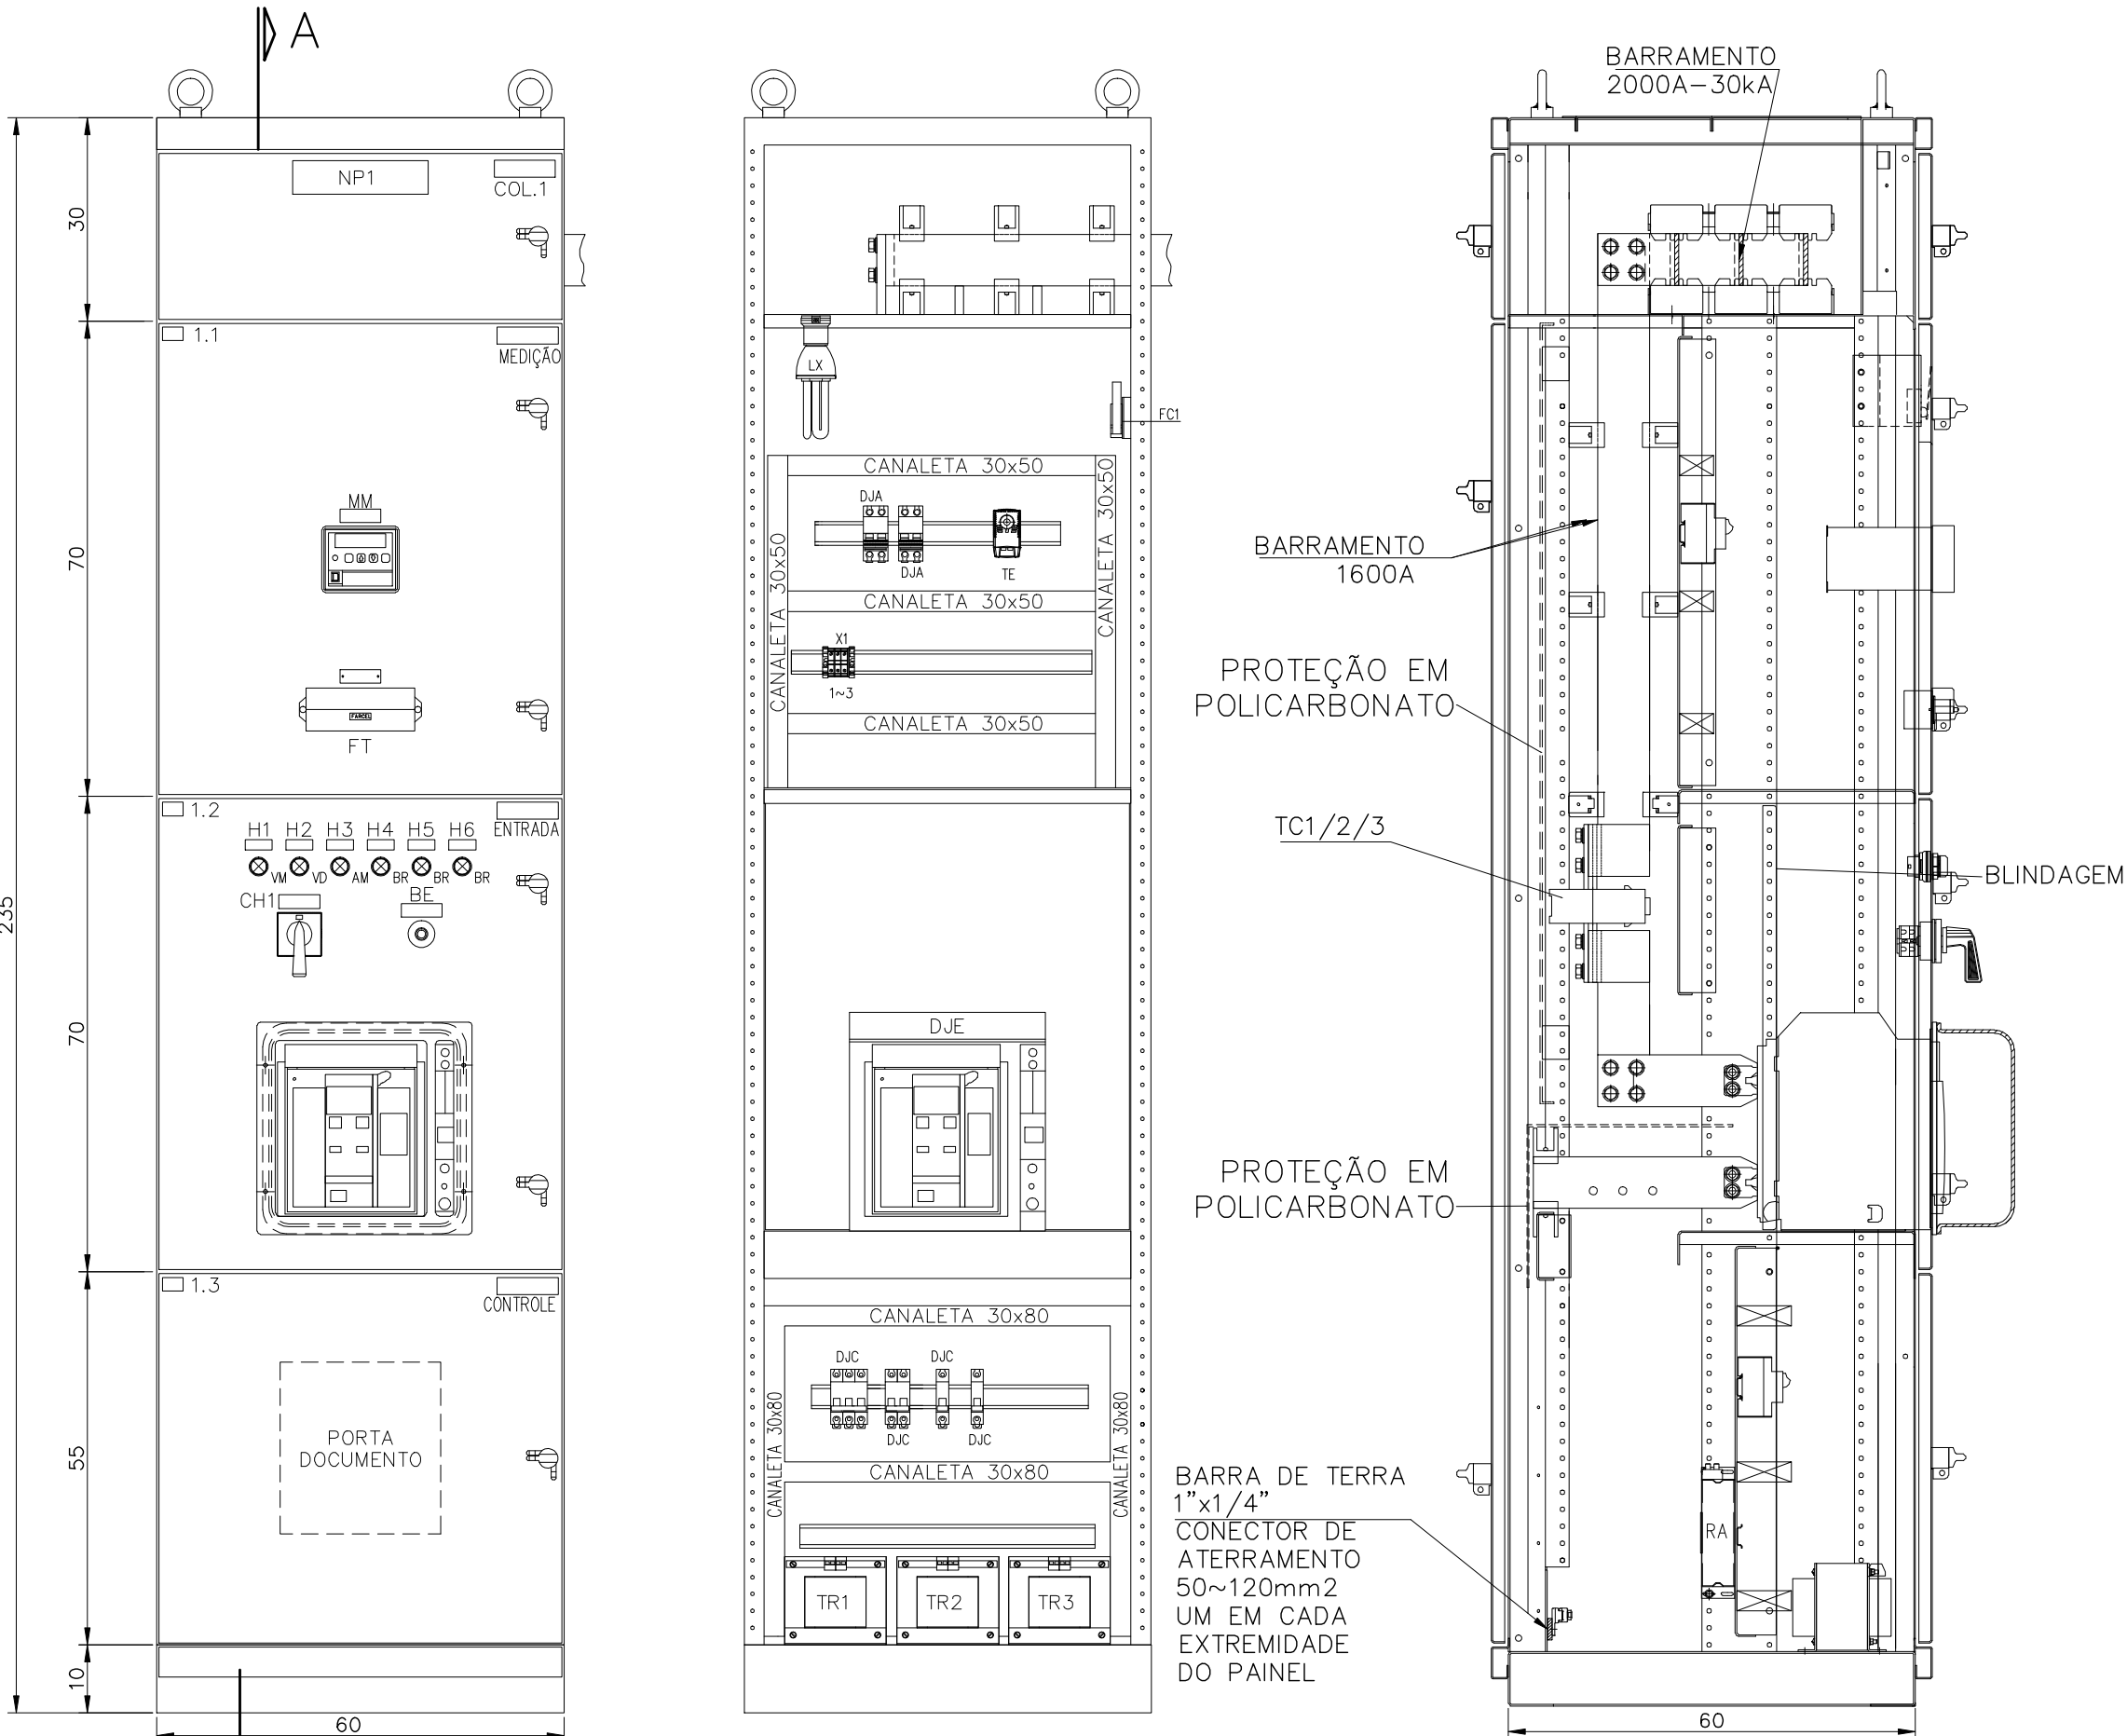


COLUNA 1  
RÉGUA DE BORNES

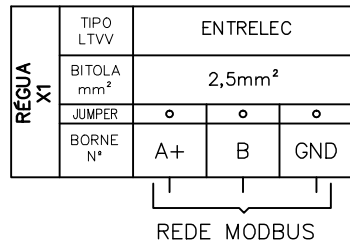


COLUNA 2  
RÉGUA DE BORNES

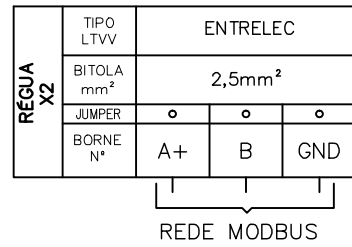

COLUNA 3  
RÉGUA DE BORNES

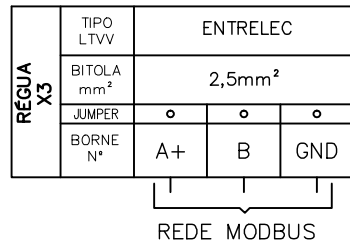

COLUNA 4  
RÉGUA DE BORNES

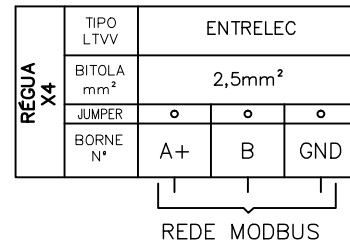

ESTE DESENHO É PROPRIEDADE DA  
COMPANHIA ESPÍRITO SANTENSE DE  
SANEAMENTO – CESAN E NÃO PODE  
SER COPIADO SEM SUA AUTORIZAÇÃO.

| NÚMEROS | TÍTULOS                           | N° | LOCAL | DISCRIMINAÇÃO | DES. | DIV. | GER. | DATA |
|---------|-----------------------------------|----|-------|---------------|------|------|------|------|
| 1       | PRINCIPAIS DESENHOS DE REFERÊNCIA |    |       | REVISÃO       |      |      |      |      |

CANCELAR E SUBSTITUIR  
O DESENHO NÚMERO:

CANCELADO E SUBSTITUIR  
PELO DESENHO NÚMERO:

CENTRO DE DOCUMENTAÇÃO

RECEBIDO: / /

N° DOC.: ASS.:

APROVAÇÃO CESAN:

ASS.: MATR.:

UNID.: DATA: / /

ESTA APROVAÇÃO NÃO ISENTA A CONTRATADA  
DE SUAS RESPONSABILIDADES LEGAIS.

EMITENTE:

PROJETADO:

COORDENADOR:

ANDRE MIRANDA DAHER

EDSON LOUREIRO MIGUEL

CREA: 016142/D REGIÃO: ES

CREA: 005461/D REGIÃO: ES

DESENHO: ANDRE MIRANDA DAHER

N° DES. PROJETISTA:

DATA: 21 / 08 / 2014

0876.DS.113.E.0028/01

RESPONSÁVEL TÉCNICO: ANTONIO CARLOS CARNEIRO DE CAMARGO

CREA: 065064328 REGIÃO: SP ART N°: 06201404228 DATA: 16/04/2014

EMISSION CESAN

DATAS

PROJETADO:

CREA:

DESENHADO:

VERIFICADO:

DIVISÃO:

GERÊNCIA:

MUNICÍPIO: SERRA

DISTRITO: JACARAÍPE

BAIRRO: CASTELÂNDIA

NOME DO EMPREENDIMENTO: SISTEMA DE ABASTECIMENTO DE ÁGUA DA GRANDE VITÓRIA

TÍTULO: ESTAÇÃO ELEVATÓRIA DE ÁGUA TRATADA DE JACARAÍPE

PROJETO ELÉTRICO – CJMBT

CONJUNTO DE MANOBRA BAIXA TENSÃO – LAYOUT COLUNAS 1 A 3

ESCALA: 1:10

FOLHA: 01/01

N° CESAN B-035-003-60-6-XX-0028

REV: 00