



- Ⓐ C2 C3 C4 C5
C6 C7 C8 C9
Ⓑ C2 C3 C4 C5
C6 C7 C8 C9
Ⓒ C2 C3 C4 C5
C6 C7 C8 C9

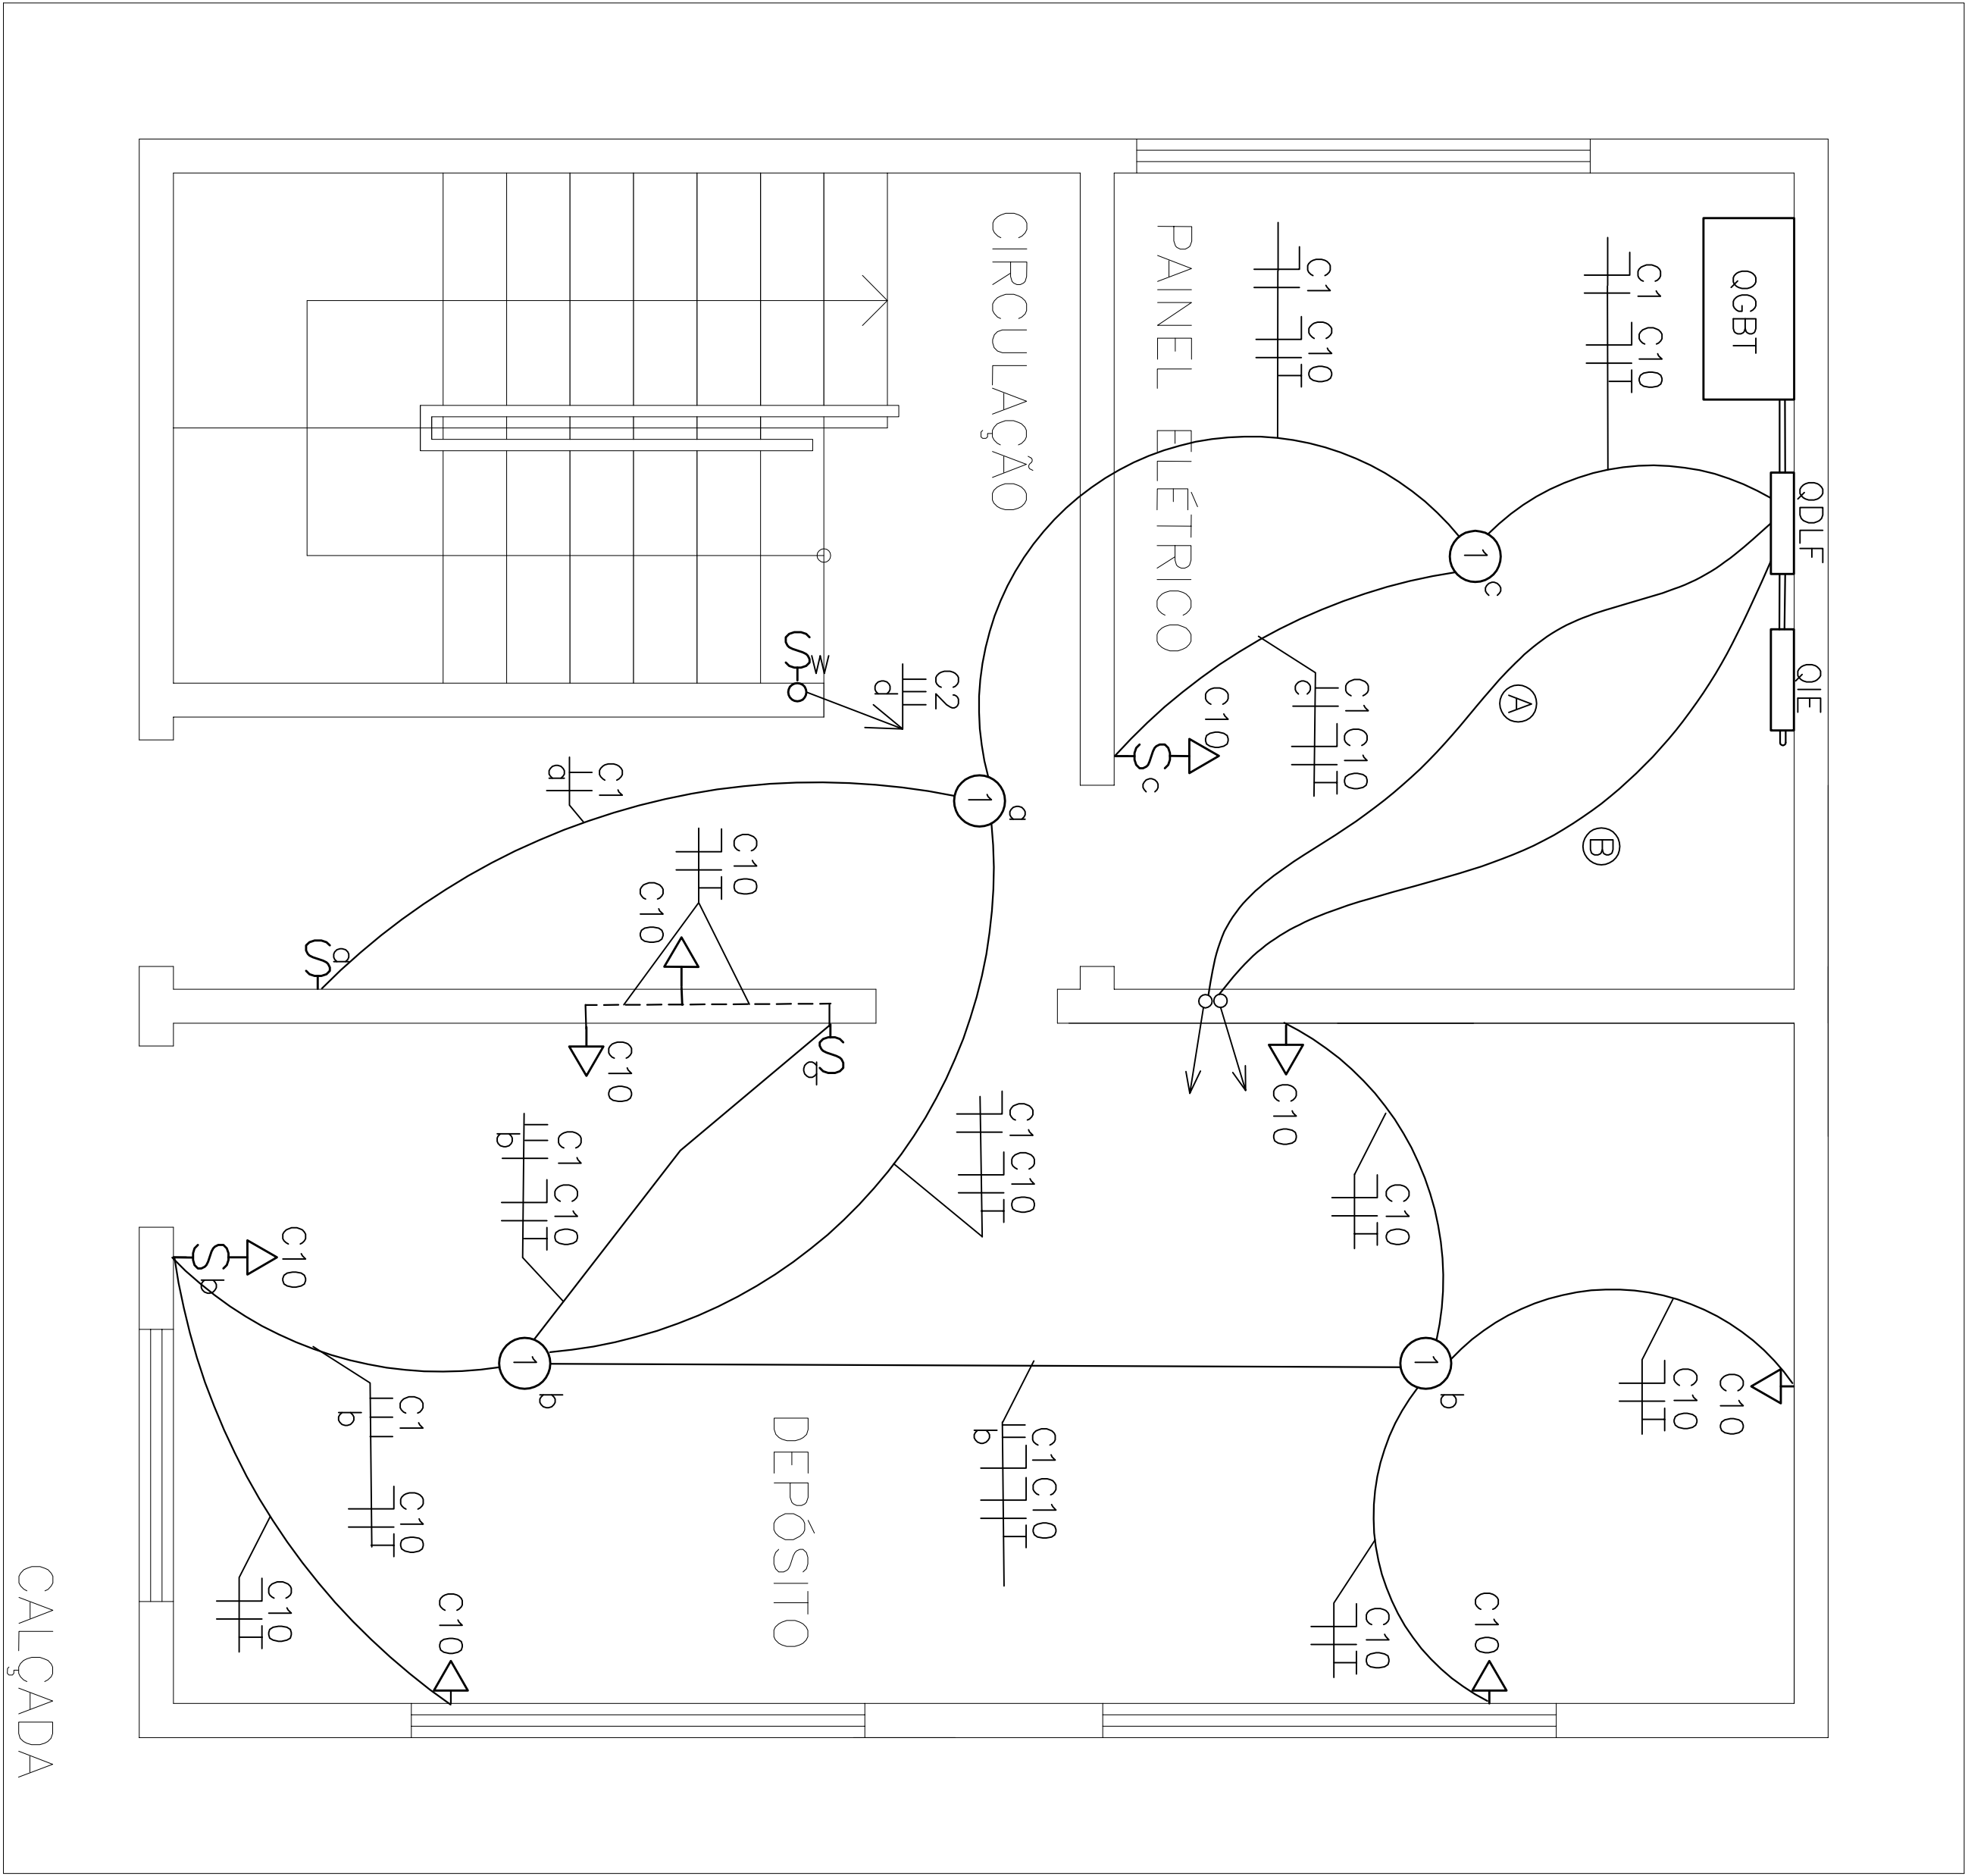

PLANTA PAVIMENTO TÉRREO

ESC.: 1/25

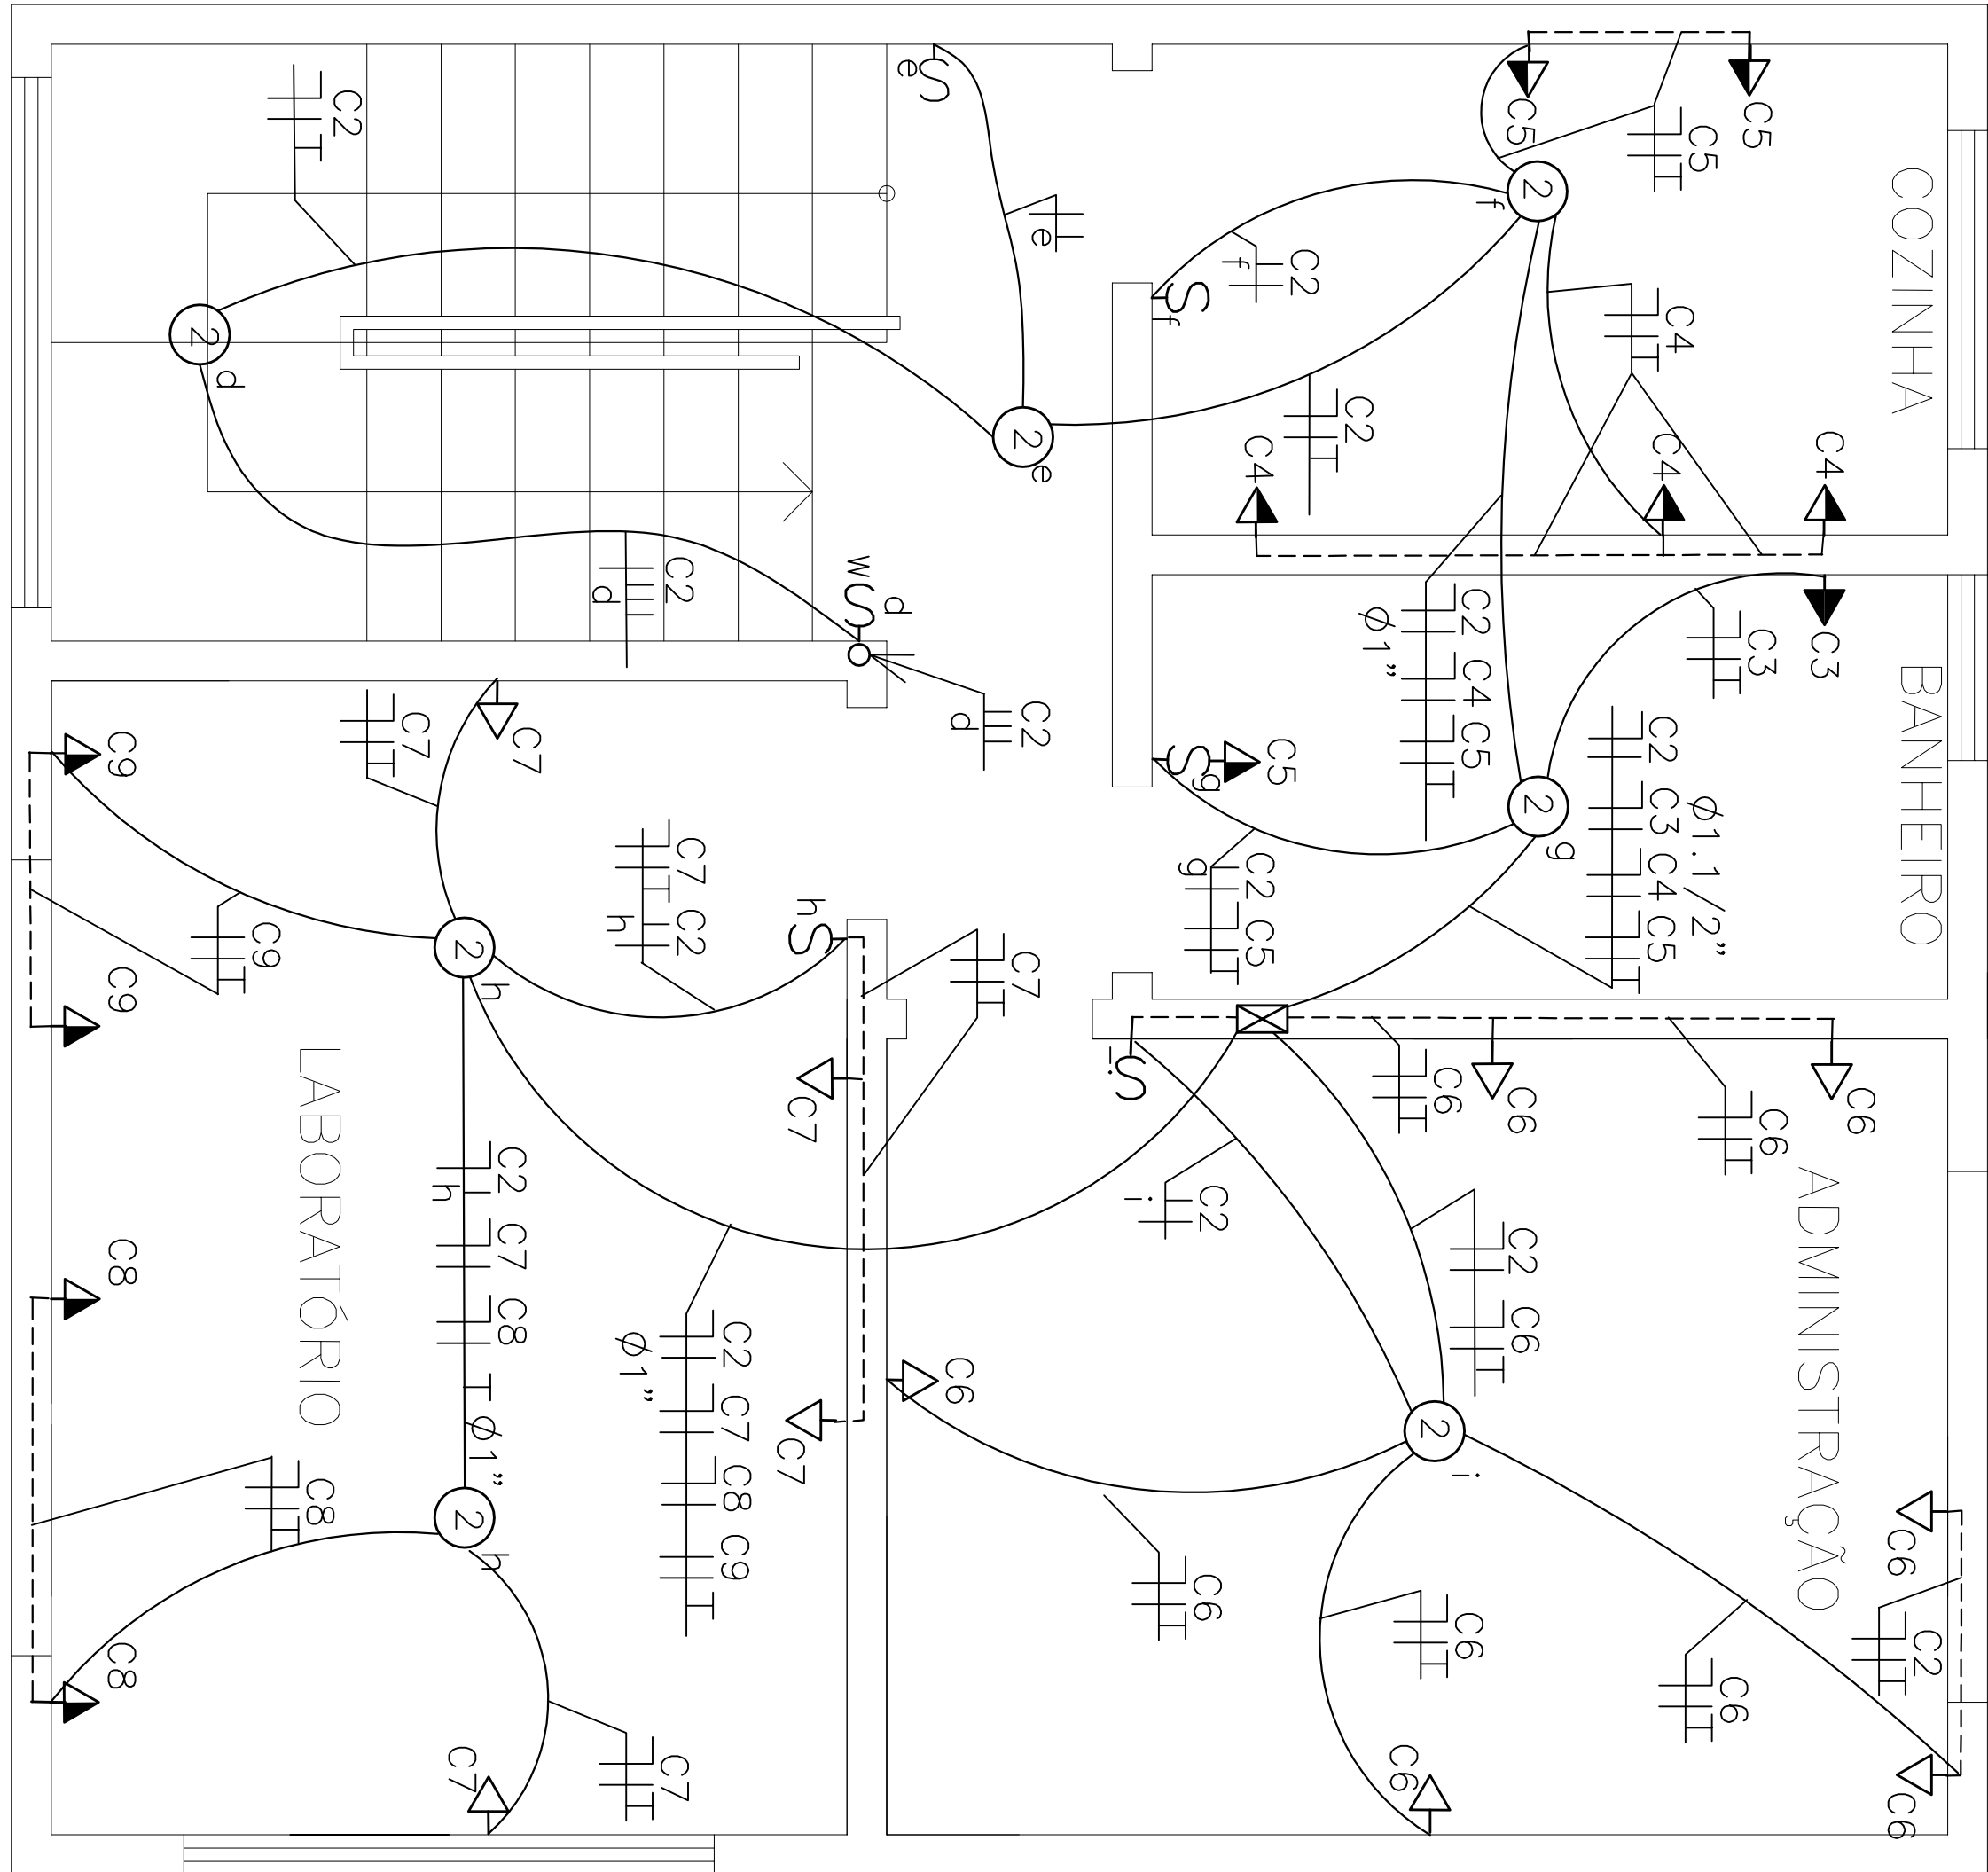


PLANTA PAVIMENTO SUPERIOR

ESC.: 1/25


- NOTAS
- MEDIDAS EM METROS
 - ELETRODUTOS NÃO ESPECIFICADOS DEVEM SER 3/4"
 - TODAS AS PEÇAS METÁLICAS EM AÇO CARBONO DEVEM SER GALVANIZADAS A QUENTE
 - O QUADRO DE DISTRIBUIÇÃO DEVE POSSUIR FLANGES SUPERIOR E INTERIOR
 - PARA BÍTLUA DOS CONUTORES VER DIAGRAMA UNIFILAR E QUADRO DE CARGAS.
 - OS CONDUTORES DEVERÃO SER EM COBRE ELETROLÍTICO, PVC ANTI-CHAMA, SEM HALOGENIO, BAIXA EMISSÃO DE GASES TÓXICOS, 90°C, 0,6/1,0KV, CLASSE 5.

SIMBOLOGIAS — PLANTA BAIXA:

- FOS: FASE, NEUTRO, RETORNO E PROTEÇÃO
- ELETRODUTO EMBUTIDO NO PISO OU NA PAREDE
- QUADRO DE DISTRIBUIÇÃO DE FORÇA E LUZ
- TOMADA BAIXA — 0,30 DO PISO
- TOMADA MEIA ALTURA
- TOMADA ALTA
- CAIXA DE PASSAGEM (15X15X10)CM
- ELETRODUTO SUBINDO

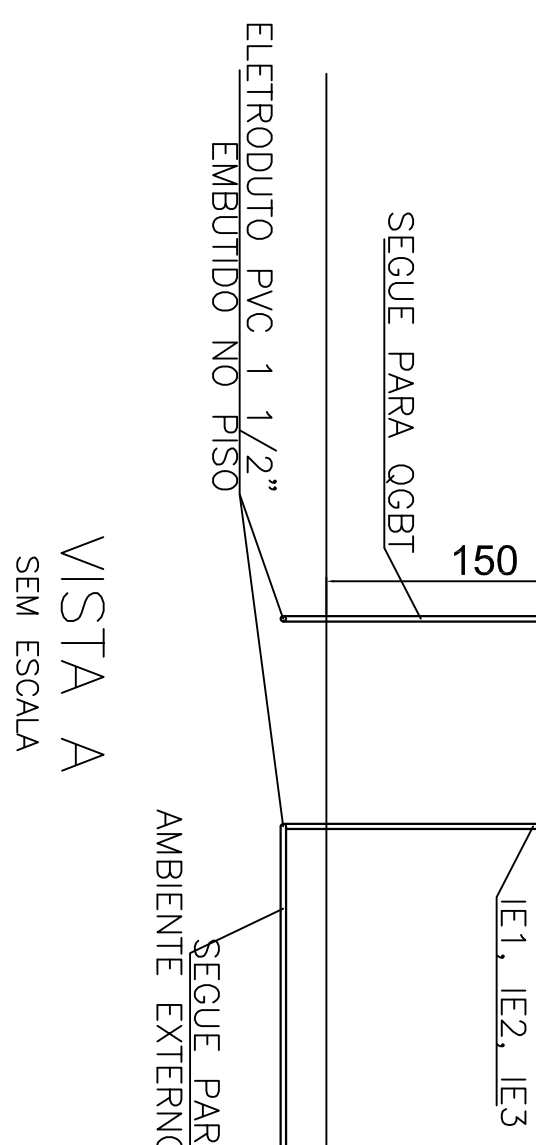

VISTA A
SEM ESCALA

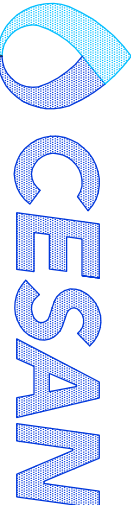

NUMEROS	TÍTULOS	Nº	LOCAL	DISCRIMINAÇÃO	REVISÃO	DES.	DIV.	GFR.	DATA
1	PRINCIPAIS DESINHOS DE REFERÊNCIA								
2									
3									
4									
5									
6									
7									
8									
9									
10									
11									
12									
13									
14									
15									
16									
17									
18									
19									
20									

CANCELAR E SUBSTITUIR O DESENHO NÚMERO:	
RECEBIDO: / /	ASS: /
APROVAÇÃO CESAN:	
ASS: /	MATR: /
CANCELADO E SUBSTITUIR PELO DESENHO NÚMERO:	
UNID: /	DATA: / /
ESTA APROVAÇÃO NÃO SERÁ A CONTRAÍDA DE SUAS RESPONSABILIDADES LEGAIS.	

CENTRO DE DOCUMENTAÇÃO	EMITENTE:	EMISSÃO CESAN	DATAS
RECEBIDO: / /	PROJETOADO: / /	PROJETOADO: / /	PROJETOADO: / /
ASS: /	COORDENADOR: / /	COORDENADOR: / /	COORDENADOR: / /
APROVAÇÃO CESAN:	ENR: VALDEMAR FERREIRA JUNIOR	ENR: VALDEMAR FERREIRA JUNIOR	ENR: VALDEMAR FERREIRA JUNIOR
ASS: /	CREA: 13420/D	CREA: 13420/D	CREA: 13420/D
MATR: /	REGIÃO: ES	REGIÃO: ES	REGIÃO: ES
CANCELADO E SUBSTITUIR PELO DESENHO NÚMERO:	Nº DES. PROJETOISTA: /	Nº DES. PROJETOISTA: /	Nº DES. PROJETOISTA: /
UNID: /	DATA: / /	DATA: / /	DATA: / /
ESTA APROVAÇÃO NÃO SERÁ A CONTRAÍDA DE SUAS RESPONSABILIDADES LEGAIS.	RESPONSÁVEL TÉCNICO: /	RESPONSÁVEL TÉCNICO: /	RESPONSÁVEL TÉCNICO: /
	REGIÃO: /	REGIÃO: /	REGIÃO: /
	ART N.º: /	ART N.º: /	ART N.º: /
	DATA: /	DATA: /	DATA: /
	ENR: SANDRA SILVA	ENR: SANDRA SILVA	ENR: SANDRA SILVA

PROJETOADO: / /	COORDENADOR: / /	EMISSÃO CESAN	DATAS
CREA: /	COORDENADOR: / /	COORDENADOR: / /	COORDENADOR: / /
ENR: VALDEMAR FERREIRA JUNIOR	ENR: VALDEMAR FERREIRA JUNIOR	ENR: VALDEMAR FERREIRA JUNIOR	ENR: VALDEMAR FERREIRA JUNIOR
CREA: 13420/D	CREA: 13420/D	CREA: 13420/D	CREA: 13420/D
REGIÃO: ES	REGIÃO: ES	REGIÃO: ES	REGIÃO: ES
DESIGNADO: /	Nº DES. PROJETOISTA: /	Nº DES. PROJETOISTA: /	Nº DES. PROJETOISTA: /
UNID: /	DATA: / /	DATA: / /	DATA: / /
ESTA APROVAÇÃO NÃO SERÁ A CONTRAÍDA DE SUAS RESPONSABILIDADES LEGAIS.	RESPONSÁVEL TÉCNICO: /	RESPONSÁVEL TÉCNICO: /	RESPONSÁVEL TÉCNICO: /
	REGIÃO: /	REGIÃO: /	REGIÃO: /
	ART N.º: /	ART N.º: /	ART N.º: /
	DATA: /	DATA: /	DATA: /
	ENR: SANDRA SILVA	ENR: SANDRA SILVA	ENR: SANDRA SILVA

PROJETOADO: / /	COORDENADOR: / /	EMISSÃO CESAN	DATAS
CREA: /	COORDENADOR: / /	COORDENADOR: / /	COORDENADOR: / /
ENR: VALDEMAR FERREIRA JUNIOR	ENR: VALDEMAR FERREIRA JUNIOR	ENR: VALDEMAR FERREIRA JUNIOR	ENR: VALDEMAR FERREIRA JUNIOR
CREA: 13420/D	CREA: 13420/D	CREA: 13420/D	CREA: 13420/D
REGIÃO: ES	REGIÃO: ES	REGIÃO: ES	REGIÃO: ES
DESIGNADO: /	Nº DES. PROJETOISTA: /	Nº DES. PROJETOISTA: /	Nº DES. PROJETOISTA: /
UNID: /	DATA: / /	DATA: / /	DATA: / /
ESTA APROVAÇÃO NÃO SERÁ A CONTRAÍDA DE SUAS RESPONSABILIDADES LEGAIS.	RESPONSÁVEL TÉCNICO: /	RESPONSÁVEL TÉCNICO: /	RESPONSÁVEL TÉCNICO: /
	REGIÃO: /	REGIÃO: /	REGIÃO: /
	ART N.º: /	ART N.º: /	ART N.º: /
	DATA: /	DATA: /	DATA: /
	ENR: SANDRA SILVA	ENR: SANDRA SILVA	ENR: SANDRA SILVA

MUNICÍPIO: MAL. FLORIANO	DISTRITO: SEDE	BAIRRO:	
NOME DO EMPREENDIMENTO: SISTEMA DE ESGOTAMENTO SANITÁRIO			
TÍTULO: ESTAÇÃO DE TRATAMENTO DE ESGOTO			
PROJETO ELÉTRICO — CASA DO OPERADOR			
PLANTA BAIXA PAV. TÉRREO, PAV. SUPERIOR E DETALHE			
ESCALA: 1/25	FOLHA: 03/14	Nº CESAN: A-063-000-92-6-XX-0125	REV: 00