


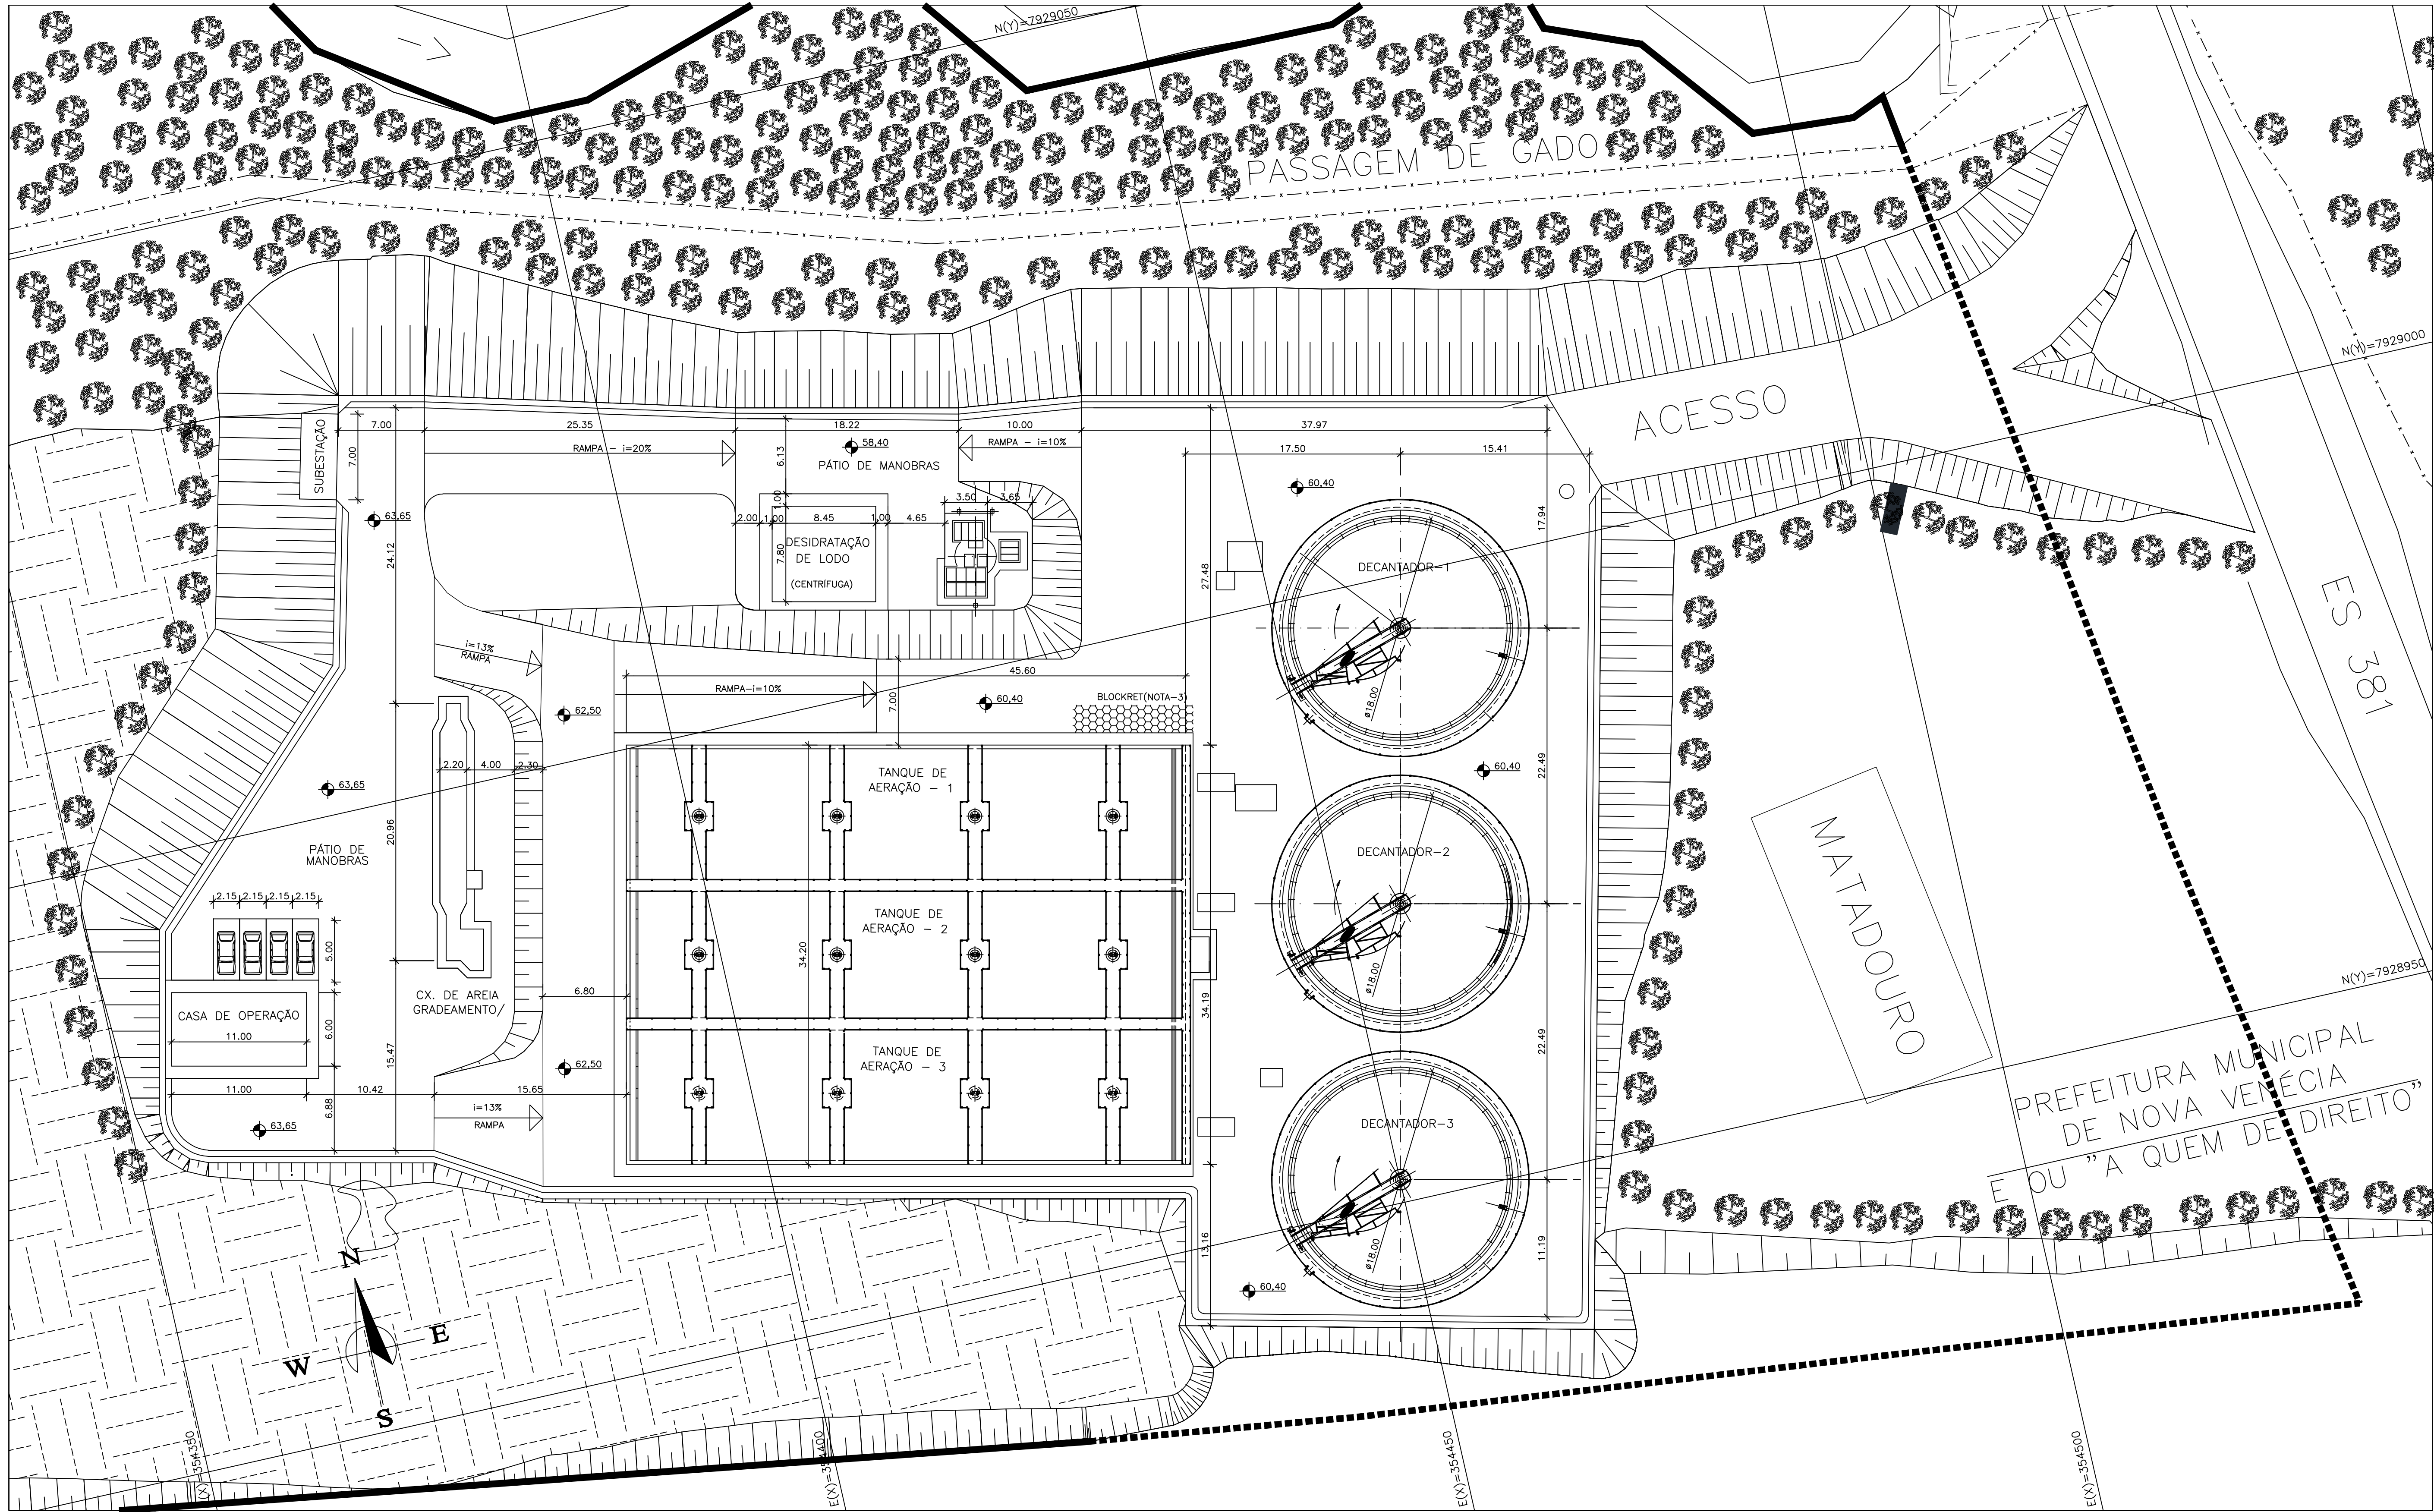

ESTE DESENHO É PROPRIEDADE DA
COMPANHIA ESPÍRITO SANTENSE DE
SANEAMENTO - CESAN E NÃO PODE
SER COPIADO SEM SUA AUTORIZAÇÃO.

NUM_REF	TÍTULO_REF1	TÍTULO_REF2	NUM_REV	LOCAL	DISCR_REV	DATA_REV
NÚMEROS	TÍTULOS		Nº	LOCAL	DISCRIMINAÇÃO	DATA
PRINCIPAIS DESENHOS DE REFERÊNCIA			REVISÃO			
1			2			

CANCELA E SUBSTITUI O DESENHO NÚMERO:	CENTRO DE DOCUMENTAÇÃO
NUM_SUBSTITUI	RECEBIDO: / /
	Nº DOC.: ASS.: / /
	APROVAÇÃO CESAN:
	ASS.: MATR.: / /
	UNID.: DATA: / /
CANCELADO E SUBSTITUÍDO PELO DESENHO NÚMERO:	ESTA APROVAÇÃO NÃO ISENTA A CONTRATADA DE SUAS RESPONSABILIDADES LEGAIS.
NUM_SUBSTITUI	

PROJETOS E CONSULTORIA AMBIENTAL Av. Henrique Moscoso, 1.019 - Centro da Vila Shopping, Sala 509/ Centro / Vila Velha-ES / CEP: 29.100-021	
MANANCIAL	
PROJETADO: BRUNO DE FREITAS RAMOS	COORDENADOR: JÚLIO C. S. PREZOTTI
CREA: 12.729/D REGIÃO: ES	CREA: 3.563/D REGIÃO: ES
DESENHO: DANIEL W. MUZZI	Nº DES. PROJETA:
DATA: 10/06/2011	
RESPONSÁVEL TÉCNICO: JÚLIO C. S. PREZOTTI	
CREA: 3.563/D REGIÃO: ES ART Nº: DATA:	

EMISSION CESAN	DATAS
PROJETADO: MANANCIAL	AGO/11
CREA: CREA	AGO/11
DESENHADO:	AGO/11
VERIFICADO: ENG NESTOR GORZA	AGO/11
DIVISÃO: ENG NESTOR GORZA	AGO/11
GERÊNCIA: ENG SANDRA SILV	AGO/11

CESAN		
MUNICÍPIO: NOVA VENÉCIA	DISTRITO: SEDE	BAIRRO:
NOME DO EMPREENDIMENTO: SISTEMA DE SANEAMENTO BÁSICO		
TÍTULO: SISTEMA DE ESGOTAMENTO SANITÁRIO DO INTERIOR P.I. 0105/95		
URBANIZAÇÃO/LOCAÇÃO PLANTA BAIXA		
ESCALA: 1:1000	FOLHA: 01 / 24	Nº CESAN A 1 6 0 0 9 2 1 X X 0 0 2 2 REV: 01
A.S. N.º		