


COR	ESP
1	07 0,1
2	07 0,2
3	07 0,3
4	07 0,4
5	07 0,5
6	07 0,6
7	07 0,22
8	07 0,09
9	07 0,15

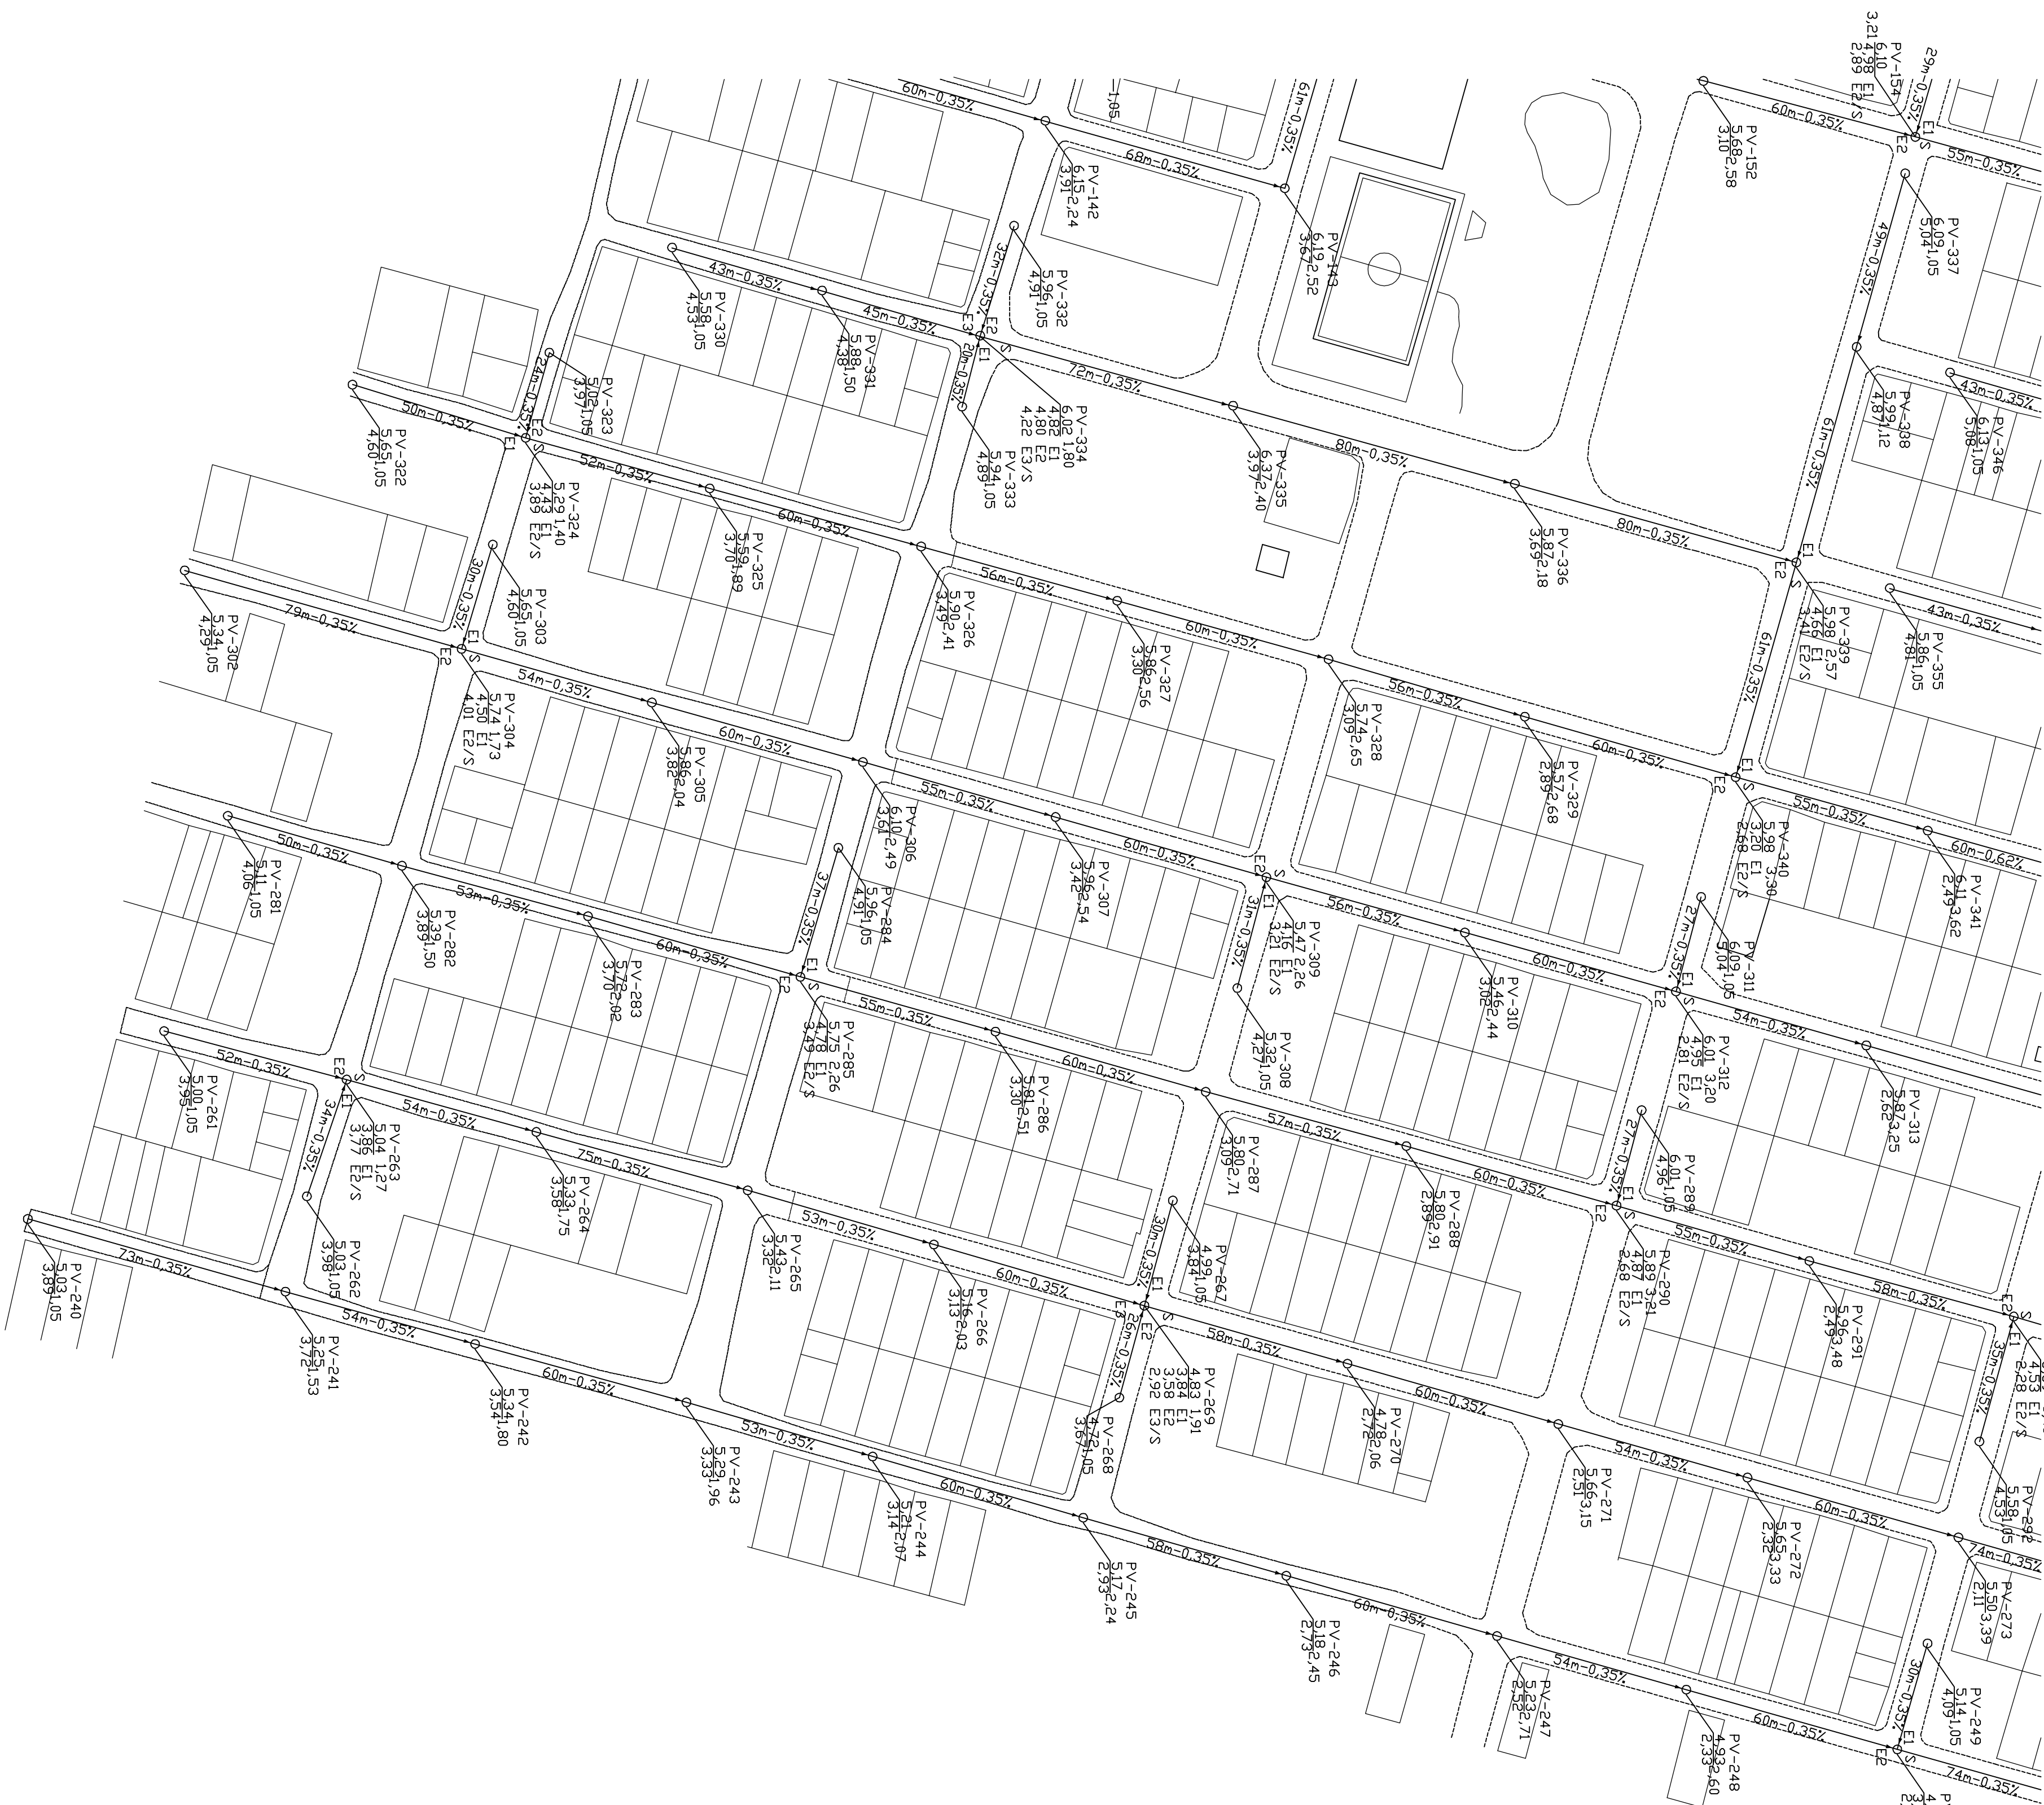

CONVENÇÃO:

REDE COLETORA PROJETADA



- EMISSARIO DE ESGOTO PROJETADO

REDE ESGOTO EXISTENTE

- PUNTO DE VISIÃO PROJEIADO

LEGENDA:

Diagrama de uma rede de drenagem com um ponto de coleta (C) e um ponto de saída (O). O fluxo vai de C para O. As variáveis associadas são: SENTIDO DO FLUXO, DIÂMETRO (mm), DISTÂNCIA (m) - DECLIVIDADE (%), NÚMERO DO PV, COTA DO TERRENO e ALTURA DO PV COTA DE FUNDO.

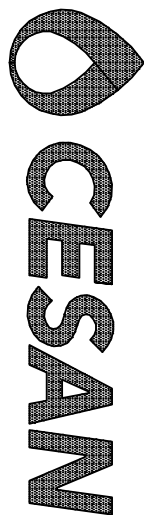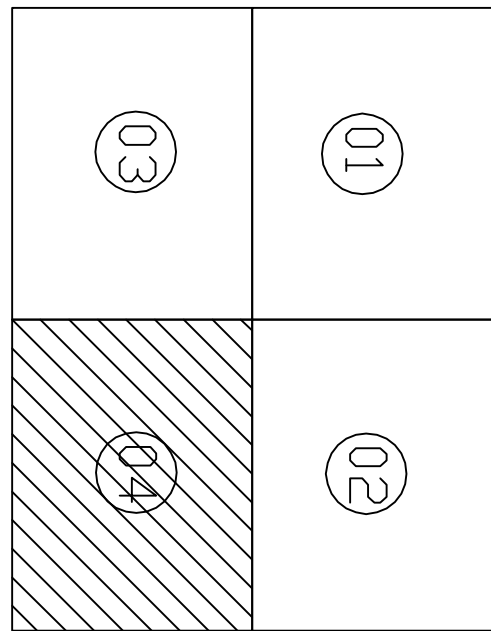

																			
										MUNICÍPIO: VILA VELHA									
										DISTRITO: SEDE									
										BAIRRO: VALE ENCANITADO									
										NOME DO EMPREENDIMENTO: AMPLIAÇÃO / MELHORIA DO SIST. DE ESGOT. SANITÁRIO									
										TÍTULO: SISTEMA DE ESGOTAMENTO SANITÁRIO									
										REDE DE ESGOTAMENTO SANITÁRIO – ARTICULAÇÃO 04									
										PLANTA BAIXA									
										ESCALA: 1:1000									
										FOLHA: 04 / 04									
										Nº CESAN: A-050-000-94-5-XX-0553									
										REV:									