


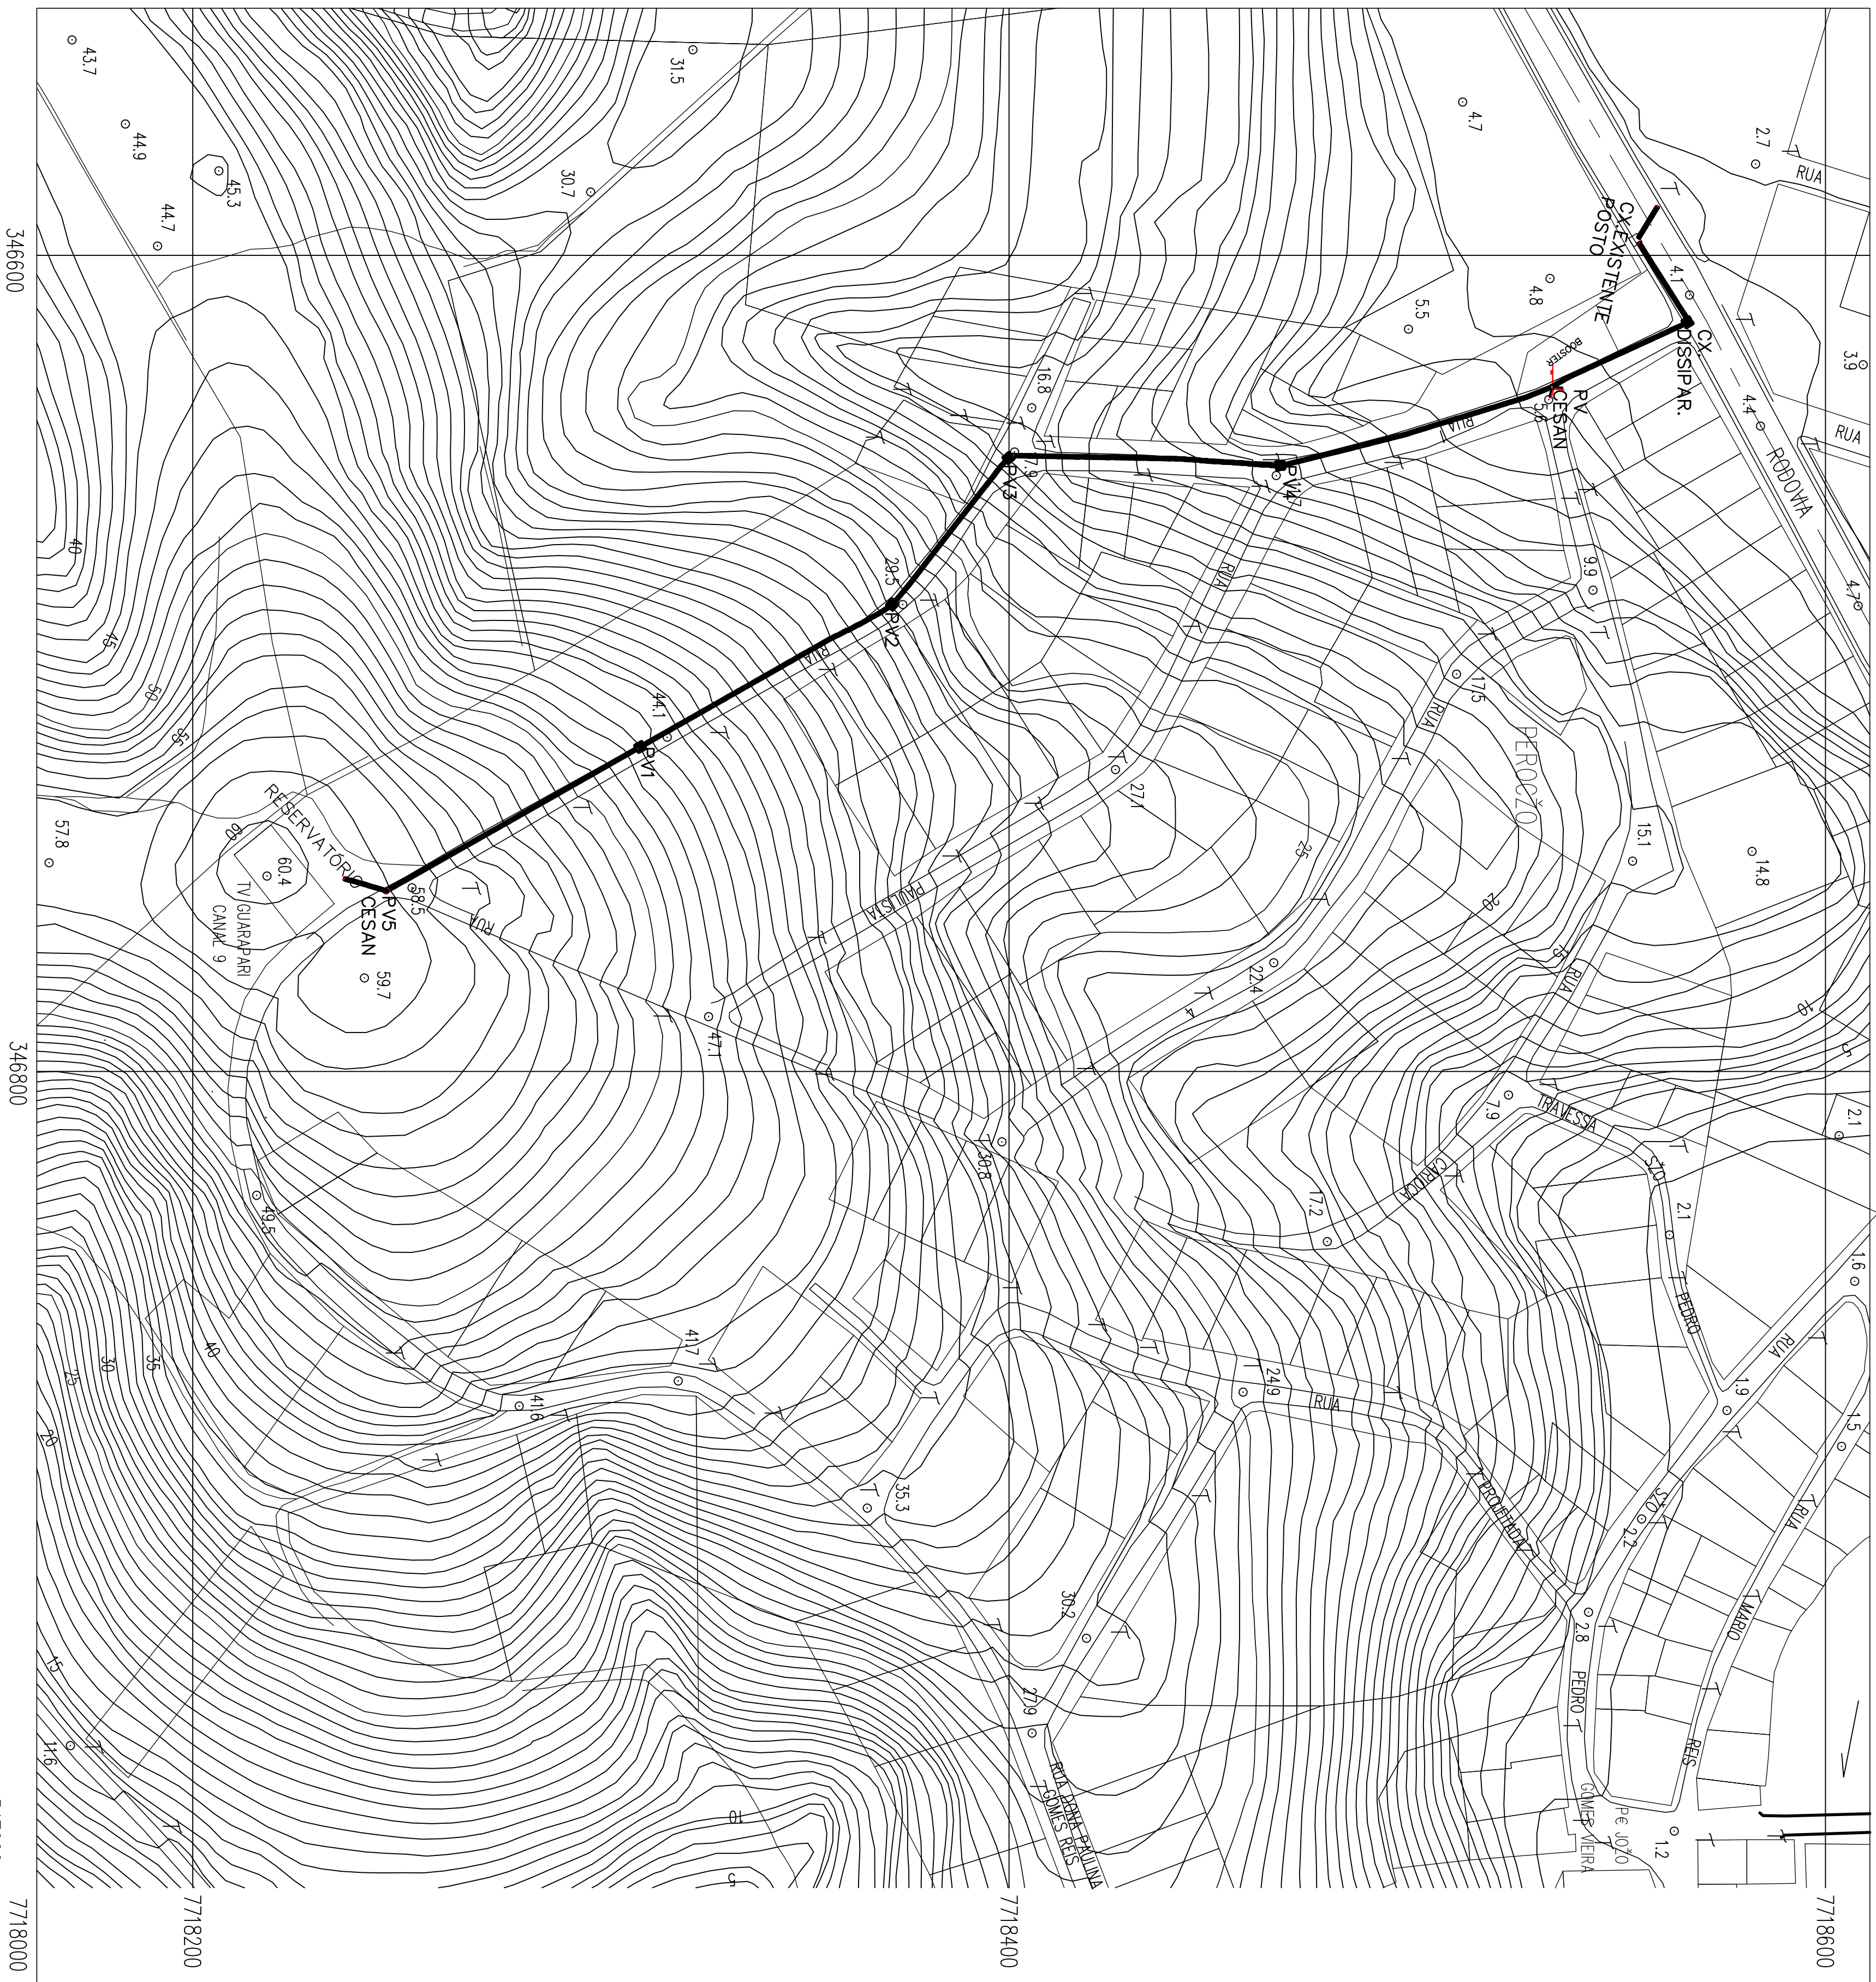

PLANTA BAIXA

Escala: 1/1000

[illegible]

CANCELA E SUBSTITUI
O DESENHO NÚMERO:

CANCELADO E SUBSTITUI
TUDO PELO DESENHO
NÚMERO:

CENTRO DE DOCUMENTAÇÃO

RECEBIDO: ____ / ____ / ____

Nº DOC.: ____ ASS.: ____

APROVAÇÃO CESAN:

ASS.: ____ MATR.: ____


UNID.: ____ DATA: ____ / ____ / ____

ESTA APROVAÇÃO NÃO ISENTA A CONTRATADA DE SUAS RESPONSABILIDADES LEGAIS.

EMITENTE:		COORDENADOR:	
PROJETADO:			
CREA:	REGAO:	CREA:	REGAO:
DESENHO:		Nº DES.	PROJETISTA:
DATA:	/ /		
RESPONSÁVEL TÉCNICO:			
CREA	REGAO	ART Nº	DATA


EMISSÃO: CESAN	DATAS
PROJETADO: _____ JOSE AUGUSTO MANGRITI, BOMBO	MMR/2013
CREA: 13888-ES	
DESENHADO: _____	
VERIFICADO: _____ ENR CARINA DA ROSS	MMR/2013
DIVISÃO: _____ I-942 ENR CARINA DA ROSS	MMR/2013
GERÊNCIA: _____ I-63P ENR RODOLFO GOUZ	MMR/2013

MUNICÍPIO: GUARAPARI	DISTRITO: SEDE	BARRIO:
NOME DO EMPREENDIMENTO: SISTEMA DE ABASTECIMENTO DE ÁGUA DE GUARAPARI		
TÍTULO: RESERVATÓRIO ARAQUEM		
DRENAGEM		
AEROLEVANTAMENTO E DETALHE DO POÇO DE VISITA		
ESCALA:	FOLHA:	Nº CESAN
INDICADA	01/01	
REV:	01	

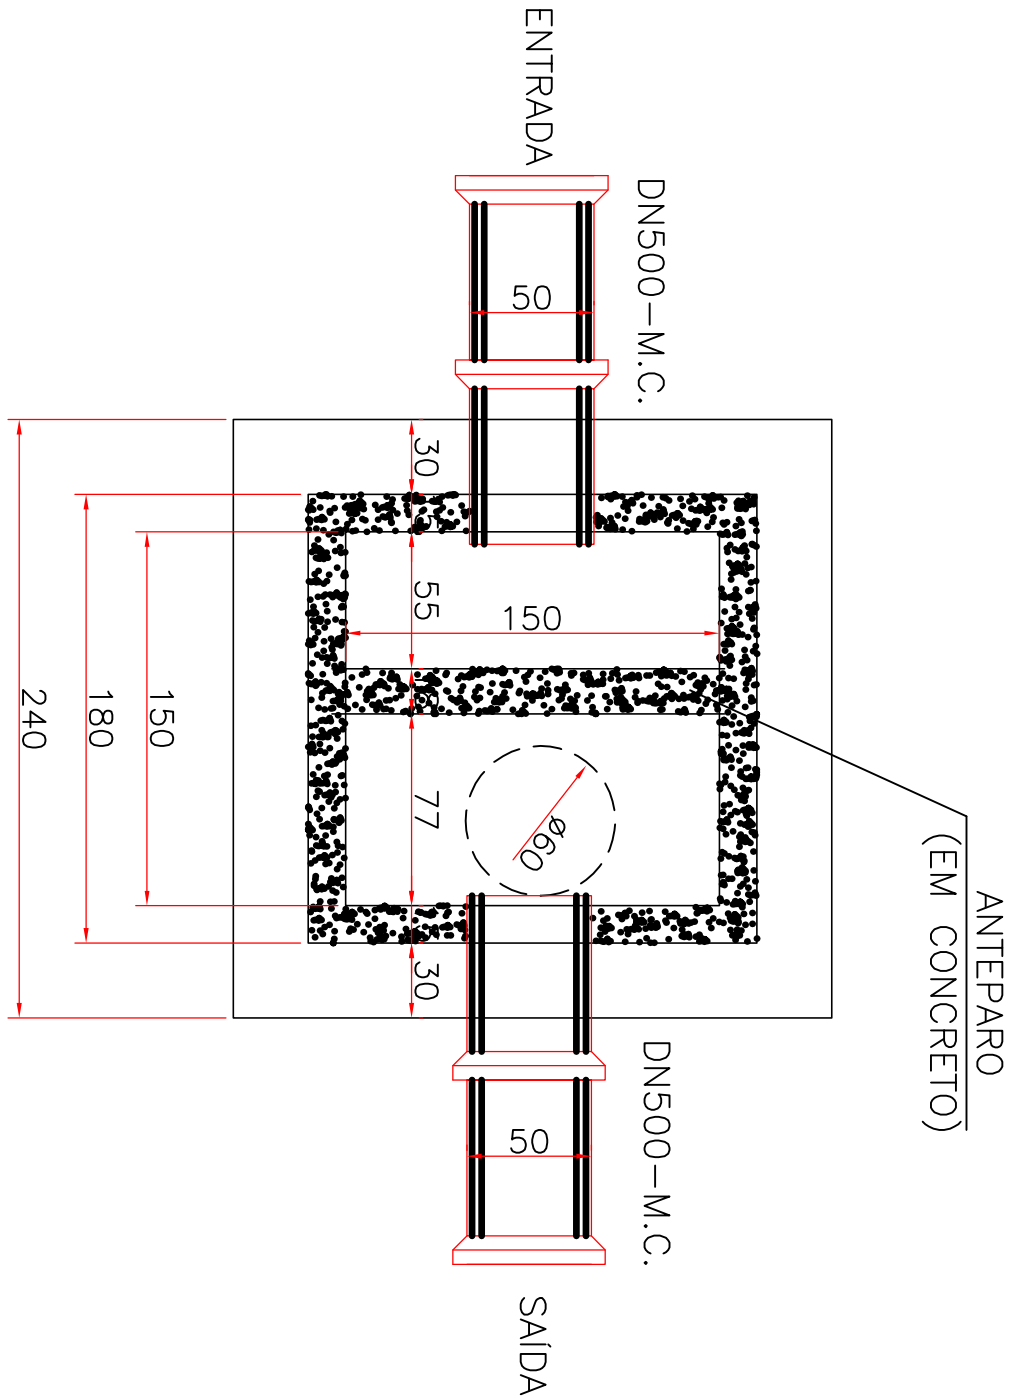

PLANTA BAIXA

Escala: 1/30

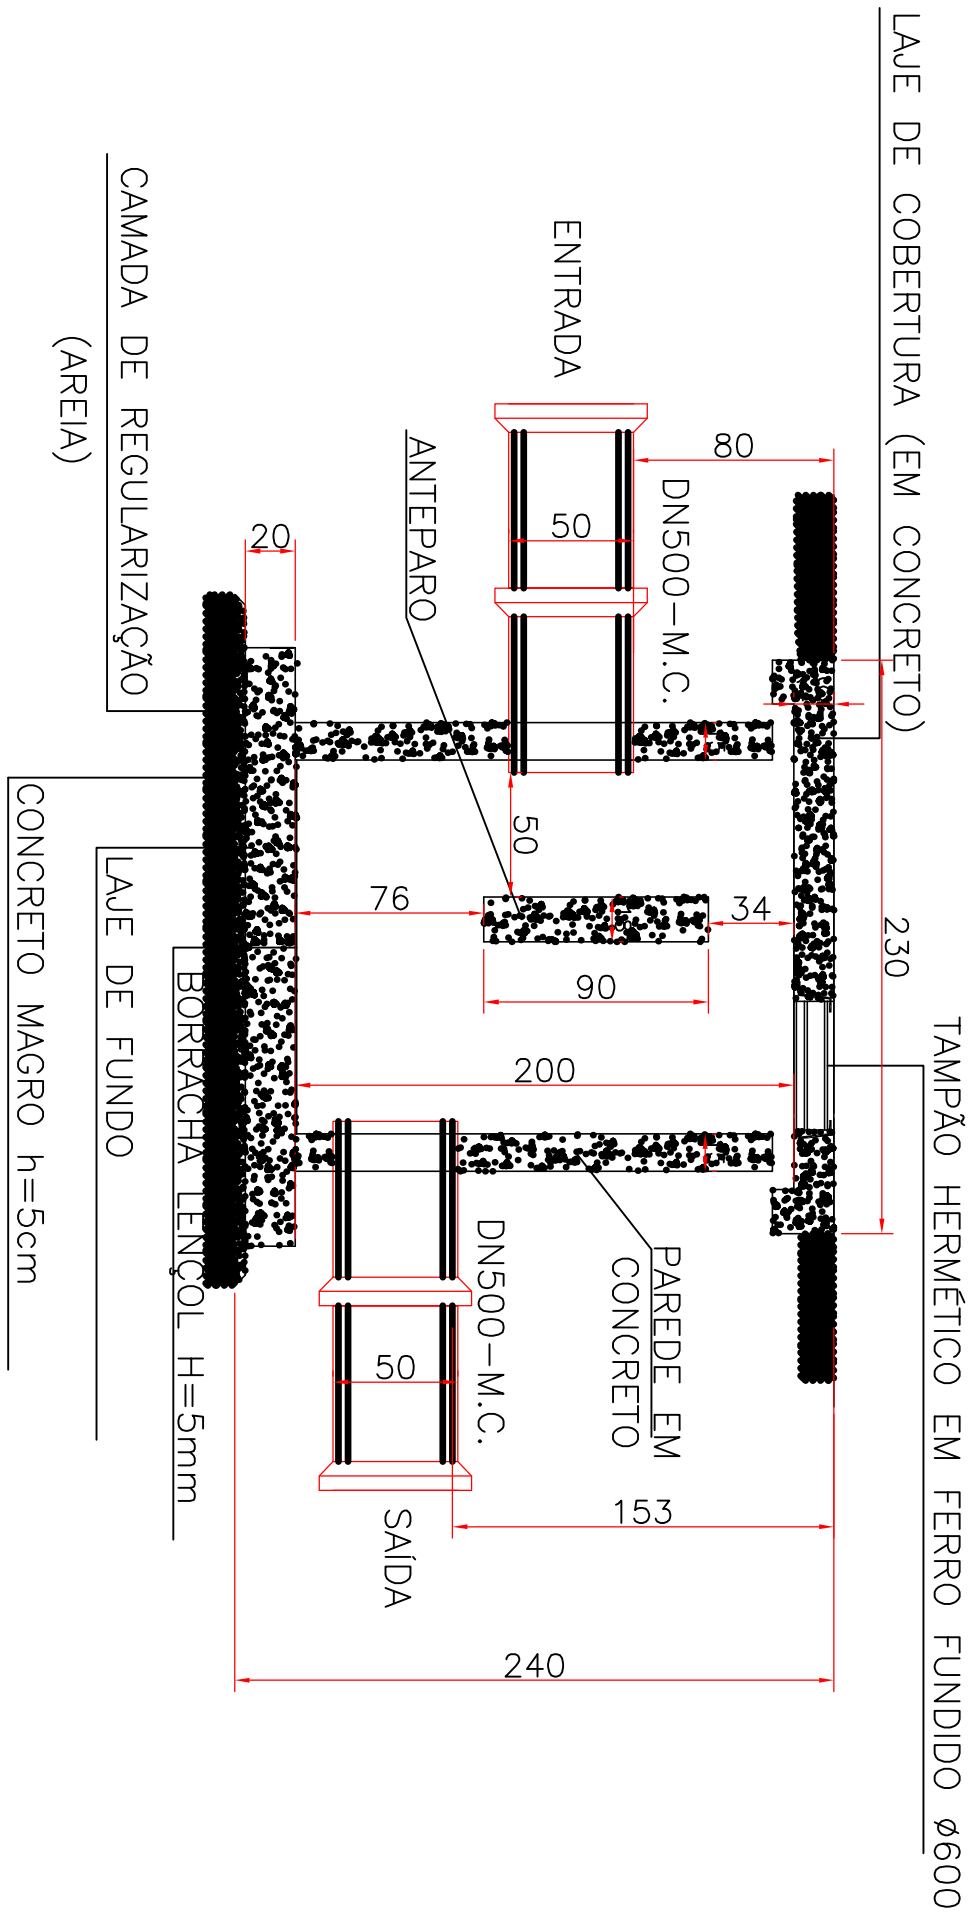

CORTE

Escalá: 1/30

