




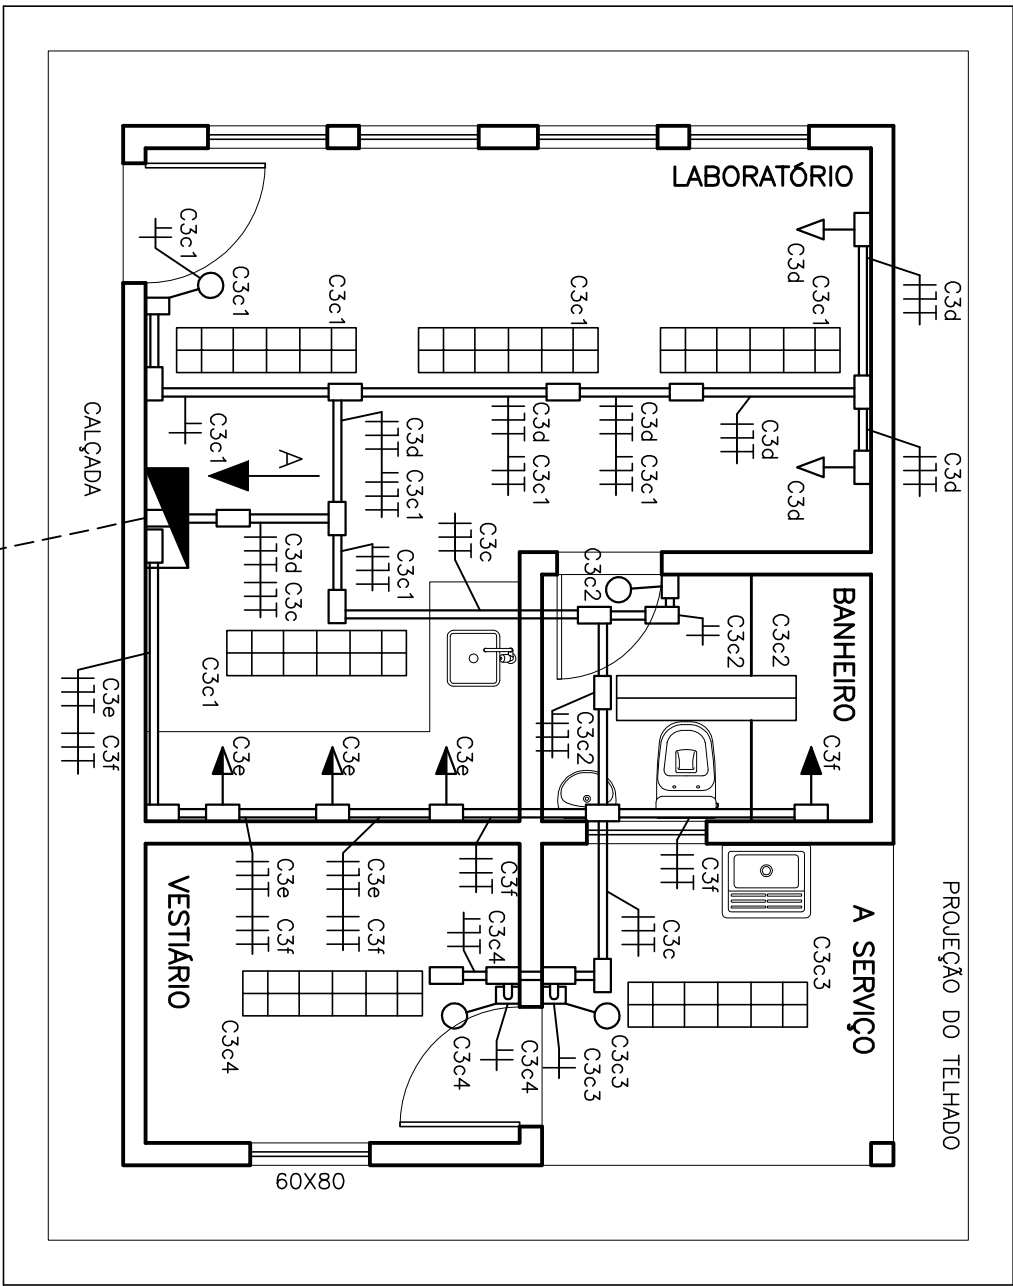

CASA DE OPERAÇÃO
ESCALA 1/50
ELETRODUTO DE AÇO
DIFERENTEMENTE ENTERRADO
VAI PARA A CAIXA DE PASSAGEM

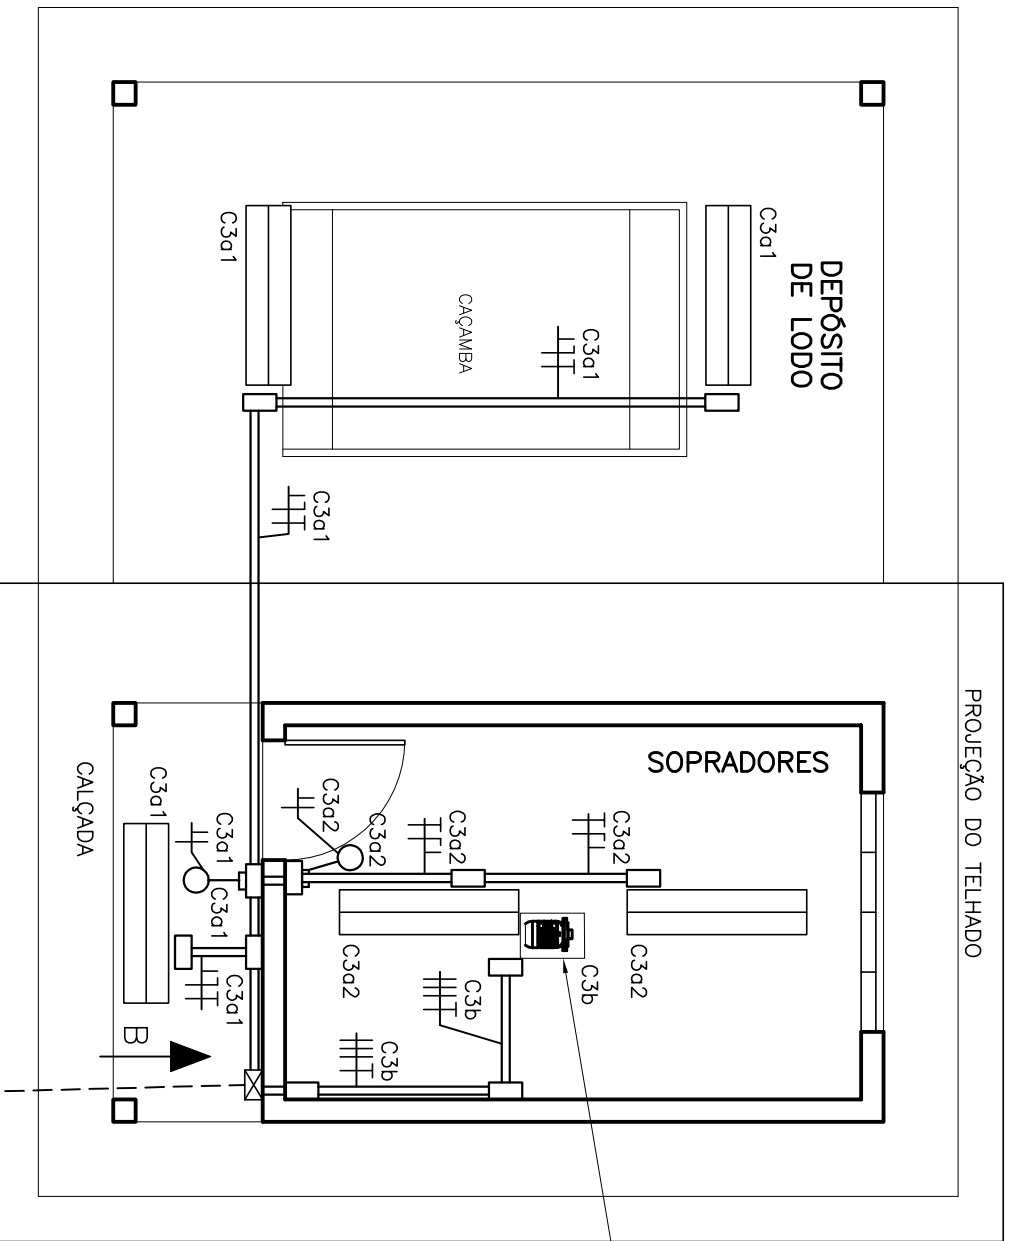


CASA DOS SOPRADORES
ESCALA 1/50
ELETRODUTO DE AÇO
DIFERENTEMENTE ENTERRADO
VAI PARA A CAIXA DE PASSAGEM

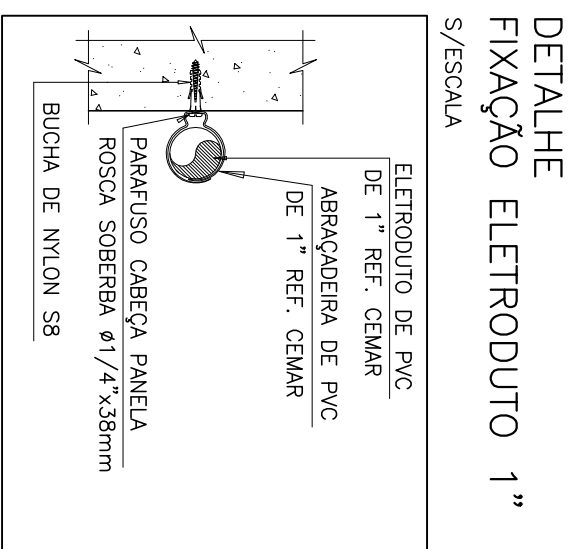


DETALHE
FIXAÇÃO ELETRODUTO 1"
S/ESCALA


SIMBOLOGIA	LEGENDA
↖	TOMADA PADRÃO BRASILEIRO 2P+1, 10A, 250V - INSTALADA A 0,30 METROS DO PISO.
↖	TOMADA PADRÃO BRASILEIRO 2P+1, 10A, 250V - INSTALADA A 1,30 METROS DO PISO.
□	CONDULETE DE PVC.
▬	LUMINÁRIA PARA 2 LÂMPADAS FLUORESCENTES DE 32W, COM PROTEÇÃO DE POLICARBONATO IP 65, INSTALADA EM CONDULETE.
⊖	INTERRUPTOR SIMPLES DE UMA SEÇÃO INSTALADA A 1,30 METROS DO PISO.
⊖	RETORNO, FASE, NEUTRO E TERRA ASSIM RESPECTIVAMENTE

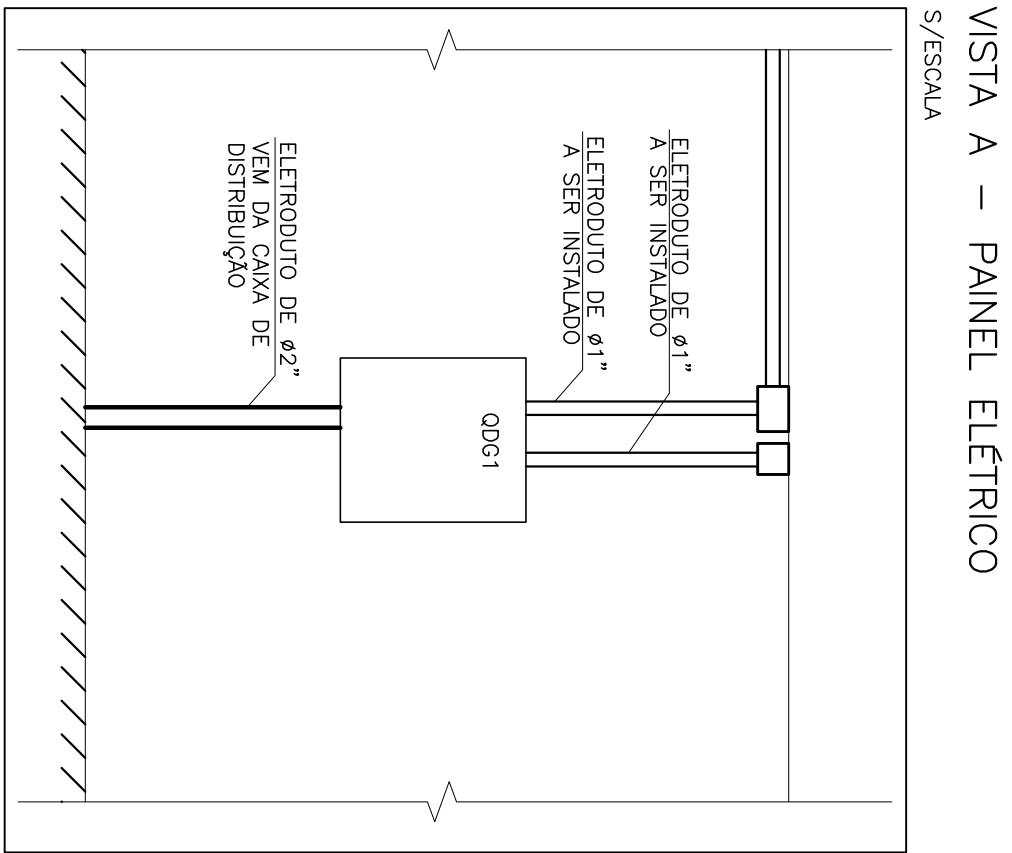


VISTA A - PAINEL ELÉTRICO
S/ESCALA

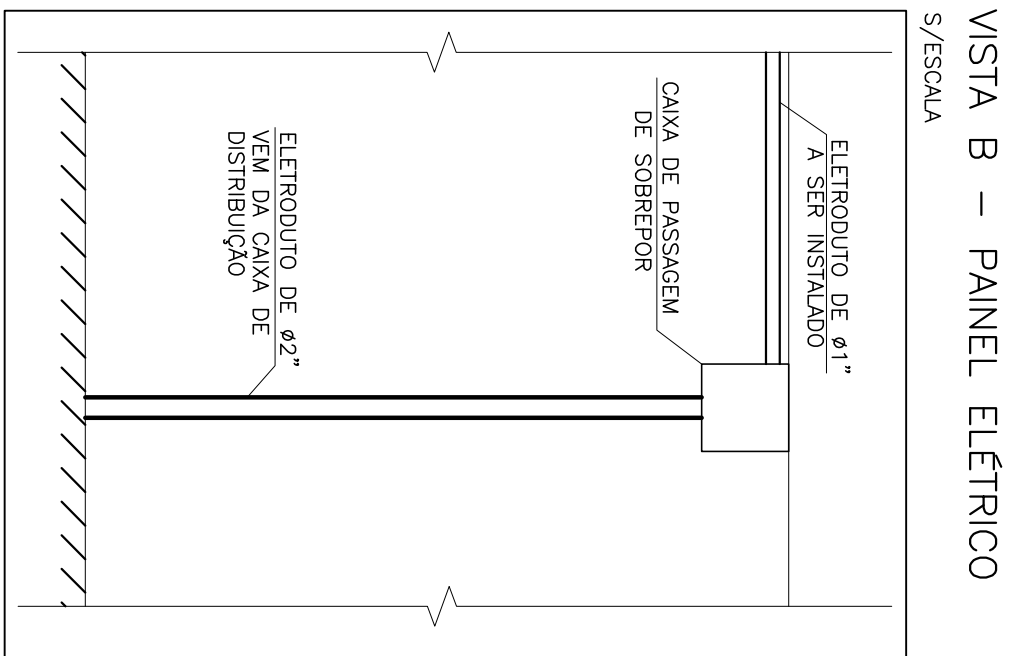


VISTA B - PAINEL ELÉTRICO
S/ESCALA

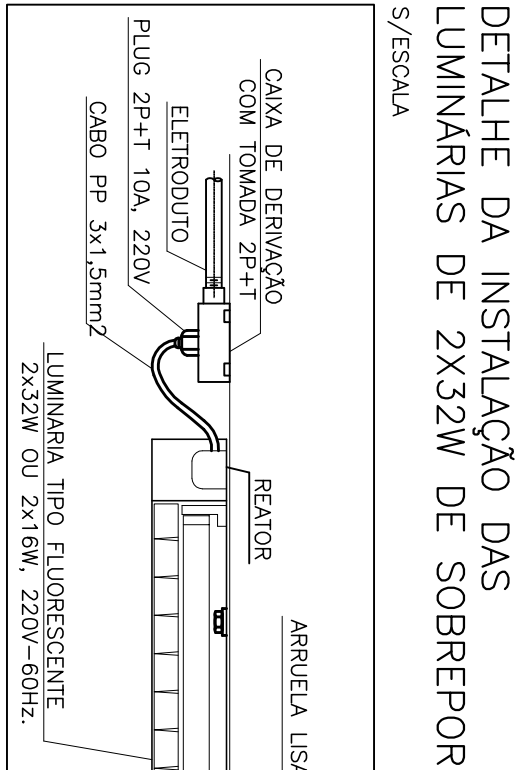


DETALHE DA INSTALAÇÃO DAS
LUMINÁRIAS DE 2X32W DE SOBREPOR
S/ESCALA

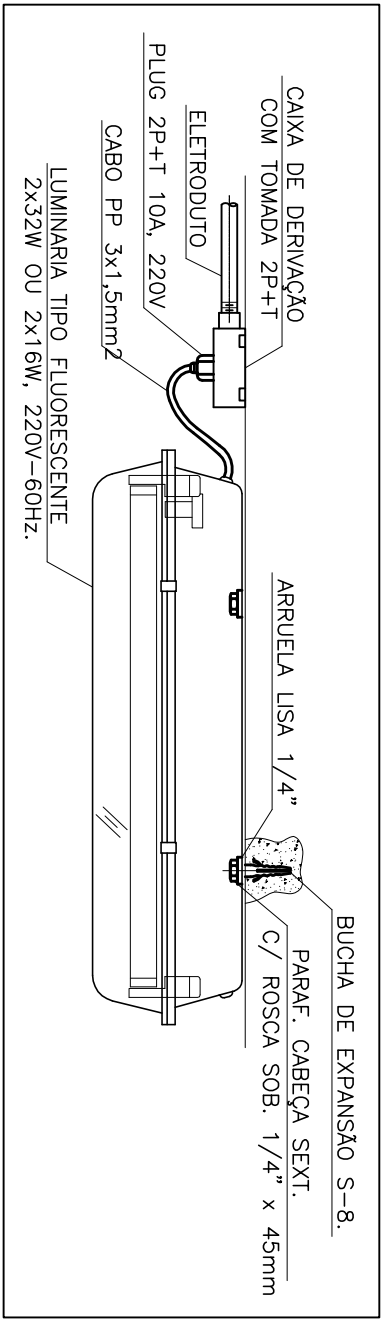


DETALHE DA INSTALAÇÃO DAS
LUMINÁRIAS HERMÉTICAS
S/ESCALA

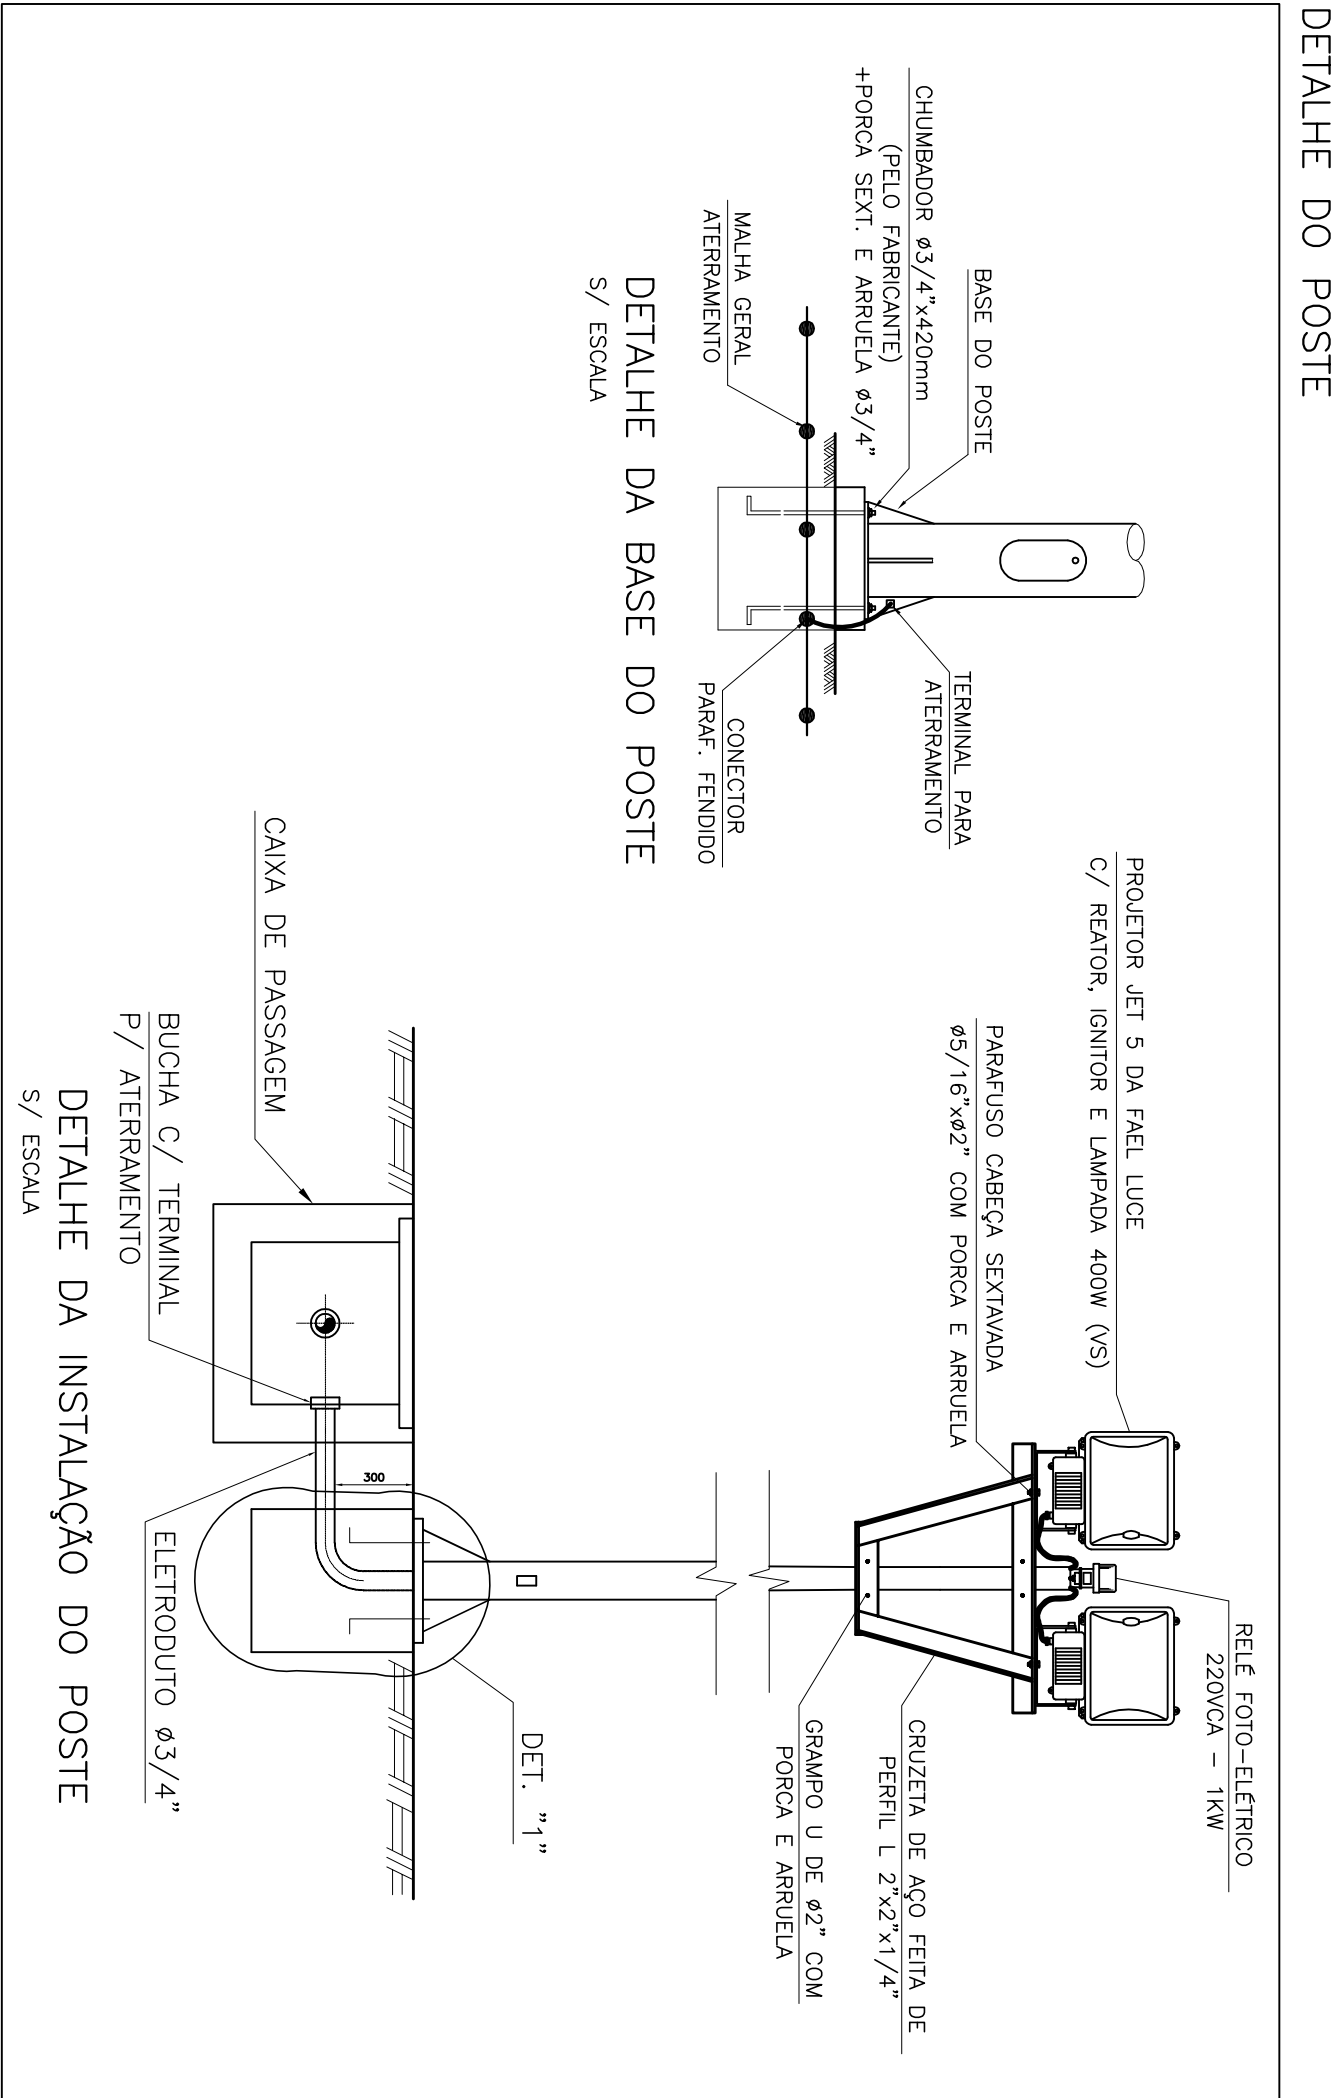

DETALHE DO POSTE

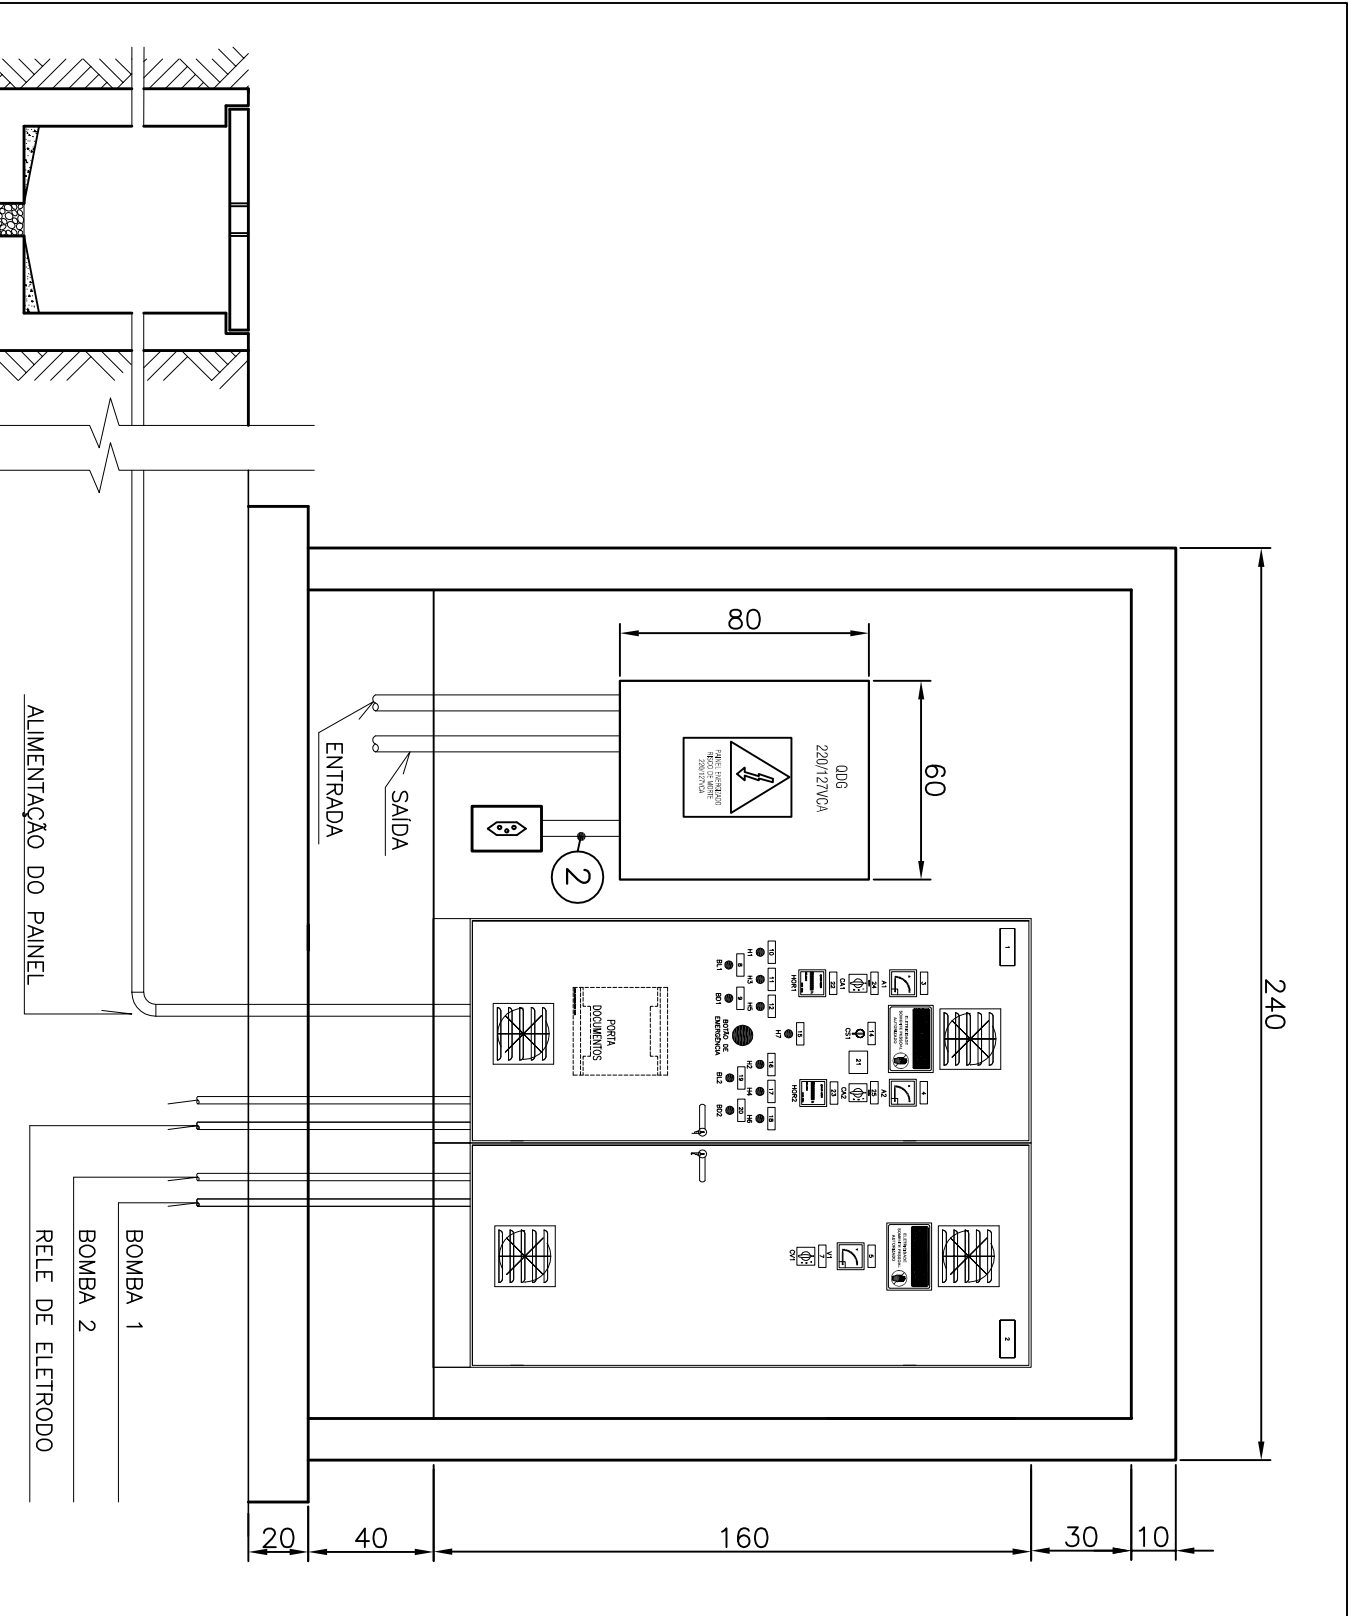

ENTRADA DE ENERGIA E DETALHE DO PAINEL

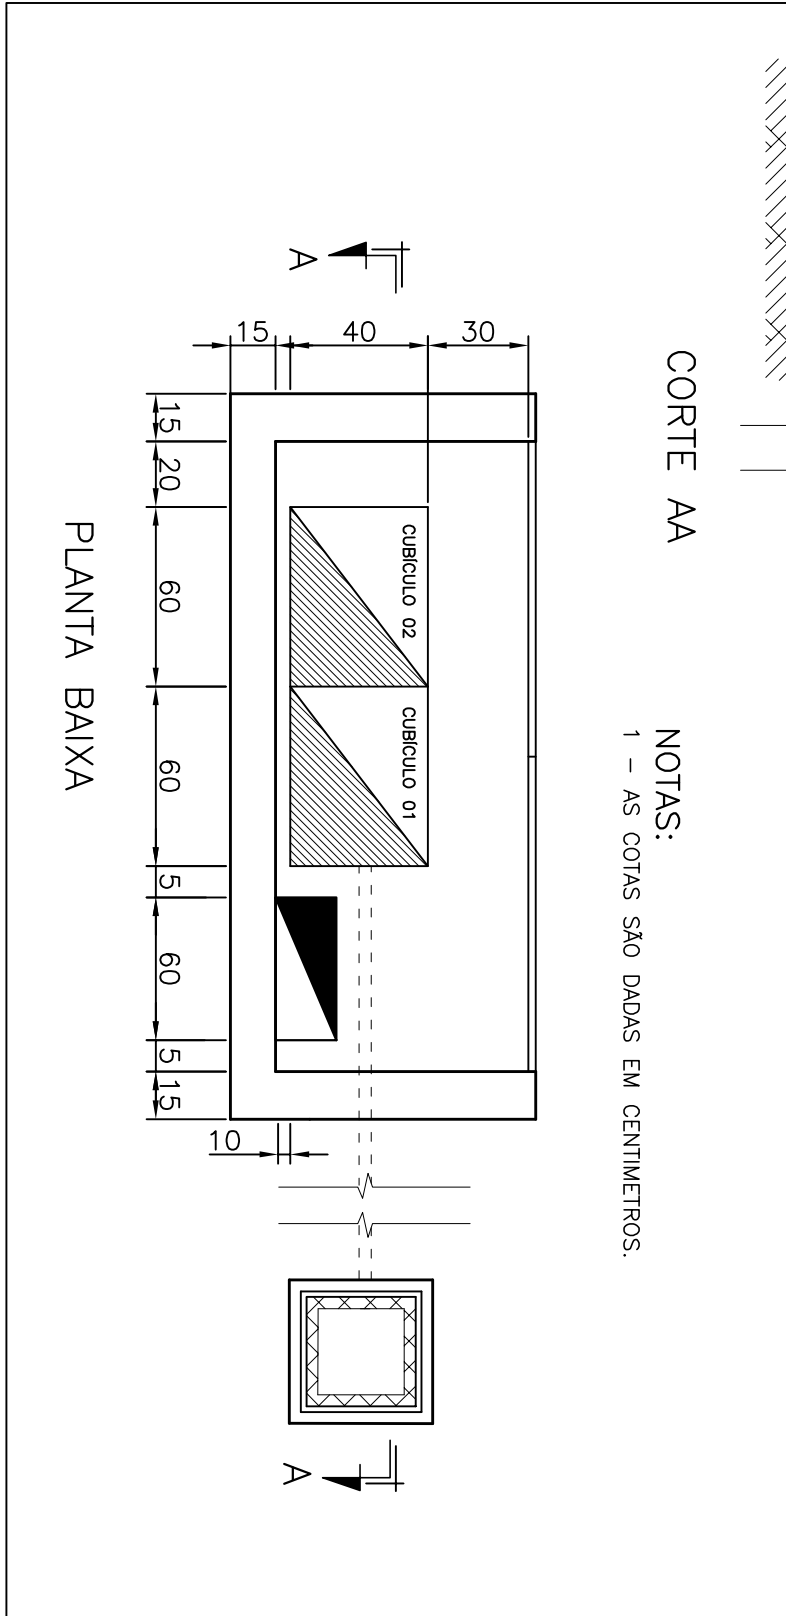

PLANTA BAIXA

NÚMEROS	TÍTULOS	Nº	LOCAL	DISCRIMINAÇÃO	REVISÃO	DES.	DIV.	GFR.	DATA
PRINCIPAIS DESINHOS DE REFERÊNCIA									

CANCELAR E SUBSTITUIR O DESENHO NÚMERO:	
--	--

RECEBIDO: / /	ASS: / /
APROVAÇÃO CESAN:	
ASS: / /	MATR: / /
UNID: / /	DATA: / /

EMITENTE:	ENCERRA S. A. Estudo e Projetos de Engenharia
PROJETOADO:	ANDRÉ MIRANDA DAIER
COORDENADOR:	RICARDO CARVALHO ALVES
CREA: 18142/DL REGIÃO: ES	CREA: 280138888 REGIÃO: ES
DESENHO: ANDRÉ MIRANDA DAIER	Nº DES. PROJETOISTA: 0913-B-PE-EL-DE-102
DATA: 13/12/2010	RESPONSÁVEL TÉCNICO: REGINA CARVALHO ALVES
CREA: 280138888 REGIÃO: ES ART. Nº 20100905486	DATA: 20/09/2009

EMISSÃO CESAN	DATAS
PROJETOADO:	
CREA:	
DESENHADO:	
VERIFICADO:	
DIVISÃO:	
GERÊNCIA:	

MUNICÍPIO: PANCAS	DISTRITO: SEDE	BAIRRO:
NOME DO EMPREENDIMENTO: AMPLIAÇÃO E MELHORIA DO SISTEMA DE ESGOTAMENTO		
TÍTULO: ESTATION DE TRATAMENTO DE PANCAS		
PROJETO ELÉTRICO		
PLANTA DE DISTRIBUIÇÃO DA CASA DE OPERAÇÃO E SOPRADORES		
ESCALA: INDICADA	FOLHA: 03 / 11	Nº CESAN: C-022-000-92-6-XX-0003
REV: 00		