
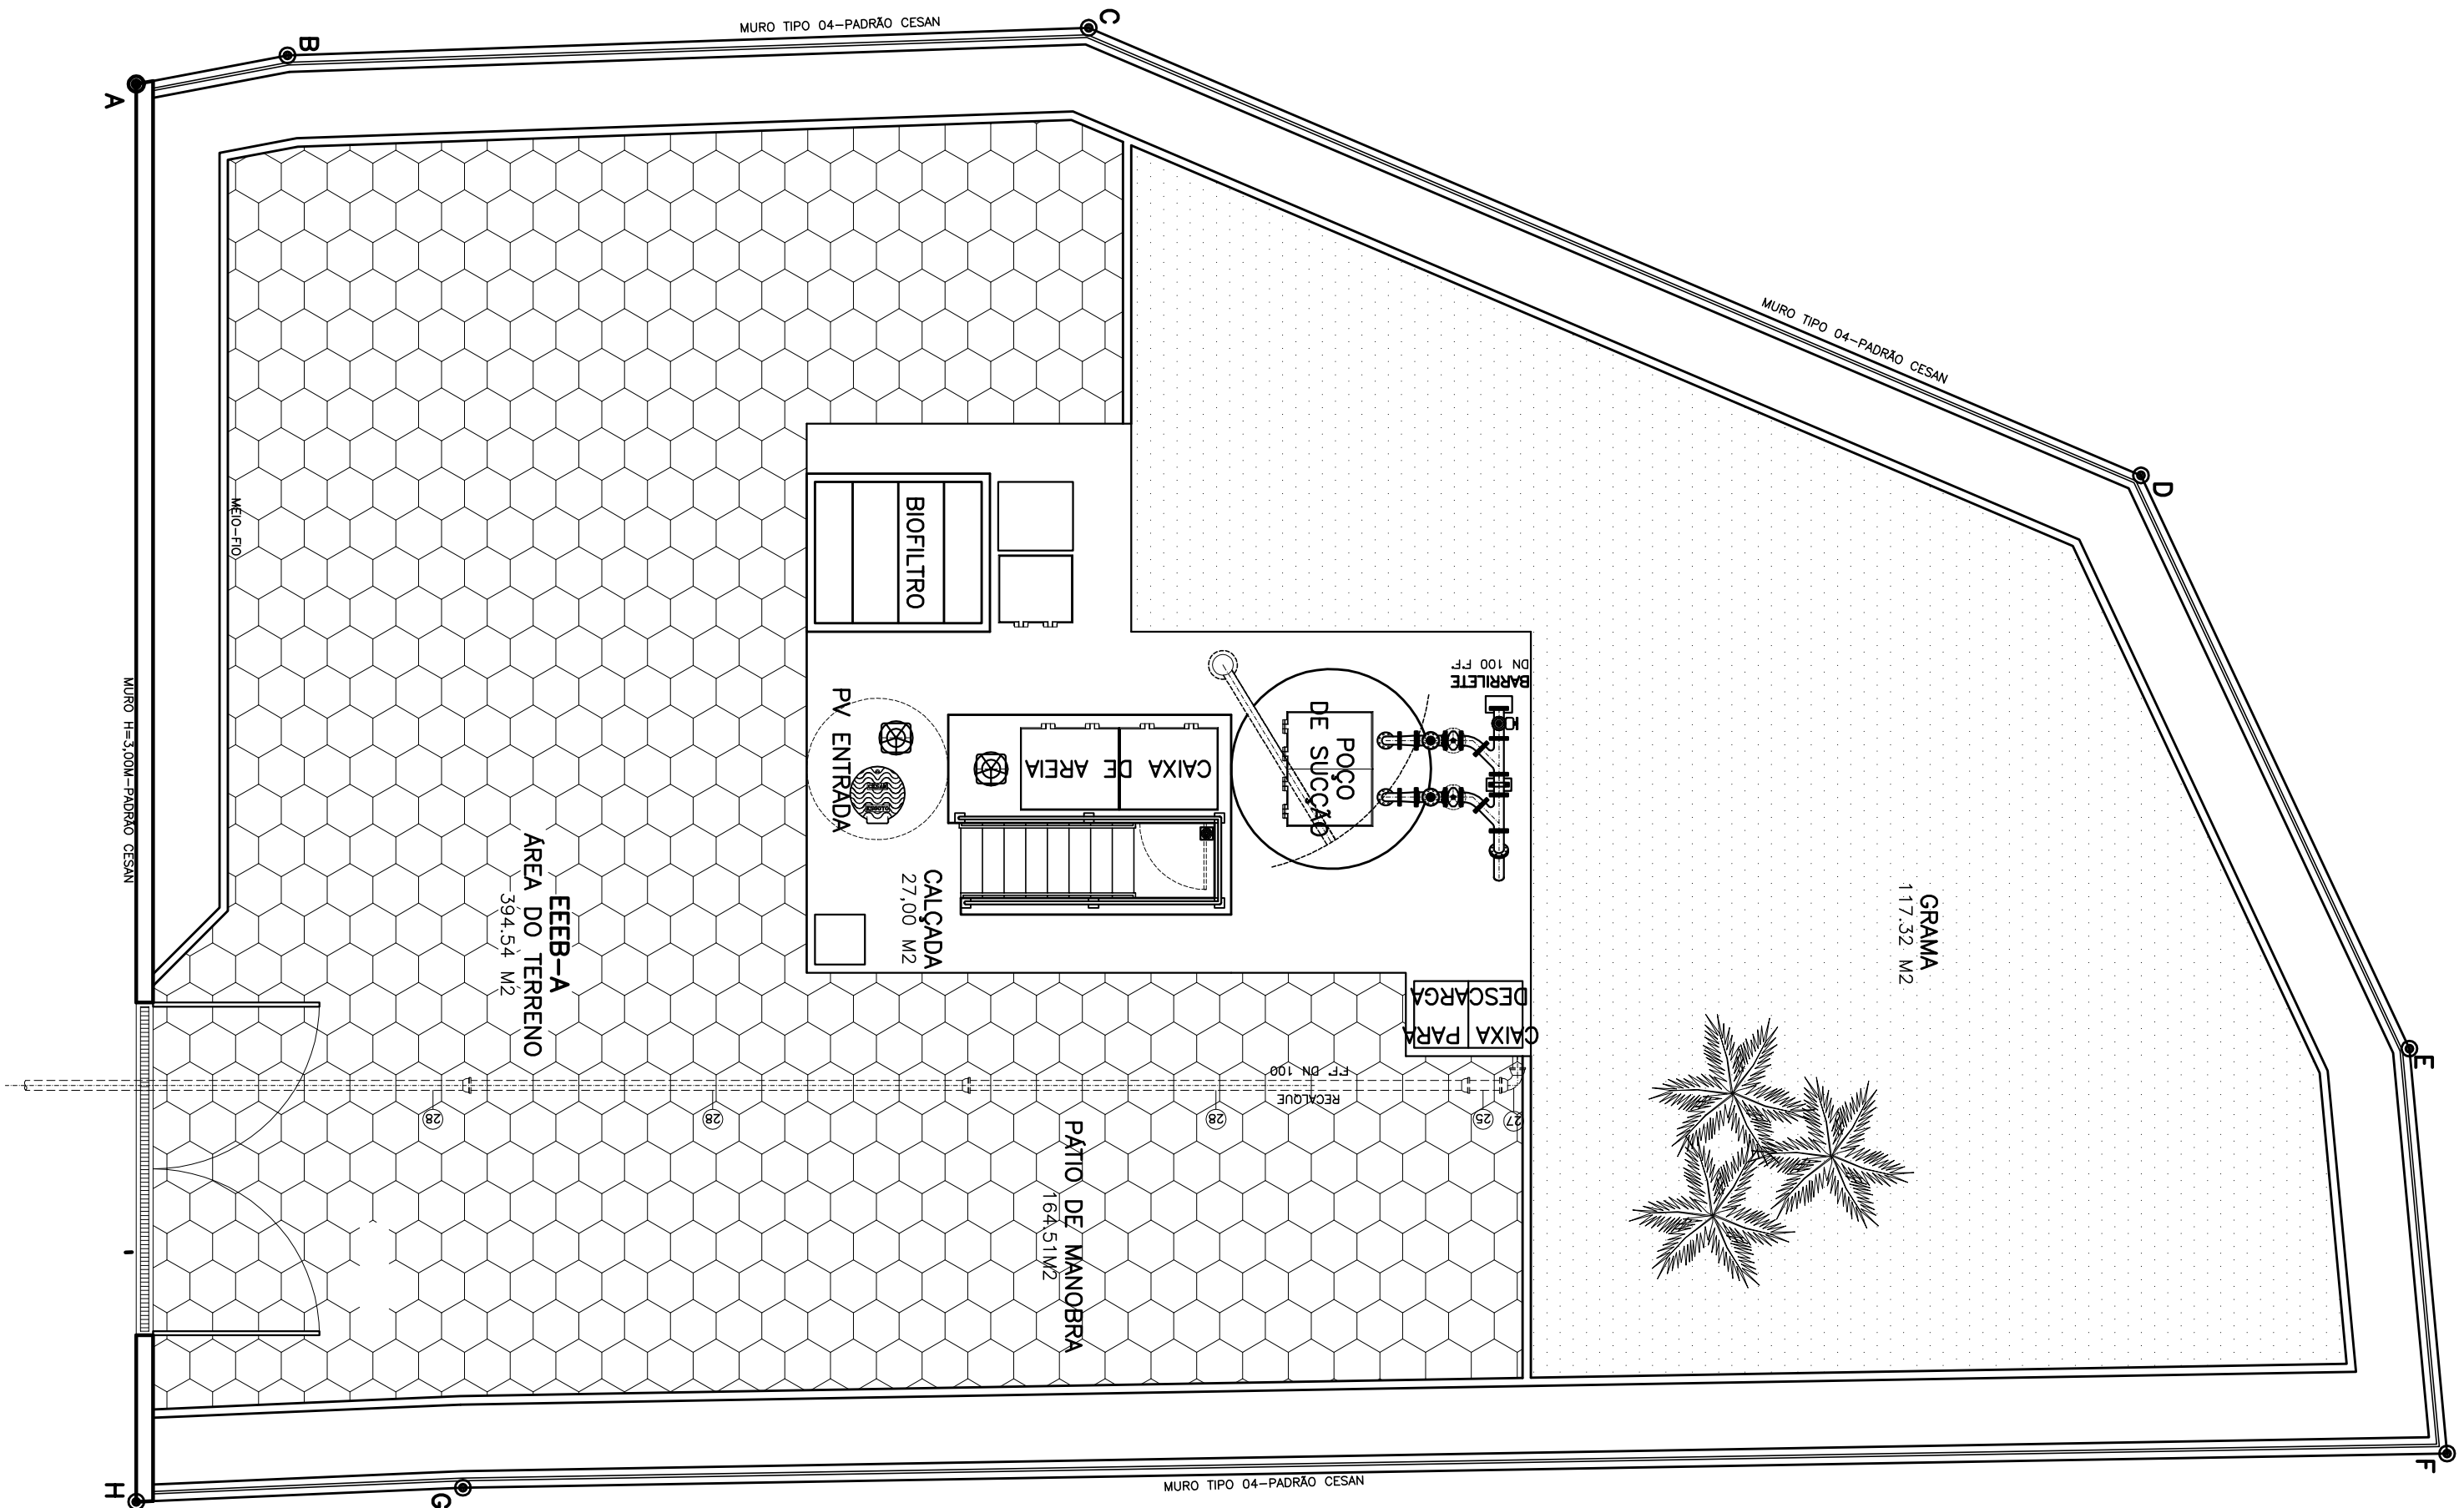


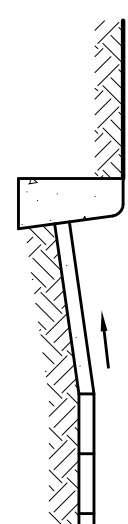


IMPLANTAÇÃO E LOCAÇÃO

ESCALA 1/75


[illegible]

DETALHE SARJETA

ESCALA 1/25

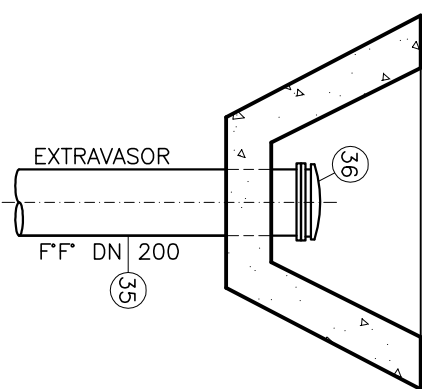

PLANTA BAIXA

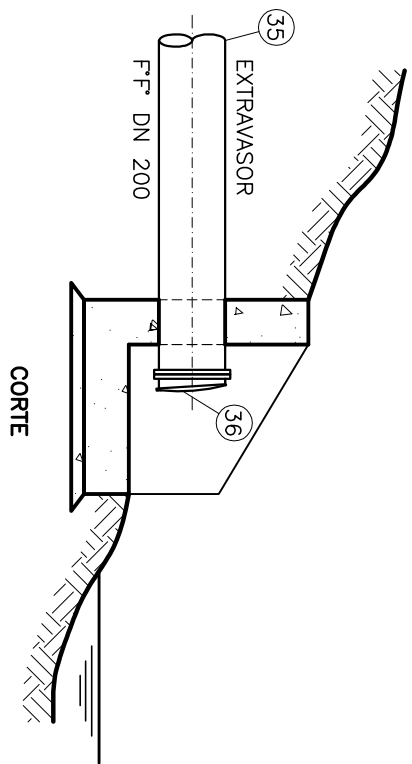

CORTÉ


DETALHE MURO DE ALA

ESCALA 1/2

AREA EEB-A		
VERTICE	COORDENADAS	
	X	Y
A	3051 92,0009	787546,7 9942
B	3051 91,7092	787554,7 0008
C	3051 98,7545	787557,7 0008
D	3051 79,4048	787552,6 9321
E	3051 71,8311	787556,6 2372
F	3051 67,1003	787552,7 4613
G	3051 74,8029	787550,0 0263
H	3051 75,9755	787555,3 7750

LOCALIZAÇÃO

ESCALA 1/250

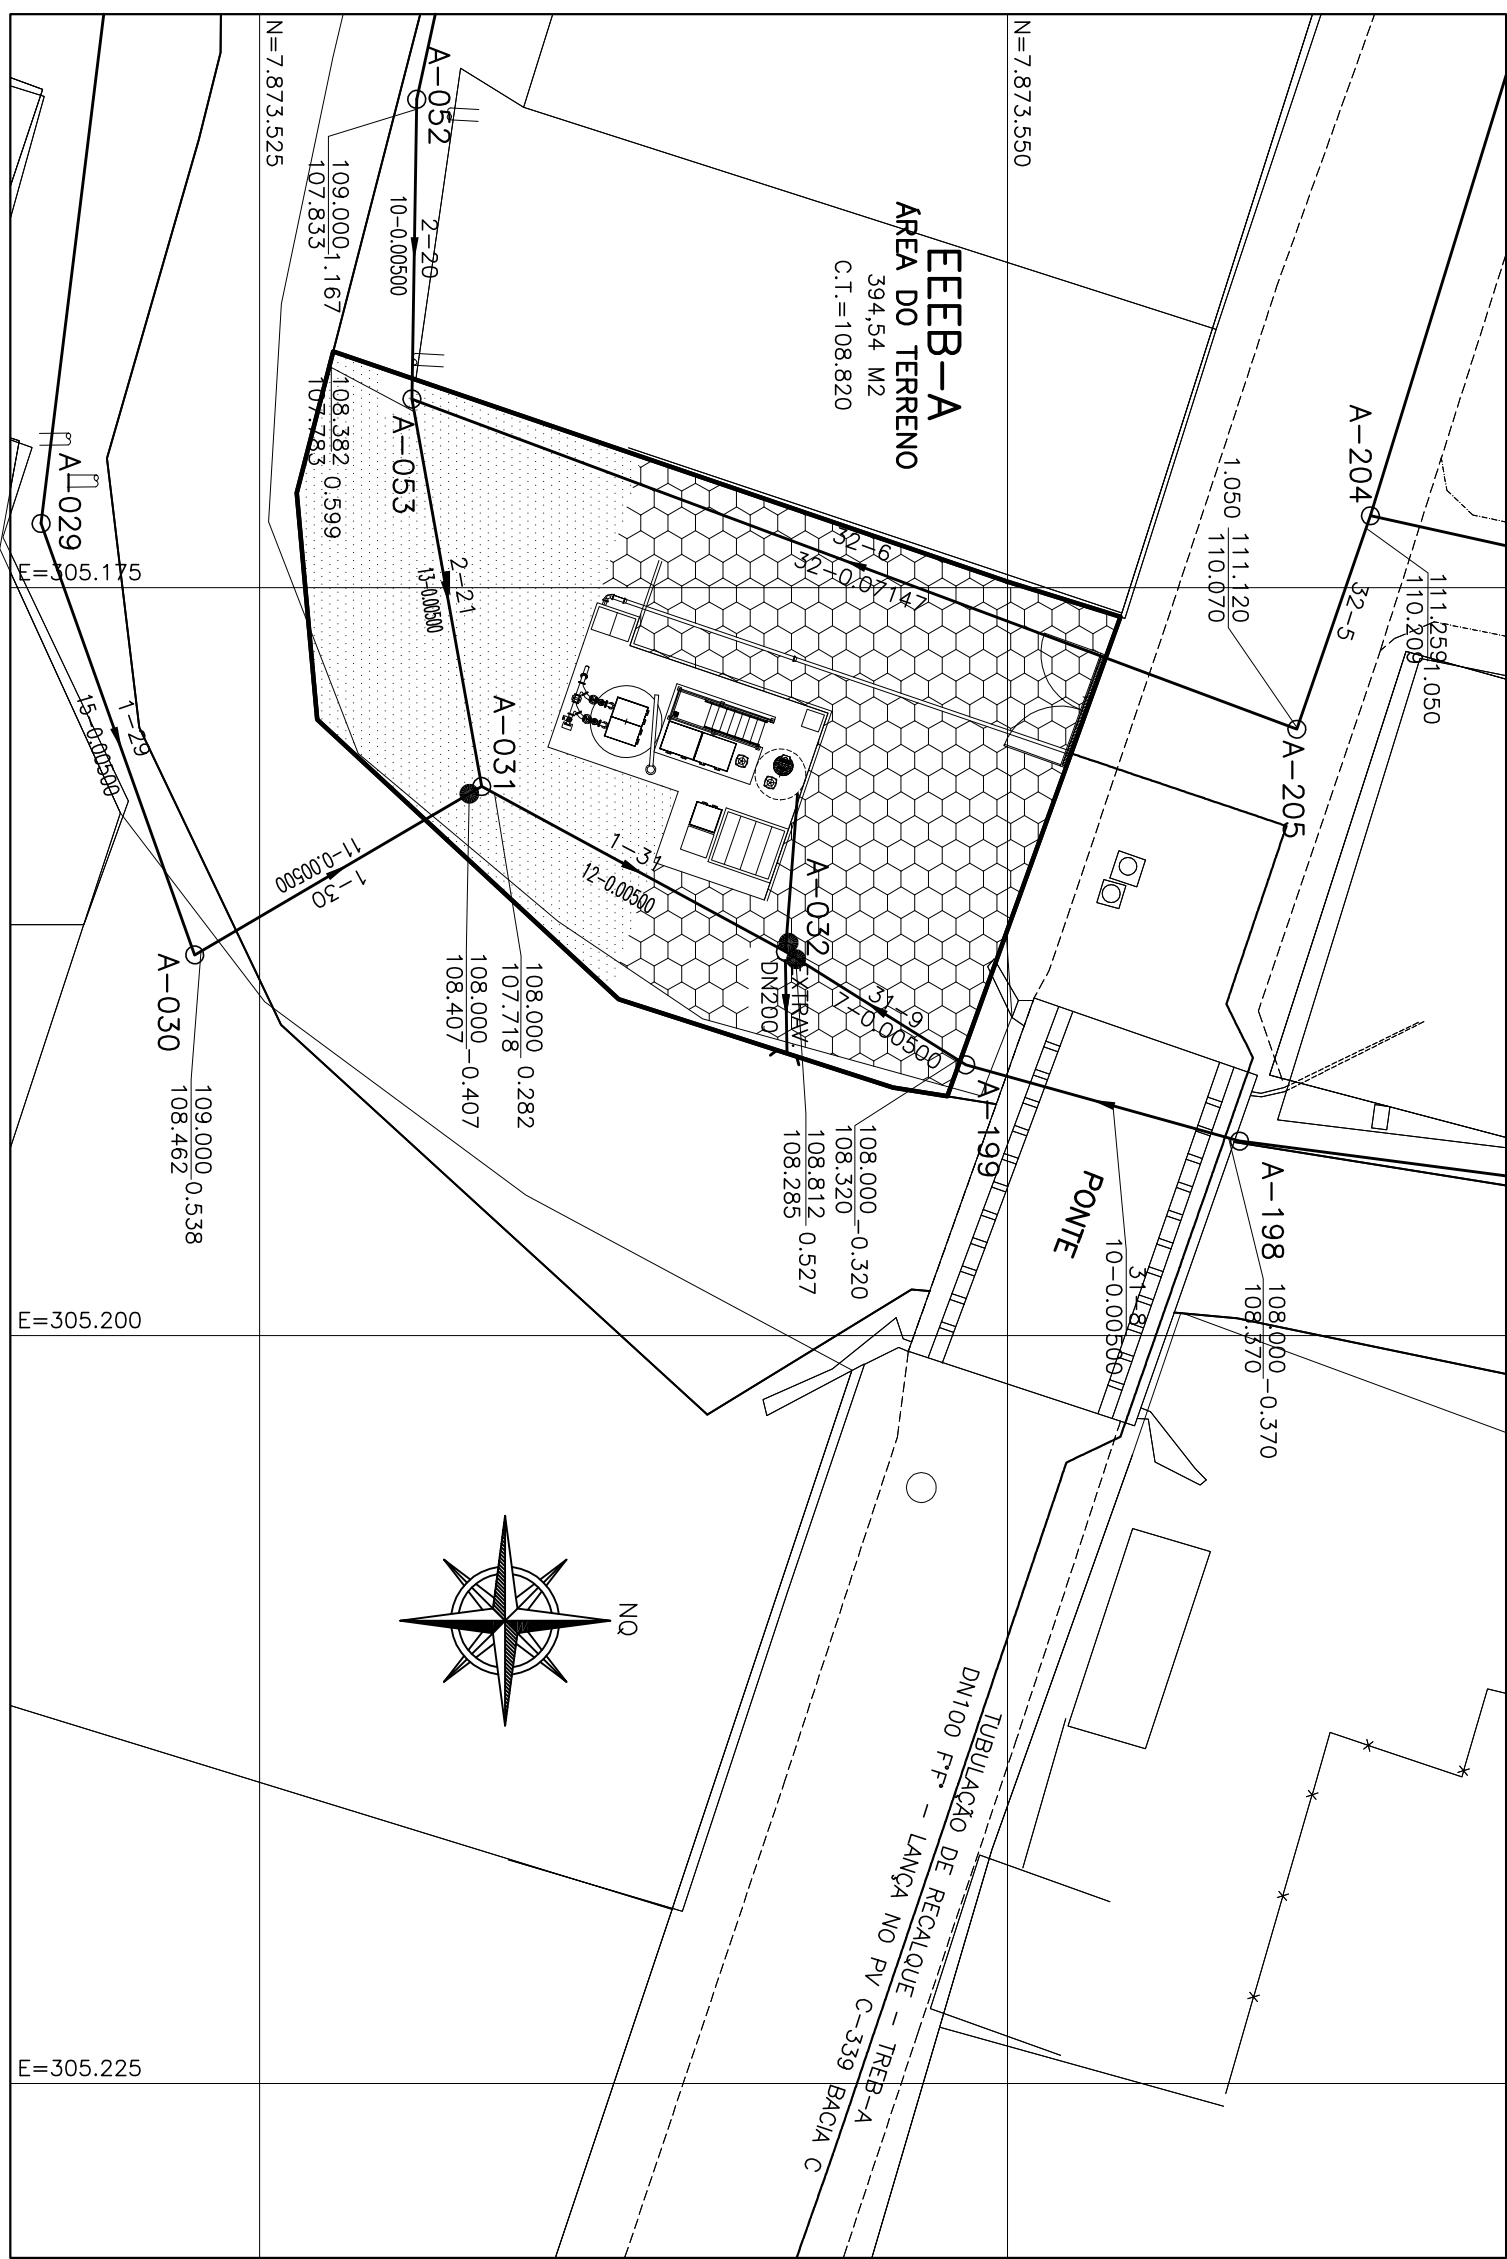

OBSERVAÇÃO

1-A-ESPESSURA DAS PAREDES E A VERIFICAÇÃO DA NECESSIDADE DE ESPAÇAMENTO ENTRE O POÇO DE SUÇÃO E A CAIXA DE ÁREA SERÃO DEFINIDAS PELO ESTRUTURAL

2-PARA LIMPEZA DA CAIXA DE ÁREA, QUANDO NECESSÁRIA, A GRADE DE PISO DEVERÁ SER REMOVIDA E COM AUXÍLIO DE UM CAMINHÃO LIMPA FOSSA SUAR O EXCESSO ACUMULADO NO FUNDO

NOTAS

- 1-COÍAS E ELÉVAGOS EM MERO. DIÁMERO EM MILÍMERO, EXCETO ONDE INDICADO
- 2-CONFIRMAR MEDIDAS NO LOCAL.
- 3-EXTRAISSAR EM TUBO P.P. NO 200, CONFORME PLANTA DE LOCALIZAÇÃO, OBEDECENDO A INCLINAÇÃO MÍNIMA DE 0,35%, COM VALVULA FLAP NA EXTREMIDADE
- 4-A BOMBA DEVERÁ SER FORNECIDA COMPLETA, PELO FABRICANTE COM ACESSÓRIOS
- 5-O EQUIPAMENTO DE EXAUSTO DO BIOLITRO DEVERÁ SER RESISTENTE A GASES

MUNICÍPIO: PANICAS		DISTRITO: SEDE		BARRIO:	
					
NOME DO EMPREENDIMENTO: AMPLIAÇÃO E MELHORIA DO SISTEMA DE ESSOATAMENTO SANITARIO DE PANICAS					
TTULO: ESTAÇÃO ELEVATÓRIA DE ESGOTO BRUTO – EEEB-A PROJETO HIDRAULICO IMPLANTACIÓN E LOCALIZACIÓN, LOCALIZACIÓN, DETALHE DA SARJEITA EXTRASOR E DETALHE DO MURO DE ALA					
ESCALA:					
INDICADA	FOLHA:	Nº CESAN		REV:	
01 / 06		C-022-000-91-5-XX-0001		02	