

 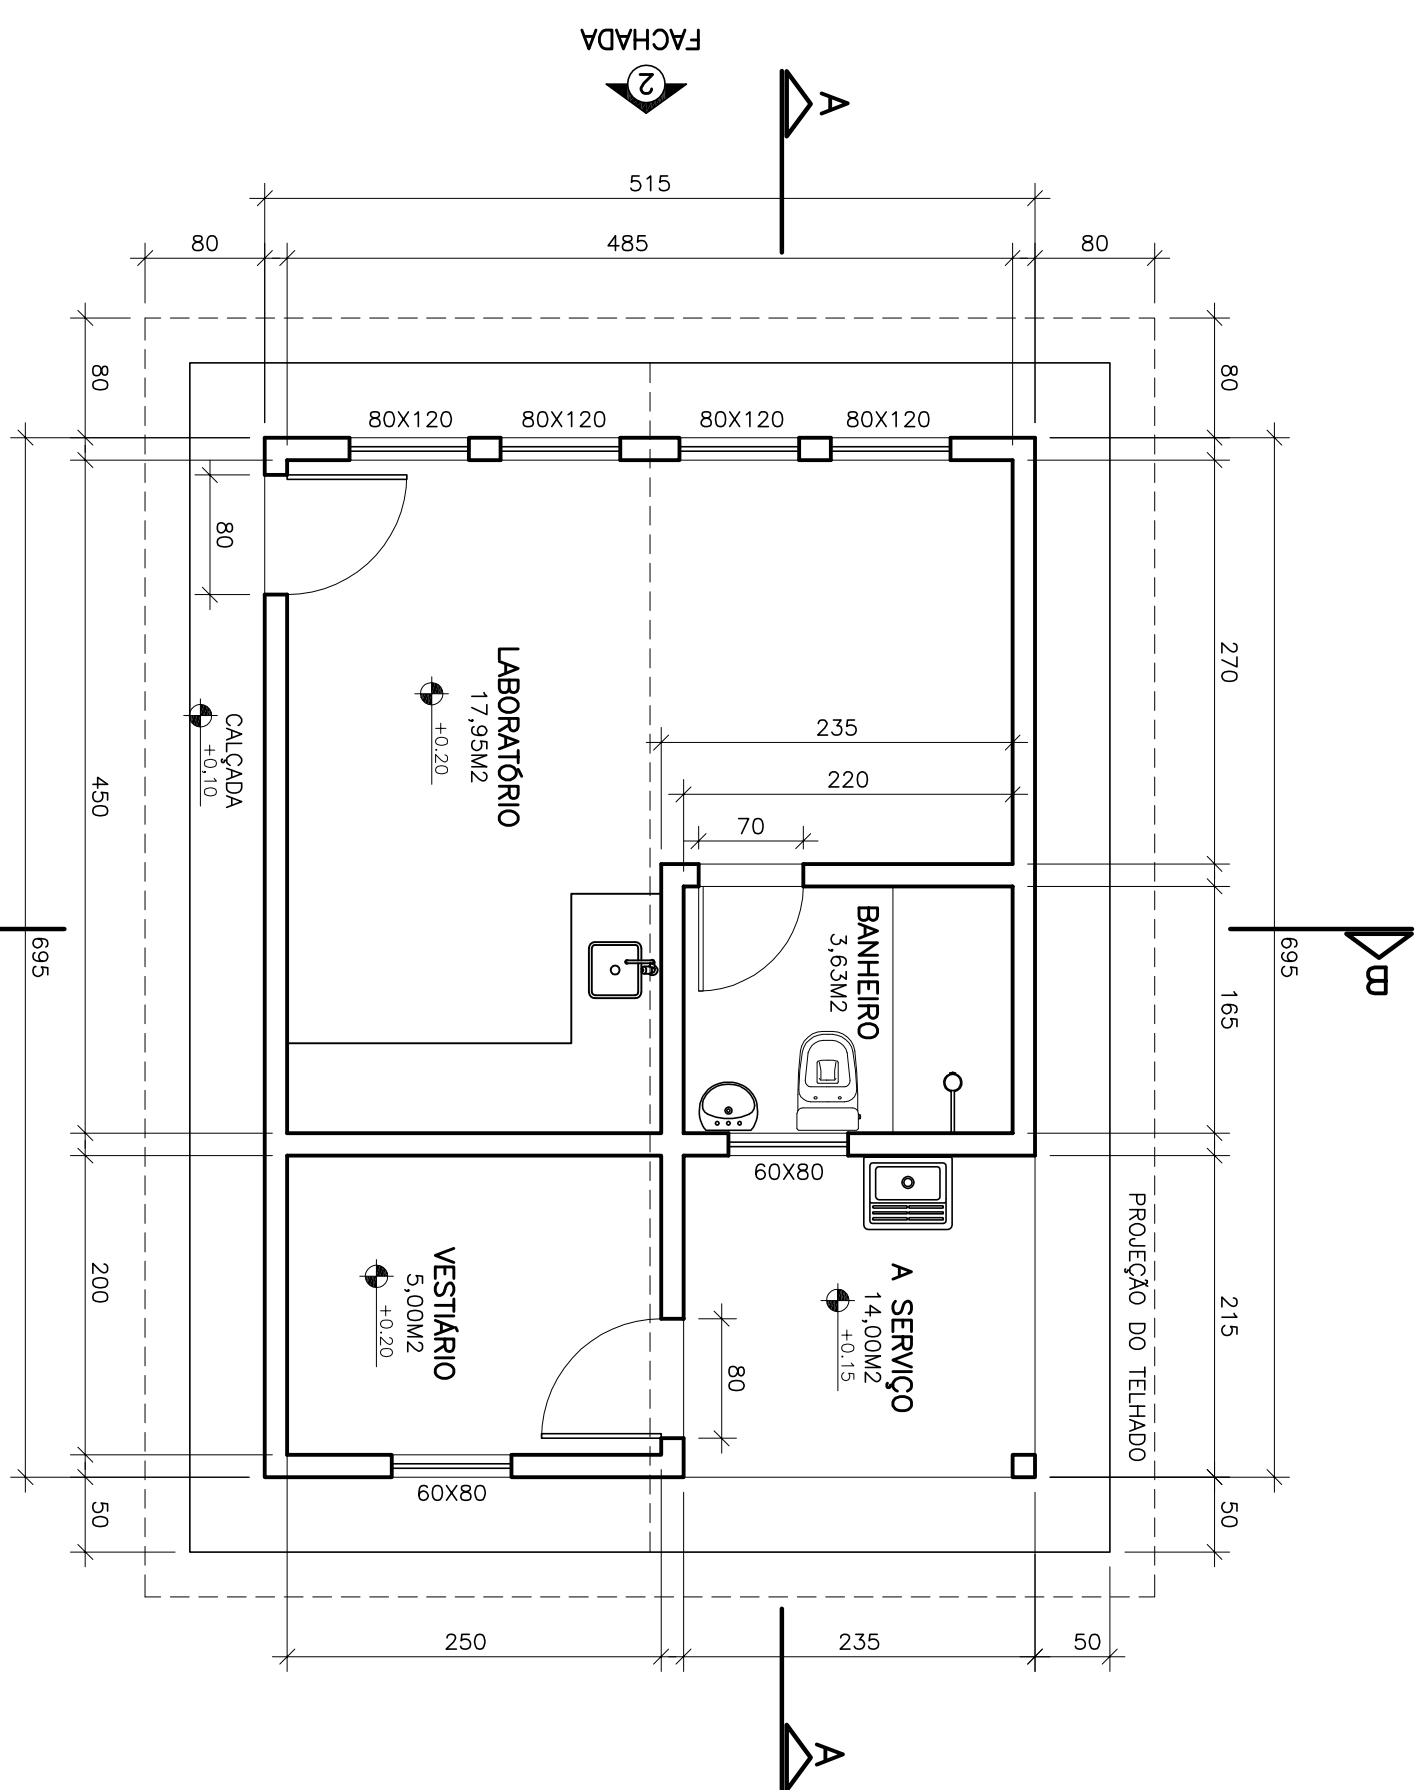


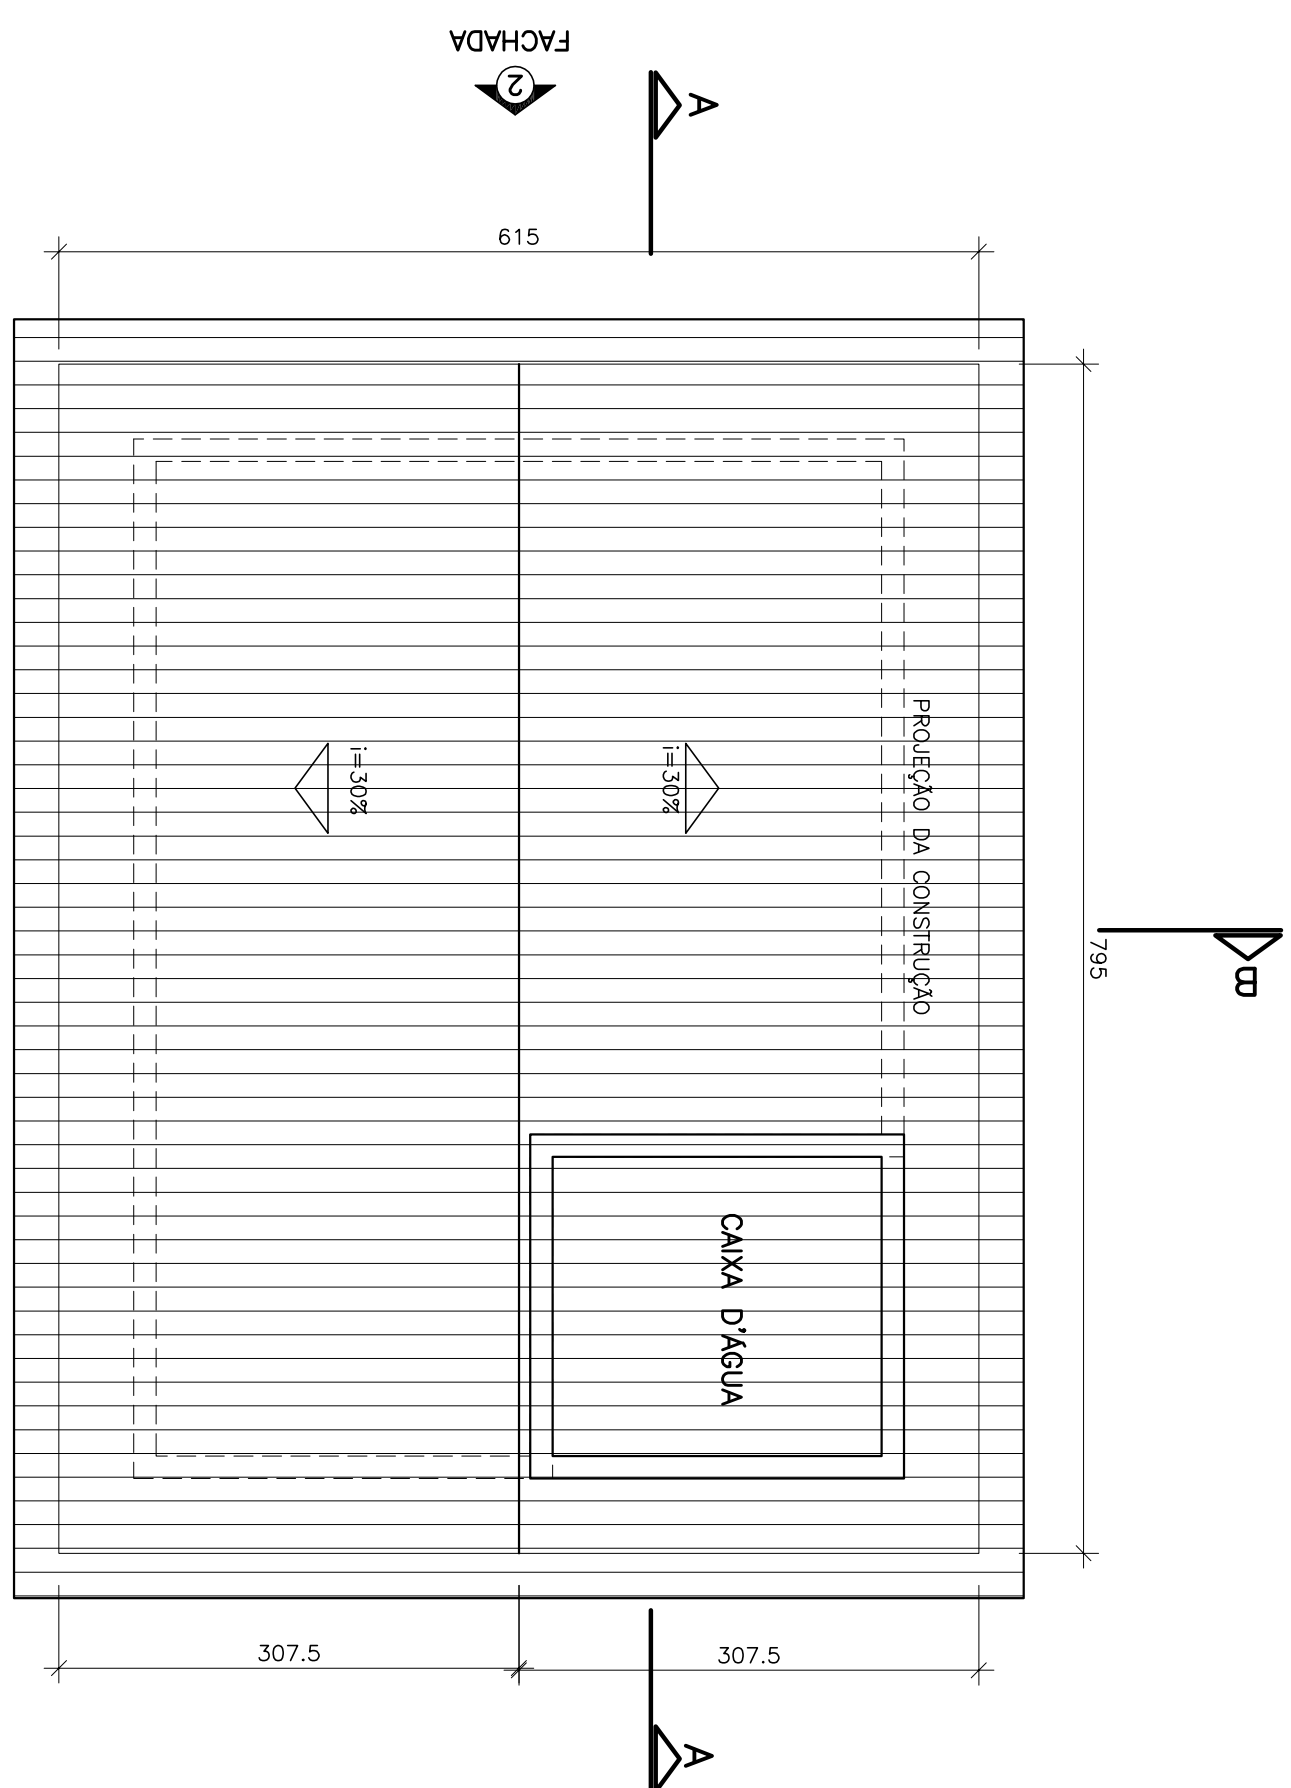


PLANTA BAIXA
ESCALA 1/50

ESCALA 1/50




PLANTA SUPERIOR

ESCALA 1/50

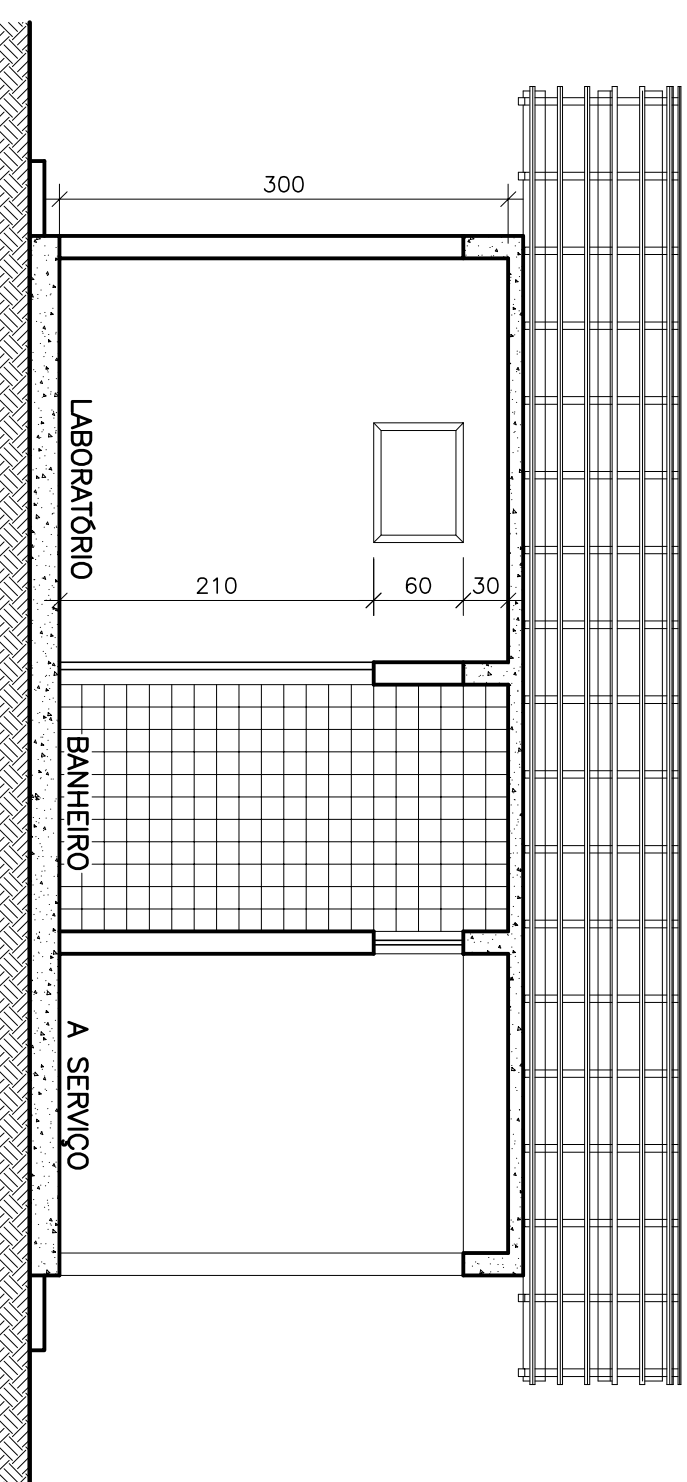

CORTE A-A

ESCALA 1/50

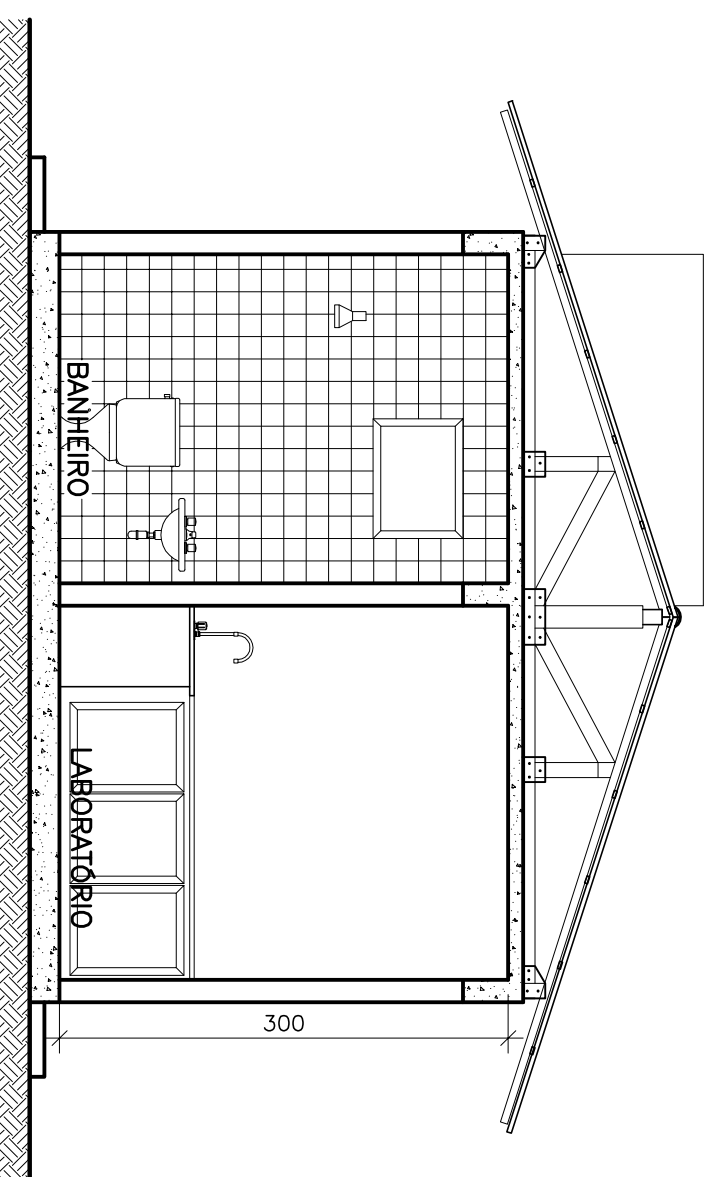

CORTE B-B

ESCALA 1/50

NOTAS

1 - DIMENSÕES EM CENTÍMETRO, SALVO INDICAÇÃO CONTRÁRIA

[illegible]


CANCELA E SUBSTITUI
O DESENHO NÚMERO:

CENTRO DE DOCUMENTAÇÃO	
RECEBIDO: ____/____/____	ASS.: _____
Nº DOC.: _____	ASS.: _____
APROVAÇÃO CESAN:	
ASS.: _____	MATR.: _____
UNID.: _____	DATA: ____/____/____
ESTA APROVAÇÃO NÃO ISENTA A CONTRATAÇÃO DE SUAS RESPONSABILIDADES LEGAIS.	

EMITENTE:  ENCERRA S. A. Escritório e Projetos de Engenharia	
PROJETADO: SOMONE DE JESUS SILVA	COORDINADOR: RENAN CARVALI ALVES
CRECA: 64542/02 REGIOAO: ES DESENHO: JULIANA DATA: 05/09/2011	CRECA: 960113966/02 REGIOAO: SP Nº DES. PROJETISTA: 0913-16-BE-480-DE-416
RESPONSABIL. TÉCNICO: RENAN CARVALI ALVES DATA: 09/09/2009	


EMISSÃO: CESAN	DATAS:
PROJETADO: _____	
CREA: _____	
DESENHADO: _____	
VERIFICADO:  _____	
EMP ^o NESTOR GOREZA JR	
DIVISÃO: _____	
EMP ^o NESTOR GOREZA JR	
GERÊNCIA: _____	
EMP ^o SANDRA SILVA	

MUNICÍPIO: PANÇAS		DISTRITO: SEDE		BAIRRO:	
NOME DO EMPREENDIMENTO: AMPLIAÇÃO E MELHORIA DO SISTEMA DE ESGOTAMENTO SANITÁRIO DE PANÇAS					
TÍTULO: ESTAÇÃO DE TRATAMENTO DE ARQUITETÔNICO CASA DE OPERAÇÃO – PLANTA, CORTES E ELEVAÇÕES					
ESCALA:	FOLHA:	Nº CESAN		REV:	
INDICADA	01 / 01	C-022-000-92-2-XX-0002		01	

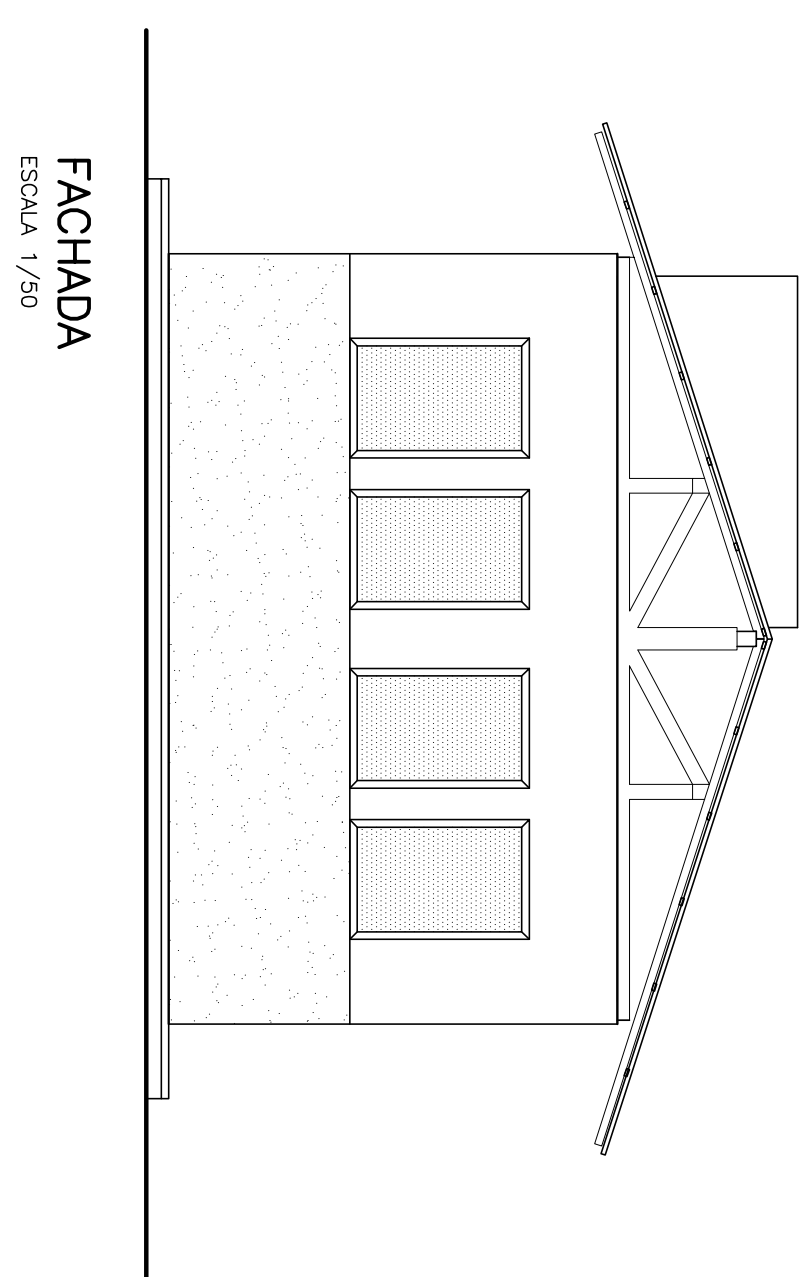

FACHADA

ESCALA 1/50

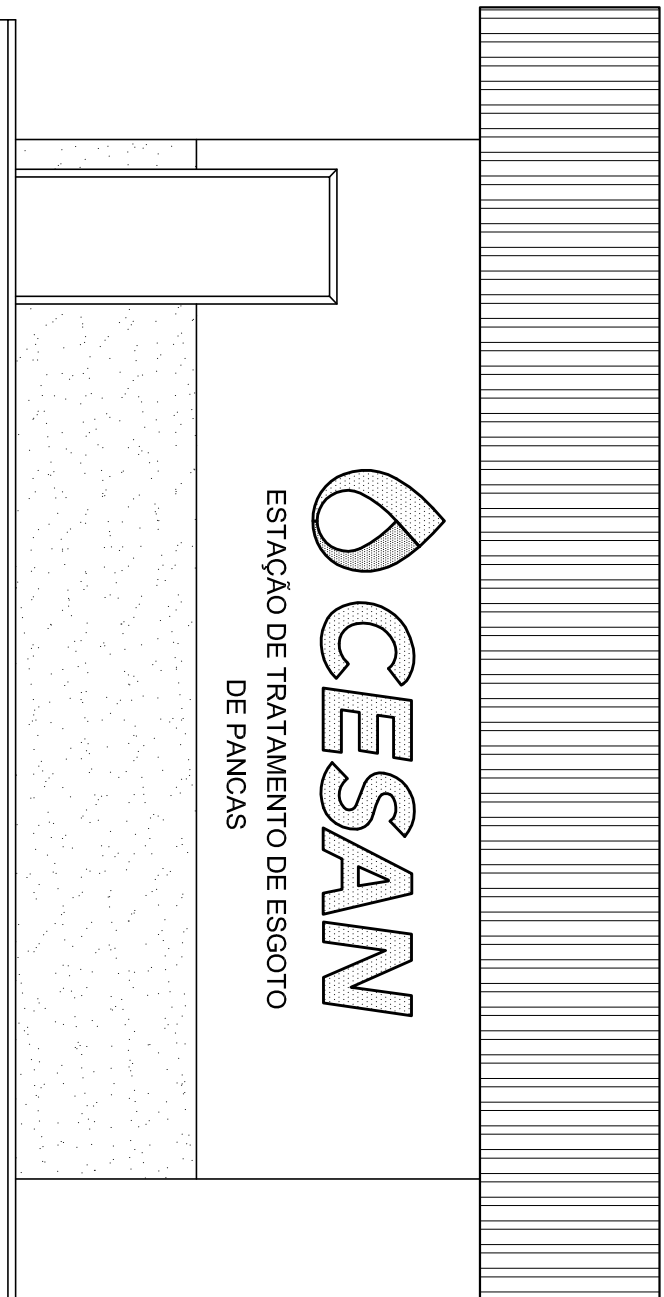

FACHADA PRINCIPAL

ESCALA 1/50