



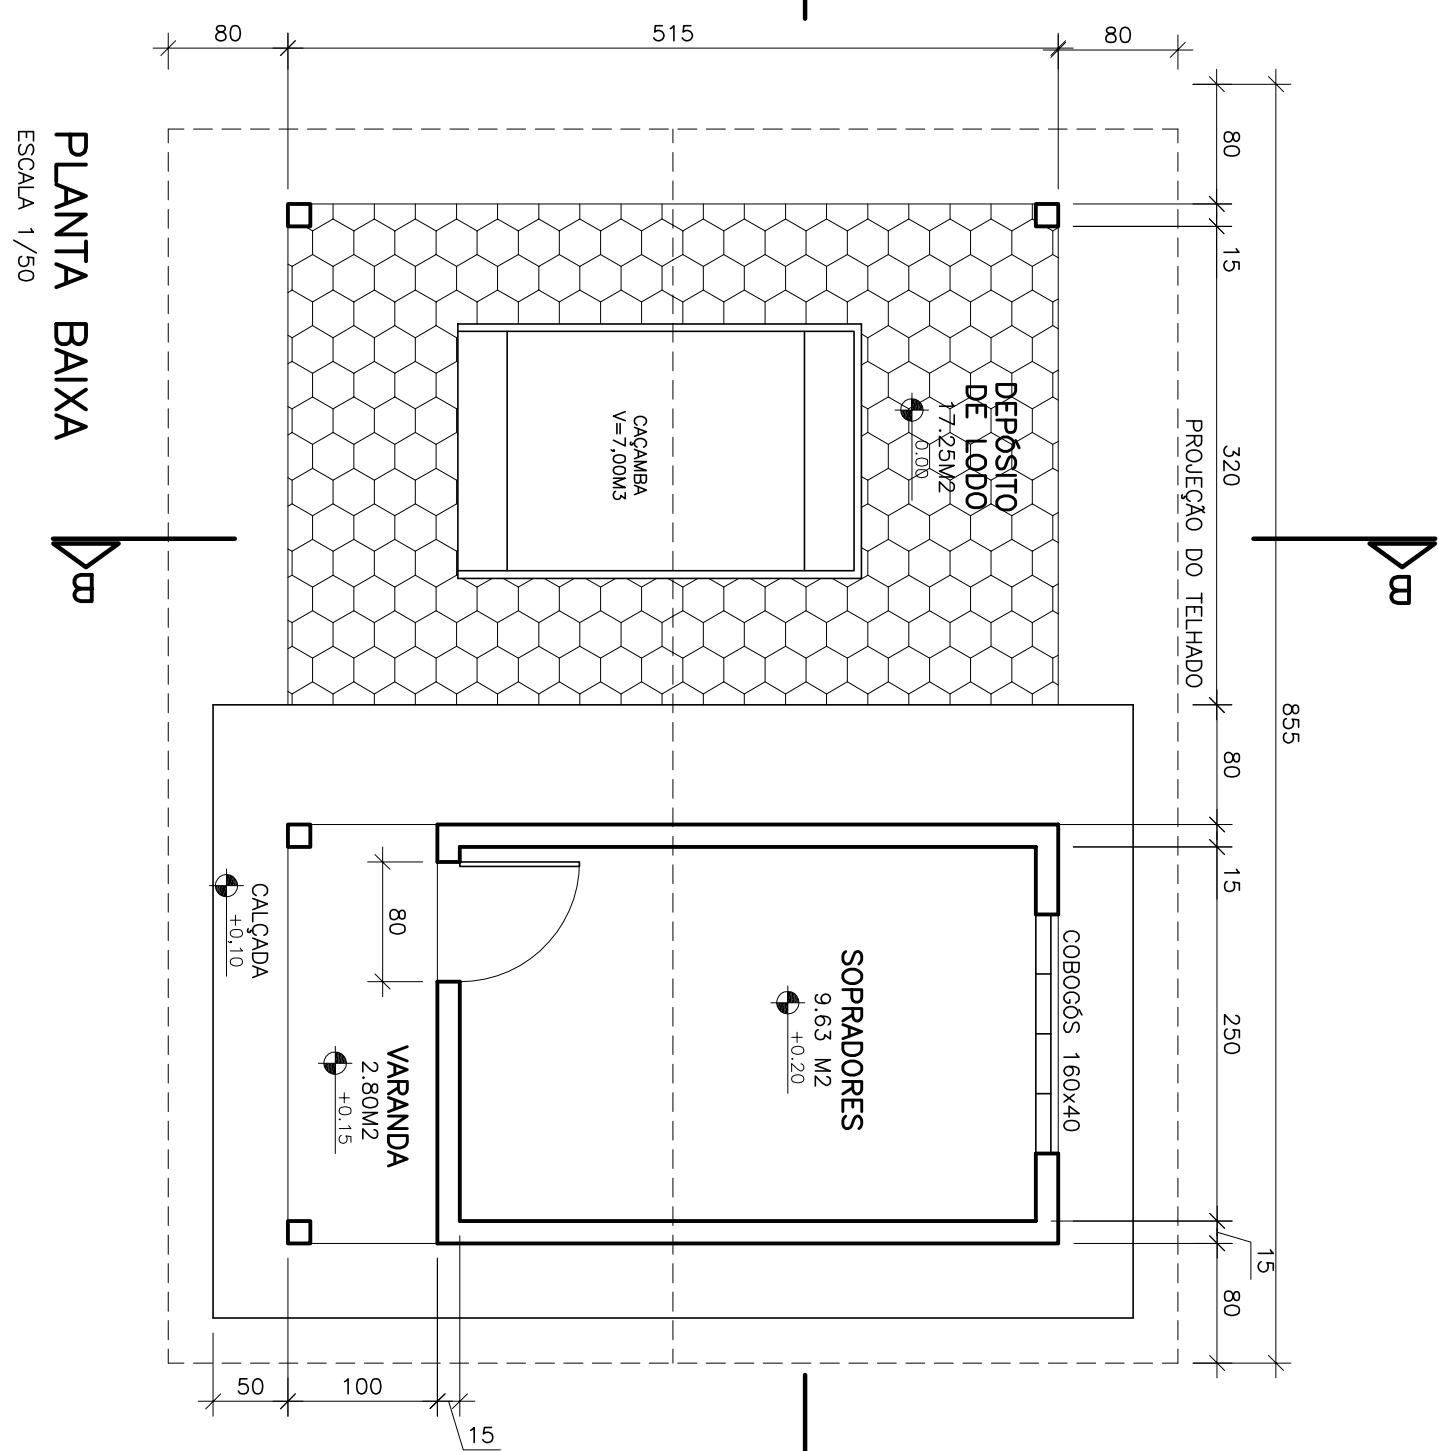


PLANTA BAIXA


ESCALA 1/50

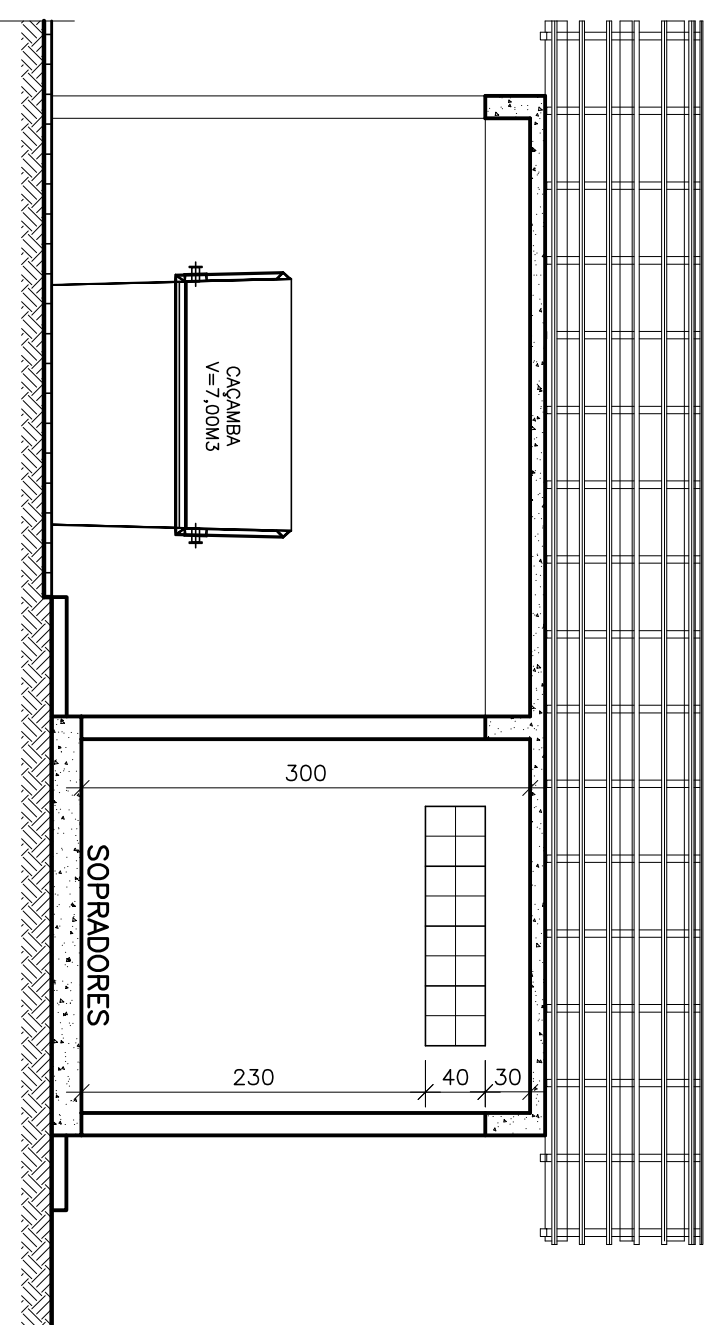


CORTE A-A
ESCALA 1/50

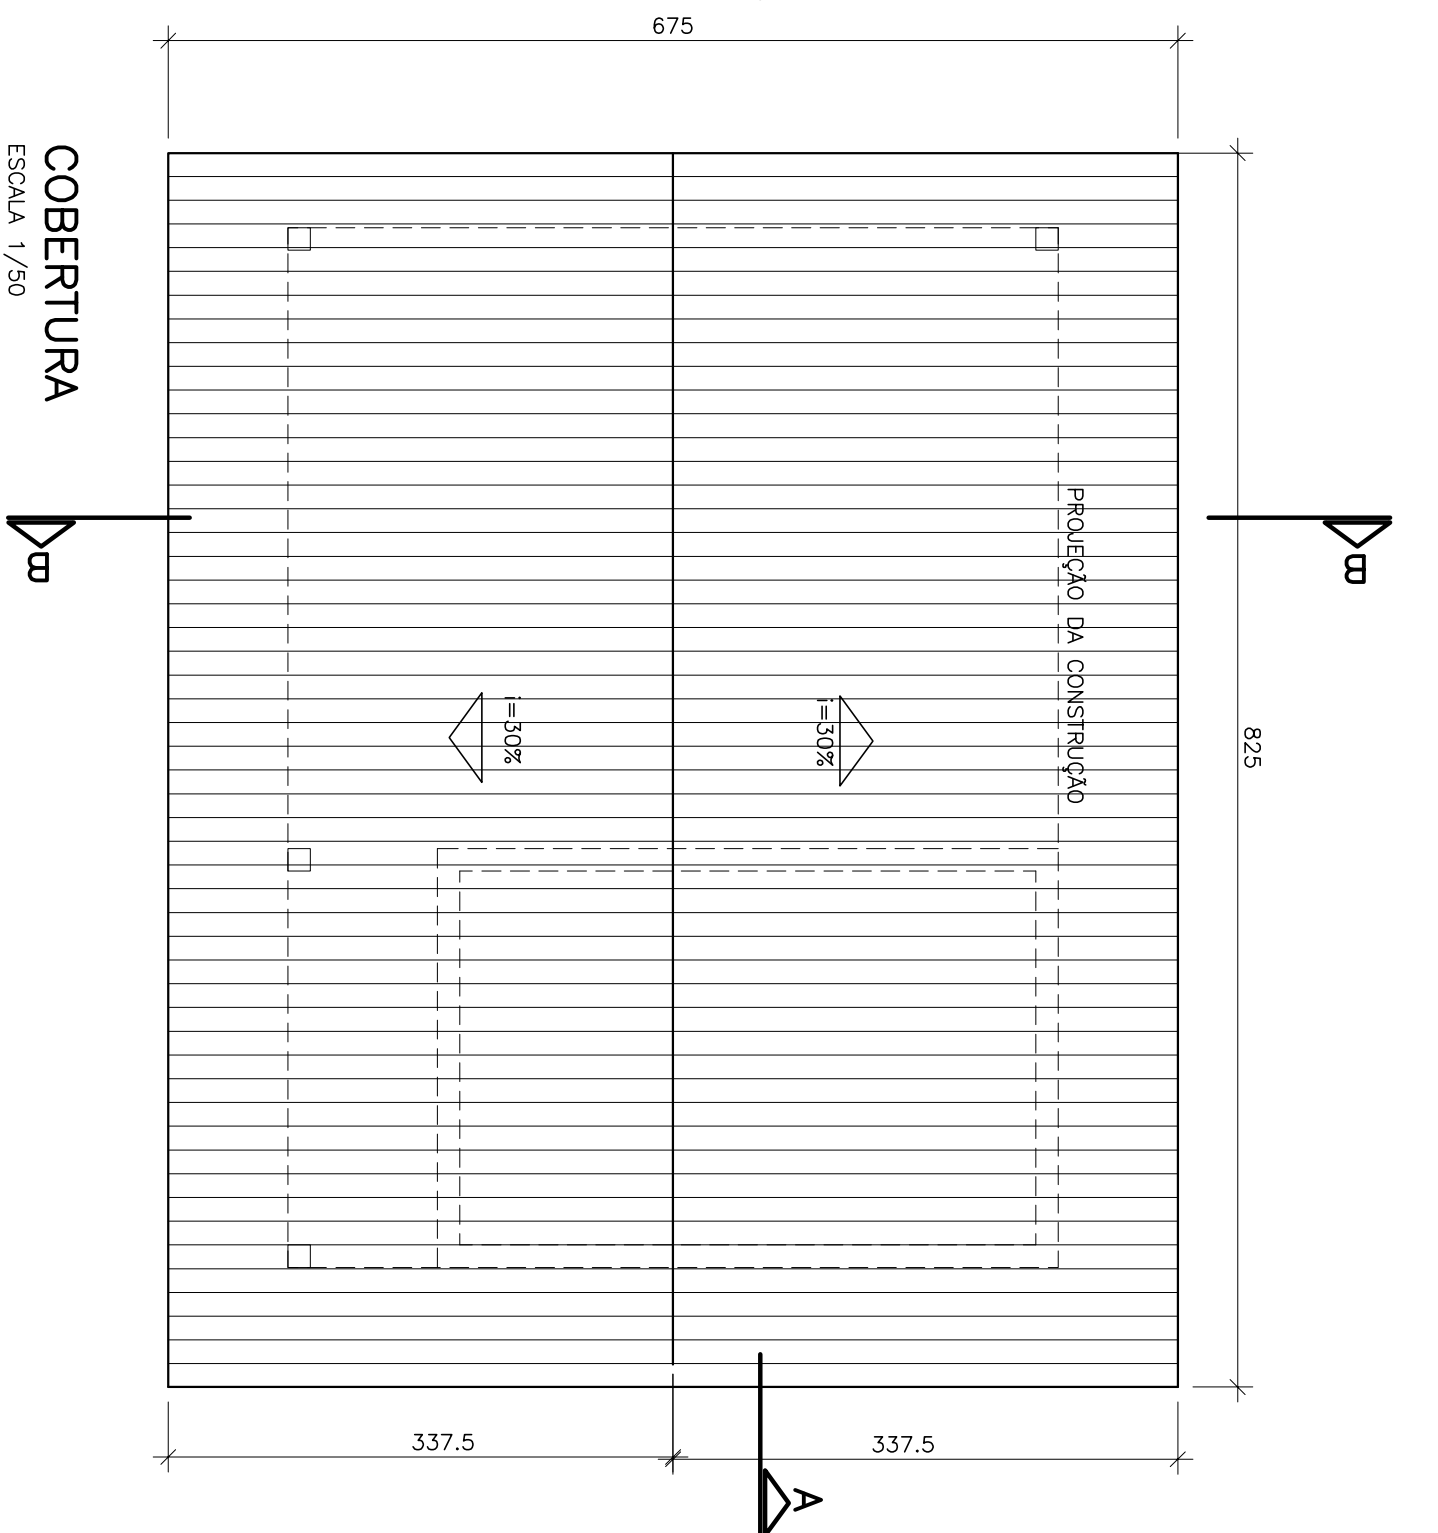

COBERTURA
ESCALA 1/50

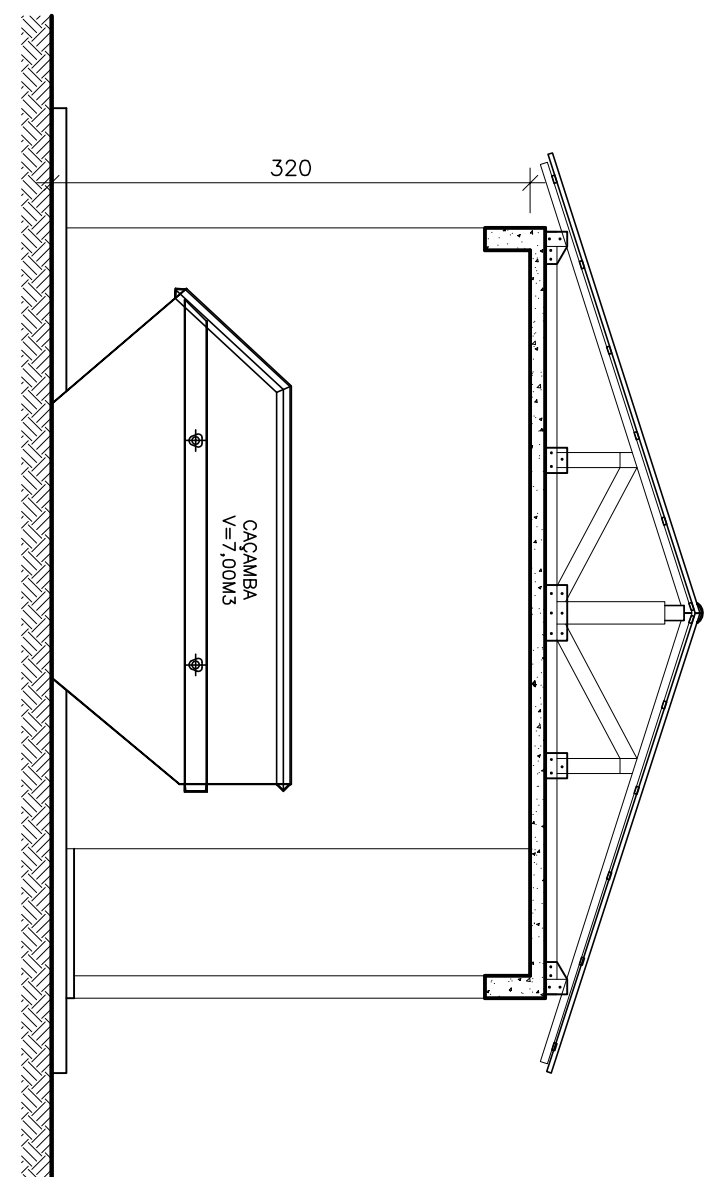

CORTE B-B
ESCALA 1/50

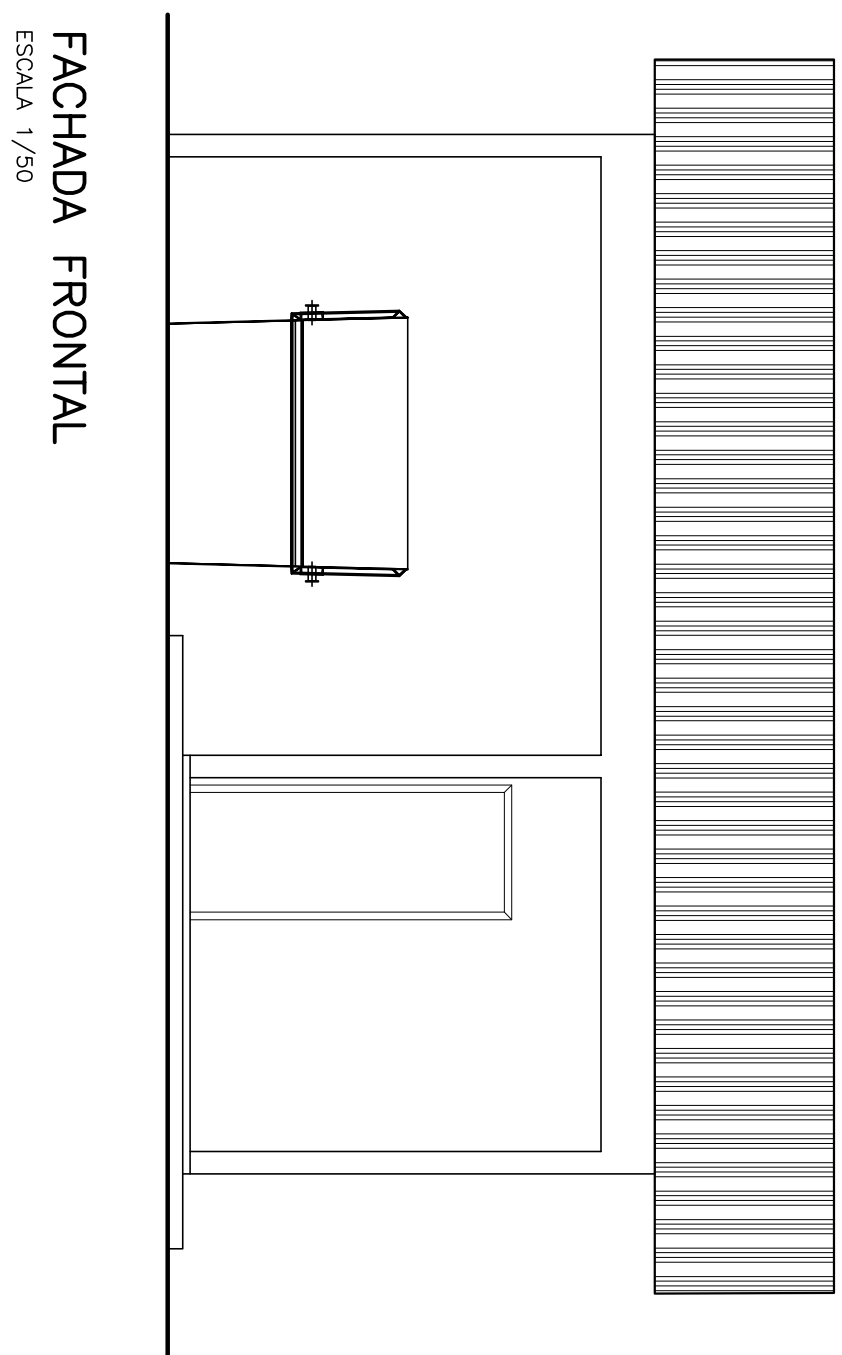

FACHADA FRONTAL
ESCALA 1/50

ESTE DESENHO É PROPRIEDADE DA
COMPANHIA ESPÍRITO SANTENSE DE
SANEAMENTO - CESAN E NÃO PODE
SER COPIADO SEM SUA AUTORIZAÇÃO.

[illegible]

NOTAS

1 – DIMENSÕES EM CENTÍMETRO, SALVO INDICAÇÃO CONTRÁRIA

CANCELA E SUBSTITUI
O DESENHO NÚMERO:

CANCELADO E SUBSTITUI
TUDO PELO DESENHO
NÚMERO:

CENTRO DE DOCUMENTAÇÃO

RECEBIDO: ____/____/____

Nº DOC.: ____ ASS.: ____

APPROVAÇÃO CESAN:

ASS.: ____ MATR.: ____

UNID.: ____ DATA: ____/____/____

ESTA APROVAÇÃO NÃO SERÁ A CONTRARIADA
DE SUAS RESPONSABILIDADES LEGAIS.

EMITENTE:  ENCICLA S. A. Estudios e Proyectos de Ingeniería	
PROLEJATADO: SIGNO DE LOS DÍAS SUR	COORDENADOR: RICARDO CASATI ALVES
CREA: 4632/0 REGIMO: ES DESEÑOHO: JOLIANA DATA: 05/04/2011	CREA: 2601/19989 REGIMO: 22 N° DES. PROLEJATISTA: 0913-BP-086-CE-417
CONSEJOSMEL TECNICO: RICARDO CASATI ALVES	
CONSEJOSMEL TECNICO: REGIMO: 22 ART 2 - 2010/00000466 - DATA: 09/09/2009	

PROJETADO: _____	EMISSÃO CESAN	DATAS
CREA: _____		
DESENHADO: _____		
VERIFICADO: _____  ENGR. MESTRE GORGIA JR		
DIVISÃO: _____ ENGR. MESTRE GORGIA JR		
GERÊNCIA: _____ ENGR. SINDRA SILVA		

MUNICÍPIO: PANCAS		DISTRITO: SEDE		BAIRRO:	
NOME DO EMPREENDIMENTO: AMPLIAÇÃO E MELHORIA DO SISTEMA DE ESGOTAMENTO SANTINHO DE PANCAS					
TÍTULO: ESTAÇÃO DE TRATAMENTO DE ESGOTO ARQUITETÔNICO CASA DE ABERGO DO LODO TRATADO E CASA DOS SOPRADORES PLANTA, CORTES E ELEVAÇÕES					
ESCALA:	FOLHA:	Nº CESAN:	REV:		
INDICADA	01 / 01	C-022-000-92-2-XX-0003	01		