


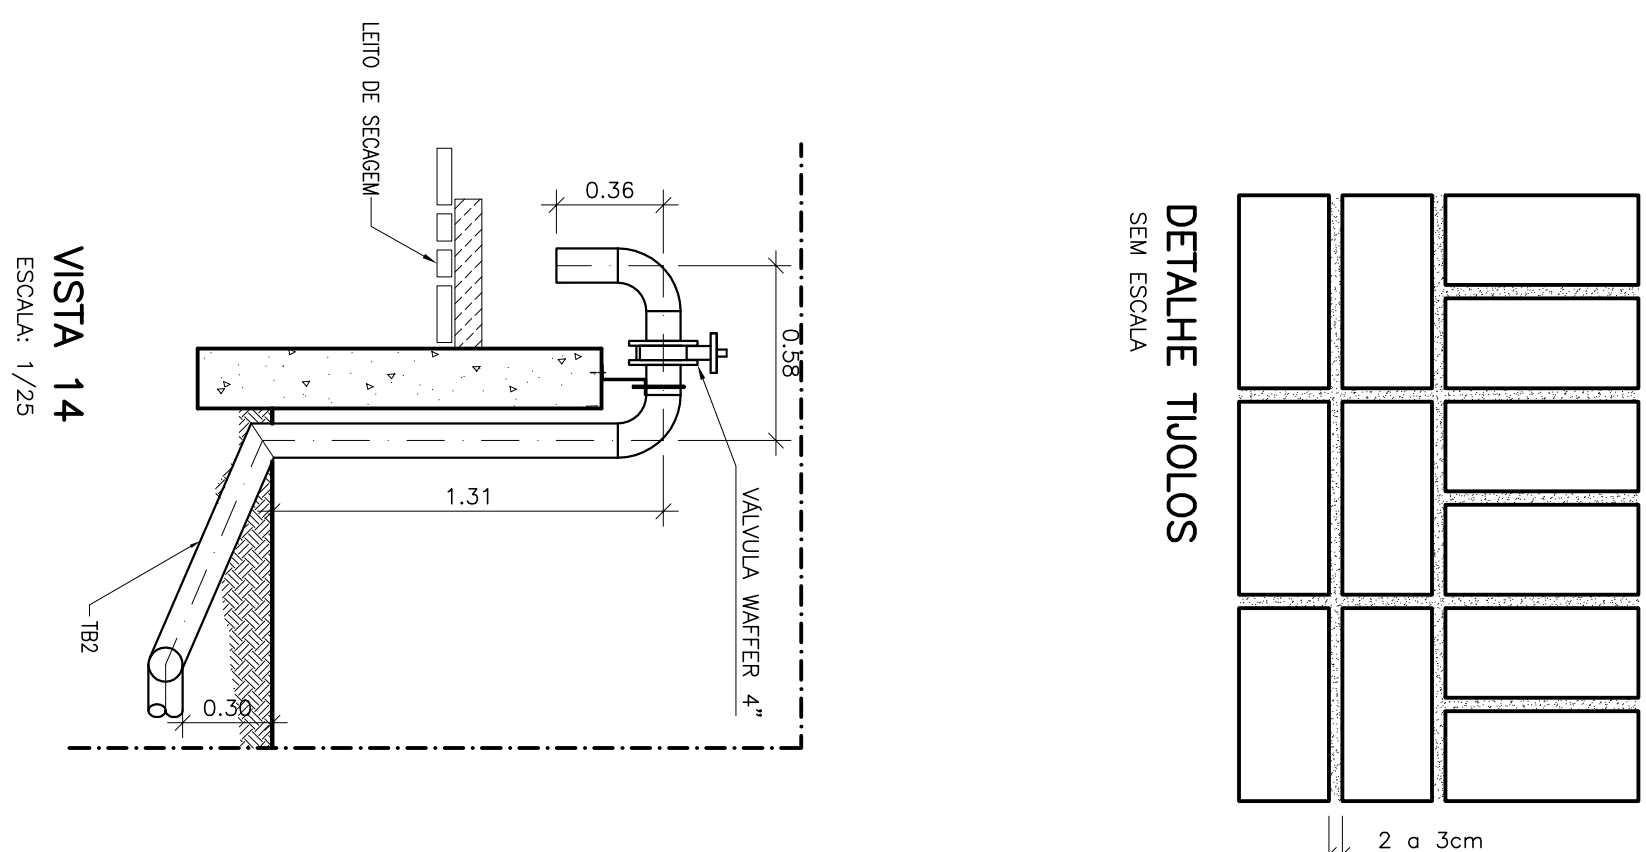


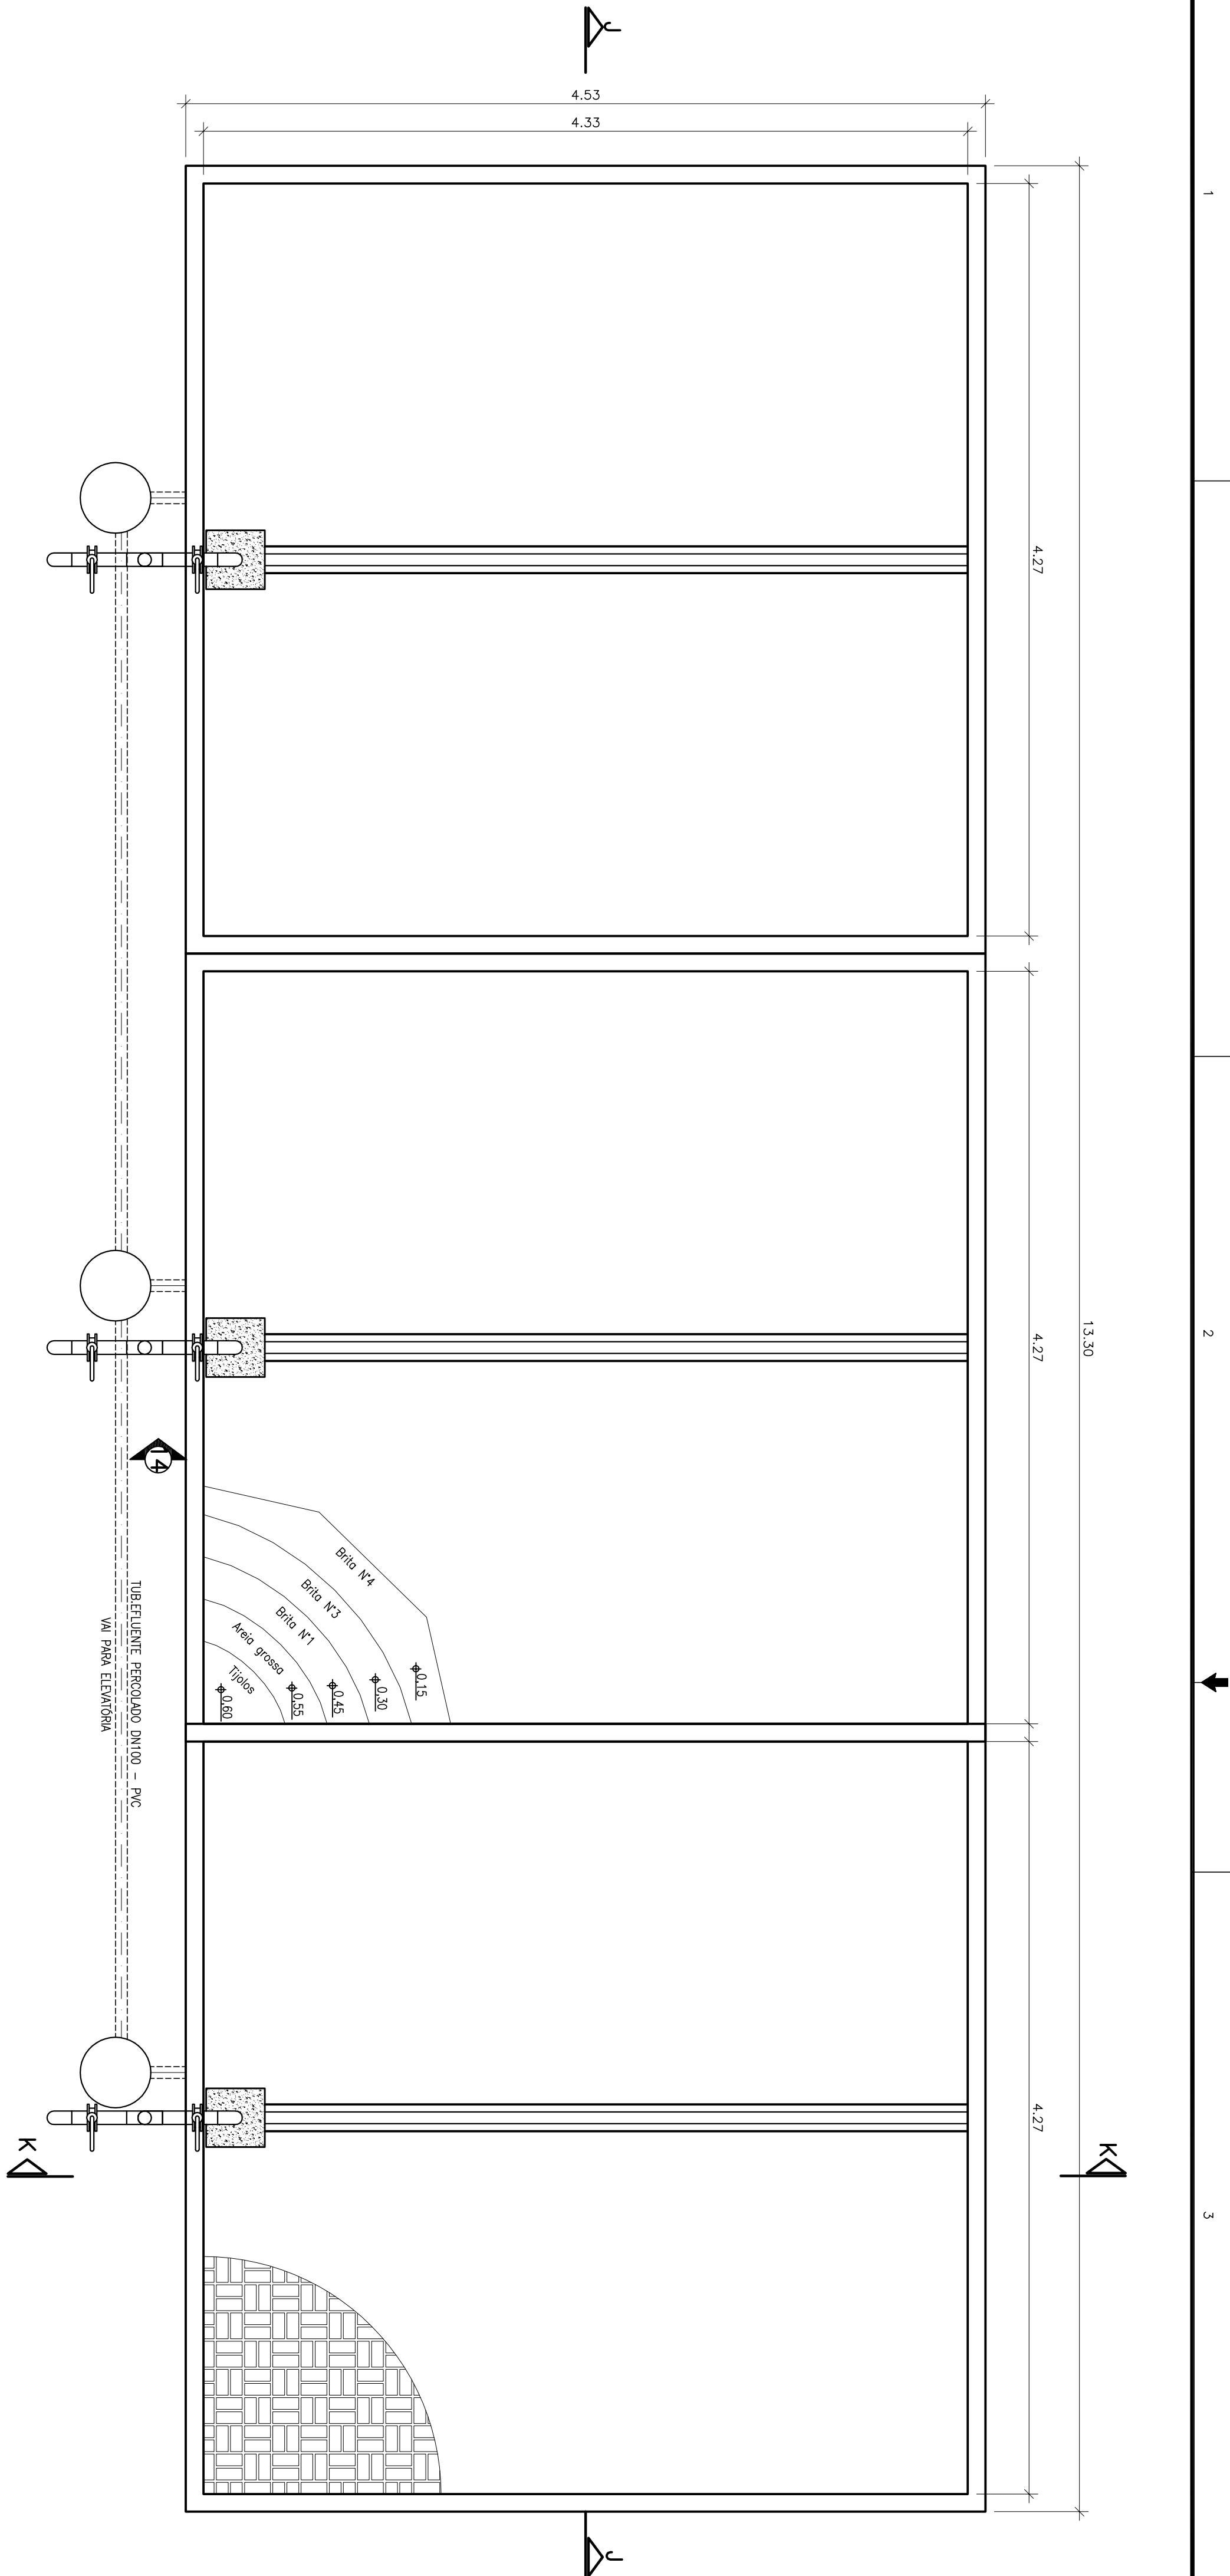

PLANTA BAIXA
ESCALA: 1/25

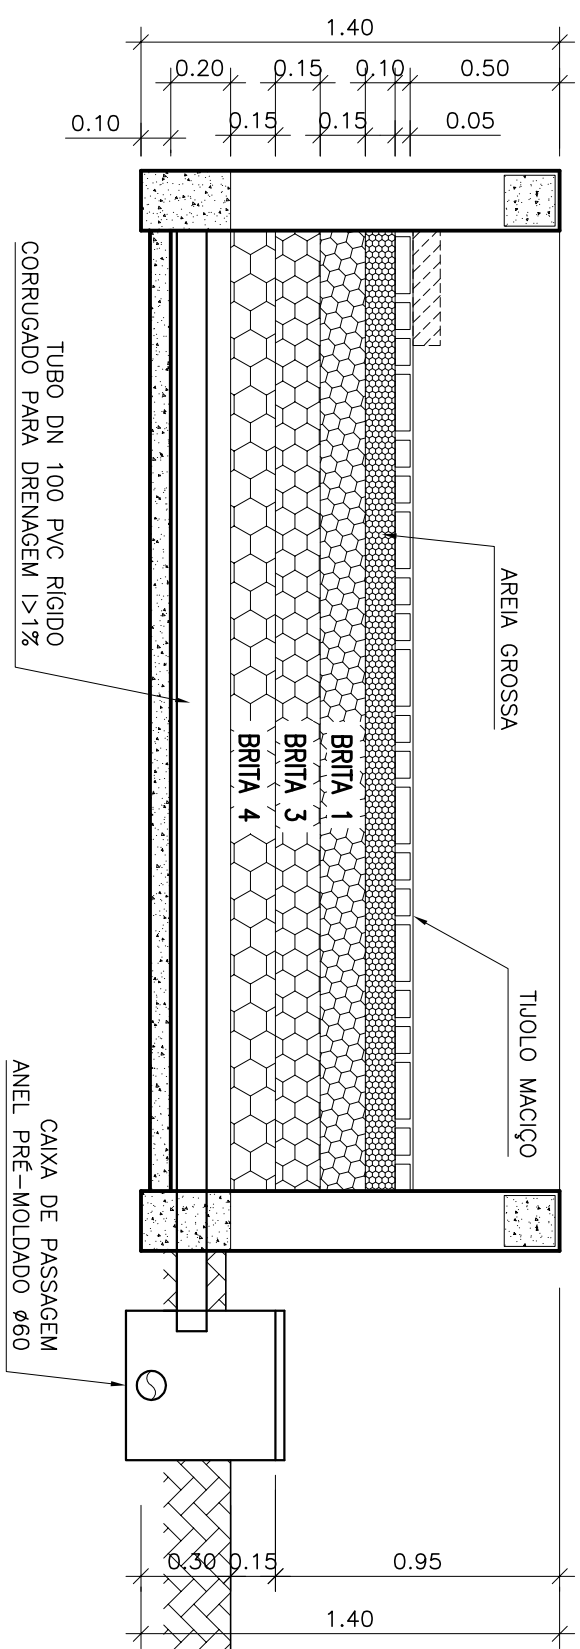

CORTE KK
ESCALA VERTICAL: 1/25

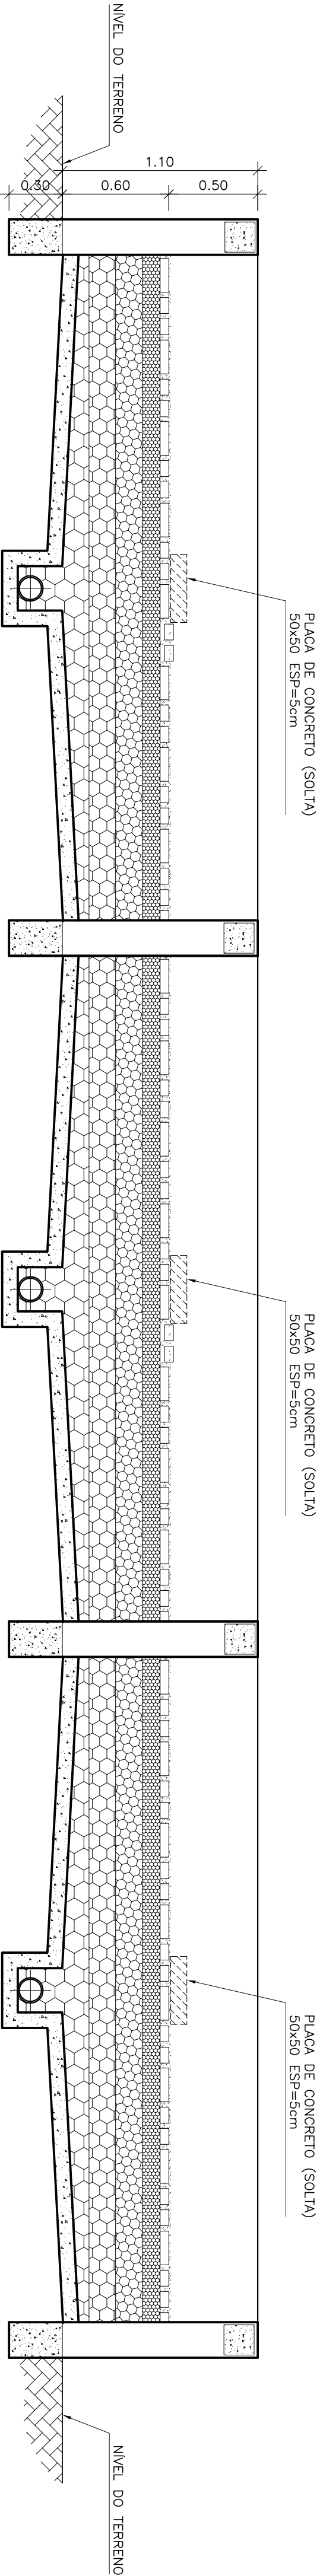

CORTE JJ
ESCALA VERTICAL: 1/25

NOTAS:

1 - PAREDES COM 15cm DE LARGURA.

ESTE DESENHO É PROPRIEDADE DA
COMPANHIA ESPÍRITO SANTENSE DE
SANEAMENTO - CESAN E NÃO PODE
SER COPIADO SEM SUA AUTORIZAÇÃO.

[illegible]

CANCELA E SUBSTITUI
O DESENHO NÚMERO:

CANCELADO E SUBSTITUI
DO PELO DESENHO
NÚMERO:

CENTRO DE DOCUMENTAÇÃO

RECEBIDO: ____/____/____

Nº DOC.: ____ ASS.: ____

APPROVAÇÃO CESAN:

ASS.: ____ MATR.: ____

UNID.: ____ DATA: ____/____/____

ESTA APROVAÇÃO NÃO GERA A CONTRAMODA
DE SUAS RESPONSABILIDADES LEGAIS.

EMPENHO:  ENCIBRA S. A. Estudos e Projetos de Engenharia	
PROJETADO: SIMONE DE AZEVEDO SILVA	COORDENADOR: RENAN GOMES ALVES
CREA: 44542/D - REGIÃO: ES DESENHO: JULIANA DATA: 09/09/2011	CREA: 580159/986 - REGIÃO: SP Nº DES. PROJETOISTA: 0913-EP-018-DE-409
OPERACIONAL TÉCNICO: RENAN GOMES ALVES OPER. 580159/986 - REGIÃO: DE ART. N.º 28100000-046 - DATA: 09/09/2009	

PROJETADO: _____	EMISSÃO CESAN	DATAS
CREA: _____		
DESENHADO: _____		
VERIFICADO: _____ 		
DIVISÃO: _____ Engº MESTRE GORZA JR		
GERÊNCIA: _____ Engº SINDRA SILVA		

MUNICÍPIO: PANCAS		DISTRITO: SEDE		BAIRO:	
NOME DO EMPREENDIMENTO: AMPLIAÇÃO E MELHORIA DO SISTEMA DE ESGOTAMENTO SANTINÁRIO DE PANCAS					
TÍTULO: ESTAÇÃO DE TRATAMENTO DE ESGOTO HIDRÁULICO LEITO DE SECAGEM					
ESCALA:	FOLHA:	Nº CESPAN	REV:		
INDICADA	09 / 13	C-022-000-92-5-XX-0008	02		