



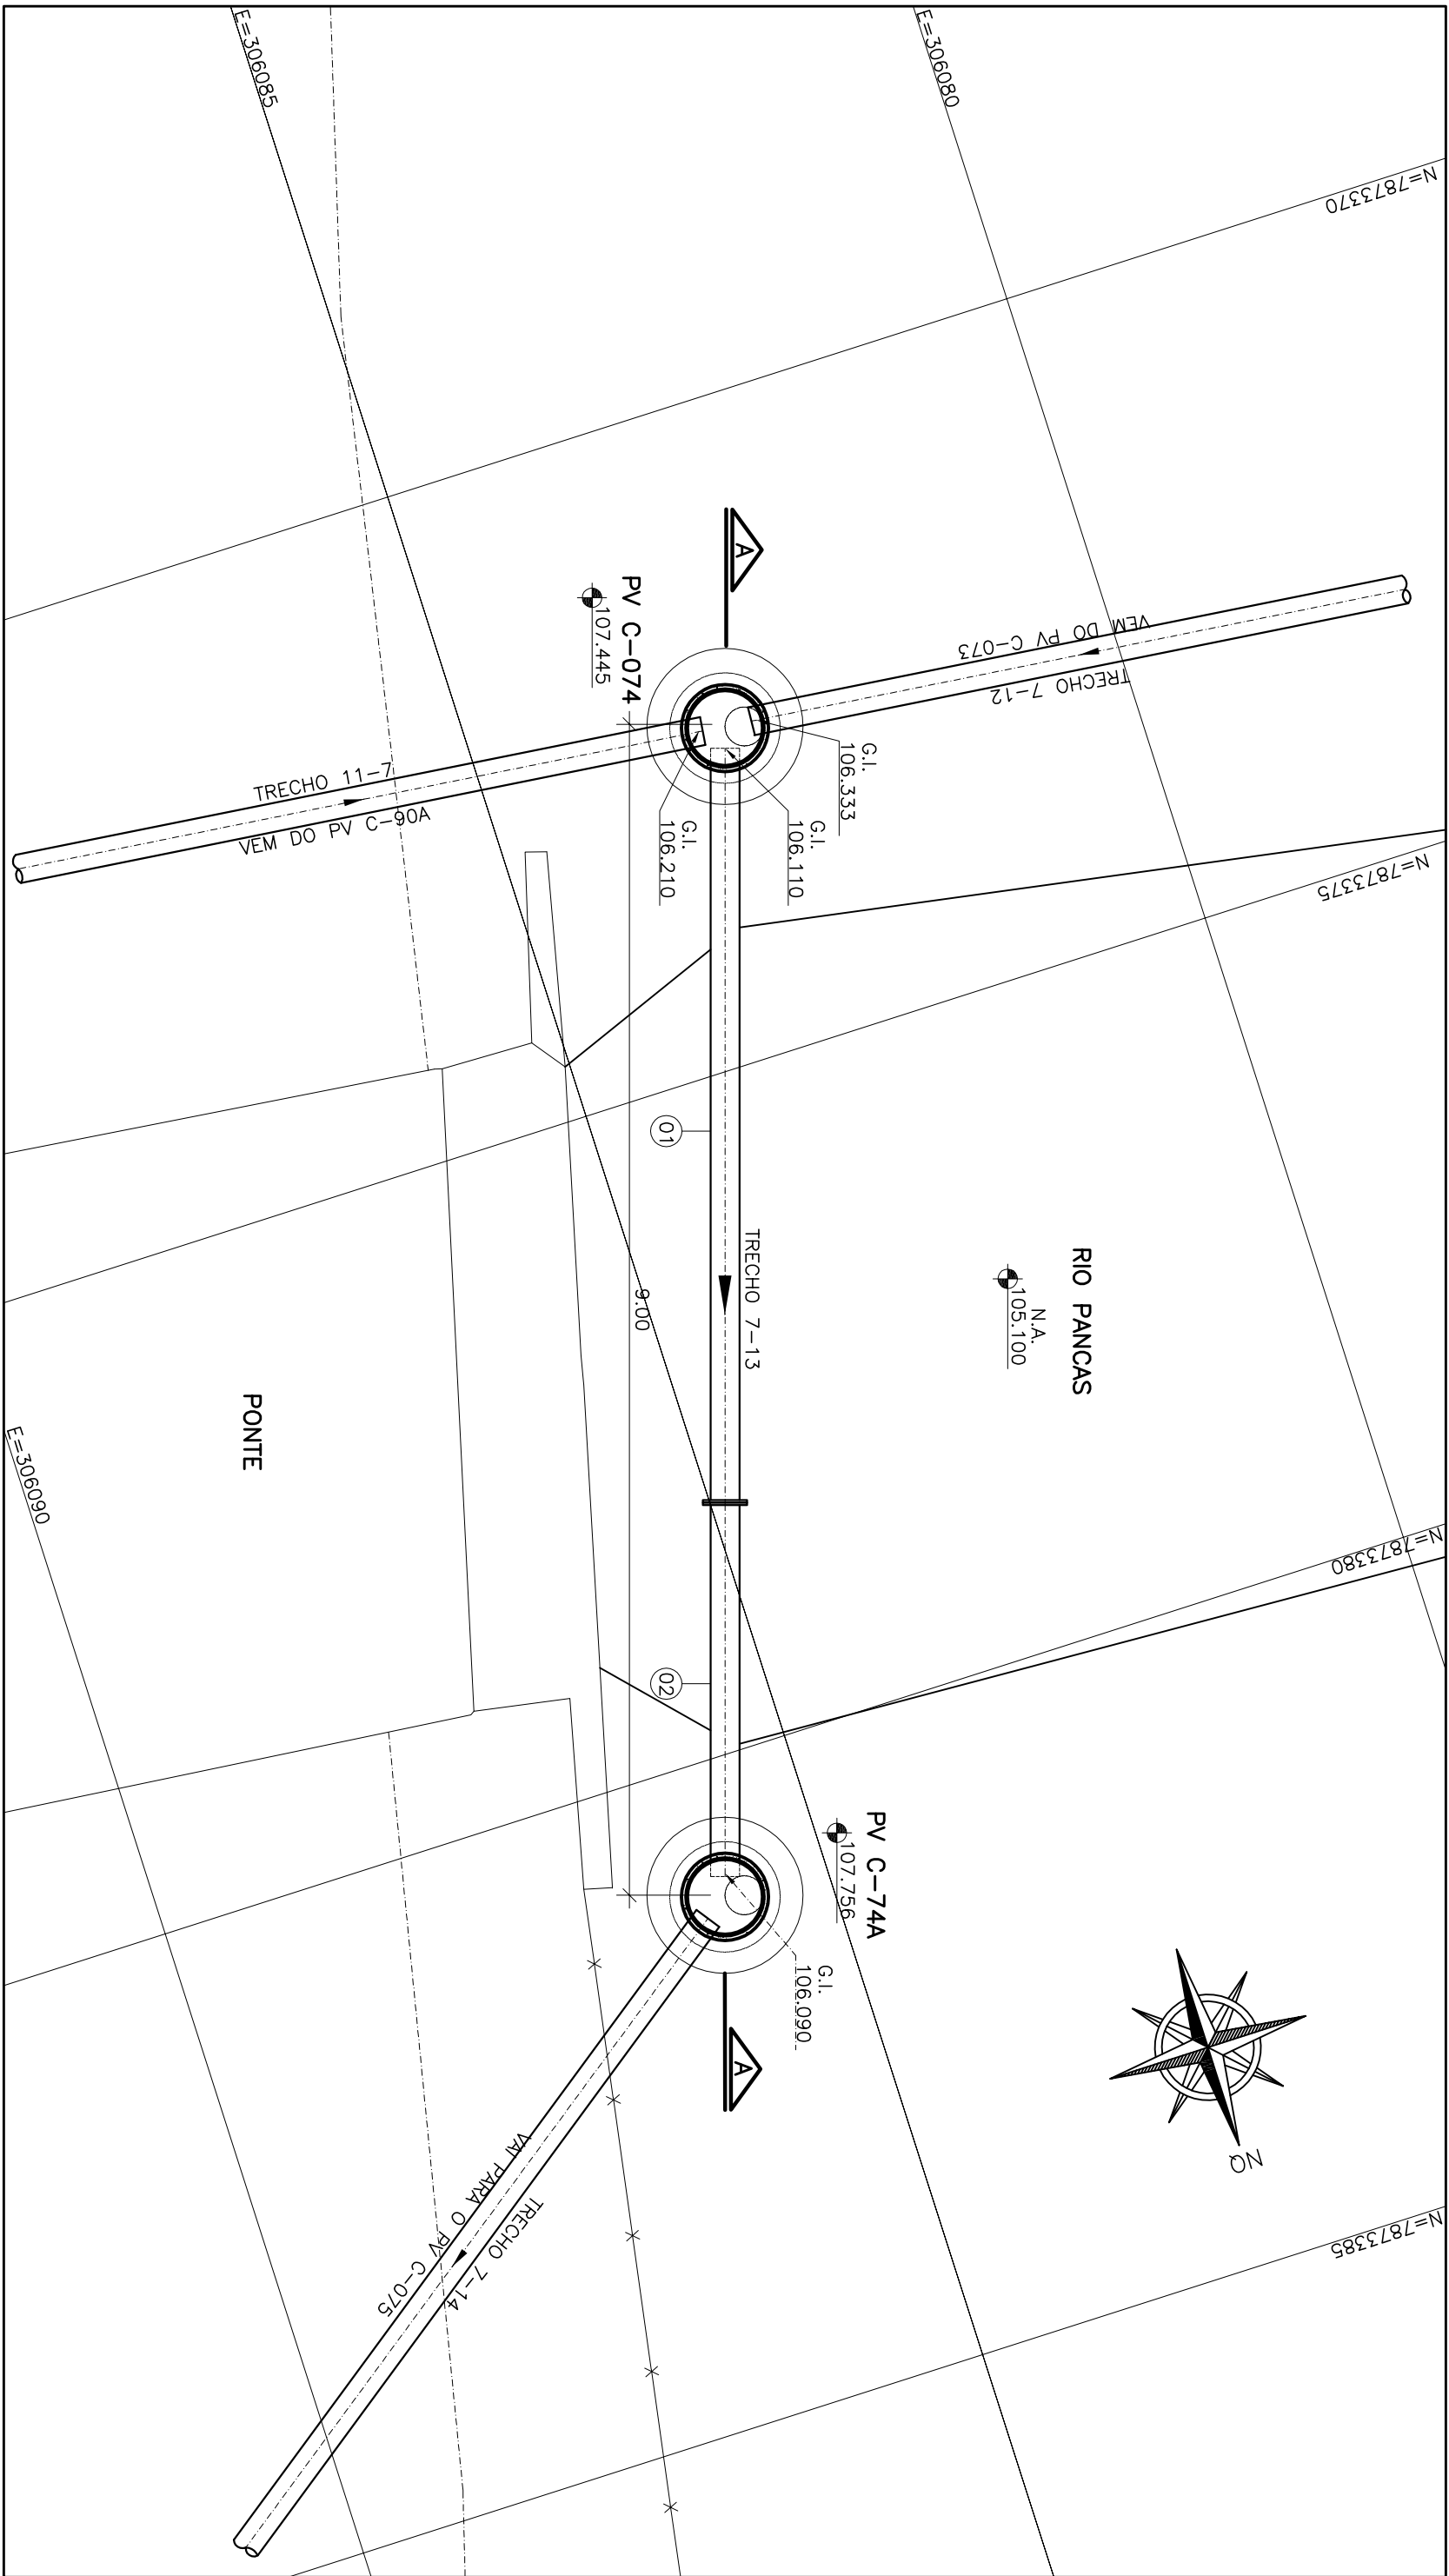


PLANTA BAIXA

ESCALA 1/500

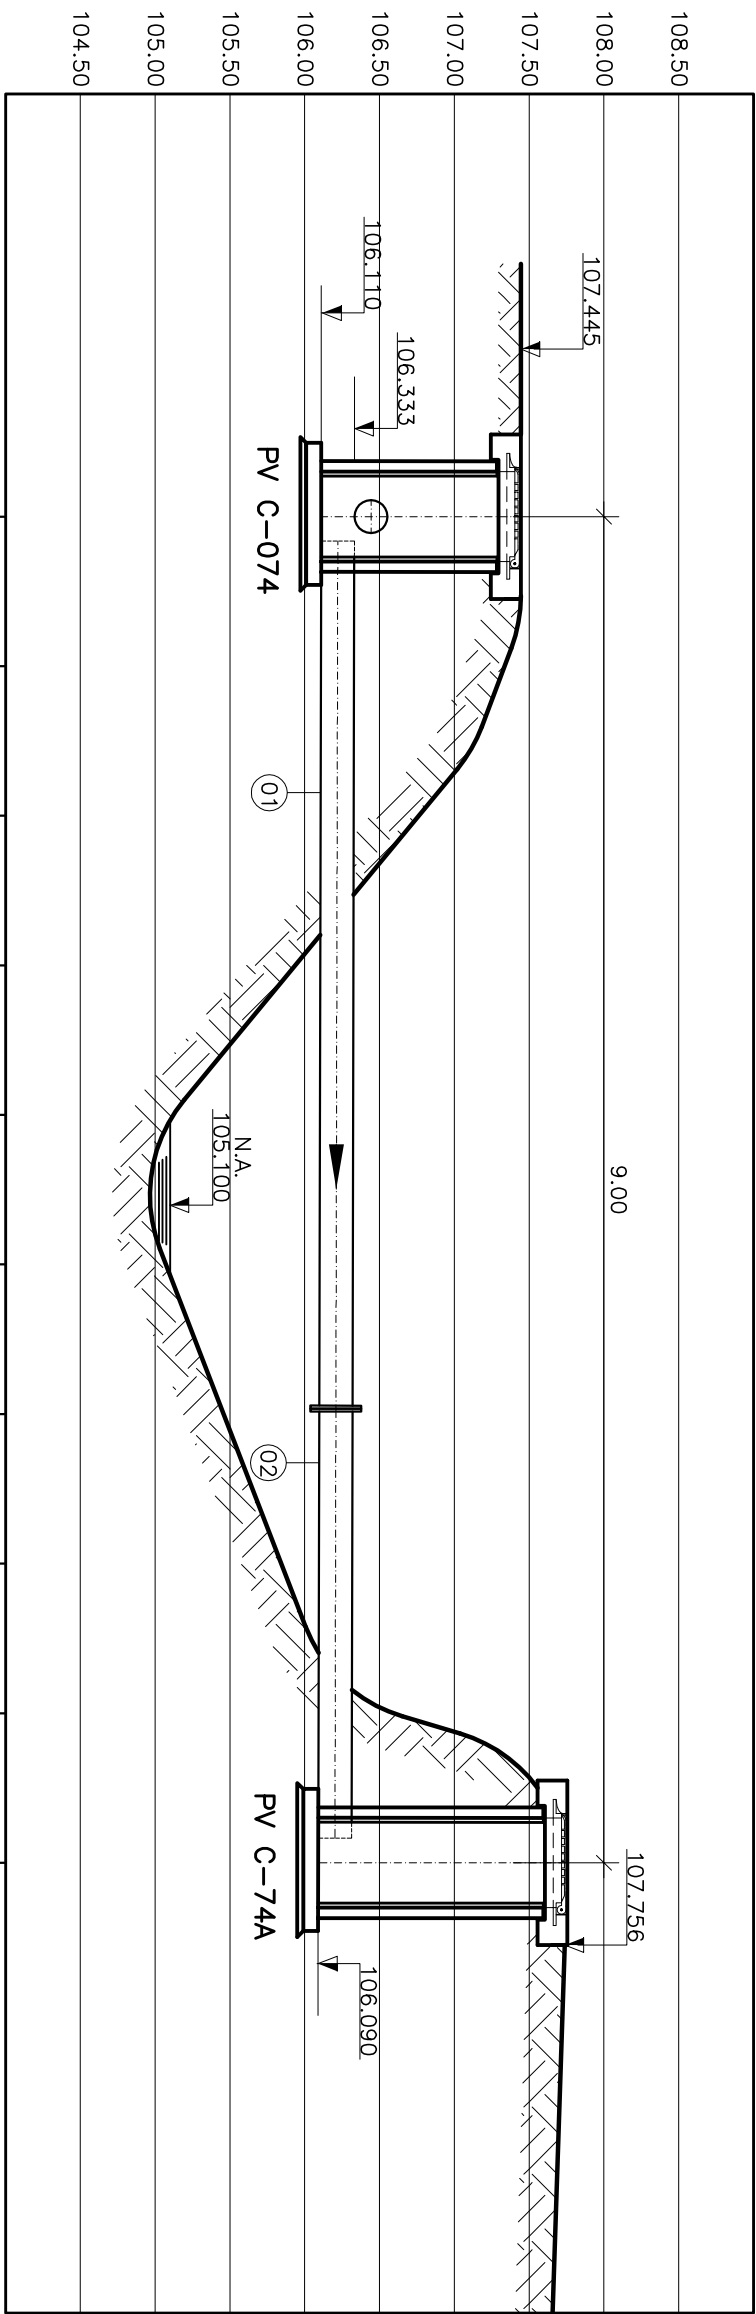

CORTE AA

ESCALA 1/50

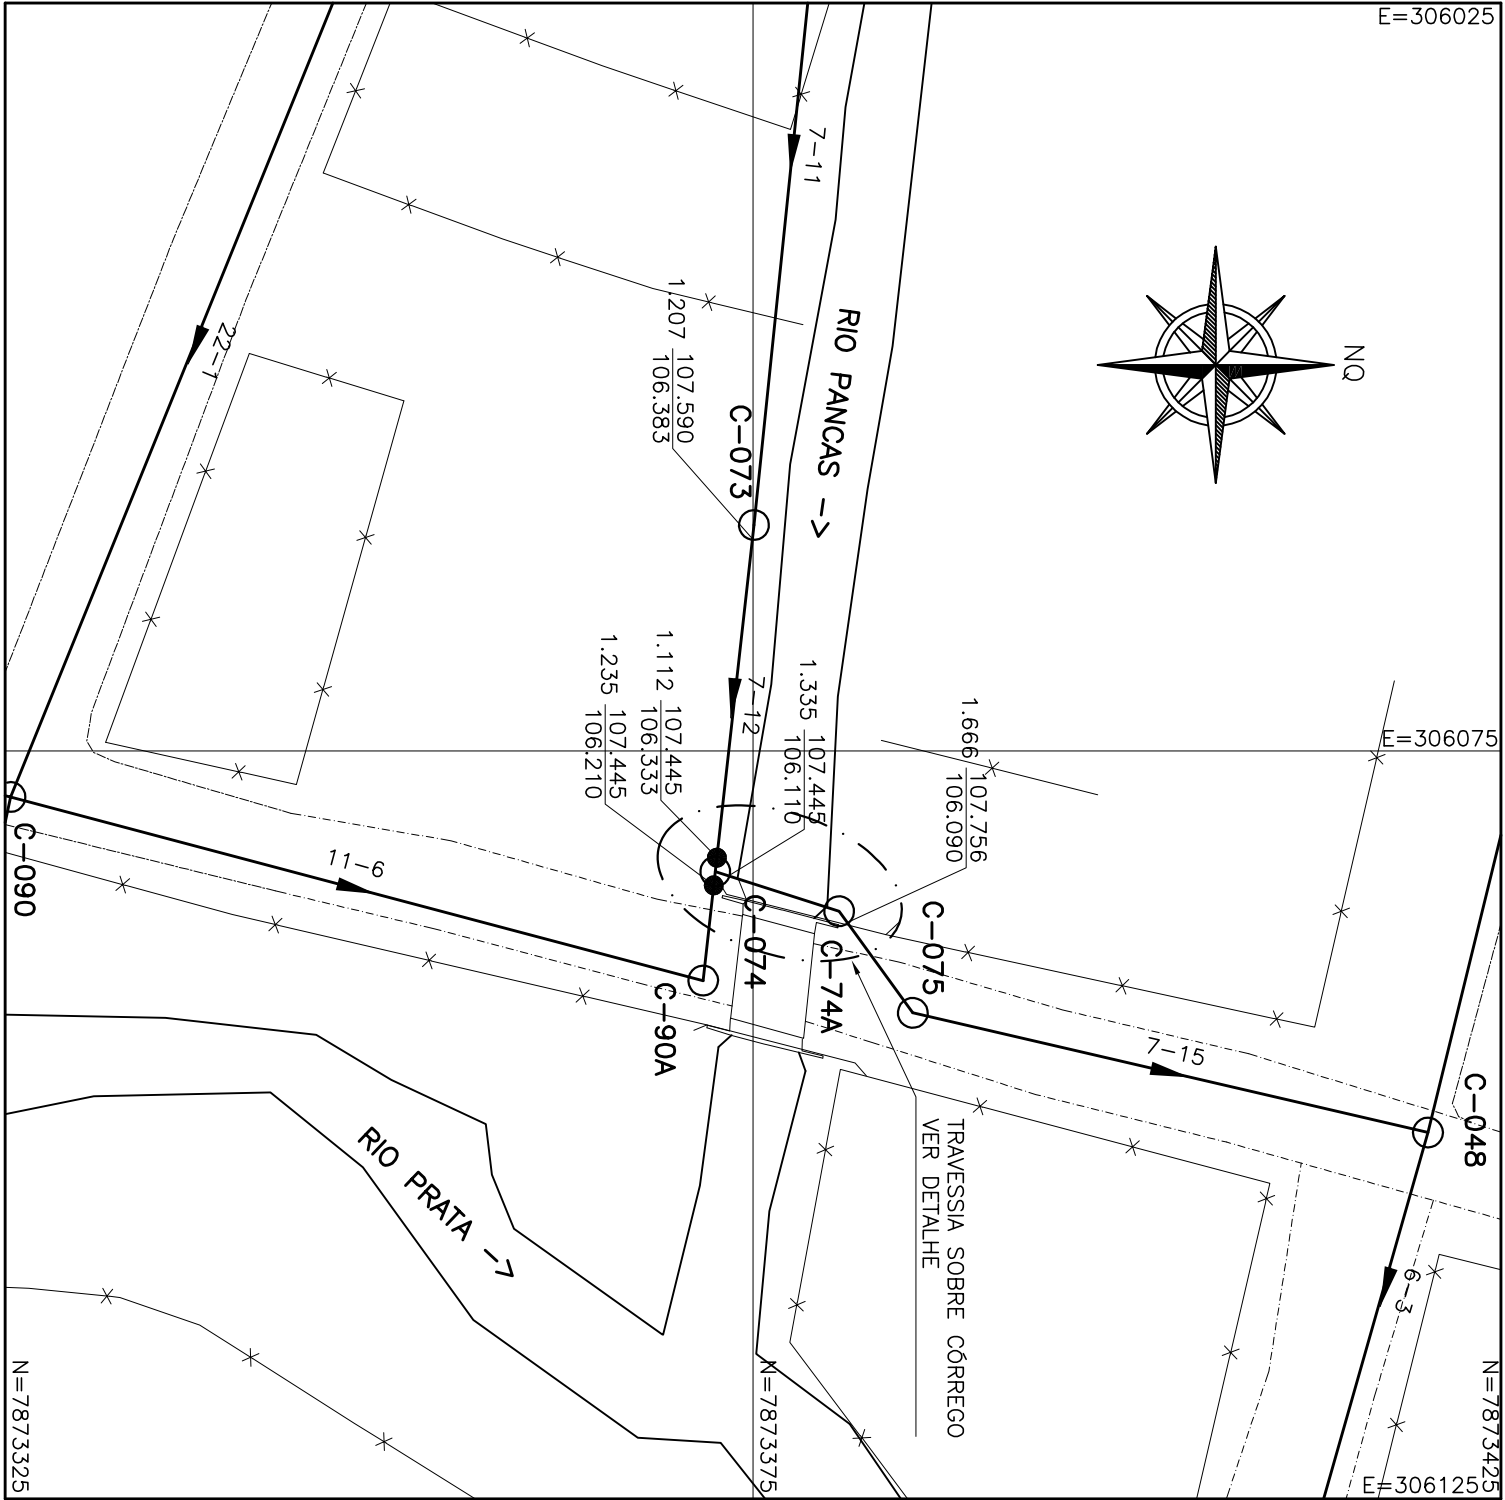


SITUAÇÃO

ESCALA 1/500

LISTA DE MATERIAL DA TRAVESSIA				
ITEM	DISCRIMINAÇÃO	UNID.	MATERIAL	QUNT. OBS.
01	TRAVESSIA	PQ	F+P	200 01
02	TUBO COM FLANGE E PONTA L=5,80m	PQ	F+P	200 01
03	TUBO COM FLANGE E PONTA L=2,90m	PQ	F+P	200 01
ACESSÓRIOS				
ABF 10		PQ	BORRACHA	200 01
PPF 10		PQ	AÇO	20x90 08

NOTAS

- 1-COTAS E ELEVÇÕES EM METRO, DIAMETRO EM MILÍMETRO, EXCETO ONDE INDICADO
- 2-CONFIRMAR MEDIDAS NO LOCAL.
- 3-O LEVANTAMENTO TOPOGRÁFICO FORNECIDO NÃO INCLUI A SEÇÃO DO RIO, ENTRE OUTROS DADOS, LOGO, INFORMAÇÕES DE N.A. COTAS DE TERRENO E BEIRA RIO FORAM EXTRAÍDAS DA TOPOGRAFIA GERAL.

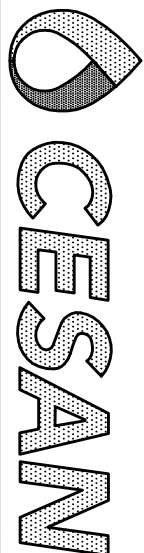

PRINCIPAIS DESINHOS DE REFERÊNCIA		REVISÃO		CANCELA E SUBSTITUI O DESENHO NÚMERO:		CENTRO DE DOCUMENTAÇÃO		EMITENTE:		EMISSÃO CESAN		DATAS		MUNICÍPIO: PANÇAS		DISTRITO: SEDE		BAIRRO:																															
NÚMERO		TÍTULO		Nº		LOCAL		DISCRIMINAÇÃO		DES.		DIV.		GER.		DATA		RECEBIDO: / /		ASS.: / /		PROJETO: / /		CREA: / /		DESENHADO: / /		VERIFICADO: / /		DIVISÃO: / /		GERÊNCIA: / /		NOME DO EMPREENDIMENTO: AMPLIAÇÃO E MELHORIA DO SISTEMA DE ESGOTAMENTO SANITÁRIO DE PANÇAS		TÍTULO: TRAVESSIA C-05 - REDE (DN 150 MM) SOBRE RIO PANÇAS		PROJETO HIDRÁULICO		PLANTA BAIXA, CORTE A-A, SITUAÇÃO E DETALHES		ESCALA: INDICADA		FOLHA: 01 / 01		Nº CESAN: C-022-000-94-S-XX-0086		REV: 01	
01		ENGENHEIRO		RAPHAEL		-		ABR/11		CANCELA E SUBSTITUI O DESENHO NÚMERO:		APPROVAÇÃO CESAN:		ASS.: / /		PROJETO: / /		CREA: / /		DESENHADO: / /		VERIFICADO: / /		DIVISÃO: / /		GERÊNCIA: / /		MUNICÍPIO: PANÇAS		DISTRITO: SEDE		BAIRRO:		NOME DO EMPREENDIMENTO: AMPLIAÇÃO E MELHORIA DO SISTEMA DE ESGOTAMENTO SANITÁRIO DE PANÇAS		TÍTULO: TRAVESSIA C-05 - REDE (DN 150 MM) SOBRE RIO PANÇAS		PROJETO HIDRÁULICO		PLANTA BAIXA, CORTE A-A, SITUAÇÃO E DETALHES		ESCALA: INDICADA		FOLHA: 01 / 01		Nº CESAN: C-022-000-94-S-XX-0086		REV: 01	