



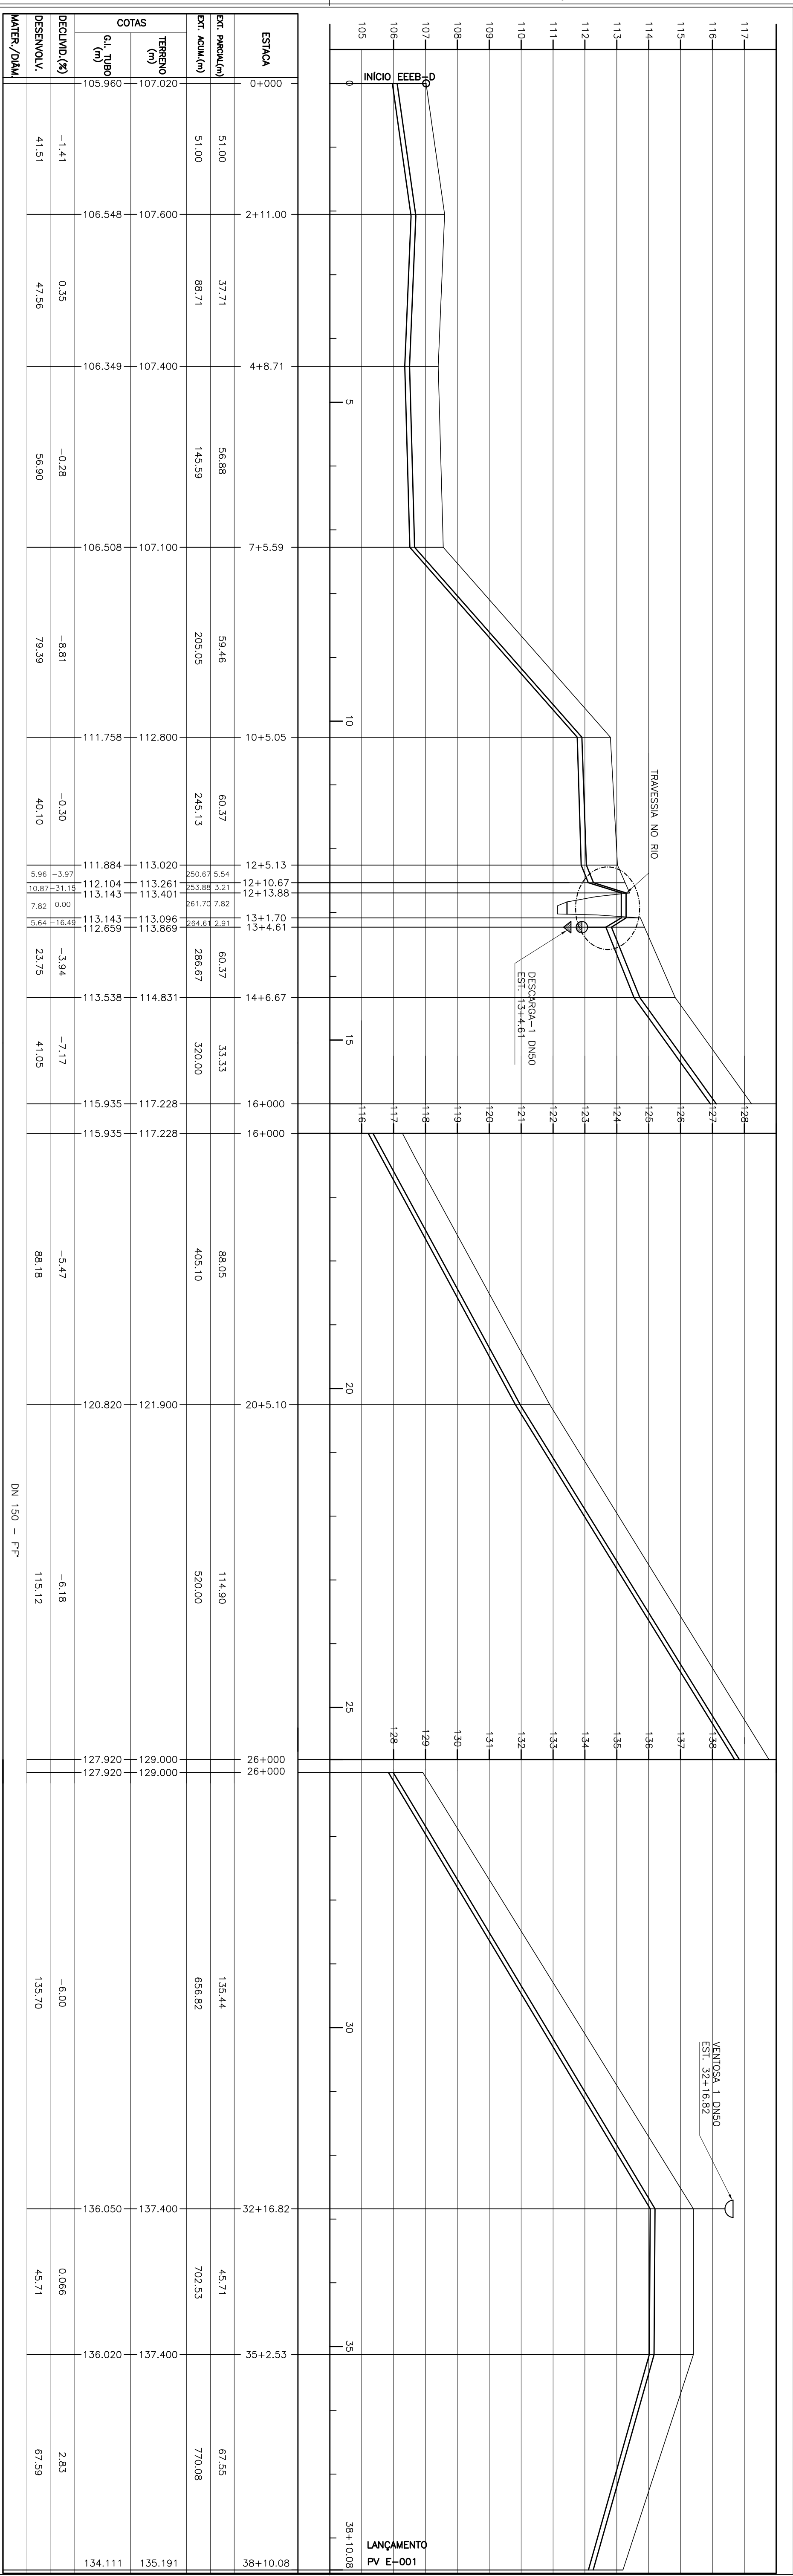

TUBULAÇÃO DE RECALQUE – TREB-C
 PERFIL LONGITUDINAL

ESCALA VERT.: 1:100
 HOR.: 1:1000

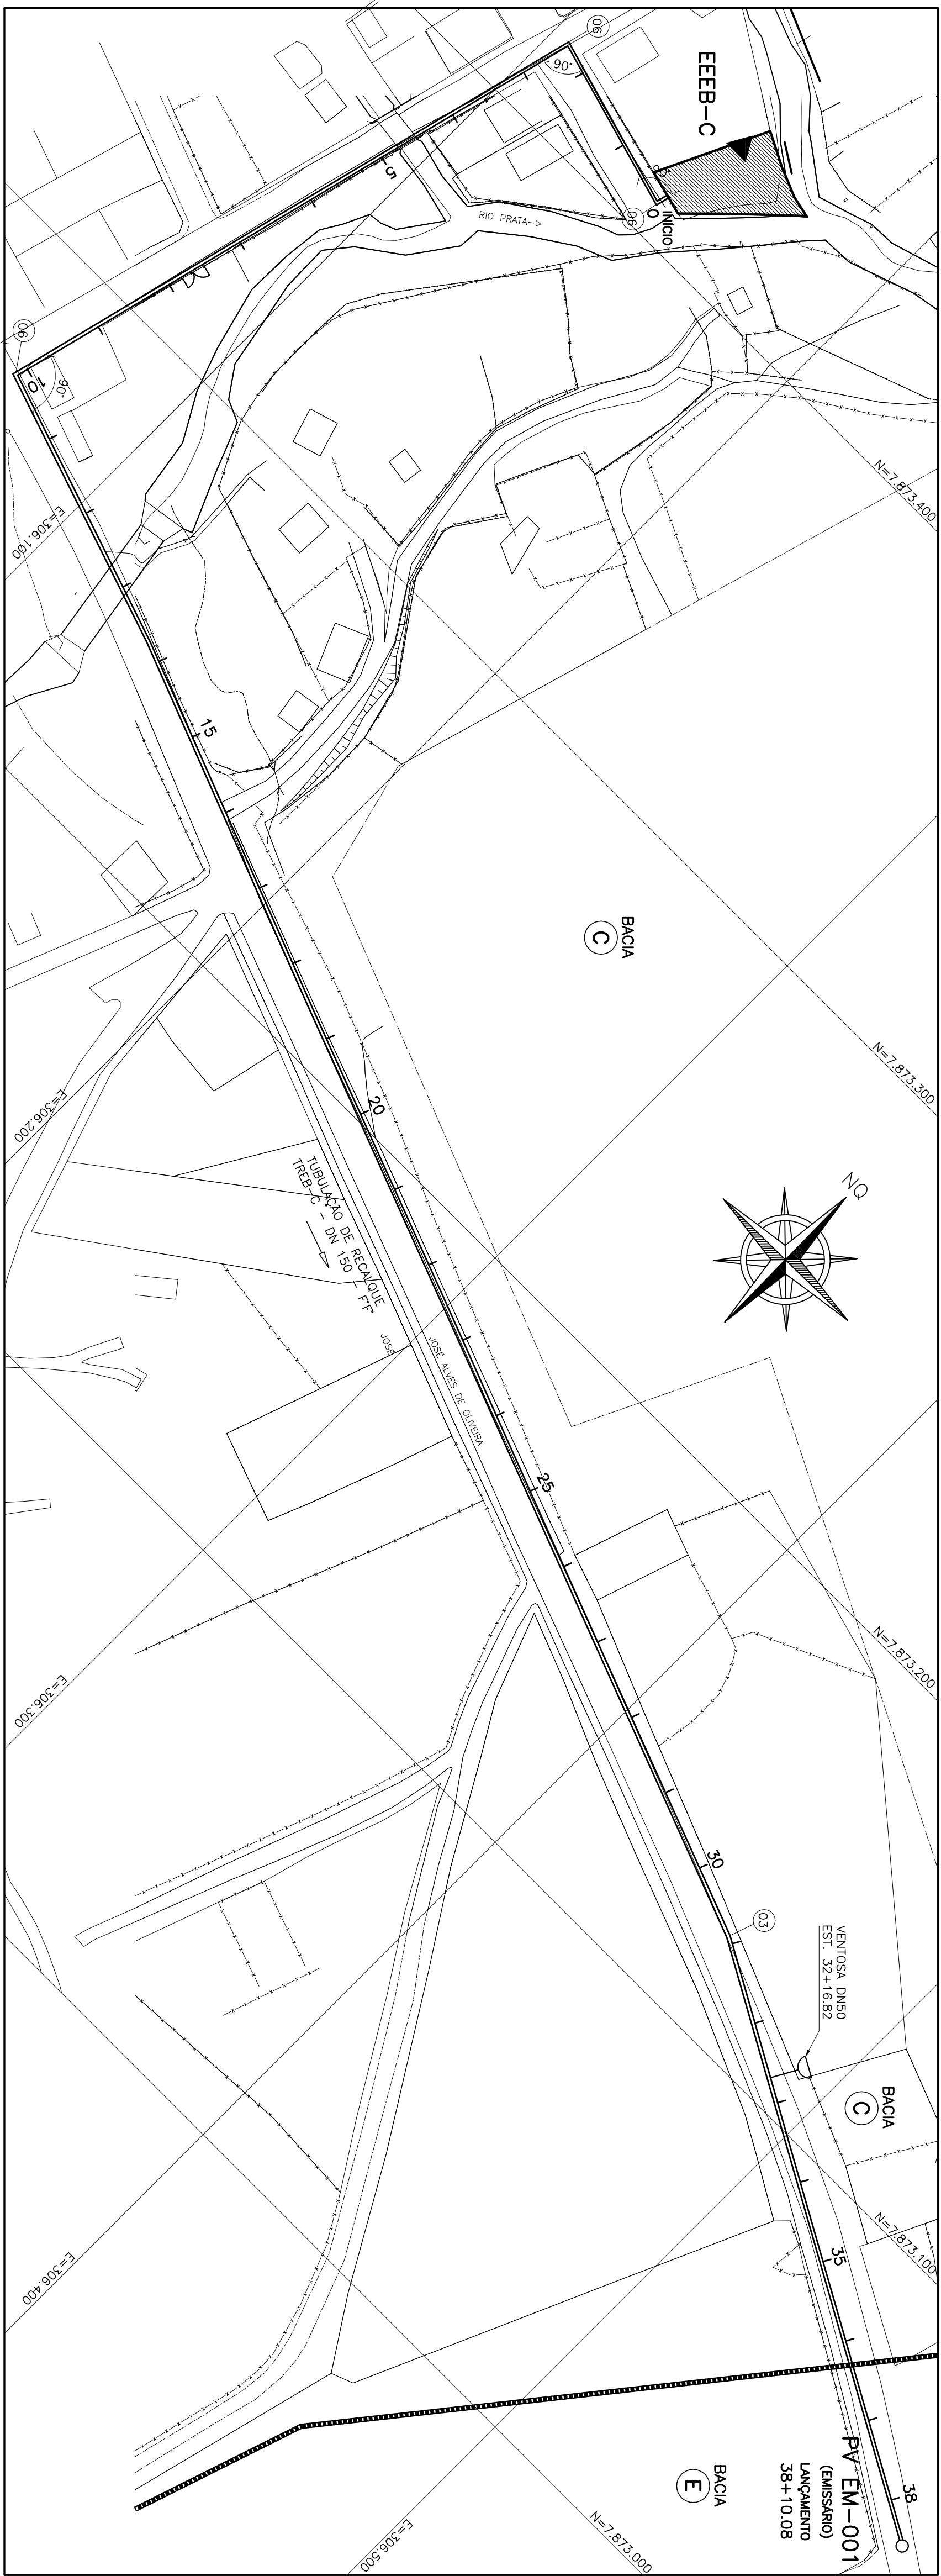

TUBULAÇÃO DE RECALQUE C
PLANTA BAIXA

ESCALA 1:1000

- ## LEGENDA:

TUBULAÇÃO DE RECALQUE DE ESGOTO BRUTO

VENTOSAS

DESCARGAS

NOME DA SUB-BACIA

OBSERVAÇÃO

1-0 PV E-001 (EMISSÁRIO) É O MESMO DO PV E-001 DA BACIA "E". CONTUDO, DEVERIA CONTRIBUIR APENAS PARA O EMISSÁRIO DE ESGOTO BRUTO ATÉ A ETE, E POR ESTE MOTIVO DEVERIA SER EXECUTADO COM PONTA SECA VOLTADA PARA BACIA,

NOTAS

- 1-COTAS E ELEVAÇÕES EM METRO, DIÂMETRO EM MILÍMETRO, EXCETO ONDE INDICADO
2-CONFIRMAR MEDIDAS NO LOCAL.
3-PARA DETALHE DE VENTOSA E DESCARCA E LISTA DE MATERIAIS VER PRANCHA 02/02

[illegible]