


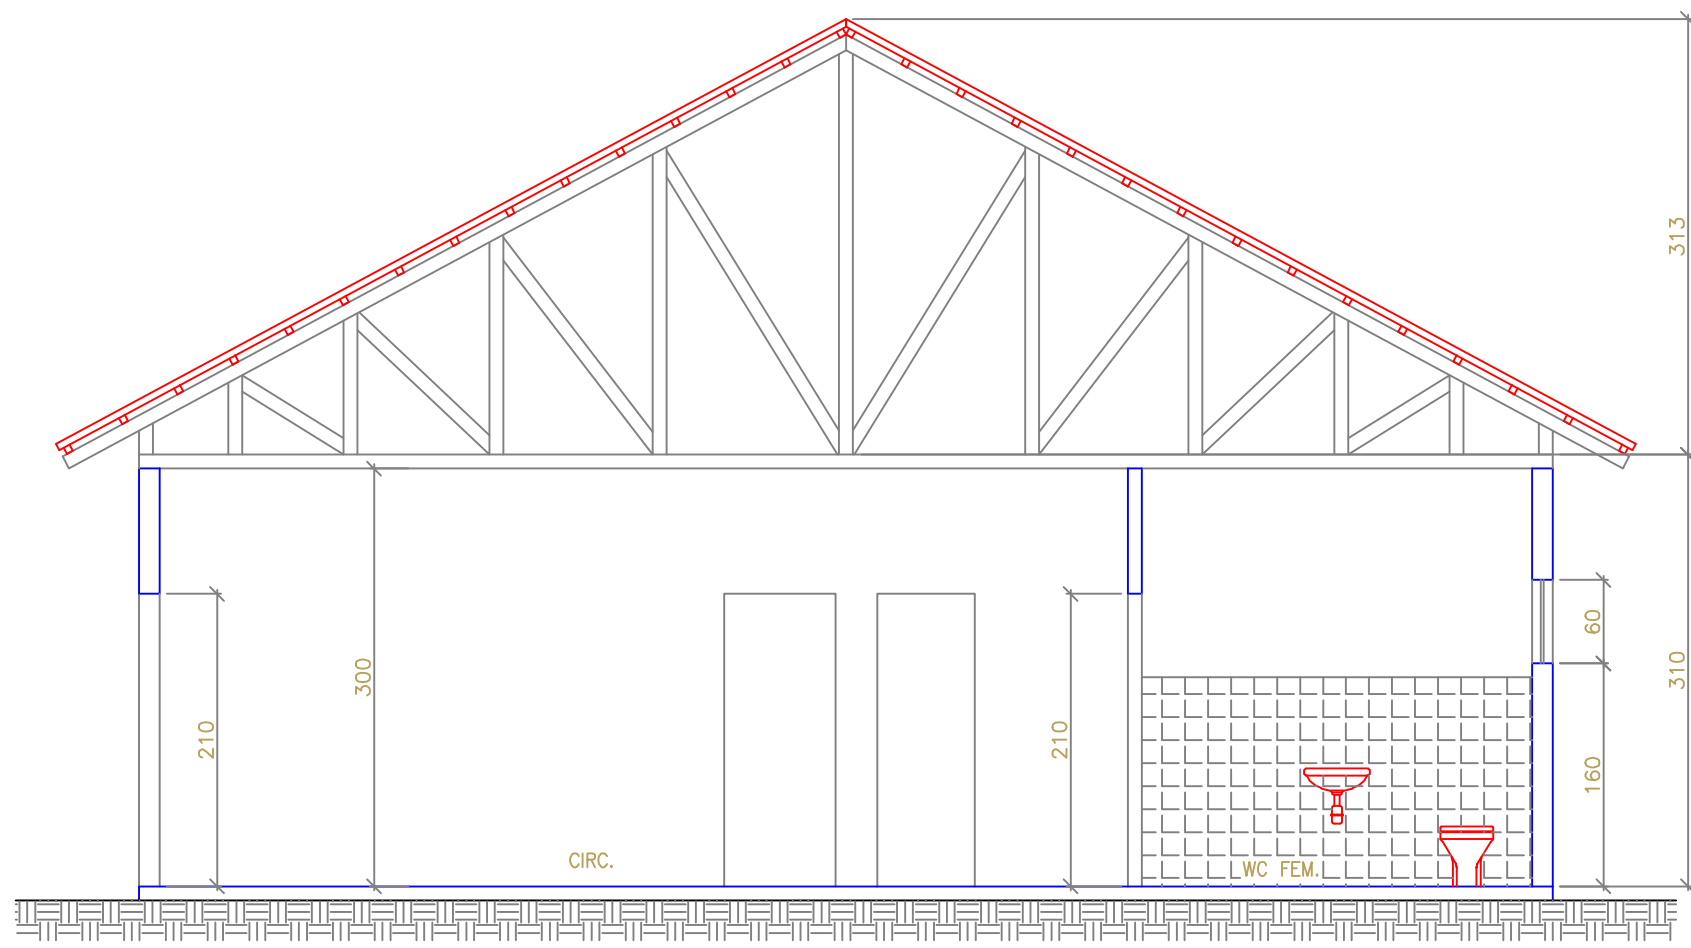


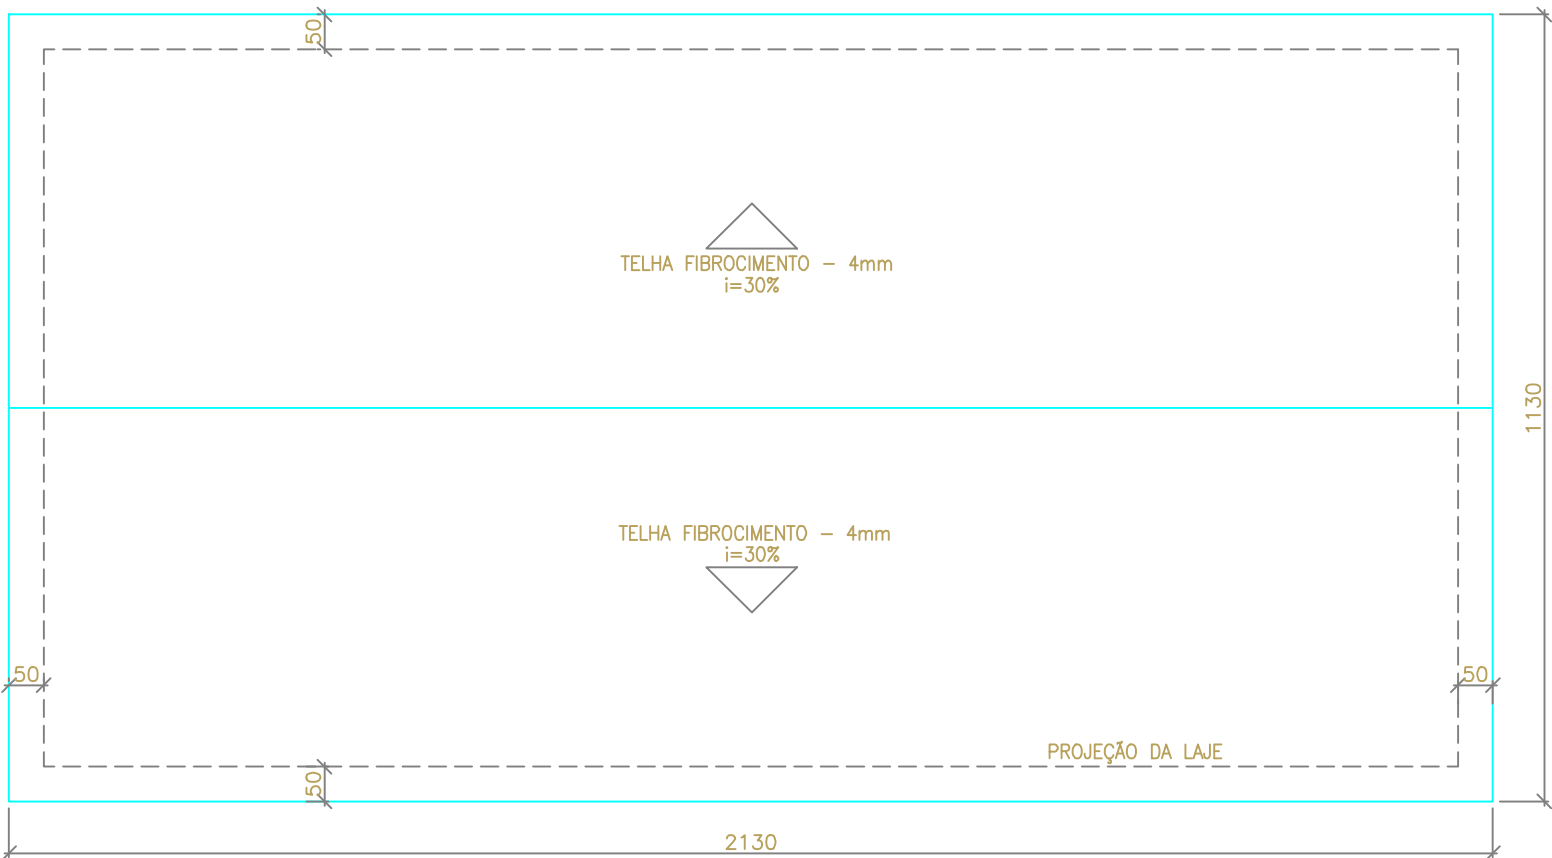


CORTE AA – GALPÃO 01
ESCALA: 1/50

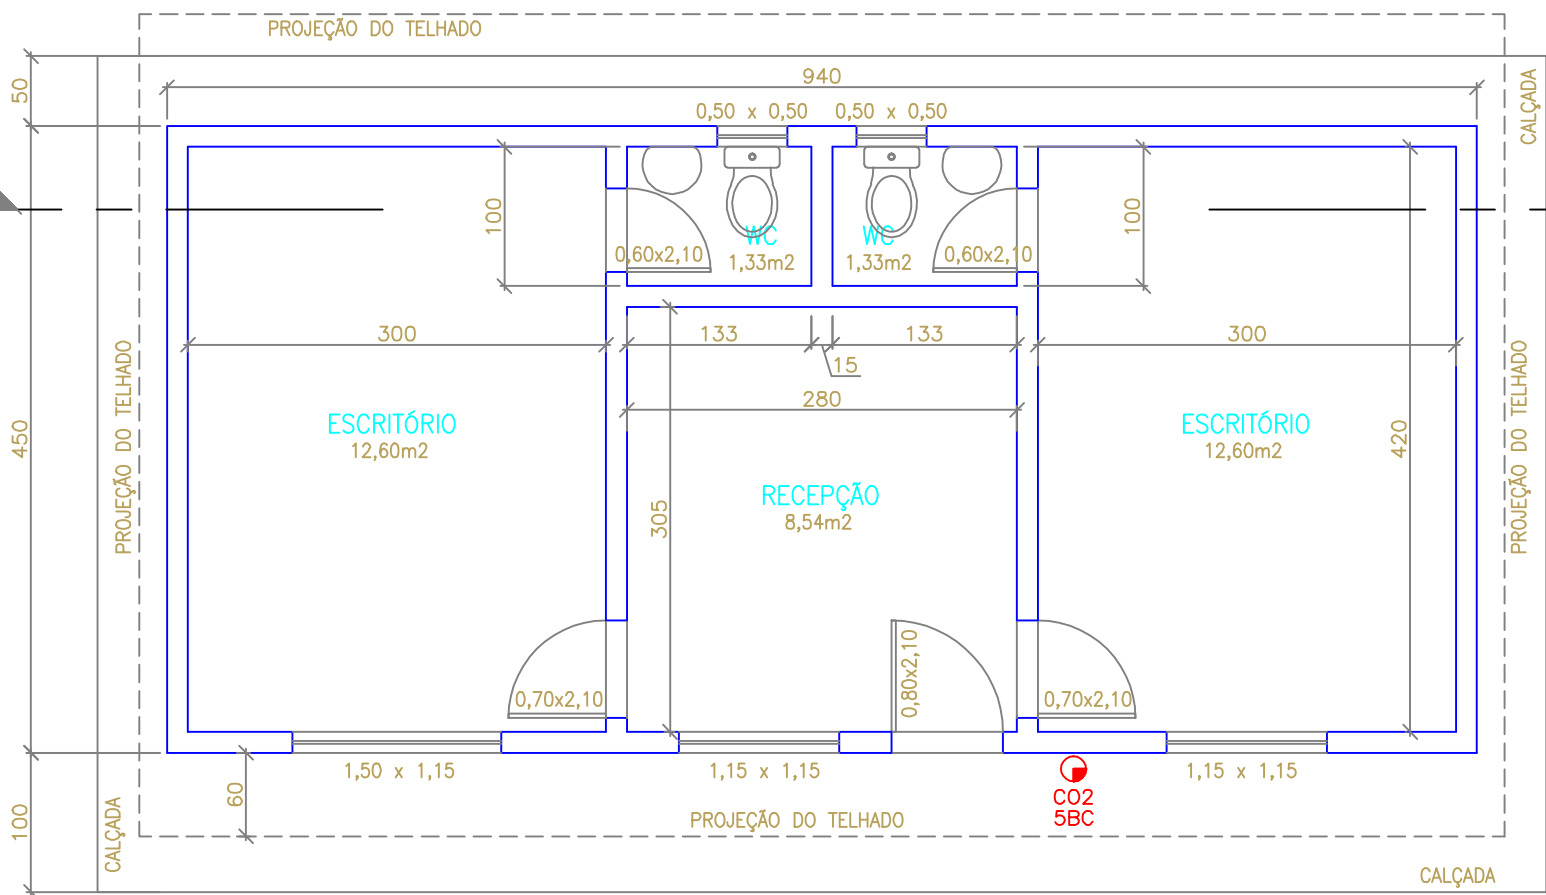


PLANTA DE COBERTURA DO GALPÃO 01
ESCALA: 1/100

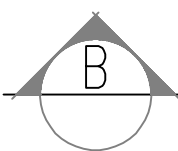


PLANTA BAIXA – GALPÃO 02
ÁREA= 42,30 m2
ESCALA: 1/50

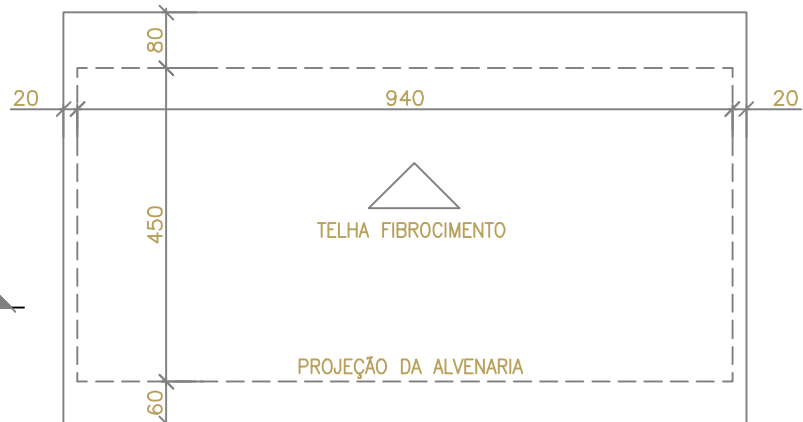


PLANTA DE COBERTURA – GALPÃO 02
ESCALA: 1/100

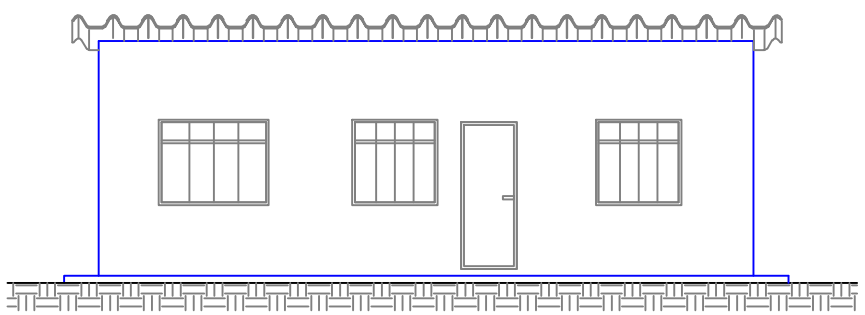



FACHADA FRONTAL – GALPÃO 02
ESCALA: 1/100

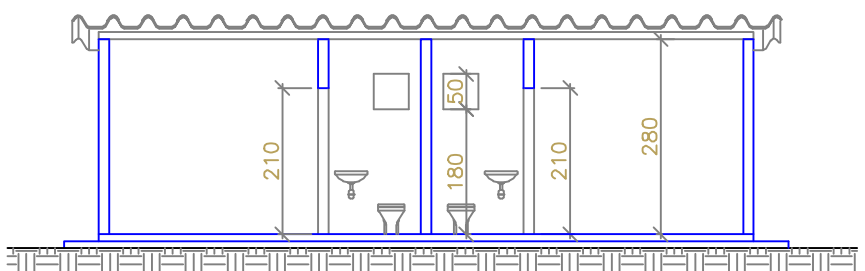


CORTE BB – GALPÃO 02
ESCALA: 1/100

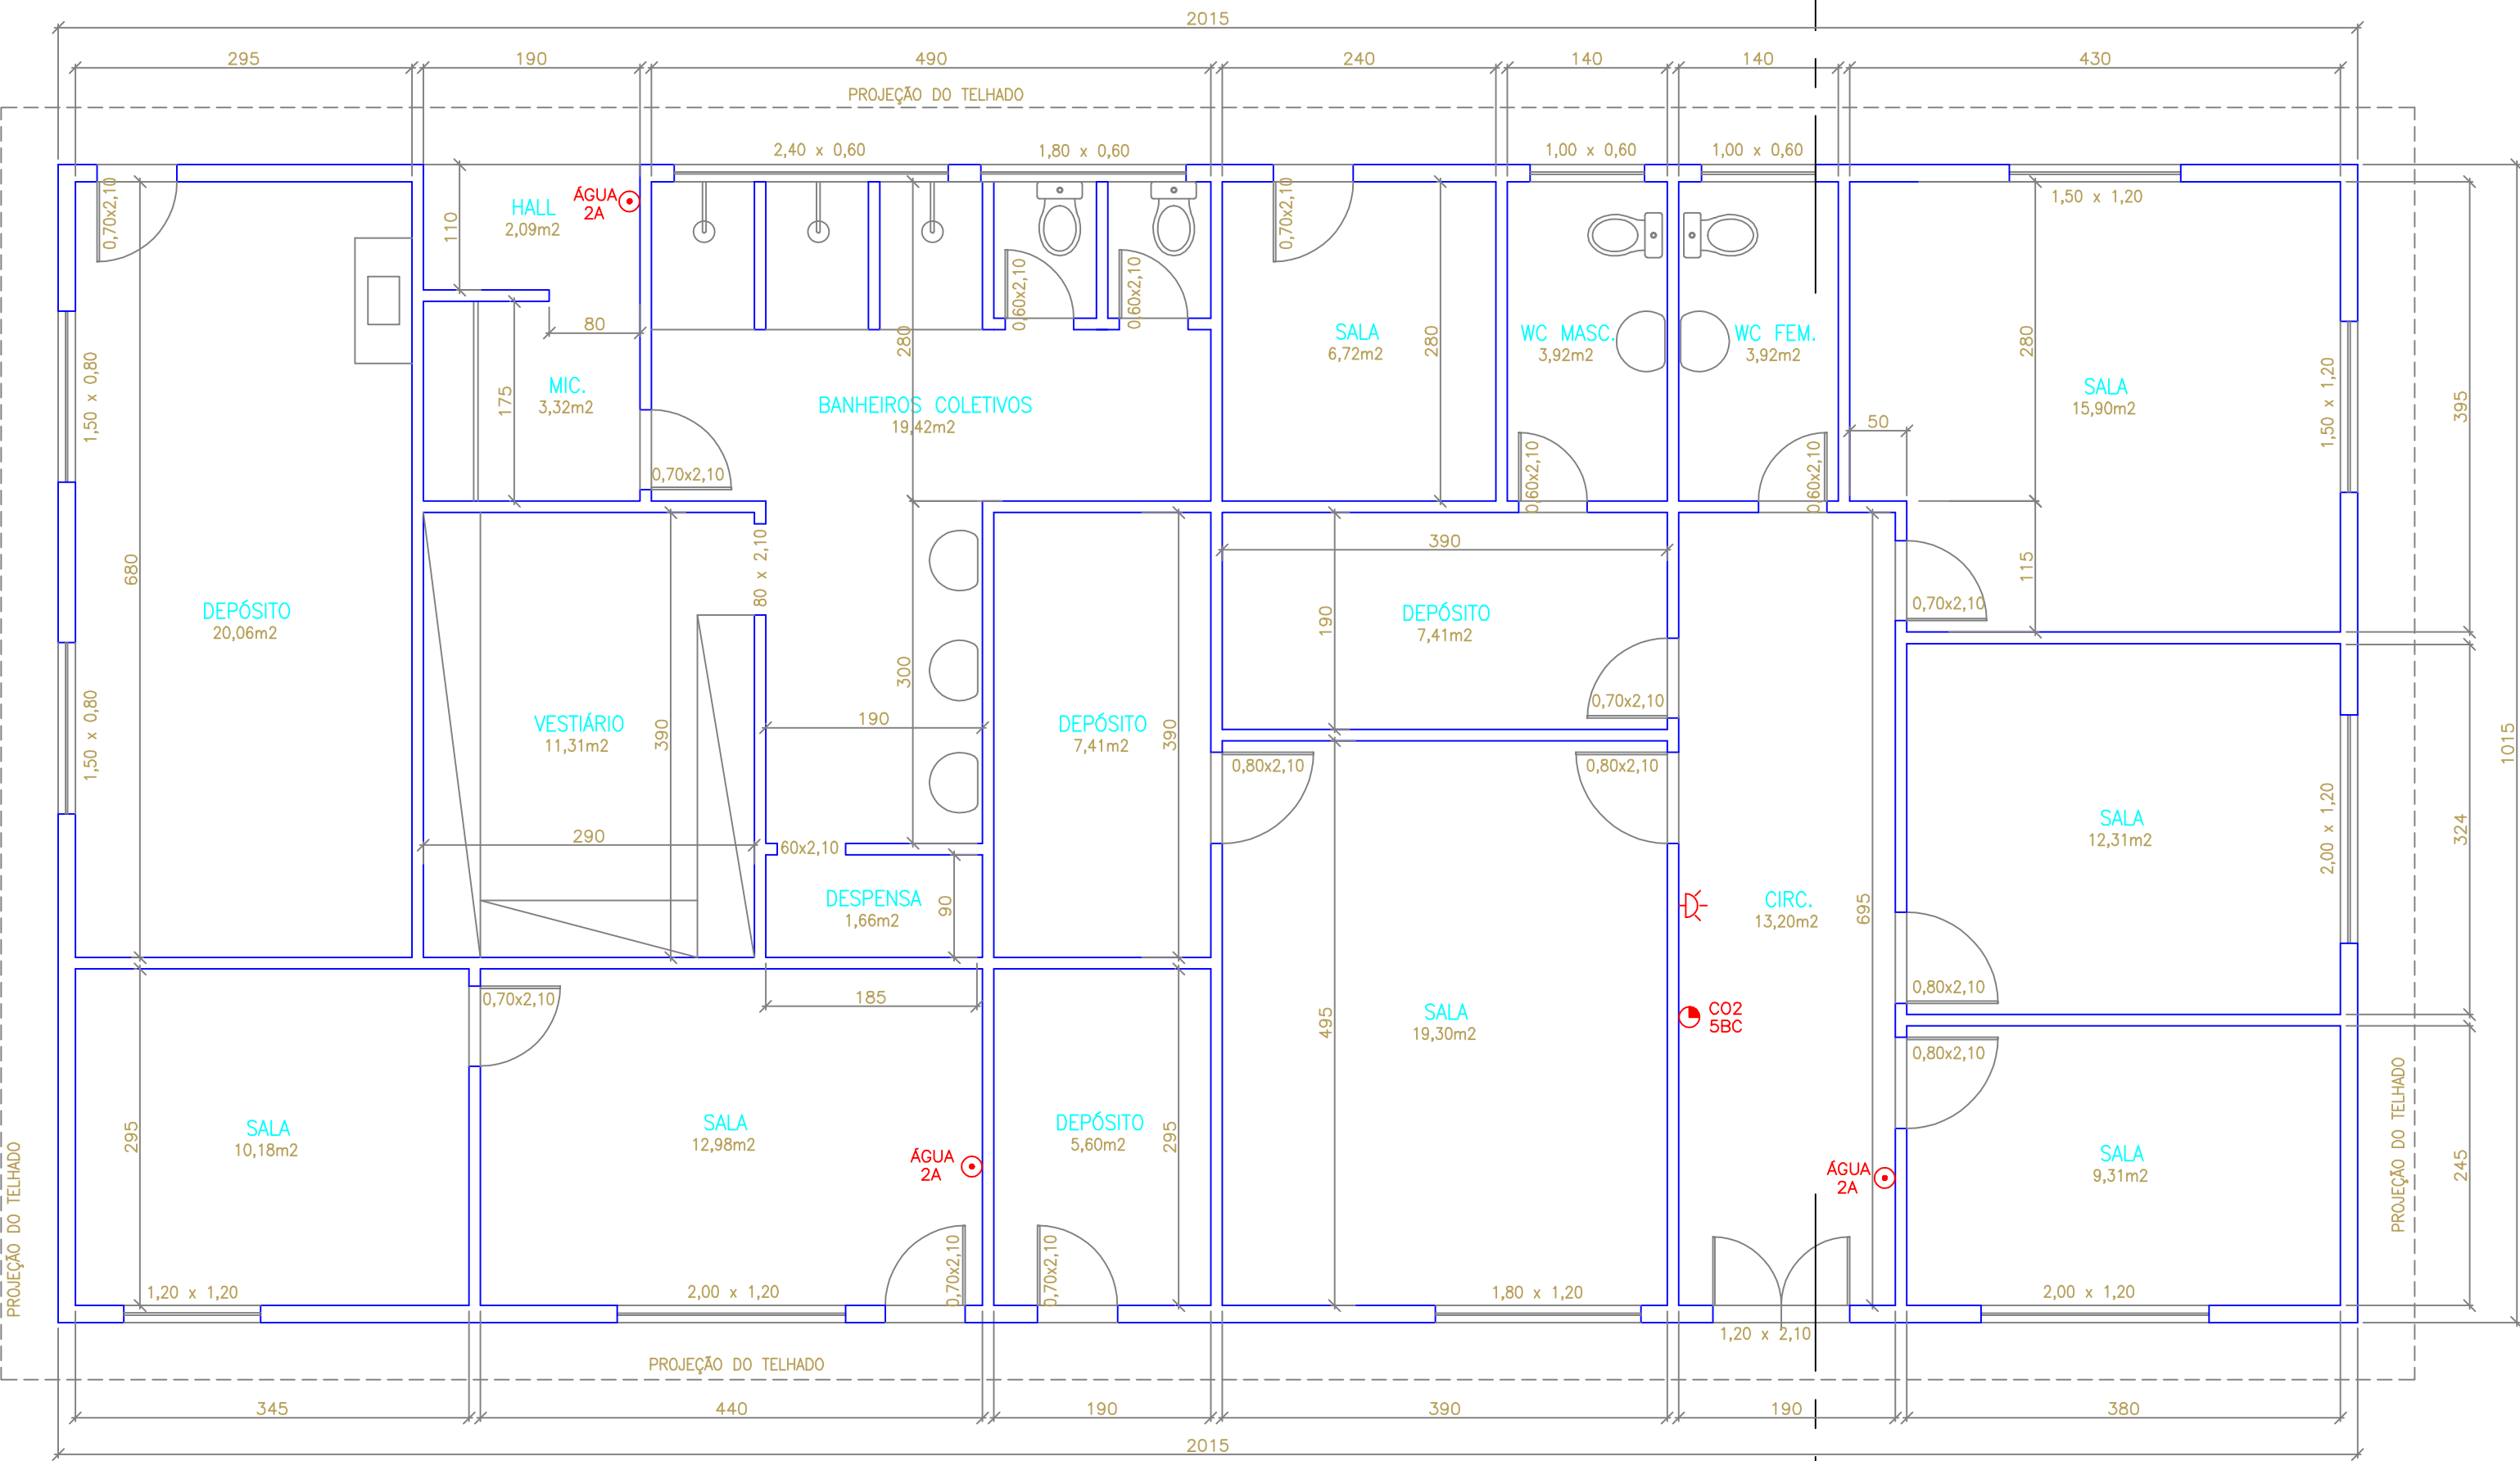


PLANTA BAIXA – GALPÃO 01
ÁREA= 204,52 m2
ESCALA: 1/50

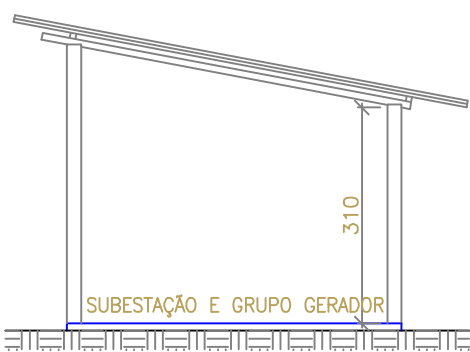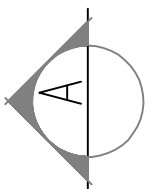

CORTE CC – GRUPO GERADOR
ESCALA: 1/100

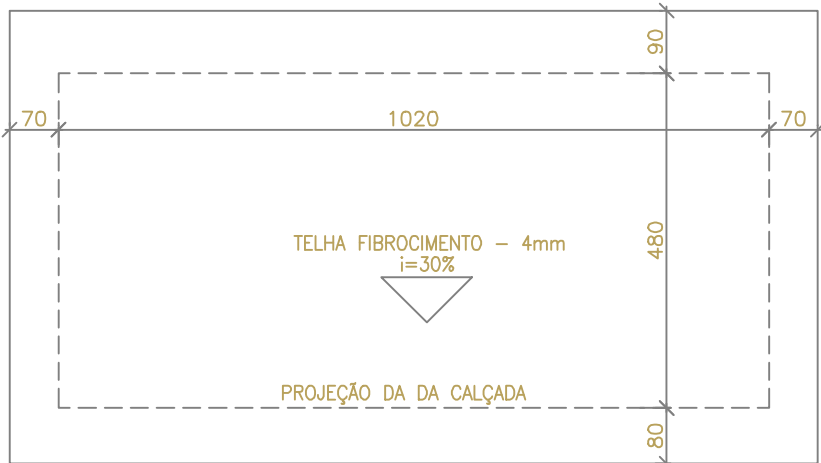

PLANTA DE COBERTURA – GRUPO GERADOR
ESCALA: 1/100

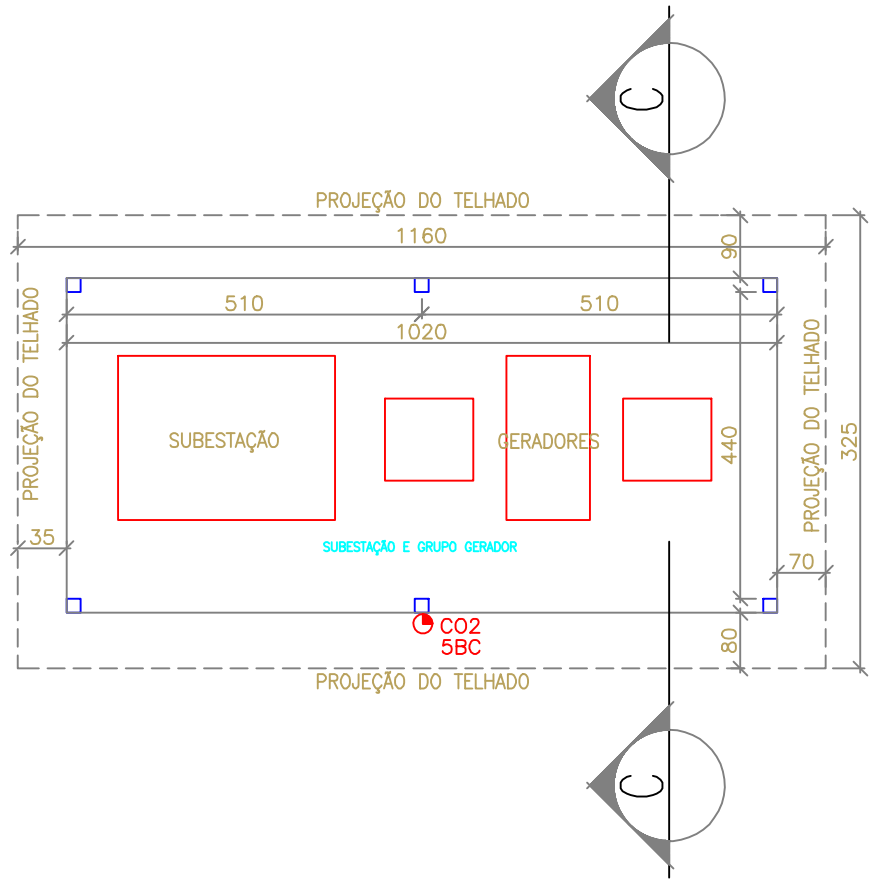

PLANTA BAIXA – SUBESTAÇÃO E GRUPO GERADOR
ÁREA= 44,90 m2
ESCALA: 1/100

REGULARIZAÇÃO DE OBRA EXISTENTE

ETA II - COBI

PROJETO:
GALPÃO 01, GALPÃO 02 E GRUPO GERADOR.

FRANCA:
02/10

ESC.:
INDICADA

DATA:
18/10/2005

ASSINATURAS:

AUTOR:

PROPR.: COMPANHIA ESPÍRITO SANTENSE DE SANEAMENTO – CESAN

COMBATE A INCÊNDIO: MARCELO VIEIRA DE CARVALHO – CREA 7128-0/ES

HR ENGENHARIA®

(27) 3229-5410
vilelha@hrengharia.com.br
Rua Henrique Moscoso, 717, sala 303
Centro, Vila Velha, ES

PROJETO:
ARQUITETÔNICO

DES. PROJETISTA (S):
MARCELO V. CARVALHO
NERY SANT'ANA
HELOISA W. ROBERTO

LOCAL:

RUA FRANCISCO
GUIMARÃES, COBI,
VILA VELHA – ES

DIREITOS AUTORAIS RESERVADOS. PROIBIDA A REPRODUÇÃO, DIVULGAÇÃO OU ALTERAÇÃO SEM AUTORIZAÇÃO EXPRESSA DO AUTOR