

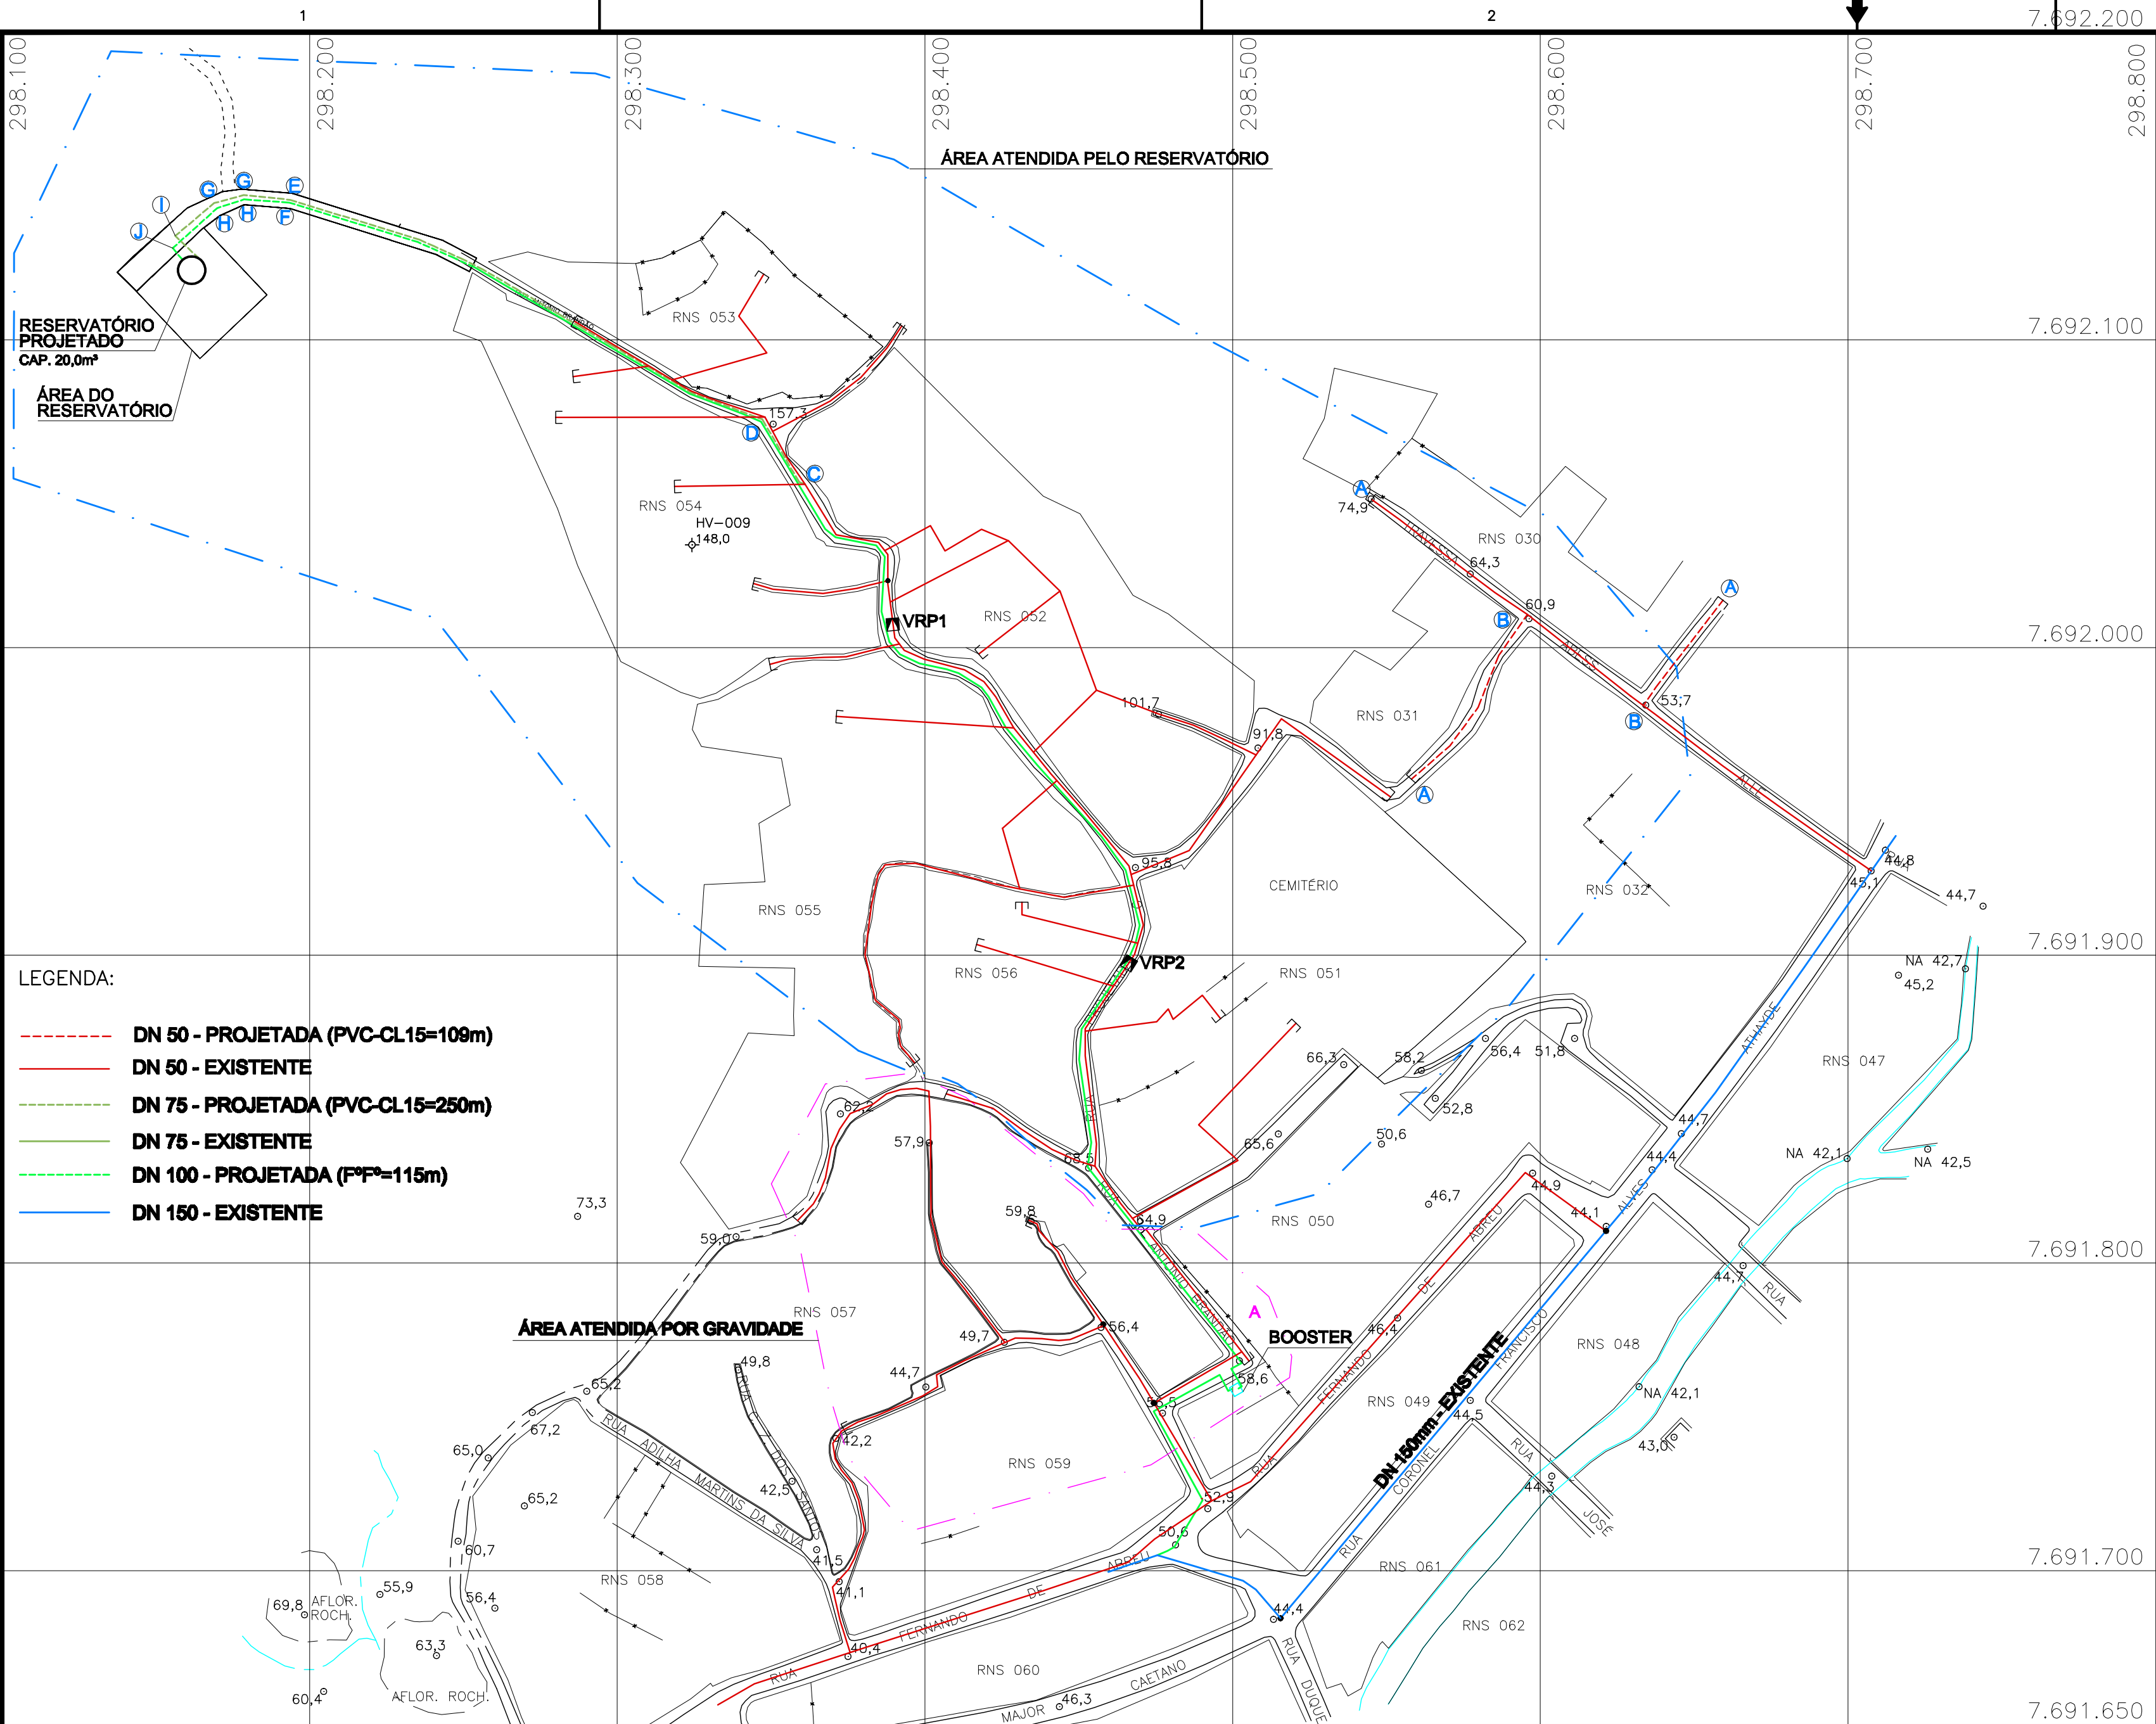
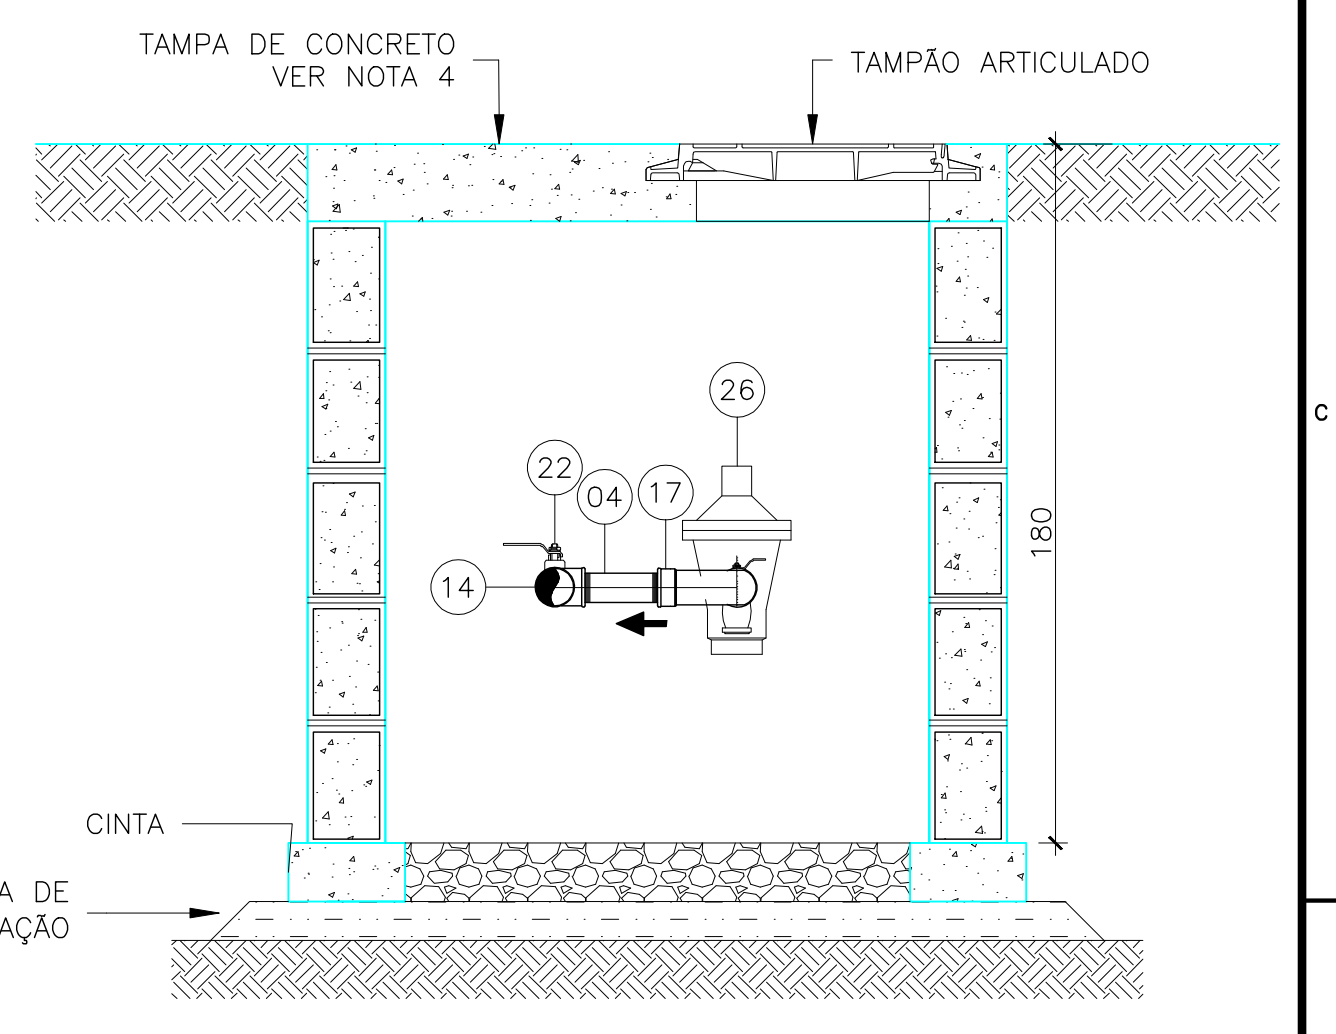
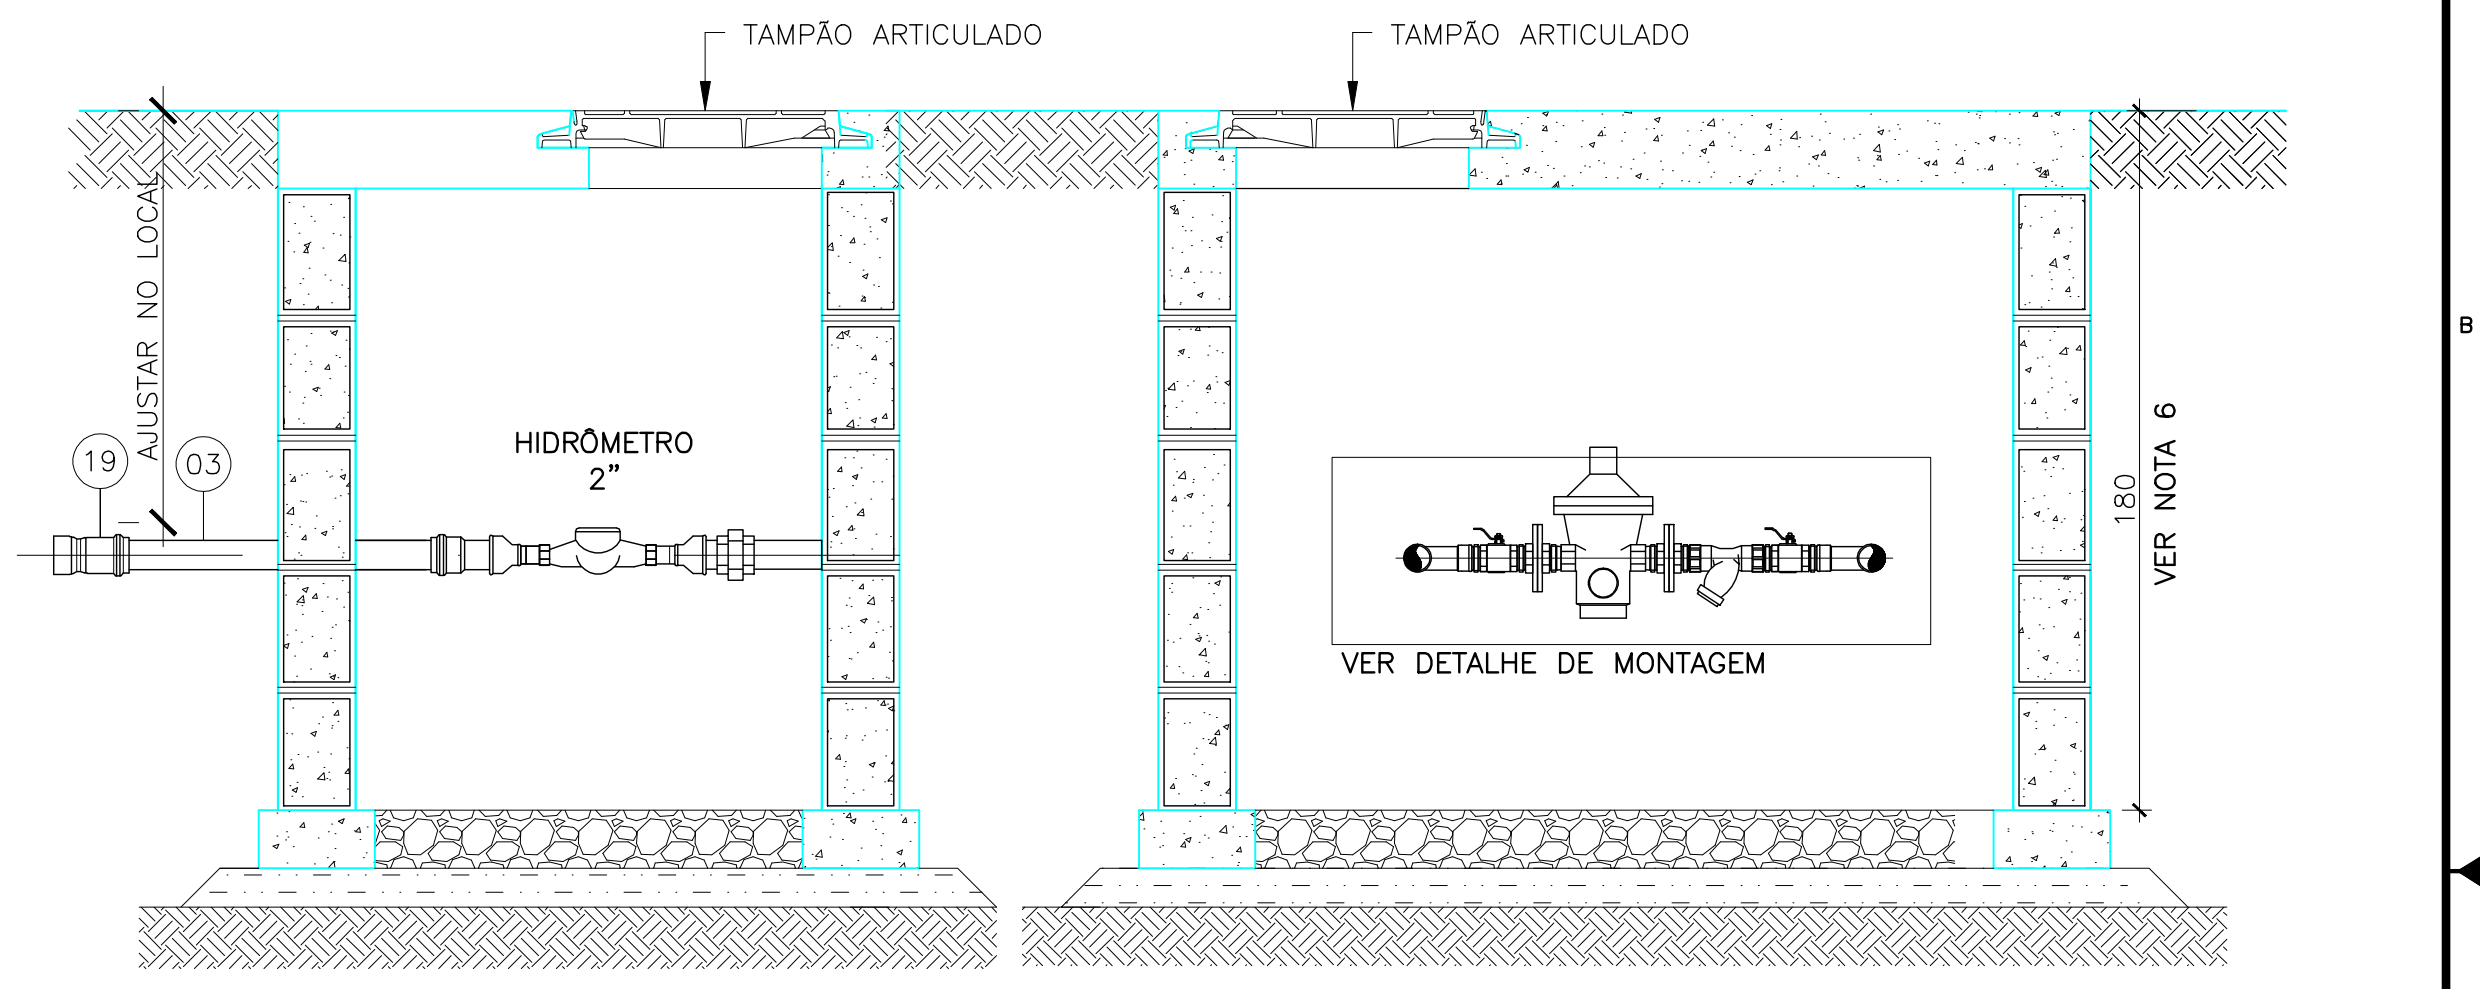
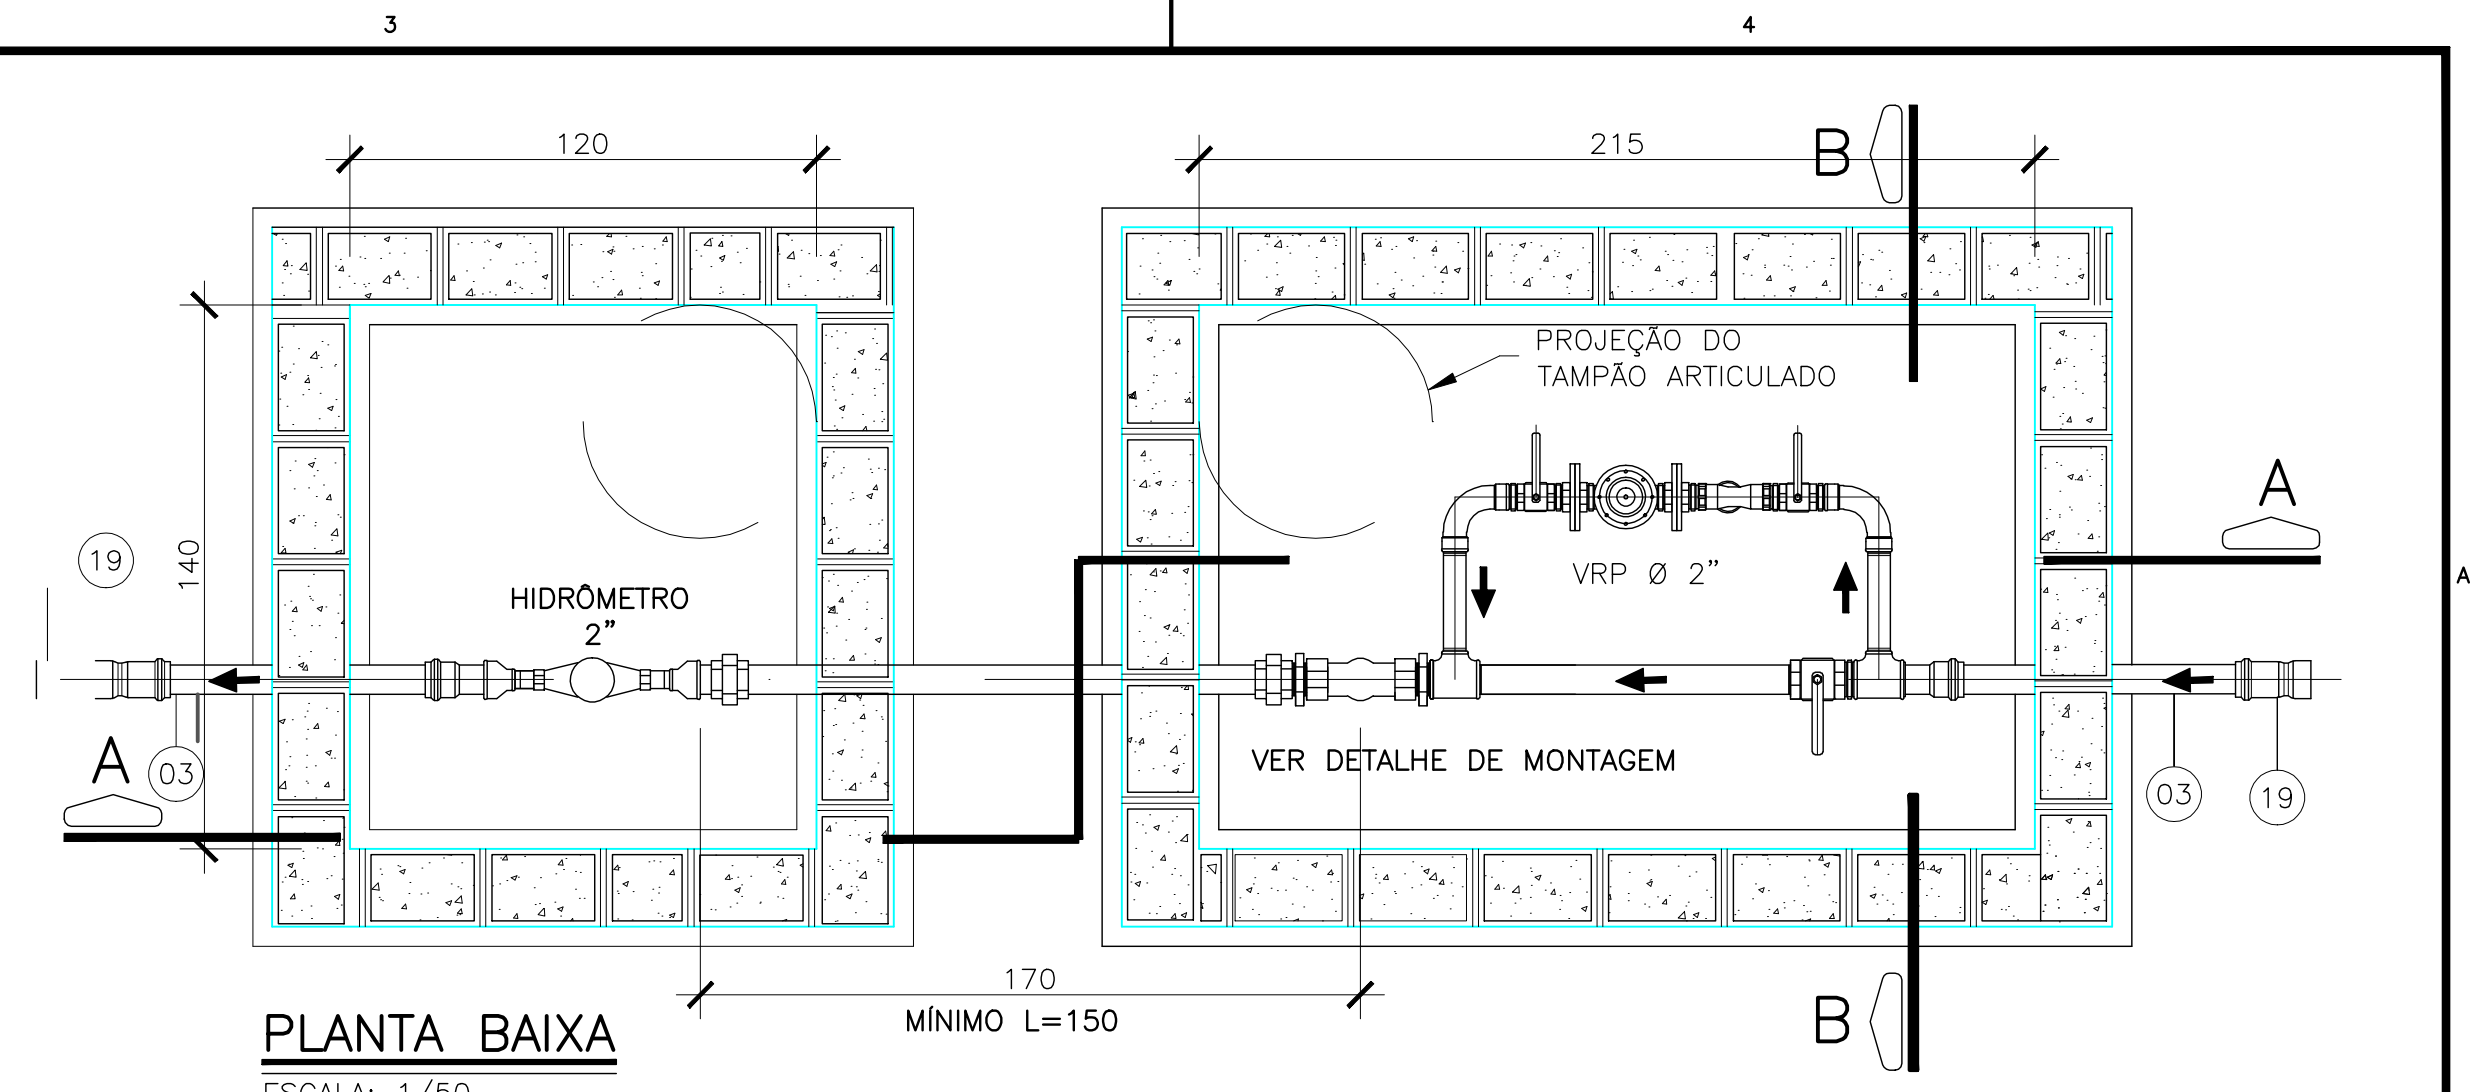


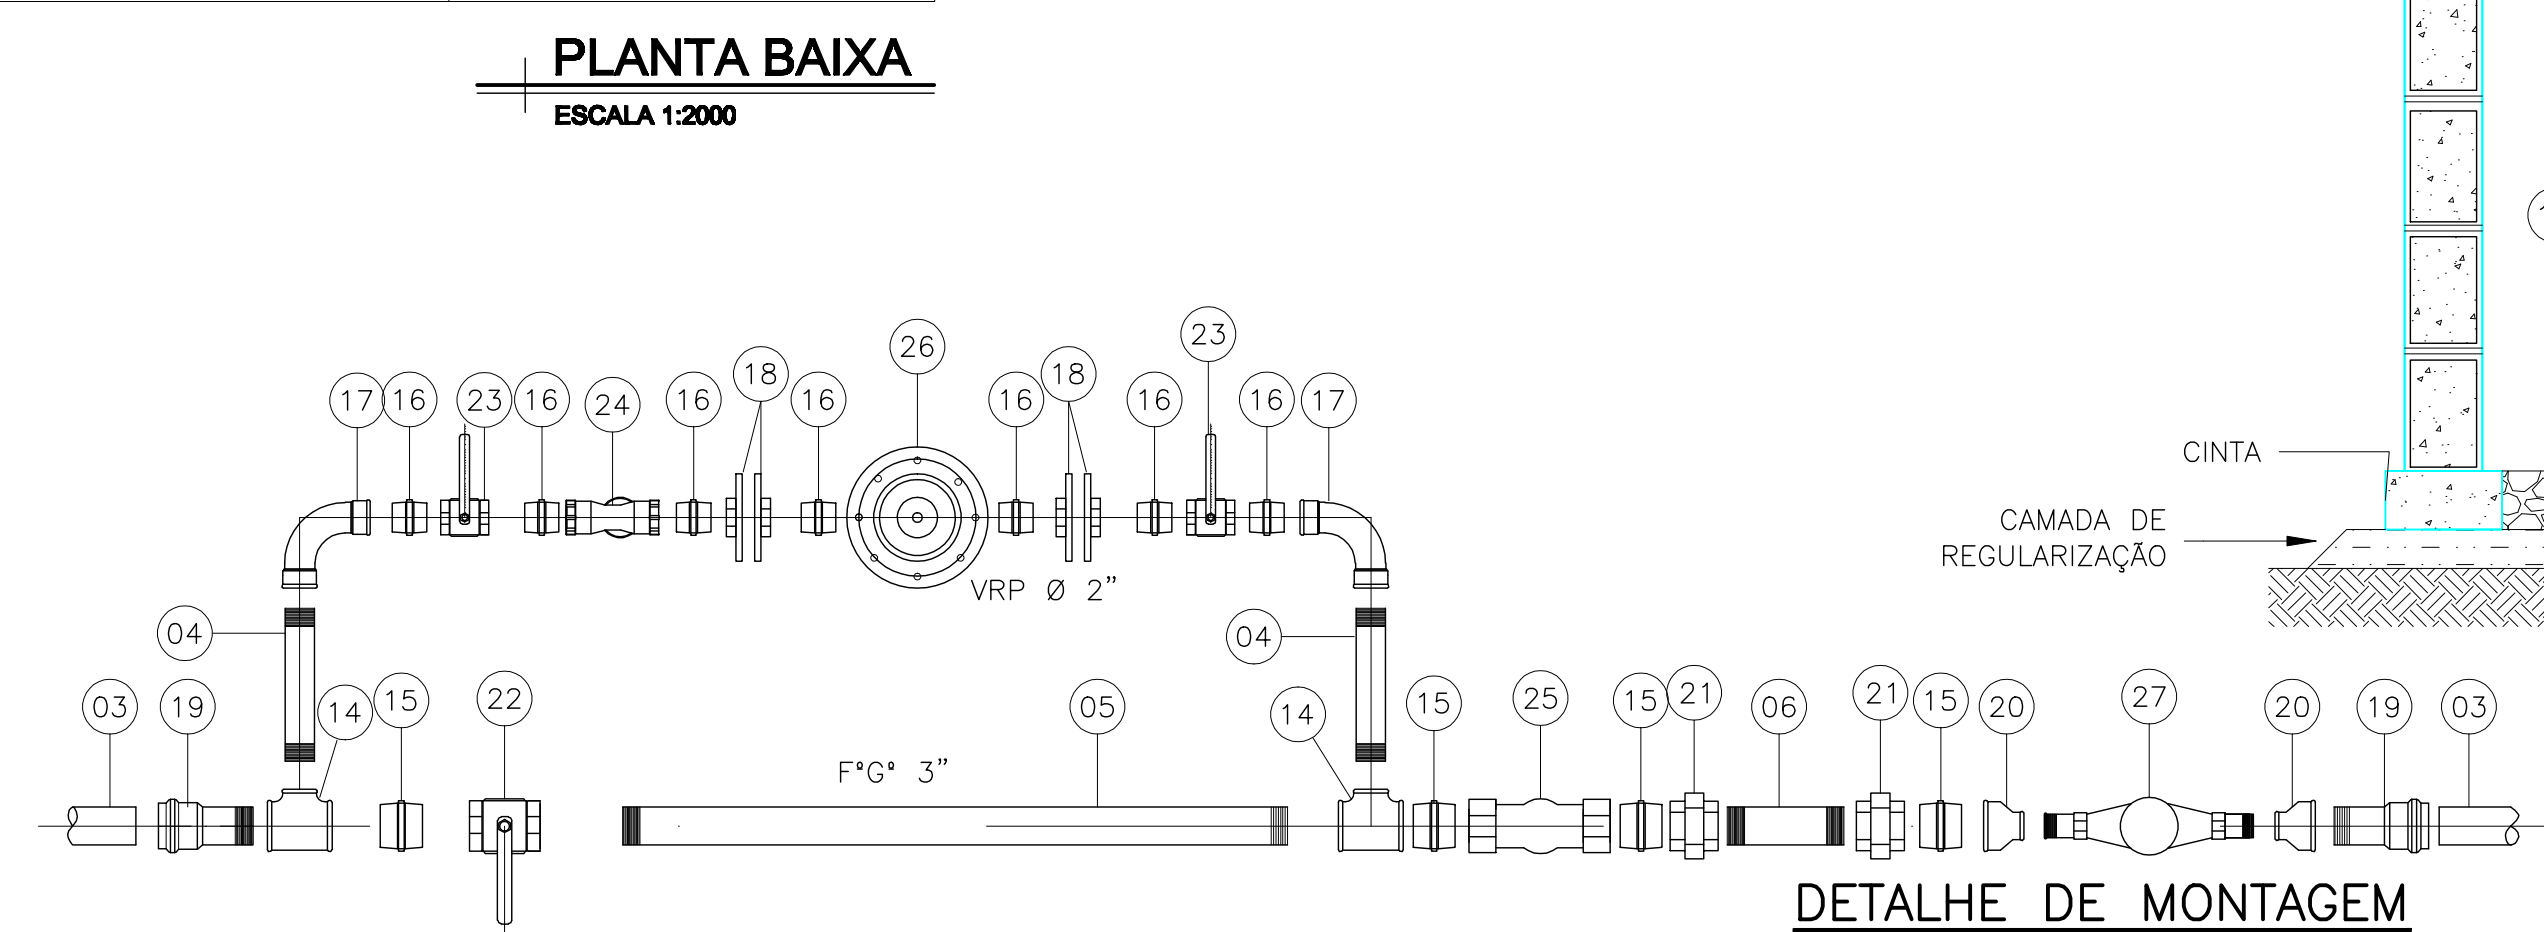

- LEGENDA:
- DN 50 - PROJETADA (PVC-CL15=109m)
 - DN 50 - EXISTENTE
 - DN 75 - PROJETADA (PVC-CL15=250m)
 - DN 75 - EXISTENTE
 - DN 100 - PROJETADA (F*P=115m)
 - DN 150 - EXISTENTE

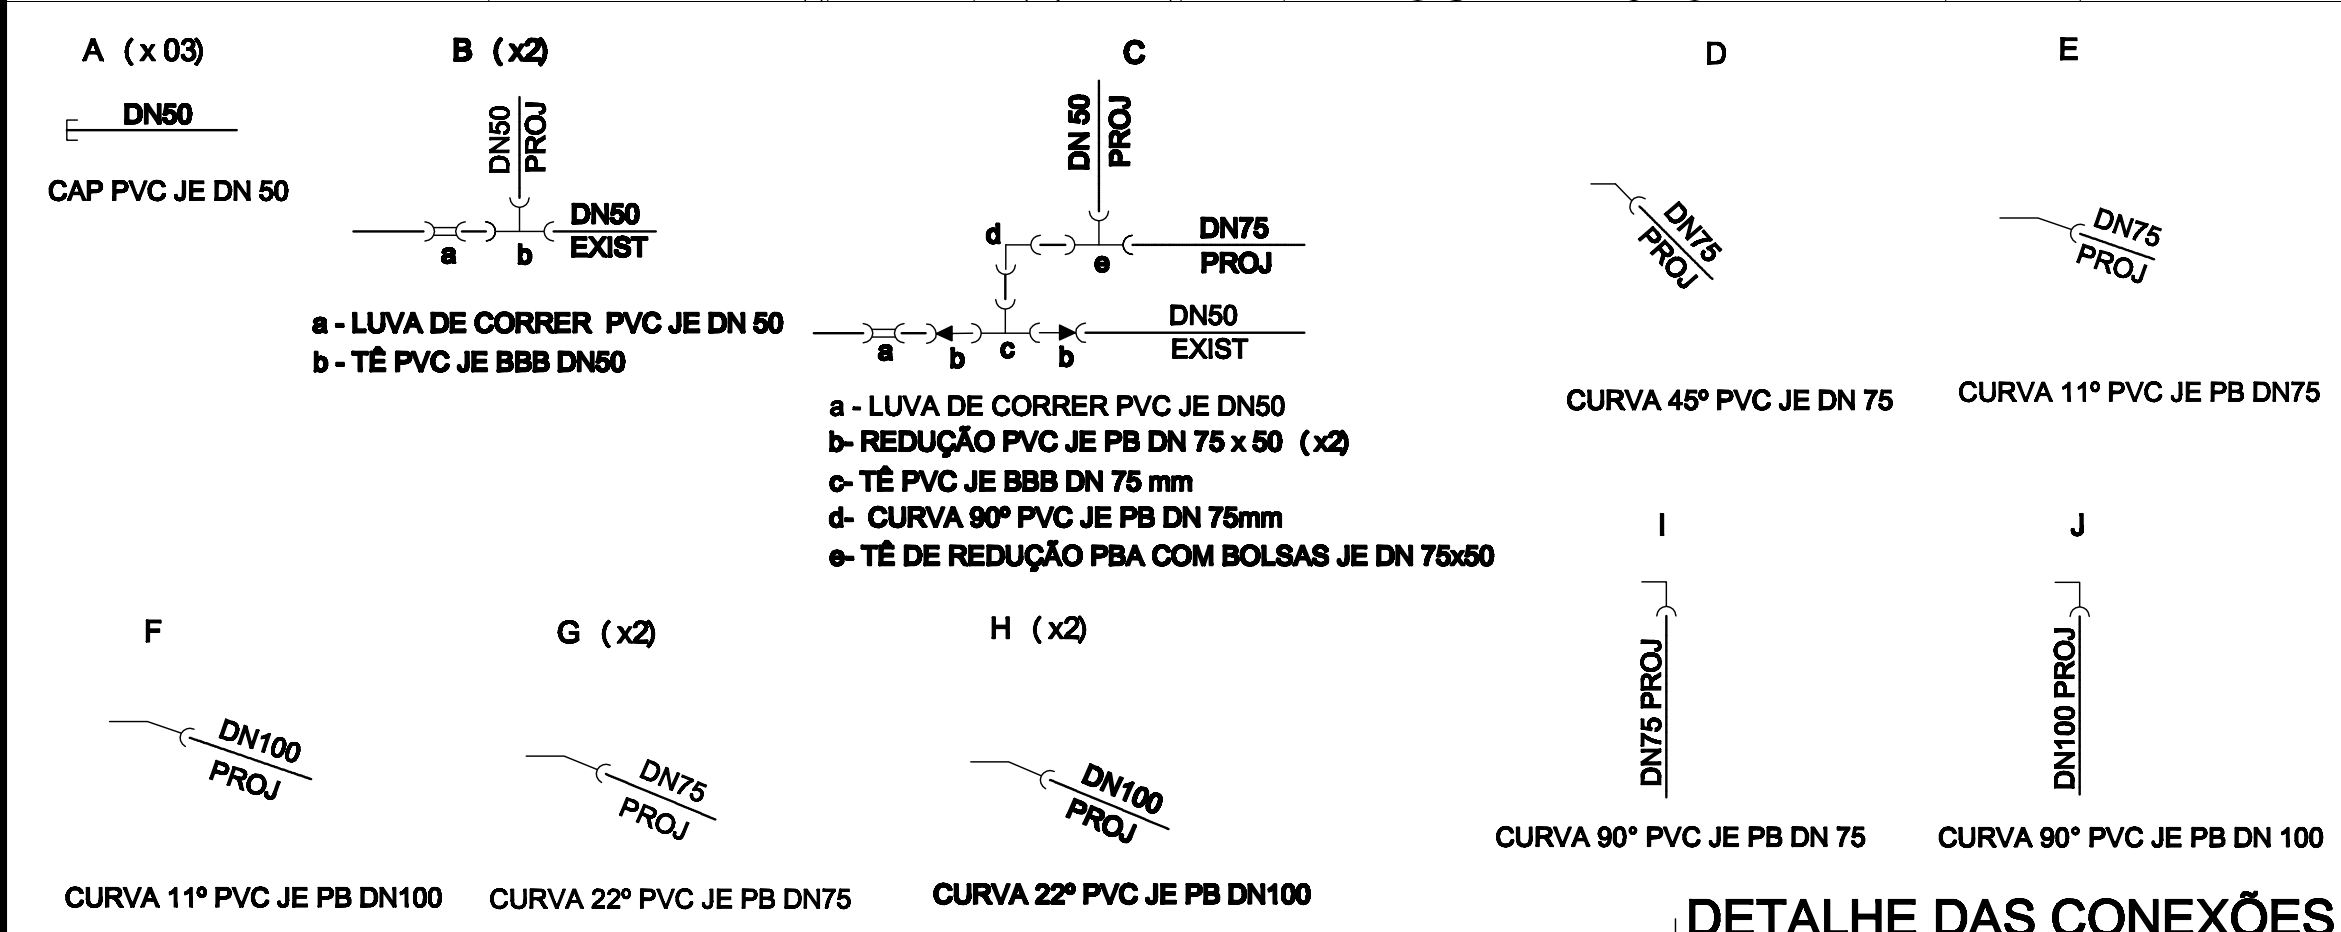

<table><tr><td colspan="2">NÚMEROS</td><td colspan="2">TÍTULOS</td><td>Nº</td><td>LOCAL</td><td>DISCRIMINAÇÃO</td><td>DES.</td><td>DIV.</td><td>GER.</td><td>DATA</td></tr><tr><td colspan="2">PRINCIPAIS DESENHOS DE REFERÊNCIA</td><td colspan="2"></td><td colspan="2"></td><td colspan="2">REVISÃO</td><td colspan="2"></td><td></td></tr><tr><td colspan="2">1</td><td colspan="2"></td><td colspan="2"></td><td colspan="2"></td><td colspan="2"></td><td></td></tr></table>				NÚMEROS		TÍTULOS		Nº	LOCAL	DISCRIMINAÇÃO	DES.	DIV.	GER.	DATA	PRINCIPAIS DESENHOS DE REFERÊNCIA						REVISÃO					1											<table><tr><td colspan="2">CANCELA E SUBSTITUI O DESENHO NÚMERO:</td><td colspan="2">CANCELADO E SUBSTITUI TUDO O DESENHO NÚMERO:</td></tr><tr><td colspan="2"></td><td colspan="2"></td></tr></table>		CANCELA E SUBSTITUI O DESENHO NÚMERO:		CANCELADO E SUBSTITUI TUDO O DESENHO NÚMERO:						<table><tr><td colspan="2">CENTRO DE DOCUMENTAÇÃO</td></tr><tr><td>RECEBIDO: / /</td><td></td></tr><tr><td>Nº DOC.: _____</td><td>ASS.: _____</td></tr><tr><td>APROVAÇÃO CESAN:</td><td></td></tr><tr><td>ASS.: _____</td><td>MATR.: _____</td></tr><tr><td>UNID.: _____</td><td>DATA: / /</td></tr><tr><td colspan="2">ESTA APROVAÇÃO NÃO ISENTA A CONTRATADA DE SUAS RESPONSABILIDADES LEGAIS.</td></tr></table>		CENTRO DE DOCUMENTAÇÃO		RECEBIDO: / /		Nº DOC.: _____	ASS.: _____	APROVAÇÃO CESAN:		ASS.: _____	MATR.: _____	UNID.: _____	DATA: / /	ESTA APROVAÇÃO NÃO ISENTA A CONTRATADA DE SUAS RESPONSABILIDADES LEGAIS.		<table><tr><td colspan="2">EMITENTE:</td></tr><tr><td>PROJETADO:</td><td>COORDENADOR:</td></tr><tr><td>CREA: _____</td><td>REGIÃO: _____</td></tr><tr><td>DESENHO: _____</td><td>Nº DES. PROJETISTA: _____</td></tr><tr><td>DATA: / /</td><td></td></tr><tr><td>RESPONSÁVEL TÉCNICO:</td><td></td></tr><tr><td>CREA: _____</td><td>REGIÃO: _____</td></tr><tr><td>ART. Nº: _____</td><td>DATA: _____</td></tr></table>		EMITENTE:		PROJETADO:	COORDENADOR:	CREA: _____	REGIÃO: _____	DESENHO: _____	Nº DES. PROJETISTA: _____	DATA: / /		RESPONSÁVEL TÉCNICO:		CREA: _____	REGIÃO: _____	ART. Nº: _____	DATA: _____	<table><tr><td colspan="2">EMISSION CESAN</td><td colspan="2">DATAS</td></tr><tr><td>PROJETADO: _____</td><td>VIVIANE MICHELE BERNARDONE</td><td colspan="2">AGOSTO/17</td></tr><tr><td>CREA: CREA 9108-D/ES</td><td></td><td colspan="2"></td></tr><tr><td>DESENHADO: _____</td><td>PAMELA RODRIGUES DOS SANTOS</td><td colspan="2">AGOSTO/17</td></tr><tr><td>VERIFICADO: _____</td><td>VIVIANE M. BERNARDONE</td><td colspan="2">AGOSTO/17</td></tr><tr><td>DIVISÃO: _____</td><td>FLORENCE VASCONCELOS BRAGA SILVA</td><td colspan="2">AGOSTO/17</td></tr><tr><td>GERÊNCIA: _____</td><td>NESTOR ALCIDES GORZA JUNIOR</td><td colspan="2">AGOSTO/17</td></tr></table>		EMISSION CESAN		DATAS		PROJETADO: _____	VIVIANE MICHELE BERNARDONE	AGOSTO/17		CREA: CREA 9108-D/ES				DESENHADO: _____	PAMELA RODRIGUES DOS SANTOS	AGOSTO/17		VERIFICADO: _____	VIVIANE M. BERNARDONE	AGOSTO/17		DIVISÃO: _____	FLORENCE VASCONCELOS BRAGA SILVA	AGOSTO/17		GERÊNCIA: _____	NESTOR ALCIDES GORZA JUNIOR	AGOSTO/17		<table><tr><td colspan="2">MUNICÍPIO: RIO NOVO DO SUL</td><td colspan="2">DISTRITO: BAIRRO: SANTO ANTÔNIO</td></tr><tr><td colspan="4">NOME DO EMPREENDIMENTO: ANÁLISE OPERACIONAL DO S.A.A DE MUQUI</td></tr><tr><td colspan="4">TÍTULO: S.A.A DE RIO NOVO DO SUL</td></tr><tr><td colspan="4">REDE DE DISTRIBUIÇÃO</td></tr><tr><td colspan="4">PLANTA BAIXA, DETALHES DOS NÓS E DETALHE DA CAIXA (VRP)</td></tr><tr><td>ESCALA: 1/2000</td><td>FOLHA: 01 / 02</td><td>Nº CESAN: C-084-000-80-5-XX-0002</td><td>REV: 0</td></tr></table>		MUNICÍPIO: RIO NOVO DO SUL		DISTRITO: BAIRRO: SANTO ANTÔNIO		NOME DO EMPREENDIMENTO: ANÁLISE OPERACIONAL DO S.A.A DE MUQUI				TÍTULO: S.A.A DE RIO NOVO DO SUL				REDE DE DISTRIBUIÇÃO				PLANTA BAIXA, DETALHES DOS NÓS E DETALHE DA CAIXA (VRP)				ESCALA: 1/2000	FOLHA: 01 / 02	Nº CESAN: C-084-000-80-5-XX-0002	REV: 0
NÚMEROS		TÍTULOS		Nº	LOCAL	DISCRIMINAÇÃO	DES.	DIV.	GER.	DATA																																																																																																																														
PRINCIPAIS DESENHOS DE REFERÊNCIA						REVISÃO																																																																																																																																		
1																																																																																																																																								
CANCELA E SUBSTITUI O DESENHO NÚMERO:		CANCELADO E SUBSTITUI TUDO O DESENHO NÚMERO:																																																																																																																																						
CENTRO DE DOCUMENTAÇÃO																																																																																																																																								
RECEBIDO: / /																																																																																																																																								
Nº DOC.: _____	ASS.: _____																																																																																																																																							
APROVAÇÃO CESAN:																																																																																																																																								
ASS.: _____	MATR.: _____																																																																																																																																							
UNID.: _____	DATA: / /																																																																																																																																							
ESTA APROVAÇÃO NÃO ISENTA A CONTRATADA DE SUAS RESPONSABILIDADES LEGAIS.																																																																																																																																								
EMITENTE:																																																																																																																																								
PROJETADO:	COORDENADOR:																																																																																																																																							
CREA: _____	REGIÃO: _____																																																																																																																																							
DESENHO: _____	Nº DES. PROJETISTA: _____																																																																																																																																							
DATA: / /																																																																																																																																								
RESPONSÁVEL TÉCNICO:																																																																																																																																								
CREA: _____	REGIÃO: _____																																																																																																																																							
ART. Nº: _____	DATA: _____																																																																																																																																							
EMISSION CESAN		DATAS																																																																																																																																						
PROJETADO: _____	VIVIANE MICHELE BERNARDONE	AGOSTO/17																																																																																																																																						
CREA: CREA 9108-D/ES																																																																																																																																								
DESENHADO: _____	PAMELA RODRIGUES DOS SANTOS	AGOSTO/17																																																																																																																																						
VERIFICADO: _____	VIVIANE M. BERNARDONE	AGOSTO/17																																																																																																																																						
DIVISÃO: _____	FLORENCE VASCONCELOS BRAGA SILVA	AGOSTO/17																																																																																																																																						
GERÊNCIA: _____	NESTOR ALCIDES GORZA JUNIOR	AGOSTO/17																																																																																																																																						
MUNICÍPIO: RIO NOVO DO SUL		DISTRITO: BAIRRO: SANTO ANTÔNIO																																																																																																																																						
NOME DO EMPREENDIMENTO: ANÁLISE OPERACIONAL DO S.A.A DE MUQUI																																																																																																																																								
TÍTULO: S.A.A DE RIO NOVO DO SUL																																																																																																																																								
REDE DE DISTRIBUIÇÃO																																																																																																																																								
PLANTA BAIXA, DETALHES DOS NÓS E DETALHE DA CAIXA (VRP)																																																																																																																																								
ESCALA: 1/2000	FOLHA: 01 / 02	Nº CESAN: C-084-000-80-5-XX-0002	REV: 0																																																																																																																																					

ESTE DESENHO É PROPRIEDADE DA COMPANHIA ESPÍRITO SANTENSE DE SANEAMENTO - CESAN E NÃO PODE SER COPIADO SEM SUA AUTORIZAÇÃO.