


CONFIGURAÇÃO DE FOLHAS E/ou FOLHAS		
COR	ESP.	
1	0,4	
2	0,2	
3	0,8	
4	0,25	
5	0,3	
6	0,5	
7	0,25	
8	0,2	
9	0,15	

NOTAS:

- 1 - COTAS EM METROS.
2 - DIÂMETROS NÃO COTADOS SEGUNDO DE 150 MM.
3 - MATERIAL NÃO ESPECIFICADO SEGUNDO DE PVC.

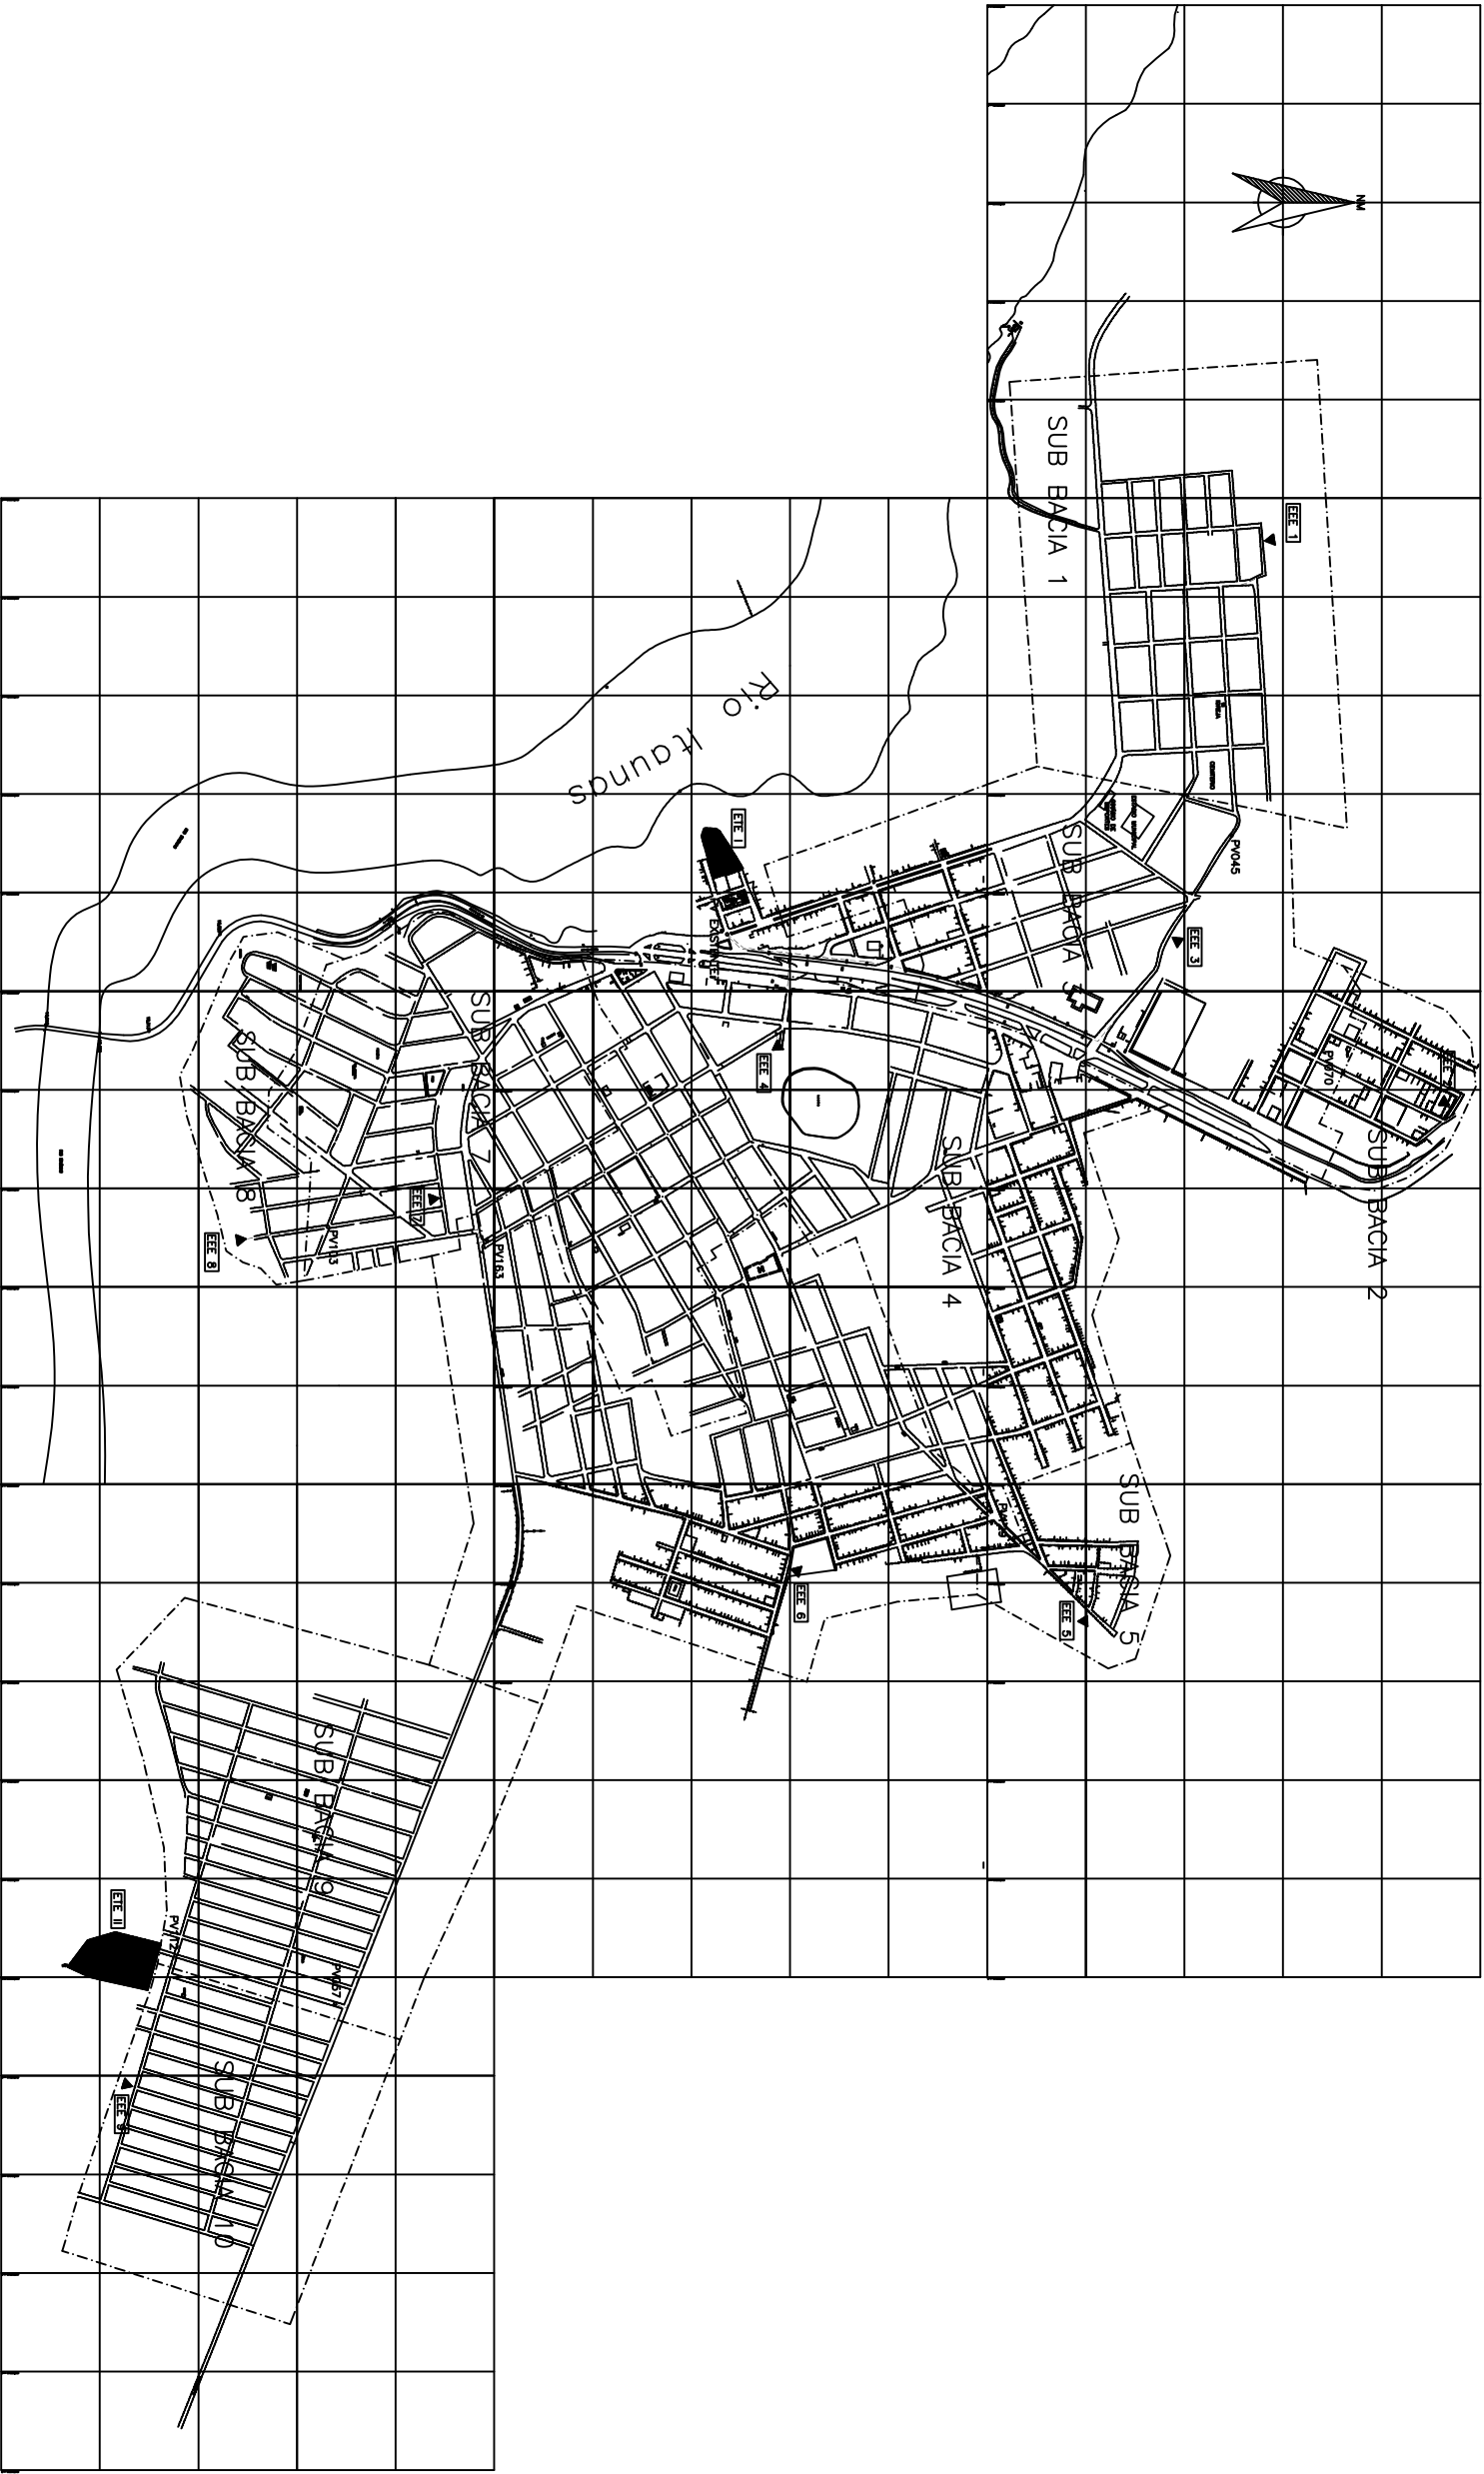

ESTE DESENHO É PROPRIEDADE DA
COMPANHIA ESPÍRITO SANTENSE DE
SANEAMENTO - CESAN E NÃO PODE
SER COPIADO SEM SUA AUTORIZAÇÃO.

CANCELA E SUBSTITUI O DESENHO NÚMERO:		CENTRO DE DOCUMENTAÇÃO		EMITENTE:  AQUACONSULT consultoria e projetos de engenharia ltda		EMISSÃO CESAN		MUNICÍPIO: PEDRO CANÁRIO DISTRITO: SEDE BAIRRO: VÁRIOS	
RECEBIDO:  ASS: 		Nº DOC.:  ASS: 		PROJETOADO: SIMONE DE JESUS SILVA		COORDENADOR: NESTOR A. GONÇALVES JR.		NOME DO EMPREENDIMENTO: AMPLIAÇÃO/MELHORIA DO SES - PEDRO CANÁRIO - ES	
APROVAÇÃO CESAN:		ASS:  MATR: 		CREA: 6432-D REGIÃO: ES		Nº DES. PROJETISTA:		TÍTULO: REDE COLETOIRA DE ESGOTOS	
CANCELAÇÃO E SUBSTITUIÇÃO NÚMERO:		UNID:  DATA: 		DESENHO: THIAGO GALVÃO		Nº DES. PROJETISTA:		CONCEPÇÃO DO SISTEMA	
ESTA APROVAÇÃO NÃO SERÁ A CONTINUAÇÃO DE SUAS RESPONSABILIDADES LEGAIS.		DATA: 		DATA: 		RESPONSÁVEL TÉCNICO: ALEXANDRE J. SILVA		PLANTA BAIXA	
DISCRIMINAÇÃO		DES. DIV. GER. DATA		DATA: 		DATA: 		ESCALA: 1:7500	
NÚMERO		TÍTULOS		GERÊNCIA: 		DATA: 		FOLHA: 01 / 01	
PRINCIPAIS DESENHOS DE REFERÊNCIA		Nº LOCAL		REVISÃO		Nº CESAN		C-008-000-94-5-XX-0001	
1		2		3		4		REV: 0	