


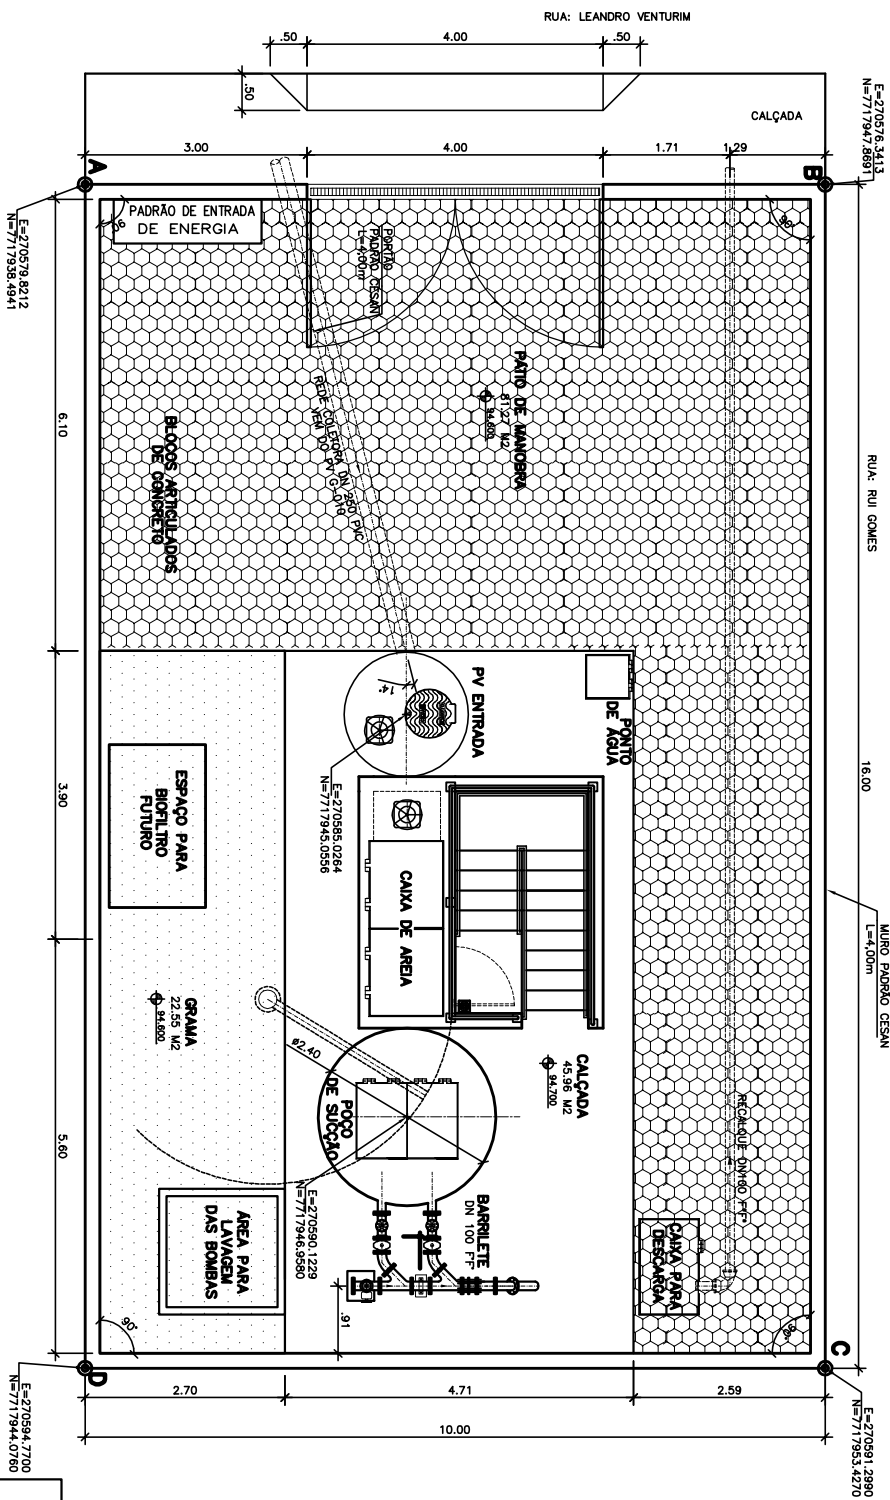


URBANIZAÇÃO - ELEVATÓRIA EEBB-G - 1ª ETAPA

ESCALA 1:50


ÁREA EEB-6		
VERTICE	COORDENADAS	
	X	Y
A	270565,2337	7717937,92
B	270581,8308	7717947,3315
C	270595,8356	7717952,4358
D	270599,3385	7717943,0325
ÁREA DO TERRENO	160,00 m²	

CAP kg	H (mm)	H1 (mm)	
		TALIA PK C/ 1 TRAMO	TALIA PK C/ 2 TRAMOS
250	3865	2475	2530
	4045	2665	2710
	4205	2660	2715
	4545	3155	3210

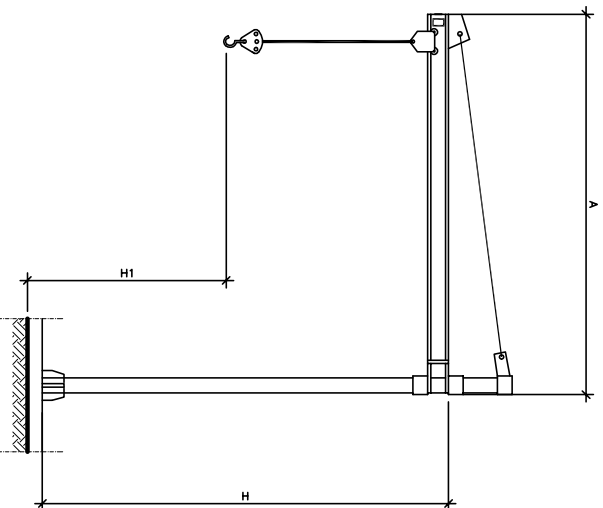



DETALHE DO GUINDASTE GIRATÓRIO

 SEM ESCAL



DETALHE SARJETA


ESCALA 1:21

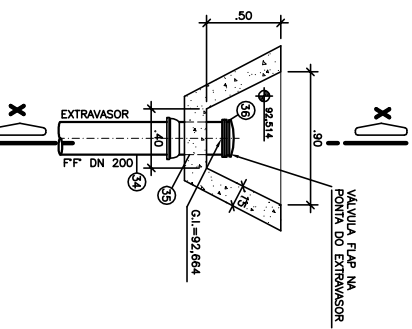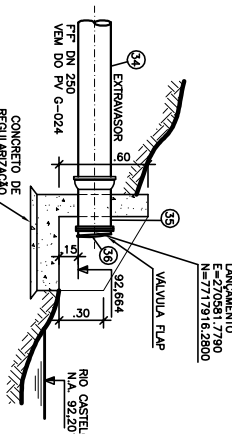[illegible]**PLANTA BAIXA**

CORTE XX


DETALHE DO MURO DE ALA


ESCALA 1:20

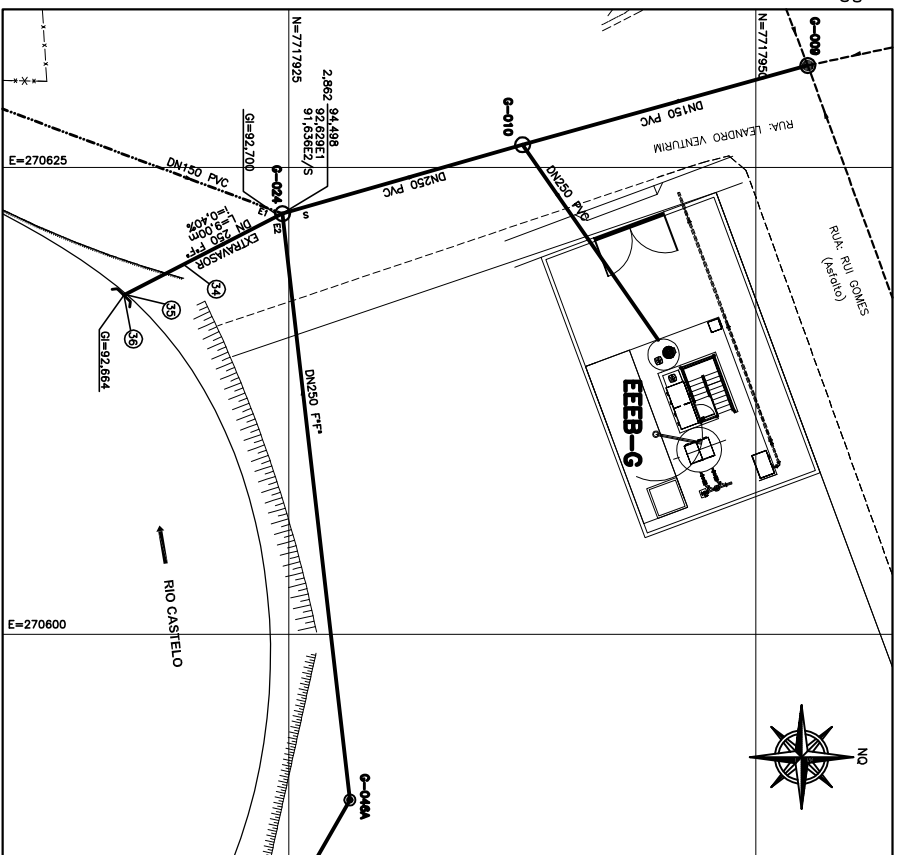

EXTRAVASOR DA EEBB-G

 
ESCALA 1:20

CANCELAR E SUBSTITUIR O DESENHO NÚMERO:	CENTRO DE DOCUMENTAÇÃO		EMITENTE:	
	RECEBIDO: ____ / ____ / ____ Nº DOC.: ____ ASS.: ____	AQUACONSULT consultoria e projetos de engenharia ltda		
CANCELADO E SUBSTITUÍDO PELO DESENHO NÚMERO:	APROVAÇÃO CESAN: ASS.: ____ MATR.: ____ UNID.: ____ DATA: ____ / ____ / ____	PROJETADO:	CONFERENCIADOR:	
		CLIENTE MUNICÍPIO SANTANA CREA: 115849-0 REGIÃO: B DESENHO: CLAUDIA ALMEIDA DATA: 08 / 06 / 14	ANOT. TÉCNICA SANTANA CREA: 148410-0 REGIÃO: B Nº DES. PROJEITISTA: OBRAS/ESTRUTURA	
	ESTA APROVAÇÃO NÃO SERVA À CONTRARIADA DE SUAS RESPONSABILIDADES LEGAIS.	RESPONSÁVEL TÉCNICO: ALEXANDRE JOSE SILVA CREA: 88120-0 REGIÃO: B ART. Nº.: 0800303000000 DATA: 20/01/2011		

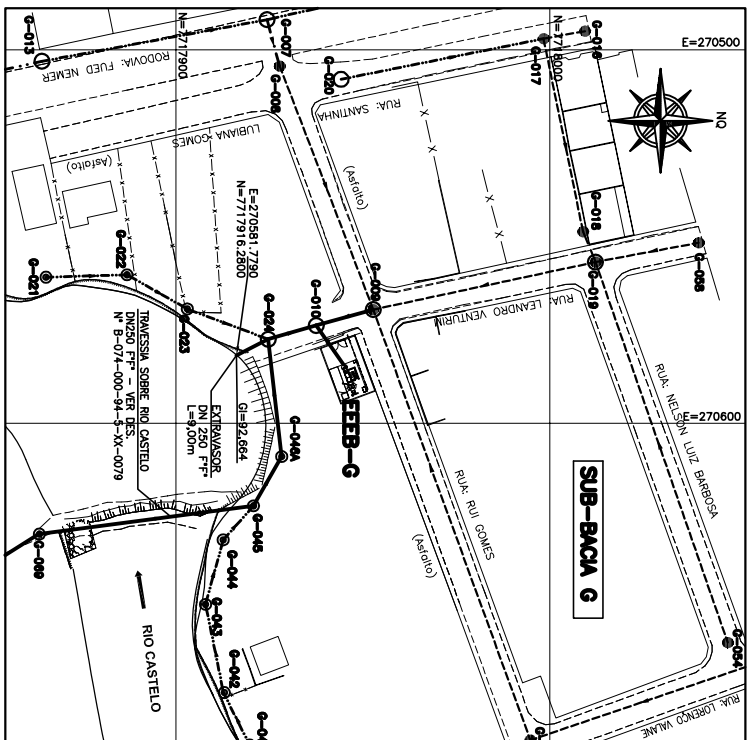

LOCALIZAÇÃO
ESCALA 1:1.000

ESCALA 1:1.000

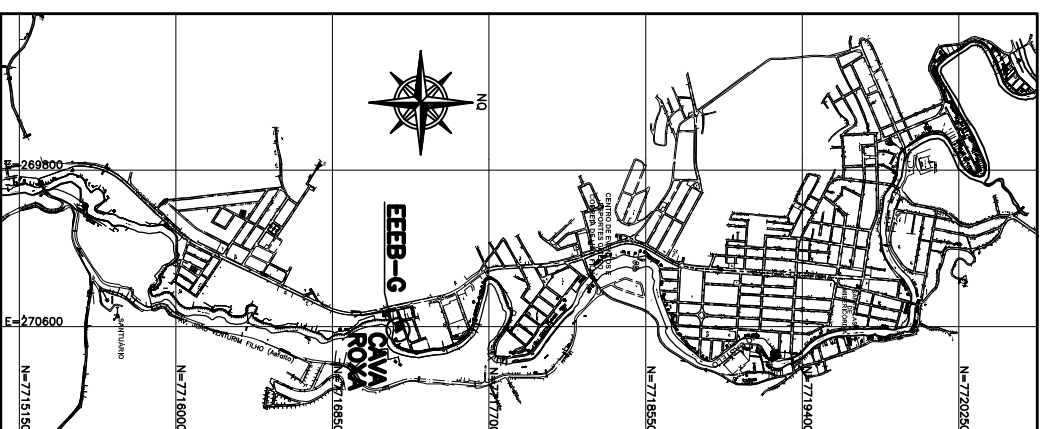

SITUAÇÃO SEM ESCALA


SEM ESCALA

OBSERVAÇÕES:

- 1-A EFESSIDADE DAS PARÉDES E A VERIFICAÇÃO DA NECESSIDADE DE ESPALHAMENTO ENTRE O POÇO DE SUCÇÃO E A CÂMERA DE ÁREA SERÃO DETERMINADOS PELO PROJETO ESTRUTURAL.
- 2-PARA LIMPEZA DA CÂMERA DE ÁREA, QUANDO NECESSÁRIA, A GRADE DE FIBRO CEMENTO, SERÁ REMOVIDA E COM AUXÍLIO DE UM CUNHAMBO LIMPA PODERÁ SOLICAR O EXCESSO ACUMULADO.
- 3-A S PEDAÇOS PLANIFICADOS DO 90 (NA TUB. DE DESCARGA) POSSUEM TUMORES PEQUENOS E RELATIVAMENTE LEVES, NÃO JUSTIFICANDO A INSTALAÇÃO DE UM TUBO DESMONTÁVEL.

NOTAS

- 1-CORTAS E ELEVAÇÕES NO METRO, DIÂMETRO EM MILÍMETRO, EXCETO ONDE INDICADO.
- 2-CONTRINHA MEDIDAS NO LOCAL.
- 3-EXTENSOR DE TUBO "F" NO 250, NO PV-G-024, LANÇAMENTO CONFORME PLANTA DE LOCALIZAÇÃO, OBEDECENDO A INCLINAÇÃO MÍNIMA DE 0,35%, COM VALVULA FVAP NA EXTREMIDADE.
- 4-A BOMBA DEVERÁ SER FORNECIDA COMPLETA PELO FABRICANTE COM ACESSÓRIOS.
- 5-AS TAMPAS DEVERÃO SER PARAFUSADAS APÓS EXECUÇÃO DA PARTE CIVIL DA ELEVATÓRIA, E AS MEDIDAS DEVERÃO SER CONTROLADAS NO LOCAL.
- 6-AS BOMBAS POSSUEM GLIUS PARA SEREM SUSPENDIDAS P/ MANUTENÇÃO OU TROCA, ESSAS OUTRAS INSTALAÇÕES NA PARTE DAS TAMPAS, PORTANTO, NA INSTALAÇÃO DEVERÁ SER CONTRÓLADO MEDIDAS P/ ENTRAR A INTERFERÊNCIA ENTRE A BOMBA E AS TAMPAS.
- 7-TODAS AS PEÇAS METÁLICAS DEVERÃO RECEBER TRATAMENTO ANTI-CORROSIVO, PRINCIPALMENTE NAS SOLDAS, CONFORME PADRÃO CENAM.
- 8-O DOCUMENTO UTILIZADO PARA PROJETO FOI FEITO PELA EMPRESA MODELER (LEANTAMENTO TOPOGRÁFICO CADASTRAL) Nº D-074-000-94-1-X-001.

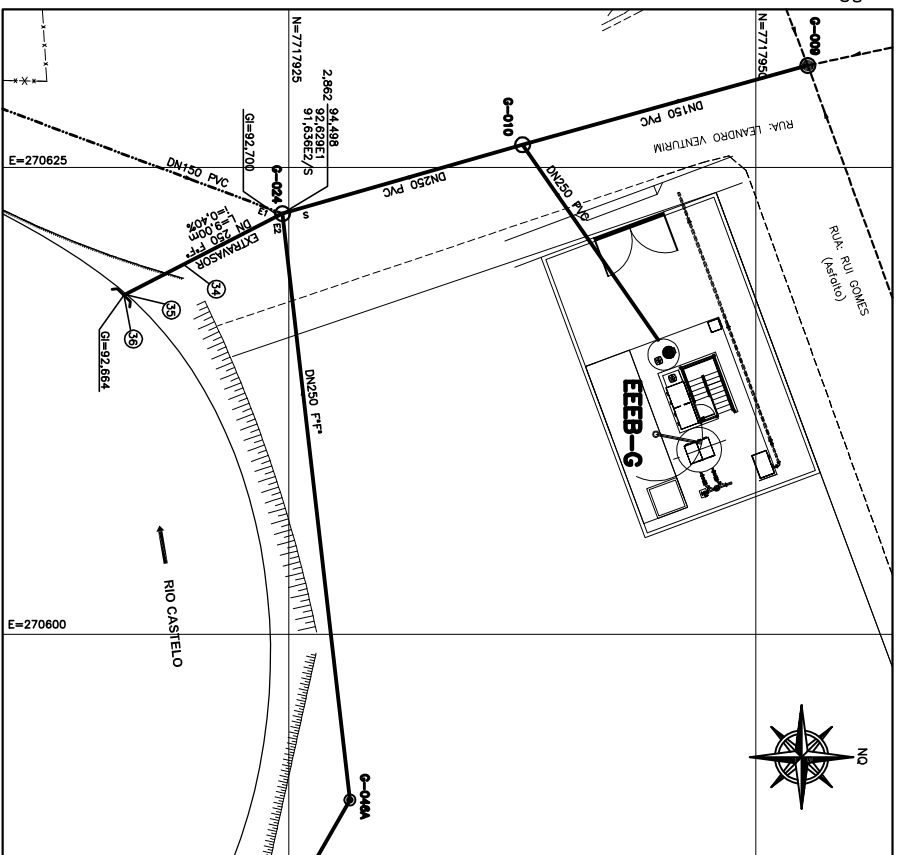

EXTRAVASOR DA EEBB-G

ESCALA 1:20

[illegible]