



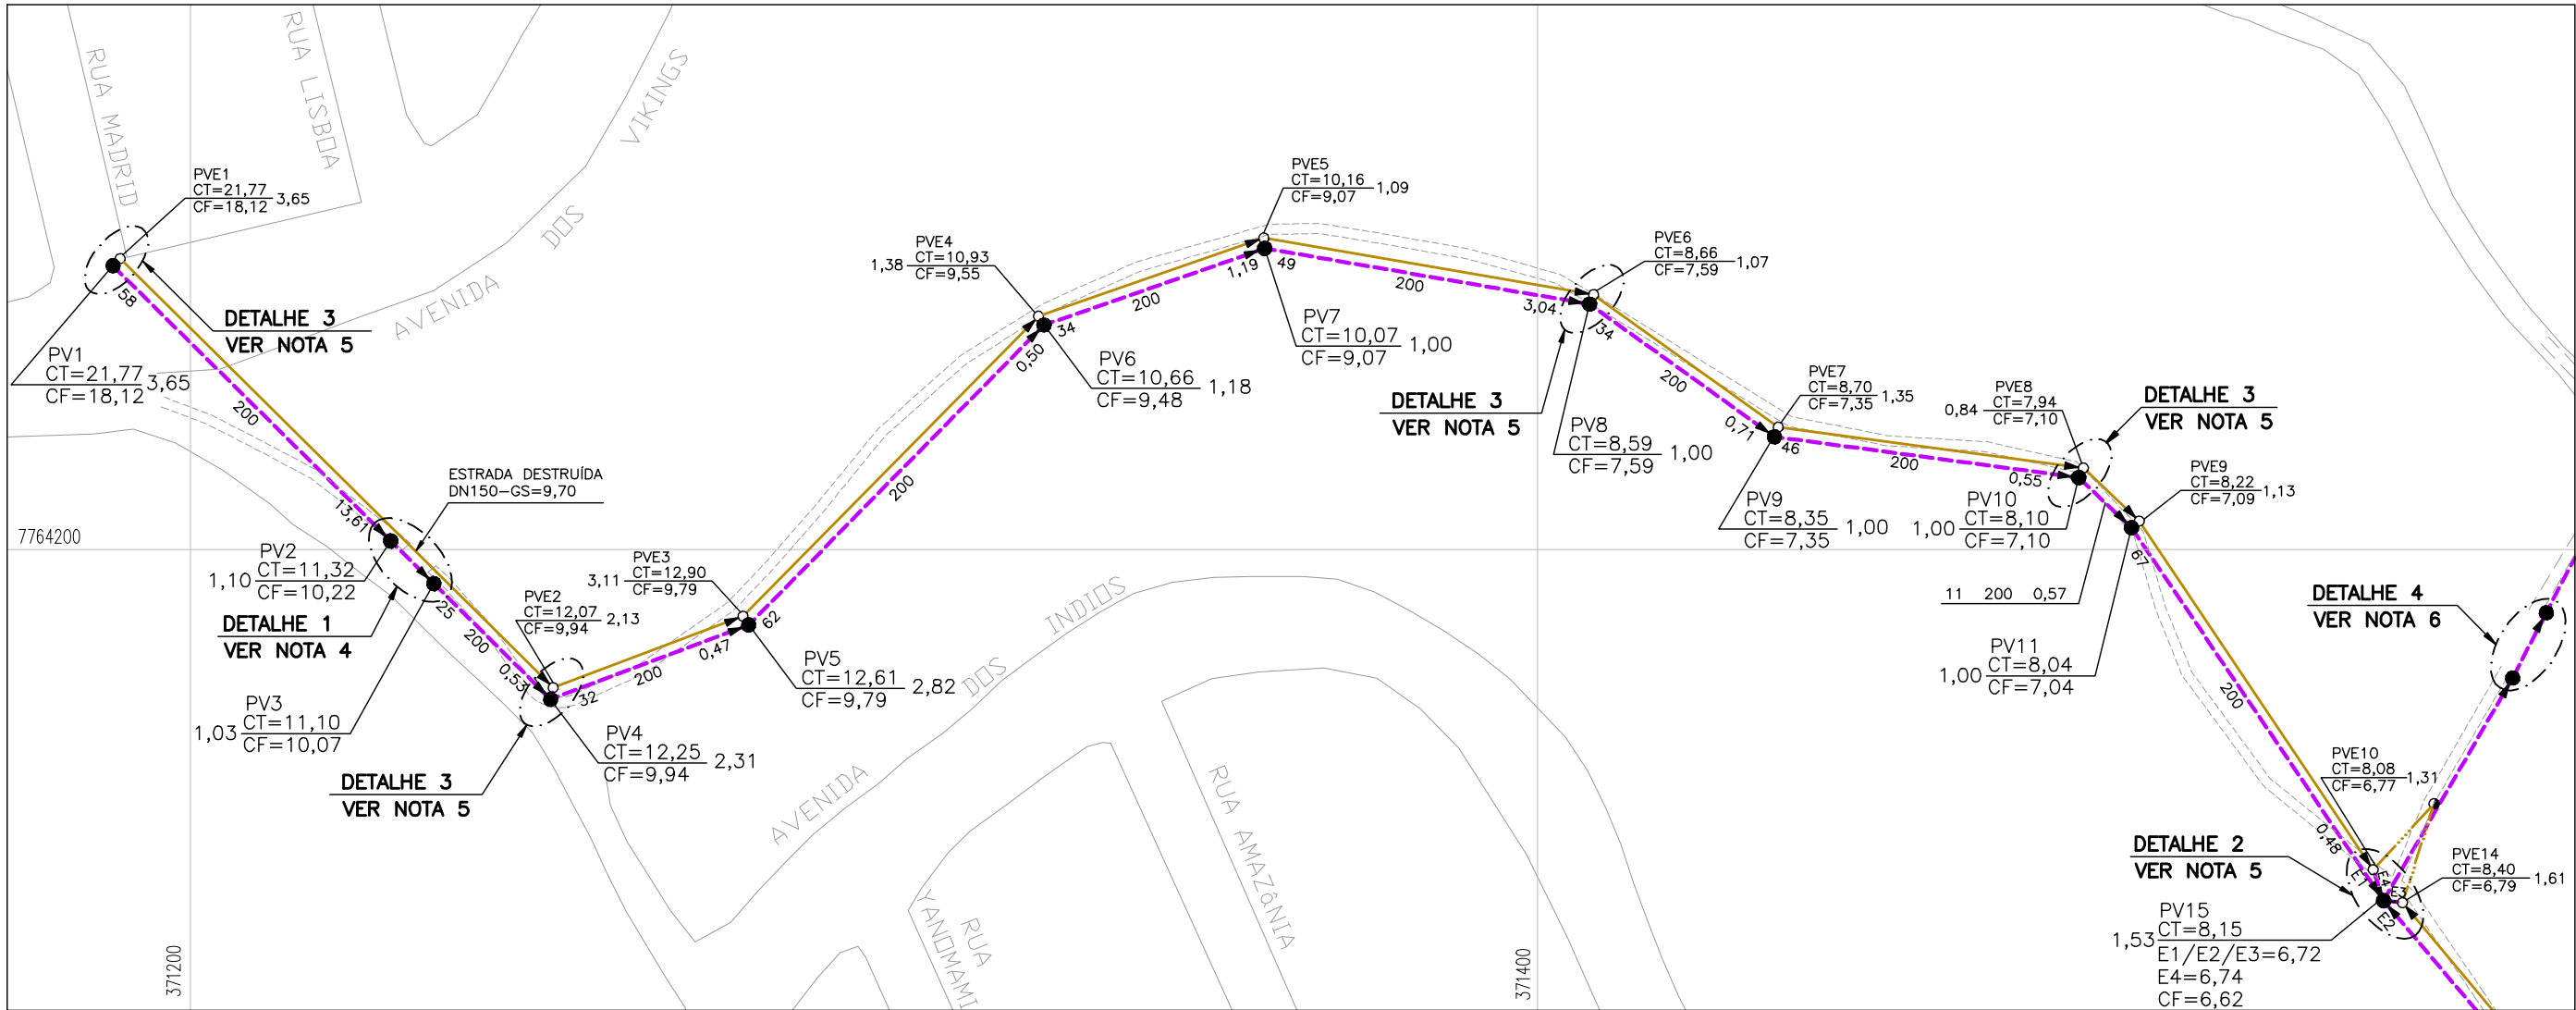


PLANTA BAIXA
ESC.: 1:1000

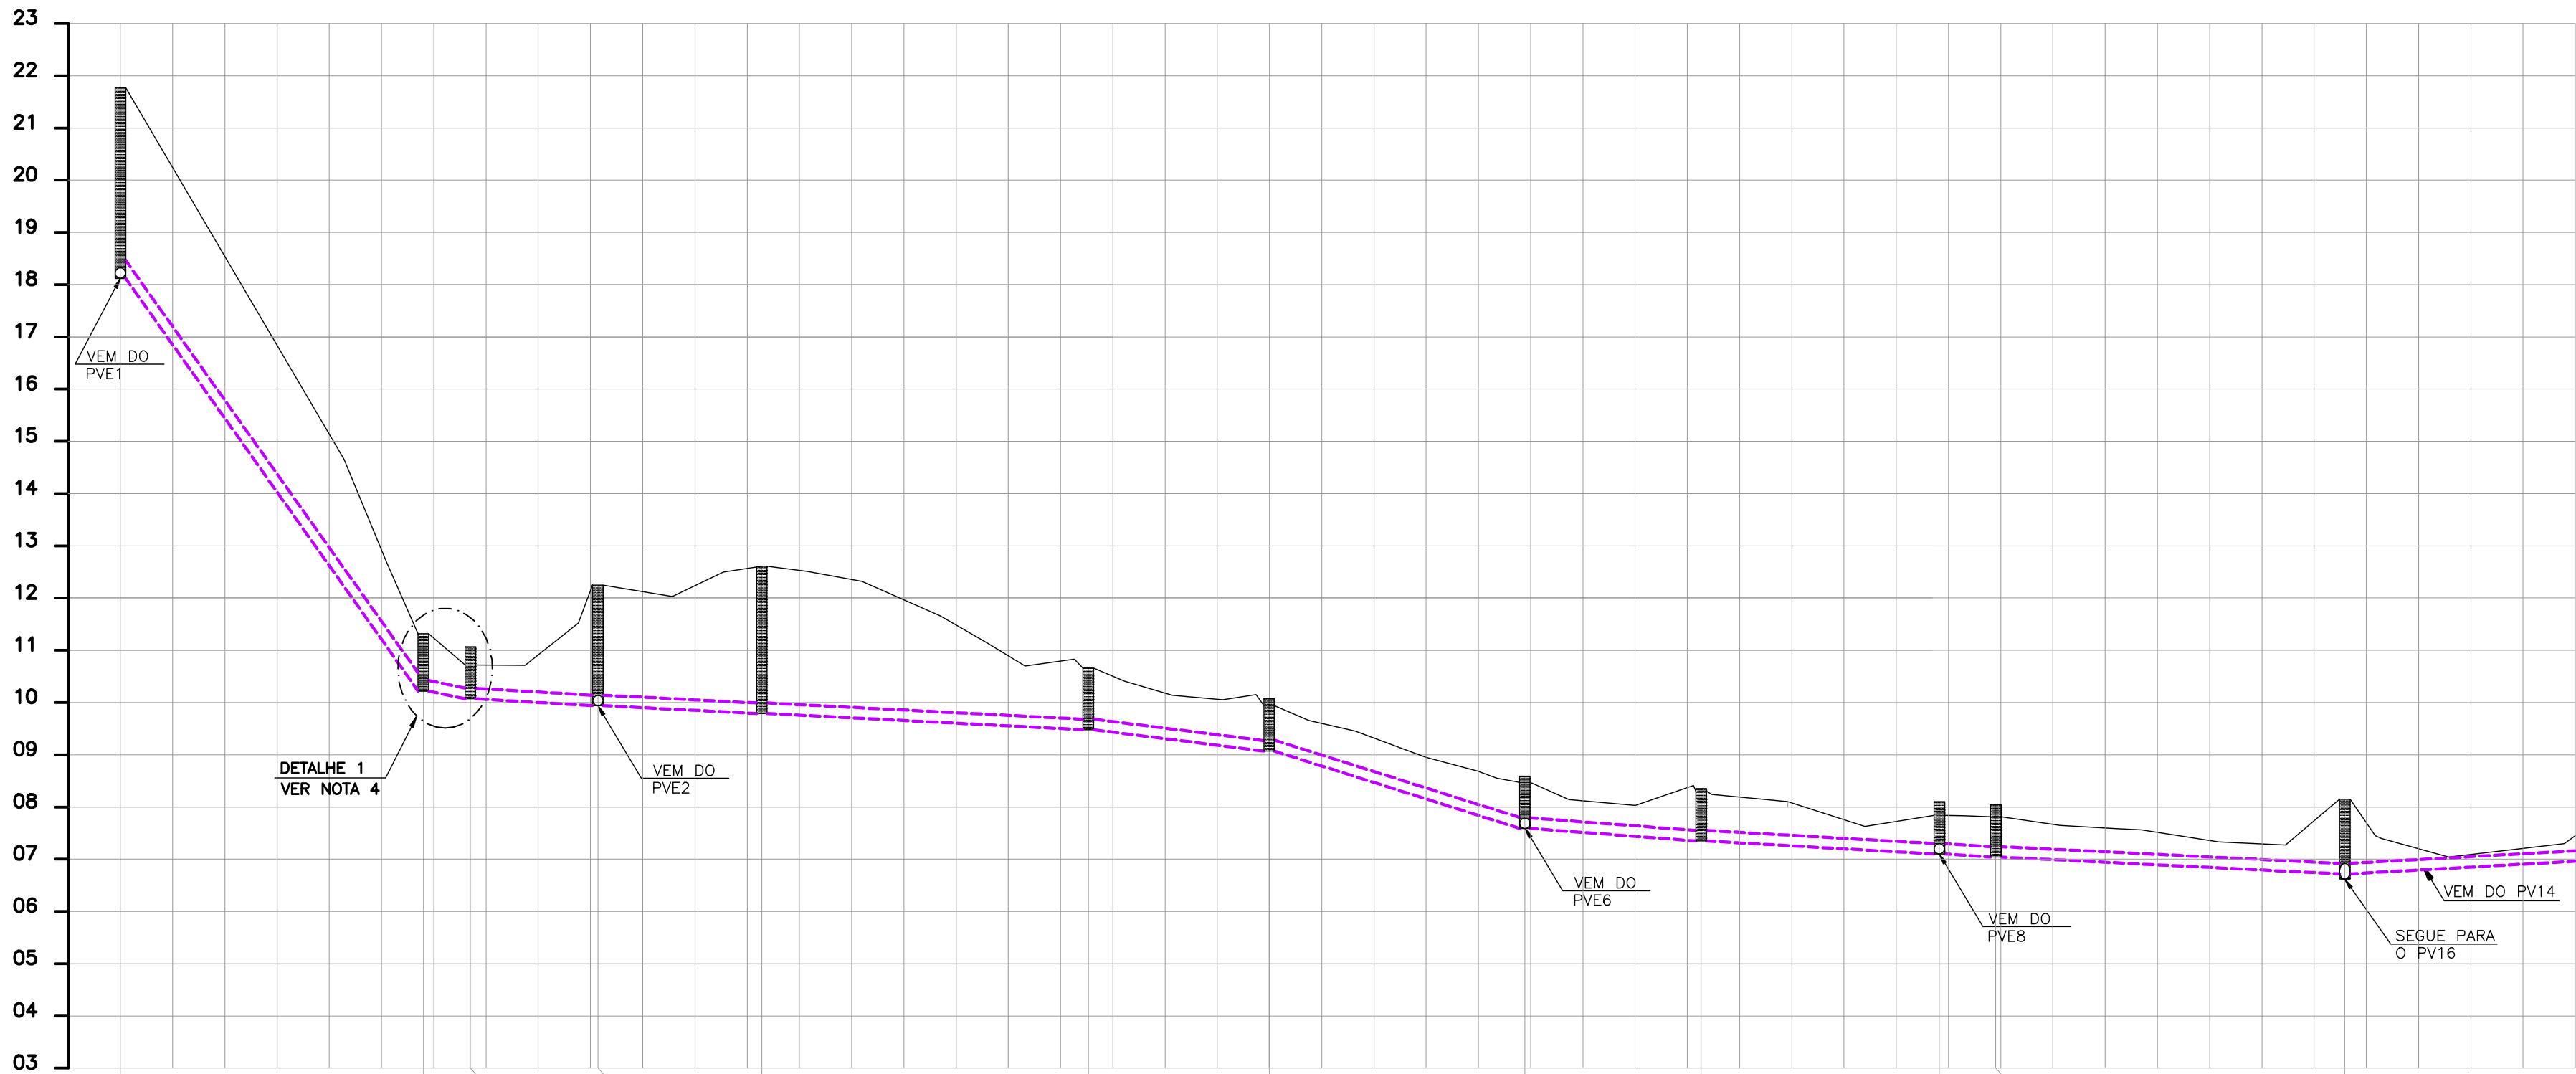

NÚMERO DO PV		Pv1	Pv2	Pv3	Pv4	Pv5	Pv6	Pv7	Pv8	Pv9	Pv10	Pv11	Pv15	
DISTÂNCIA DO TRECHO(m)			58	9	25	32	62	34	49	34	46	11	67	
COTAS(m)	TAMPÃO	21,77	11,32	11,10	12,25	12,60	10,66	10,07	8,59	8,35	8,10	8,04	8,15	
	G.I. MONTANTE		10,22	10,07	9,94	9,79	9,48	9,07	7,59	7,35	7,10	7,04	6,72	6,72
	G.I. JUSANTE	18,12	10,22	10,07	9,94	9,79	9,48	9,07	7,59	7,35	7,10	7,04		
REBAIXO(m)			-	-	-	-	-	-	-	-	-		0,10	0,10
PROFUNDIDADE DO PV(m)		3,65	1,10	1,03	2,31	2,82	1,18	1,00	1,00	1,00	1,00	1,00	1,53	
DECLIVIDADE DO TRECHO (m/100m)		13,61	1,66	0,53	0,47	0,50	1,19	3,04	0,71	0,55	0,57	0,48		
DIÂMETRO(mm)/MATERIAL		DN200 PVC	DN200 FF	DN200 PVC										

PERFIL LONGITUDINAL
ESC.: HORIZONTAL 1:1000
VERTICAL 1:100

LEGENDA

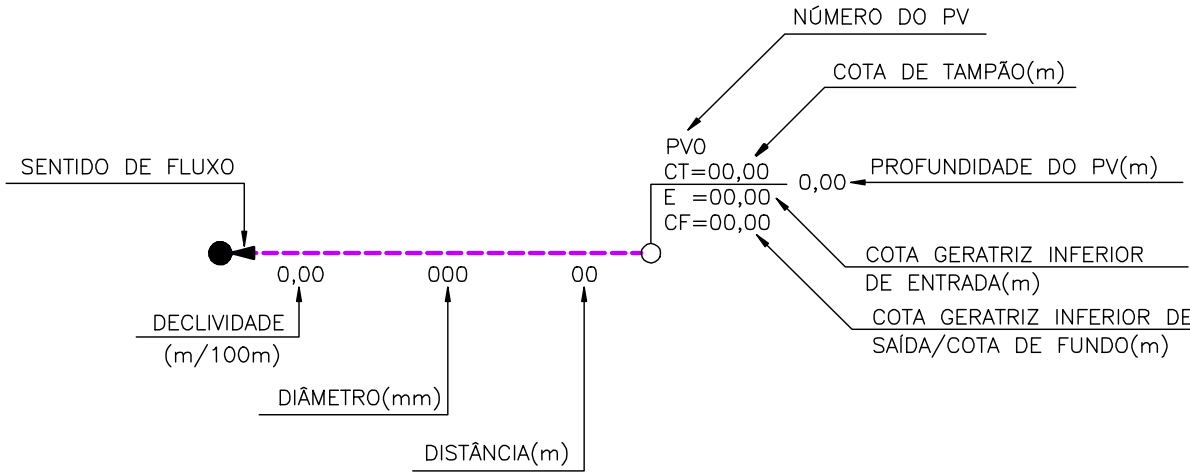

- POÇO DE VISITA EXISTENTE A SER DESATIVADO
- POÇO DE VISITA EXISTENTE
- POÇO DE VISITA PROJETADO
- REDE COLETORA EXISTENTE A SER DESATIVADA
- REDE COLETORA EXISTENTE
- REDE COLETORA PROJETADA

NOTAS

- DIMENSÕES E ELEVAÇÕES EM METRO, EXCETO ONDE INDICADO.
- TODO DIÂMETRO NÃO ESPECIFICADO CORRESPONDE A DN150mm.
- A REDE COLETORA PROJETADA SERÁ EM PVC RÍGIDO COM JUNTA ELÁSTICA E DEVERÁ ATENDER A EB 644/NBR 7362, SALVO INDICAÇÃO CONTRÁRIA.
- PARA DETALHE 1 VER DESENHO CESAN N° C-035-000-94-5-XX-0015
- PARA DETALHES 2 E 3 VER DESENHO CESAN N° C-035-000-94-5-XX-0016
- PARA DETALHE 4 VER DESENHO CESAN N° C-035-000-94-5-XX-0017

ESTE DESENHO É PROPRIEDADE DA
COMPANHIA ESPÍRITO SANTENSE DE
SANEAMENTO - CESAN E NÃO PODE
SER COPIADO SEM SUA AUTORIZAÇÃO.

NÚMEROS	TÍTULOS	N°	LOCAL	DISCRIMINAÇÃO	DES.	DIV.	GER.	DATA
PRINCIPAIS DESENHOS DE REFERÊNCIA		REVISÃO						

CANCELA E SUBSTITUI
O DESENHO NÚMERO:

CANCELADO E SUBSTITUI
DO DESENHO NÚMERO:

CENTRO DE DOCUMENTAÇÃO

RECEBIDO: / /

N° DOC.: ____ ASS.: ____

APROVAÇÃO CESAN:

ASS.: ____ MATR.: ____

UNID.: ____ DATA: / /

ESTA APROVAÇÃO NÃO ISENTA A CONTRATADA
DE SUAS RESPONSABILIDADES LEGAIS.

EMITENTE:

PROJETADO: **GANEM**
Engenharia Ltda

COORDENADOR: JULIO CESAR ALI GANEM

CREA: 19663/D REGIÃO: ES

DESENHO: ELISANA LIRIO

DATA: MARÇO/10

RESPONSÁVEL TÉCNICO: JULIO CESAR ALI GANEM

CREA: 24918/D REGIÃO: MG ART N°: ____ DATA: ____

EMIÇÃO CESAN

PROJETADO: _____

CREA: _____

DESENHADO: _____

VERIFICADO: _____

DIVISÃO: _____

GERÊNCIA: _____

MUNICÍPIO: SERRA

DISTRITO: CARAPINA

BAIRRO: C. CONTINENTAL

NOME DO EMPREENDIMENTO:

TÍTULO: SISTEMA DE ESGOTAMENTO SANITÁRIO
BAIRRO CIDADE CONTINENTAL
REDE COLETORA DE ESGOTO
PLANTA E PERFIL 01/02

ESCALA: 1/1000

FOLHA: 01/02

N° CESAN: C-035-000-94-5-XX-0019

REV: 00