



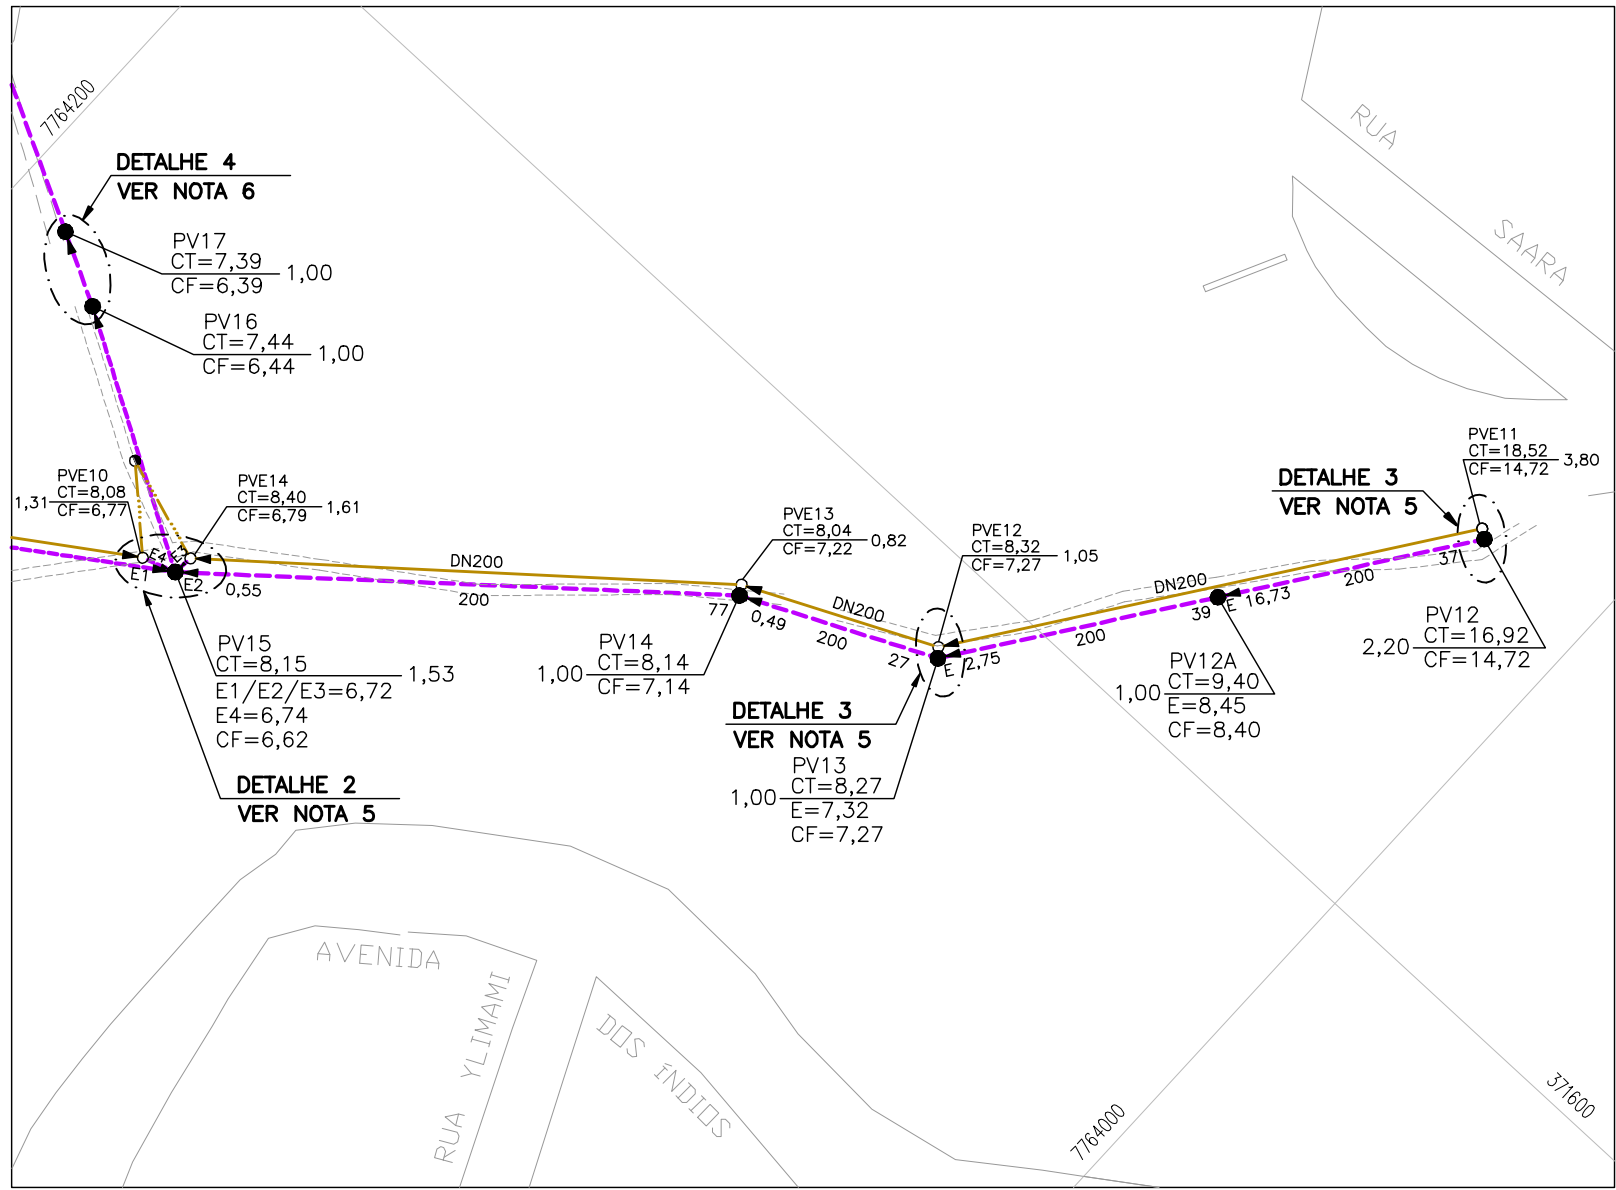


PLANTA BAIXA
ESC.: 1:1000

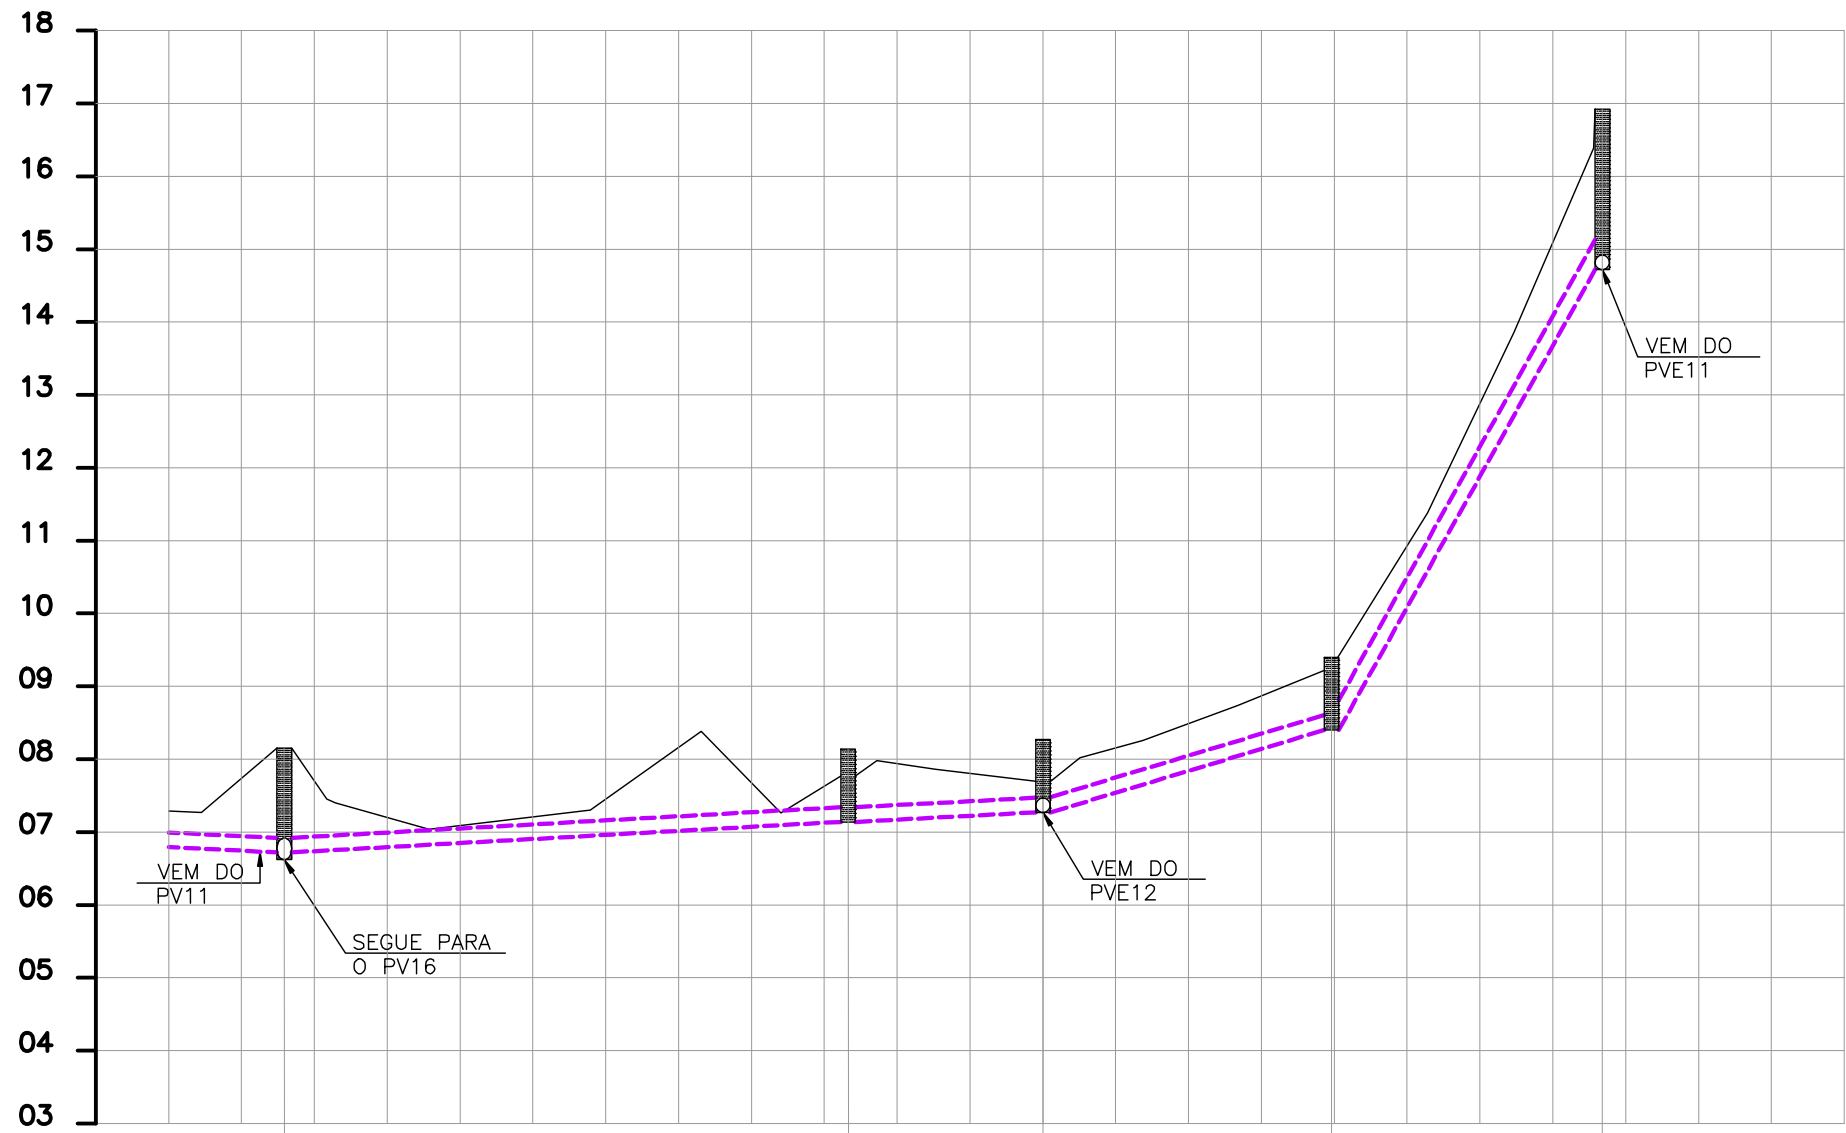


NÚMERO DO PV		PV15		PV14	PV13	PV12A	PV12
DISTÂNCIA DO TRECHO(m)		77		27	39	37	
COTAS(m)	TAMPÃO	8,15		8,14	8,27	9,40	16,92
	G.I. MONTANTE	6,72	6,72	7,14	7,32	8,45	
	G.I. JUSANTE			7,14	7,27	8,40	14,72
REBAIXO(m)		0,10	0,10	—	0,05	0,05	
PROFUNDIDADE DO PV(m)		1,53		1,00	1,00	1,00	2,21
DECLIVIDADE DO TRECHO (m/100m)		0,55		0,49	2,75	16,73	
DIÂMETRO(mm)/MATERIAL		DN200 PVC					

PERFIL LONGITUDINAL
ESC.: HORIZONTAL 1:1000
VERTICAL 1:100

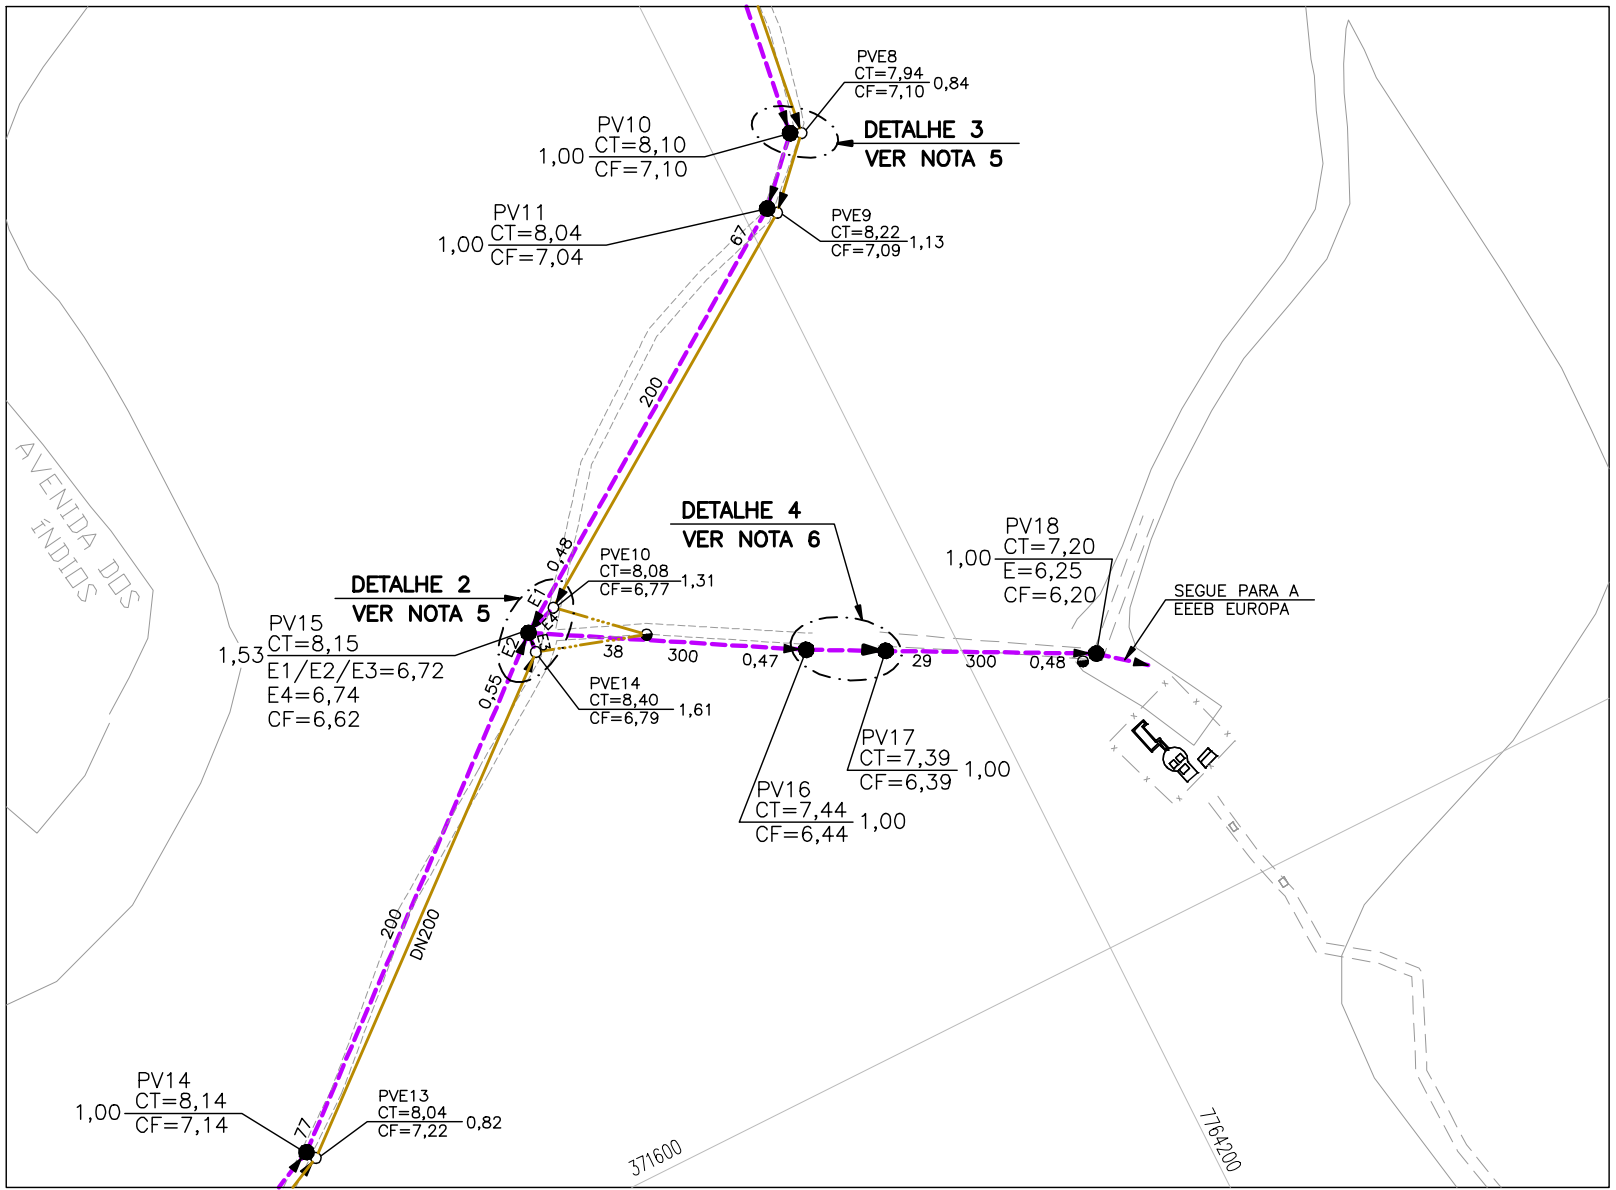


PLANTA BAIXA
ESC.: 1:1000

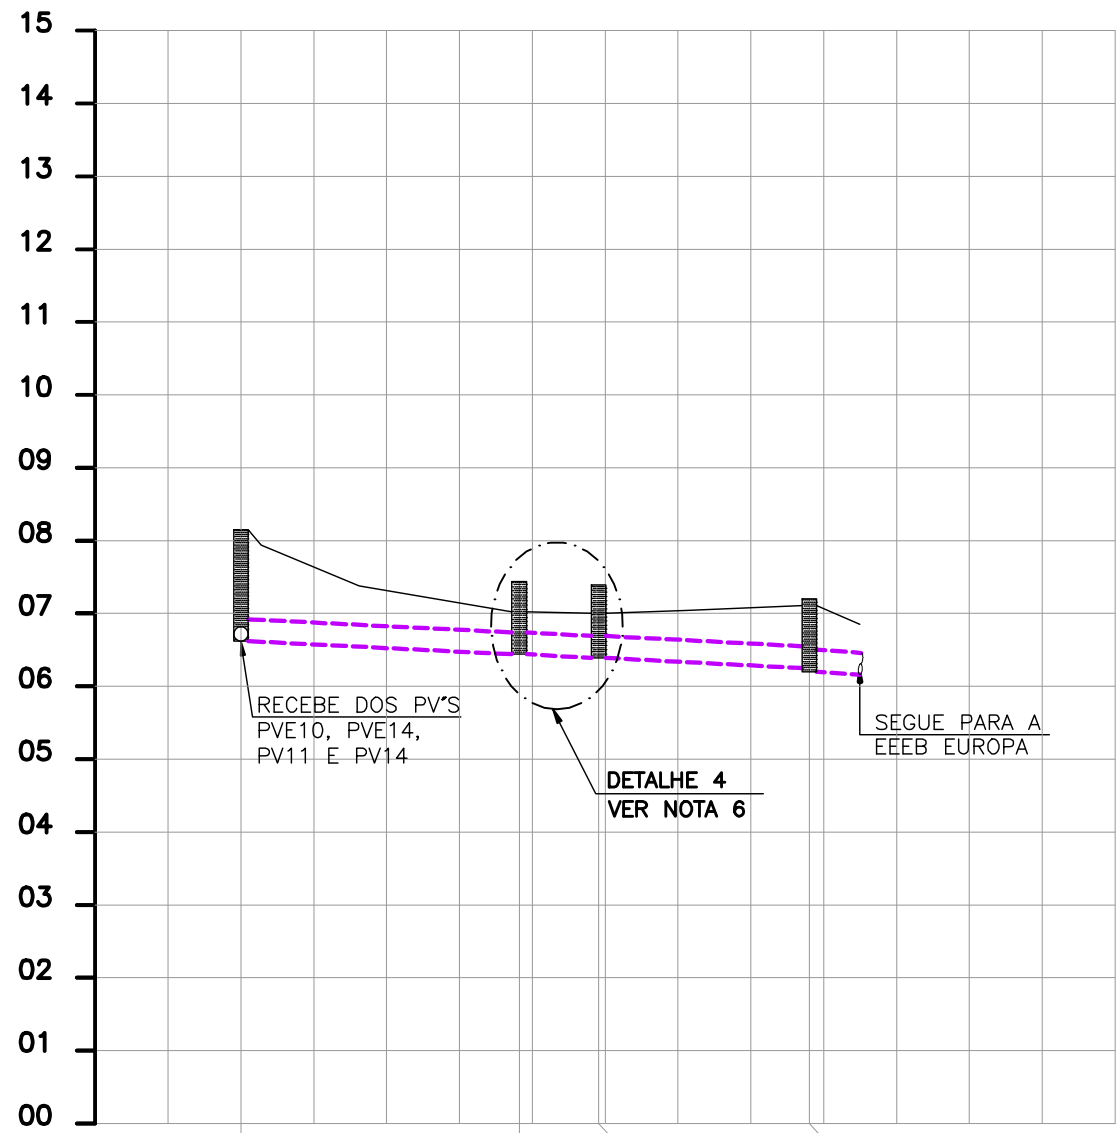

NÚMERO DO PV		PV15	PV16	PV17	PV18
DISTÂNCIA DO TRECHO(m)		38	11	29	
COTAS(m)	TAMPÃO	8,15	7,44	7,39	7,20
	G.I. MONTANTE	6,72	6,44	6,39	6,25
	G.I. JUSANTE	6,62	6,44	6,39	6,20
REBAIXO(m)		0,10	—	—	0,05
PROFUNDIDADE DO PV(m)		1,53	1,00	1,00	1,00
DECLIVIDADE DO TRECHO (m/100m)		0,47	0,46	0,48	
DIÂMETRO(mm)/MATERIAL		DN300 PVC	DN300 F.F.	DN300 PVC	

PERFIL LONGITUDINAL
ESC.: HORIZONTAL 1:1000
VERTICAL 1:100

LEGENDA

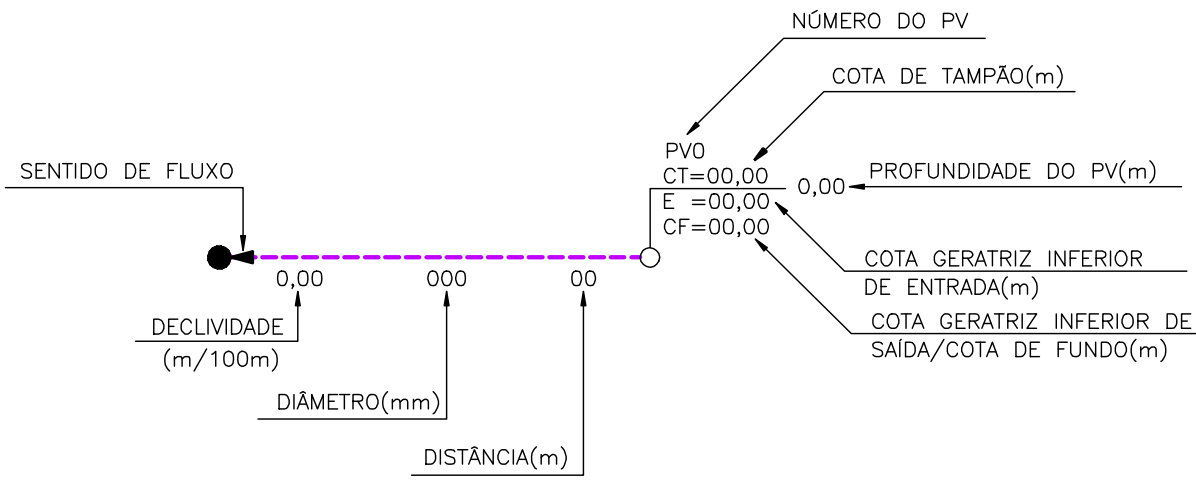

- POÇO DE VISITA EXISTENTE A SER DESATIVADO
- POÇO DE VISITA EXISTENTE
- POÇO DE VISITA PROJETADO
- REDE COLETORA EXISTENTE A SER DESATIVADA
- REDE COLETORA EXISTENTE
- REDE COLETORA PROJETADA

NOTAS

- DIMENSÕES E ELEVAÇÕES EM METRO, EXCETO ONDE INDICADO.
- TODO DIÂMETRO NÃO ESPECIFICADO CORRESPONDE A DN150mm.
- A REDE COLETORA PROJETADA SERÁ EM PVC RÍGIDO COM JUNTA ELÁSTICA E DEVERÁ ATENDER A EB 644/NBR 7362, SALVO INDICAÇÃO CONTRÁRIA.
- PARA DETALHE 1 VER DESENHO CESAN N° C-035-000-94-5-XX-0015
- PARA DETALHES 2 E 3 VER DESENHO CESAN N° C-035-000-94-5-XX-0016
- PARA DETALHE 4 VER DESENHO CESAN N° C-035-000-94-5-XX-0017

ESTE DESENHO É PROPRIEDADE DA
COMPANHIA ESPÍRITO SANTENSE DE
SANEAMENTO - CESAN E NÃO PODE
SER COPIADO SEM SUA AUTORIZAÇÃO.

NÚMEROS	TÍTULOS	N°	LOCAL	DISCRIMINAÇÃO	DES.	DIV.	GER.	DATA
PRINCIPAIS DESENHOS DE REFERÊNCIA		REVISÃO						

CANCELA E SUBSTITUI
O DESENHO NÚMERO:

CANCELADO E SUBSTITUÍDO
PELO DESENHO NÚMERO:

CENTRO DE DOCUMENTAÇÃO

RECEBIDO: / /

N° DOC.: ASS.:

APROVAÇÃO CESAN:

ASS.: MATR.:

UNID.: DATA: / /

ESTA APROVAÇÃO NÃO ISENTA A CONTRATADA
DE SUAS RESPONSABILIDADES LEGAIS.

EMITENTE:

PROJETADO: RODOLFO S. AGOSTINI

COORDENADOR: JULIO CESAR ALI GANEM

CREA: 19663/D REGIÃO: ES

CREA: 24918/D REGIÃO: MG

DESENHO: ELISANA LIRIO

N° DES. PROJETISTA:

DATA: MARÇO/10

RESPONSÁVEL TÉCNICO: JULIO CESAR ALI GANEM

CREA: 24918/D REGIÃO: MG ART N°: DATA:

EMIÇÃO CESAN

PROJETADO:

CREA:

DESENHADO:

VERIFICADO:

DIVISÃO:

GERÊNCIA:

DATAS

MUNICÍPIO: SERRA

DISTRITO: CARAPINA

BAIRRO: C. CONTINENTAL

NOME DO EMPREENDIMENTO:

TÍTULO: SISTEMA DE ESGOTAMENTO SANITÁRIO
BAIRRO CIDADE CONTINENTAL
REDE COLETORA DE ESGOTO
PLANTA E PERFIL 02/02

ESCALA: 1/1000

FOLHA: 02/02

N° CESAN: C-035-000-94-5-XX-0020

REV: 00