



SISTEMA DE BIODESODORIZAÇÃO

ESCALA 1:75

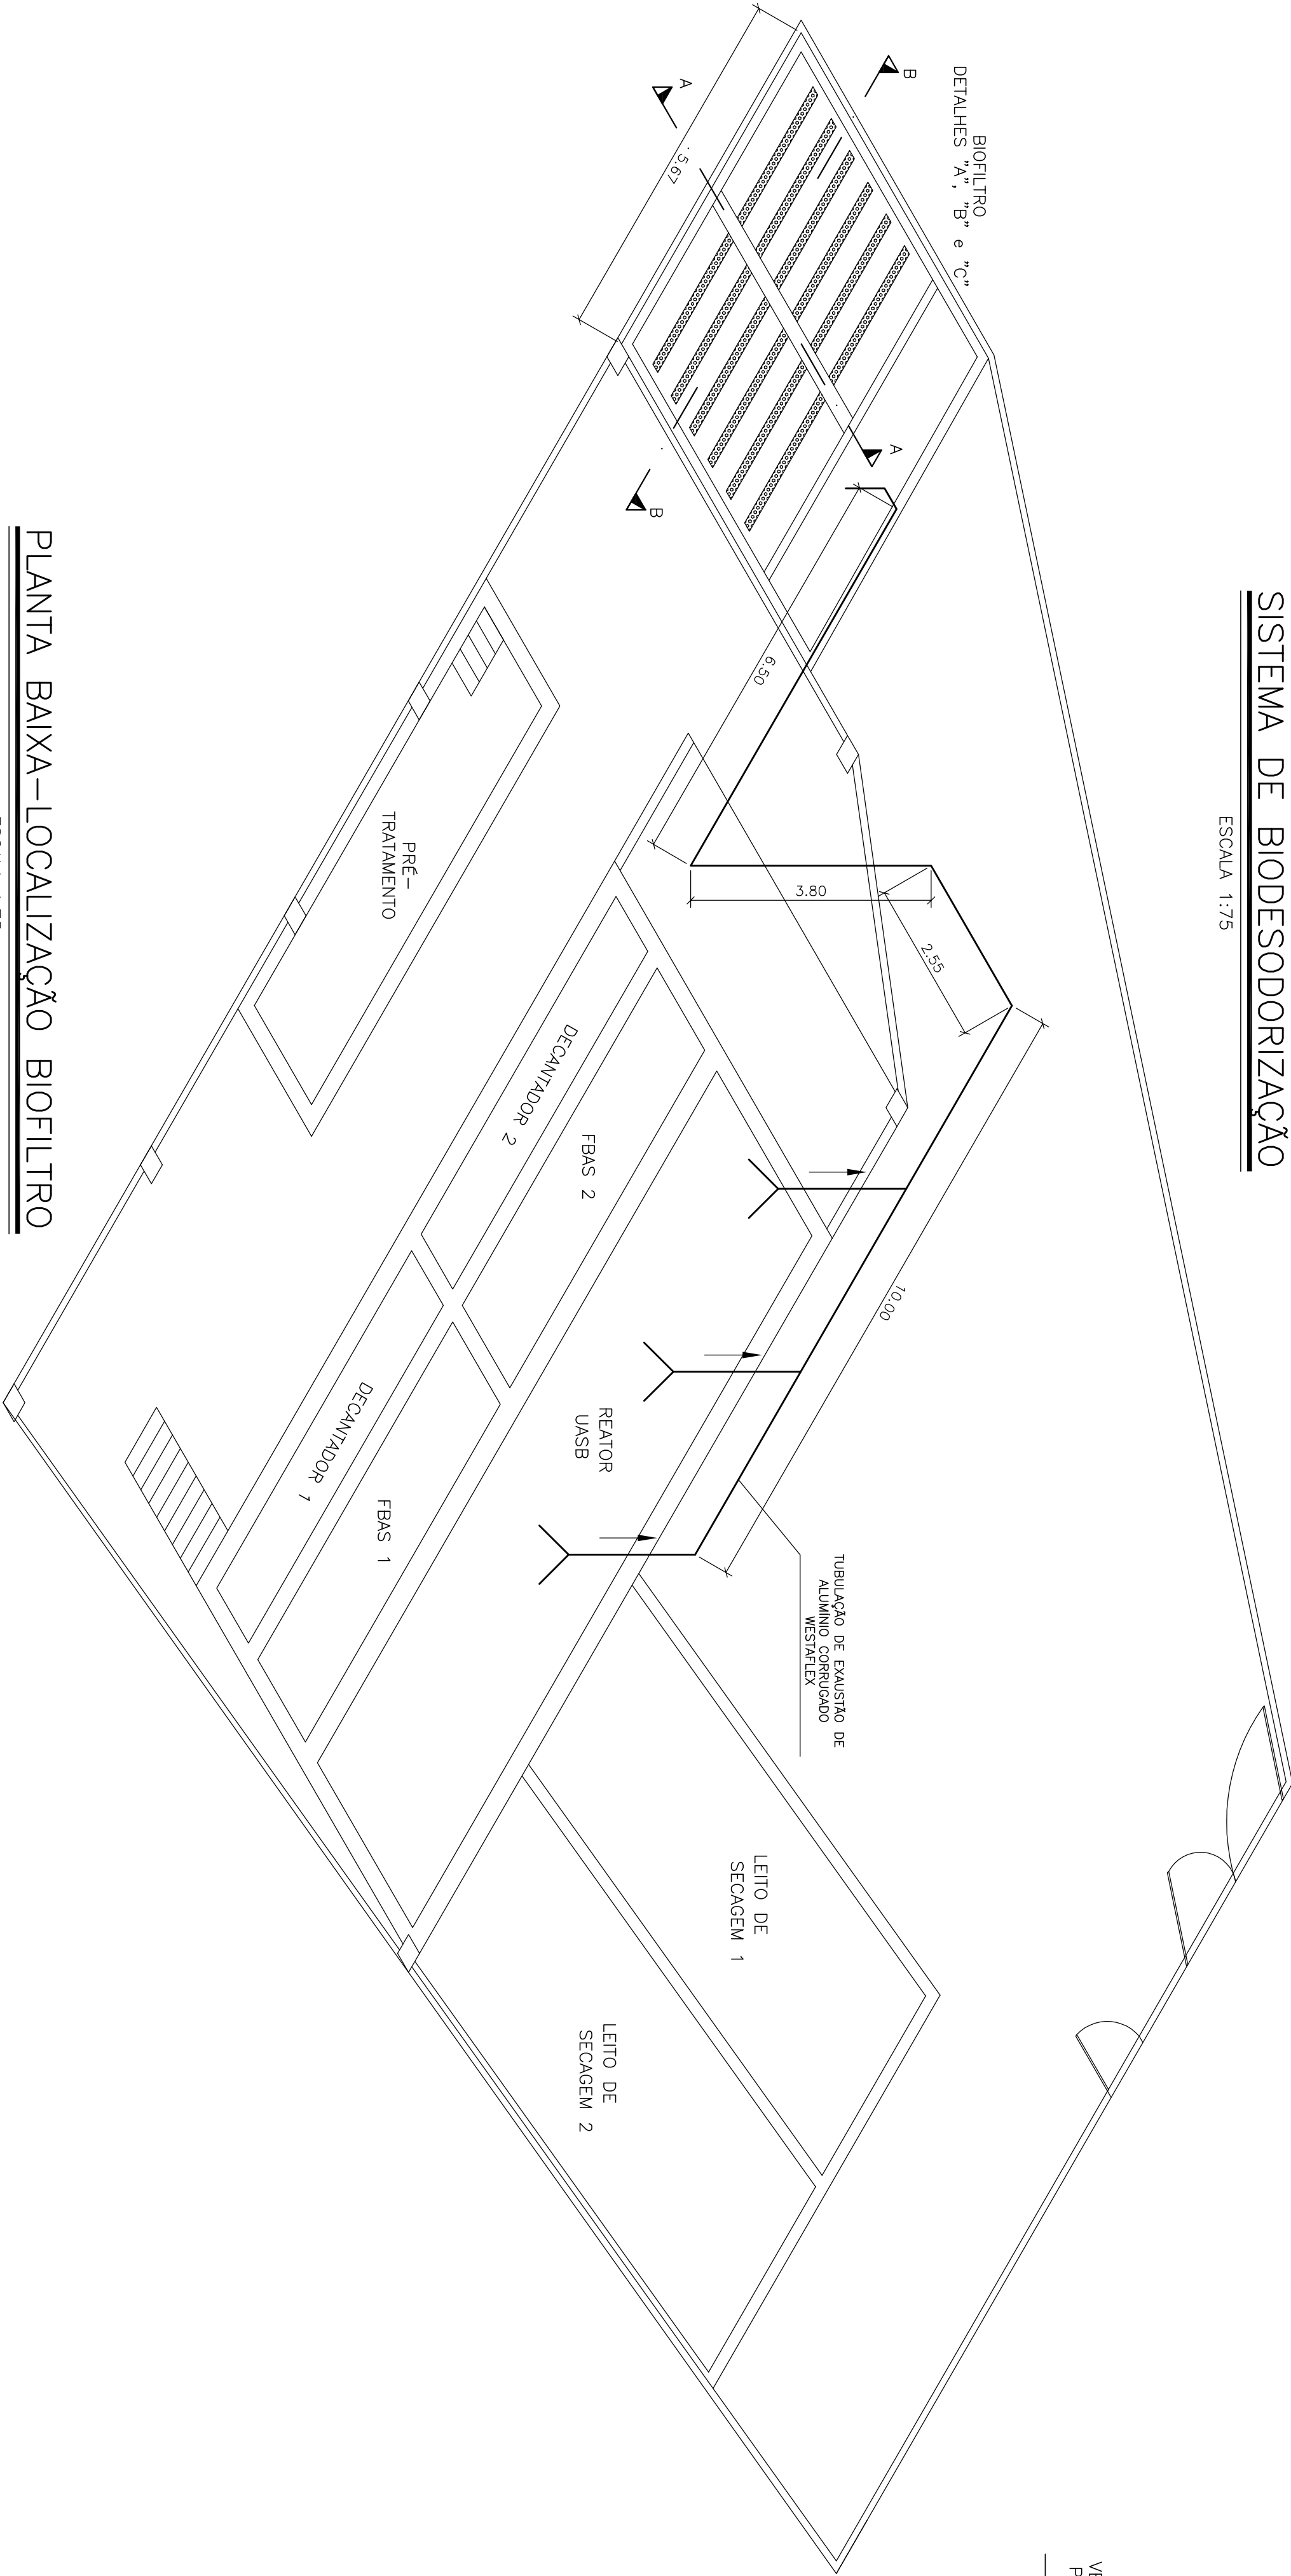


CORTE "A-A"

ESCALA 1:50

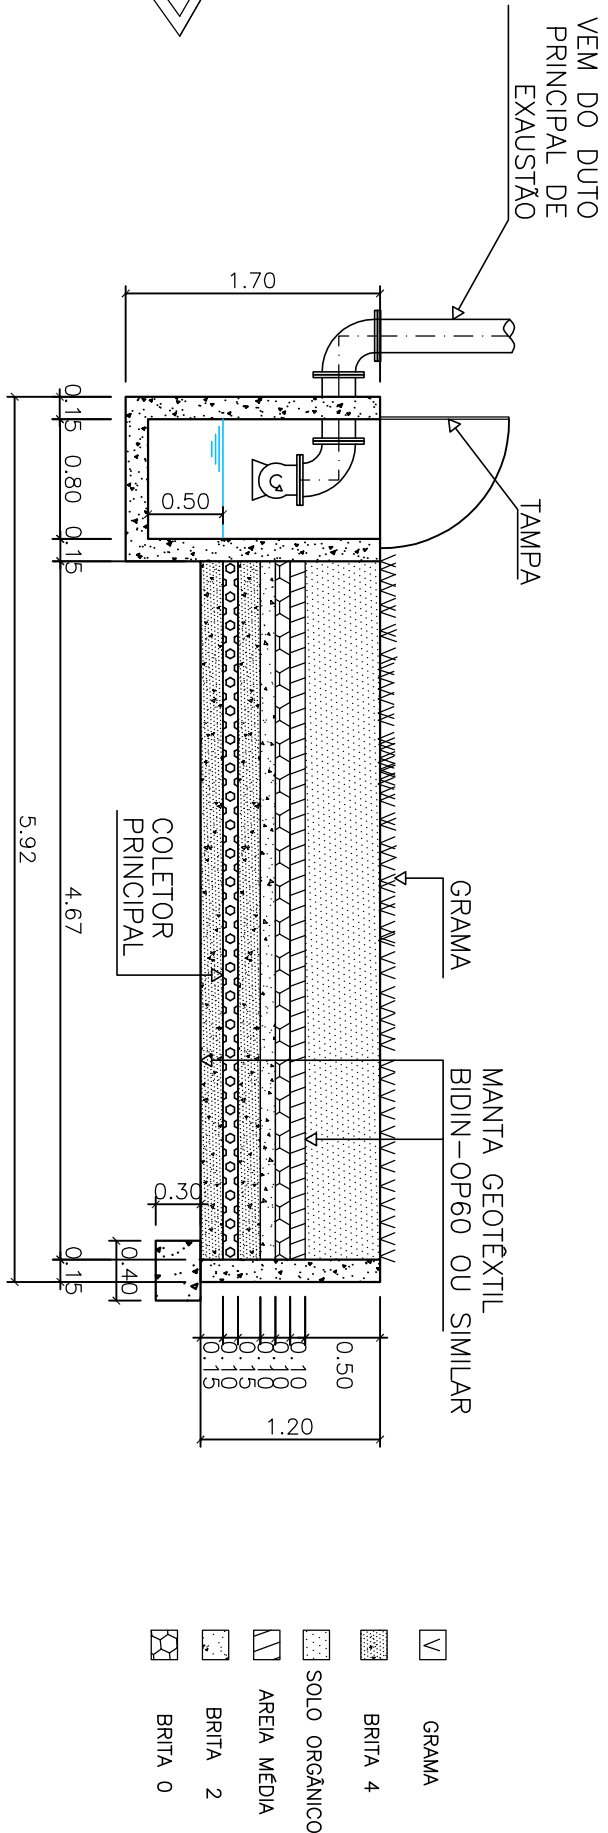


CORTE "B-B"

ESCALA 1:50

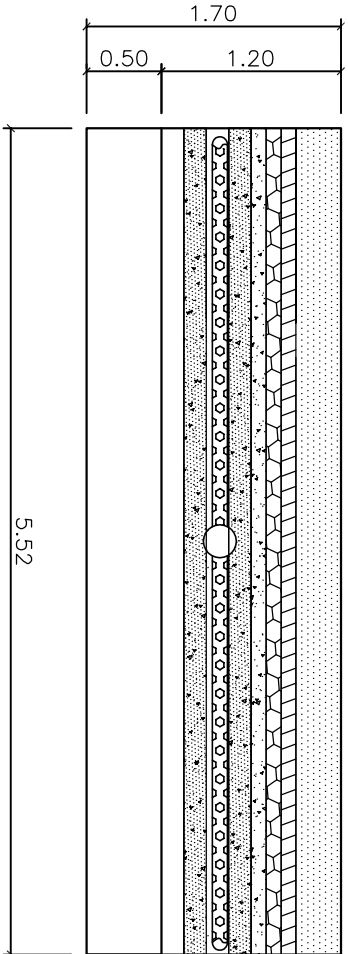


PLANTA BAIXA-LOCALIZAÇÃO BIOFILTRO

ESCALA 1:75

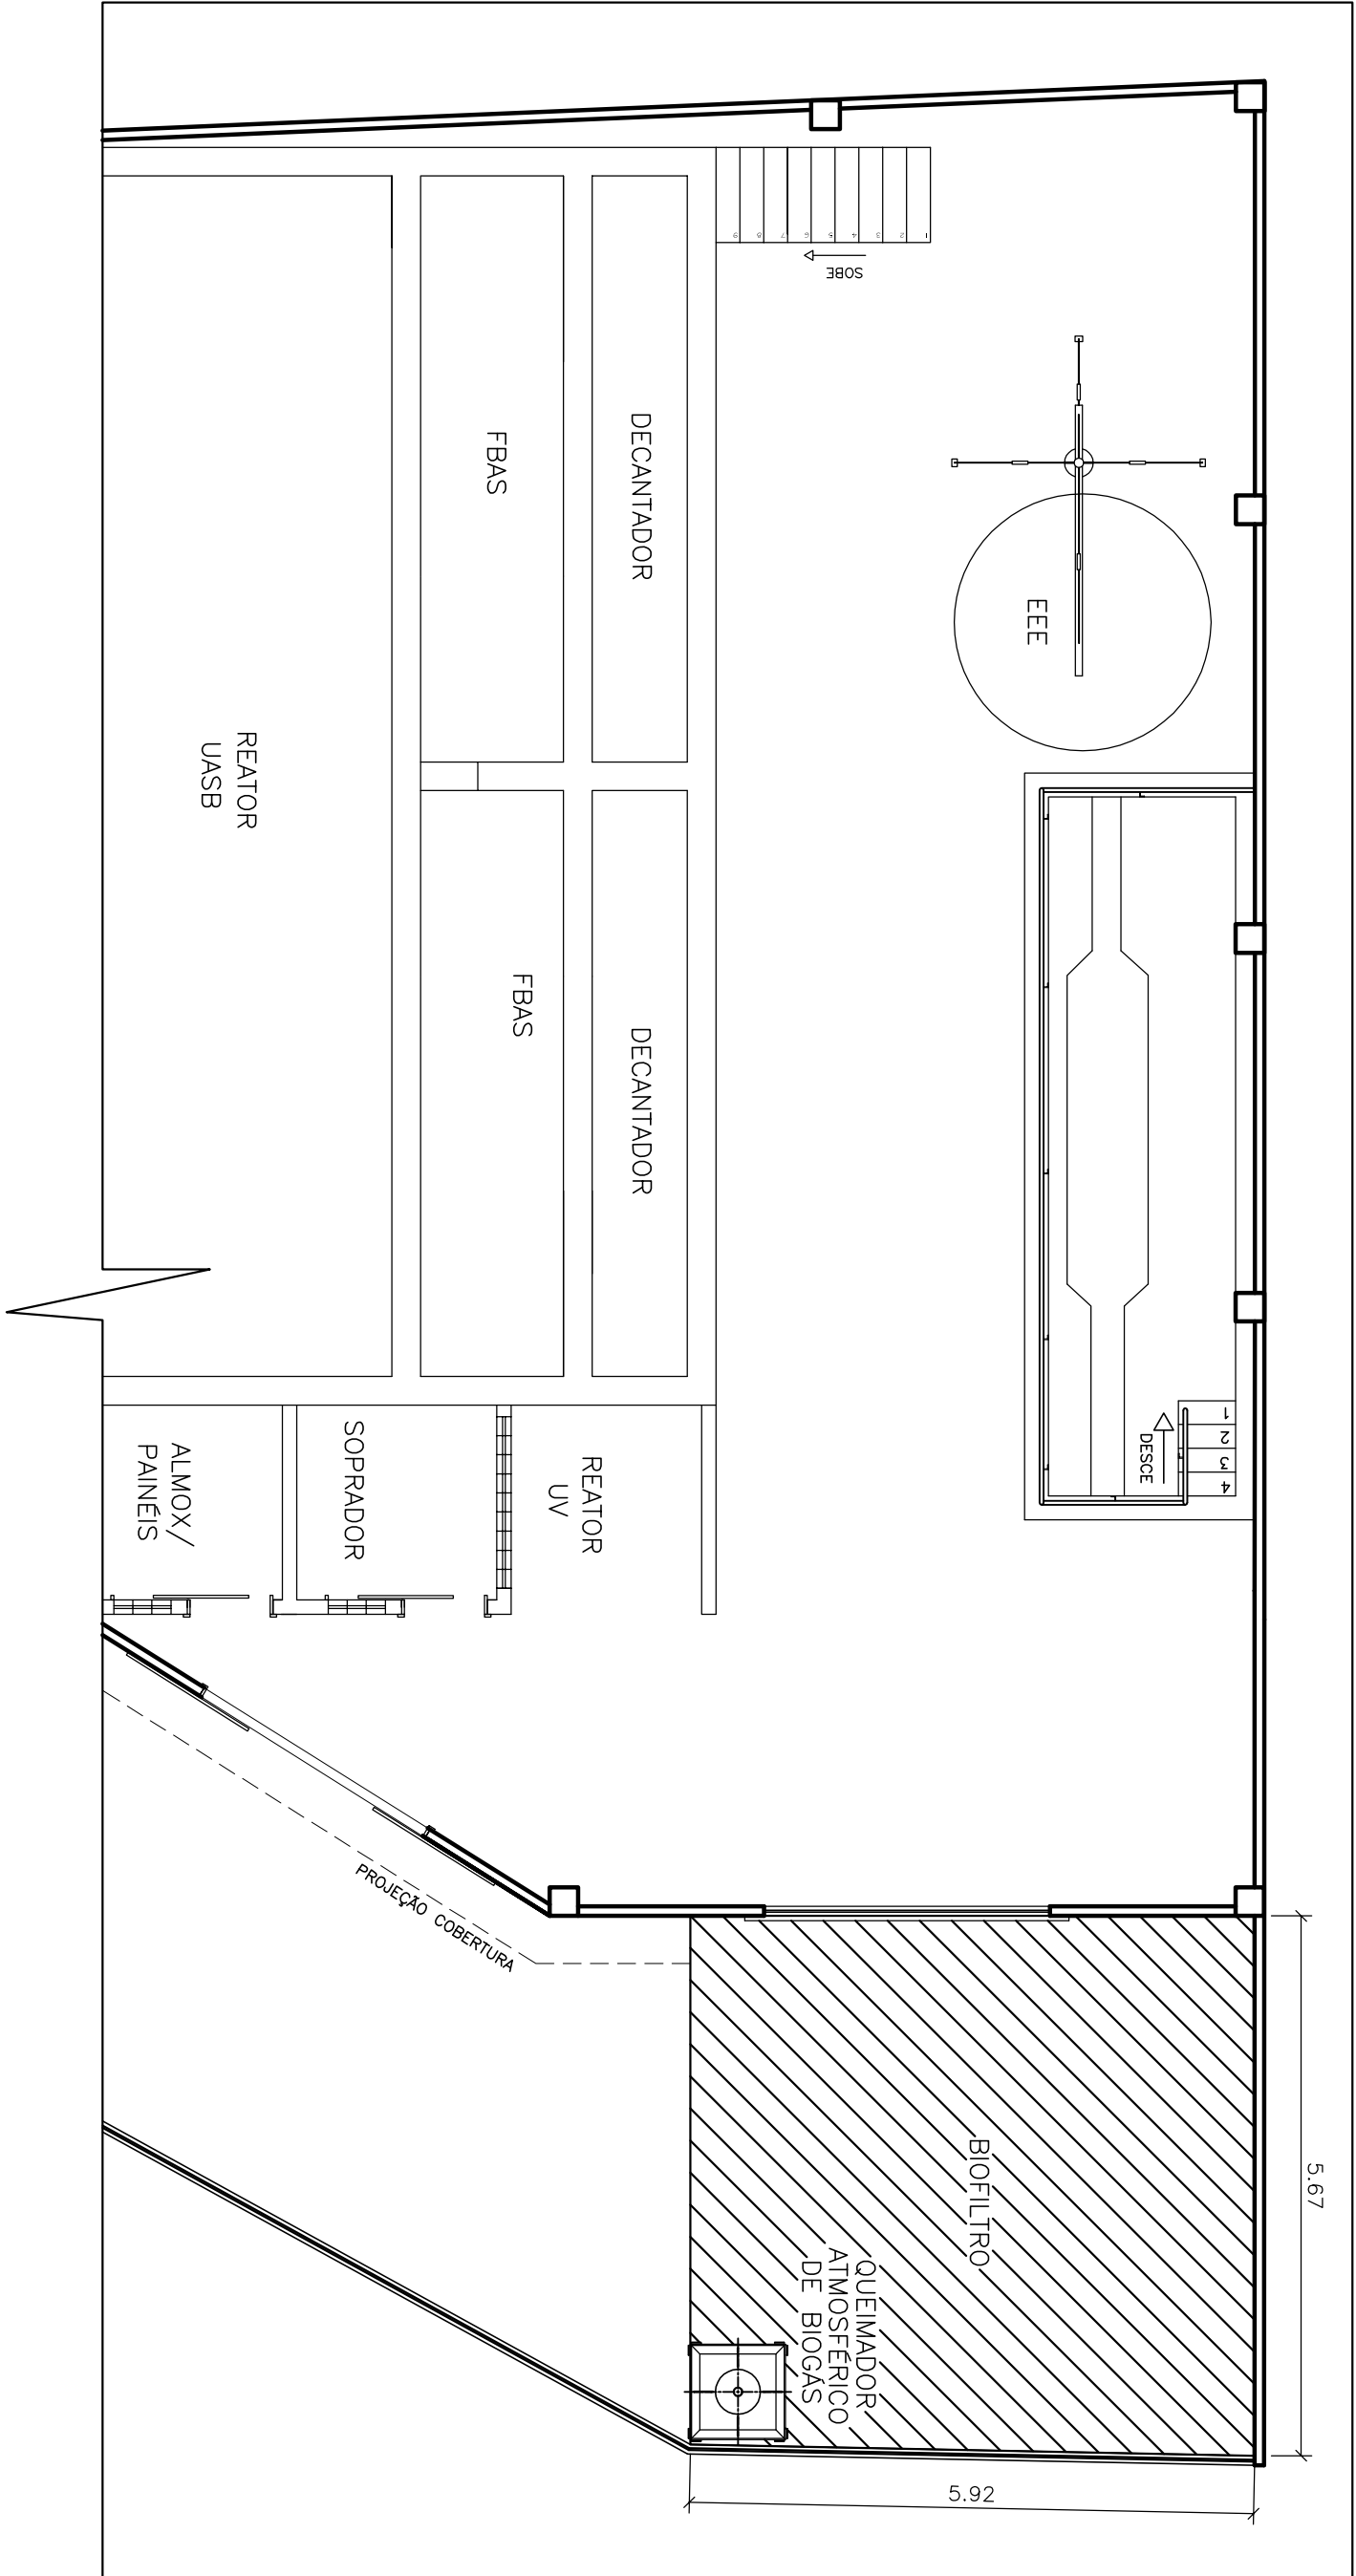

PERSPECTIVA

ESCALA 1:50

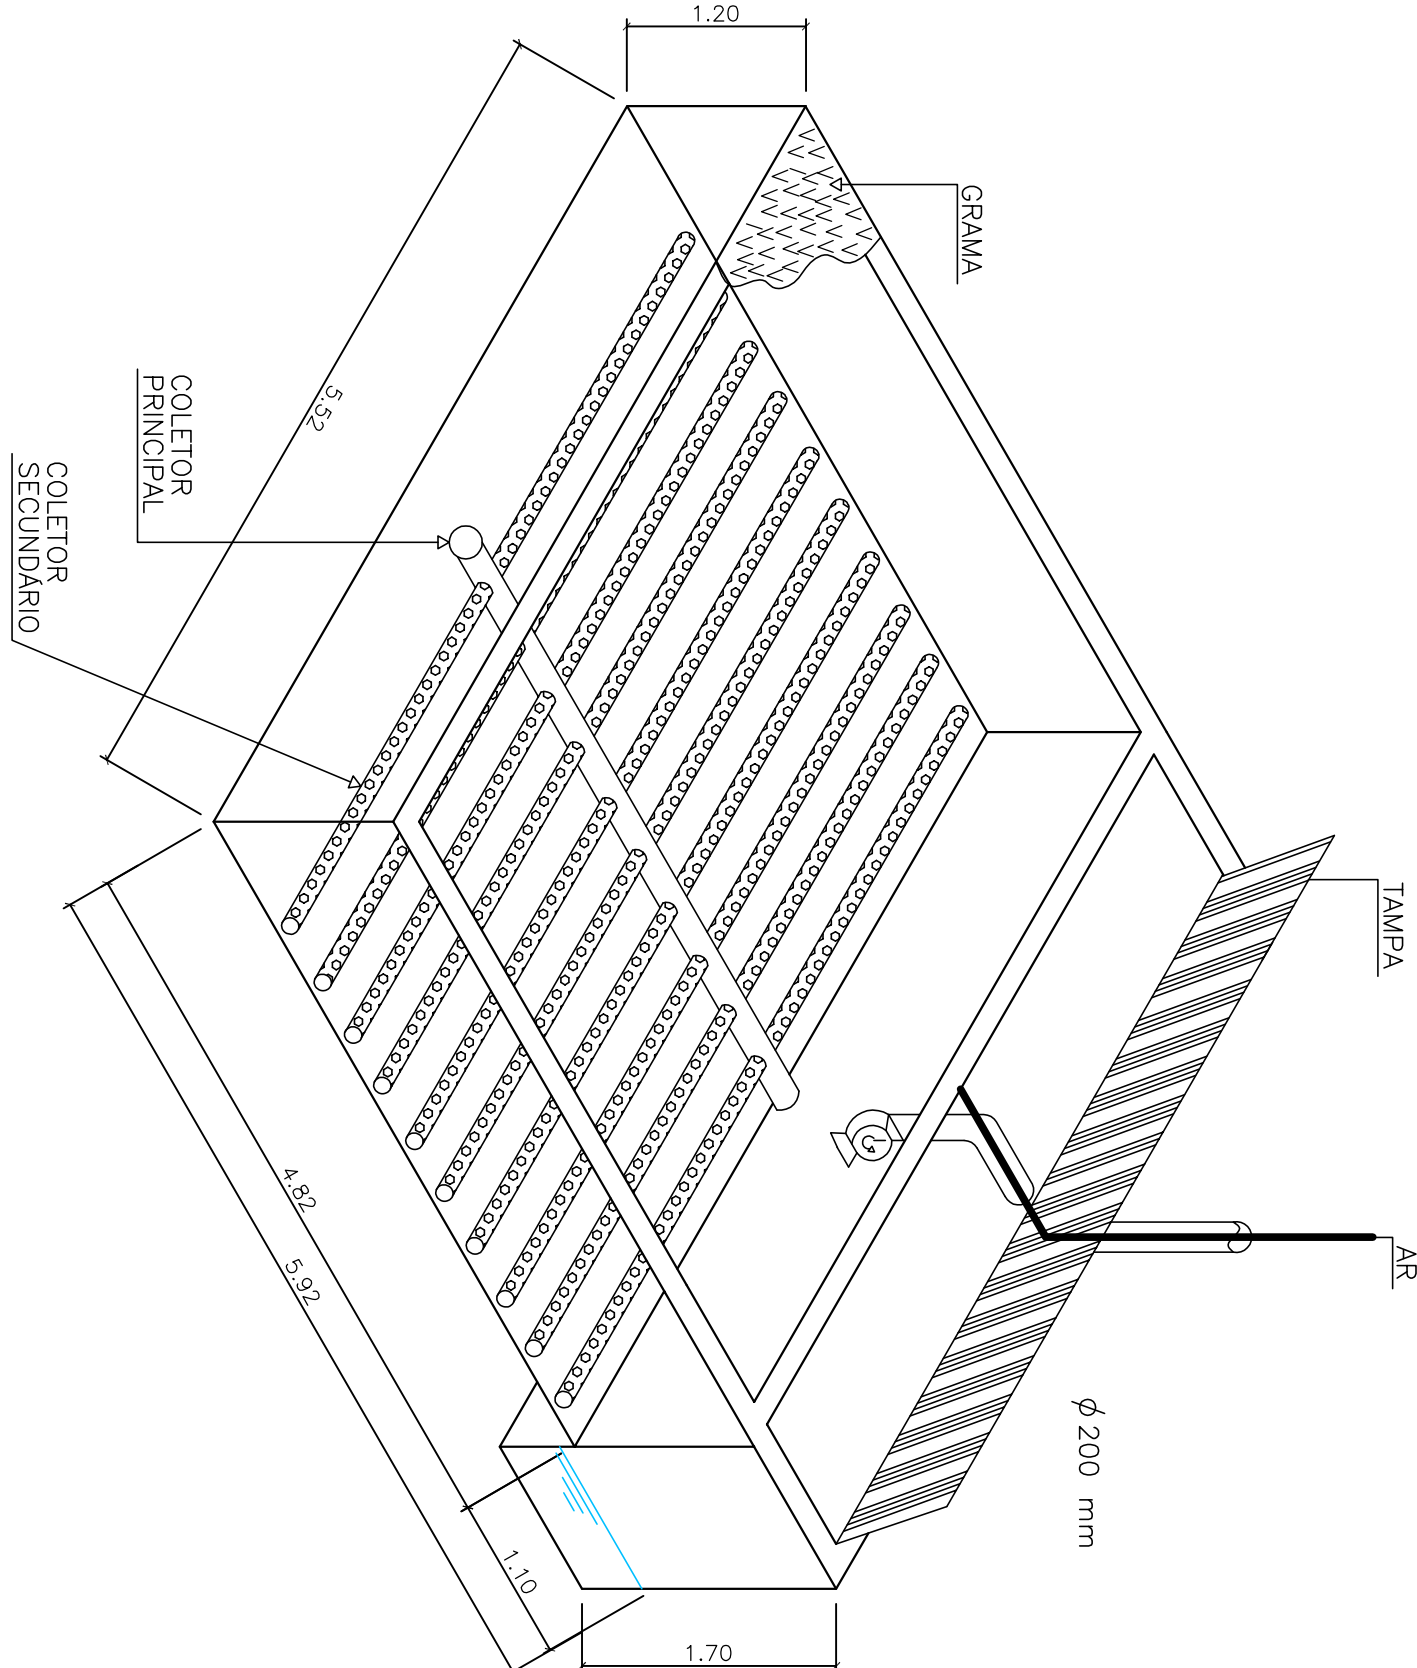

TAB. PLOTTER	
PERN. ESP.	21
08	0.05
MACEVIA	0.08
WHITE	0.15
GRAN	0.20
GREEN	0.25
BLUE	0.30

FORMATO: A1
ESC. PLOT: 1:1

COMPANHIA ESPÍRITO SANTENSE DE
SANEAMENTO - CESAN E NÃO PODE
SER COPIADO SEM SUA AUTORIZAÇÃO.

CANCELADO E SUBSTITUI
O DESENHO NÚMERO:

CENTRO DE DOCUMENTAÇÃO
RECEBIDO: / /
ASS: / /

EMITENTE:



PROJETADO:

COORDENADOR:

RODRIGO M. SILVA/PROJETO F. GONÇALVES

RICARDO FRANK GONÇALVES

CREA: 3892-D/2002-REGRÃO: ES

REGRÃO: ES

DESENHO: RODRIGO L. SANTOS

Nº DES. PROJETISTA:

DATA: 11 / 09 / 05

ET: 1204-14-0078-14

RESPONSÁVEL TÉCNICO: RICARDO FRANK GONÇALVES

CREA: 3892-D - REGRÃO: ES ART Nº: DATA:

EMIÇÃO CESAN

DATAS

PROJETADO:

CREA:

DESENHADO:

VERIFICADO:

DIVISÃO:

GERÊNCIA:

1-PRC

ENG. MILTON KLEINE

1-GER

ENG. GILSON CONTINHO



MUNICÍPIO: DOMINGOS MARTINS

DISTRITO: ARAÇÁ

BAIRRO: PEDRA AZUL

EMPENHAMENTO: SISTEMA DE SANEAMENTO

TÍTULO: AMPLIAÇÃO DO SISTEMA DE ESGOTAMENTO SANITÁRIO DE

VILA DE PEDRA AZUL - DOMINGOS MARTINS

SISTEMA DE BIODESODORIZAÇÃO

PROJETO BÁSICO

ESCALA:

INDICAÇÃO

FOLHA:

01 / 01

Nº CESAN

B-0 6-2-0 0 6-9 2-5-X-X-0 0 0 9

REV: