


PLANTA BAIXA

ESCALA 1:25

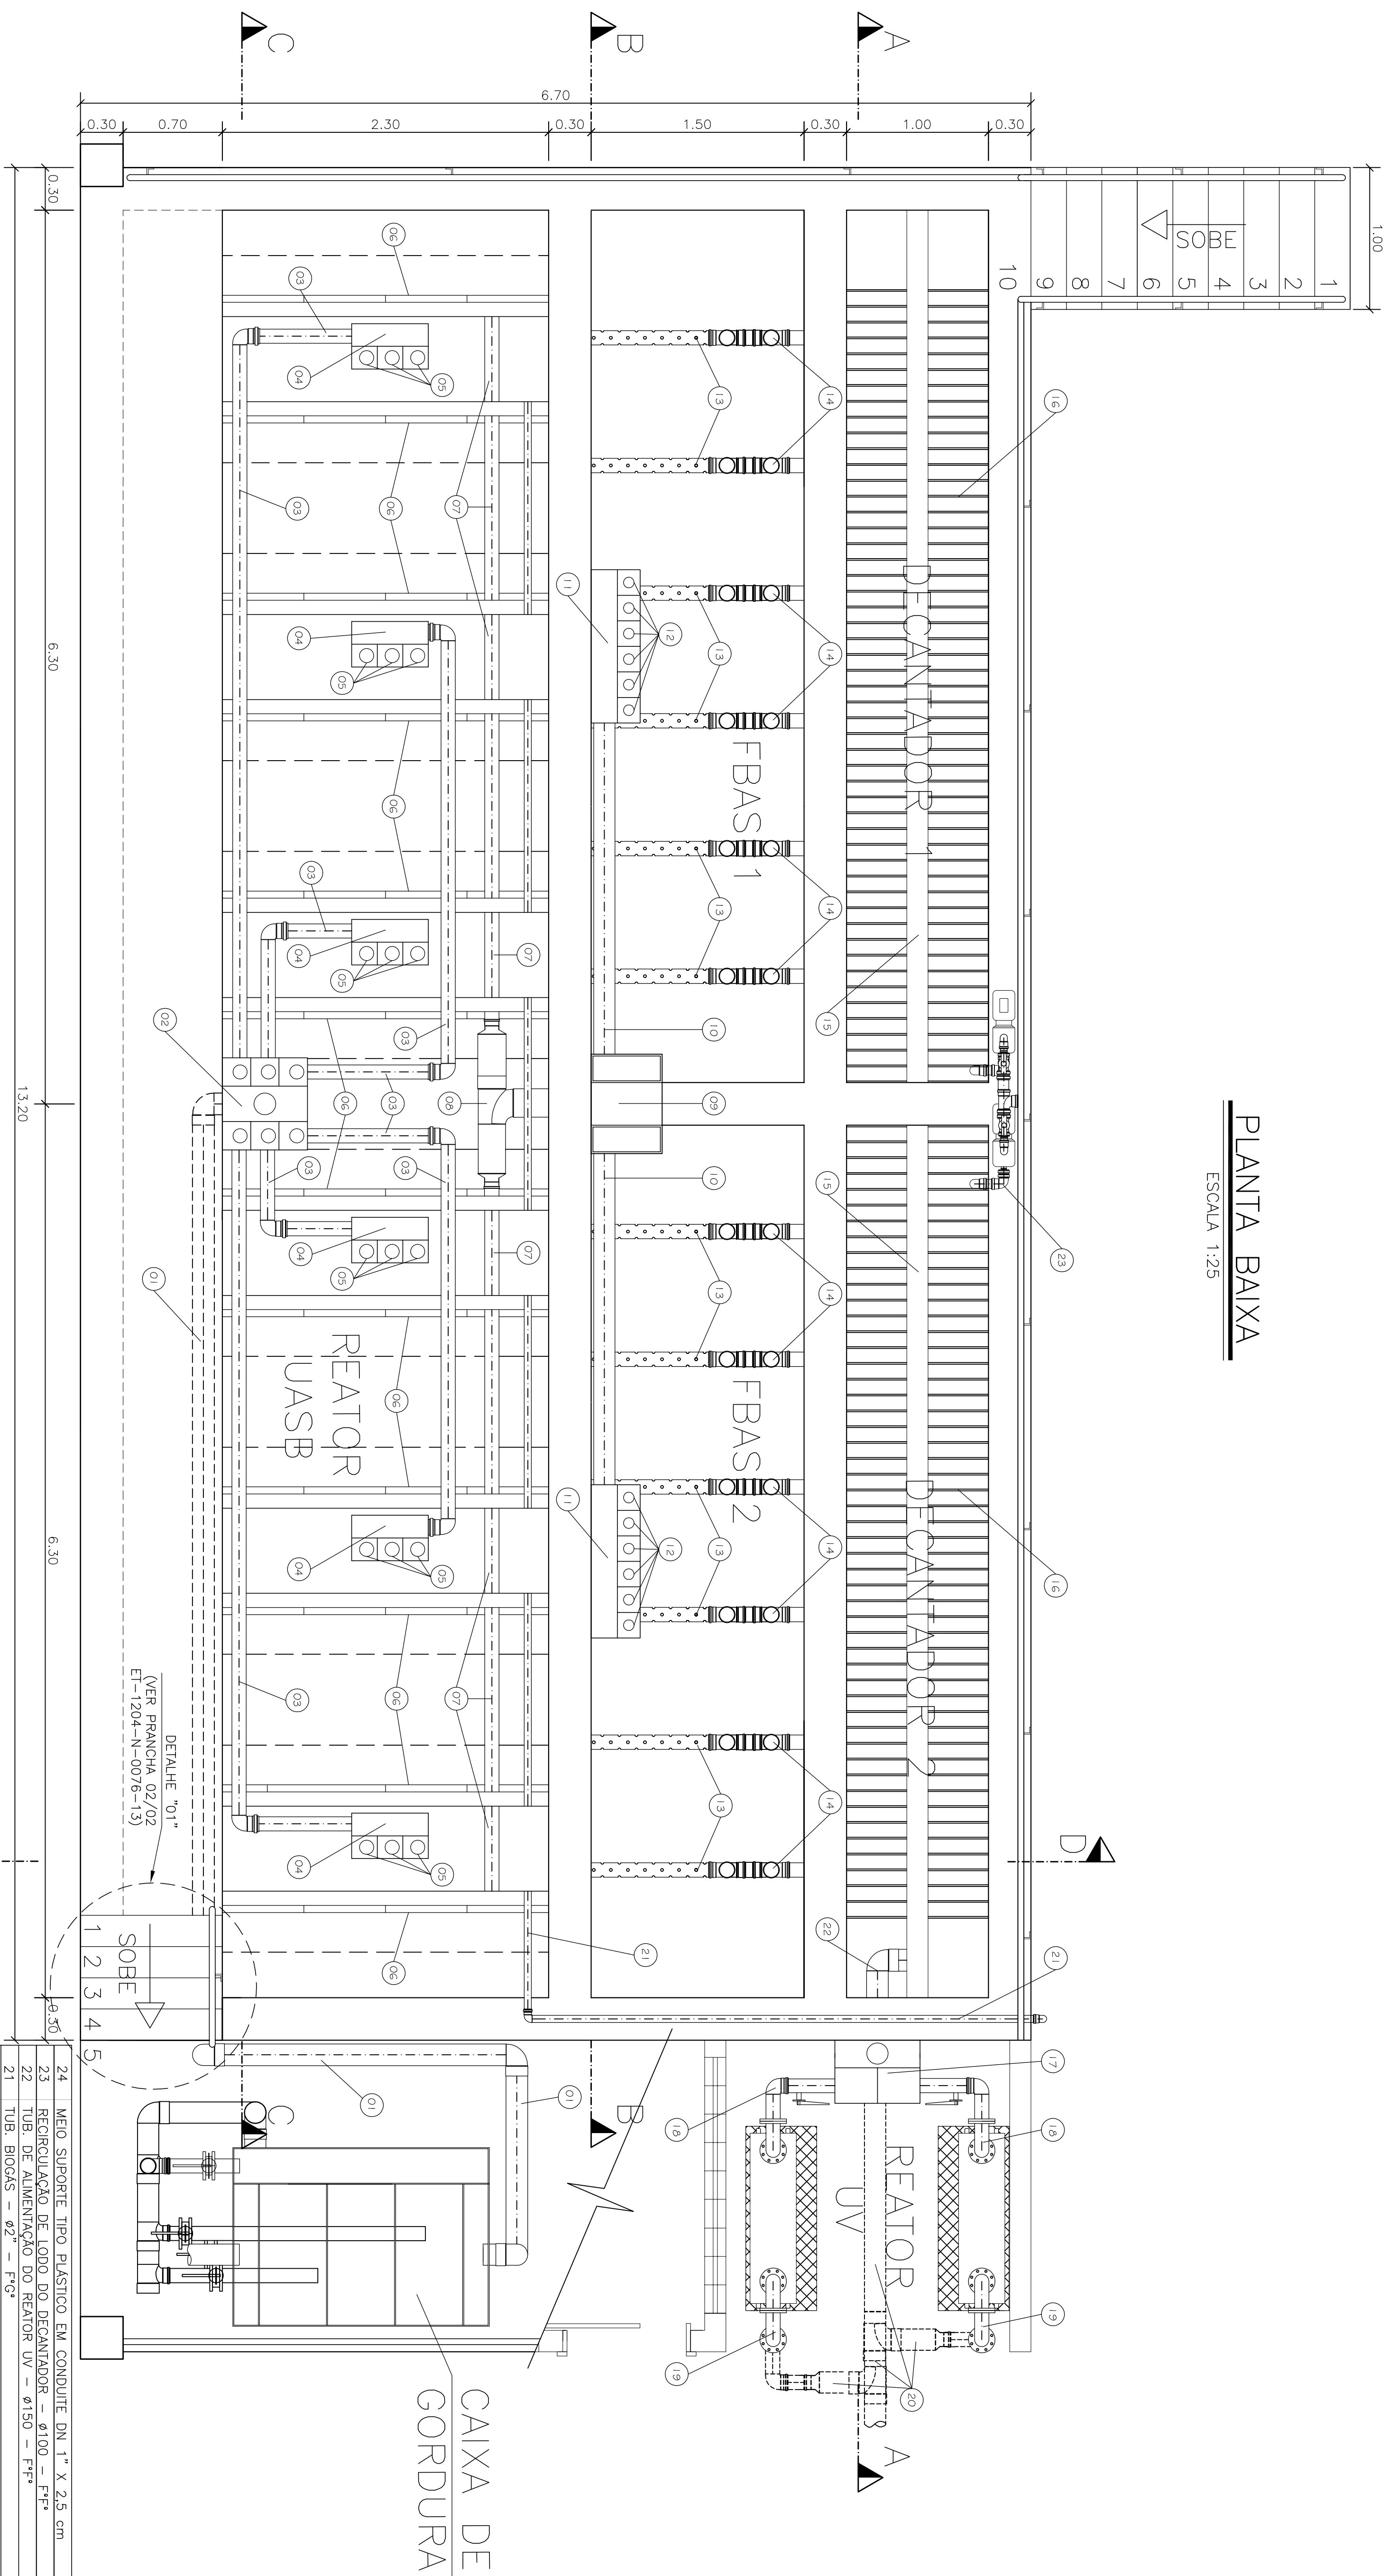

ESCALA	
1/1	
COR	ESP
Red	0.40
Yellow	1.00
Green	0.50
Cyan	0.30
Blue	0.60
Magenta	0.15
White	0.20
8	0.08
145	0.20
140	0.20

ESC. PLOT. 1:1

DA
DE
ÇÃO.

DE
POD
RIZA

LOADS
USE
TO
AUTOM

PRIED
NTEM
NÄ
AI

PROF
SAM
E
SUA

TO
GAN
M

ESPÍRIT
CES
SE

INHC
ES
DO —
DO

DESE
HIA
ENTO
OPIA

E D
PAN
EAM
C

ESTE
COM
SANI
SER

[illegible]

CANCELA E SUBSTITUI
O DESENHO NÚMERO: _____

CANCELADO E SUBSTITUI
DO PELO DESENHO
NÚMERO: _____

CENTRO DE DOCUMENTAÇÃO

RECEBIDO: ____ / ____

Nº DOC.: ____ ASS.: ____

APROVAÇÃO CESAN:

ASS.: ____ MATR.: ____

UNID.: ____ DATA: ____ / ____

ESTA APROVAÇÃO NÃO SERÁ A CONTRADIÇÃO
DE SUAS RESPONSABILIDADES LEGAIS.

ITEMENTE: 	
PROJETADO:	COORDENADOR:
RODAGEM M. SILVA/PROJETO F. GONÇALVES CREA: 37444-0/2592-0-REGIÃO: ES	RECIBIDO FRANKI GONÇALVES CREA: 3892-2 REGIÃO: ES
DENSO: _____ _____ GONÇALVES L. SANTOS	Nº DES. PROJETISTA: _____
DATA: 02 / 10 / 05	ET-1204-M-0078-13
RESPONSÁVEL TÉCNICO: CREA: 3900-2 REGIÃO: ES ART Nº: _____	RECIBIDO FRANKI GONÇALVES DATA: _____

EMISSÃO: CESAN	DATAS
PROJETADO: _____	
CREA: _____	
DESENHADO: _____	
VERIFICADO: _____	
DIVISÃO: _____	
I-OPC _____ ENGº WALTON KLEINE I-GRD _____ ENGº CLAUDIO CONTINARO	SET/05

MUNICÍPIO: DOMINGOS MARTINS		DISTRITO: APAÇE		BARRO: PEDRA AZUL	
EMPREENHIMENTO: SISTEMA DE SANEAMENTO					
TÍTULO: AMPLIAÇÃO DO SISTEMA DE ESCOTAMENTO SANTÁRIO DE VILA DE PEDRA AZUL – DOMINGOS MARTINS					
PLANTA BAA DO CONJUNTO UASB+FBAS+DECANTADOR PROLETO BASICO					
ESCALA:	FOLHA:		Nº CESAN		
INDICADA	01 / 02		B-0 6 2-0 0 6-9 2-5-X X-0 0 1 1		
REV:					