
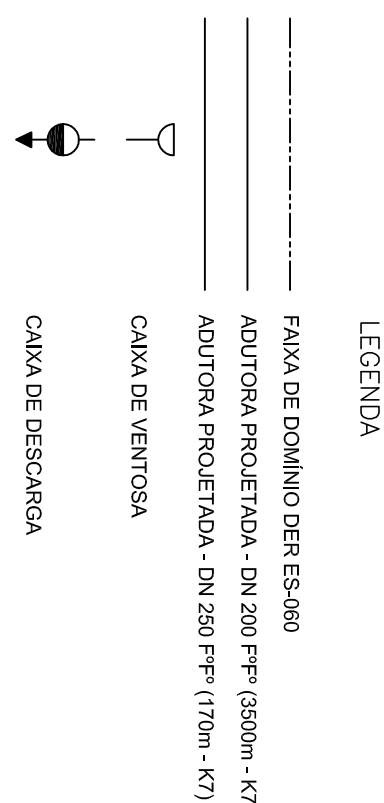
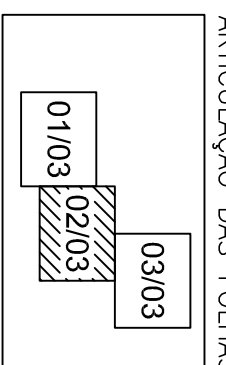
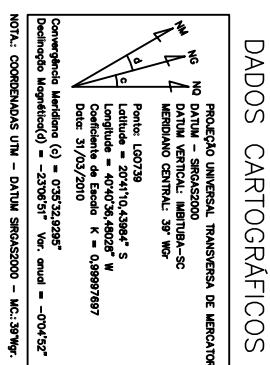


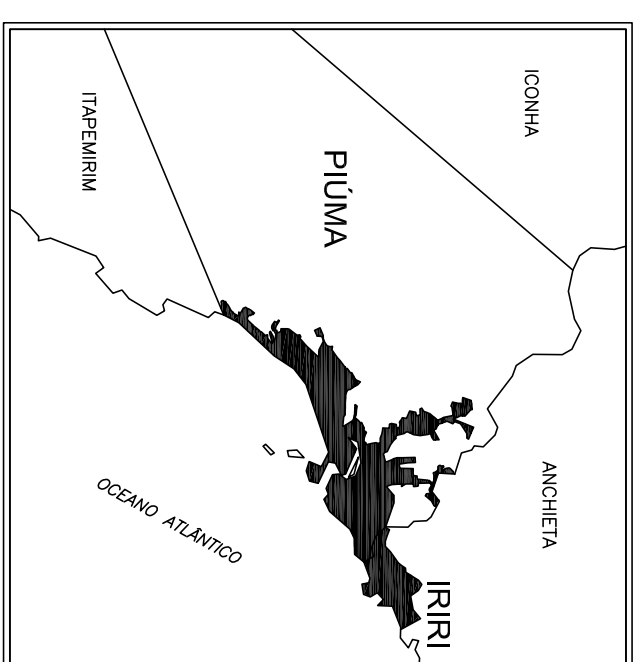

CANCELA E SUBSTITUI O DESENHO NÚMERO: _____									
CENTRO DE DOCUMENTAÇÃO									
RECEBIDO: ____/____/____ ASS.: _____									
N.º DOC.: _____ ASS.: _____									
APPROVAÇÃO CESAN:									
CANCELADO E SUBSTITUÍDO PELO DESENHO NÚMERO: _____									
ASS.: _____ MATR.: _____									
UNID.: _____ DATA: ____/____/____									
ESTA APROVAÇÃO NÃO ISENTA A CONTRATADA DE SUAS RESPONSABILIDADES LEGAIS.									
EMITENTE:									
PROJETOADO: _____ COORDENADOR: _____									
CREA: _____ REGIÃO: _____									
DESENHO: _____ N.º DES. PROJETISTA: _____									
DATA: ____/____/____									
RESPONSÁVEL TÉCNICO: _____									
CREA: _____ REGIÃO: _____ ART. N.º: _____ DATA: _____									
EMISSÃO CESAN									
DATAS									
PROJETOADO: _____									
EMP.º MARCELO WAGNER RIBEIRO A. CORREA									
JUN/2014									
CREA: ES-22886/D									
JUN/2014									
DESENHADO: _____									
ALINE GOMES MOURA									
JUN/2014									
VERIFICADO: _____									
JUN/2014									
DIVISÃO: _____									
EMP.º MARCELO JOSÉ DE MATOS BARCELLOS									
JUN/2014									
GERÊNCIA: _____									
ROMETE GUEDES MACHADO									
JUN/2014									
MUNICÍPIO: PÍJOMA									
DISTRITO: SEDE									
BAIRRO: -									
NOME DO EMPREENDIMENTO: MELHORIA DO SISTEMA DE ABASTECIMENTO DE ÁGUA									
TÍTULO: SISTEMA INTEGRADO PÍJOMA-IRIRI-ANCHIETA									
ADUTORIA DE ÁGUA TRATADA									
PLANTA BAIXA									
ESCALA: 1:2000									
FOLHA: 02 / 03									
N.º CESAN									
REV: 0									