



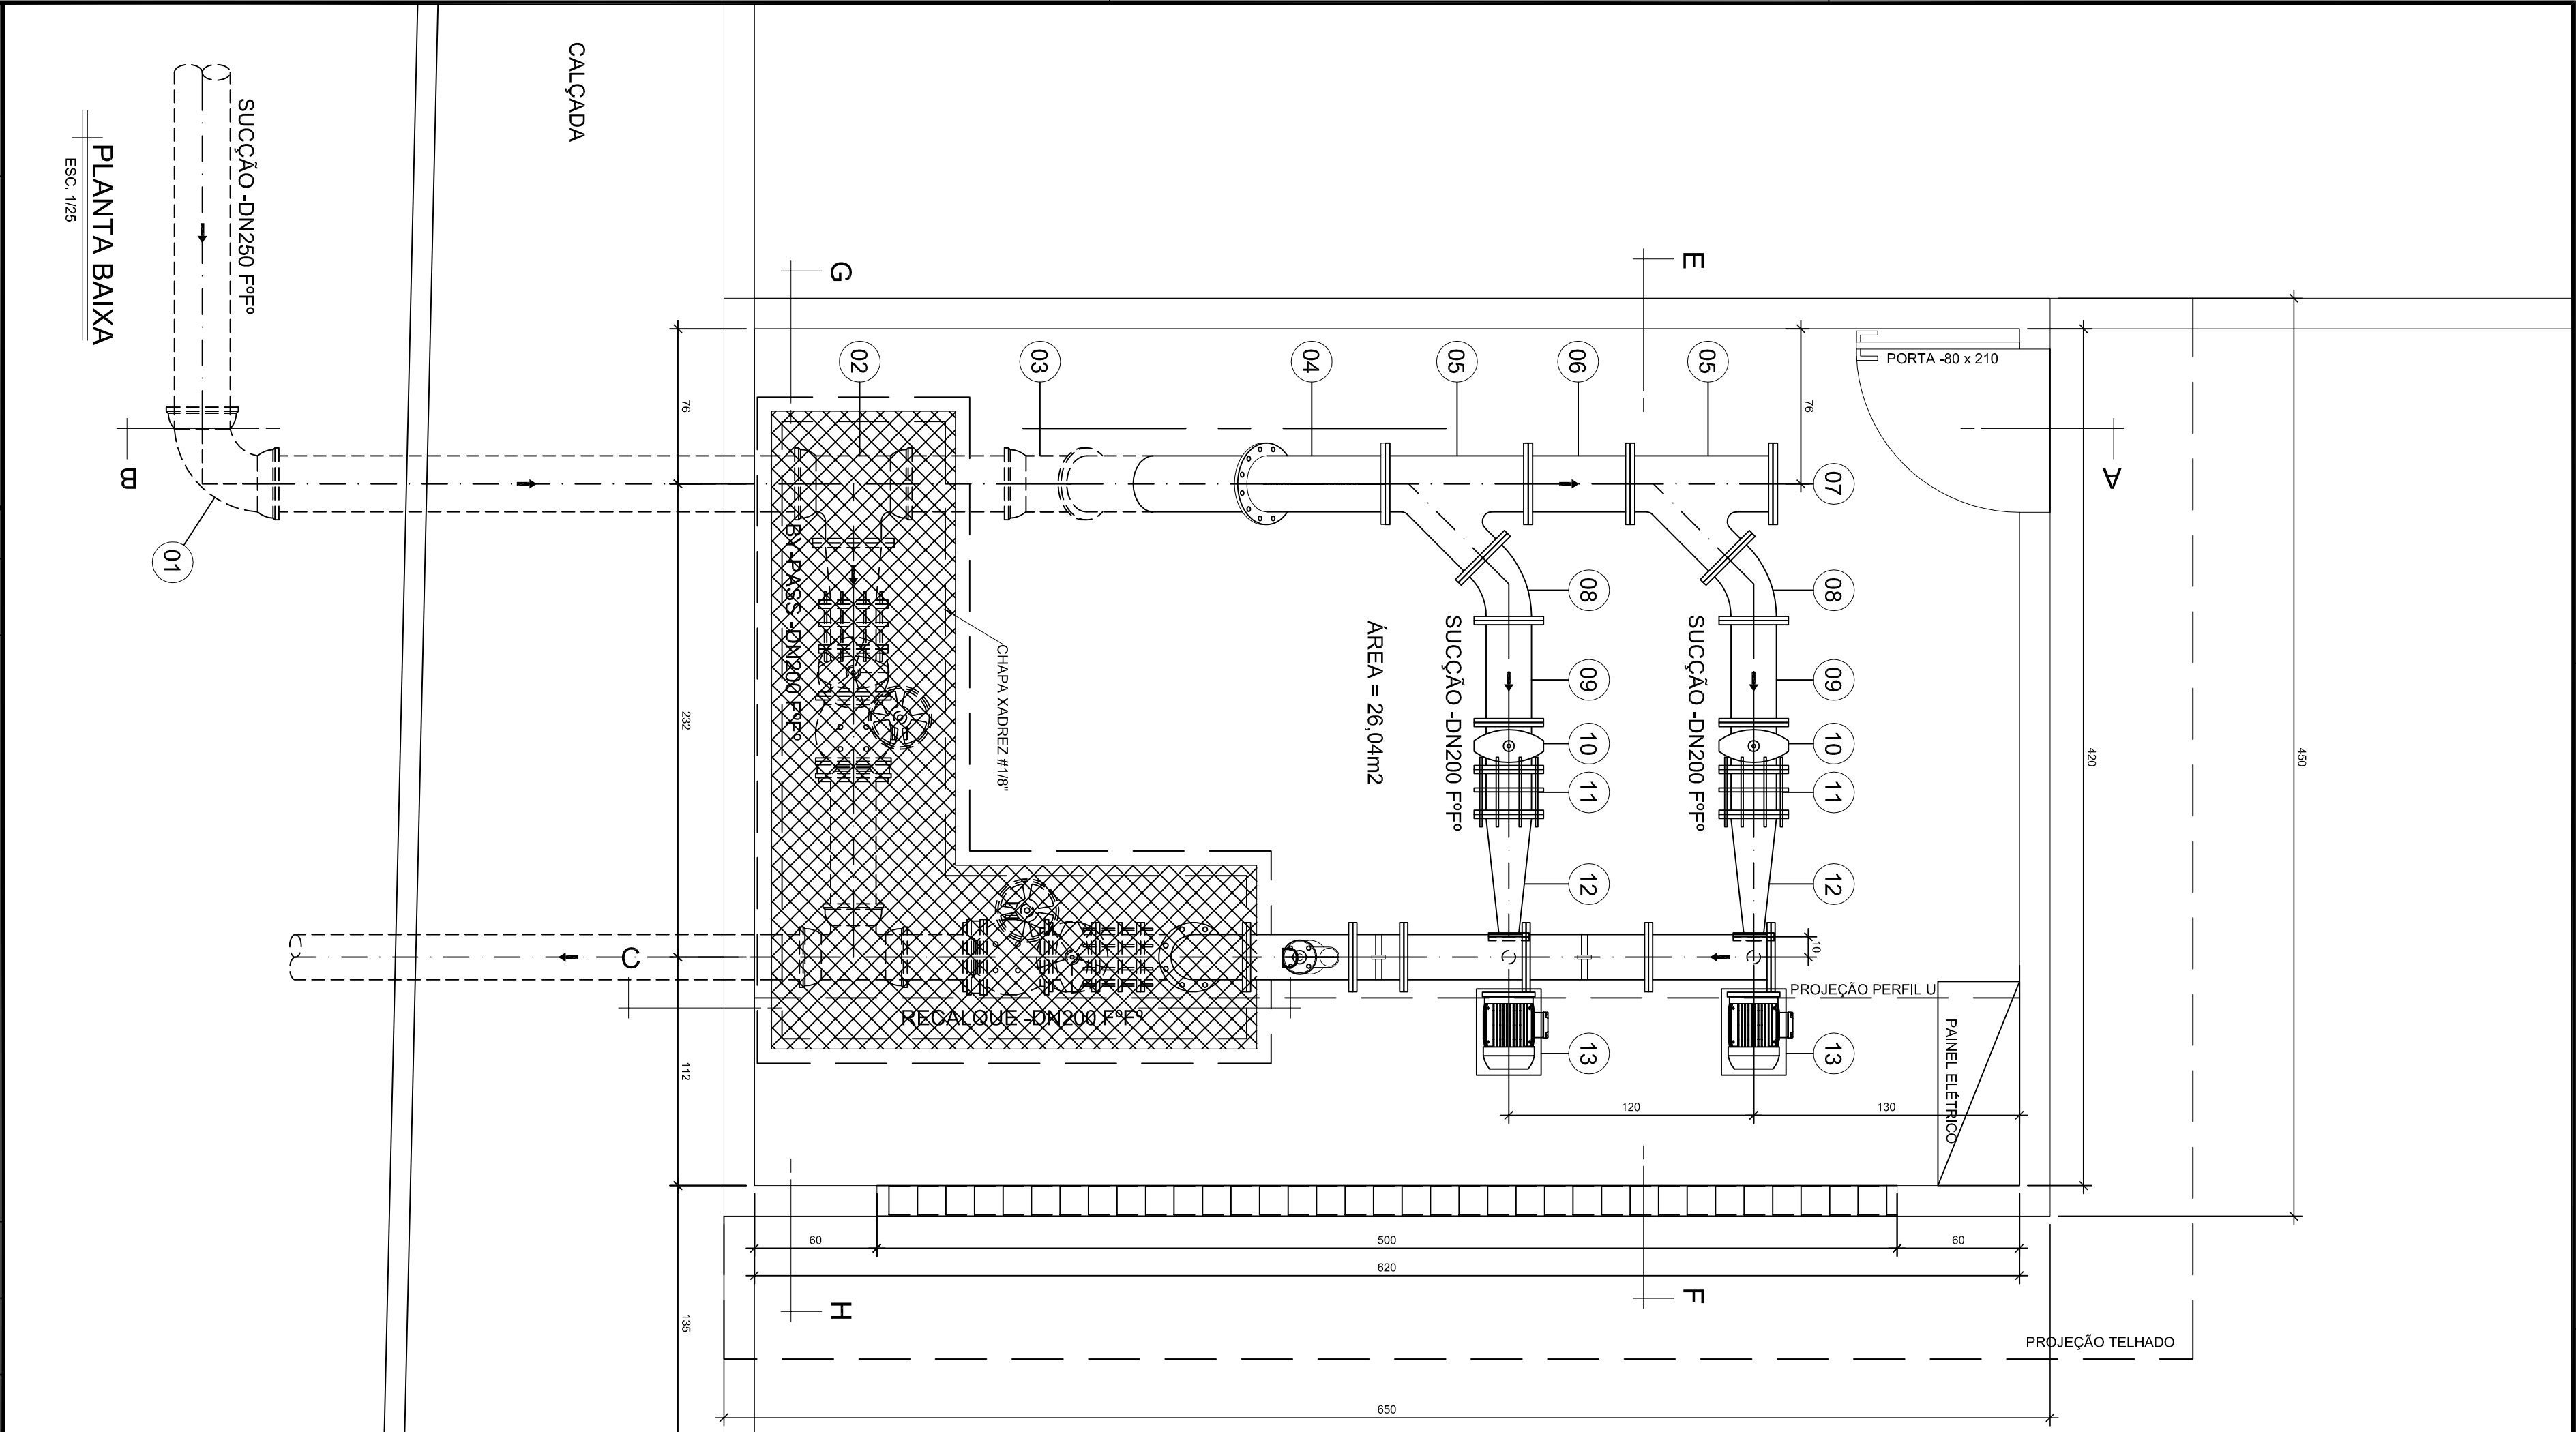

PLANTA BAIXA

ESC. 1/25


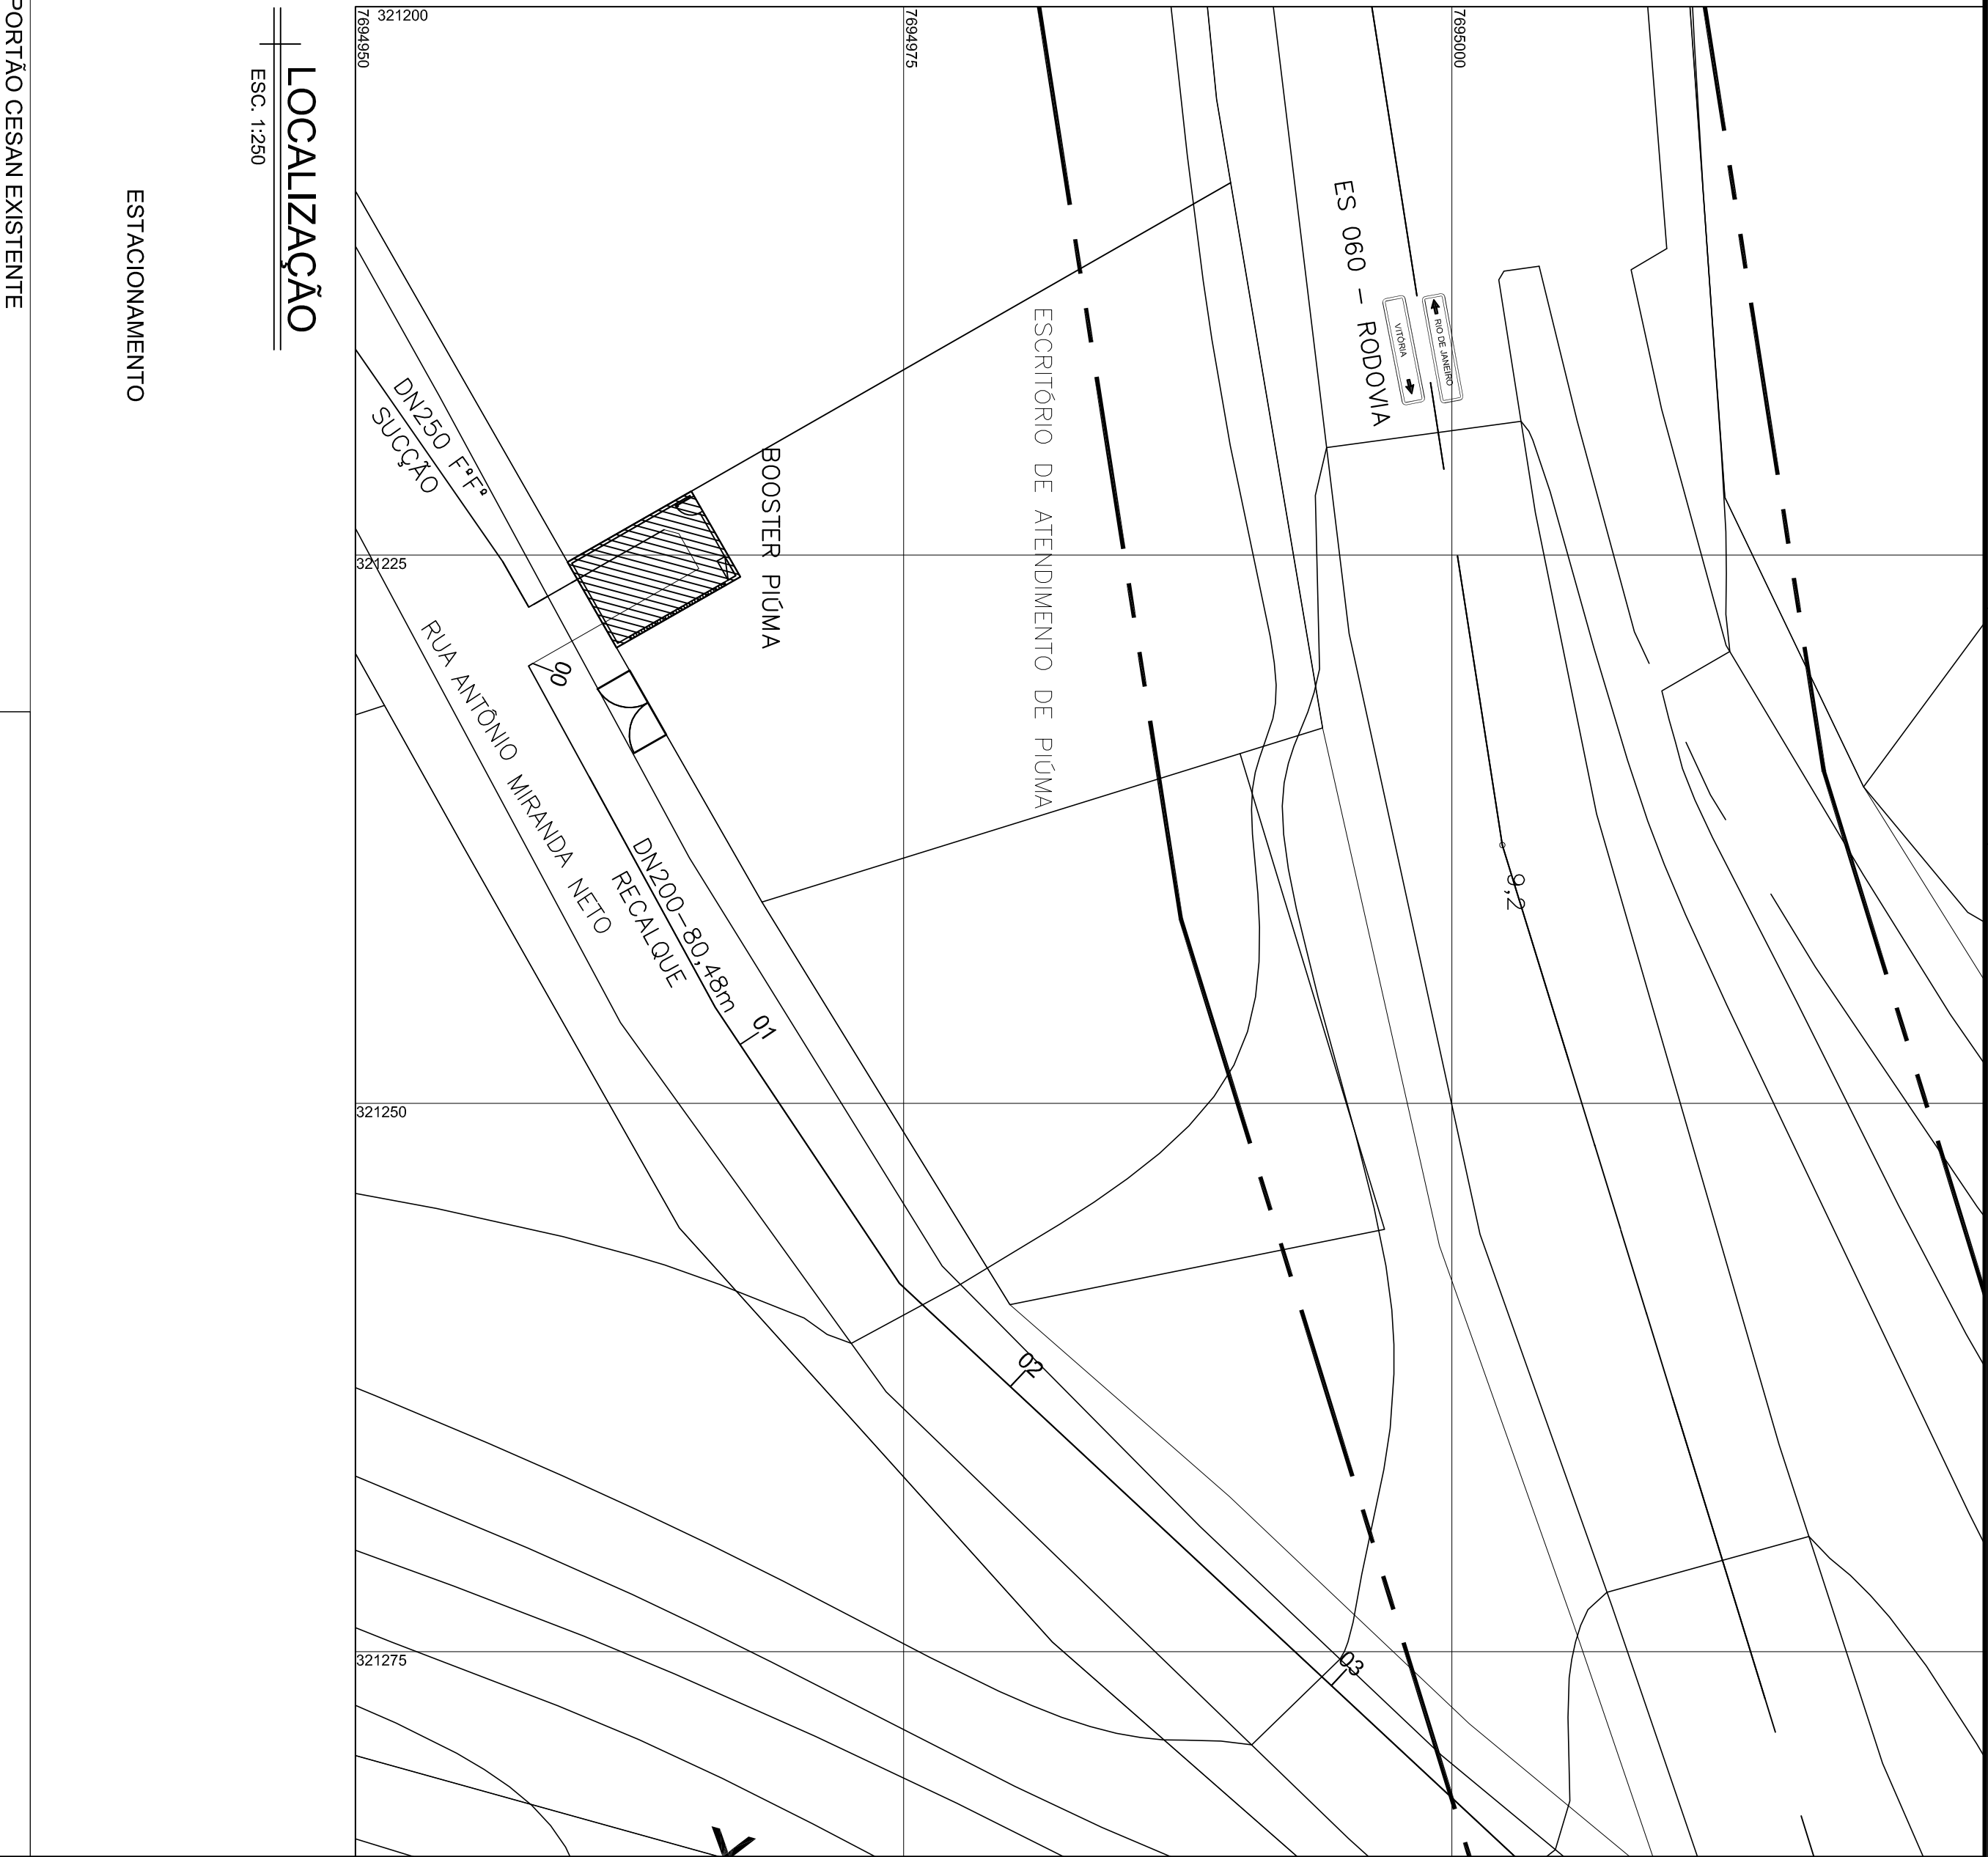


LOCALIZAÇÃO


ESC. 1:250

ESTACIONAMENTO

PORTÃO CESAN EXISTENTE

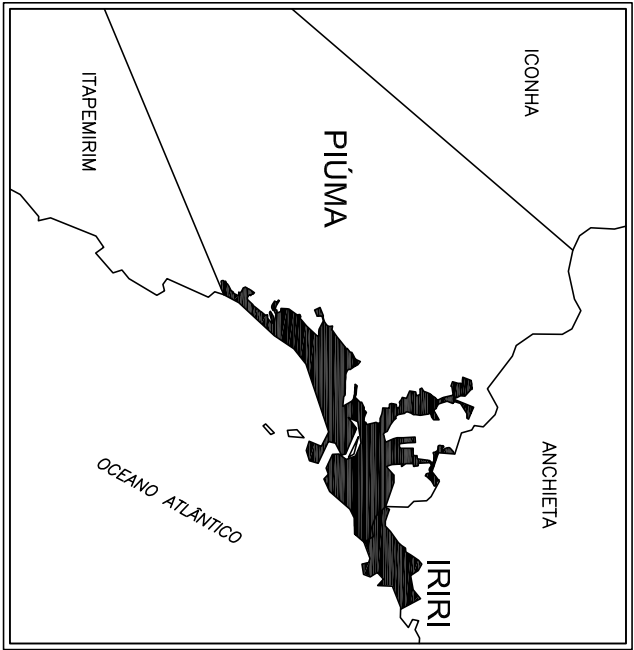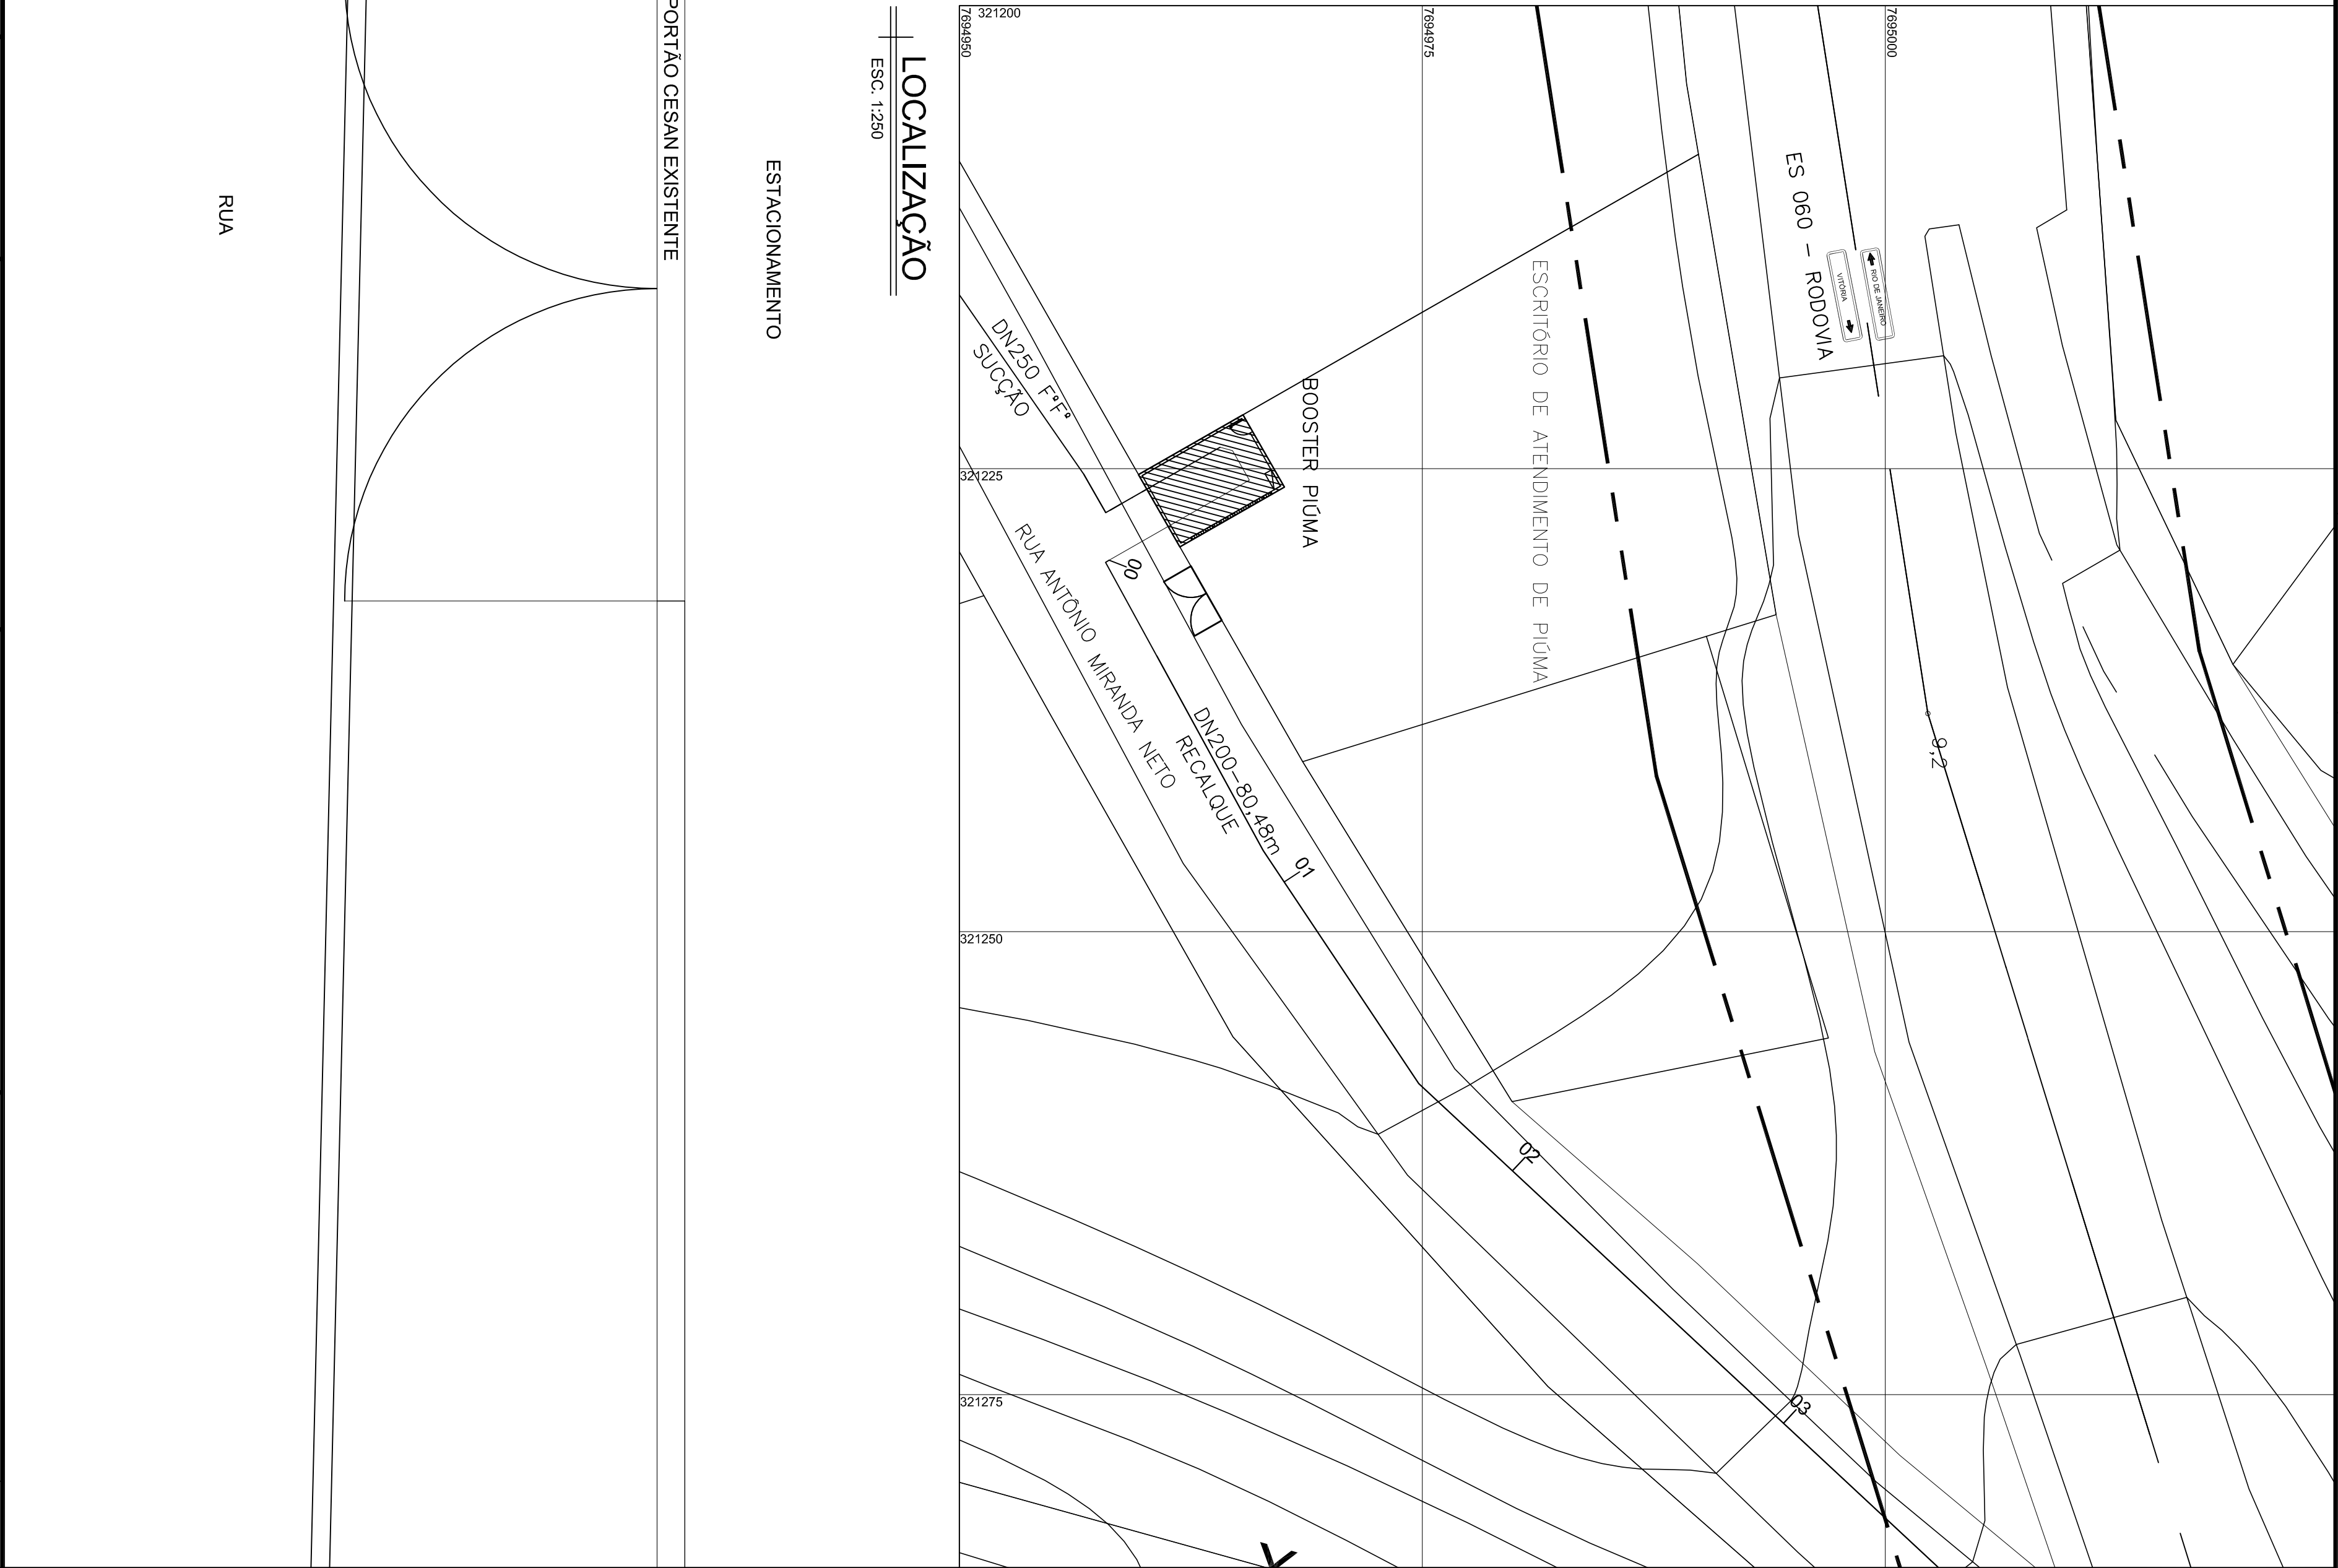

DADOS CARTOGRAFICOS

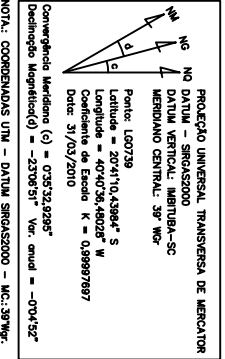


LISTA DE MATERIAL

ITEM	DESCRIÇÃO	DIA(m)	MATERIAL	QUANT.	OBS.
01	CURVA 90° B8B JGS - PN10	250	F304	01	
02	TÉ B8F - PN10	250 x 250	F304	01	
03	CURVA 45° B8 JGS - PN10	250	F304	01	
04	CURVA 45° FLANGEADA - PN10	250	F304	01	
05	UNIÃO REDUÇÃO COM FLANGES JGS - PN10	250 x 200	F304	02	
06	TOCO FLANGEADO - PN10 - L=500mm	250	F304	01	
07	FLANGE CEGO - PN10	250	F304	01	
08	CURVA 45° FLANGEADA - PN10	200	F304	04	
09	TOCO FLANGEADO - PN10 - L=500mm	200	F304	02	
10	REGISTRO ELRO 23 CABEÇOTE C/ CUNHA DE BORRACHA FLANGEADO - PN10	200	F304	06	
11	JUNTA DE DESMONTAGEM - PN 10	200	F304	06	
12	REDUÇÃO EXCÊNTRICA FLANGEADA - PN10	200 x 80	ACO	02	FABRICAR
13	CONJUNTO MOTO BOMBA *	-	-	02	
14	REDUÇÃO CONCÊNTRICA FLANGEADA - PN10	200 x 80	ACO	02	FABRICAR
15	VALVULA DE RETENÇÃO DE FECHAMENTO RÁPIDO WATERS PN10	200	F304	04	
16	FLANGE CEGO - PN10	200	F304	01	
17	UNIÃO COM FLANGES 45° - PN10	200 x 200	F304	02	
18	TOCO COM FLANGES - PN10 - L=800mm	200	ACO	02	
19	COLAR DE TOMADA	150x3/4"	F304	01	
20	NIP.E DUPLO	3/4"	F304	01	
21	VALVULA DE GAVETA FEMEA	3/4"	METAL	01	
22	MANÔMETRO ANALÓGICO - 100 mm	50	F304	01	
23	VENTOSA TRÍPLICE FUNÇÃO FLANGEADA - PN10	200 x 80	F304	01	
24	TÉ DE REDUÇÃO F304 - PN10	200	F304	02	
25	CURVA 90° FLANGEADA - PN10	200	F304	02	
26	TUBO FLANGE-FLANGE - PN10 - L=500mm	200	F304	01	
27	REDUÇÃO CONCÊNTRICA FLANGEADA - PN10	250 x 200	ACO	01	FABRICAR
28	TUBO PONTA-FLANGE - PN10 - L=300mm	200	F304	01	
29	TUBO PONTA-FLANGE - PN10 - L=400mm	200	F304	01	
30	TÉ B8B JGS - PN10	200	F304	01	
31	TUBO PONTA-FLANGE - PN10 - L=1500mm	200	F304	01	
32	TUBO PONTA-PONTA - PN10 - L=800mm	250	F304	01	

* MOTO - BOMBA: KSB MEGABLOC 80-160 OU SIMILAR
Frequência = 60 Hz
Q = 72 m³/h
Hmax = 50,00 m.c.a.
Ø SUC. = 50mm
Ø REC. = 50mm
Ø Retor = 150mm
Potência nominal = 17,2kW

NOTAS:
1- COTAS EM CENTÍMETROS, NÍVEIS EM METROS.
2- O GARANTO DE FORAÇÃO DAS FLANGES DEVERÁ SEGUIR A NORMA ISO 2531 (PN10), EXCETO ONDE INDICADO NA LISTA DE MATERIAL.

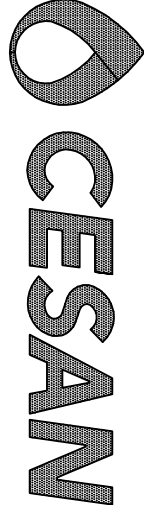

MUNICÍPIO: PÍUMA | DISTRITO: SEDE | BAIRRO: -

NOME DO EMPREENDIMENTO: MELHORIA DO SISTEMA DE ABASTECIMENTO DE ÁGUA
TÍTULO: SISTEMA INTEGRADO PÍUMA-IRIRI-ANCHETA
ESTÁÇÃO ELEVATÓRIA DE ÁGUA TRATADA
PLANTA BAIXA E LOCALIZAÇÃO

ESCALA: 1:25 | FOLHA: 01 / 03 | Nº CESA: . | REV: 0