


CONFIGURAÇÃO DE PÊNAS P/ PLOTAGEM		
PENA	COR	ESP.
1	7	0,1
2	7	0,2
3	7	0,3
4	7	0,4
5	7	0,5
6	7	0,6
7	7	0,25
8	7	0,05
9	7	0,1
RESTAURADOR 0,25		


A

B


C

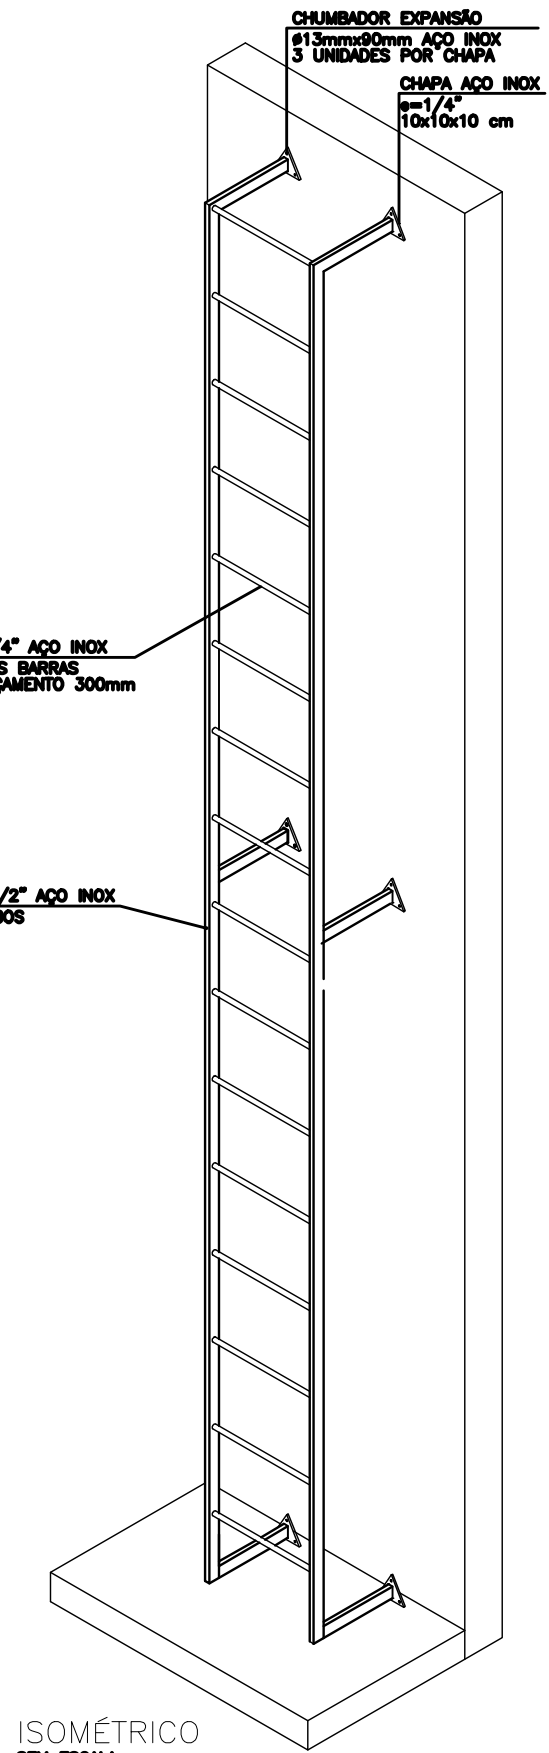

ISOMÉTRICO
SEM ESCALA

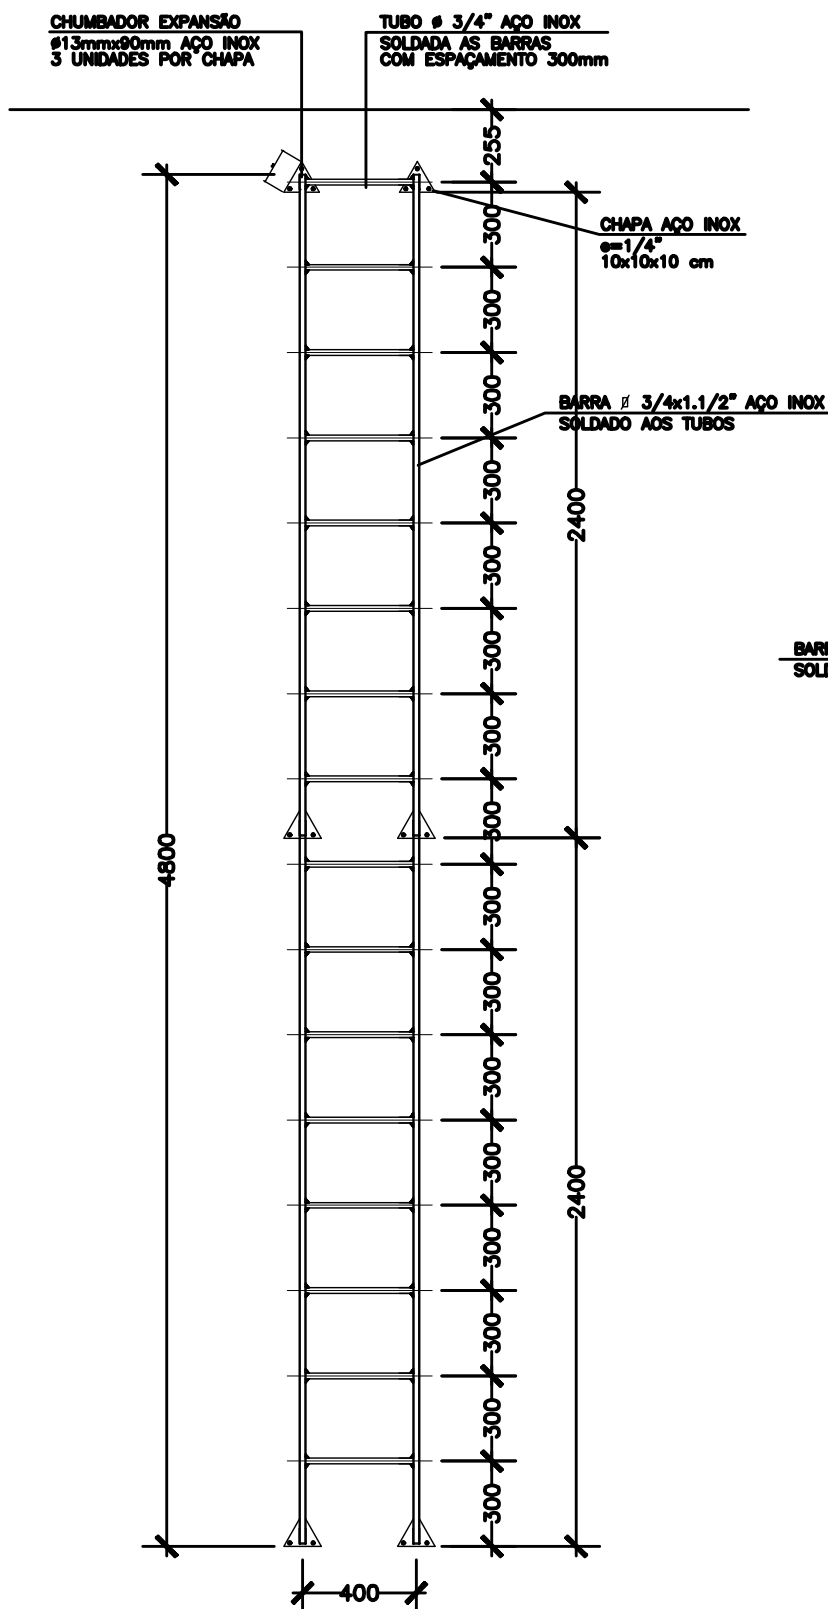


VISTA FRONTAL
ESCALA 1:25

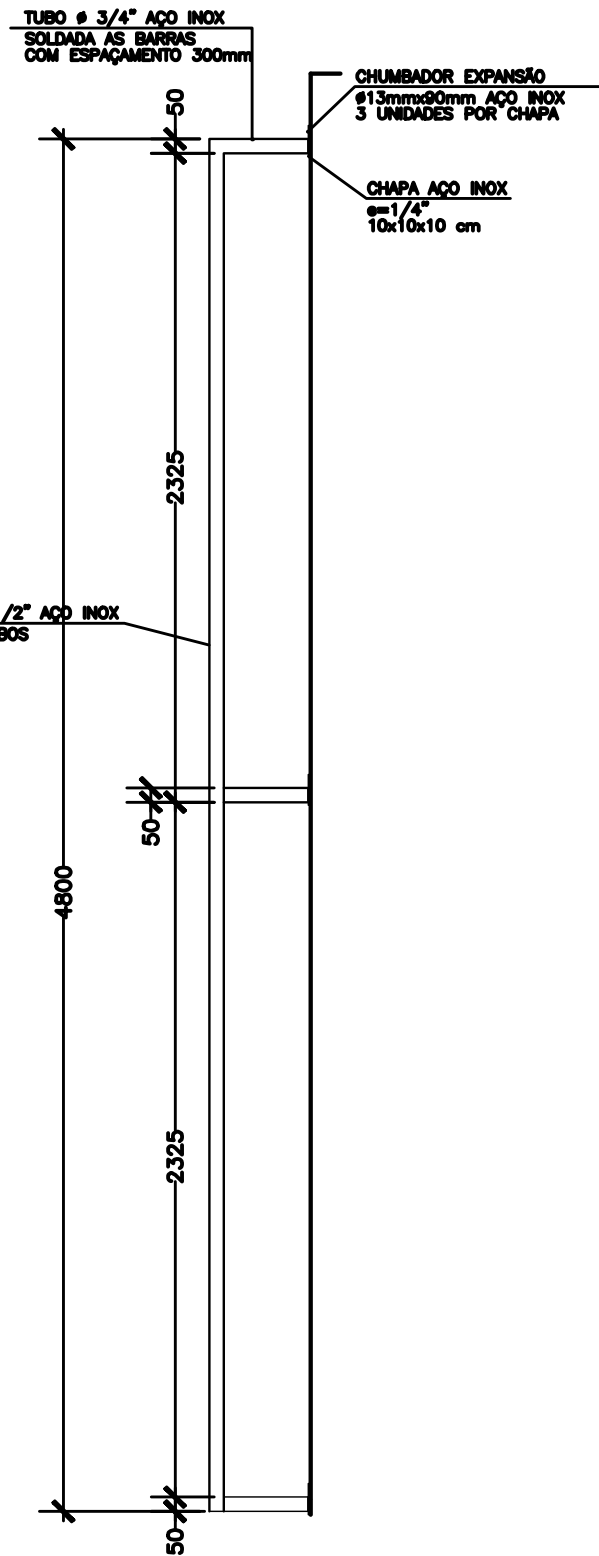


VISTA LATERAL
ESCALA 1:25


DETALHE 01
ESCALA TIPO MARINHEIRO
COM PROTEÇÃO
ESCALA 1:25

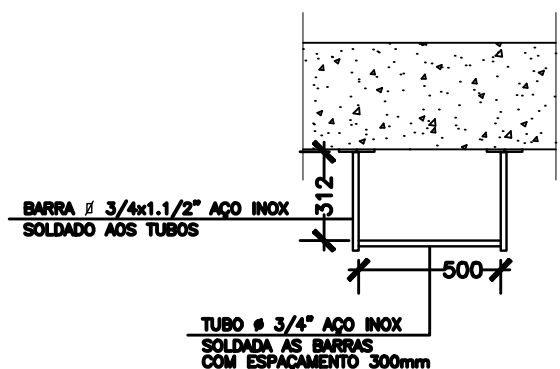


DETALHE 03
ESCALA TIPO MARINHEIRO
PLANTA
ESCALA 1:25

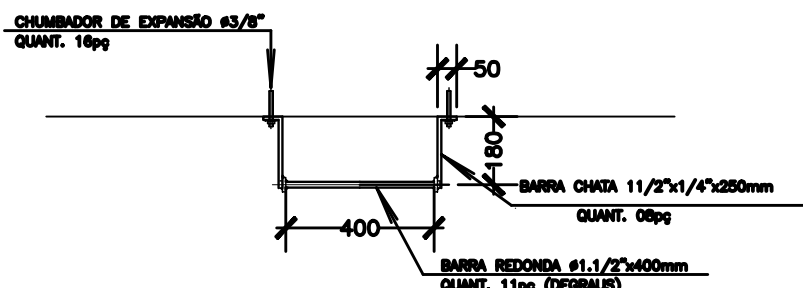


DETALHE 04
ESCALA TIPO PISCINA
PLANTA
ESCALA 1:25

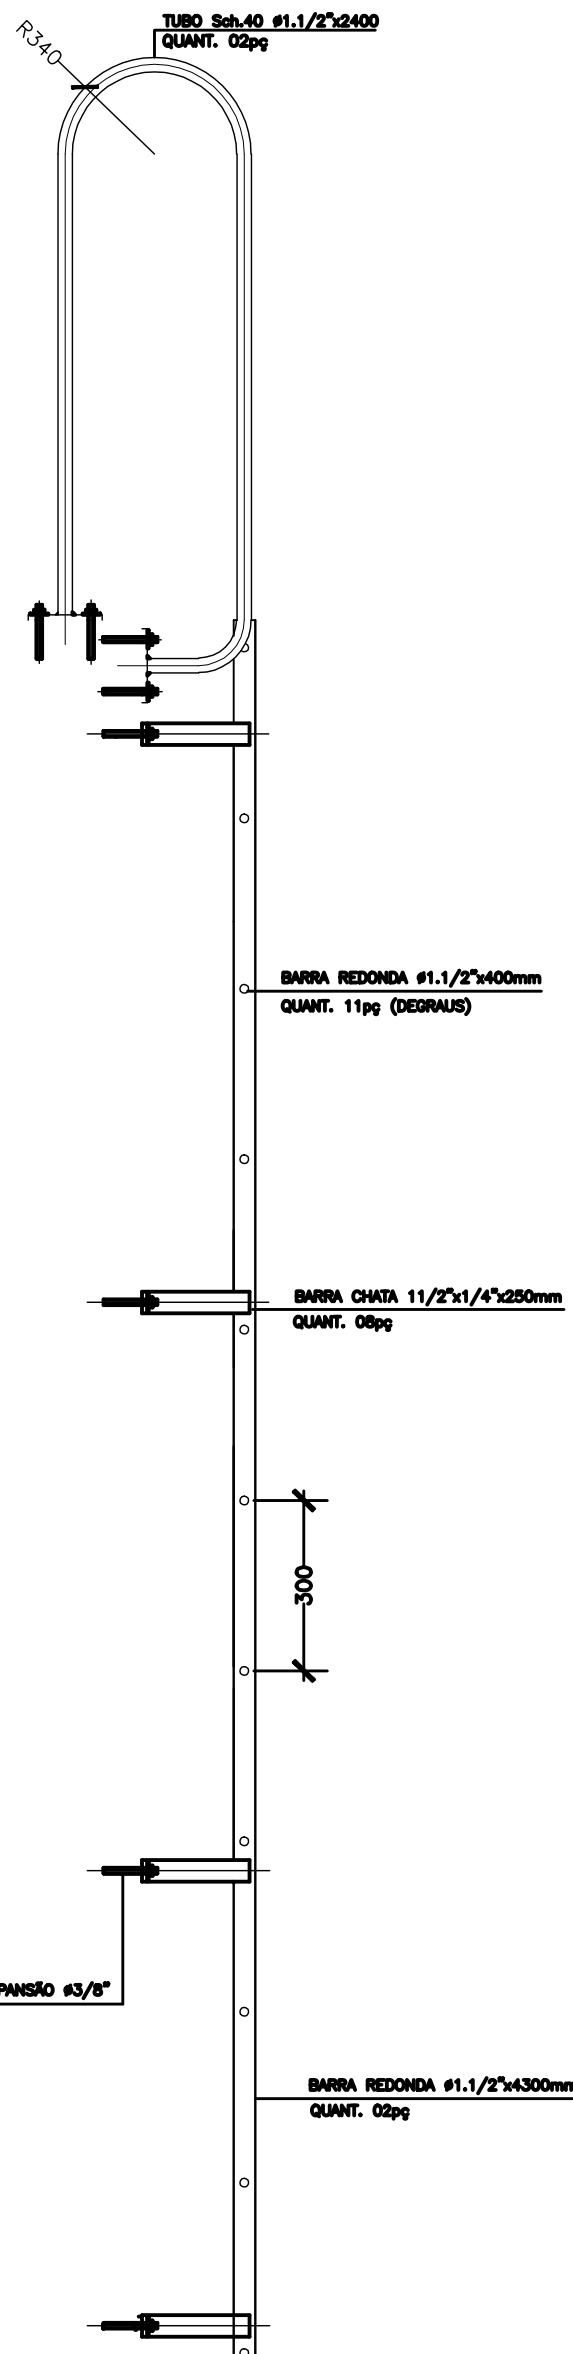


DETALHE 02
ESCALA TIPO PISCINA
ESCALA 1:12,5

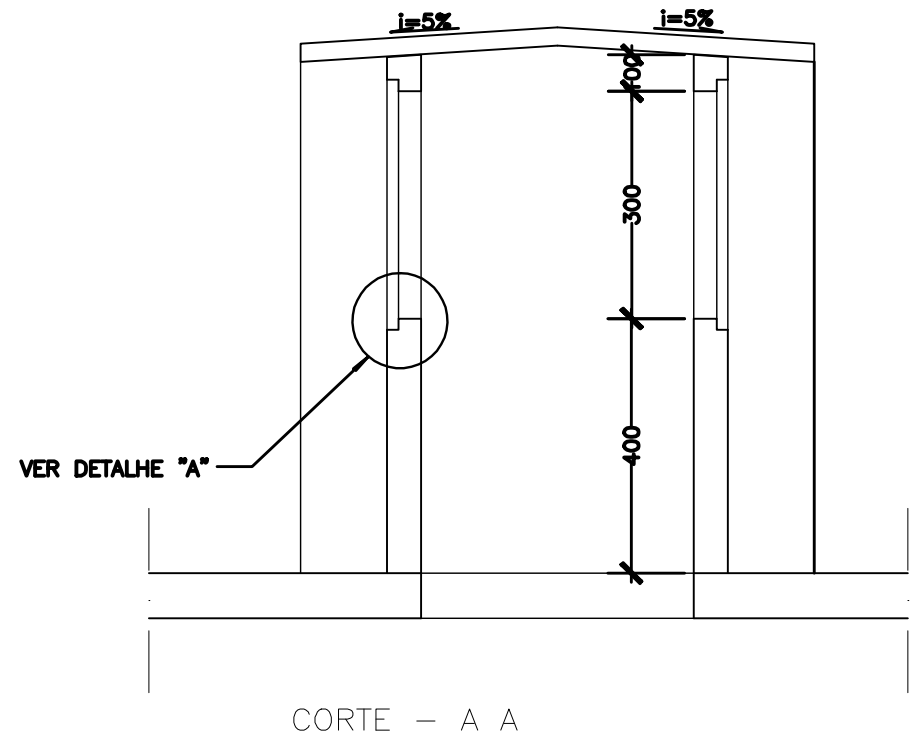


CORTE - A A

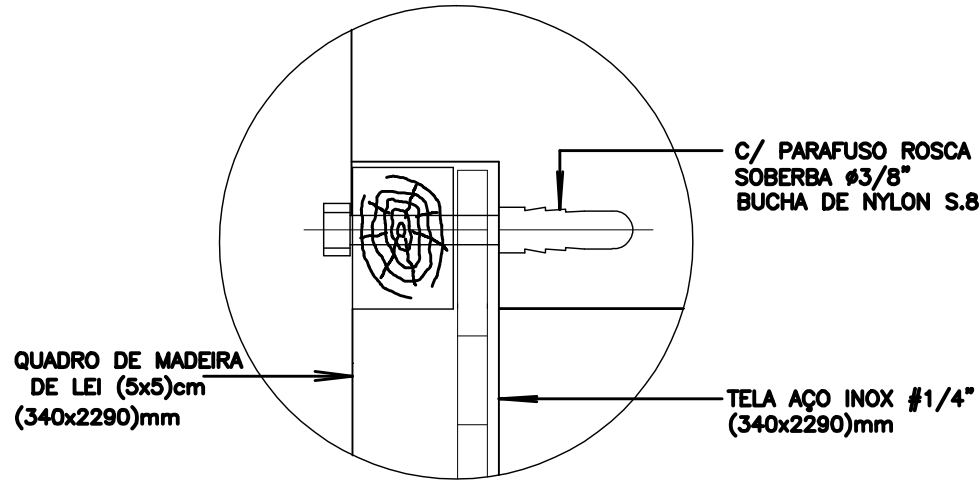

DETALHE "A"

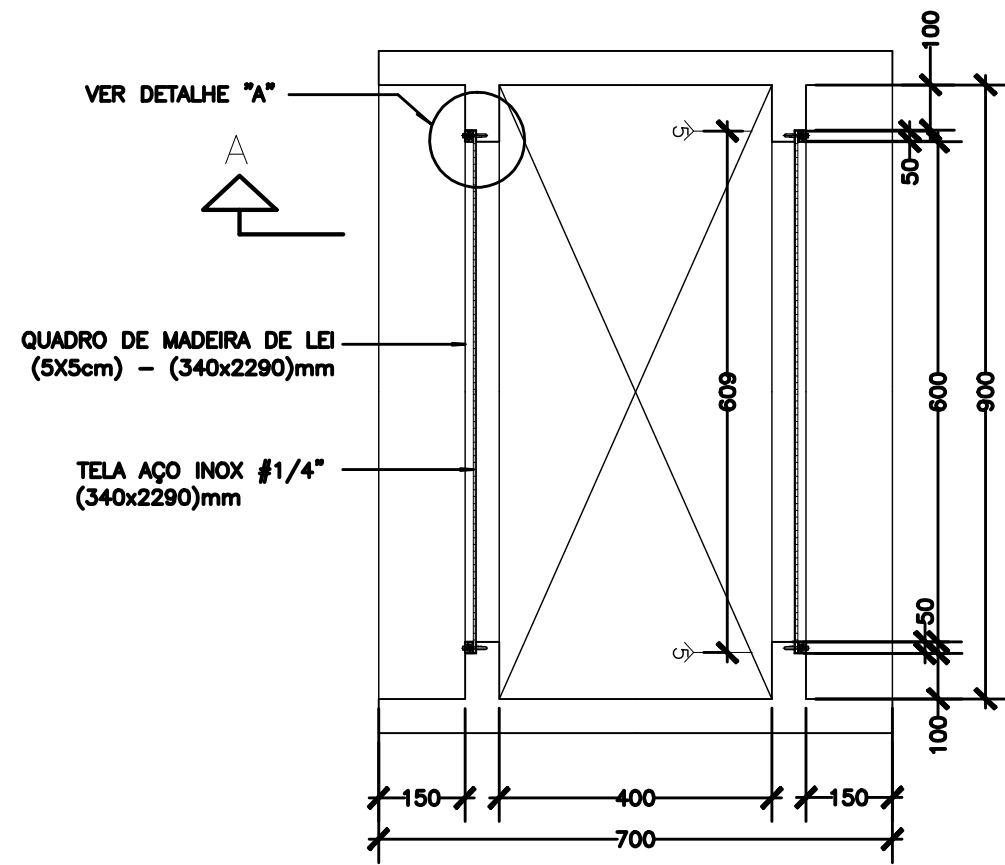

PLANTA

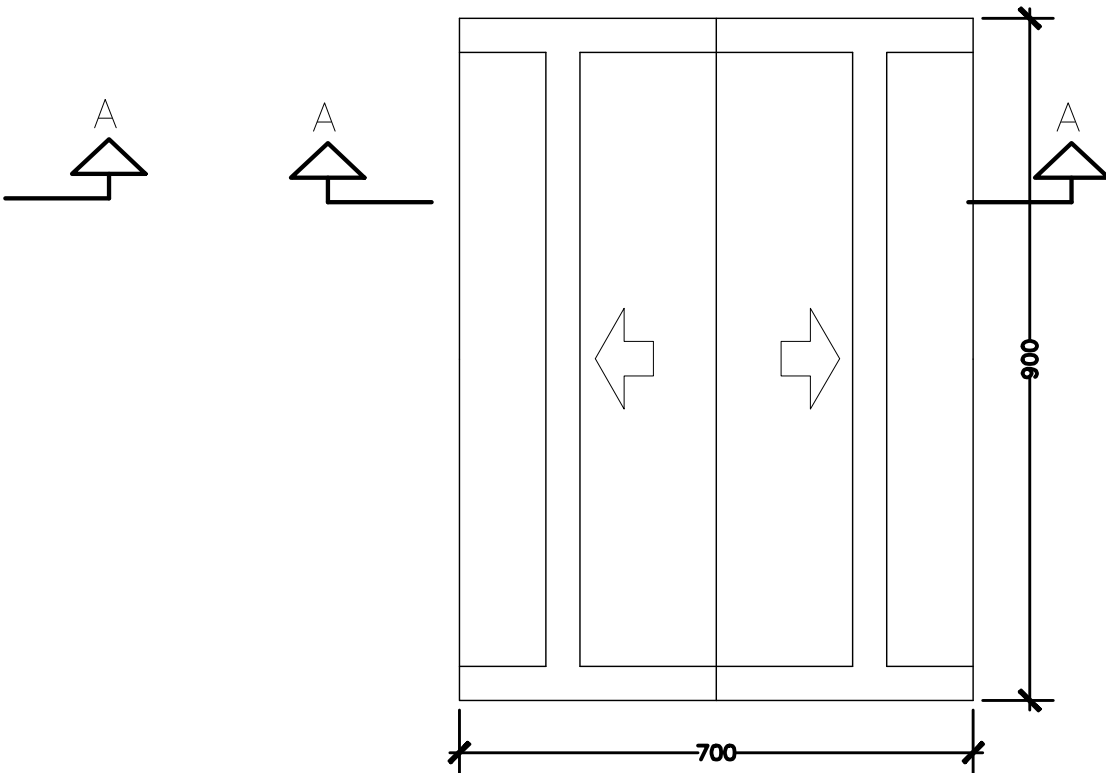

VISTA SUPERIOR

DETALHE RESPIRO DO RESERVATÓRIO (x2)
S/ ESCALA

OBSERVAÇÃO:
PARA ACESSO AS CAIXAS E AO TETO DO RESERVATÓRIO, SERIA ADEQUADO O USO DE ESCADA DE ALUMÍNIO MOVEL, A SER ACONDICIONADA NA CASA DE OPERAÇÃO. NO ENTANTO O PROJETO APRESENTA COMO OPCIONAL, NO DESENHO 08/11, DETALHE E ESPECIFICAÇÃO DE ESCADA MARINHEIRO.

- NOTAS:
- 1- COTAS E DIMENSÕES EM MILÍMETRO E ELEVAÇÕES EM METRO, EXCETO INDICAÇÃO CONTRÁRIA.
 - 2- PARA PLANTA DE LOCAÇÃO DO RESERVATÓRIO, VER DES. FOLHA 02/11.
 - 3- PARA PLANTA BAIXA, VER DES. FOLHA 03/11.
 - 4- PARA CORTES DO RESERVATÓRIO, VER DES. N° FOLHA 05, 06 E 07/11.
 - 5- PARA LOCAÇÃO DAS UNIDADES DE RESPIRO, VER DES. N° 04/11.

ESTE DESENHO É PROPRIEDADE DA
COMPANHIA ESPÍRITO SANTENSE DE
SANEAMENTO - CESAN E NÃO PODE
SER COPIADO SEM SUA AUTORIZAÇÃO.

NÚMEROS		TÍTULOS		N°	LOCAL	DISCRIMINAÇÃO	DES.	DIV.	GER.	DATA
PRINCIPAIS DESENHOS DE REFERÊNCIA						REVISÃO				
CANCELA E SUBSTITUI O DESENHO NÚMERO:										
CENTRO DE DOCUMENTAÇÃO										
RECEBIDO: / /										
N° DOC.: ASS.: _____										
APROVAÇÃO CESAN:										
ASS.: _____ MATR.: _____										
UNID.: _____ DATA: / /										
ESTA APROVAÇÃO NÃO ISENTA A CONTRATADA DE SUAS RESPONSABILIDADES LEGAIS.										
EMITENTE:										
 ENCEBRA S. A. Estudos e Projetos de Engenharia										
PROJETADO: _____										
COORDENADOR: _____										
CREA: _____ REGIÃO: _____										
DESENHO: _____										
N° DES. PROJETISTA: _____										
DATA: _____										
RESPONSÁVEL TÉCNICO: _____										
CREA: _____ REGIÃO: _____ DATA: _____										
EMISSÃO CESAN										
DATAS										
PROJETADO: _____										
CREA: _____										
DESENHADO: _____										
VERIFICADO: _____										
DIVISÃO: _____										
GERÊNCIA: _____										
MUNICÍPIO: IUNA										
DISTRITO: SEDE										
BAIRRO: _____										
NOME DO EMPREENDIMENTO: SISTEMA DE ABASTECIMENTO DE ÁGUA DE IUNA										
TÍTULO: SISTEMA DE RESERVAÇÃO										
RESERVATÓRIO SEMI ENTERRADO - V=750 m3										
DET. DA ESCADA INTERNA - DET. RESPIRO										
ESCALA: _____										
FOLHA: _____										
N° CESAN										
C-059-000-70-5-XX-0010										
REV: 00										

D