

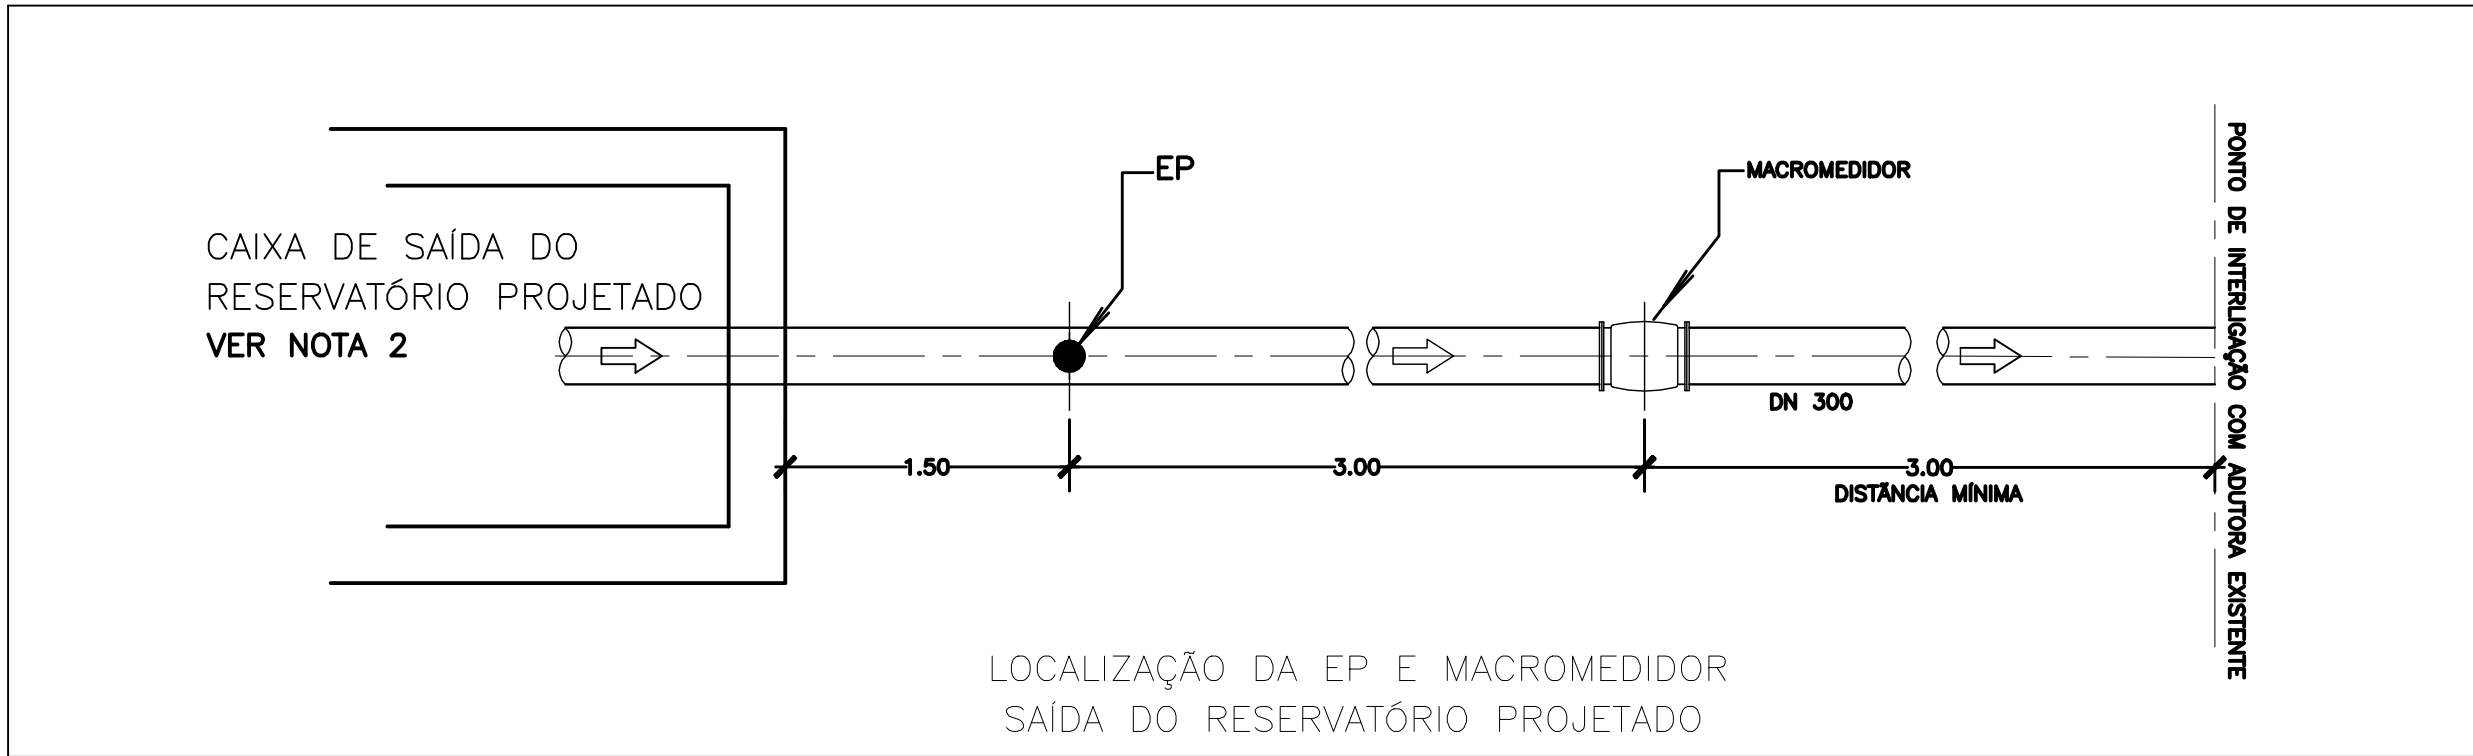
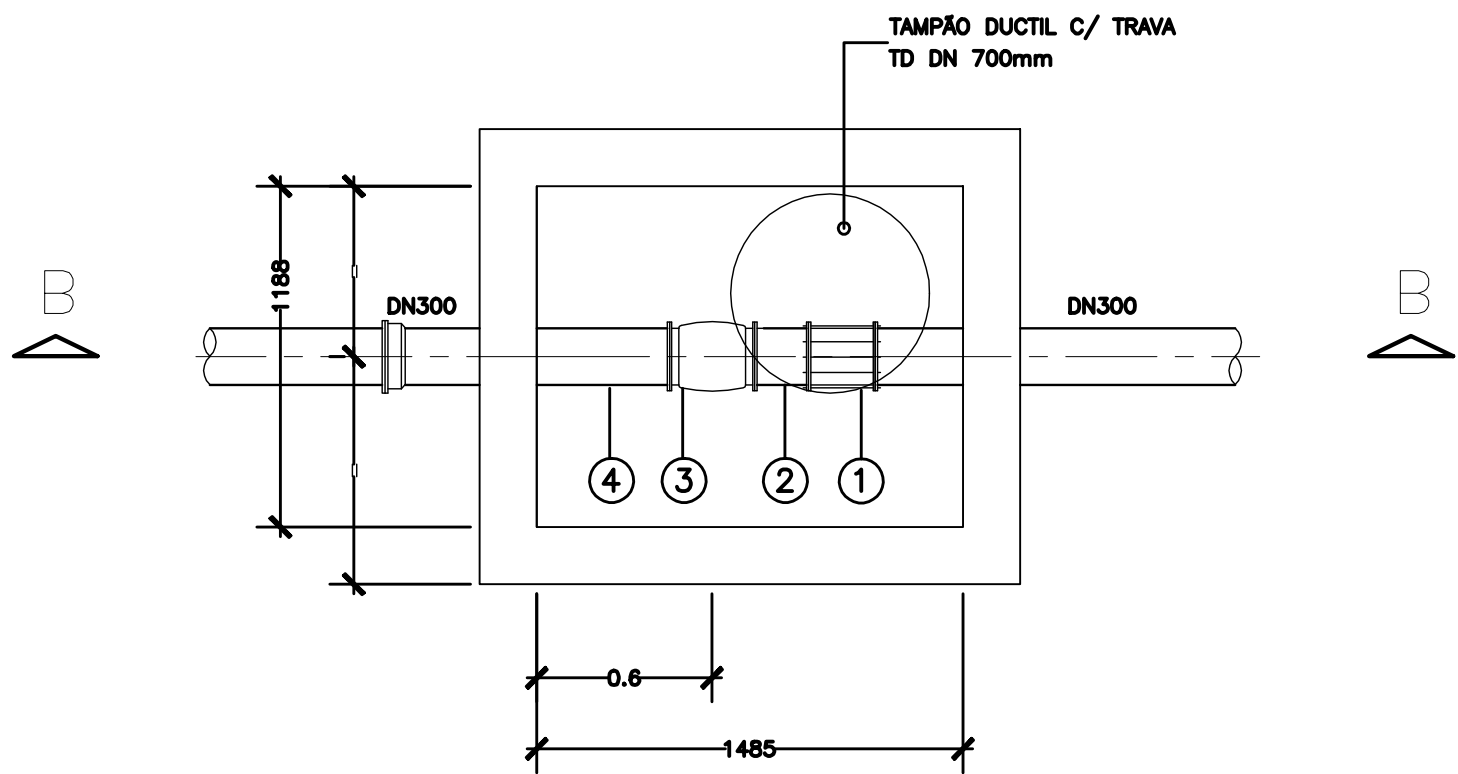
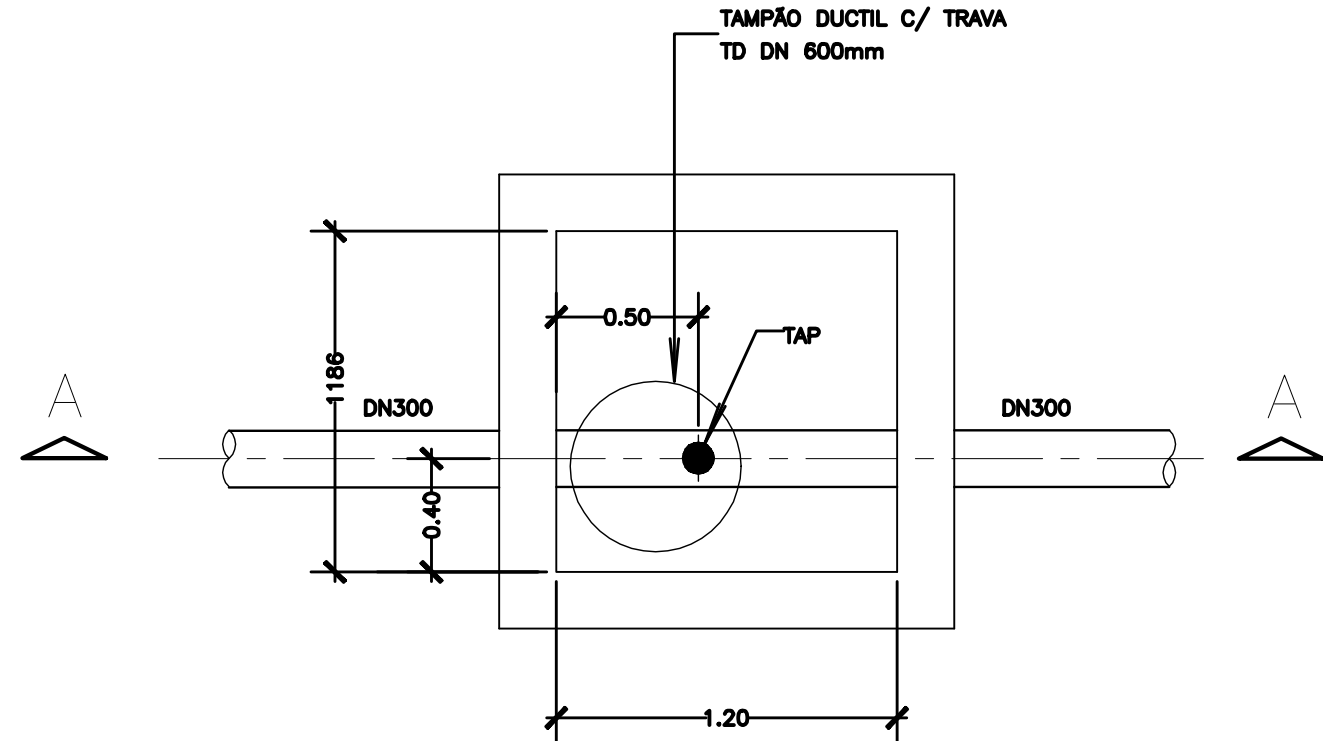
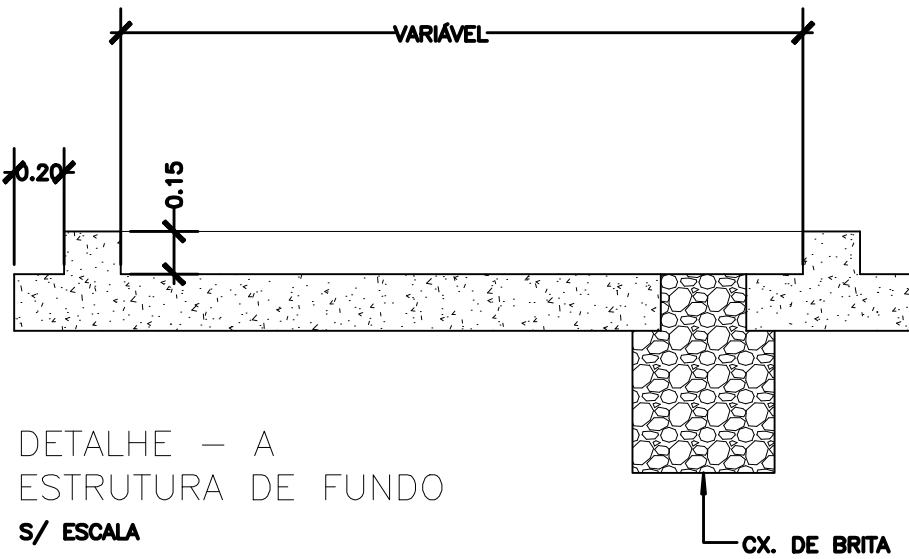


CONFIGURAÇÃO DE PÊNAS P/ PLOTAGEM		
PENA	COR	ESP.
1	7	0,1
2	7	0,3
3	7	0,3
4	7	0,4
5	7	0,5
6	7	0,5
7	7	0,25
8	7	0,08
9	7	0,1
RESTAURADOR 0,25		

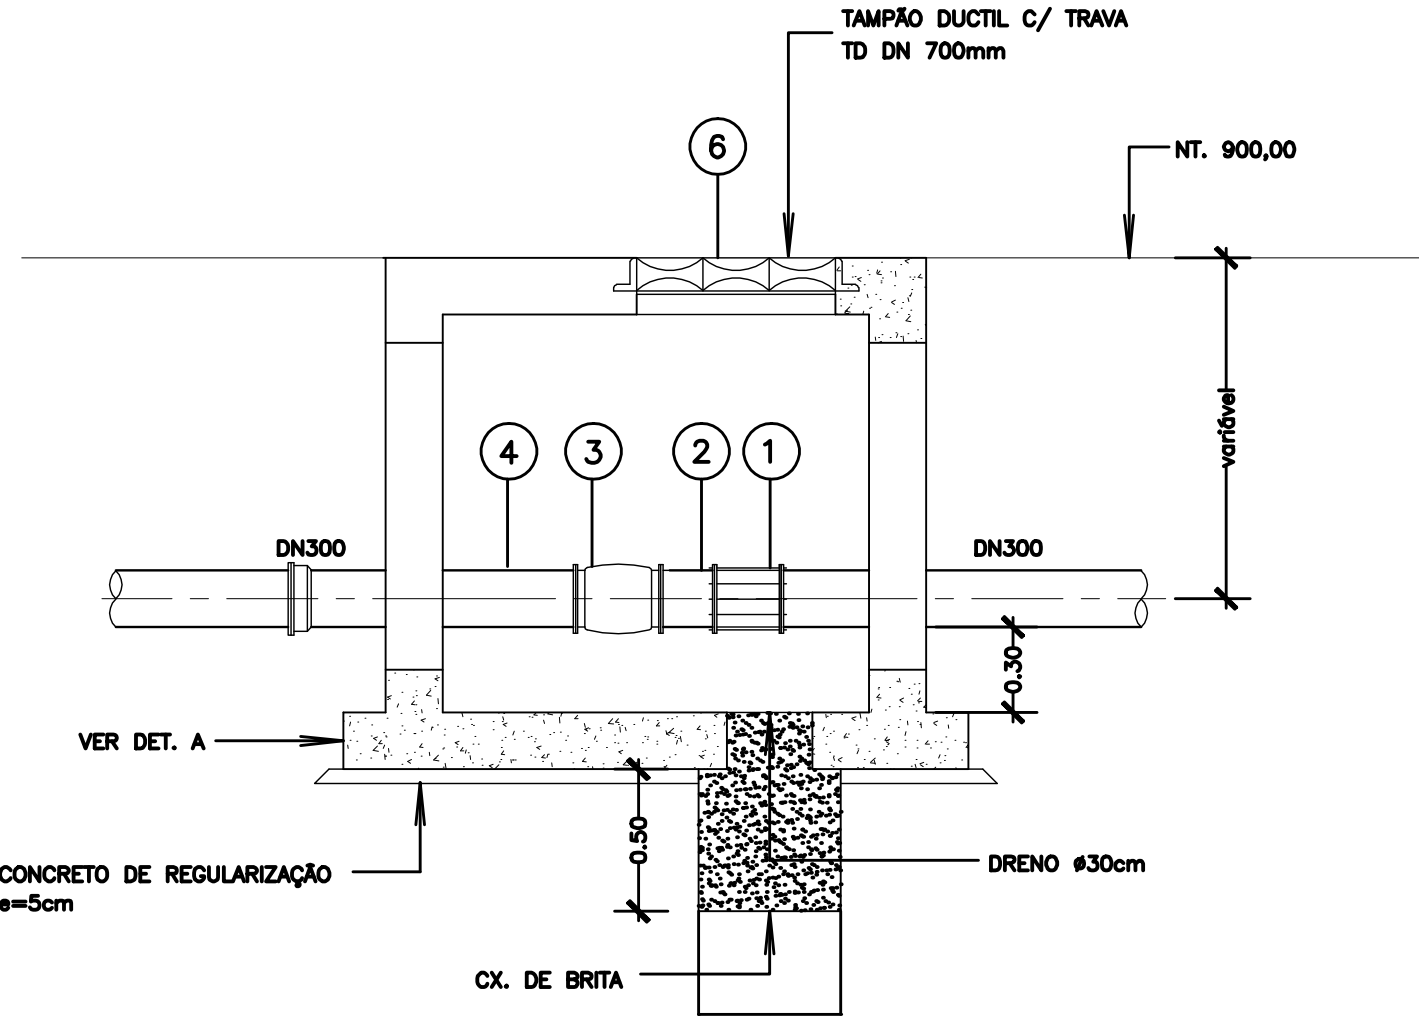

LISTA DE MATERIAL					
ITEM	DESCRIÇÃO	DN	MATERIAL	QUANT.	OBS:
1	LCRUM	300	F" F"	1	
2	EPF 10	300	F" F"	1	0,5m
3	MACROMEDIDOR ELETROMAGNÉTICO	300	F" F"	1	
4	EPF 10	300	F" F"	1	1m
5	TAMPÃO DÓCTIL ARTICULADO – TDA	600	F" F"	1	
6	TAMPÃO DÓCTIL COM TRAVA – TD	700	F" F"	1	

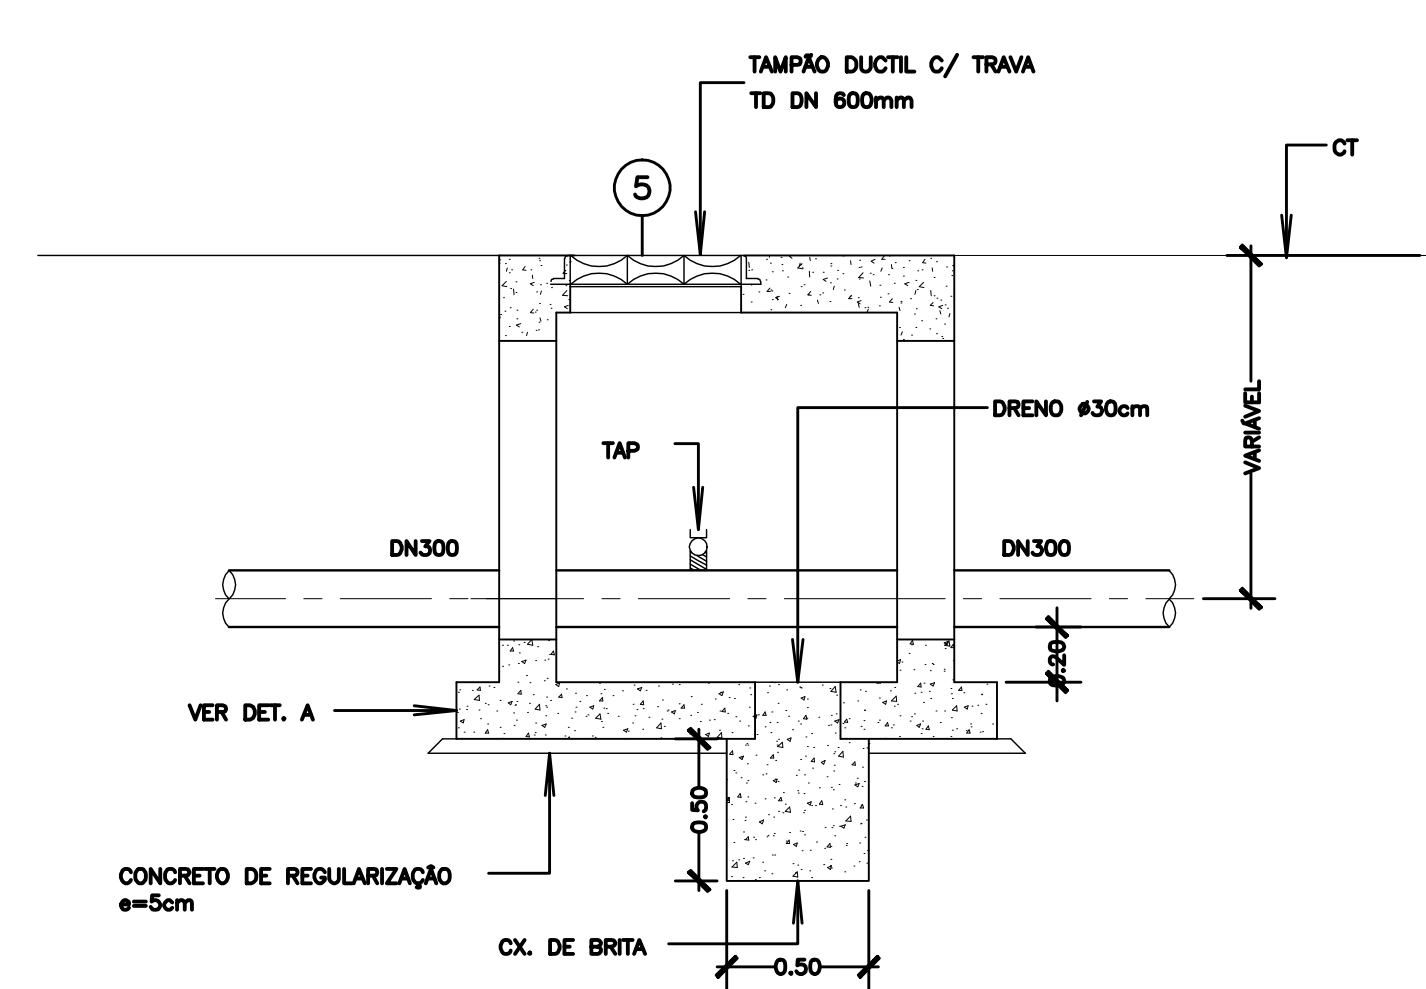

- NOTAS:
- 1- DIMENSÕES E ELEVAÇÕES EM METRO, EXCETO INDICAÇÃO CONTRÁRIA.
 - 2- PARA PLANTA DE LOCAÇÃO DO RESERVATÓRIO, VER DES. FOLHA 02/11.
 - 3- PARA PLANTA BAIXA, VER DES. FOLHA 03/11.
 - 4- PARA CORTES DO RESERVATÓRIO, VER DES. N. FOLHA 5, 6 E 7/11.
 - 5- AS COTAS DA ESTRUTURA (ESPESURAS DE PAREDES) DEVERÃO SER DEFINIDAS/CONFIRMADAS PELO PROJETO ESTRUTURAL, ASSIM SENDO, APÓS A EXECUÇÃO DO MESMO, PODERÁ SER NECESSÁRIA ALGUMA PEQUENA ADEQUAÇÃO NA ARQUITETURA DA UNIDADE.
 - 6- AS UNIDADES DE LEITURA DE NÍVEL E VAZÃO, DEVERÃO TER SUA INSTALAÇÃO/ESPECIFICAÇÃO, CHECADA PELO PROJETO DE AUTOMAÇÃO, QUE DEVERÁ COLOCÁ-LAS EM CONSONÂNCIA COM OS PROJETOS HIDRO-MECÂNICO E ELÉTRICO.

ESTE DESENHO É PROPRIEDADE DA
COMPANHIA ESPÍRITO SANTENSE DE
SANEAMENTO – CESAN E NÃO PODE
SER COPIADO SEM SUA AUTORIZAÇÃO.

NÚMEROS	TÍTULOS	Nº	LOCAL	DISCRIMINAÇÃO	DES.	DIV.	GER.	DATA
PRINCIPAIS DESENHOS DE REFERÊNCIA				REVISÃO				

CANCELA E SUBSTITUI O DESENHO NÚMERO:	
CANCELADO E SUBSTITUÍDO PELO DESENHO NÚMERO:	

CENTRO DE DOCUMENTAÇÃO	
RECEBIDO: / /	
Nº DOC.: ASS.: _____	
APROVAÇÃO CESAN:	
ASS.: _____ MATR.: _____	
UNID.: _____ DATA: / /	
ESTA APROVAÇÃO NÃO ISENTA A CONTRATADA DE SUAS RESPONSABILIDADES LEGAIS.	

EMITENTE:	ENCIBRA S. A. Estudos e Projetos de Engenharia
PROJETADO:	SIMONE DE JESUS SILVA
COORDENADOR:	REYAN CARATTI ALVES
CREA: 6432/7 REGIÃO: ES	CREA: 0801159880 REGIÃO: SP
DESENHO: VINÍCIUS	Nº DES. PROJETISTA: 0913-S-10-110-DE-110
DATA: 15/09/2010	
RESPONSÁVEL TÉCNICO:	REYAN CARATTI ALVES
CREA 0801159880 REGIÃO SP ART nº 2010000408 DATA 09/09/2009	

EMISSION CESAN	DATAS
PROJETADO:	
CREA:	
DESENHADO:	
VERIFICADO:	ENP NESTOR GOREA JR
DIVISÃO:	ENP NESTOR GOREA JR
GERÊNCIA:	ENP SANDRA SILV

CESAN		
MUNICÍPIO: IUNA	DISTRITO: SEDE	BAIRRO:
NOME DO EMPREENDIMENTO: SISTEMA DE ABASTECIMENTO DE ÁGUA DE IUNA		
TÍTULO: SISTEMA DE RESERVAÇÃO RESERVATÓRIO SEMI ENTERRADO – V=750 m3 MACROMEDIDAÇÃO		
ESCALA: 1:25	FOLHA: 11 / 11	Nº CESAN C-059-000-70-5-XX-0011
REV: 00		