
 
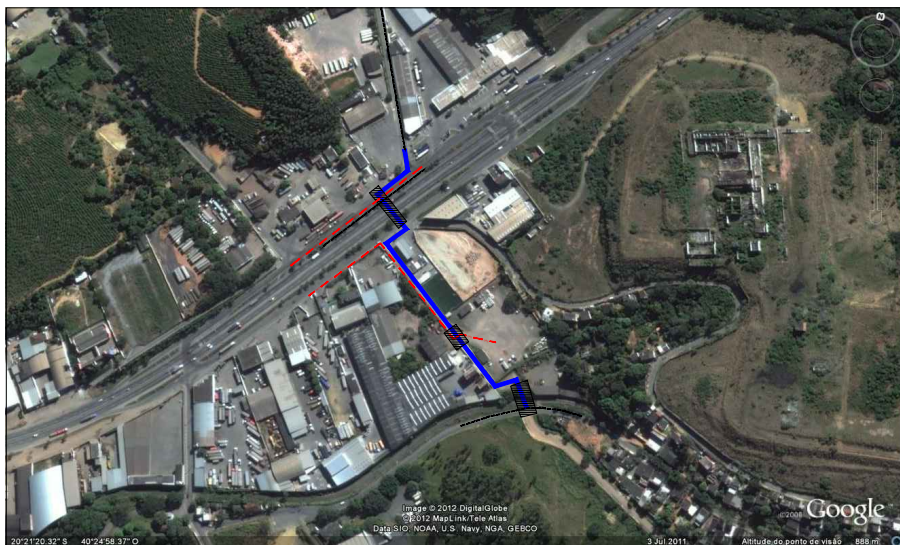




PLANTA DE LOCALIZAÇÃO
SEM ESCALA

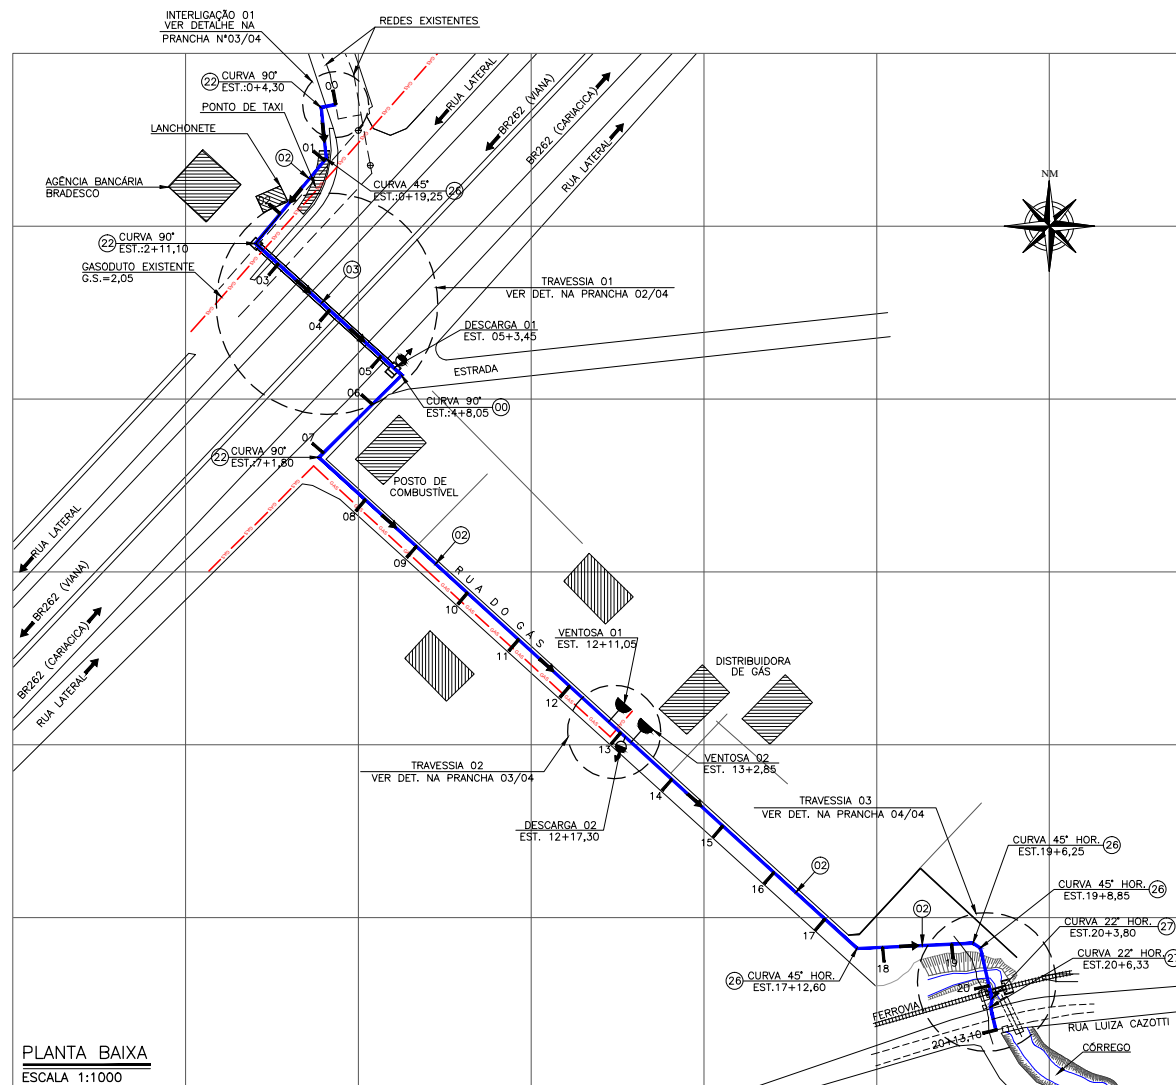

PLANTA BAIXA
ESCALA 1:1000

ACESSÓRIOS					
40	TAMPÃO ARTICULADO	F"*	600	08	PÇ
	PARAFUSO PARA FLANGE PN10	AÇO CARB.	20x90	96	PÇ
	PARAFUSO PARA FLANGE PN10	AÇO CARB.	24x100	640	PÇ
	ARRUELA DE BORRACHA PARA FLANGE PN10	BORRACHA	100	12	PÇ
	ARRUELA DE BORRACHA PARA FLANGE PN10	BORRACHA	400	40	PÇ

NÚMEROS	TÍTULOS	Nº	LOCAL	DISCRIMINAÇÃO	DES.	DIV.	GER.	DATA	
PRINCIPAIS DESENHOS DE REFERÊNCIA		REVISÃO							

ESTA APROVAÇÃO NÃO ISENTA A CONTRATADA
DE SUAS RESPONSABILIDADES LEGAIS.

RESPONSÁVEL TÉCNICO: JULIO CESAR ALI GANEM
CREA: 24918/D REGIÃO: MG ART Nº: DATA:

O-DSG	ENG° KARLA PONZO VACCARI
GERÊNCIA:	
O-GES	ENG° M° DA GLÓRIA RYRRO ALRIN



MUNICÍPIO: CARIACICA/VIANA	DISTRITO: VÁRIOS	BAIRRO: VÁRIOS
NOME DO EMPREENDIMENTO: SISTEMA DE ABASTECIMENTO DE ÁGUA DA GRANDE VITÓRIA		
TÍTULO: ANÁLISE OPERACIONAL DO SISTEMA		
SETOR MORRO DO PICO		
ADUTORA DN400 (TRAVESSIA SOB BR 262) – PROJETO HIDRÁULICO		
PLANTA DA ADUTORA, PERFIL E LISTA DE MATERIAIS		
ESCALA: 1/1000	FOLHA: 01 / 04	Nº CESAN A-048-000-50-5-XX-0001