




CONFIGURAÇÃO DE PENAS P/ PLOTAGEM		
COR	ESP.	
1	07	0,1
2	07	0,2
3	07	0,3
4	07	0,4
5	07	0,5
6	07	0,6
7	07	0,25
8	07	0,09
9	07	0,15
140	140	0,15
162	162	0,15

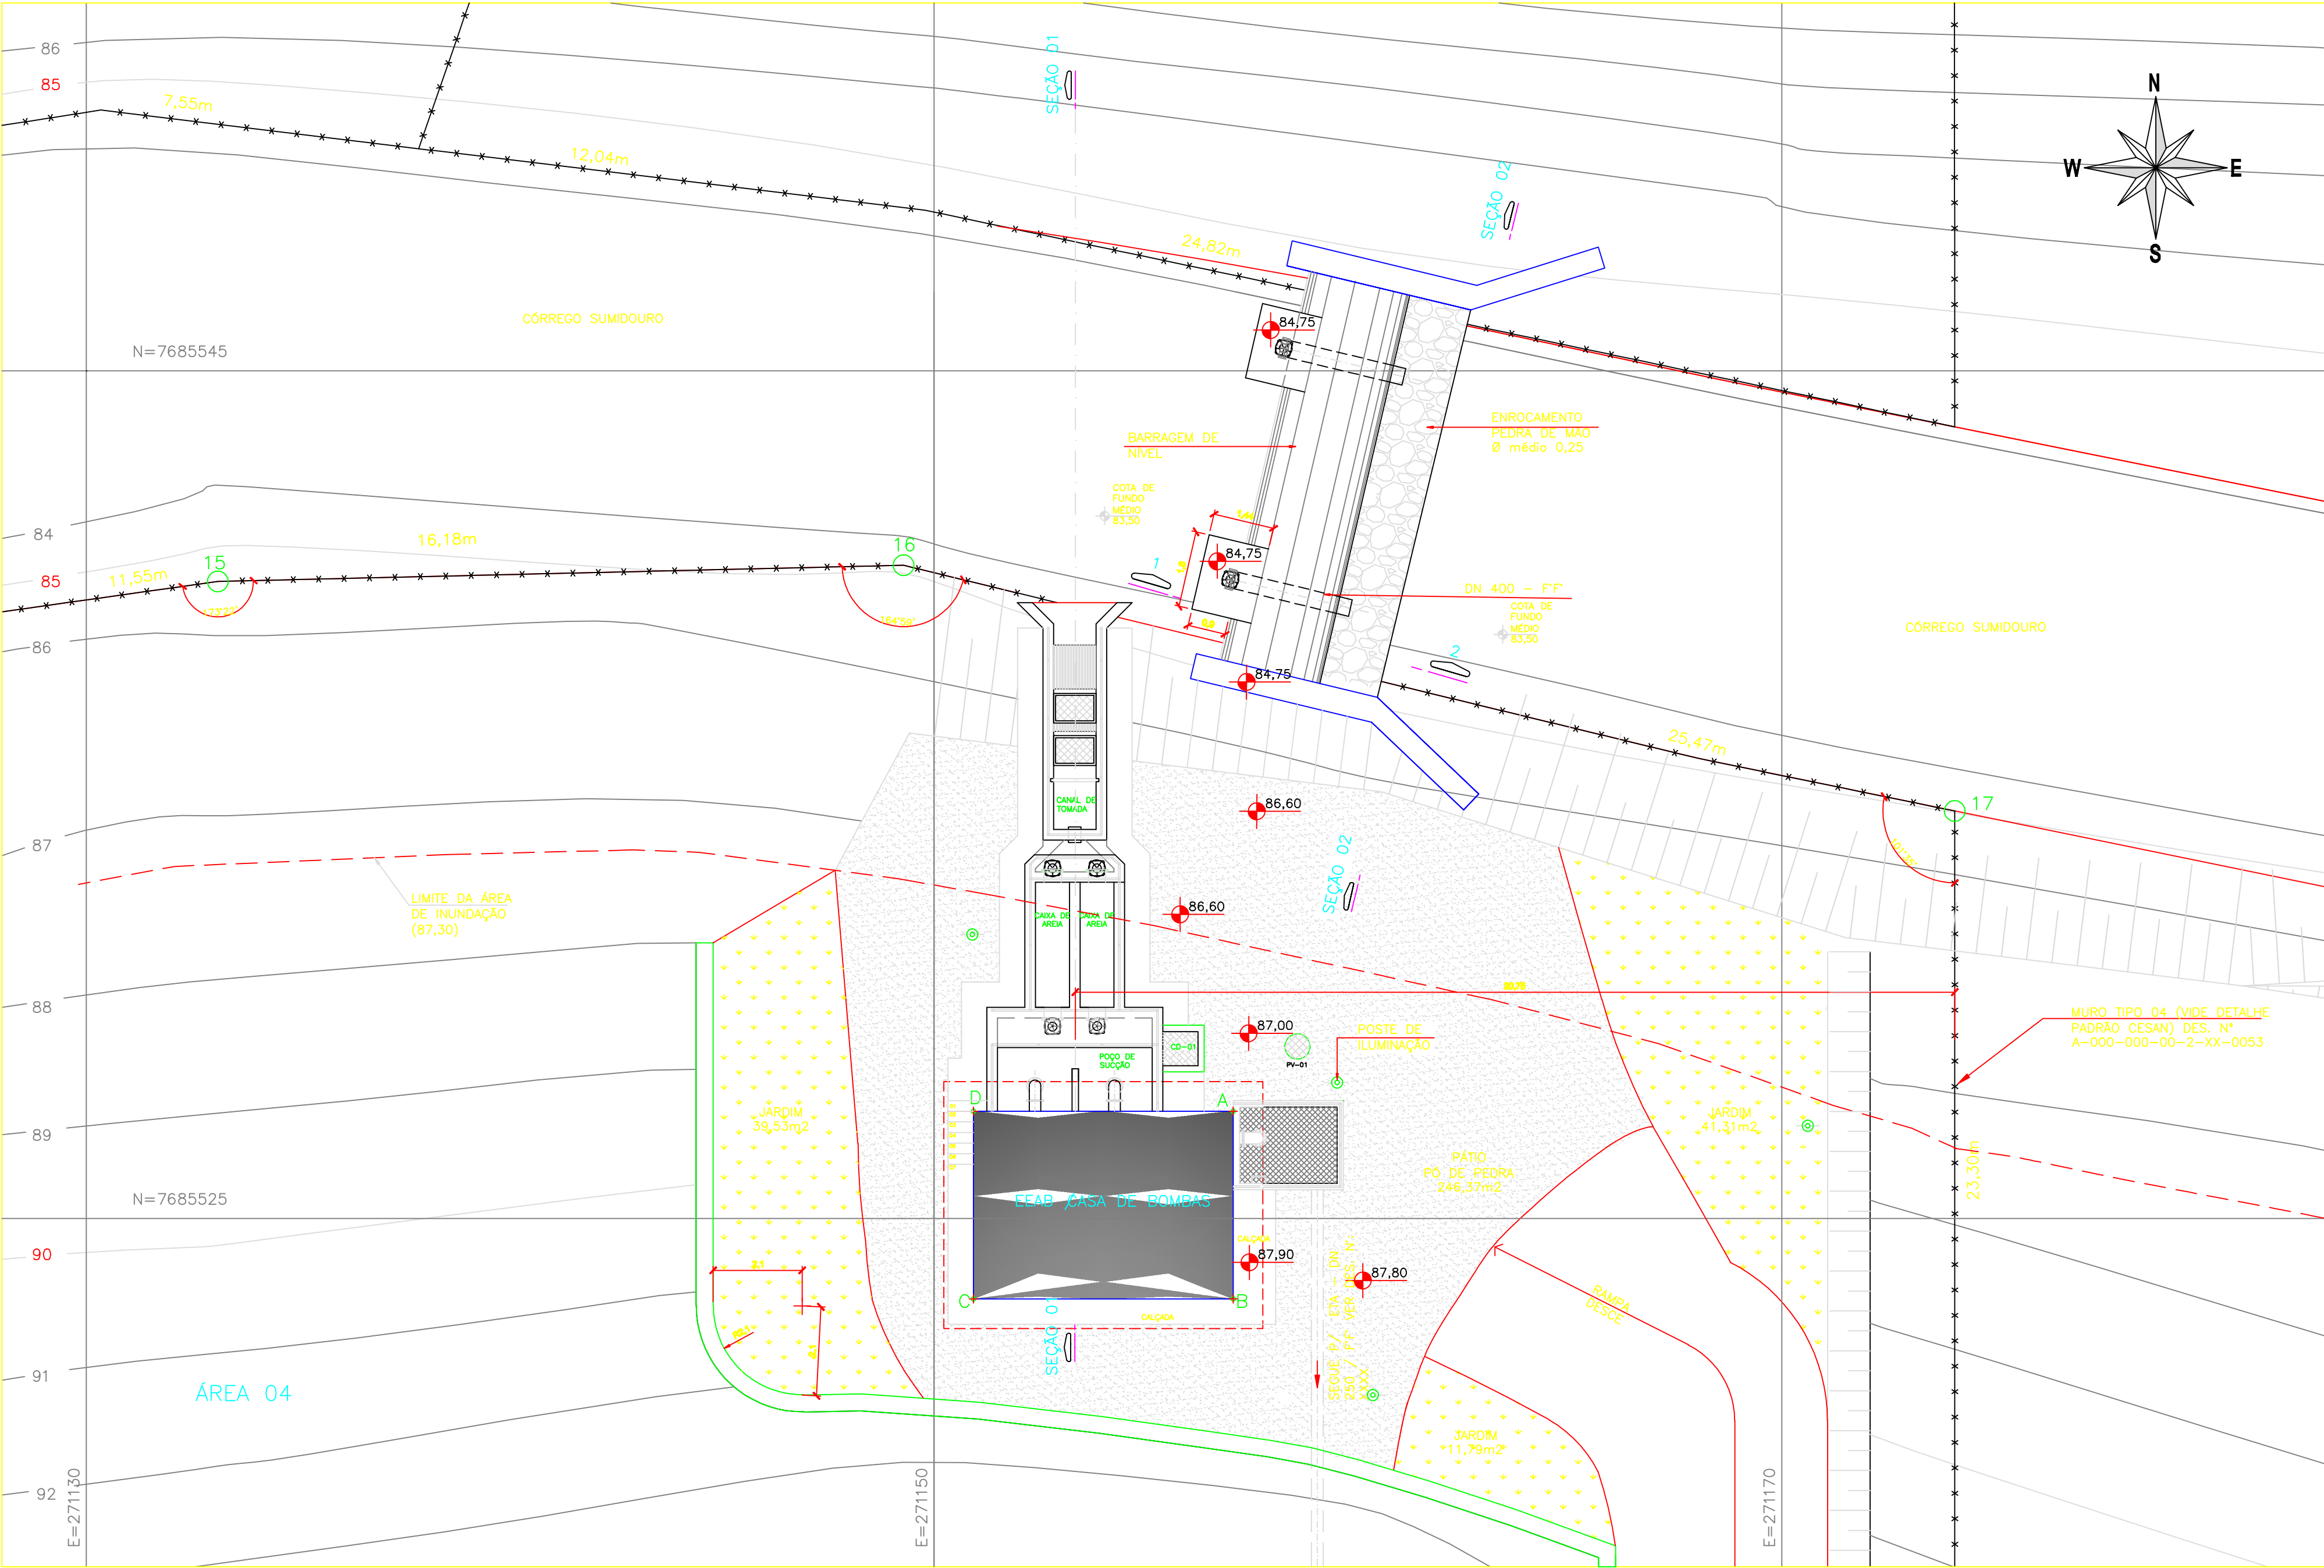

01 PLANTA BAIXA
ESCALA 1/100

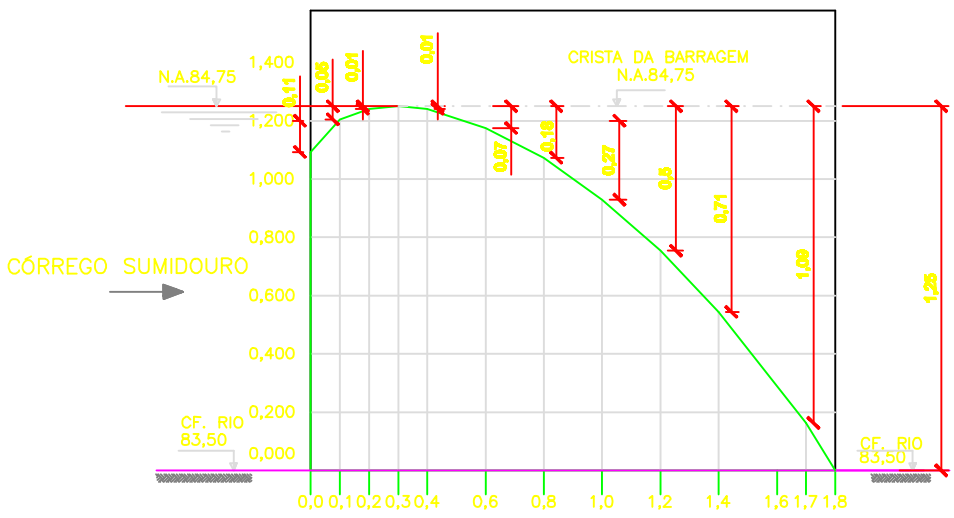

04 PERFIL CREAGER
ESCALA 1/25

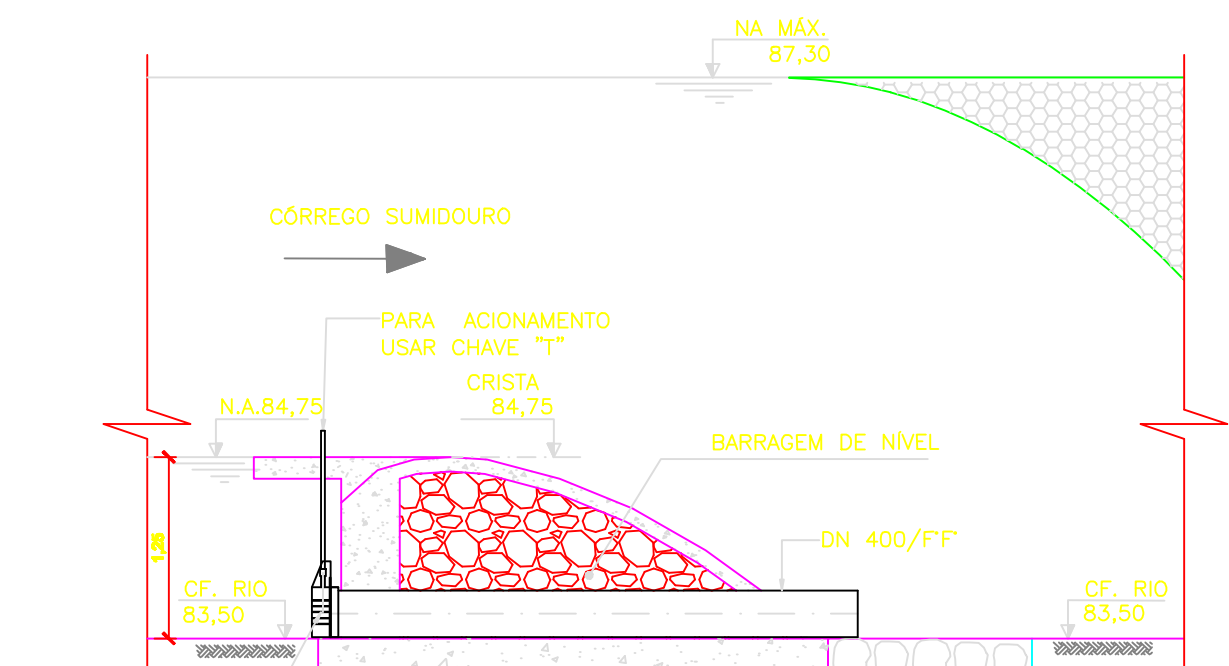

05 SEÇÃO TRANSVERSAL À BARRAGEM -
ESCALA 1/50

DADOS PARA LOCAÇÃO (ÁREA 04)			DADOS PARA LOCAÇÃO DA EEAB		
VÉRTICE	COORDENADAS		VÉRTICE	COORDENADAS	
	N	E		N	E
15	7685540.028	271133.106	A	7685527.528	271157.058
16	7685540.410	271149.282	B	7685523.099	271157.057
17	7685534.612	271174.081	C	7685523.099	271150.932
			D	7685527.528	271150.932

LEGENDA:

- POSTE DE ILUMINAÇÃO
- PÓ DE PEDRA

NOTAS:

- DIMENSÕES E ELEVAÇÕES EM METROS.
- PARA CORTES BB" E DD" E FACHADAS, VER FOLHA 03/05.
- PARA VISTA SUPERIOR VER FOLHA 04/05.
- PARA DETALHE ESCADA MARINHEIRO (DET. 9), VER FOLHA 05/05.
- DETALHES ESCORVA, VENTOSA E MANÔMETRO E LISTA DE MATERIAL, VER FOLHA 05/05.
- PARA PROJETO ESTRUTURAL E ELÉTRICO, VER PROJETO ESPECÍFICO.
- PARA ANCORAGENS, VER PROJETO ESTRUTURAL.
- VER PLANTA DE IMPLANTAÇÃO DA ESTAÇÃO DE TRATAMENTO DE ÁGUA DESENHO 0876.DS.041.H.0007/01.

ESTE DESENHO É PROPRIEDADE DA
COMPANHIA ESPÍRITO SANTENSE DE
SANEAMENTO - CESAN E NÃO PODE
SER COPIADO SEM SUA AUTORIZAÇÃO.

NÚMEROS	TÍTULOS	N°	LOCAL	INDICAÇÃO DO PADRÃO DO MURO	DISCRIMINAÇÃO	ROSI	-	-	25.07.11
PRINCIPAIS DESENHOS DE REFERÊNCIA									
REVISÃO									

CANCELAR E SUBSTITUIR O DESENHO NÚMERO:

CANCELADO E SUBSTITUÍDO PELO DESENHO NÚMERO:

CENTRO DE DOCUMENTAÇÃO
RECEBIDO: / /
N° DOC.: ____ ASS.: ____
APROVAÇÃO CESAN:
ASS.: ____ MATR.: ____
UNID.: ____ DATA: / /
ESTA APROVAÇÃO NÃO ISENTA A CONTRATADA DE SUAS RESPONSABILIDADES LEGAIS.

EMITENTE: **Etep**
Consultoria, Gerenciamento e Serviços
PROJETADO: ARTUR AUGUSTO OLIVEIRA ZANONI
COORDENADOR: CREA: 045302/D REGIÃO: RJ
DESENHO: ROSILENE NASCIMENTO
N° DES. PROJETISTA: 0876.DS.041.H.0002/01
DATA: 27 / 05 / 2011
RESPONSÁVEL TÉCNICO: ENO* ARTUR AUGUSTO OLIVEIRA NEVES
CREA: 045302/D REGIÃO: RJ ART N°0820110020944 DATA: 22/02/2011

EMISSION CESAN
PROJETADO: ____
CREA: ____
DESENHADO: ____
VERIFICADO: ENO* NESTOR GORZA JUNIOR
DIVISÃO: ENO* NESTOR GORZA JUNIOR
GERÊNCIA: ENO* SANDRA SILV

DATAS
MUNICÍPIO: ATÍLIO VIVÁQUA DISTRITO: SEDE BAIRRO: --
NOME DO EMPREENDIMENTO: MELHORIA DO SISTEMA DE ABASTECIMENTO DE ÁGUA TRATADA DE ATÍLIO VIVÁQUA
TÍTULO: CAPTAÇÃO E ADUTORA DE ÁGUA BRUTA
PROJETO HIDRÁULICO URBANIZAÇÃO
ESCALA: INDICADAS FOLHA: 02 / 42 N° CESAN B-090-000-30-5-XX-0003 REV: 01