



ESP.
07 0,1
07 0,2
07 0,3
07 0,4
07 0,5
07 0,6
07 0,25
07 0,09
07 0,15
140 0,15
162 0,15

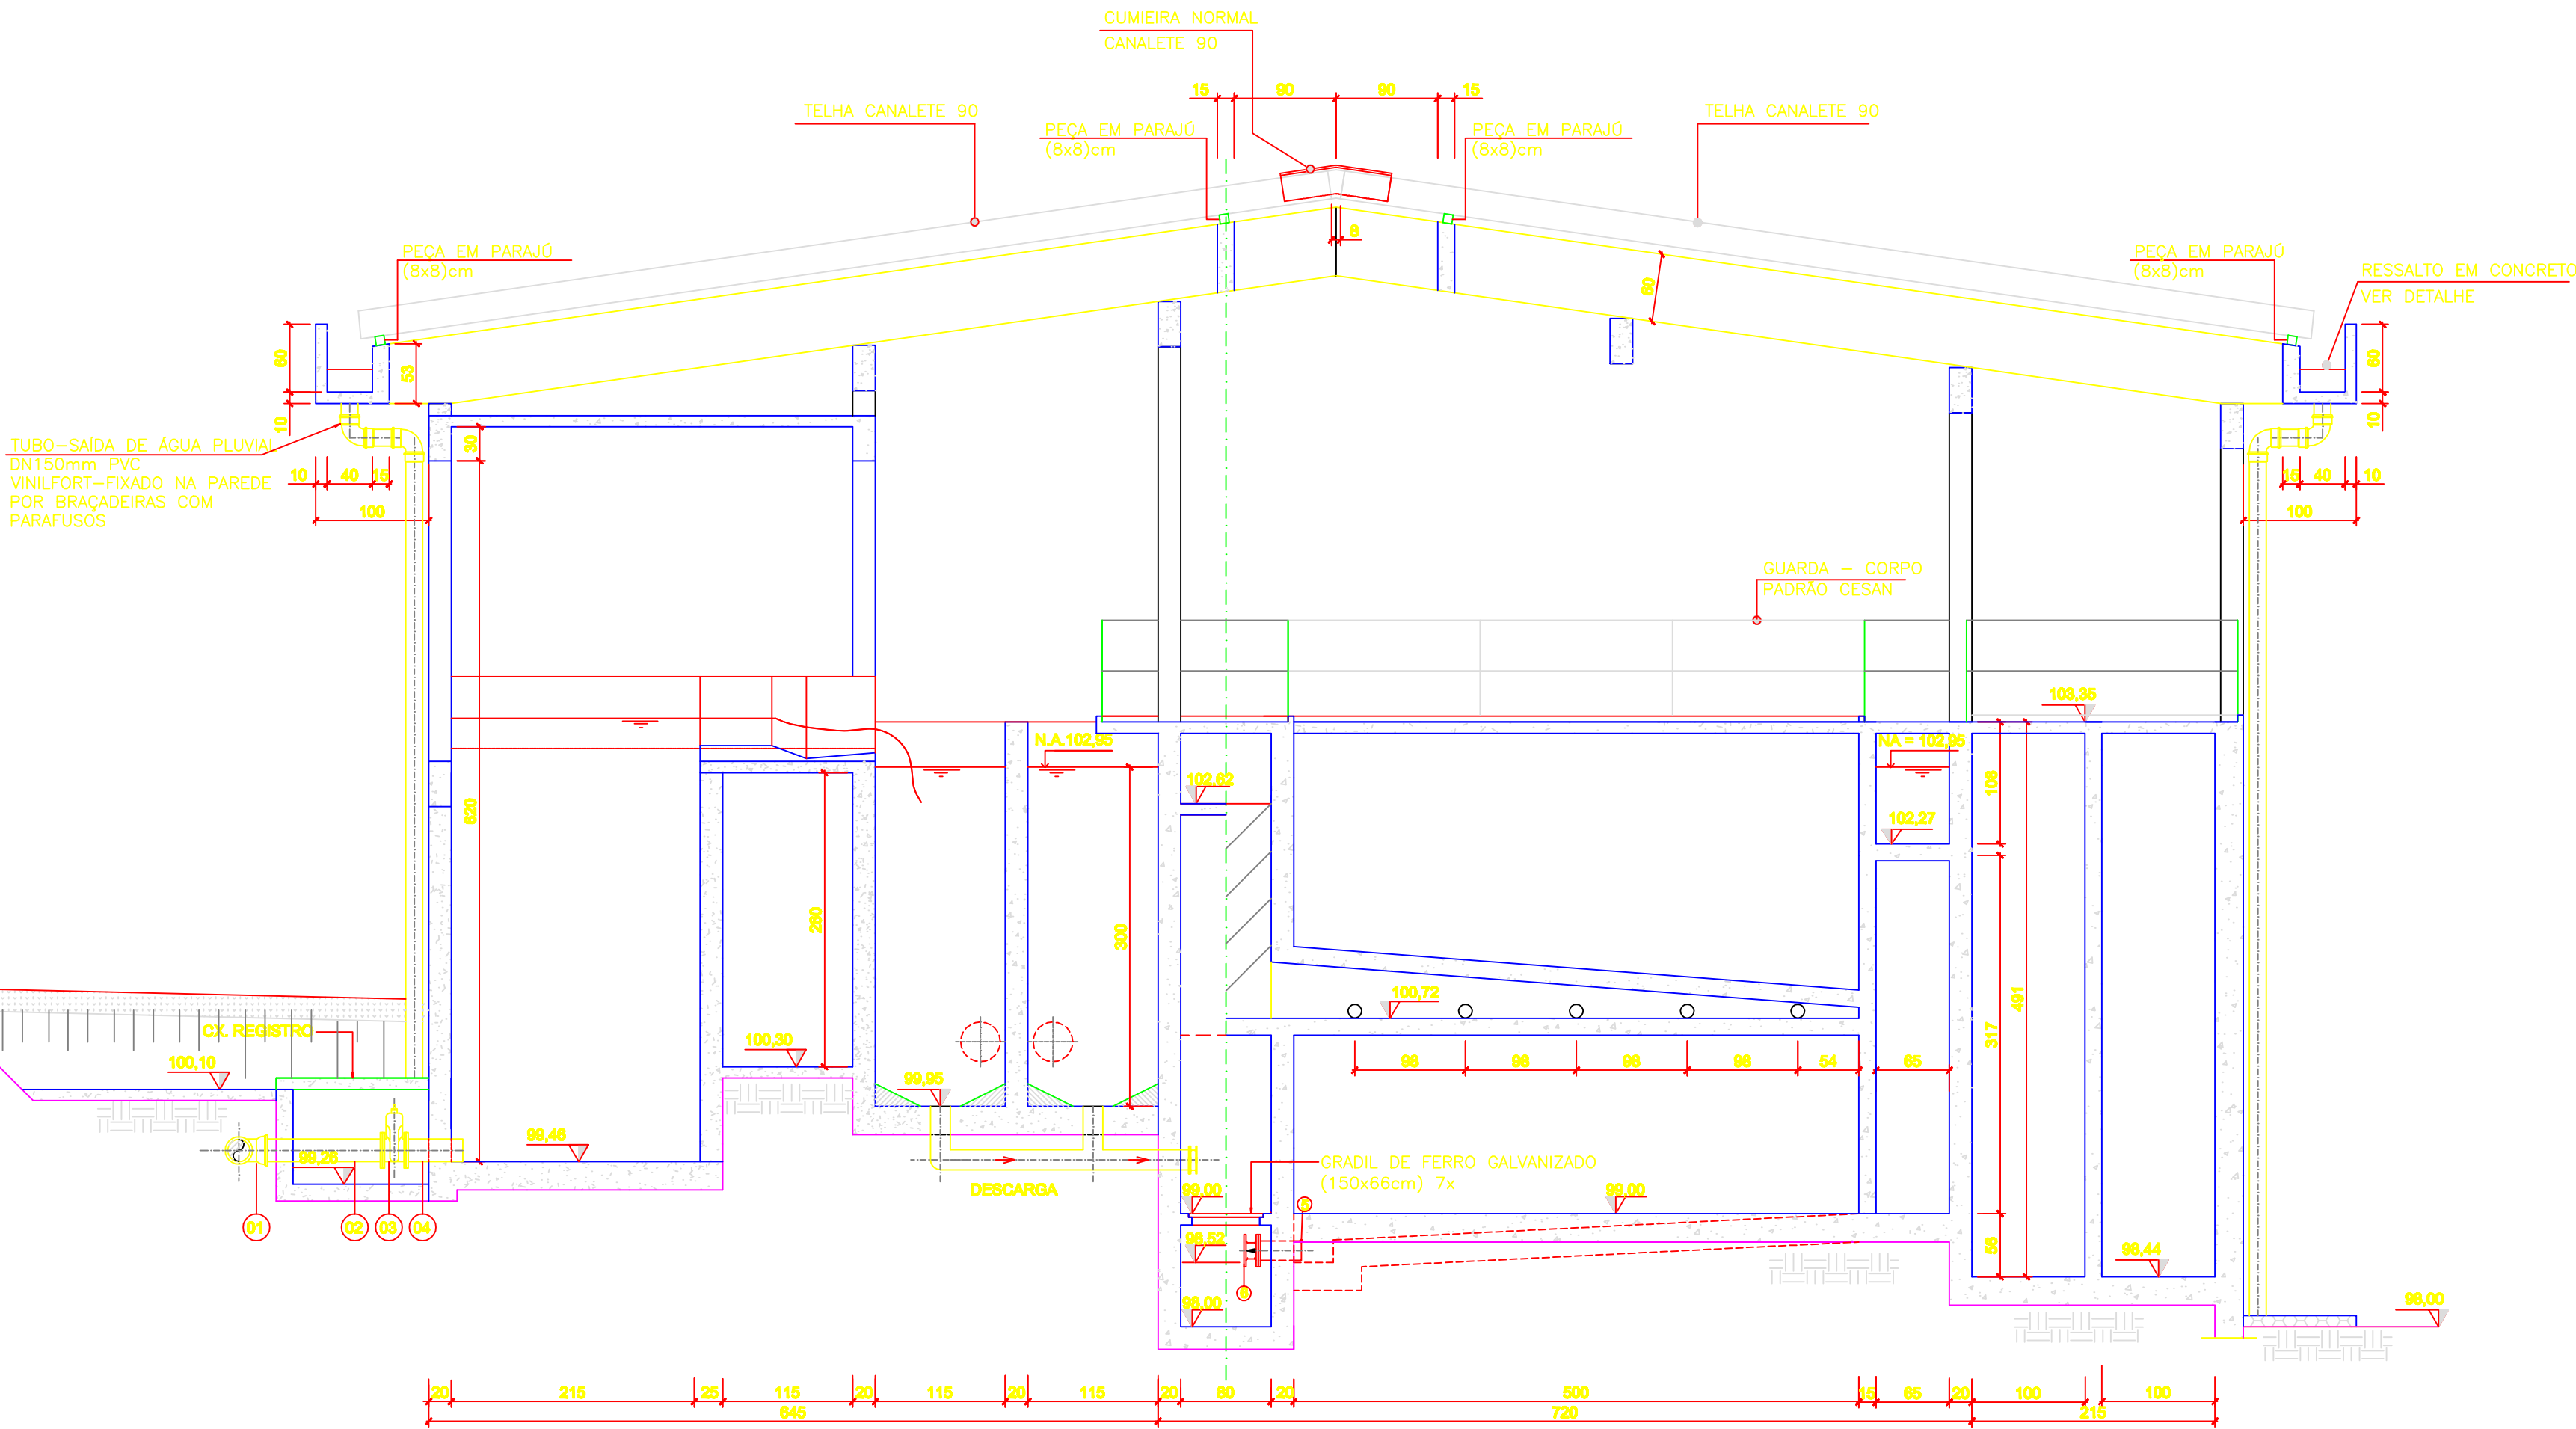


NOTAS:
1- DIMENSÕES EM CENTÍMETROS E ELEVACOES EM METROS.
2- PARA URBANIZACAO, VER FOLHA 01/15
3- PARA TUBULACOES EXTERNAS, VER FOLHA 02/15
4- PARA CORTES, VER FOLHA 08, 09/15
5- PARA FACHADA, VER FOLHA 11/15

01 CORTE 11-12
ESCALA 1/50

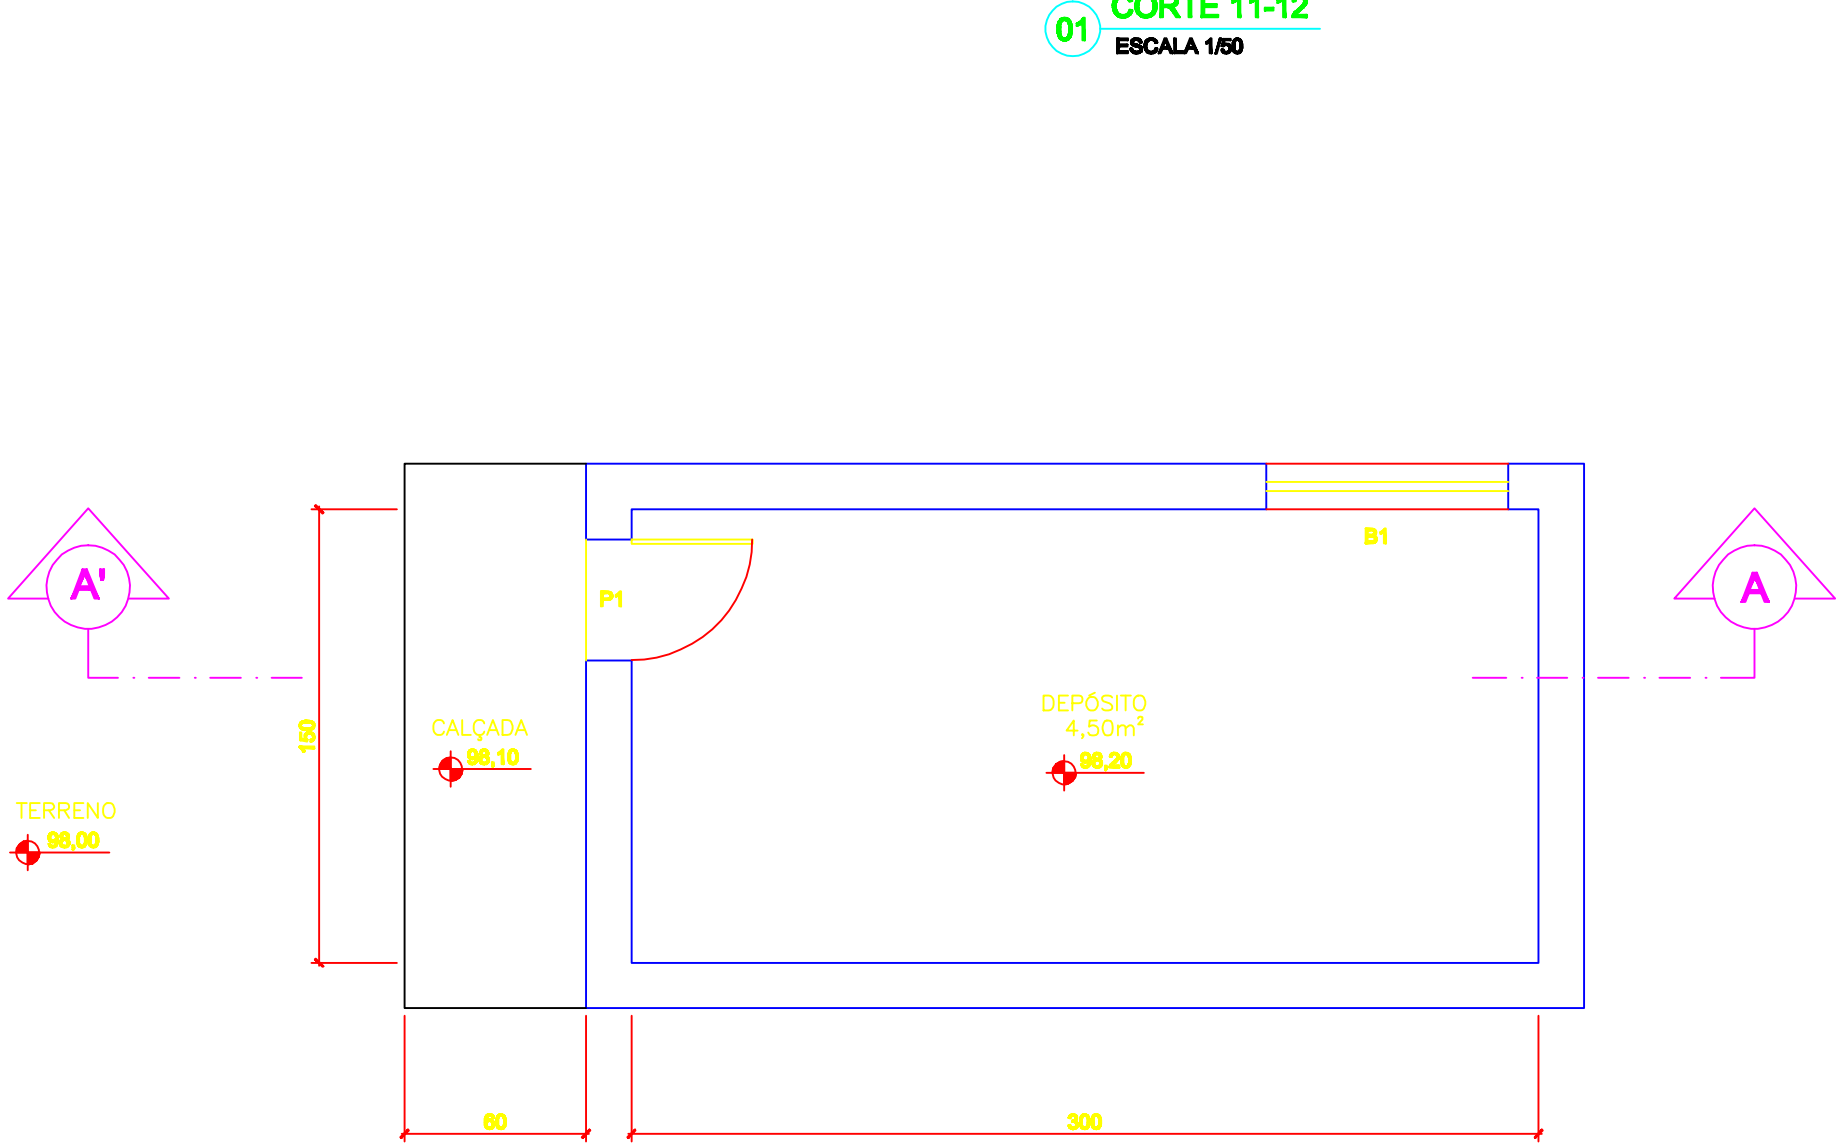


02 PLANTA BAIXA
ESCALA 1/25

QUADRO DE ESQUADRIAS DEPÓSITO		
N°	DIMENSÕES	OBS
P1	80x210	ALUMINIO
B1	80x60	ALUMINIO

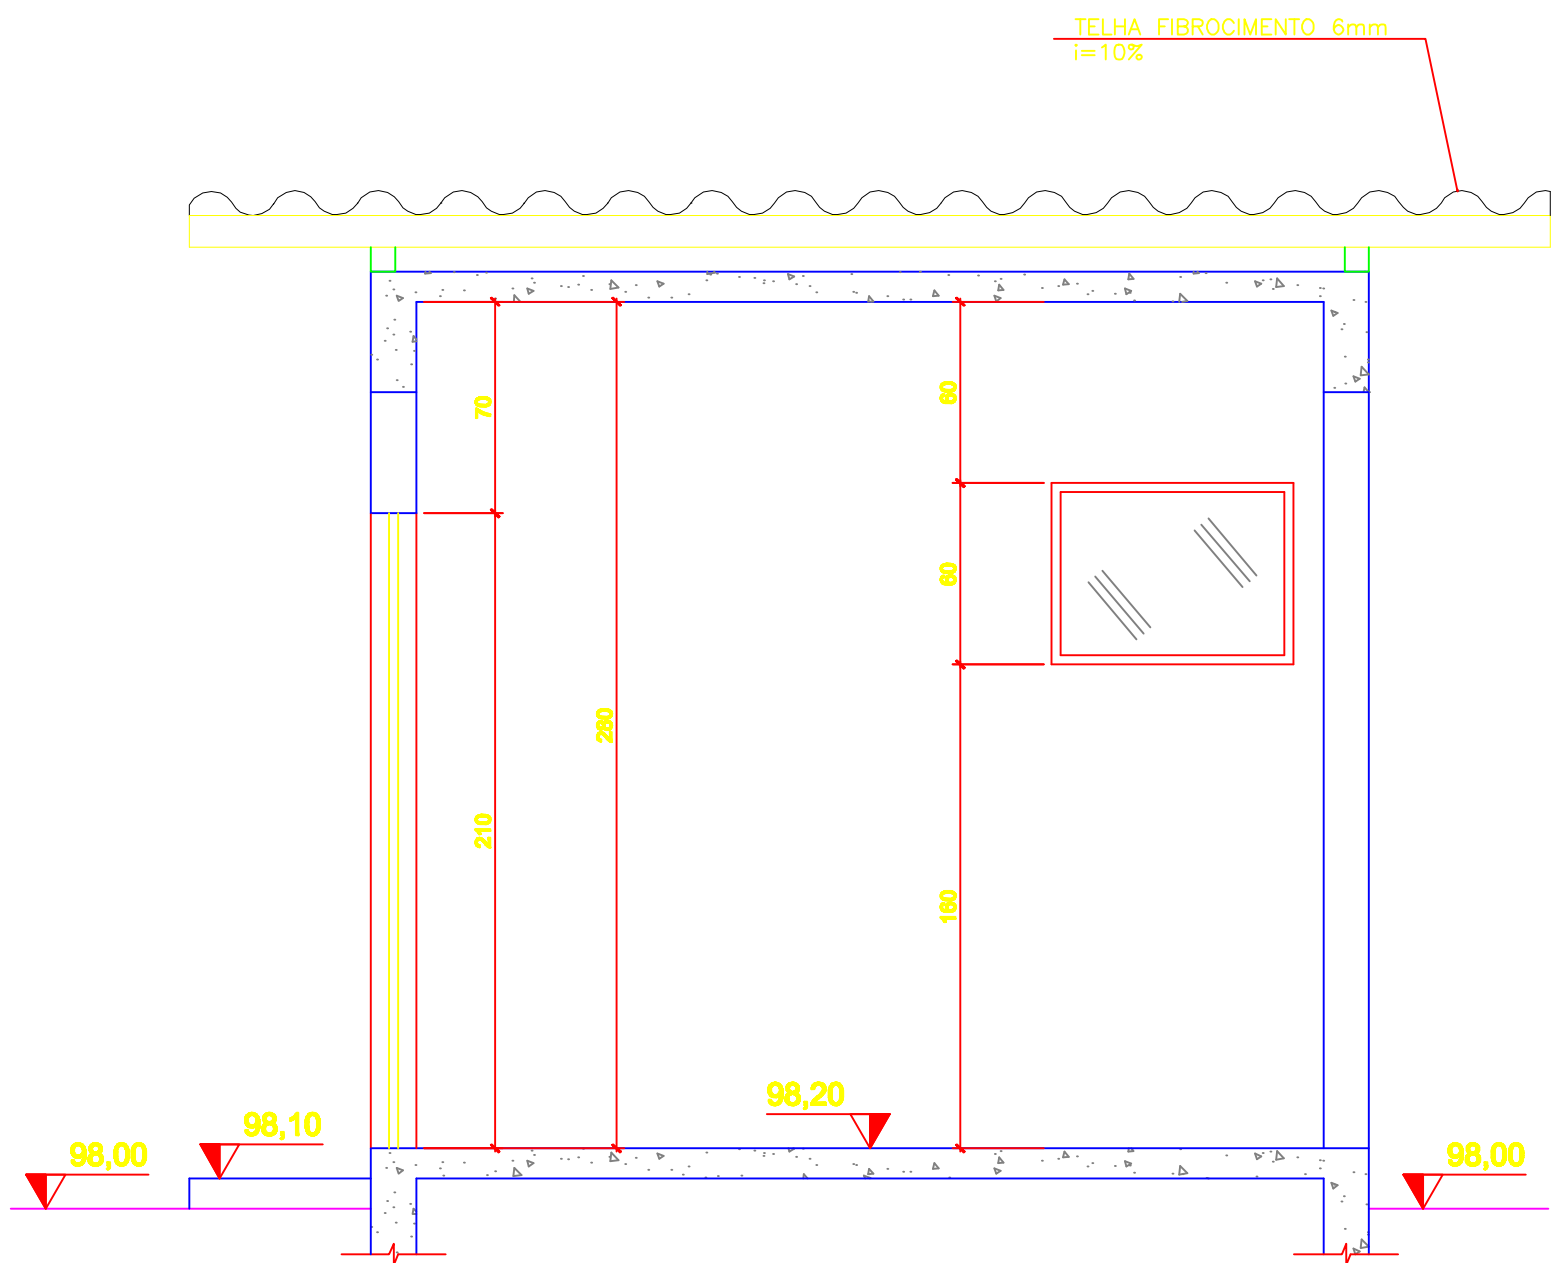

03 CORTE AA'
ESCALA 1/25

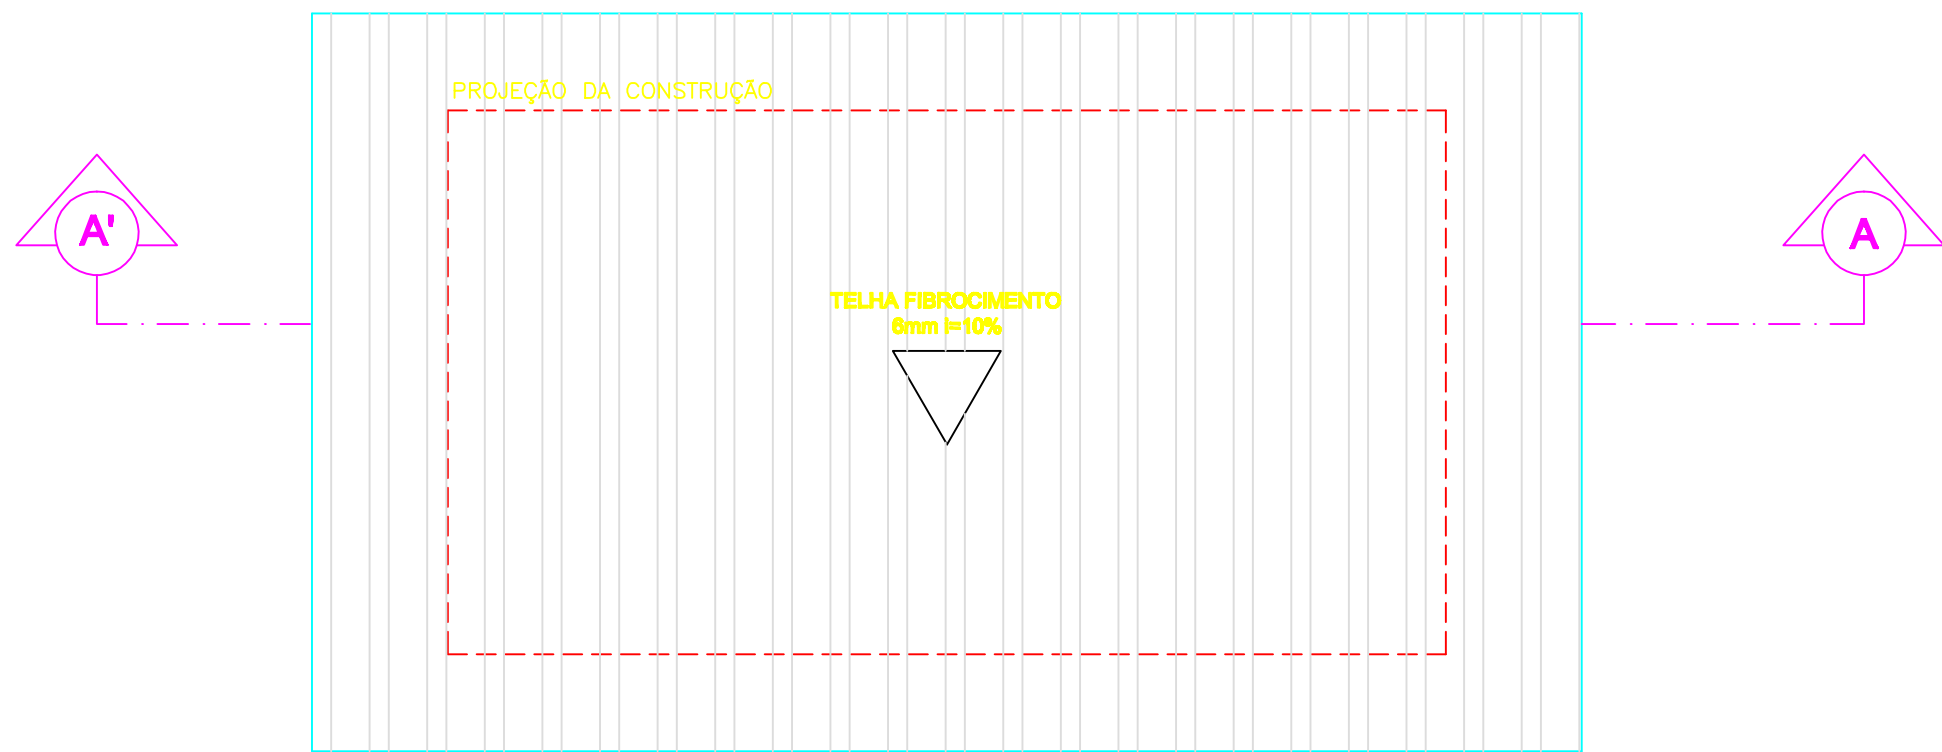

04 COBERTURA
ESCALA 1/25

COMPANHIA ESPÍRITO SANTENSE DE
SANEAMENTO - CESAN E NÃO PODE
SER COPIADO SEM SUA AUTORIZAÇÃO.

		01	ETEP	ALTERAÇÃO DO DEPÓSITO: PLANTA BAIXA E INDICAÇÃO DE CORTES	ROSI	–	–	25.07.11
NÚMEROS	TÍTULOS	Nº	LOCAL	DISCRIMINAÇÃO	DES.	DIV.	GER.	DATA
PRINCIPAIS DESENHOS DE REFERÊNCIA				REVISÃO				

CANCELA E SUBSTITUI
O DESENHO NÚMERO:

CANCELADO E SUBSTITUÍDO
PELO DESENHO NÚMERO:

CENTRO DE DOCUMENTAÇÃO

RECEBIDO: / /

N° DOC.: ASS.:

APROVAÇÃO CESAN:

ASS.: MATR.:

UNID.: DATA: / /

ESTA APROVAÇÃO NÃO ISENTA A CONTRATADA
DE SUAS RESPONSABILIDADES LEGAIS.

EMITENTE:

PROJETADO:

COORDENADOR:

ENGR. FLÁVIA NAGEM NOGUEIRA ZANONI

ARTUR AUGUSTO OLIVEIRA NEVES

CREA: 5998/D REGIÃO: ES

CREA: 045302/D REGIÃO: RJ

DESENHO: ROSILENE NASCIMENTO

N° DES. PROJETISTA:

DATA: 27 / 05 / 2011

0876.DS.041.H.0016/01

RESPONSÁVEL TÉCNICO:

ENGR. ARTUR AUGUSTO OLIVEIRA NEVES

CREA: 045302/D REGIÃO: RJ ART N° 0820110020948 DATA: 22/02/2011

EMISSION CESAN

DATAS

PROJETADO:

CREA:

DESENHADO:

VERIFICADO:

DIVISÃO:

GERÊNCIA:

CESAN

MUNICÍPIO: ATÍLIO VIVÁQUA

DISTRITO: SEDE

BAIRRO: -

NOME DO EMPREENDIMENTO: MELHORIA DO SISTEMA DE ABASTECIMENTO DE ÁGUA TRATADA DE ATÍLIO VIVÁQUA

TÍTULO: ESTAÇÃO DE TRATAMENTO DE ÁGUA

PROJETO HIDRÁULICO

CORTE 11-12 E DEPÓSITO

ESCALA: 1:50

FOLHA: 16 / 42

N° CESAN B-090-000-40-5-XX-0031

REV: 01