
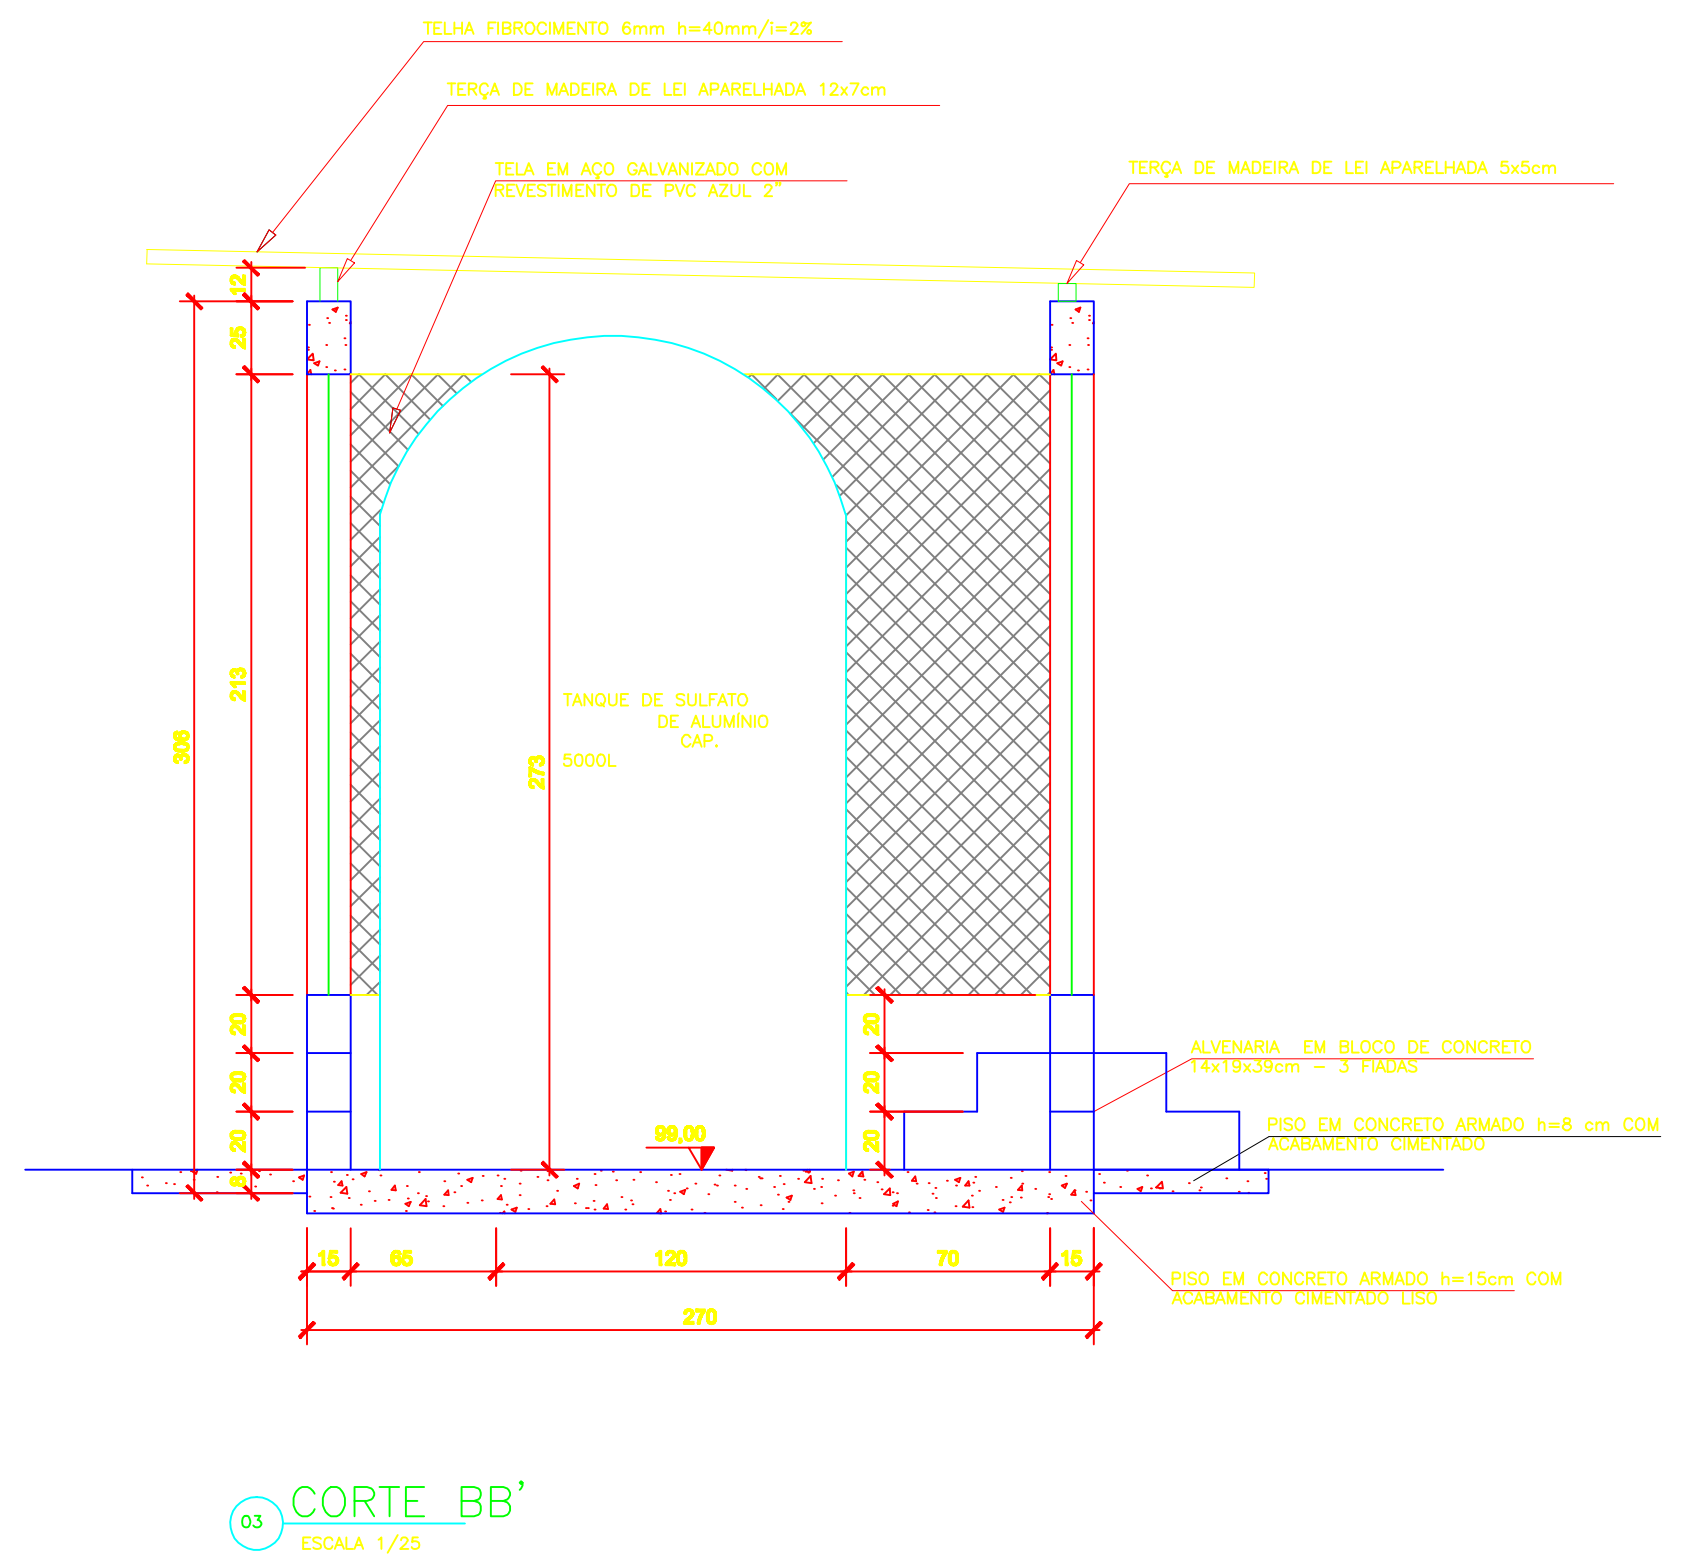
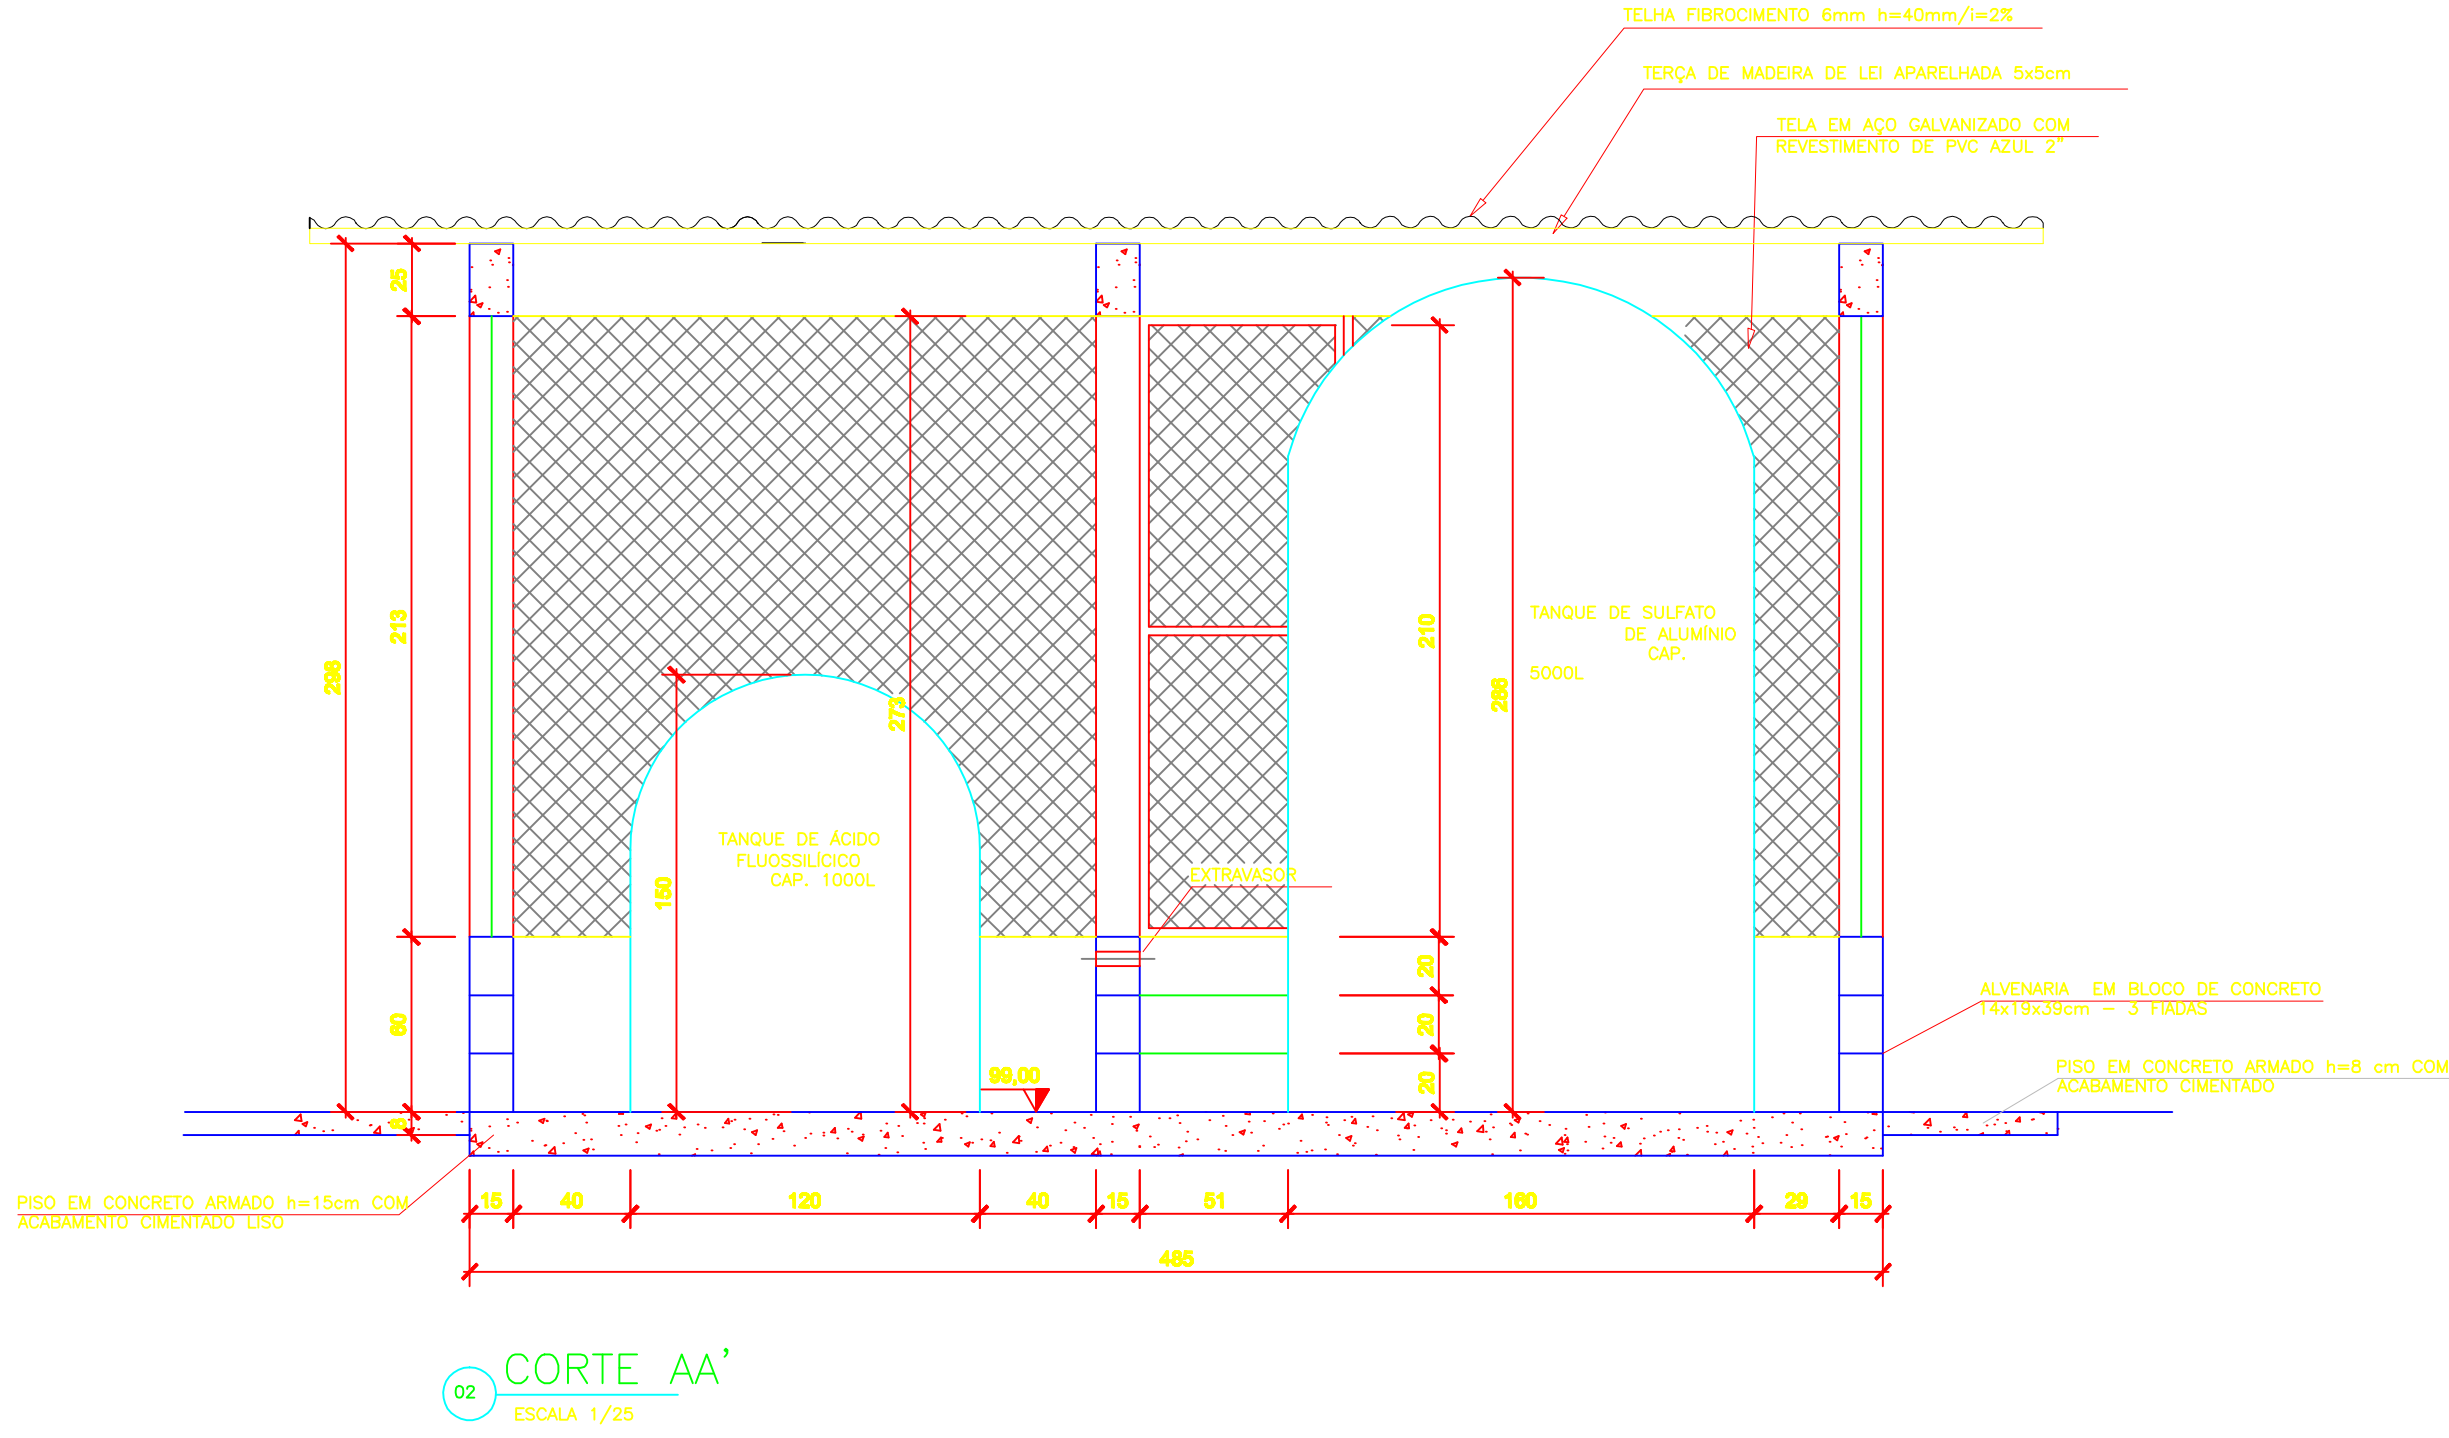


CONFIGURAÇÃO DE PENAS P/ PLOTAGEM		
COR	ESP.	
1	07	0,1
2	07	0,2
3	07	0,3
4	07	0,4
5	07	0,5
6	07	0,6
7	07	0,25
8	07	0,09
9	07	0,15
140	140	0,15
162	162	0,15

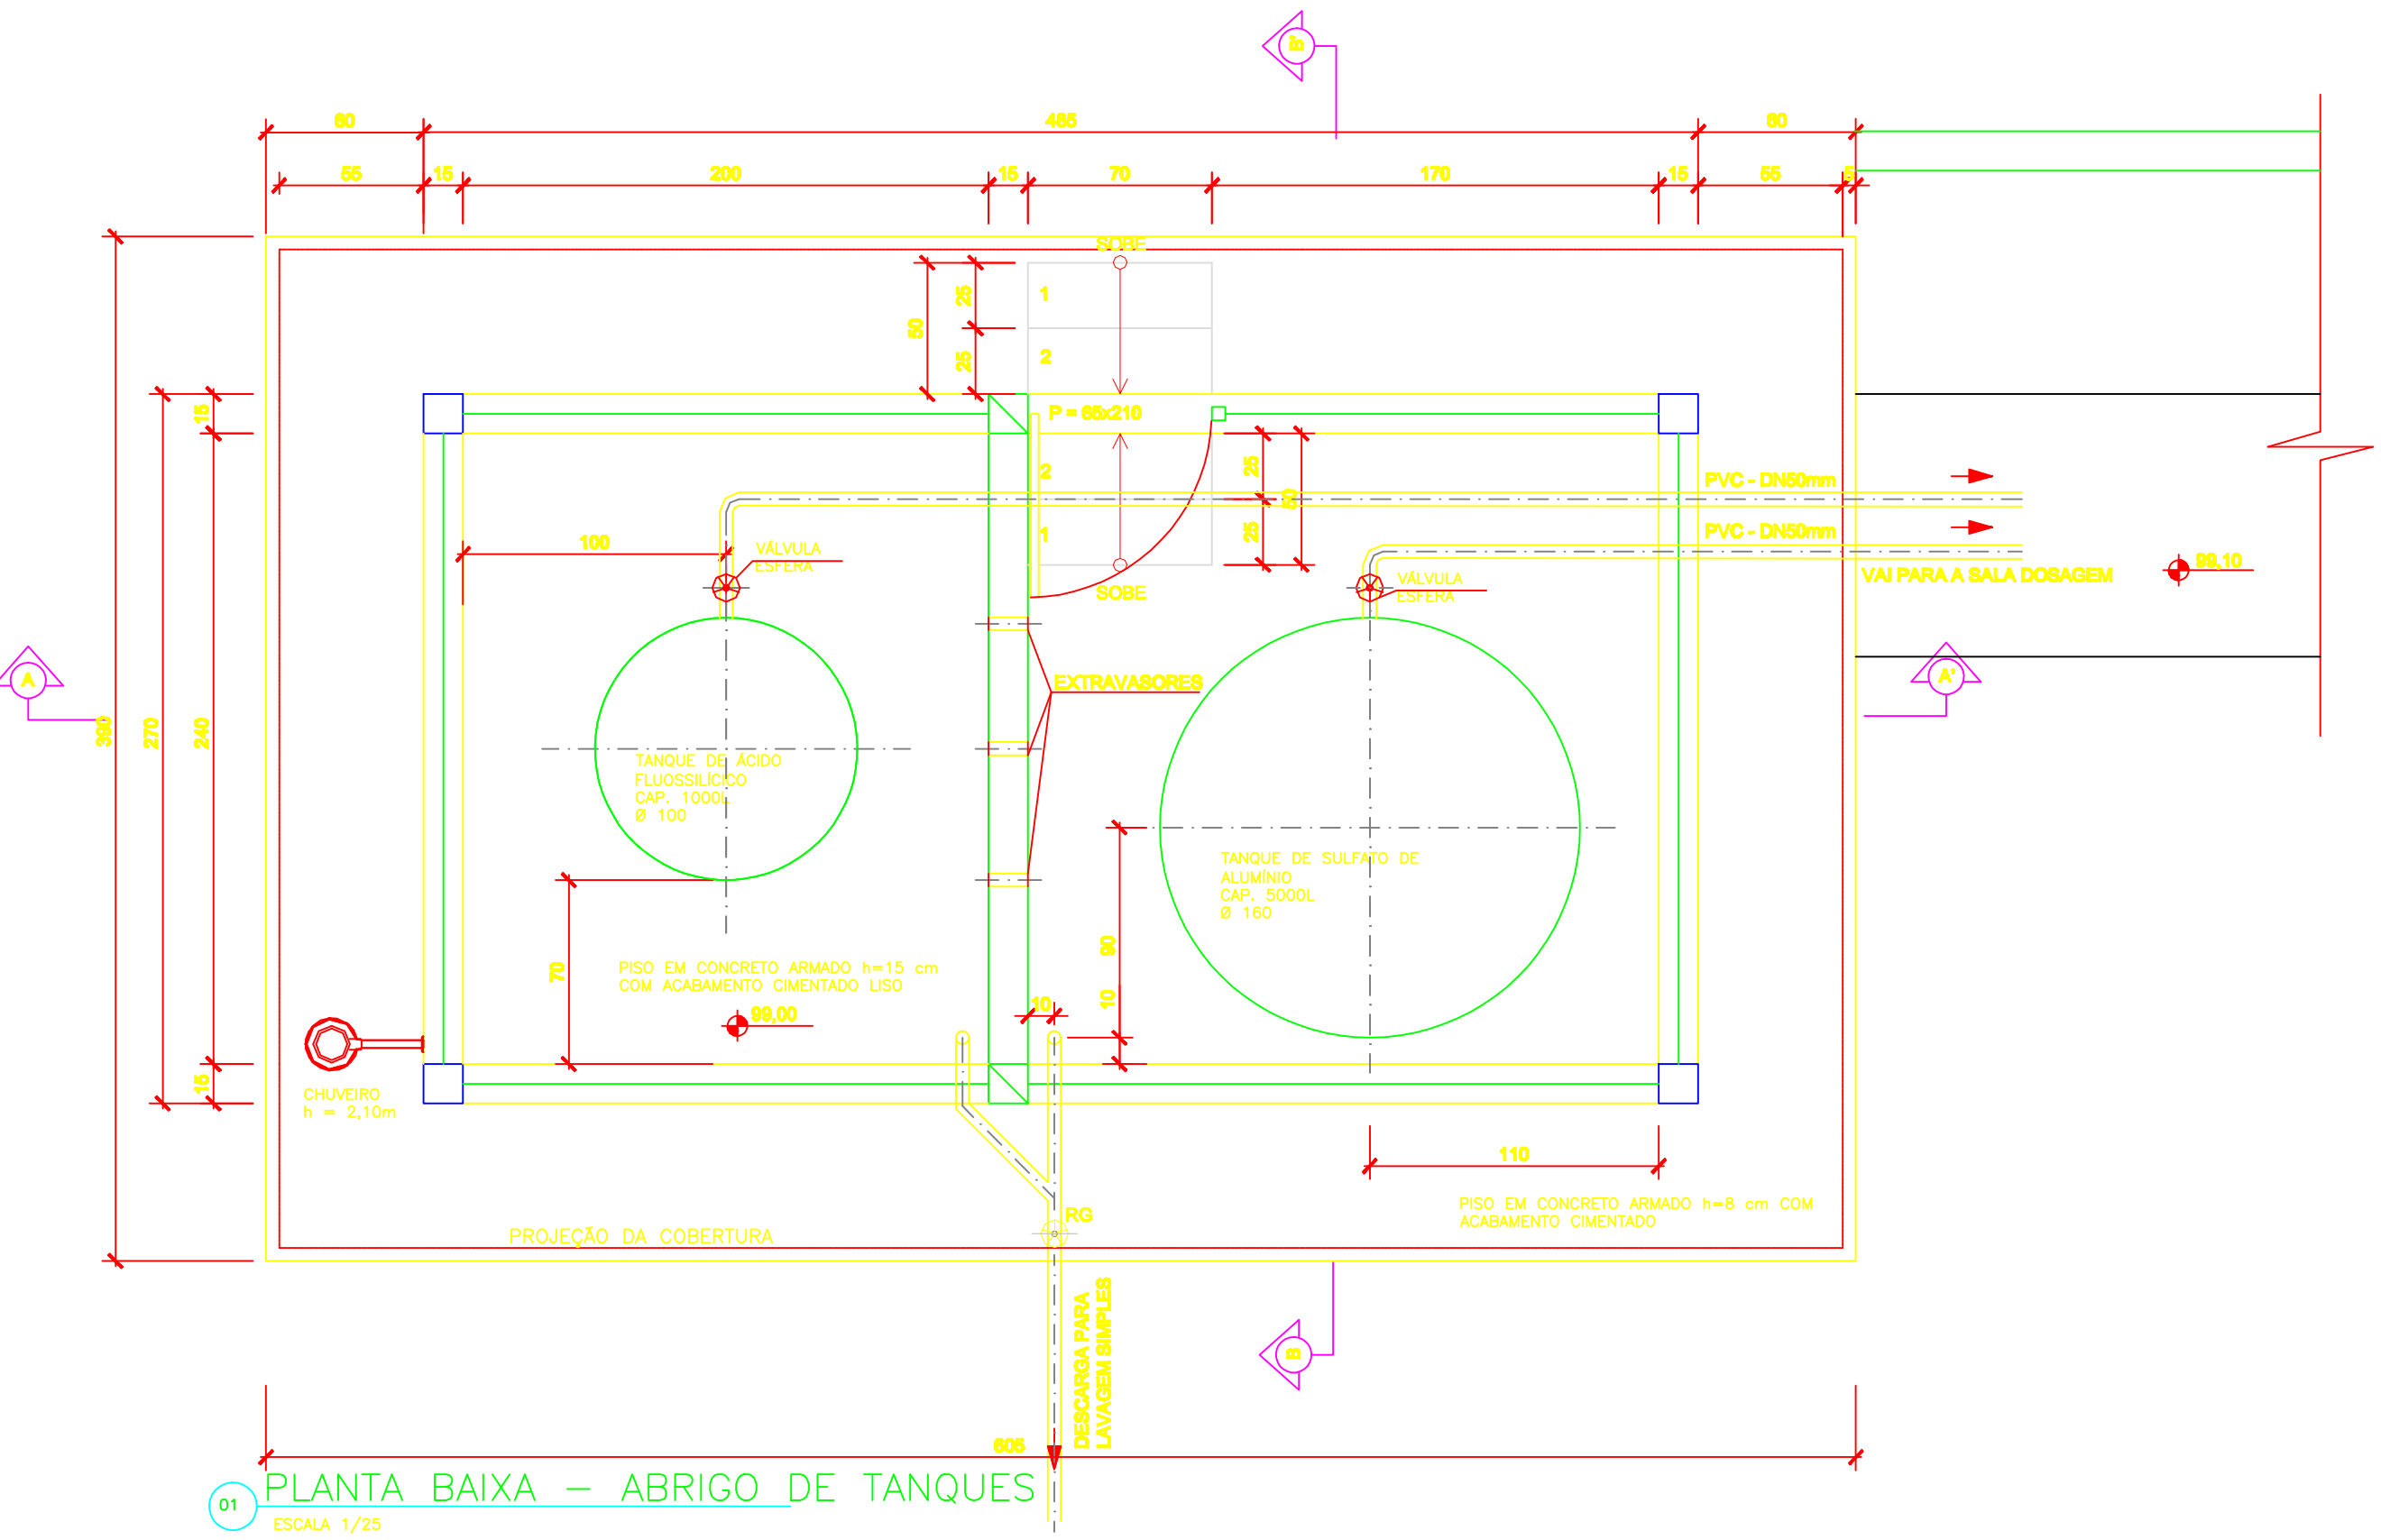

- NOTAS:**
- 1- DIMENSÕES EM CENTÍMETROS E ELEVÇÕES EM METROS.
 - 2- PARA URBANIZAÇÃO, VER FOLHA 01/15
 - 3- PARA TUBULAÇÕES EXTERNAS, VER FOLHA 02/15
 - 4- PARA CORTES, VER FOLHA 08, 09, 10/15
 - 5- PARA FACHADA, VER FOLHA 11/15
 - 6- PARA TUBULAÇÕES PRODUTOS QUÍMICOS, VER FOLHA 15/15

ESTE DESENHO É PROPRIEDADE DA COMPANHIA ESPÍRITO SANTENSE DE SANEAMENTO - CESAN E NÃO PODE SER COPIADO SEM SUA AUTORIZAÇÃO.

NÚMEROS	TÍTULOS	Nº	LOCAL	VERIFICAÇÃO DE ESCALA: TEXTO NOTAS, PISO CONCRETO ARMADO	ROSI	-	-	27/07/11
PRINCIPAIS DESENHOS DE REFERÊNCIA				DISCRIMINAÇÃO	DES.	DIV.	GER.	DATA
				REVISÃO				

CANCELA E SUBSTITUI O DESENHO NÚMERO:

CANCELADO E SUBSTITUÍDO PELO DESENHO NÚMERO:

CENTRO DE DOCUMENTAÇÃO

RECEBIDO: / /

Nº DOC.: ASS.:

APROVAÇÃO CESAN:

ASS.: MATR.:

UNID.: DATA: / /

ESTA APROVAÇÃO NÃO ISENTA A CONTRATADA DE SUAS RESPONSABILIDADES LEGAIS.

EMITENTE:

PROJETADO:

COORDENADOR:

ENGRª FLAVIA NAGEM NOGUEIRA ZANONI

CREA: 5998/D REGIÃO: ES

DESENHO: ROSILENE NASCIMENTO

DATA: 27 / 05 / 2011

RESPONSÁVEL TÉCNICO:

ENGRª ARTUR AUGUSTO OLIVEIRA NEVES

CREA: 045302/D REGIÃO: RJ ART Nº 0820110020948 DATA: 22/02/2011

EMISSION CESAN

DATAS

PROJETADO:

CREA:

DESENHADO:

VERIFICADO:

DIVISÃO:

GERÊNCIA:

CESAN

MUNICÍPIO: ATÍLIO VIVÁQUA DISTRITO: SEDE BAIRRO: -

NOME DO EMPREENDIMENTO: MELHORIA DO SISTEMA DE ABASTECIMENTO DE ÁGUA TRATADA DE ATÍLIO VIVÁQUA

TÍTULO: ESTAÇÃO DE TRATAMENTO DE ÁGUA

PROJETO HIDRÁULICO

ABRIGO DOS TANQUES - PLANTA BAIXA E DETALHES

ESCALA: 1:25 FOLHA: 19/42 Nº CESAN B-090-000-40-5-XX-0034 REV: 01