

CONFIGURAÇÃO DE
PENAS P/ PLOTAGEM


COR	ESP.
1	07 0,1
2	07 0,2
3	07 0,3
4	07 0,4
5	07 0,5
6	07 0,6
7	07 0,25
8	07 0,09
9	07 0,15
140	140 0,15
162	162 0,15

1


2

3


4

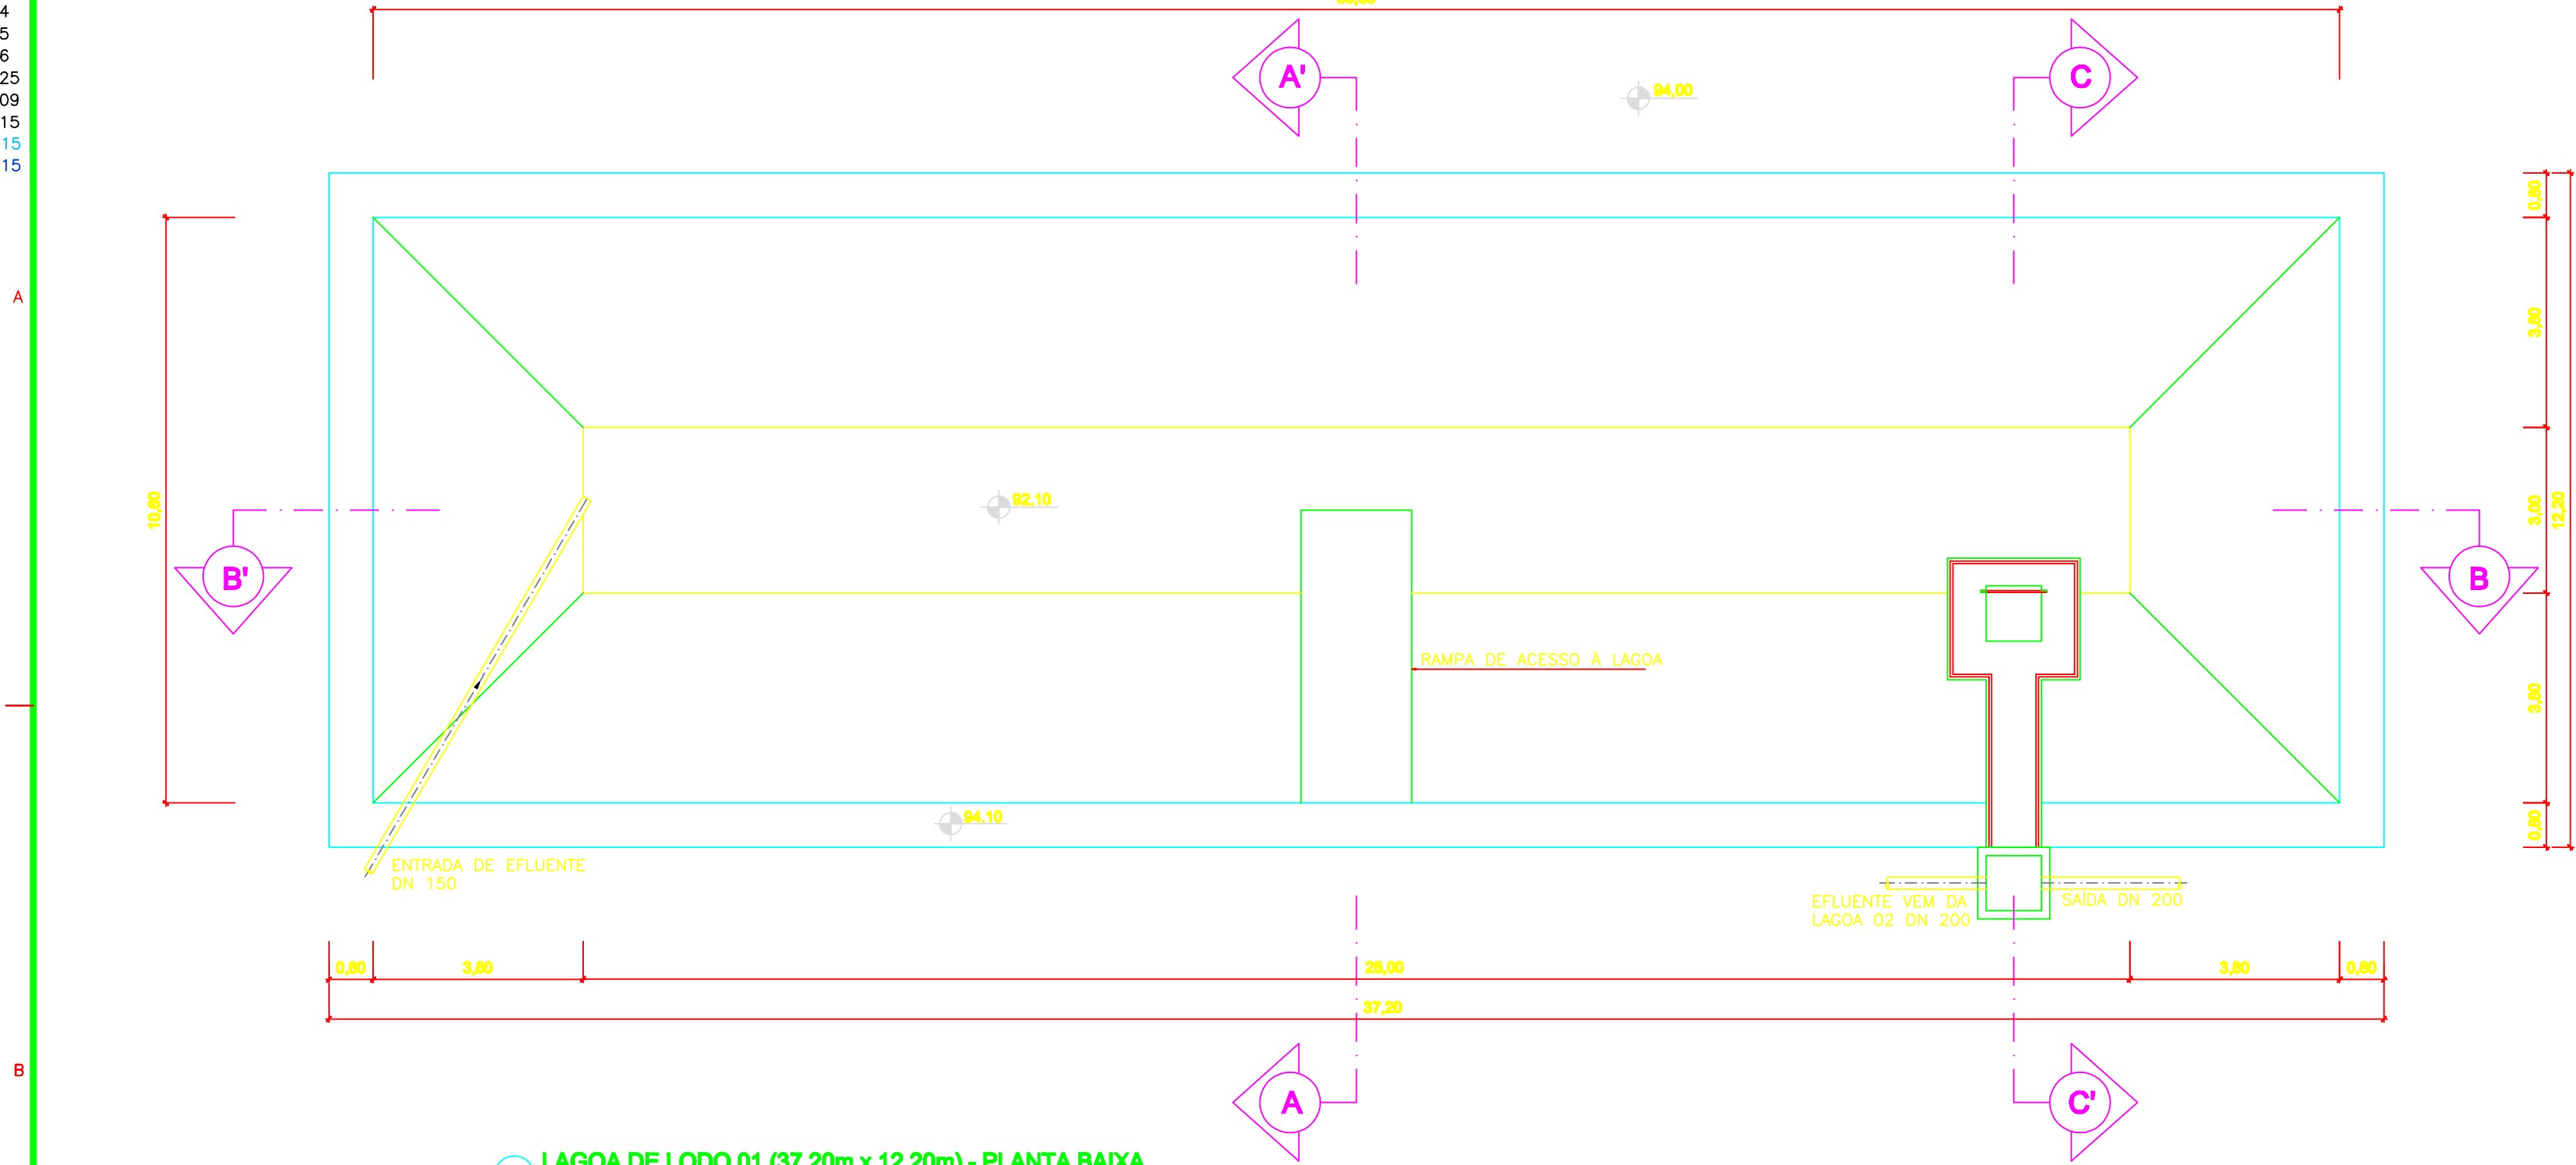


01 LAGOA DE LODO 01 (37,20m x 12,20m) - PLANTA BAIXA
ESCALA 1/100

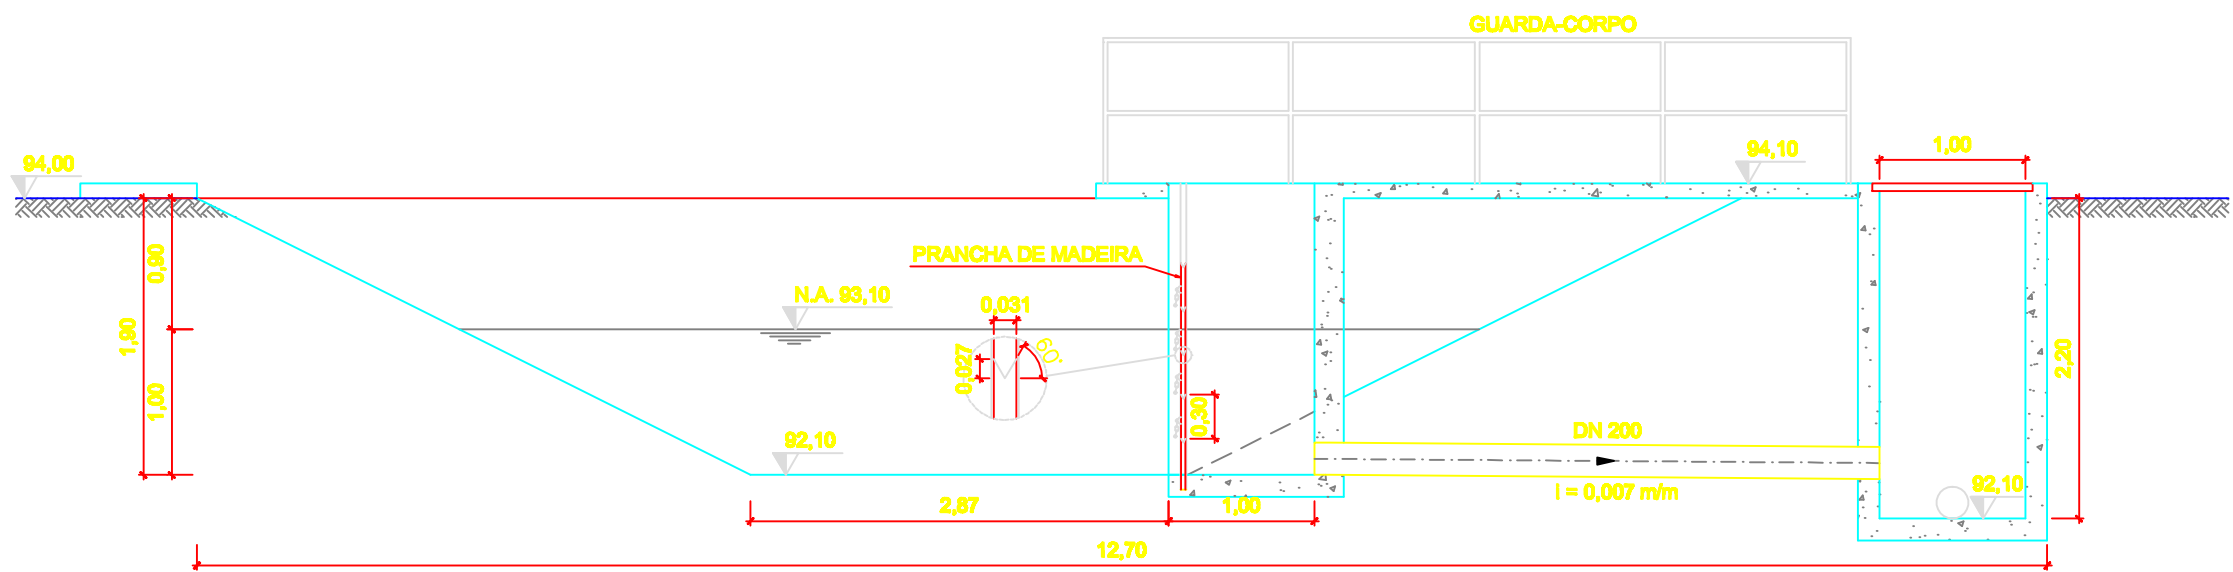


04 CORTE CC'
ESCALA 1/50

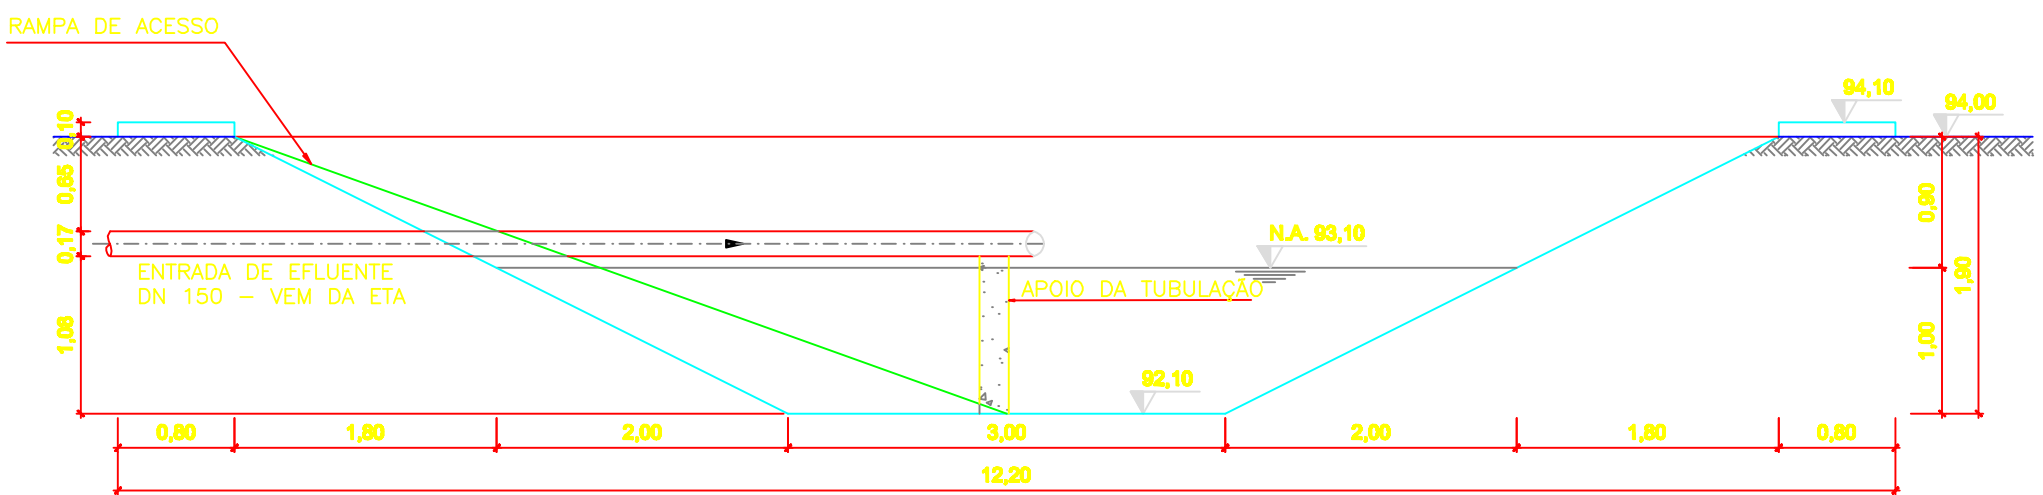


02 CORTE AA'
ESCALA 1/50

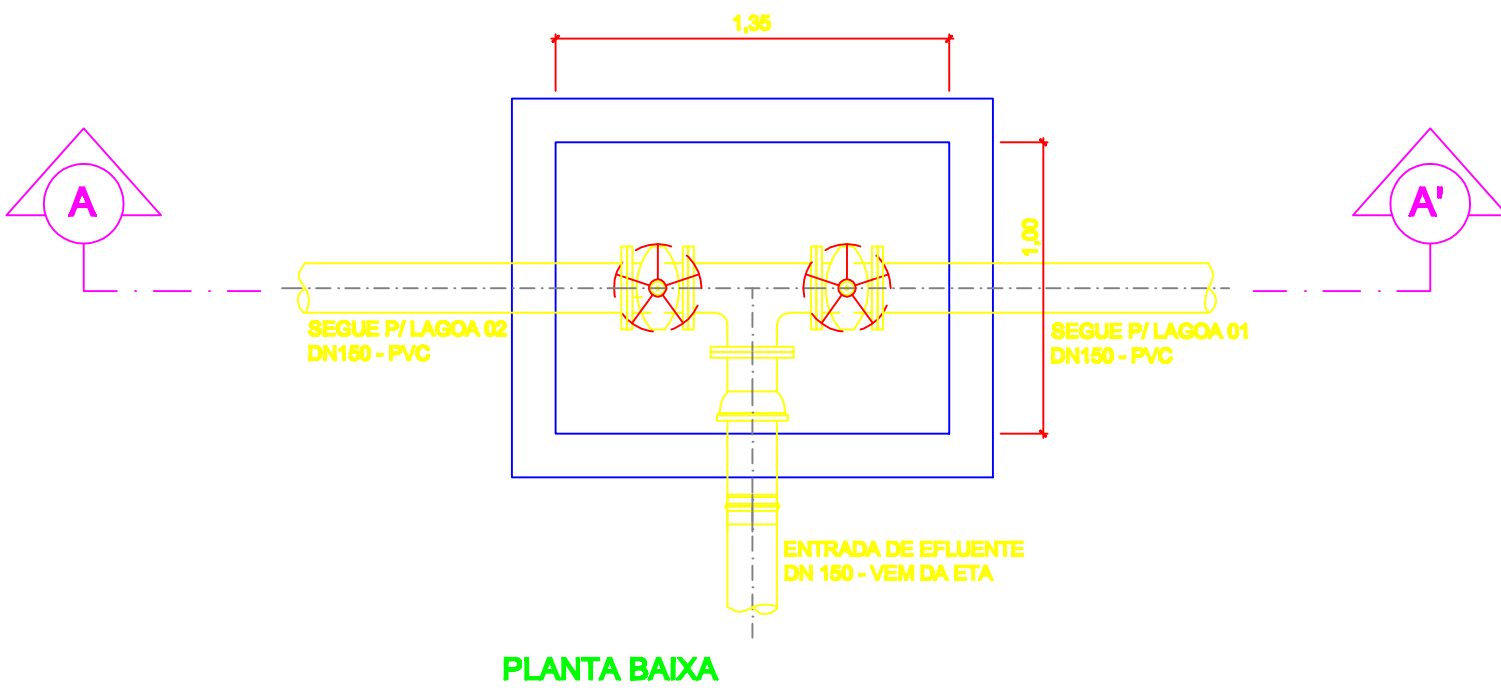

PLANTA BAIXA

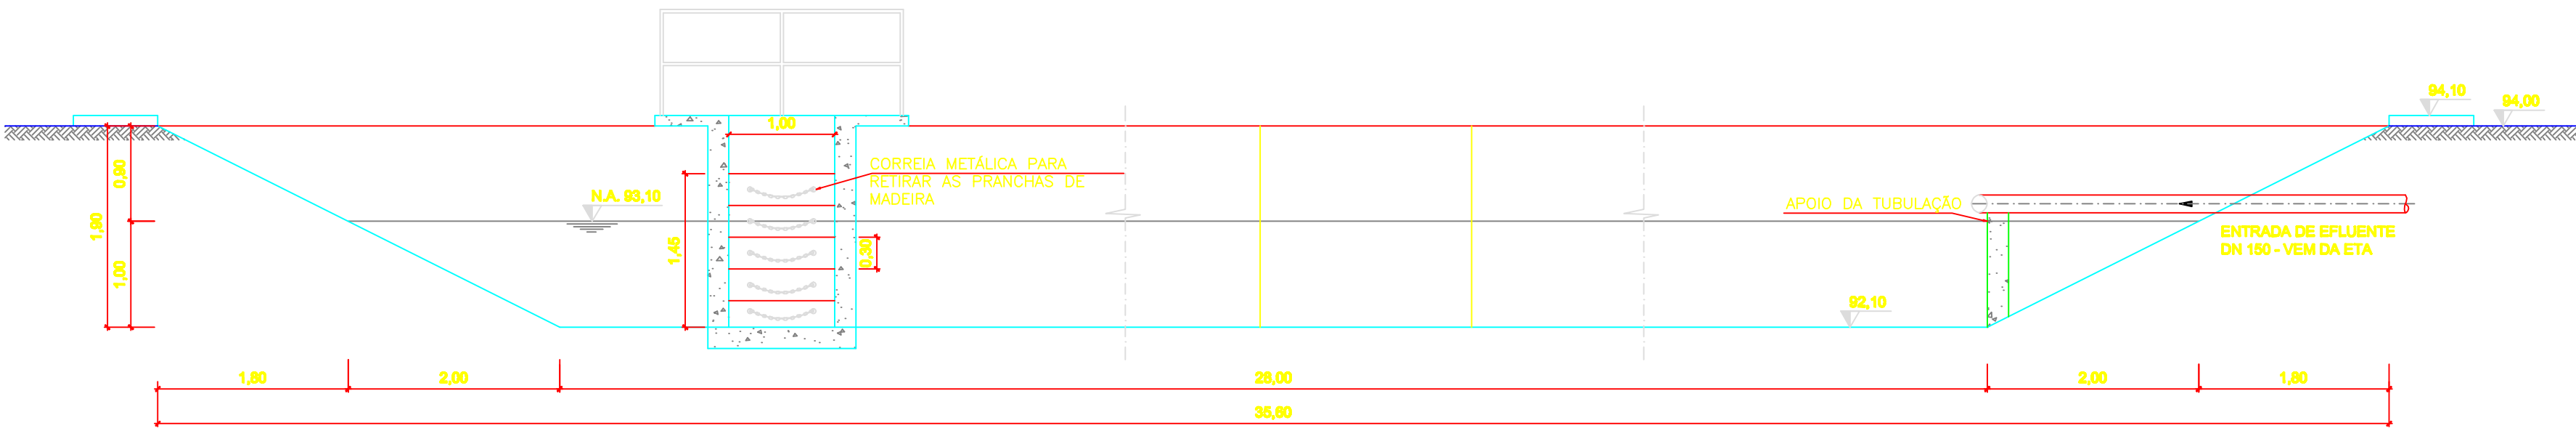

03 CORTE BB'
ESCALA 1/50

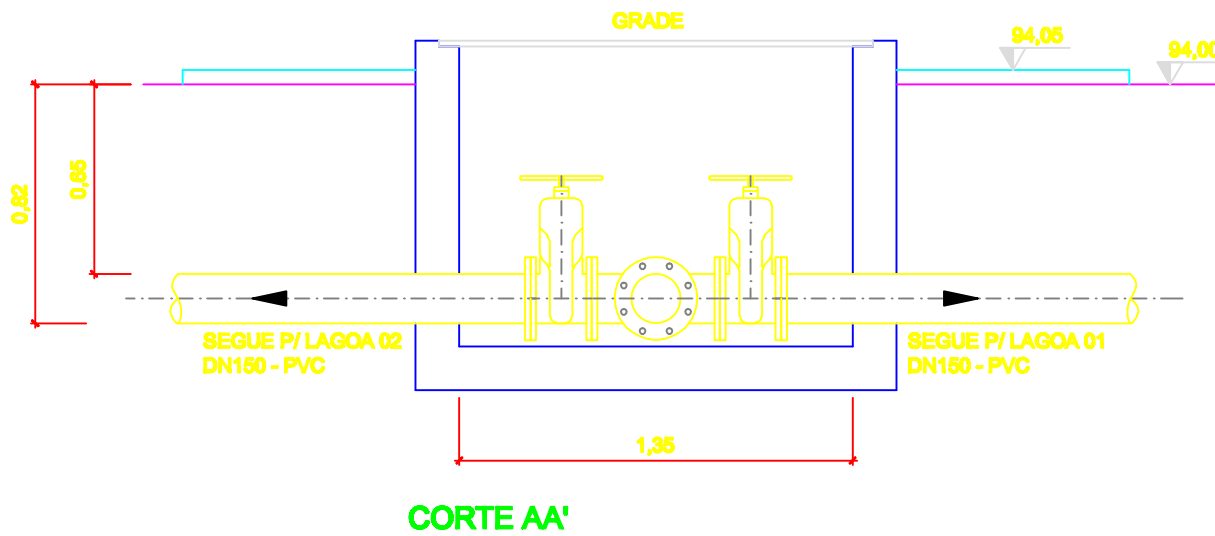

CORTE AA'

05 DETALHE - CAIXA DE REGISTRO
ESCALA 1/25

NOTAS:

- 1 - COTAS E ELEVACOES EM METROS.
- 2 - PARA IMPLANTACAO, VER DESENHO N° 0876.DS.041.H.0007.
- 3 - PARA TUBULACOES EXTERNAS, VER DESENHO N° 0876.DS.041.H.0008.

ESTE DESENHO É PROPRIEDADE DA
COMPANHIA ESPÍRITO SANTENSE DE
SANEAMENTO - CESAN E NÃO PODE
SER COPIADO SEM SUA AUTORIZAÇÃO.

NÚMEROS	TÍTULOS	N°	LOCAL	DISCRIMINAÇÃO	DES.	DIV.	GER.	DATA
0876.DS.041.G.0006	TERRAPLENAGEM - LAGOAS DE LODO - SEÇÕES							
0876.DS.041.G.0005	TERRAPLENAGEM - LAGOAS DE LODO							
0876.DS.041.H.0029	LAGOA DE LODO 02 - PLANTA BAIXA E CORTES							
0876.DS.041.H.0008	PLANTA DE TUBULAÇÕES EXTERNAS							
0876.DS.041.H.0007	PLANTA DE URBANIZAÇÃO E LOCALIZAÇÃO							
PRINCIPAIS DESENHOS DE REFERÊNCIA								

CANCELAR E SUBSTITUIR
O DESENHO NÚMERO:

CANCELADO E SUBSTITUIR
TUDO PELO DESENHO
NÚMERO:

CENTRO DE DOCUMENTAÇÃO

RECEBIDO: / /

N° DOC.: ASS.:

APROVAÇÃO CESAN:

ASS.: MATR.:

UNID.: DATA: / /

ESTA APROVAÇÃO NÃO ISENTA A CONTRATADA
DE SUAS RESPONSABILIDADES LEGAIS.

EMITENTE:



PROJETADO:

COORDENADOR:

ENR° FLAVIA NAGEM NOGUEIRA ZANONI

CREA: 5998/D REGIÃO: ES

DESENHO: KELRY DE O. PIRES

DATA: 23 / 08 / 2011

RESPONSÁVEL TÉCNICO: ENR° ARTUR AUGUSTO OLIVEIRA NEVES

CREA: 045302/D REGIÃO: RJ ART N° 0820110020948 DATA: 22/02/2011

EMISSION CESAN

PROJETADO:

CREA:


DESENHADO:

VERIFICADO: ENR° NESTOR GORZA JUNIOR

DIVISÃO: ENR° NESTOR GORZA JUNIOR

GERÊNCIA: ENR° SANDRA SILV

DATAS

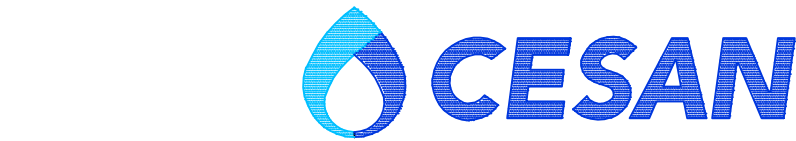

MUNICÍPIO: ATÍLIO VIVÁQUA

DISTRITO: SEDE

BAIRRO: -

NOME DO EMPREENDIMENTO: MELHORIA DO SISTEMA DE ABASTECIMENTO DE ÁGUA
TRATADA DE ATÍLIO VIVÁQUA

TÍTULO: ESTAÇÃO DE TRATAMENTO DE ÁGUA

PROJETO HIDRÁULICO

LAGOA DE LODO 01 - PLANTA BAIXA E CORTES

ESCALA: INDICADA

FOLHA: 28 / 42

N° CESAN B-090-000-40-5-XX-0041

REV: 00

1

2

3

4