


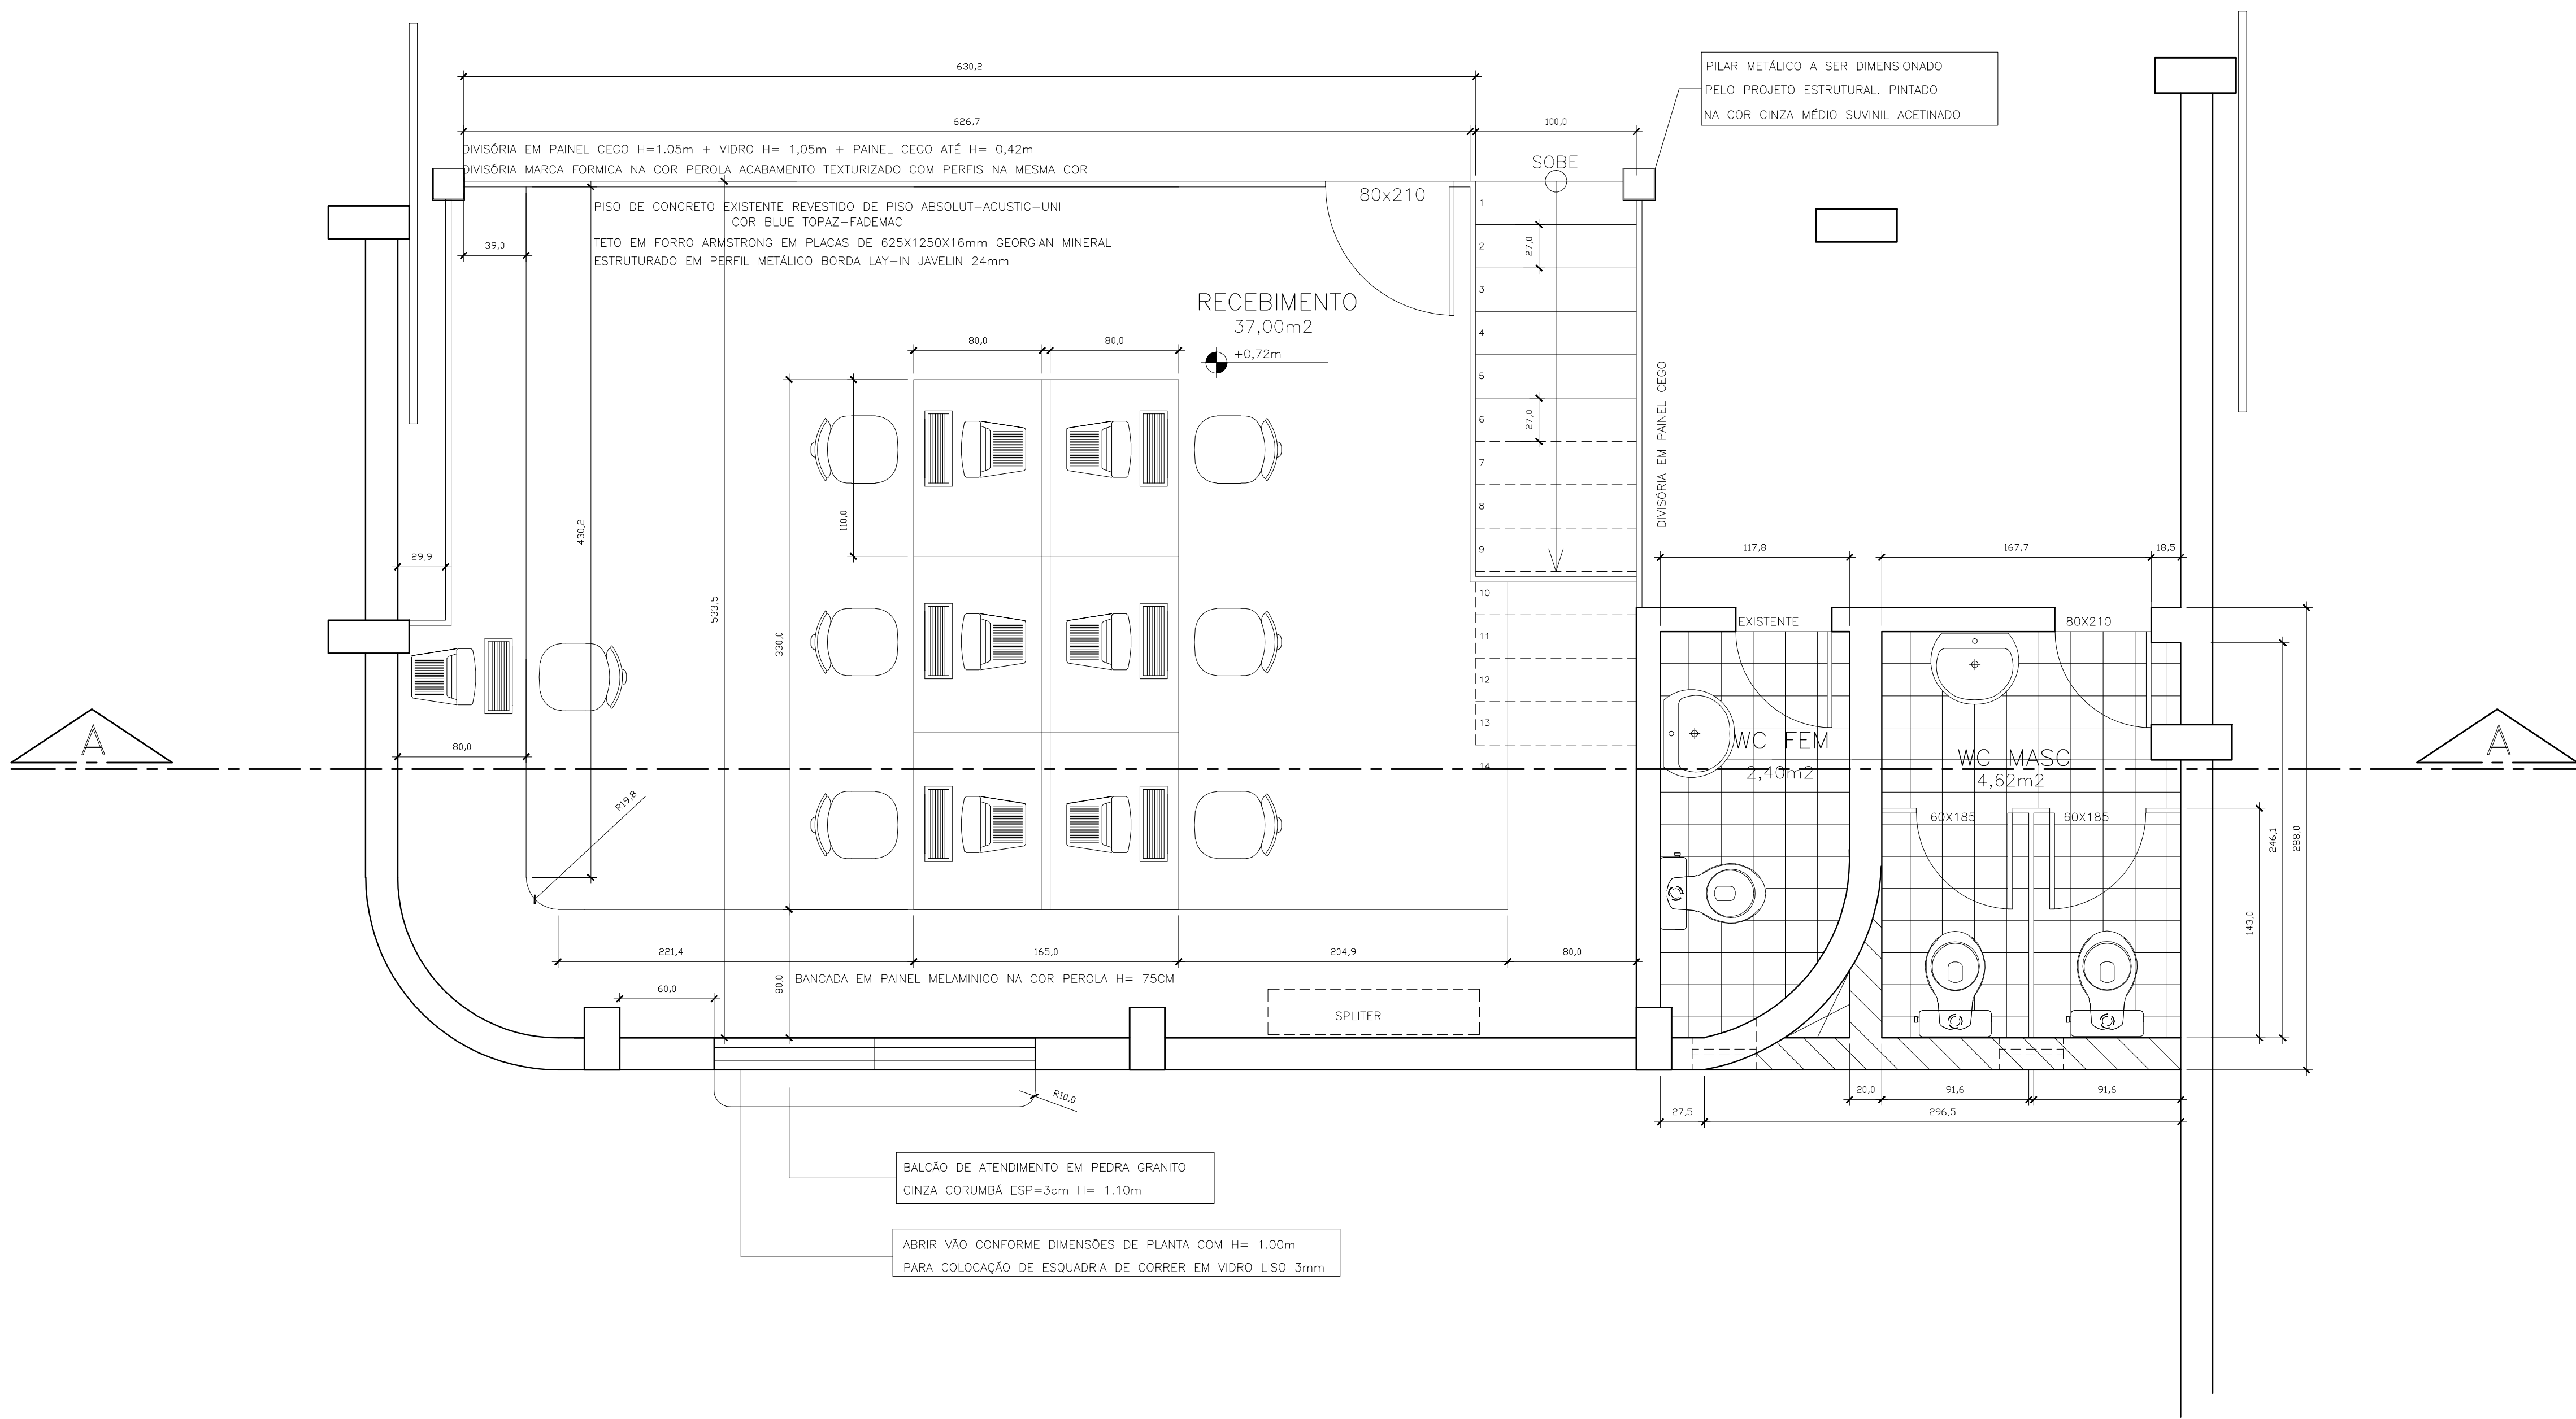

PLANTA-Baixa T RREO - ESCRIT RIO
ESCALA 1/25

ESTE DESENHO   PROPRIEDADE DA
COMPANHIA ESP RITO SANTENSE DE
SANEAMENTO - CESAN E N O PODE
SER COPIADO SEM SUA AUTORIZA  O.

								CANCELA E SUBSTITUI O DESENHO N�MERO:		CENTRO DE DOCUMENTA��O		EMITENTE: CONCREMAT		EMISS�O CESAN		DATAS		MUNIC�PIO: VIT�RIA DISTRITO: SEDE BAIRRO: NOME DO EMPREENDIMENTO: SISTEMA DE ABASTECIMENTO DE �GUA DA GRANDE VIT�RIA T�TULO: PR�DIO DO ALMOXARIFADO - PROJETO EXECUTIVO PLANTA BAIXA ESCRIT�RIO E BANHEIROS - PAVO T�RREO							
										RECEBIDO: __/__/__ N� DOC.: __ ASS.: __		PROJETADO: ENG� ANTONIO FERNANDO L. MARTINS CREA: 0600722689 REGI�O: SP		COORDENADOR: ENG� FERNANDO JO�O GUZZO CREA: 9640 REGI�O: ES		CREA: _____ DESENHADO: _____ VERIFICADO: _____ DIVIS�O: _____ GER�NCIA: _____									
								CANCELADO E SUBSTITUIDO PELO DESENHO N�MERO:		APROVA��O CESAN: ASS.: _____ MATR.: _____ UNID.: _____ DATA: __/__/__		DESENHO: _____ DATA: 10/06/2009		N� DES. PROJETISTA:											
										ESTA APROVA��O N�O �SENTA A CONTRATADA DE SUAS RESPONSABILIDADES LEGAIS.		RESPONS�VEL T�CNICO: _____ CREA: 19811011481 REGI�O: RJ ART N�: 200767201 DATA: 14/09/2007													
N�MEROS		T�TULOS		N�		LOCAL		DISCRIMINA��O		DES.		DIV.		GER.		DATA		ESCALA: 1/25		F�LHA: 02 / 07		N� CESAN: C-035-000-99-2-XX-0197		REV: 00	
PRINCIPAIS DESENHOS DE REFER�NCIA								REVIS�O																	