


PLANTA-BAIXA 1º PAVTO – ESCRITÓRIO
ESCALA 1/25

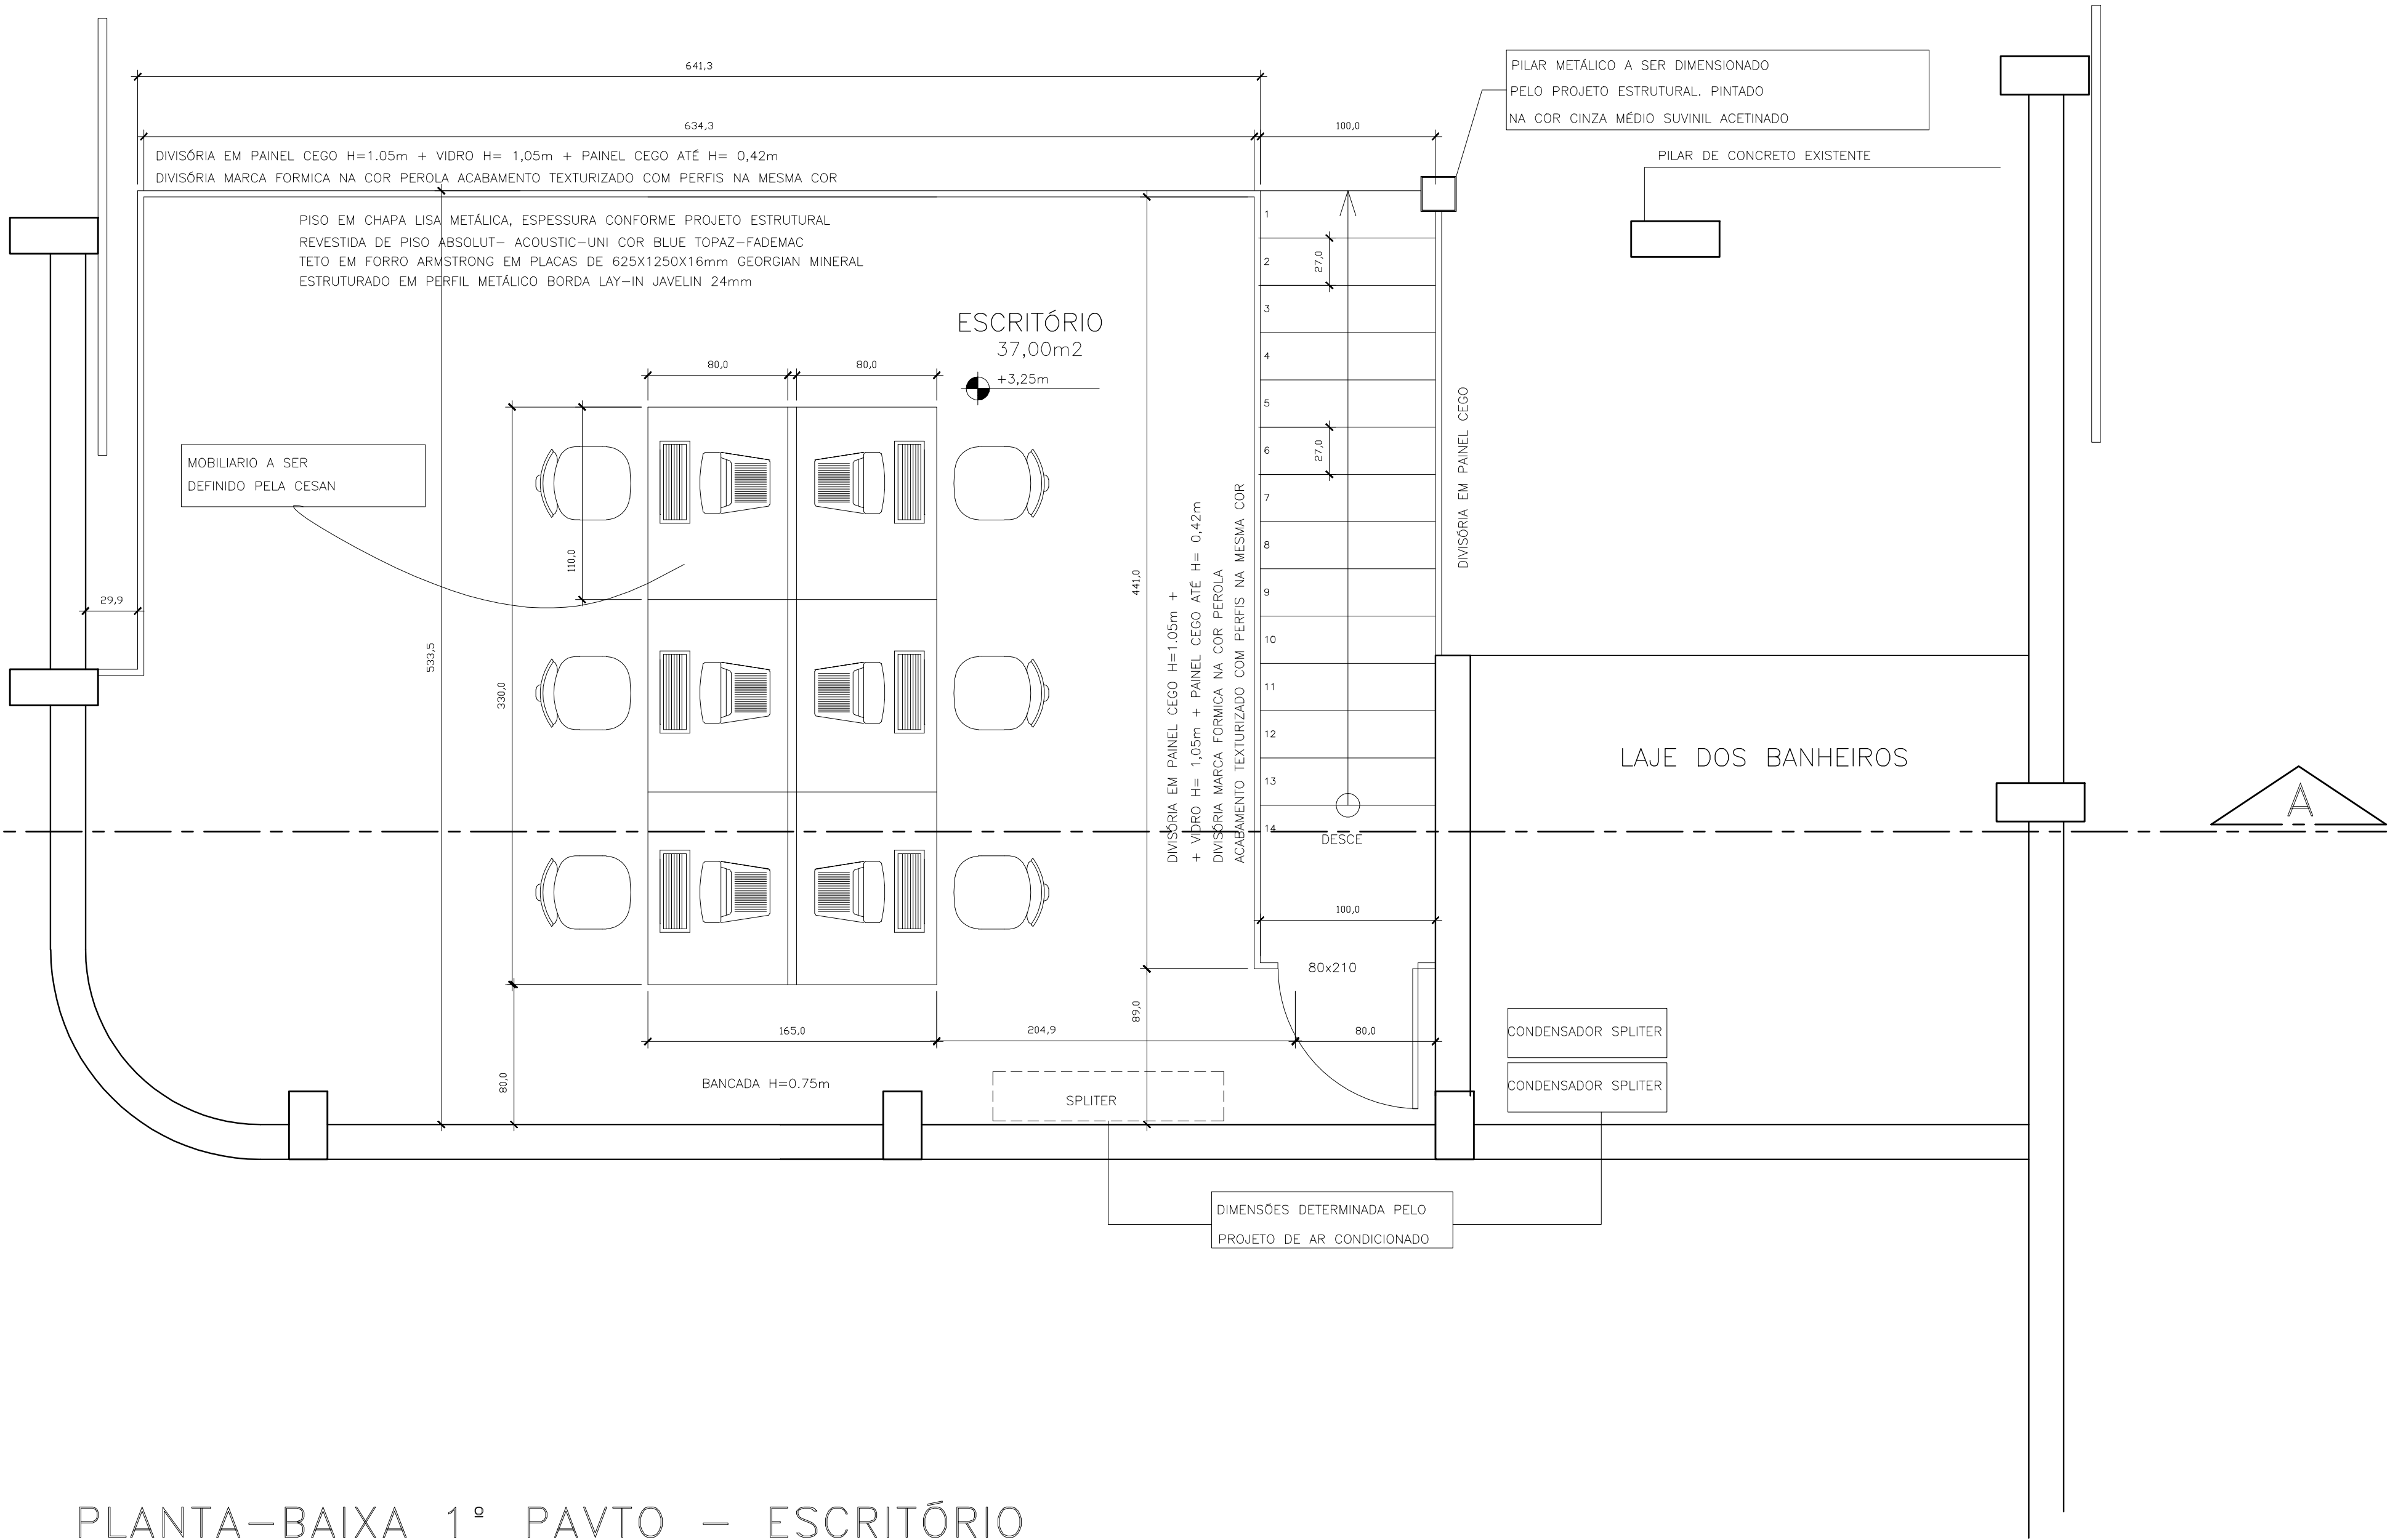

ESTE DESENHO É PROPRIEDADE DA
COMPANHIA ESPÍRITO SANTENSE DE
SANEAMENTO – CESAN E NÃO PODE
SER COPIADO SEM SUA AUTORIZAÇÃO.

										CANCELA E SUBSTITUI O DESENHO NÚMERO:		CENTRO DE DOCUMENTAÇÃO RECEBIDO: <u> / / </u> Nº DOC.: <u> </u> ASS.: <u> </u>		EMITENTE: CONCREMAT		EMISSÃO CESAN		DATAS		 MUNICÍPIO: VITÓRIA DISTRITO: SEDE BAIRRO: <u> </u> NOME DO EMPREENDIMENTO: SISTEMA DE ABASTECIMENTO DE ÁGUA DA GRANDE VITÓRIA					
										CANCELADO E SUBSTITUÍDO PELO DESENHO NÚMERO:		APROVAÇÃO CESAN: ASS.: <u> </u> MATR.: <u> </u> UNID.: <u> </u> DATA: <u> / / </u>		PROJETADO: ENGº ANTONIO FERNANDO L. MARTINS CREA: 0600722689 REGIÃO: SP		COORDENADOR: ENGº FERNANDO JOÃO GUZZO CREA: 9640 REGIÃO: ES		PROJETADO: CONCREMAT							
												ESTA APROVAÇÃO NÃO ISENTA A CONTRATADA DE SUAS RESPONSABILIDADES LEGAIS.		DESENHO: <u> </u> DATA: <u> / / </u>		Nº DES. PROJETISTA:		VERIFICADO: ENGº VALDIR ESCAPINI FANCHIOTTI		TÍTULO: PRÉDIO DO ALMOXARIFADO – PROJETO EXECUTIVO PLANTA BAIXA ESCRITÓRIO – PAVTO SUPERIOR					
												RESPONSÁVEL TÉCNICO: <u> </u>		DATA: <u> / / </u>		DIVISÃO: ENGº VALDIR ESCAPINI FANCHIOTTI		ESCALA: <u> </u>							
NÚMEROS		TÍTULOS		Nº		LOCAL		DISCRIMINAÇÃO		DES.		DIV.		GER.		DATA		GERÊNCIA: ENGº SANDRA SILV		FOLHA: <u> 04 </u> / <u> 07 </u>		Nº CESAN C-035-000-99-2-XX-0199		REV: <u> 00 </u>	
PRINCIPAIS DESENHOS DE REFERÊNCIA																									