



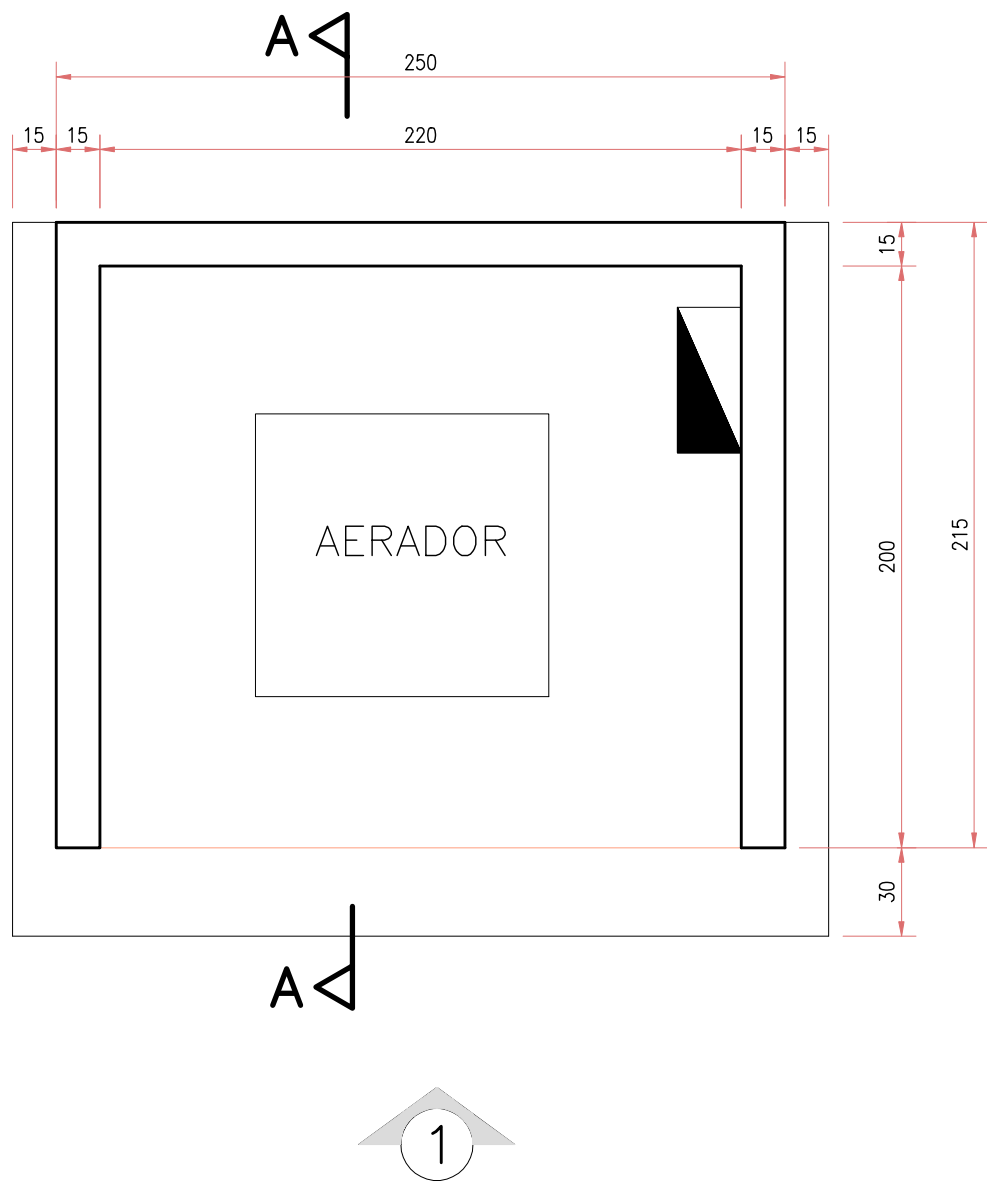


CASA DO AERADOR
PLANTA BAIXA

Escala: 1/25

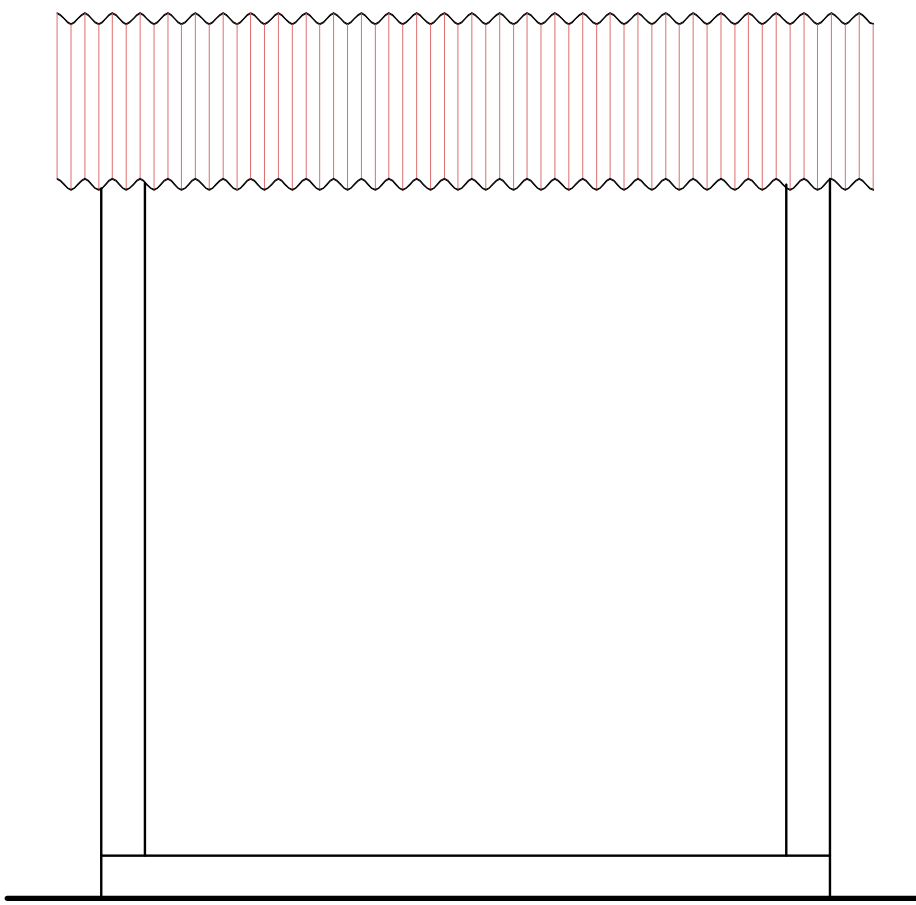


VISTA 01

Escala: 1/25

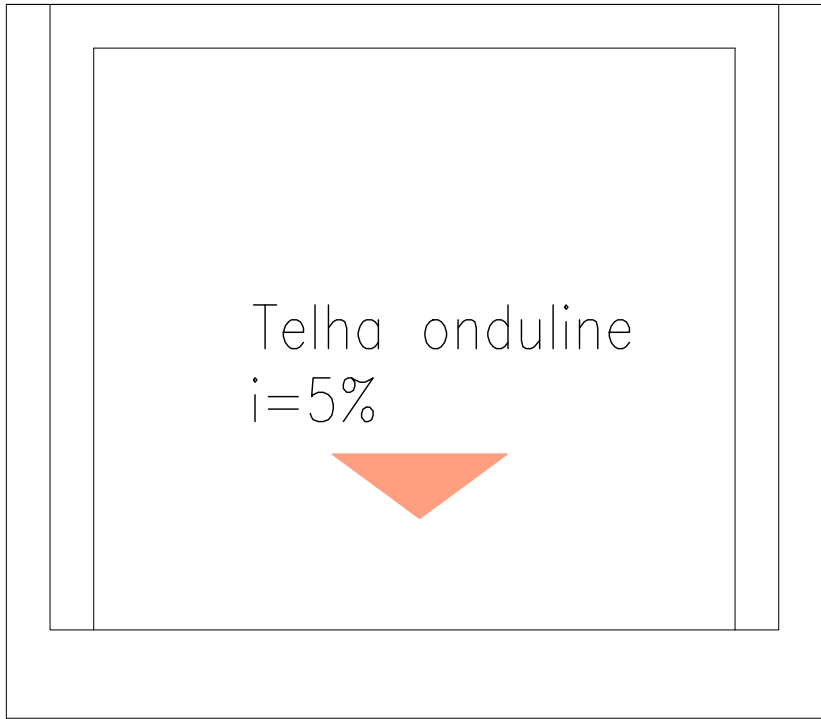

PLANTA DE COBERTURA

Escala: 1/25

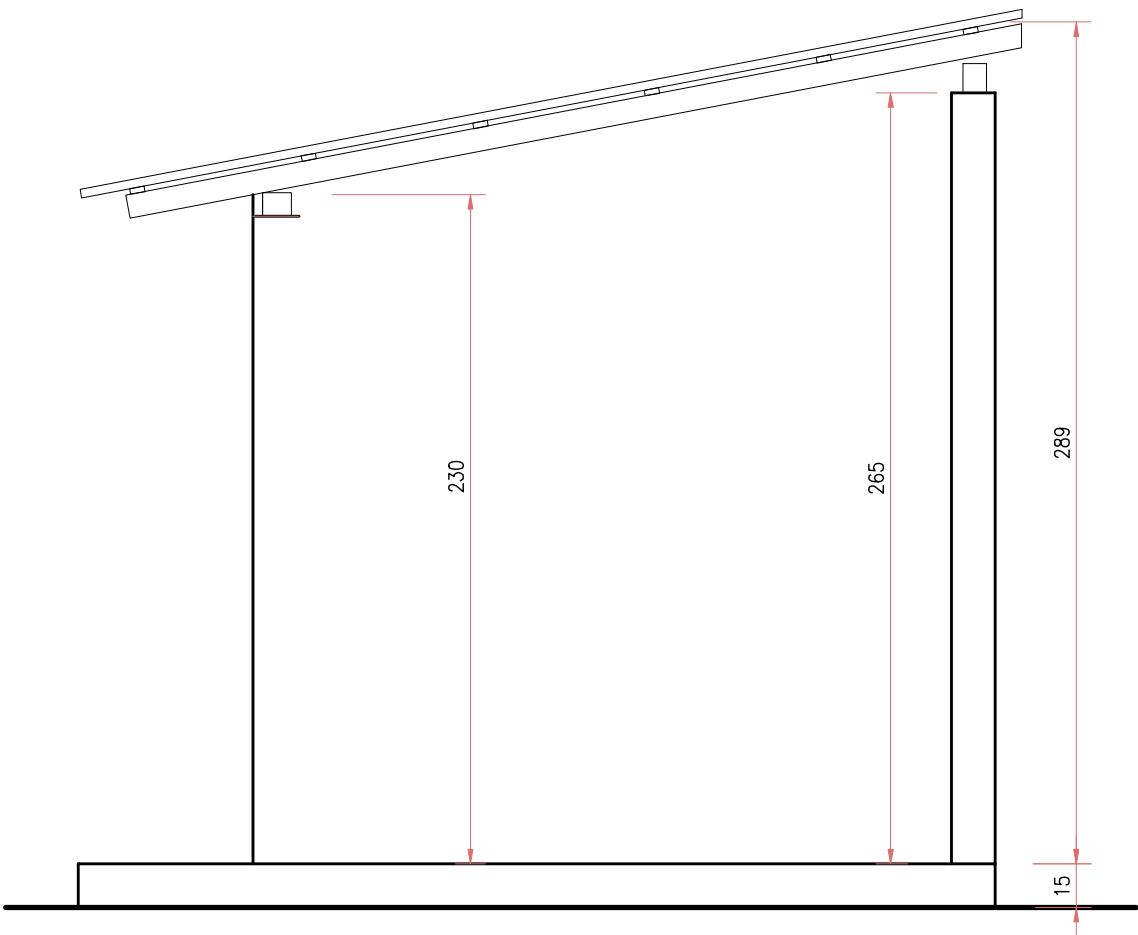

CORTE AA

Escala: 1/50

01	ELIAS ANTONIO COELHO MAROCHIO – CREA 3132–D/ES			
REVISÃO	ENGENHEIRO / CREA			
		ESTÁÇÃO DE TRATAMENTO DE ESGOTO		
		OBRA: SISTEMA DE ESGOTAMENTO SANITÁRIO		
		LOCAL: SEDE DE ECOPORANGA		
PROPRIETÁRIO: PREFEITURA MUNICIPAL DE ECOPORANGA		Nº PRANCHA:		
TÍTULO: CASA DO AERADOR		01/02		
ESCALA:	INDICADA	DESENHO: DESENHO	DATA: 14/12/09	R.T. EXECUÇÃO
AUTOR E R.T. DO PROJETO:				